
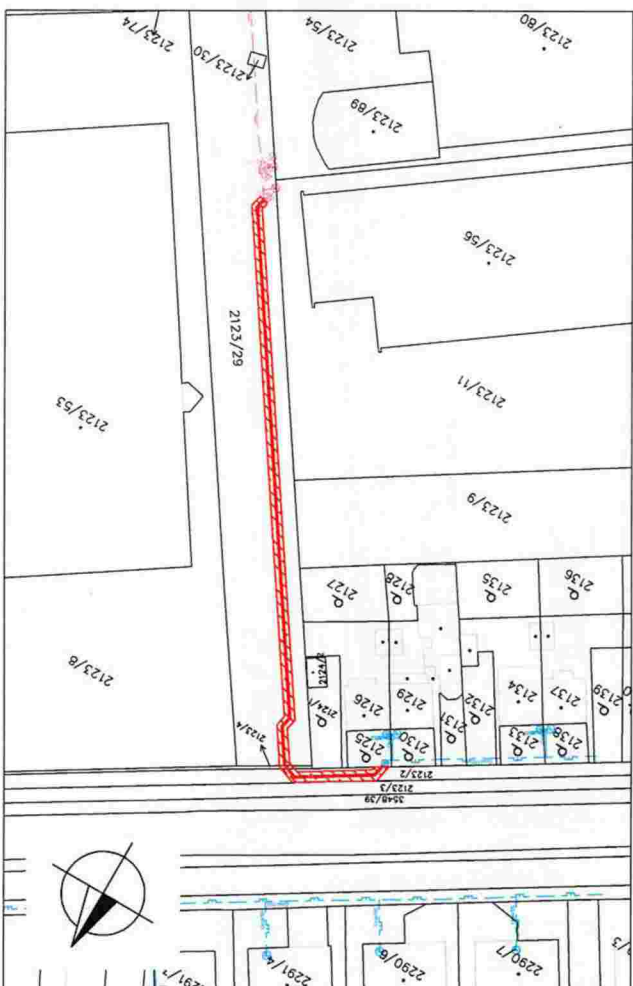


REKO MS VÝŠKOV – NOSÁLOVSKÁ I. et. SITUACE STAVBY V KN, 1:1000

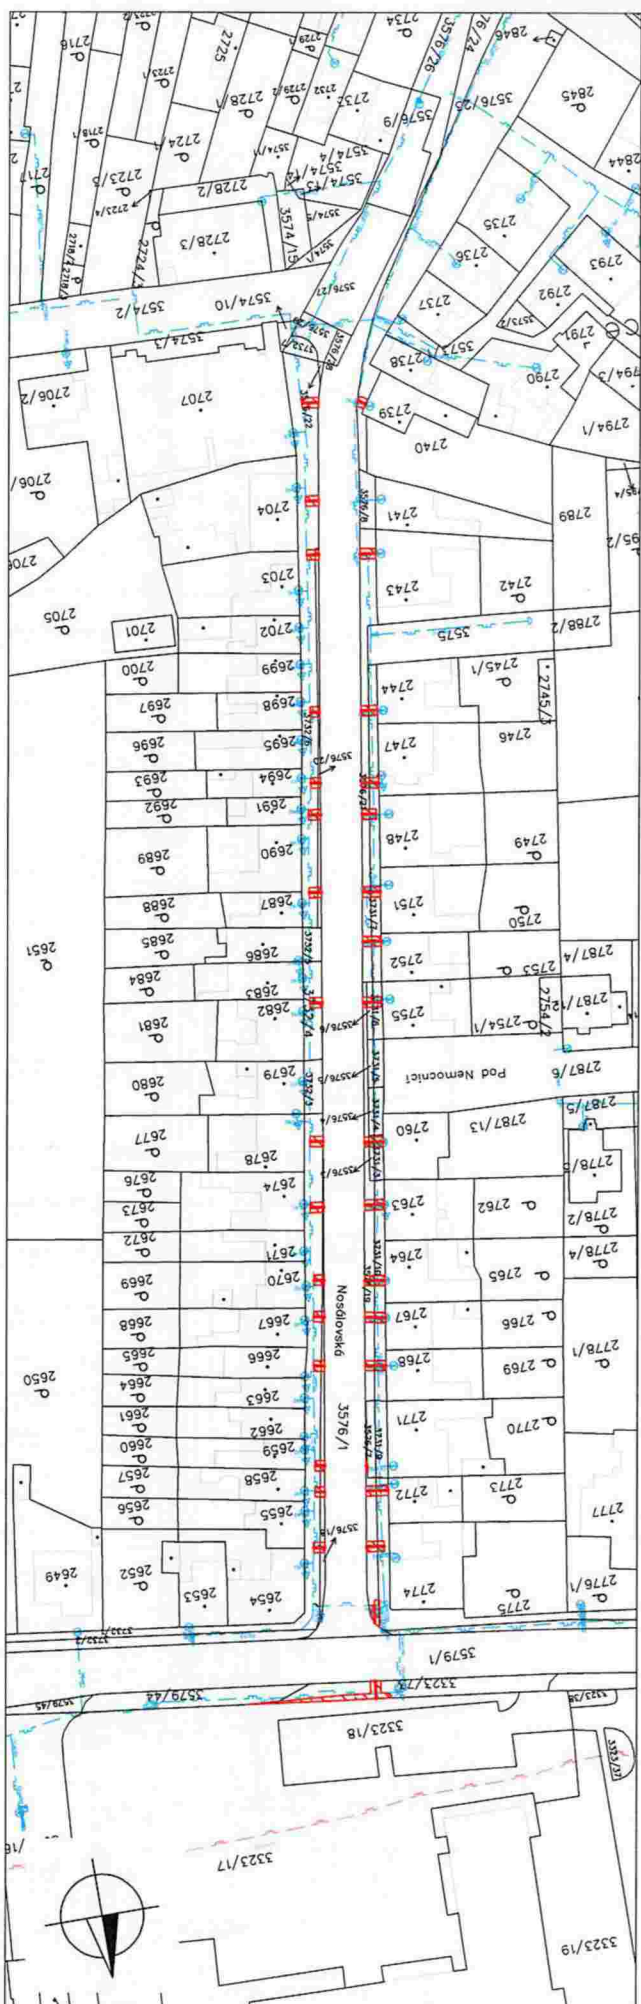

LEGENDA

- NARŽENÝ NOVÝ STL/NTL PLYNOVOD
ROZSAH ZRIZOVANÉHO VČERNÉHO BŘEMENE
(1 m NA KAŽDOU STRANU OD STĚNY POTRUBÍ)
- STÁLALICI STL PLYNOVOD
- STÁLALICI NTL PLYNOVOD

Místo stavby:	Výškov	
Kraj:	Jihomoravský	
Investor:	GasNet, s.r.o.	
Stavba:	REKO MS Výškov - Nosálovská I. et. číslo stavby 7700103936	
Výkres:	Situace v KN	Stupeň: 2 Počet A4: 2 Datum: 09/2022 Verze: 1 Měřítko: 1:1000

