


# SITUACE 1:1500




## LEGENDA

- NAVRŽENÝ KABEL VEŘEJNÉHO OSVĚTLENÍ
- NAVRŽENÉ VENKOVNÍ VEDENÍ VO
- STÁVAJÍCÍ KABEL VEŘEJNÉHO OSVĚTLENÍ
- A NOVĚ NAVRŽENÉ STOŽÁRY VO, DÉLKY 7m BEZ VÝLOŽNÍKU, POZINK. SE SVĚTLIDLEM TYPU LED, 67W, 8214Lm, 2700K, IP66 (NAPŘ. DLE-68S-67W\_5050\_(2700K)\_OS2613)
- B NOVĚ NAVRŽENÉ STOŽÁRY VO, DÉLKY 7m BEZ VÝLOŽNÍKU, POZINK. SE SVĚTLIDLEM TYPU LED, 30W, 3654Lm, 2700K, IP66 (NAPŘ. DLE68MINI-30W\_LUXEON5050\_2700K\_OS2731)
- C NOVĚ NAVRŽENÉ STOŽÁRY VO PRO NASVĚTLENÍ PŘECHODŮ PRO CHODCE, DÉLKY 7m S VÝLOŽNÍKEM, POZINK. SE SVĚTLIDLEM PRO NASVĚTLENÍ PŘECHODŮ TYPU LED, 50W, 6902Lm, 5000K, IP66 (NAPŘ. DLE68S-50W\_5050\_5700K\_C14116)
- A SVĚTLIDLA NA PODPĚRNÝCH BODECH SÍTĚ NN S VÝLOŽNÍKEM TYP OZN. "A" KOLEM HLAVNÍ SILNICE
- B TYP OZN. "B" V BOČNÍCH ULÍČKÁCH
- RV01 STÁVAJÍCÍ ROZVÁDĚČ VO (NA BUDOVĚ BÝVALÉHO OO)
- RV02 NAVRŽENÝ ROZVÁDĚČ VO (V PLASTOVÉM PILÍŘI) (NÁHRADA STÁV. ROZVÁDĚČE VO)
- SP100 NAVRŽENÉ POJISTKOVÉ SKŘÍNĚ NA BETON. SLOUP (PŘECHOD Z VENKOVNÍHO VEDENÍ VO NA KABELOVÉ)
- HRANICE PARCEL KN
- VNITŘNÍ KRESBA (NEMAJETKOVÉ ROZHRANÍ)
- HRANICE KATASTRÁLNÍHO ÚZEMÍ
- VĚCNÁ BŘEMENA K ČÁSTI POZEMKU

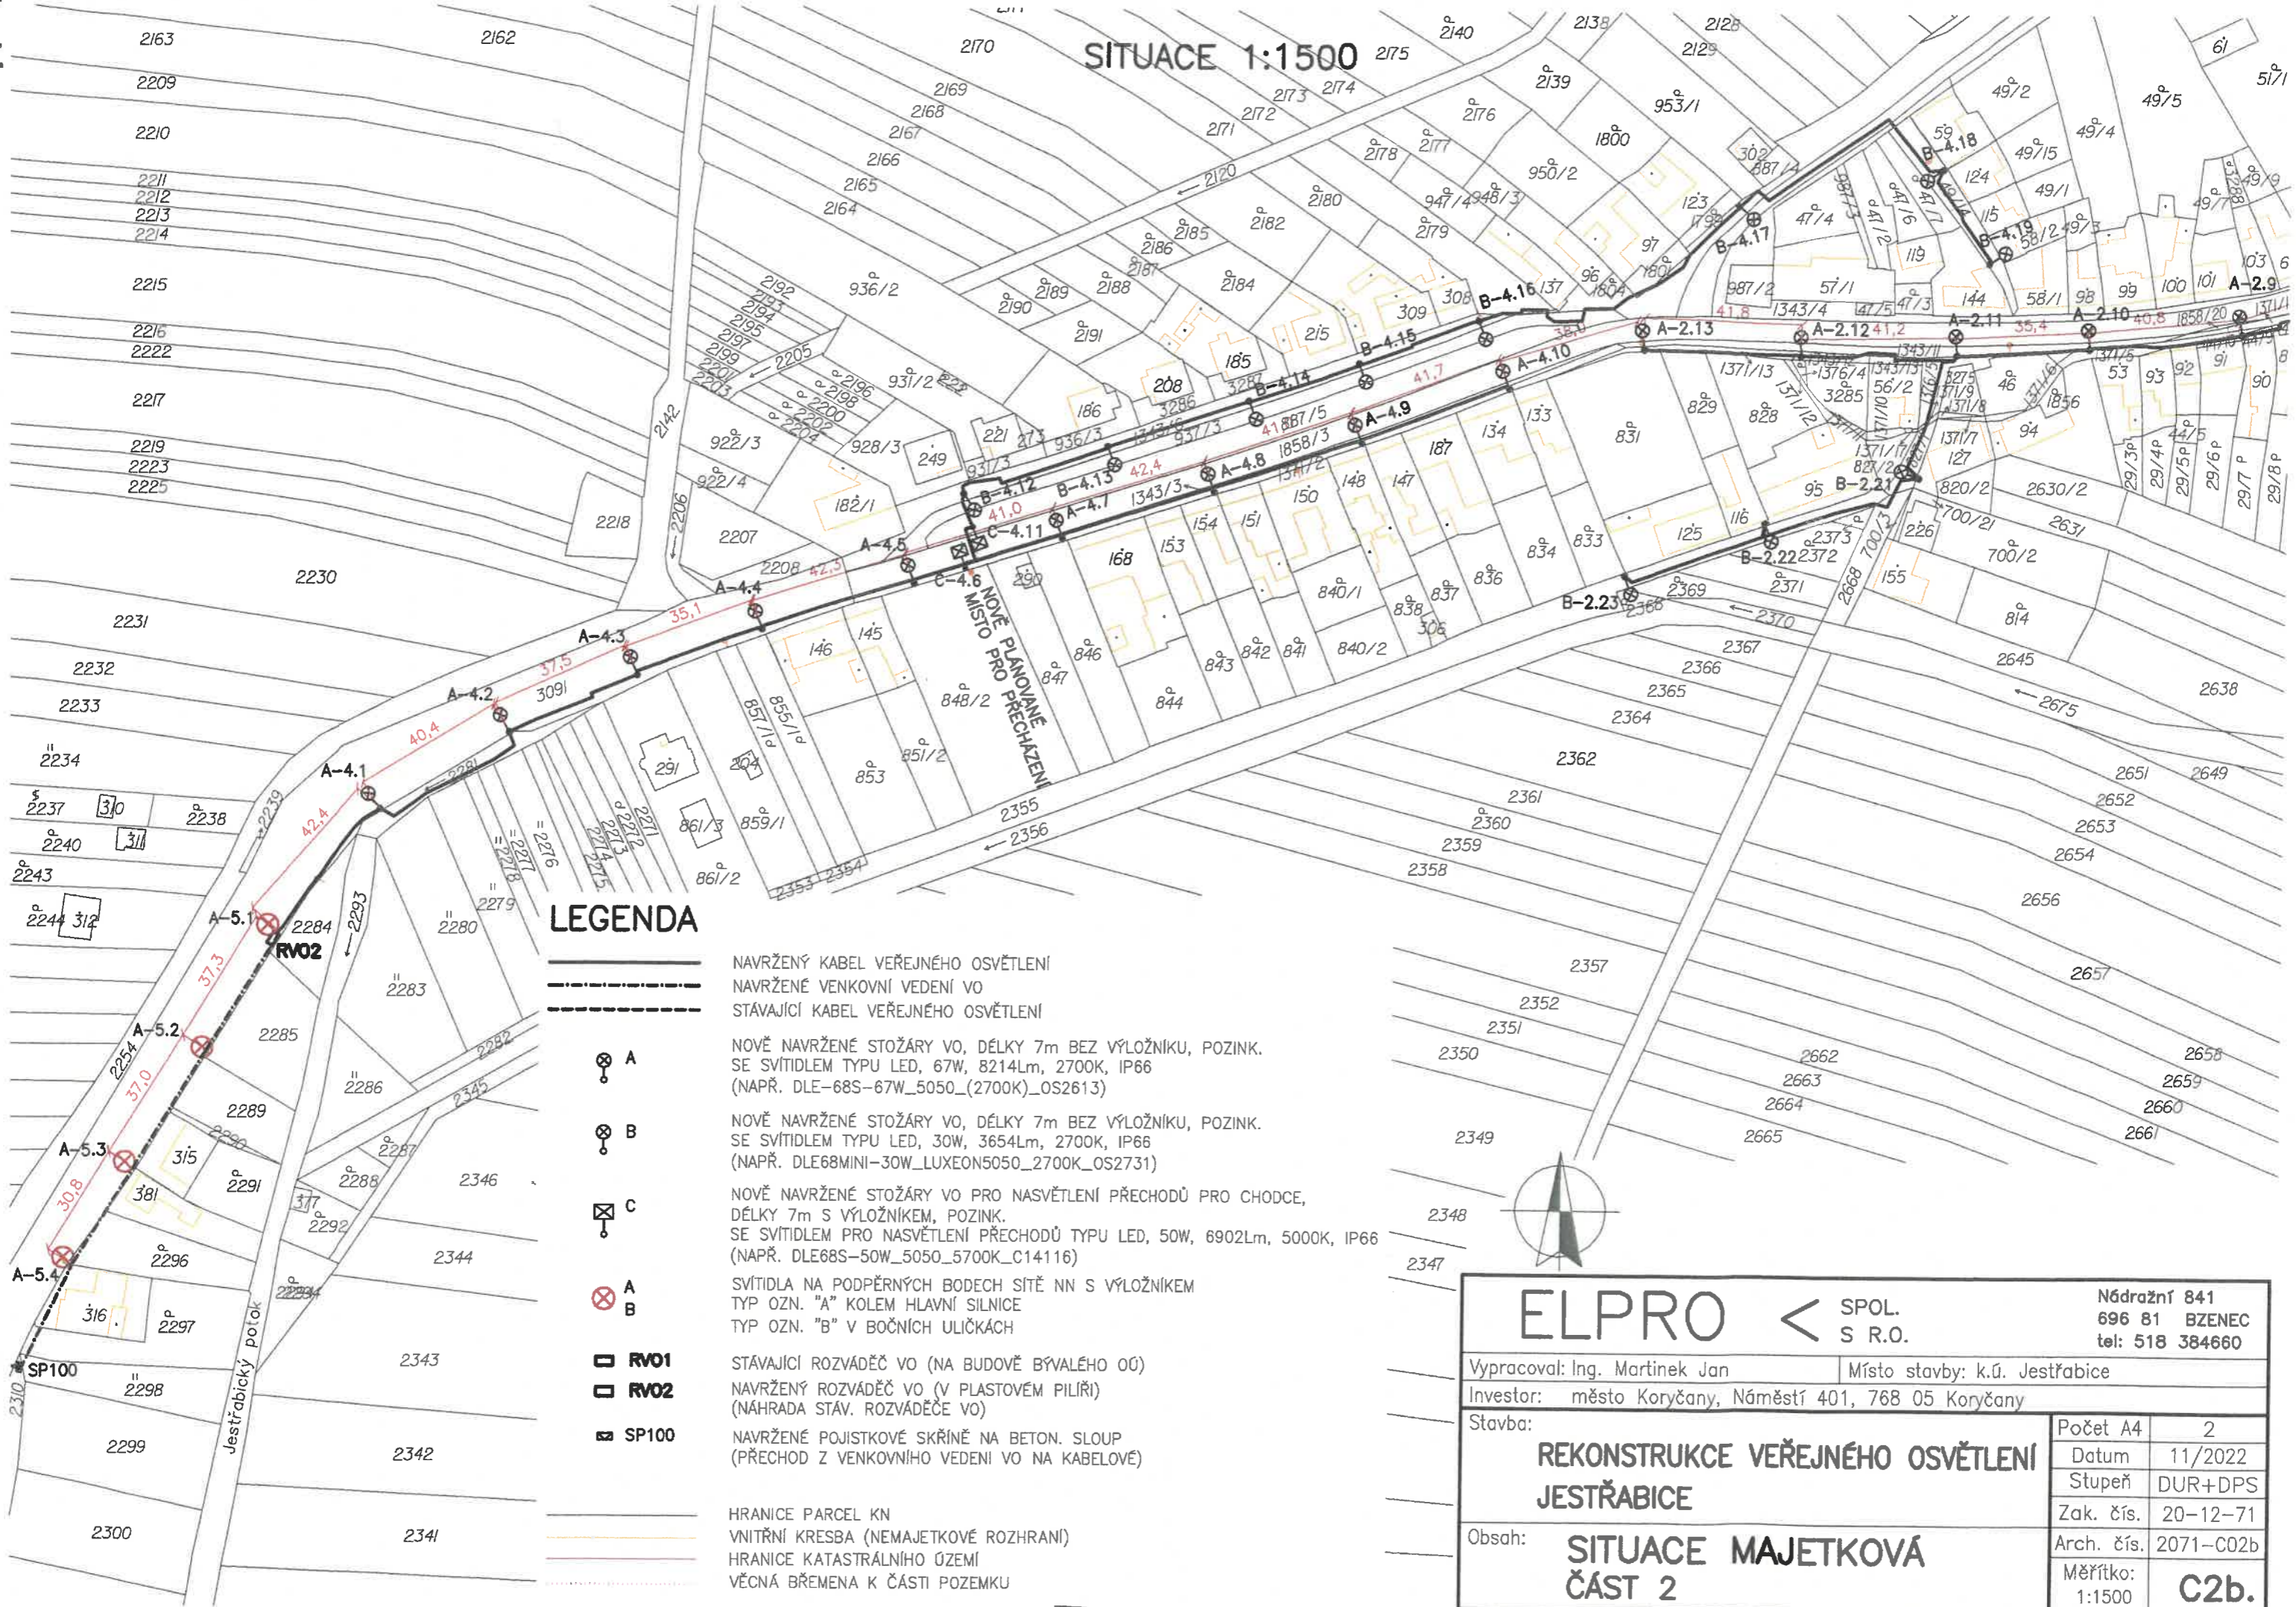





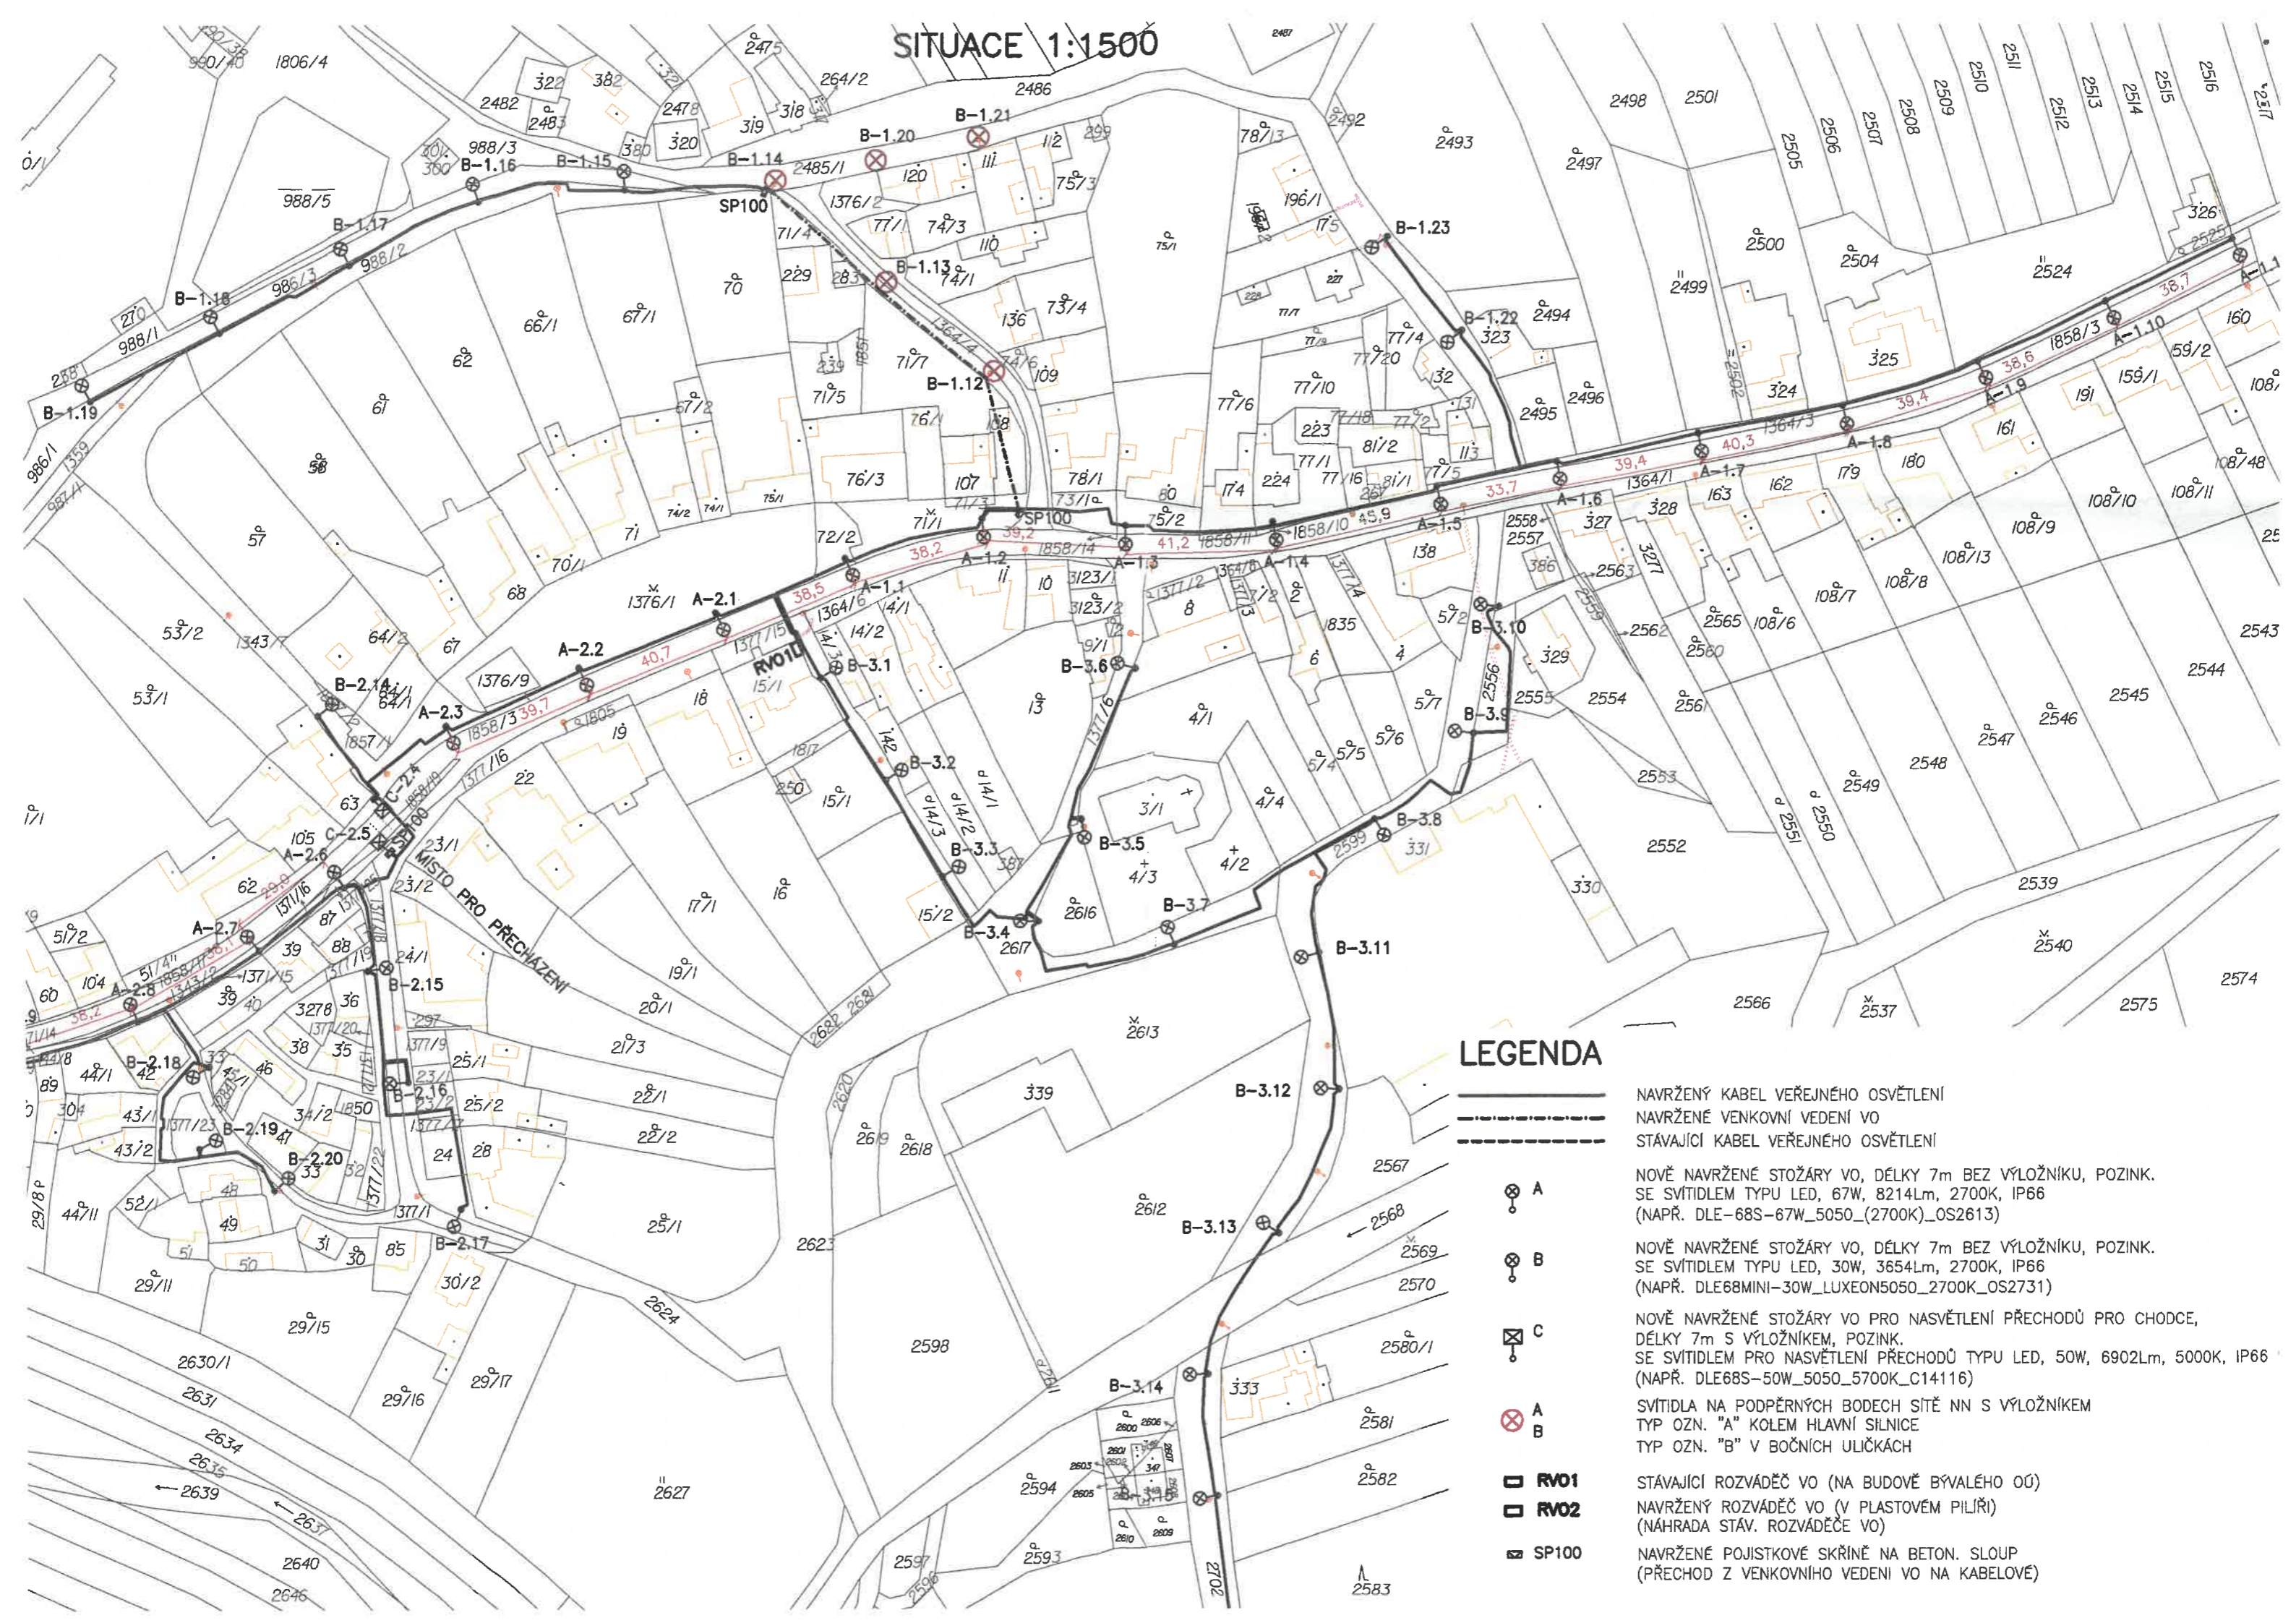






<b>ELPRO</b> < SPOL. S R.O.		Nádražní 841 696 81 BZENEC tel: 518 384660
Vypracoval: Ing. Martinek Jan		Místo stavby: k.ú. Jestřabice
Investor: město Koryčany, Náměstí 401, 768 05 Koryčany		
Stavba:		Počet A4: 2
<b>REKONSTRUKCE VEŘEJNÉHO OSVĚTLENÍ JESTŘABICE</b>		Datum: 11/2022
		Stupeň: DUR+DPS
Obsah: <b>SITUACE MAJETKOVÁ ČÁST 2</b>		Zak. čís.: 20-12-71
		Arch. čís.: 2071-C02b
		Měřítko: 1:1500
		<b>C2b.</b>

# SITUACE 1:1500



## LEGENDA

-  NAVRŽENÝ KABEL VEŘEJNÉHO OSVĚTLENÍ
-  NAVRŽENÉ VENKOVNÍ VEDENÍ VO
-  STÁVAJÍCÍ KABEL VEŘEJNÉHO OSVĚTLENÍ
  
-  A  
NOVĚ NAVRŽENÉ STOŽÁRY VO, DÉLKY 7m BEZ VÝLOŽNÍKU, POZINK.  
SE SVĚTLIDLEM TYPU LED, 67W, 8214Lm, 2700K, IP66  
(NAPŘ. DLE-68S-67W\_5050\_(2700K)\_OS2613)
-  B  
NOVĚ NAVRŽENÉ STOŽÁRY VO, DÉLKY 7m BEZ VÝLOŽNÍKU, POZINK.  
SE SVĚTLIDLEM TYPU LED, 30W, 3654Lm, 2700K, IP66  
(NAPŘ. DLE68MINI-30W\_LUXEON5050\_2700K\_OS2731)
-  C  
NOVĚ NAVRŽENÉ STOŽÁRY VO PRO NASVĚTLENÍ PŘECHODŮ PRO CHODCE,  
DÉLKY 7m S VÝLOŽNÍKEM, POZINK.  
SE SVĚTLIDLEM PRO NASVĚTLENÍ PŘECHODŮ TYPU LED, 50W, 6902Lm, 5000K, IP66  
(NAPŘ. DLE68S-50W\_5050\_5700K\_C14116)
  
-  A  
SVĚTLIDLA NA PODPĚRNÝCH BODECH SÍTĚ NN S VÝLOŽNÍKEM
-  B  
TYP OZN. "A" KOLEM HLAVNÍ SILNICE  
TYP OZN. "B" V BOČNÍCH ULÍČKÁCH
  
-  RV01  
STÁVAJÍCÍ ROZVÁDĚČ VO (NA BUDOVĚ BÝVALÉHO OÚ)
-  RV02  
NAVRŽENÝ ROZVÁDĚČ VO (V PLASTOVÉM PILÍŘI)  
(NÁHRADA STÁV. ROZVÁDĚČE VO)
-  SP100  
NAVRŽENÉ POJISTKOVÉ SKŘÍNĚ NA BETON. SLOUP  
(PŘECHOD Z VENKOVNÍHO VEDENÍ VO NA KABELOVÉ)