

Stavební objekty

SSO 4 Opatření na kanalizační síti

SO 4.03.5 Armaturní komora na dešťové kanalizaci města Děčín

SO 4.03.6 Armaturní komora komora na odvodnění parkoviště LIDL

SO 4.04.1 Úprava zaústění přípojky odtoku lapolu odvodnění drážního tělesa

SO 4.04.2 Úprava zaústění dešťového svodu objektu LIDL

SO 4.05 Přeložka dešťové kanalizace města Děčín

SO 4.06 Přeložka dešťové kanalizace LIDL

SO 5 Přeložky a ochrana kabelů VN, NN a VO

SO 6 Ochrana sdělovacích kabelů

SO 7 Úprava území (kácení stromů a náhradní výsadba)

SO 8 Úprava oplocení

SO 8.01 Úprava drátěného oplocení

SO 8.02 Úprava dřevěného oplocení

 

SO 9 Opatření na vodovodní síti

SO 10 Přeložka STL plynovodu PEHD 160

Legenda:



Místa křížení kabelů SO5 a SO 6 s linií PPO

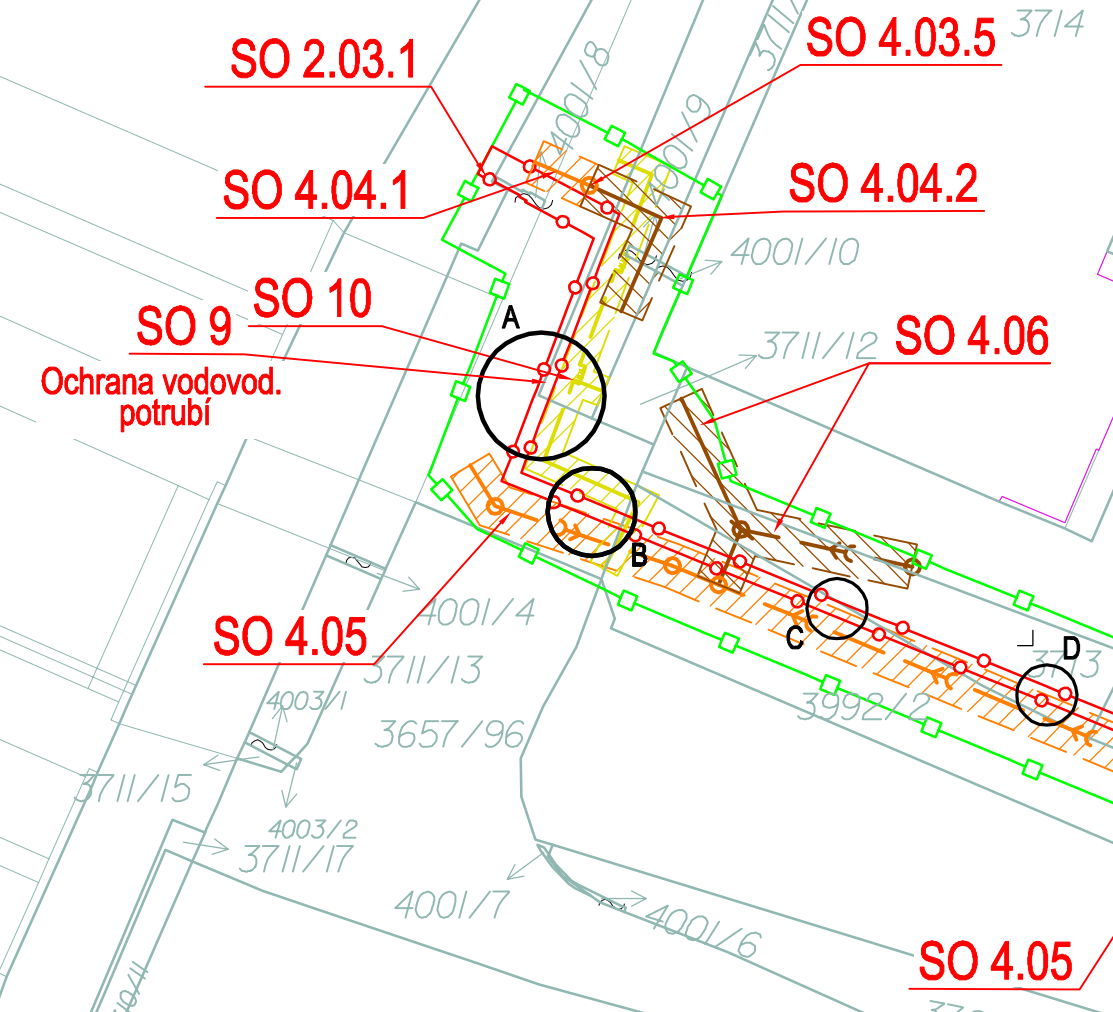

Název akce: Labe, Děčín, protipovodňová ochrana - II. etapa
 Investor akce: Povodí Labe, státní podnik
 Datum: 08/2018
 Měřítko: 1:500
 Obsah: Vyvolané investice - situace