


Legenda:



Místa křížení kabelů SO5 a SO 6
s linií PPO

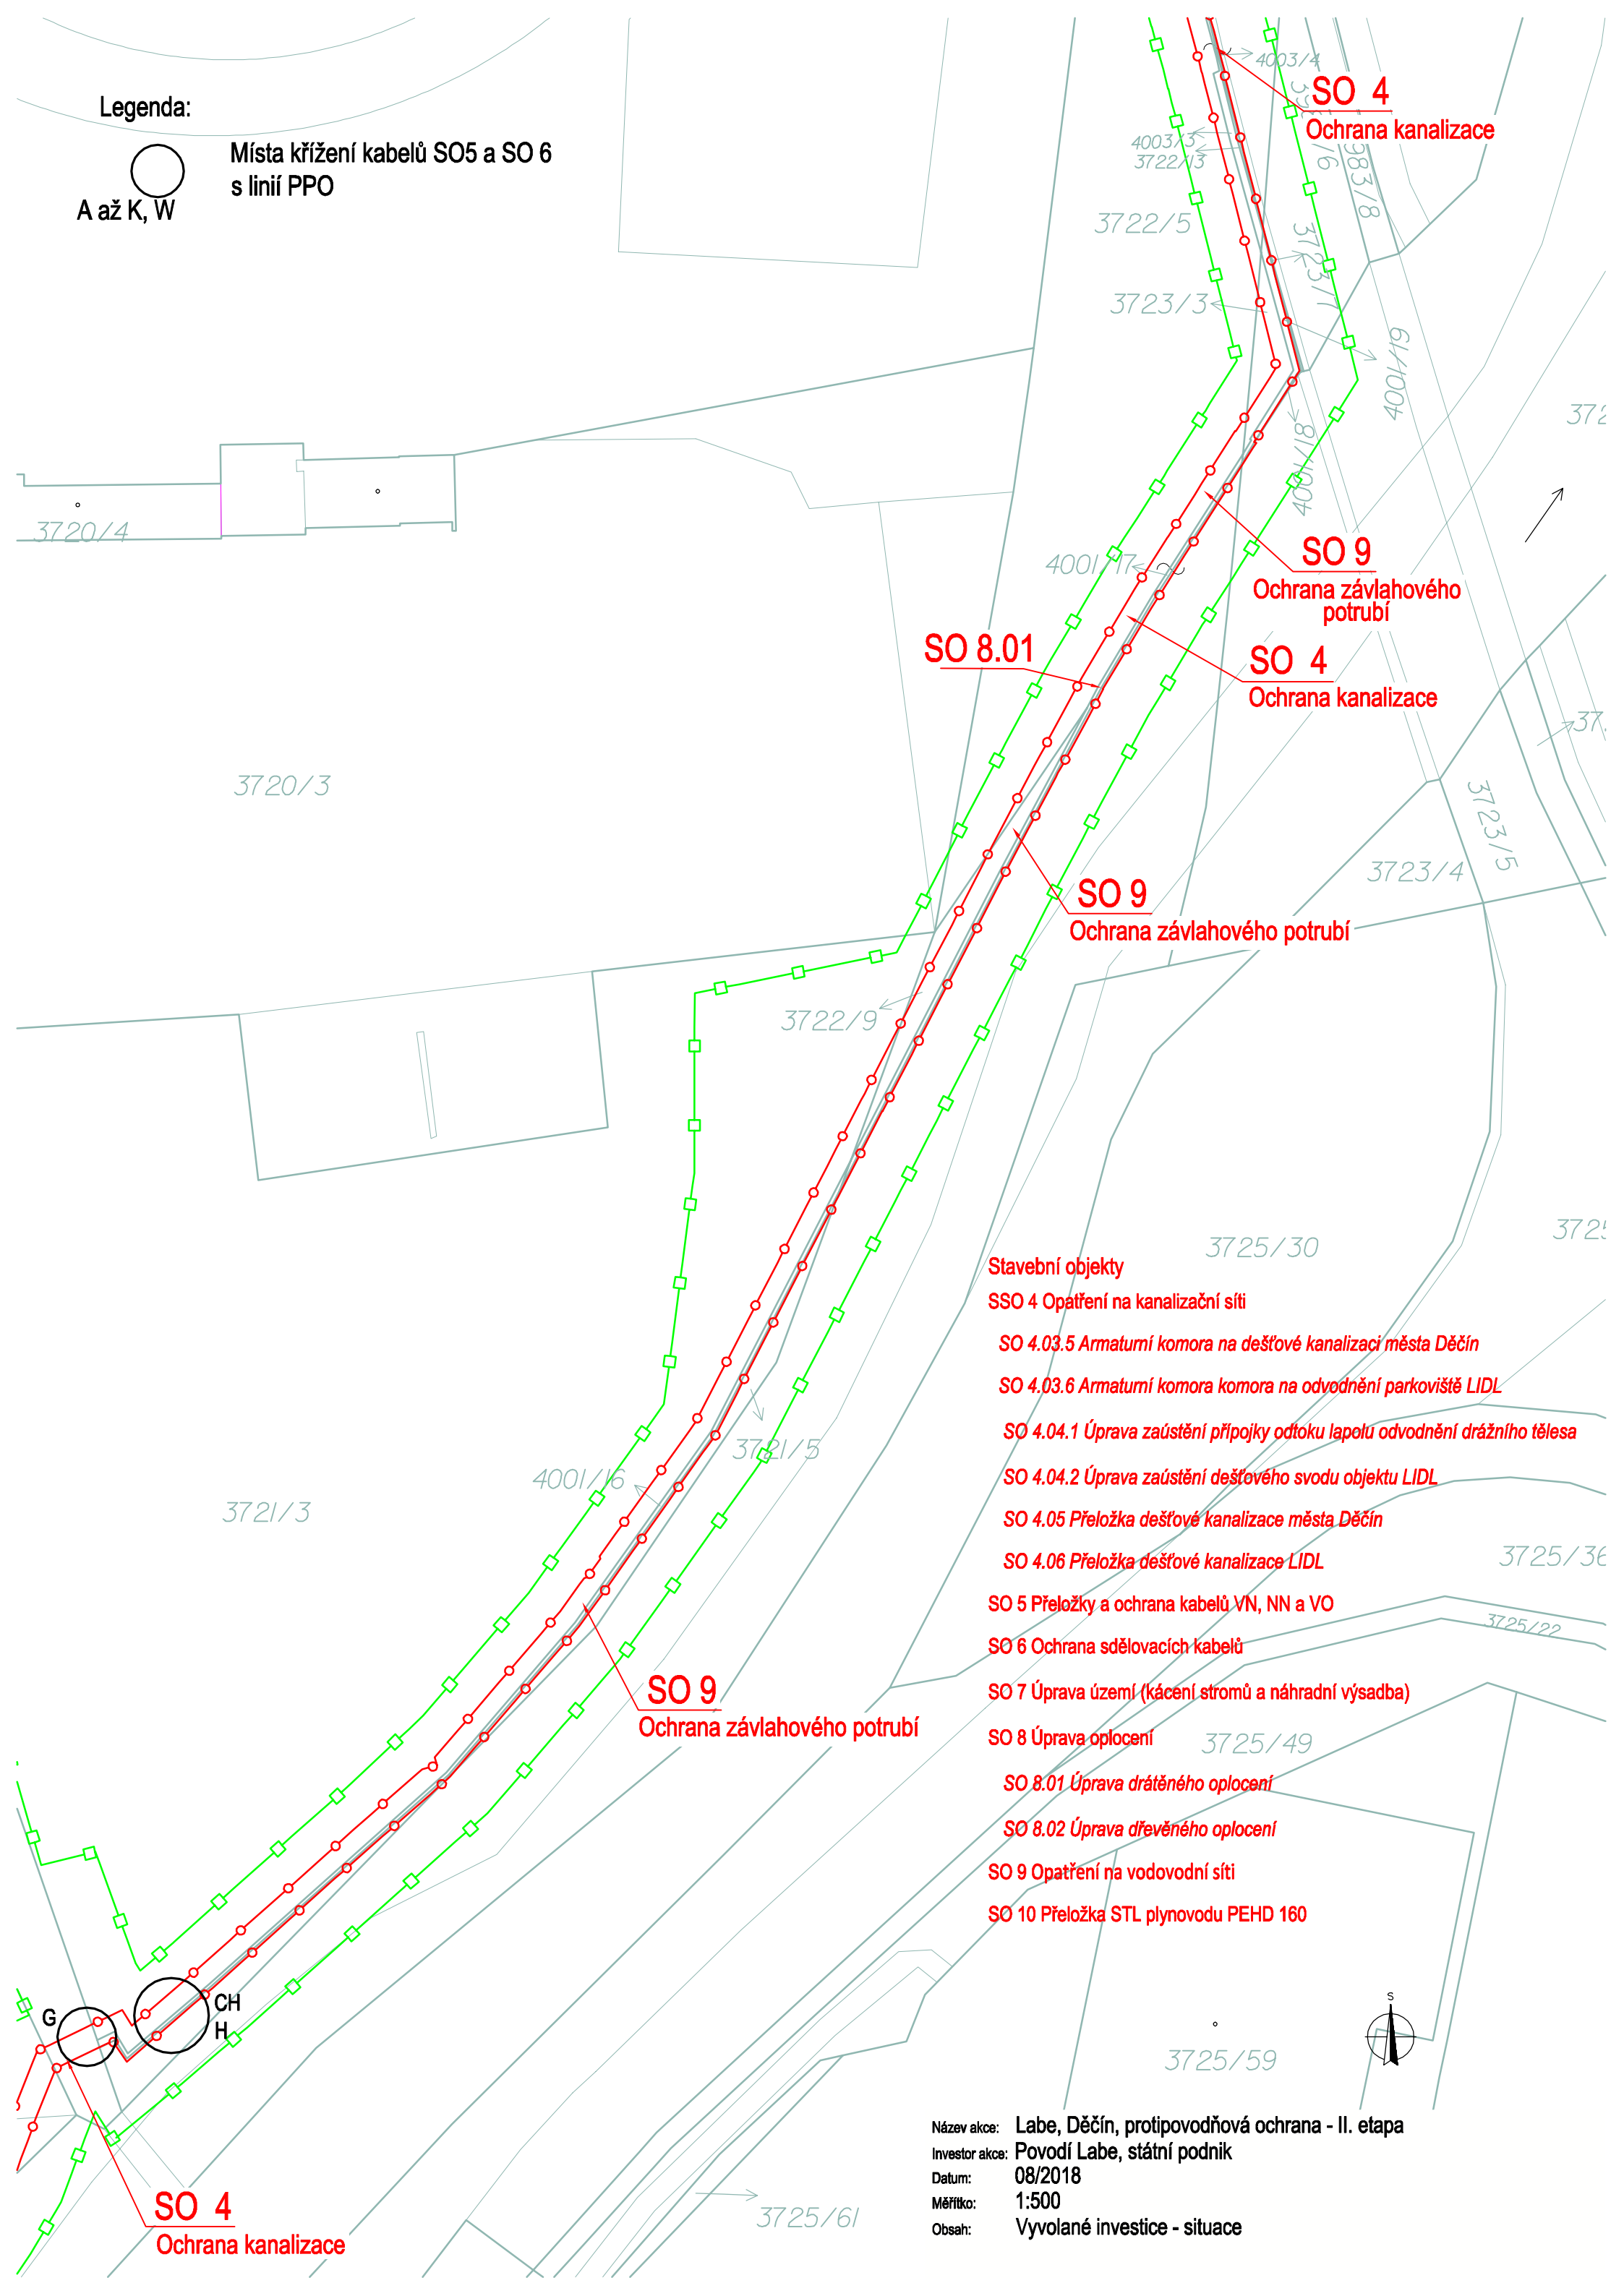

Stavební objekty

- SSO 4 Opatření na kanalizační síti
- SO 4.03.5 Armaturní komora na dešťové kanalizaci města Děčín
- SO 4.03.6 Armaturní komora komora na odvodnění parkoviště LIDL
- SO 4.04.1 Úprava zaústění přípojky odtoku lapolu odvodnění drážního tělesa
- SO 4.04.2 Úprava zaústění dešťového svodu objektu LIDL
- SO 4.05 Přeložka dešťové kanalizace města Děčín
- SO 4.06 Přeložka dešťové kanalizace LIDL
- SO 5 Přeložky a ochrana kabelů VN, NN a VO
- SO 6 Ochrana sdělovacích kabelů
- SO 7 Úprava území (kácení stromů a náhradní výsadba)
- SO 8 Úprava oplocení
- SO 8.01 Úprava drátěného oplocení
- SO 8.02 Úprava dřevěného oplocení
- SO 9 Opatření na vodovodní síti
- SO 10 Přeložka STL plynovodu PEHD 160



Název akce: Labe, Děčín, protipovodňová ochrana - II. etapa
Investor akce: Povodí Labe, státní podnik
Datum: 08/2018
Měřítko: 1:500
Obsah: Vyvolané investice - situace

SO 4
Ochrana kanalizace

SO 9
Ochrana závlahového potrubí

SO 8.01

SO 9
Ochrana závlahového potrubí

SO 4
Ochrana kanalizace

SO 9
Ochrana závlahového potrubí

SO 4
Ochrana kanalizace