


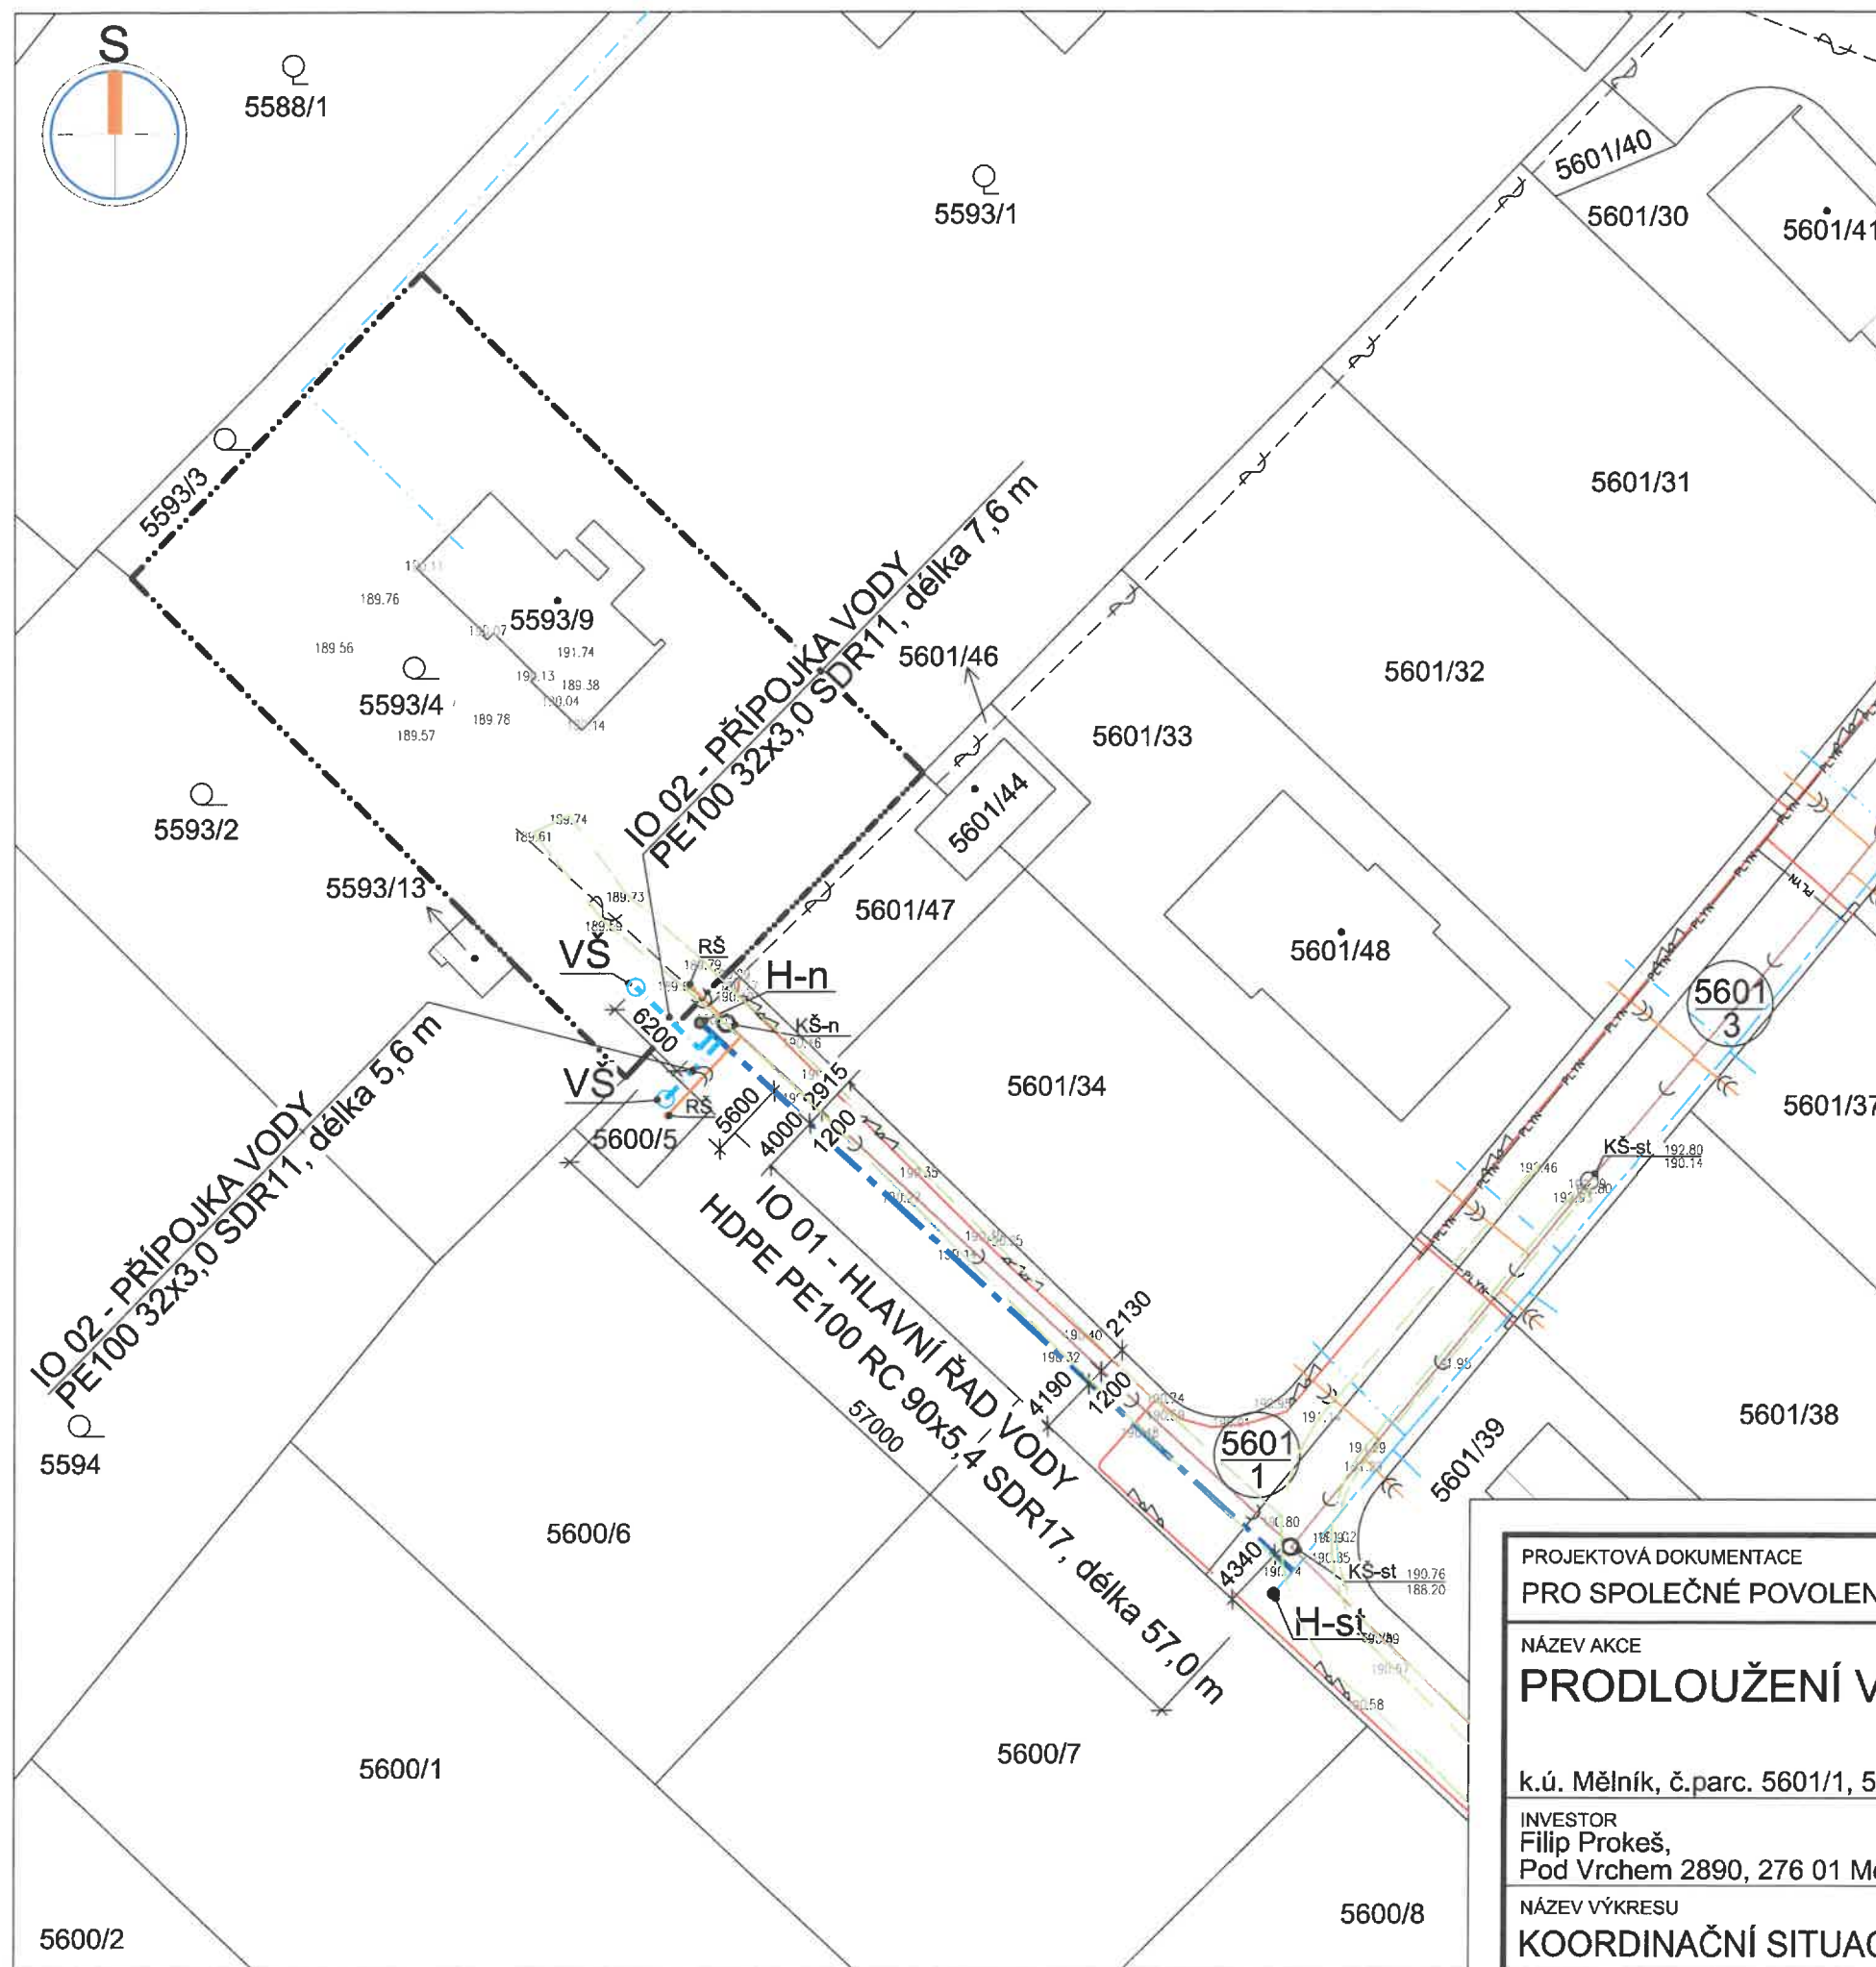

LEGENDA


- HRANICE DOTČENÉHO POZEMKU INVESTORA
- HRANICE POZEMKU DLE KN
- HRANA KOMUNIKACE (ZPEVNĚNÁ CESTA)
- STÁVAJÍCÍ HLAVNÍ ŘAD VODY PE DN 80 d 90
- STÁVAJÍCÍ PŘÍPOJKA VODY PE 100 32x3,0
- NOVÝ VODOVODNÍ ŘAD PE DN 80 d 90 - objekt IO - 01
- NOVÁ PŘÍPOJKA VODY PE 100, 40x3,7 - objekt IO - 02 (uzavíratelná zemní soupřava v provedení pojezdná)
- STÁVAJÍCÍ ŘAD GRAVITAČNÍ KANALIZACE PP DN 300
- STÁVAJÍCÍ PŘÍPOJKA GRAVITAČNÍ KANALIZACE
- NOVÝ ŘAD GRAVITAČNÍ KANALIZACE PP DN 300 (jiná PD)
- NOVÁ PŘÍPOJKA GRAVITAČNÍ KANALIZACE KG DN 150 (jiná PD)
- STÁVAJÍCÍ PODZEMNÍ VEDENÍ NN do 1 kV
- CETIN - NADZEMNÍ VEDENÍ
- PLYN PLYN STÁVAJÍCÍ ŘAD A PŘÍPOJKY PLYNU - STL

- VŠ** NOVÁ VODOMĚRNÁ ŠACHTA S KOMPLETNÍ VODOMĚRNOU SESTAVOU, ŠACHTA PLASTOVÁ, O VNITŘNÍM Ø min. 1200 mm, V POJEZDOVÉ ÚPRAVĚ vč. POKLOPU
- H-st** STÁVAJÍCÍ PODZEMNÍ HYDRANT
- H-n** NOVÝ PODZEMNÍ HYDRANT
- KŠ-st** STÁVAJÍCÍ VSTUPNÍ ŠACHTA NA STOCE KANALIZACE
- KŠ-n** NOVÁ VSTUPNÍ ŠACHTA KANALIZACE - BETONOVÁ, DN1000, V POJEZDOVÉ ÚPRAVĚ
- RŠ** NOVÁ REVIZNÍ ŠACHTA, PLASTOVÁ DN 400 mm, V POJEZDOVÉ ÚPRAVĚ

ROZDĚLENÍ NA JEDNOTLIVÉ OBJEKTY:

- IO 01 - PRODLOUŽENÍ VODOVODU
- IO 02 - PŘÍPOJKY VODY

PROJEKTOVÁ DOKUMENTACE PRO SPOLEČNÉ POVOLENÍ		datum: 11/2021
NÁZEV AKCE PRODLOUŽENÍ VODOVODNÍHO ŘADU		měřítko: 1:500
NÁZEV VÝKRESU KOORDINAČNÍ SITUACE		PARE
k.ú. Mělník, č.parc. 5601/1, 5601/3, 5593/4, 5600/5, Středočeský kraj		PMM projekt s.r.o. PROJEKCE Pražská 3939, 276 01 Mělník IČ 24315273 martinovskyy@pmmprojekt.cz www.pmmprojekt.cz
INVESTOR Filip Prokeš, Pod Vrchem 2890, 276 01 Mělník		775 821 516 777638427
Č. VÝKRESU C 03		č.akce: 54-20
		změna:
		kreslil: Petr Martinovský
		schválil:

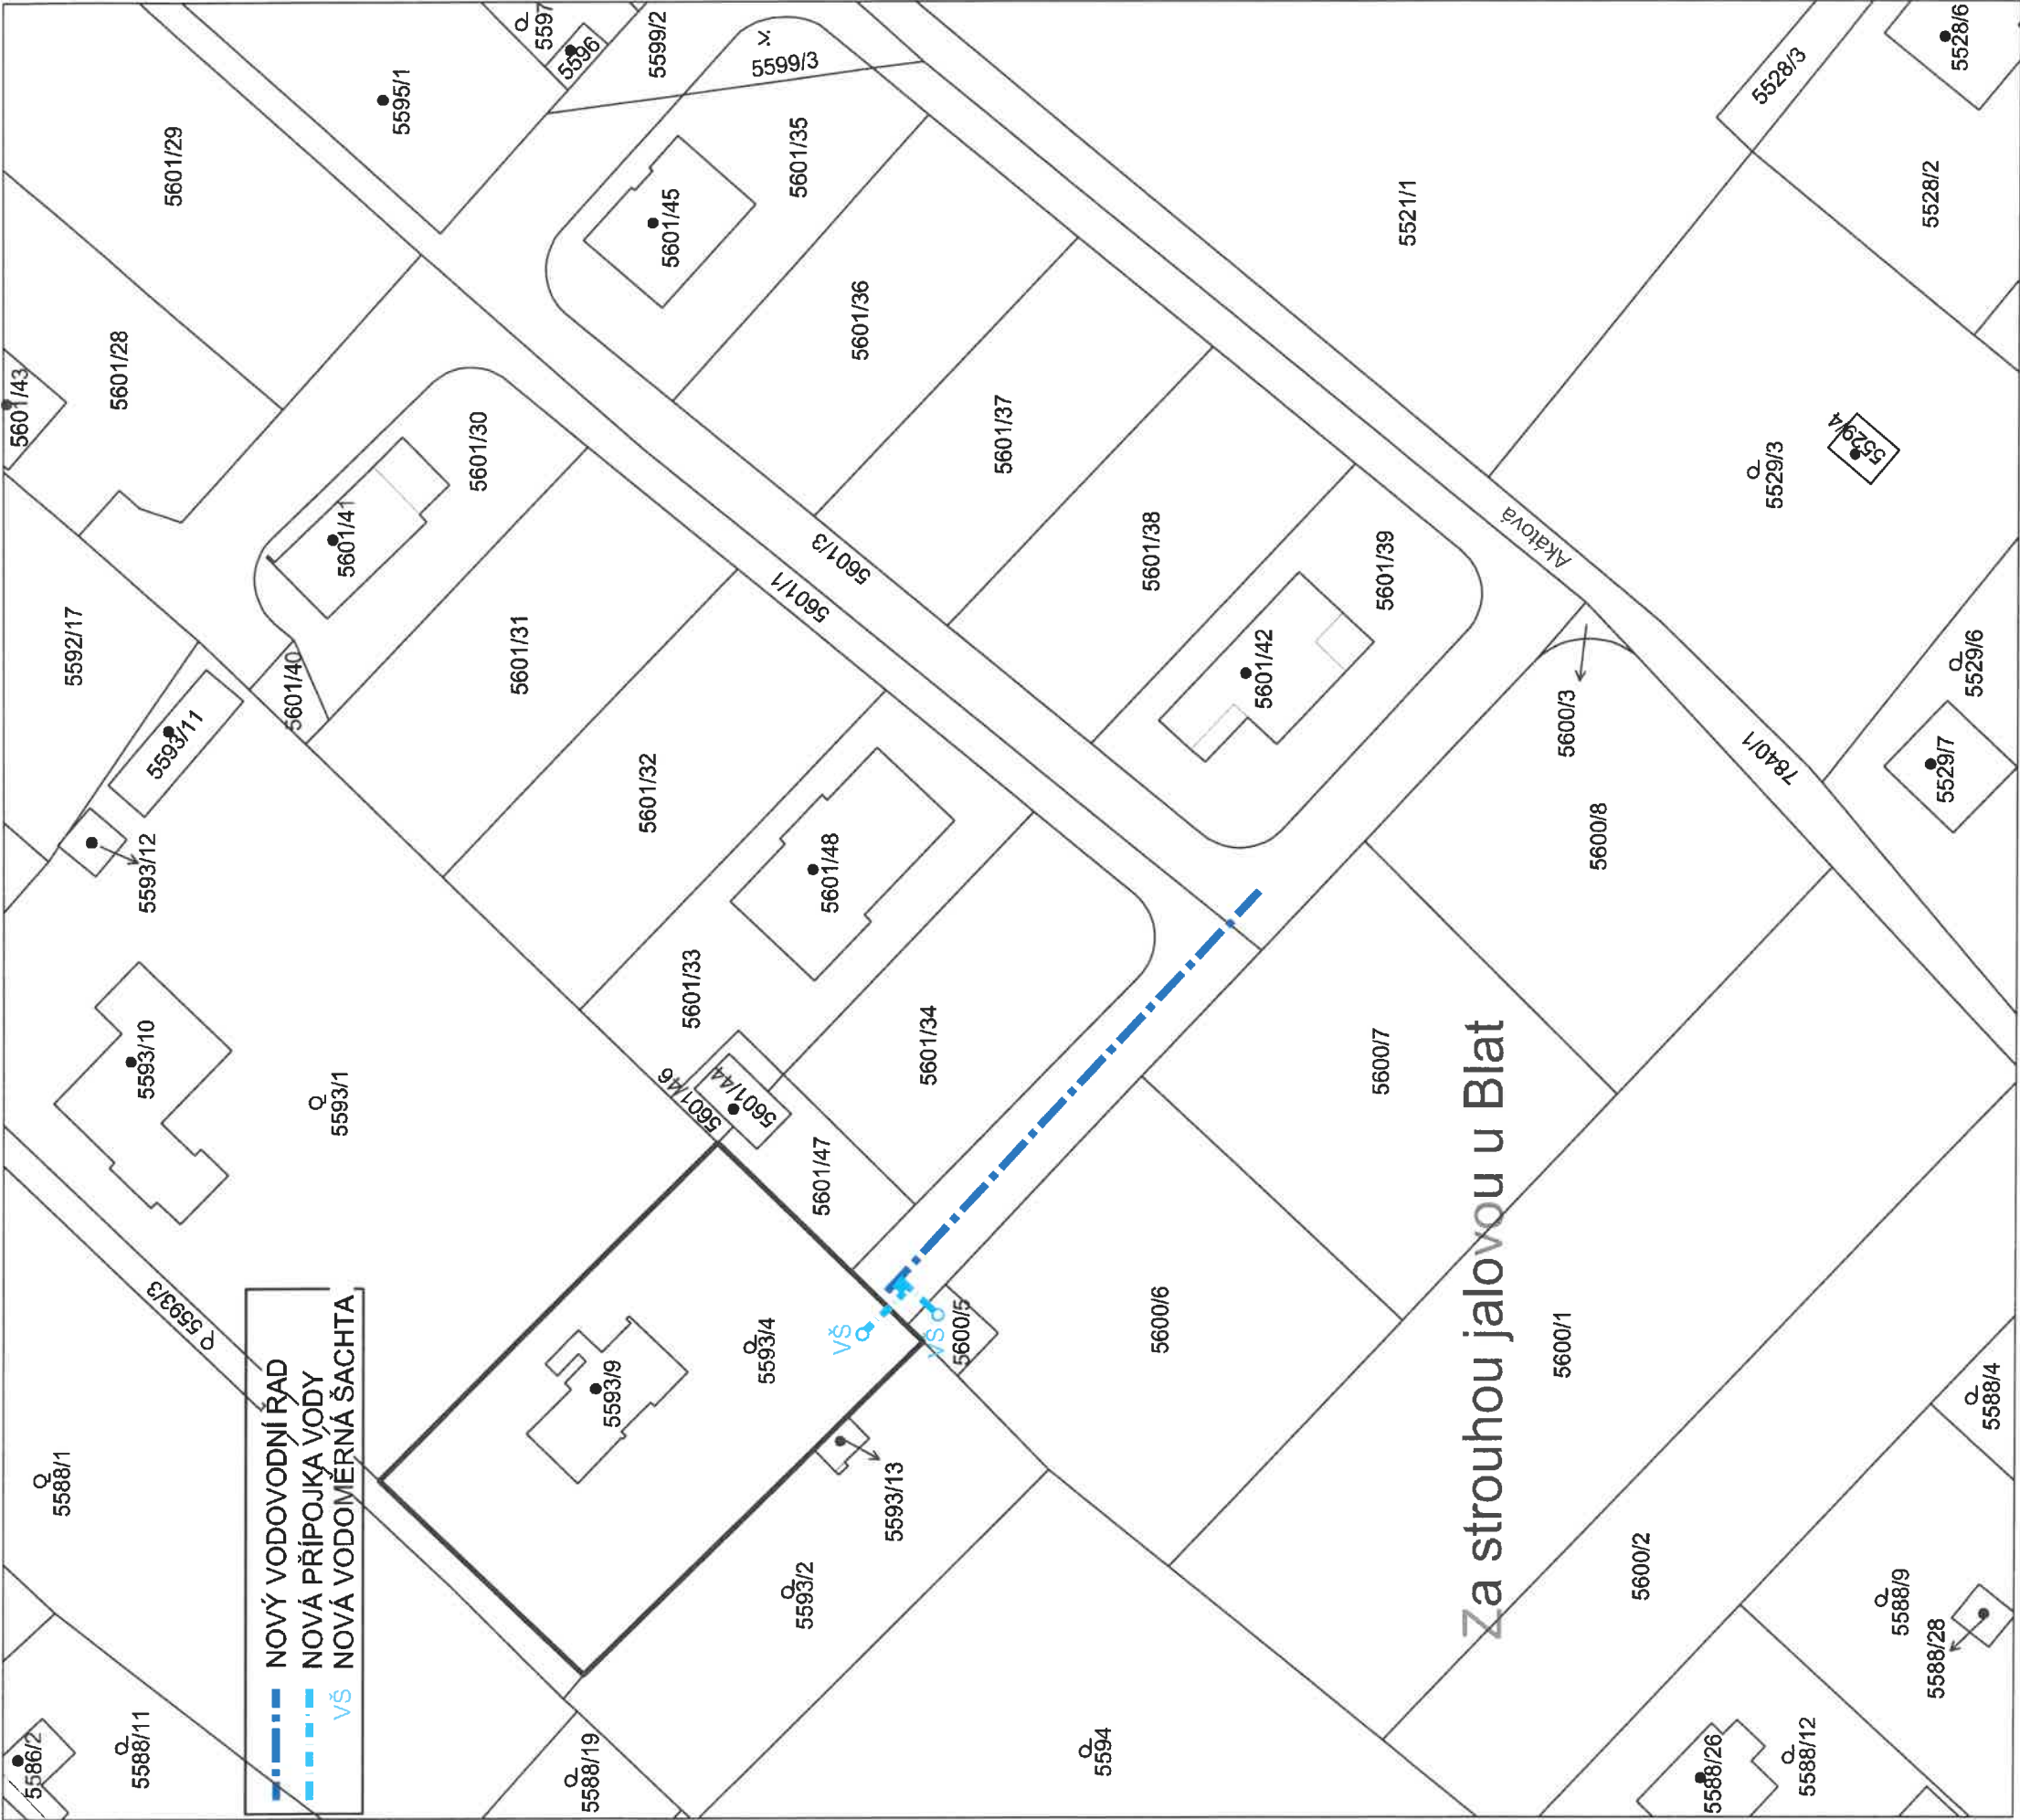

PROJEKTOVÁ DOKUMENTACE		datum: 11/2021	
PRO SPOLEČNÉ POVOLENÍ		měřítko: 1:1000	
NÁZEV AKCE		PMM projekt	
PRODLOUŽENÍ VODOVODNÍHO ŘADU		S.r.o.	
k.ú. Mělník, č.parc. 5601/1, 5601/3, 5593/4, 5600/5, Středočeský kraj		PROJEKCE	
INVESTOR		Pražská 3939, 276 01 Mělník	
Filip Prokeš,		IČ 24315273	
Pod Vrchem 2890, 276 01 Mělník		martinovskyy@pmmprojekt.cz	
NÁZEV VÝKRESU		775 621 516	
CELKOVÁ SITUACE		777638427	
Č. VÝKRESU		č. akce: 54-20	
C 02		změna:	
		kreslil: Petr Martinovský	
		schválil:	