


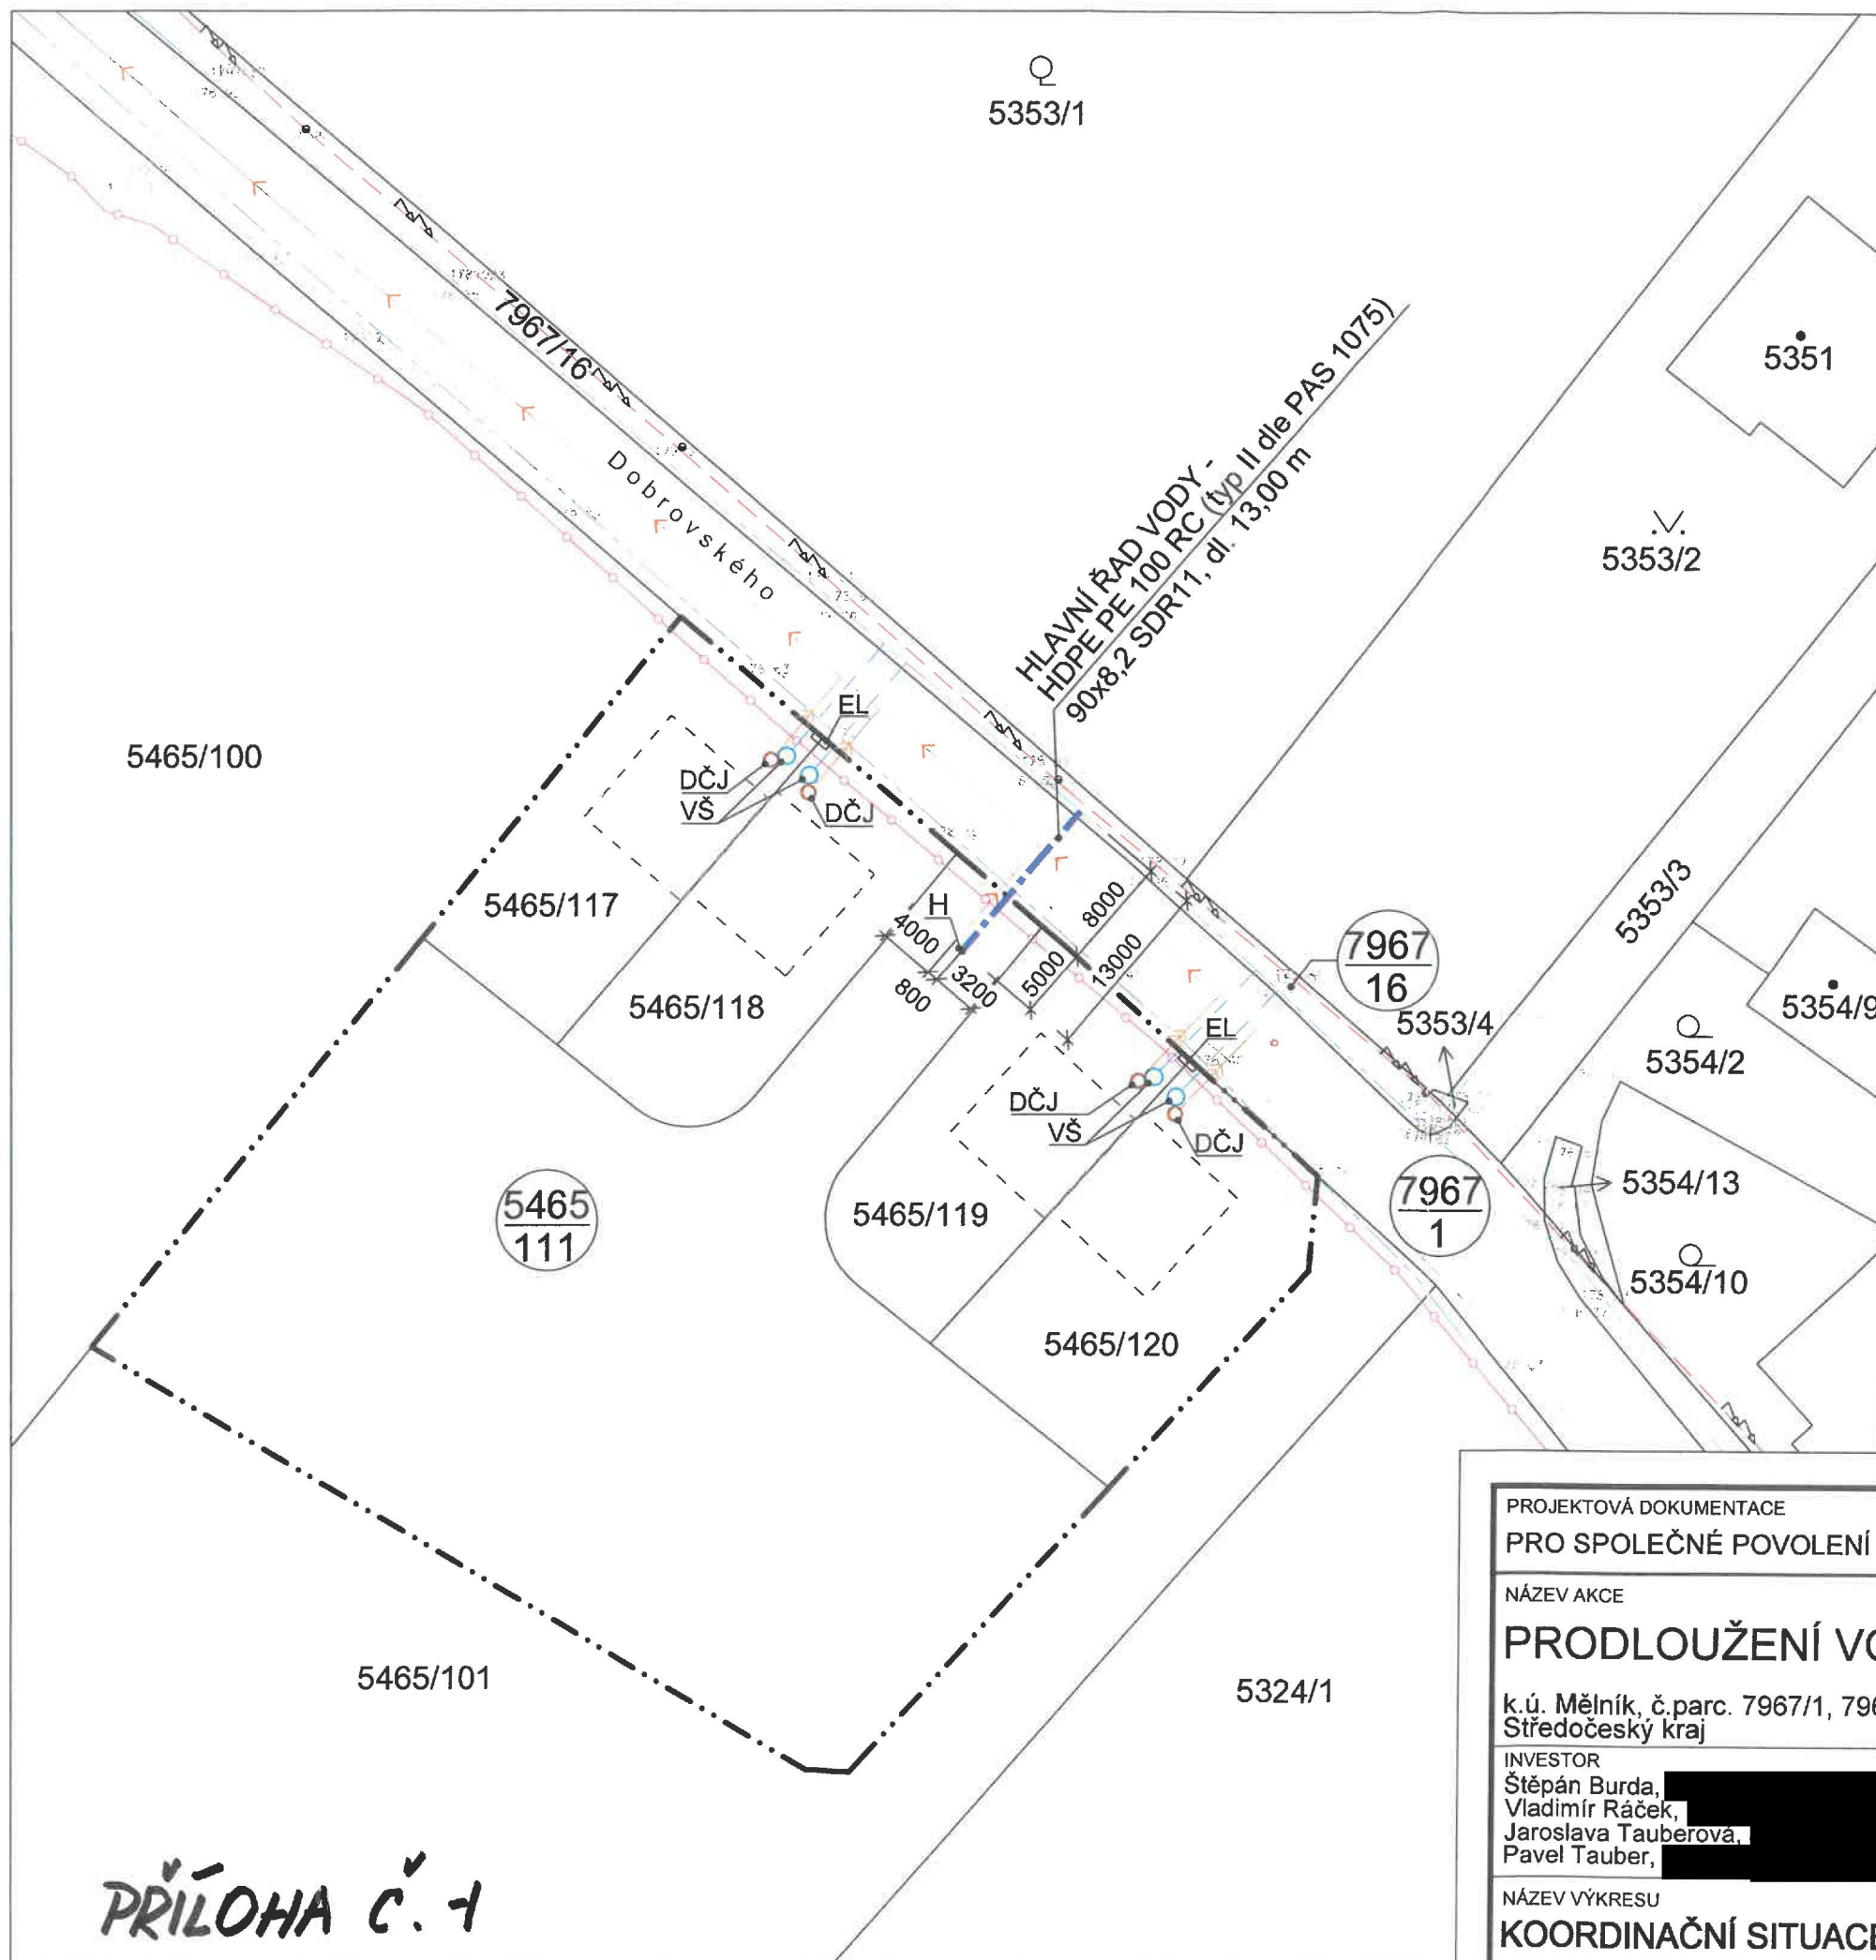


- LEGENDA**
- NOVÝ VODOVODNÍ ŘAD HDPE PE100 RC 90x5,4/SDR 17
 - HRANICE POZEMKŮ DOTČENÝCH VÝSTAVBOU LOKALITY
 - HRANICE POZEMKU DLE KN
 - KOMUNIKACE - STÁVAJÍCÍ
 - STÁVAJÍCÍ VEŘEJNÝ ŘAD VODY LT DN 60
 - STÁVAJÍCÍ VEŘEJNÝ ŘAD VODY PVC DN 150 d 160
 - NOVÝ VODOVODNÍ ŘAD HDPE PE100 RC 90x8,2/SDR 11
 - NOVÁ PŘÍPOJKA VODY PE 100, 32x3,0 - viz jiná PD
 - STÁVAJÍCÍ STOKA GRAVITAČNÍ KANALIZACE KT DN 300
 - NOVÁ PŘÍPOJKA TLAKOVÉ KANALIZACE HDPE PE100 RC 40x3,7 SDR11 - viz jiná PD
 - NOVÝ ŘAD TLAKOVÉ KANALIZACE HDPE PE100 RC 63x5,8/SDR11 - viz jiná PD
 - STÁVAJÍCÍ NADZEMNÍ VEDENÍ NN do 1 kV
 - STÁVAJÍCÍ PODZEMNÍ VEDENÍ VN do 35 kV
 - STÁVAJÍCÍ PODZEMNÍ VEDENÍ CETIN (zaměřený průběh metalického kabelu)
 - PLÁNOVANÁ VÝSTAVBA RODINNÝCH DOMŮ
 - NOVÁ VODOMĚRNÁ ŠACHTA - viz jiná PD
 - NOVÁ DOMÁCÍ ČERPACÍ JÍMKA - viz jiná PD
 - NOVÝ PILÍŘ ELEKTRO - viz jiná PD (ČEZ)
 - NOVÝ PODZEMNÍ HYDRANT

POZNÁMKA:
PŘI REALIZACI JE NUTNO DODRŽET ČSN 73 6005 -
PROSTOROVÉ USPOŘÁDÁNÍ SÍTÍ TECHNICKÉHO VYBAVENÍ
PŘI REALIZACI JE NUTNO DODRŽET Všeobecné podmínky ke stavbám vodohospodářského zařízení pro veřejnou potřebu, vydané společností VEOLIA – Středočeské vodárny, a.s.



PROJEKTOVÁ DOKUMENTACE PRO SPOLEČNÉ POVOLENÍ		datum: 11/2022
NÁZEV AKCE		měřitko: 1:500
PRODLOUŽENÍ VODOVODNÍHO ŘADU		PARE 
k.ú. Mělník, č.parc. 7967/1, 7967/16, 5465/111 Středočeský kraj		
INVESTOR Štěpán Burda, Vladimír Ráček, Jaroslava Tauberová, Pavel Tauber,		PMM projekt s.r.o. PROJEKCE Pražská 3939, 276 01 Mělník IČ 24315273 martinovskyp@pmmprojekt.cz www.pmmprojekt.cz 776 621 616 77638427
NÁZEV VÝKRESU KOORDINAČNÍ SITUACE		č.akce: 01-22
Č. VÝKRESU C 03		změna:
		kreslil: Petr Martinovský
		schválil:

PŘÍLOHA Č. 1

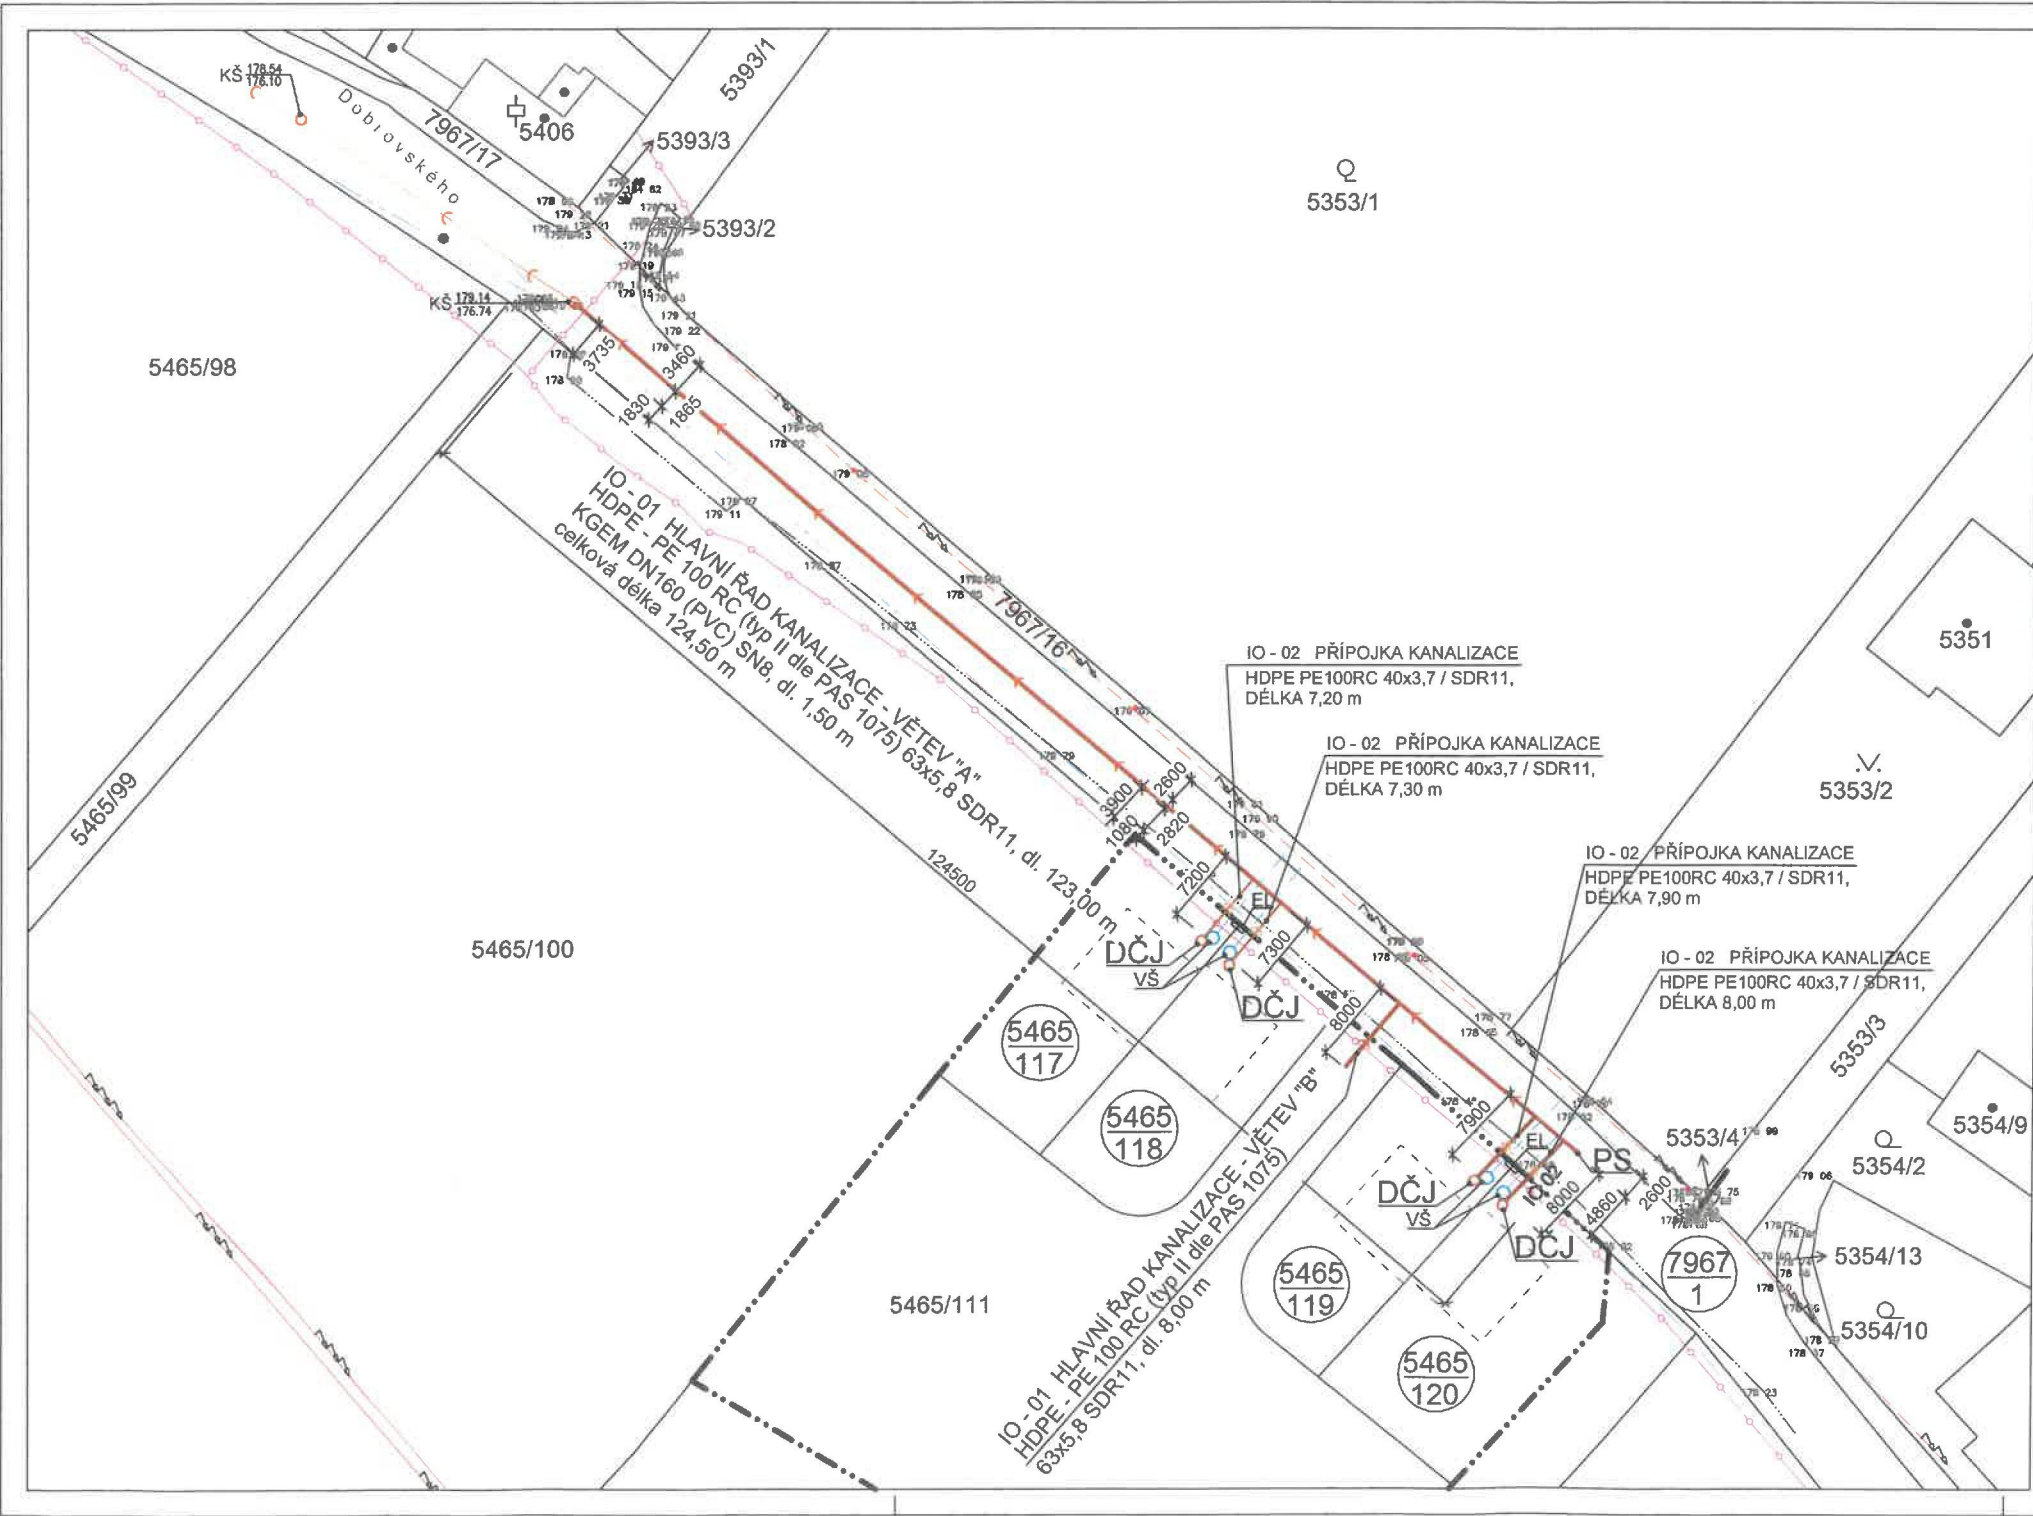

LEGENDA

- HRANICE POZEMKŮ DOTČENÝCH VÝSTAVBOU LOKALITY
- HRANICE POZEMKU DLE KN
- KOMUNIKACE - STÁVAJÍCÍ
- STÁVAJÍCÍ VEŘEJNÝ ŘAD VODY LT DN 60
- STÁVAJÍCÍ VEŘEJNÝ ŘAD VODY PVC DN 150 d 160
- NOVÁ PŘÍPOJKA VODY PE 100, 32x3,0 - viz jiná PD
- STÁVAJÍCÍ STOKA GRAVITAČNÍ KANALIZACE KT DN 300
- NOVÁ PŘÍPOJKA TLAKOVÉ KANALIZACE HDPE PE100 RC 40x3,7 SDR11 - objekt IO 02
- NOVÝ ŘAD TLAKOVÉ KANALIZACE HDPE PE100 RC 63x5,8/SDR11 - objekt IO 01
- STÁVAJÍCÍ NADZEMNÍ VEDENÍ NN do 1 kV
- STÁVAJÍCÍ PODZEMNÍ VEDENÍ VN do 35 kV
- STÁVAJÍCÍ PODZEMNÍ VEDENÍ CETIN (zaměřený průběh metalického kabelu)

- PLÁNOVANÁ VÝSTAVBA RODINNÝCH DOMŮ
- NOVÁ VODOMĚRNÁ ŠACHTA - viz jiná PD
- STÁVAJÍCÍ BETONOVÁ ŠACHTA GRAVITAČNÍ STOKY KANALIZACE
- NOVÁ PROPLACHOVACÍ SOUPRAVA SPLAŠKOVÉ KANALIZACE (viz. objekt IO 01)
- NOVÁ DOMÁCÍ ČERPAČÍ JÍMKA (viz. objekt IO 02)
- NOVÝ PILÍŘ ELEKTRO (viz. jiná PD - ČEZ)

POZNÁMKA:
PŘI REALIZACI JE NUTNO DODRŽET ČSN 73 6005 -
PROSTOROVÉ USPOŘÁDÁNÍ SÍTÍ TECHNICKÉHO VYBAVENÍ
PŘI REALIZACI JE NUTNO DODRŽET Všeobecné podmínky ke stavbám vodohospodářského zařízení pro veřejnou potřebu, vydané společností VEOLIA – Středočeské vodárny, a.s.

ROZDĚLENÍ NA JEDNOTLIVÉ OBJEKTY:
IO 01 - PRODLOUŽENÍ ŘADU KANALIZACE
IO 02 - PŘÍPOJKY KANALIZACE

PROJEKTOVÁ DOKUMENTACE		datum: 10/2022	
PRO SPOLEČNÉ POVOLENÍ		měřítko: 1:500	
NÁZEV AKCE		PARE	PMM projekt s.r.o. PROJEKCE Pražská 2690, 278 01 Mělník IČ 24315273 martinovsky@pmmprojekt.cz www.pmmprojekt.cz
PRODLOUŽENÍ ŘADU KANALIZACE			775 621 516 77763427
k.ú. Mělník, č.parc. 7967/1, 5465/117, 5465/118, 5465/119, 5465/120, Středočeský kraj			
INVESTOR Štěpán Burda, [REDACTED] Vladimír Ráček, [REDACTED] Jaroslava Tauberová, [REDACTED] Pavel Tauber, [REDACTED]			č. akce: 01-22
			změna:
NÁZEV VÝKRESU		č. VÝKRESU	kreslil: Petr Martinovský
KOORDINAČNÍ SITUACE		C 03	schválil: