
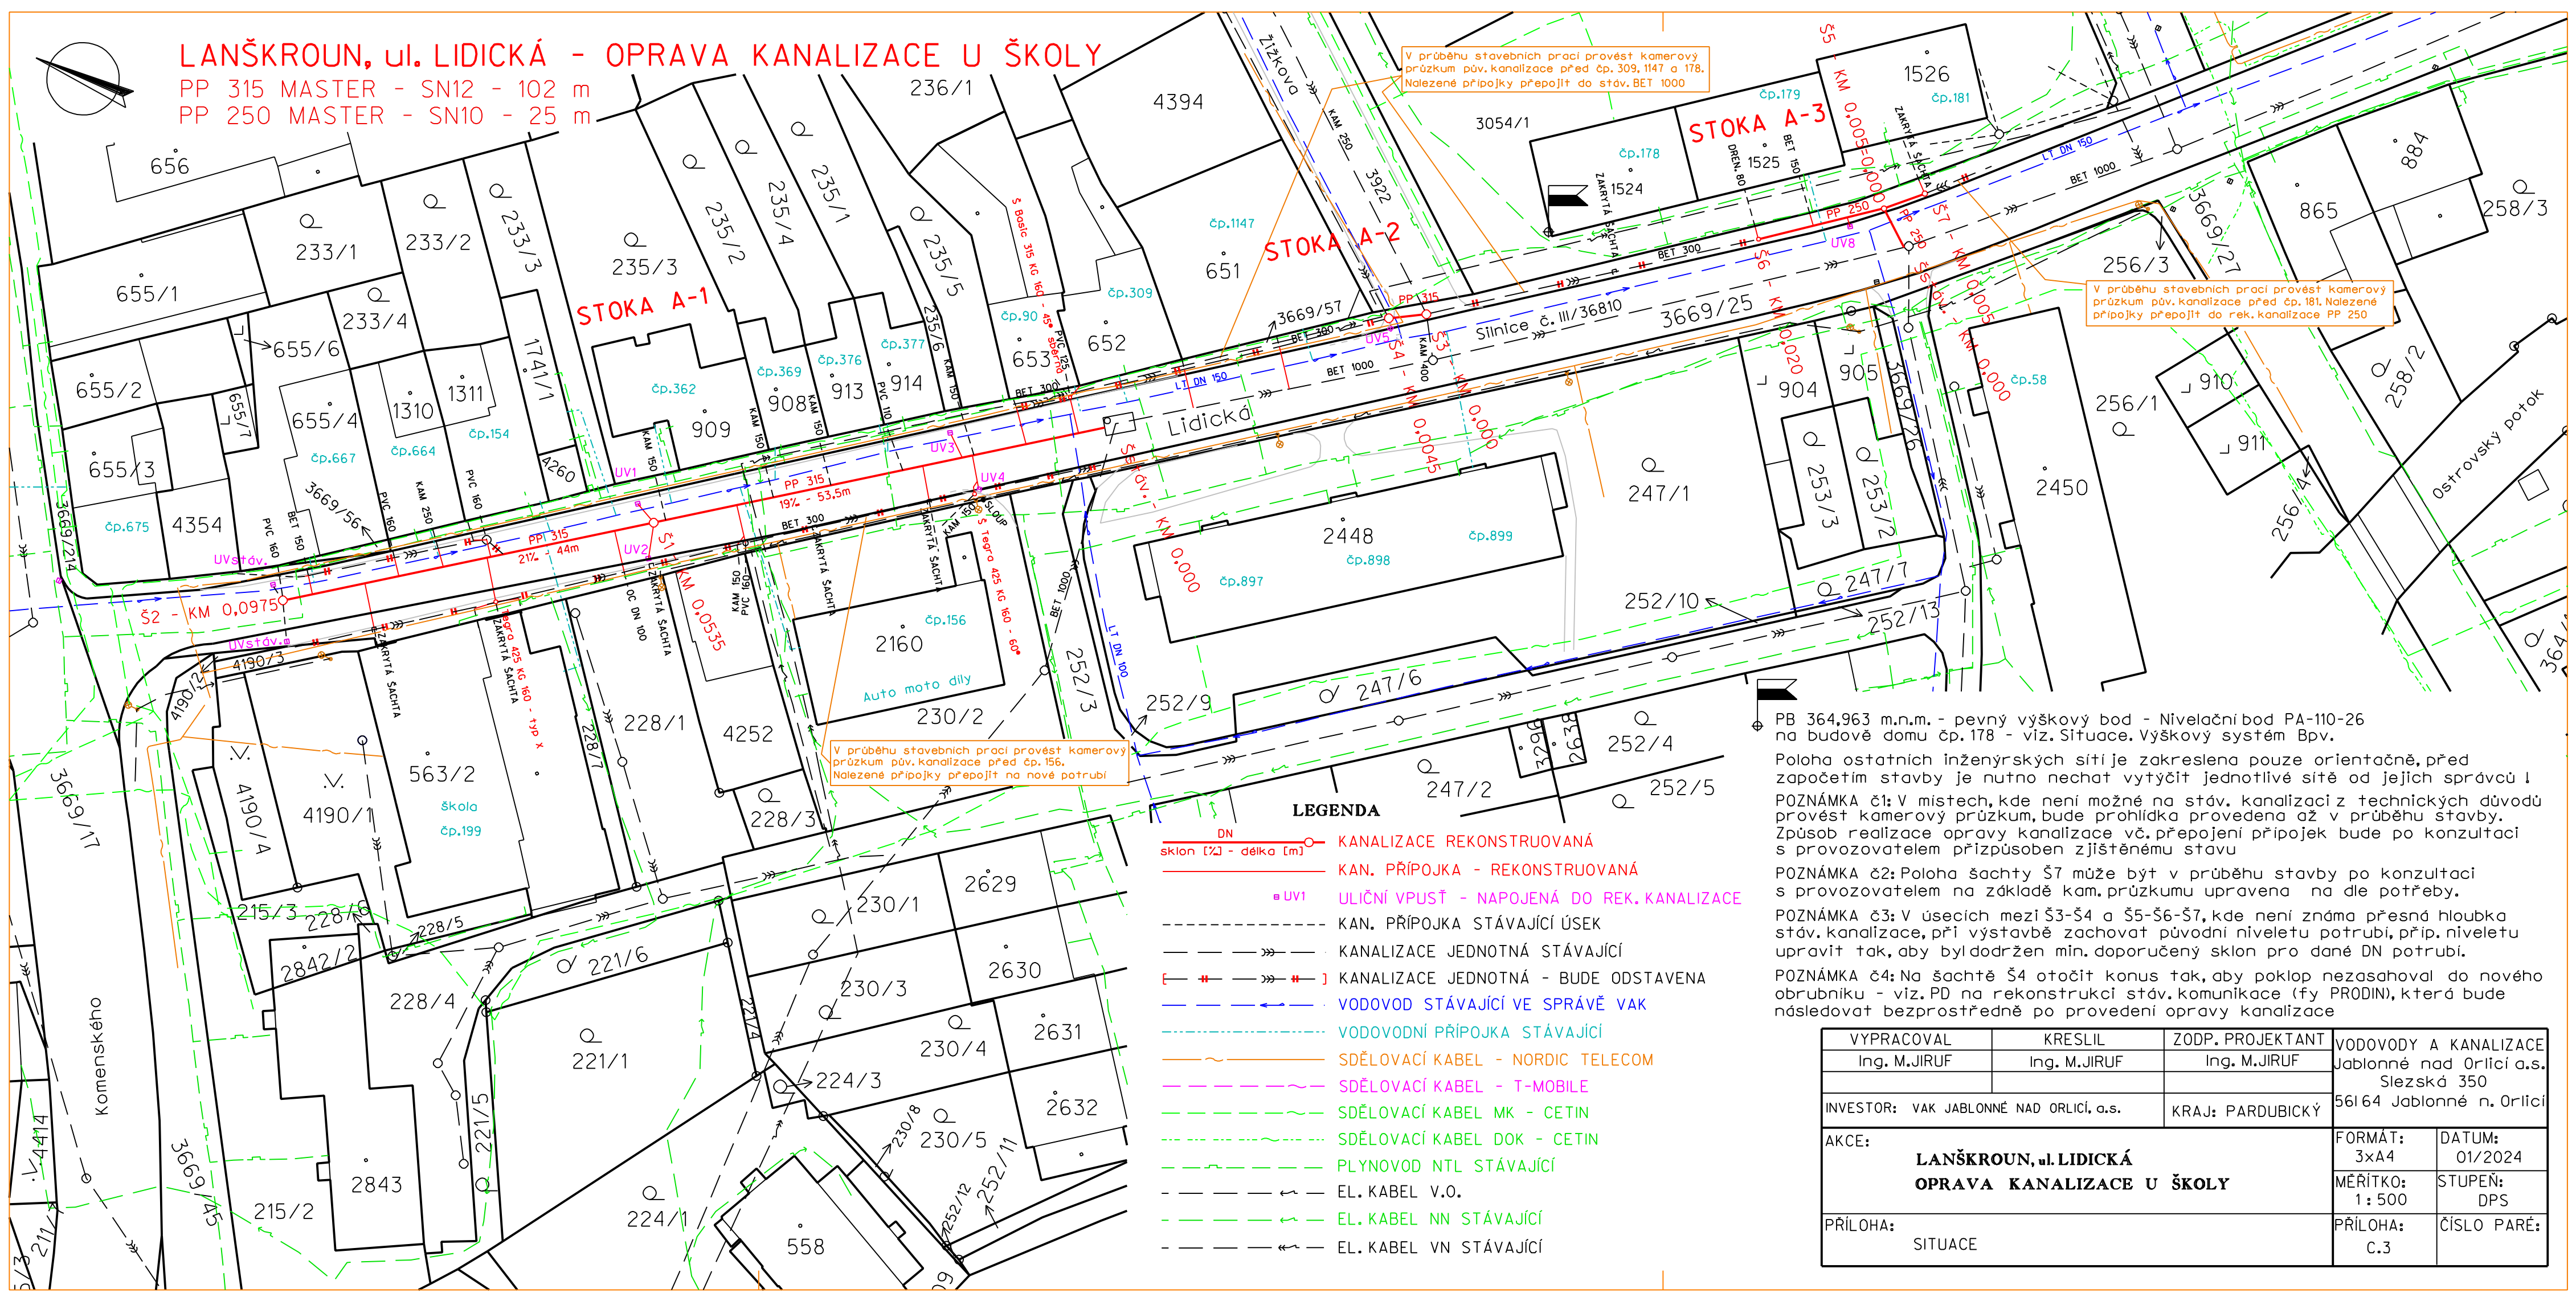


LANŠKROUN, ul. LIDICKÁ - OPRAVA KANALIZACE U ŠKOLY

PP 315 MASTER - SN12 - 102 m
PP 250 MASTER - SN10 - 25 m

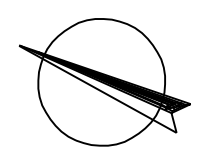

V průběhu stavebních prací provést kamerový průzkum pův. kanalizace před čp. 309, 1147 a 178. Nalezené přípojky přepojit do stáv. BET 1000

V průběhu stavebních prací provést kamerový průzkum pův. kanalizace před čp. 181. Nalezené přípojky přepojit do rek. kanalizace PP 250

V průběhu stavebních prací provést kamerový průzkum pův. kanalizace před čp. 156. Nalezené přípojky přepojit na nové potrubí

LEGENDA

- DN sklon [%] - délka [m] KANALIZACE REKONSTRUOVANÁ
- KAN. PŘÍPOJKA - REKONSTRUOVANÁ
- UV1 ULIČNÍ VPUSŤ - NAPOJENÁ DO REK. KANALIZACE
- - - KAN. PŘÍPOJKA STÁVAJÍCÍ ÚSEK
- KANALIZACE JEDNOTNÁ STÁVAJÍCÍ
- - - KANALIZACE JEDNOTNÁ - BUDE ODTAVENA
- VODOVOD STÁVAJÍCÍ VE SPRÁVĚ VAK
- - - VODOVODNÍ PŘÍPOJKA STÁVAJÍCÍ
- SDĚLOVACÍ KABEL - NORDIC TELECOM
- - - SDĚLOVACÍ KABEL - T-MOBILE
- - - SDĚLOVACÍ KABEL MK - CETIN
- - - SDĚLOVACÍ KABEL DOK - CETIN
- - - PLYNOVOD NTL STÁVAJÍCÍ
- - - EL. KABEL V.O.
- - - EL. KABEL NN STÁVAJÍCÍ
- - - EL. KABEL VN STÁVAJÍCÍ

PB 364,963 m.n.m. - pevný výškový bod - Nivelační bod PA-110-26 na budově domu čp. 178 - viz. Situace. Výškový systém Bpv.

Poloha ostatních inženýrských sítí je zakreslena pouze orientačně, před započítáním stavby je nutno nechat vytýčit jednotlivé sítě od jejich správců!
POZNÁMKA č1: V místech, kde není možné na stáv. kanalizaci z technických důvodů provést kamerový průzkum, bude prohlídka provedena až v průběhu stavby. Způsob realizace opravy kanalizace vč. přepojení přípojek bude po konzultaci s provozovatelem přizpůsoben zjištěnému stavu

POZNÁMKA č2: Poloha šachty Š7 může být v průběhu stavby po konzultaci s provozovatelem na základě kam. průzkumu upravena na dle potřeby.

POZNÁMKA č3: V úsecích mezi Š3-Š4 a Š5-Š6-Š7, kde není známa přesná hloubka stáv. kanalizace, při výstavbě zachovat původní niveletu potrubí, příp. niveletu upravit tak, aby byl dodržen mín. doporučený sklon pro dané DN potrubí.

POZNÁMKA č4: Na šachtě Š4 otočit konus tak, aby poklop nezasahoval do nového obrubníku - viz. PD na rekonstrukci stáv. komunikace (fy PRODIN), která bude následovat bezprostředně po provedení opravy kanalizace

VYPRACOVAL Ing. M. JIRUF	KRESLIL Ing. M. JIRUF	ZODP. PROJEKTANT Ing. M. JIRUF	VODOVODY A KANALIZACE Jablonné nad Orlicí a.s. Slezská 350	
INVESTOR: VAK JABLONNÉ NAD ORLICÍ, a.s.		KRAJ: PARDUBICKÝ	56164 Jablonné n. Orlicí	
AKCE: LANŠKROUN, ul. LIDICKÁ OPRAVA KANALIZACE U ŠKOLY			FORMÁT: 3x4	DATUM: 01/2024
PŘÍLOHA: SITUACE			MĚŘÍTKO: 1:500	STUPEŇ: DPS
			PŘÍLOHA: C.3	ČÍSLO PARÉ: C.3