


Příloha č. 1

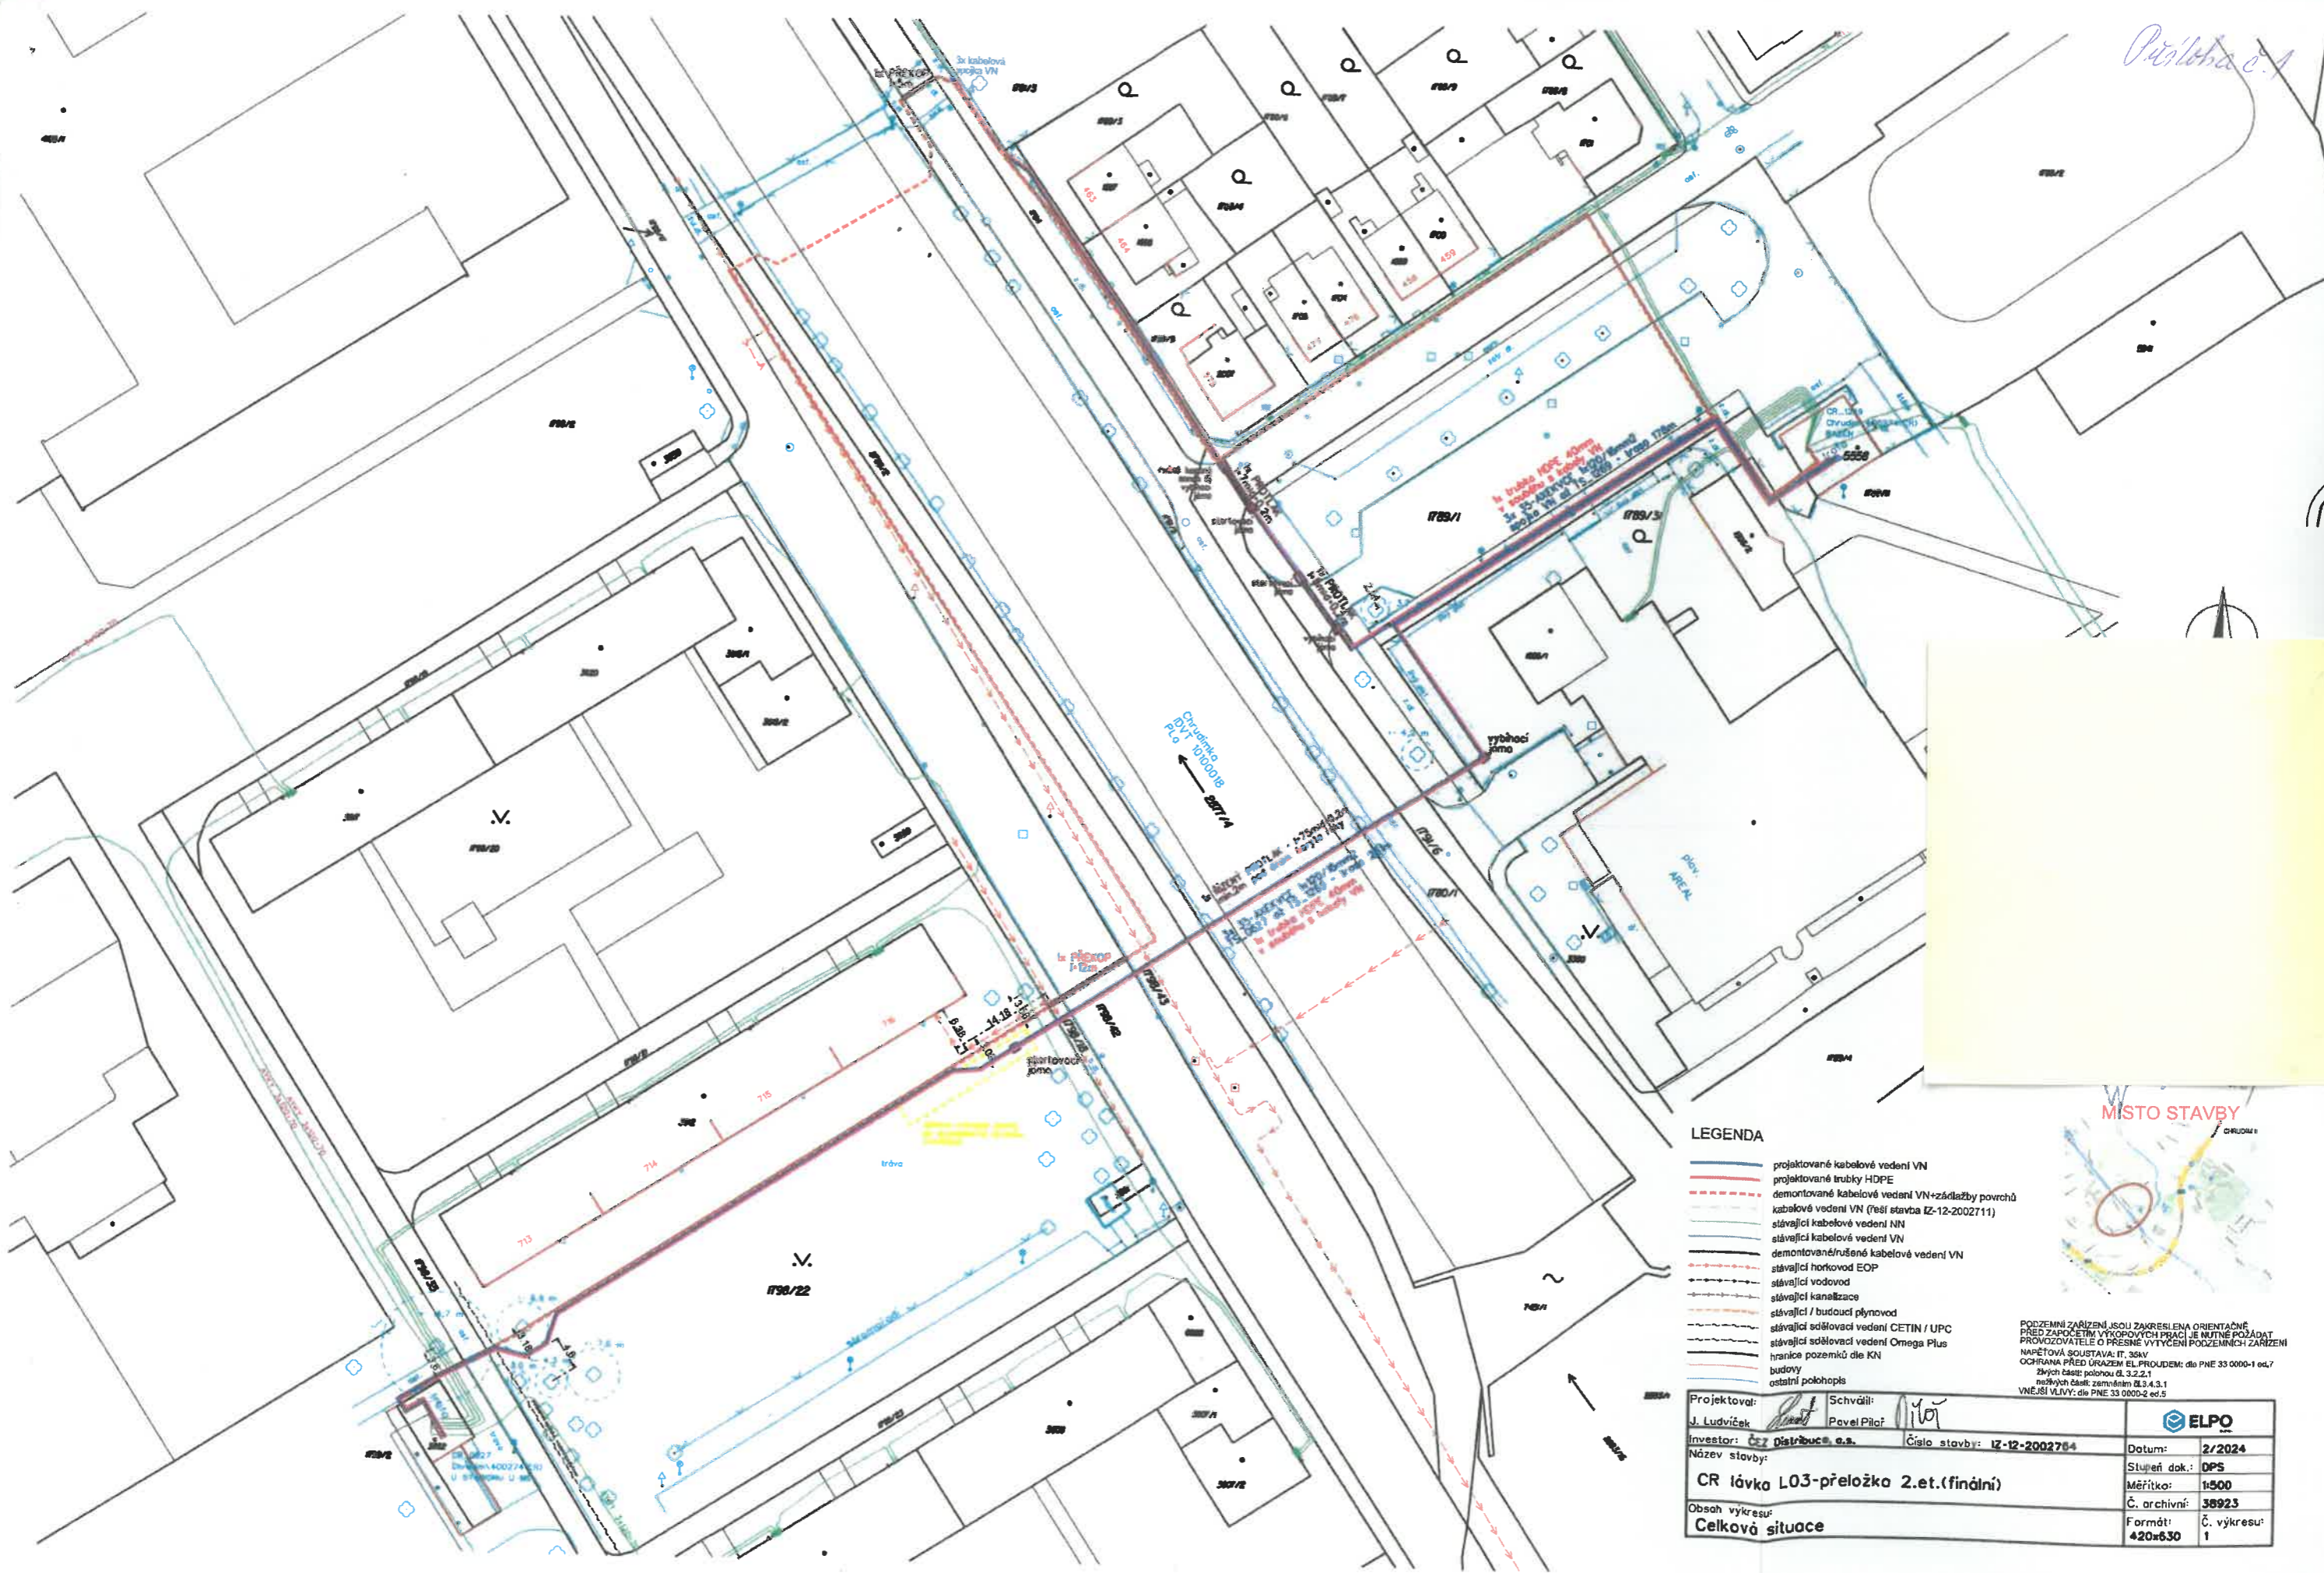

LEGENDA

- projektované kabelové vedení VN
- projektované trubky HDPE
- - - demontované kabelové vedení VN+základny povrchů
- - - kabelové vedení VN (řeší stavba IZ-12-2002711)
- stávající kabelové vedení NN
- stávající kabelové vedení NN
- - - demontované/rušené kabelové vedení VN
- - - stávající horkovod EOP
- - - stávající vodovod
- - - stávající kanalizace
- - - stávající / budoucí plynovod
- - - stávající sdělovací vedení CETIN / UPC
- - - stávající sdělovací vedení Omega Plus
- hranice pozemků dle KN
- budovy
- ostatní pohledy

PODZEMNÍ ZAŘÍZENÍ JSOU ZAKRESLENA ORIENTAČNĚ
 PŘED ZAPOČETÍM VÝKOPÝCH PRACÍ JE NUTNÉ POŽADAT
 PROVOZOVATELE O PŘESNÉ VYTÝČENÍ PODZEMNÍCH ZAŘÍZENÍ
 NAPĚTOVÁ SOUSTAVA: IT, 38kV
 OCHRANA PŘED ÚRAZEM EL PROUDEM: dle PNE 33 0000-1 ed.7
 živých částí: polohou č. 3.2.2.1
 neživých částí: zmrzním č. 3.4.3.1
 VNEŠÍ VLVY: dle PNE 33 0000-2 ed.5

Projektovatel: J. Ludvíček	Schválil: Pavel Píloř	
Investor: ČEZ Distribuce a.s.	Číslo stavby: IZ-12-2002764	
Název stavby: CR lávka L03-přeložka 2.et.(finální)	Datum: 2/2024	Stupeň dok.: DPS
Obsah výkresu: Celková situace	Č. archivu: 38923	Měřítko: 1:500
	Formát: 420x630	Č. výkresu: 1