


LEGENDA:

	PŘEKLÁDANÉ VEDENÍ
	STÁVAJÍCÍ VEDENÍ
	SÍLOVÉ KABELY NN
	SÍLOVÉ KABELY VN
	PLYNOVOD STL
	KANALIZACE
	VODOVOD

K.V.Z. spol. s r.o. Mokrá 386, 760 01 Zlín, IČO 00546178		
PROJEKTANT: Jiří Králíček jiri.kralicek@email.cz tel. 571 117 722	ČÍSLO ZAKÁZKY: KVZ-1444/16	
STAVBA: VPIC Hošťalková, Silnice II-437, průj.úsek	DATUM: 05/2018	
SITUACE PROJEKTOVANÉ TRASY KABELŮ	MĚŘÍTKO: 1:500	
OBJEDNATEL: České telekomunikační infrastruktura a.s.	02	

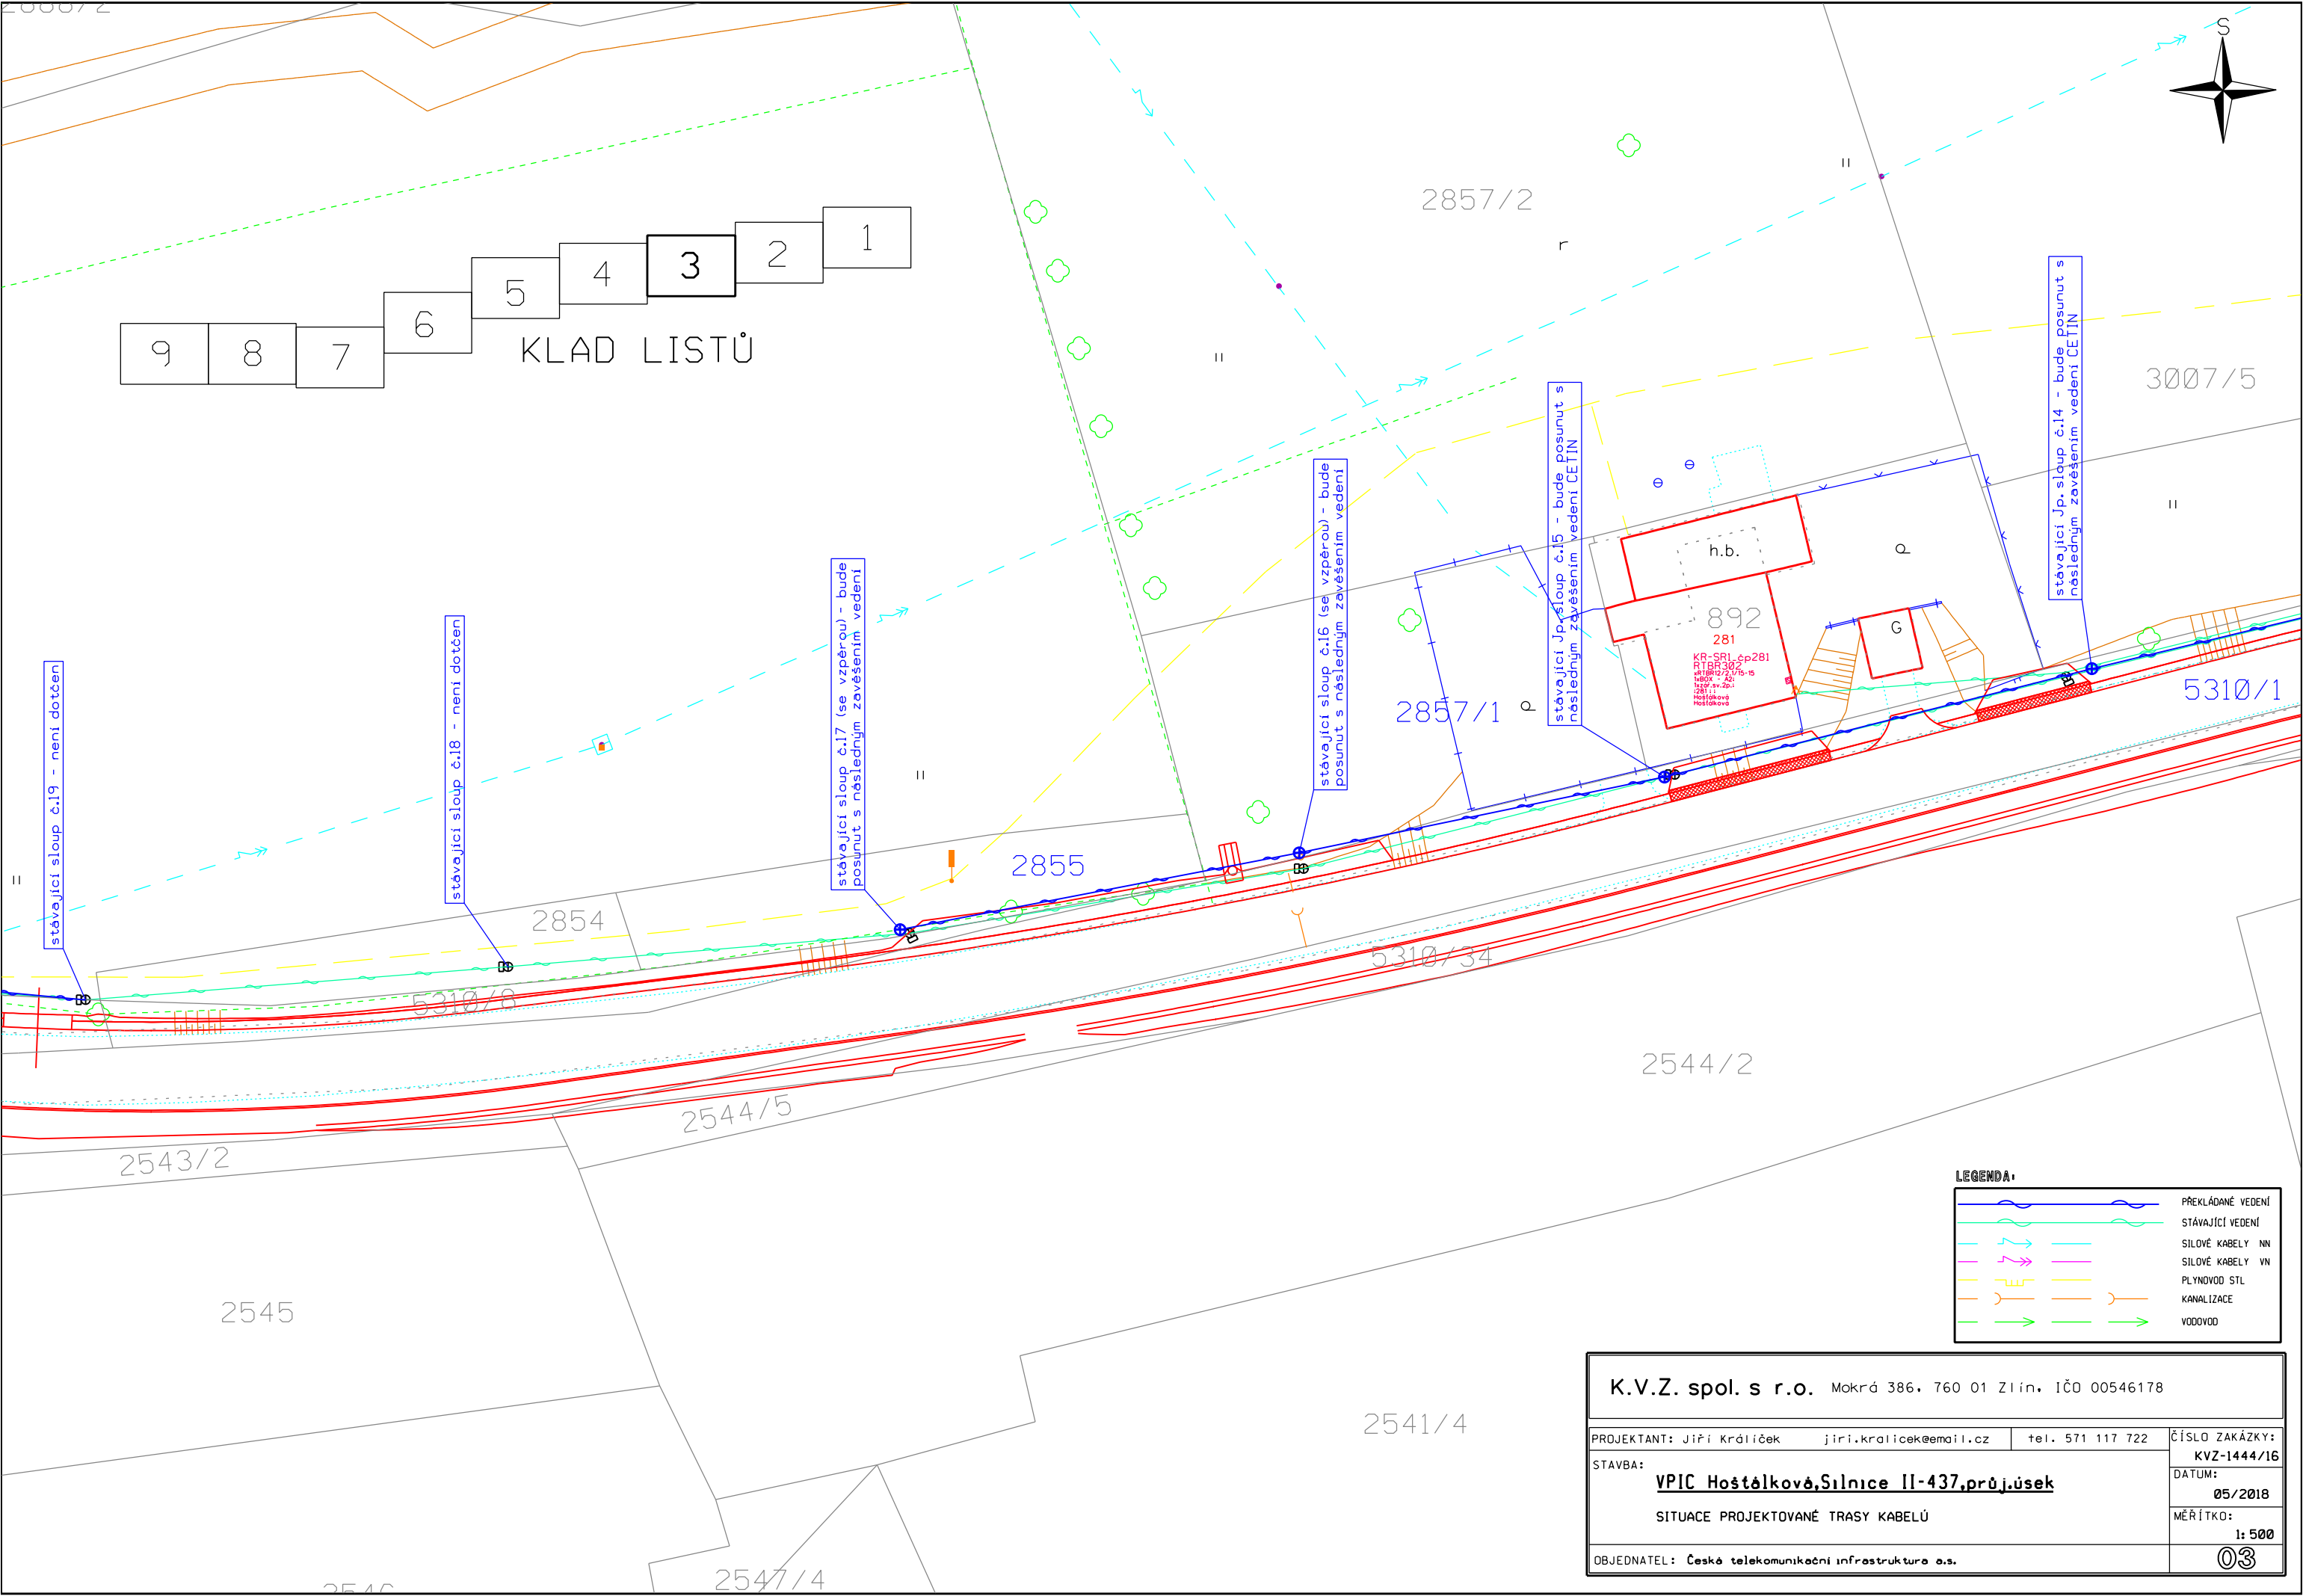

9 8 7 6 5 4 3 2 1
 KLAD LISTŮ

stávající sloup č.19 - není dotčen

stávající sloup č.18 - není dotčen

stávající sloup č.17 (se vzpěrou) - bude posunut s následným zavěšením vedení

stávající sloup č.16 (se vzpěrou) - bude posunut s následným zavěšením vedení


stávající Jp. sloup č.15 - bude posunut s následným zavěšením vedení ČETIN

stávající Jp. sloup č.14 - bude posunut s následným zavěšením vedení ČETIN

LEGENDA:

	PŘEKLÁDANÉ VEDENÍ
	STÁVAJÍCÍ VEDENÍ
	SILOVÉ KABELY NN
	SILOVÉ KABELY VN
	PLYNOVOD STL
	KANALIZACE
	VODOVOD

K.V.Z. spol. s r.o. Mokrá 386, 760 01 Zlín, IČO 00546178			
PROJEKTANT: Jiří Králíček	jiri.kralicek@email.cz	tel. 571 117 722	ČÍSLO ZAKÁZKY: KVZ-1444/16
STAVBA: VPIC Hošťálková, Silnice II-437, průj.úsek			DATUM: 05/2018
SITUACE PROJEKTOVANÉ TRASY KABELŮ			MĚŘÍTKO: 1:500
OBJEDNATEL: Česká telekomunikační infrastruktura a.s.			03

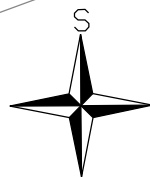

2849

2850

2851

623
1622

2853/1

2853/3

2853/2

2853/6

2860/3

h.b.
1208
223
KR-URL/4-00223
RTB629
Křivčická 14-15
Hostálková
223 1
Hostálková
Hostálková

2853/4

5310/5

2853/8

2853/5

h.b.
893
359

5310/10

5310/11

5310/7
Vlachova Lhota--->

UR-1/4
RTB627
RTB627/LS1-60
WZU-202-90-C Dst
1:1 UR 1/4 a č.p.359
Hostálková
Hostálková

2544/3

5310/12

5310/9

KR
3199

2543/3

2544/1


2557

2559/3


2558

LEGENDA:

	PŘEKLÁDANÉ VEDENÍ
	STÁVAJÍCÍ VEDENÍ
	SILOVÉ KABELY NN
	SILOVÉ KABELY VN
	PLYNOVOD STL
	KANALIZACE
	VODOVOD

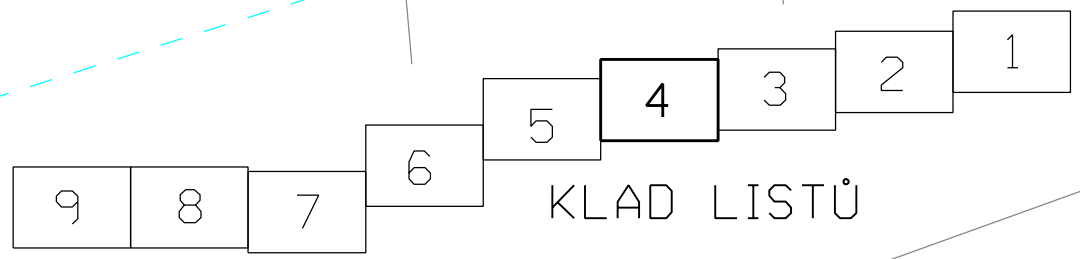

K.V.Z. spol. s r.o. Mokrá 386, 760 01 Zlín, IČO 00546178		
PROJEKTANT: Jiří Králíček jiri.kralicek@email.cz tel. 571 117 722	ČÍSLO ZAKÁZKY: KVZ-1444/16	
STAVBA: VPIC Hostálková, Silnice II-437, průj.úsek	DATUM: 05/2018	
SITUACE PROJEKTOVANÉ TRASY KABELŮ	MĚŘÍTKO: 1:500	
OBJEDNATEL: Česká telekomunikační infrastruktura a.s.		

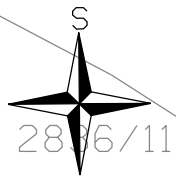

2836/11

1603

2852

2836/10


2836/3

16

2836/7

cesta

2836/9

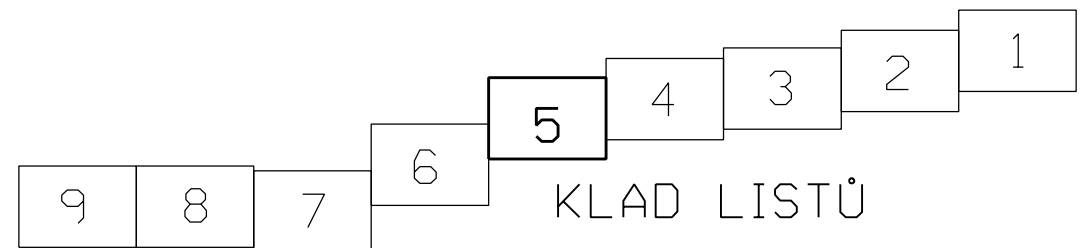

2562/3

2562/2

2562/1

stávající sloup č.31 (se vzpěrou) - bude posunut s následným zavěšením vedení

stávající sloup č.30 - není dotčen

stávající Jp. sloup č.29 - bude posunut s následným zavěšením vedení CETIN

stávající Jp. sloup č.28 - bude posunut s následným zavěšením vedení CETIN



stávající sloup č.27 - není dotčen

stávající Jp. sloup č.26 - bude posunut s následným zavěšením vedení CETIN

LEGENDA:

	PŘEKLÁDANÉ VEDENÍ
	STÁVAJÍCÍ VEDENÍ
	SILOVÉ KABELY NN
	SILOVÉ KABELY VN
	PLYNOVOD STL
	KANALIZACE
	VODOVOD

K.V.Z. spol. s r.o. Mokrá 386, 760 01 Zlín, IČO 00546178			
PROJEKTANT: Jiří Králíček	jiri.kralicek@email.cz	tel. 571 117 722	ČÍSLO ZAKÁZKY: KVZ-1444/16
STAVBA: VPIC Hošťálková, Silnice II-437, průj.úsek			DATUM: 05/2018
SITUACE PROJEKTOVANÉ TRASY KABELŮ			MĚŘÍTKO: 1:500
OBJEDNATEL: České telekomunikační infrastruktura a.s.			05

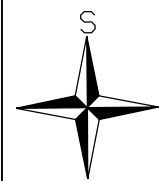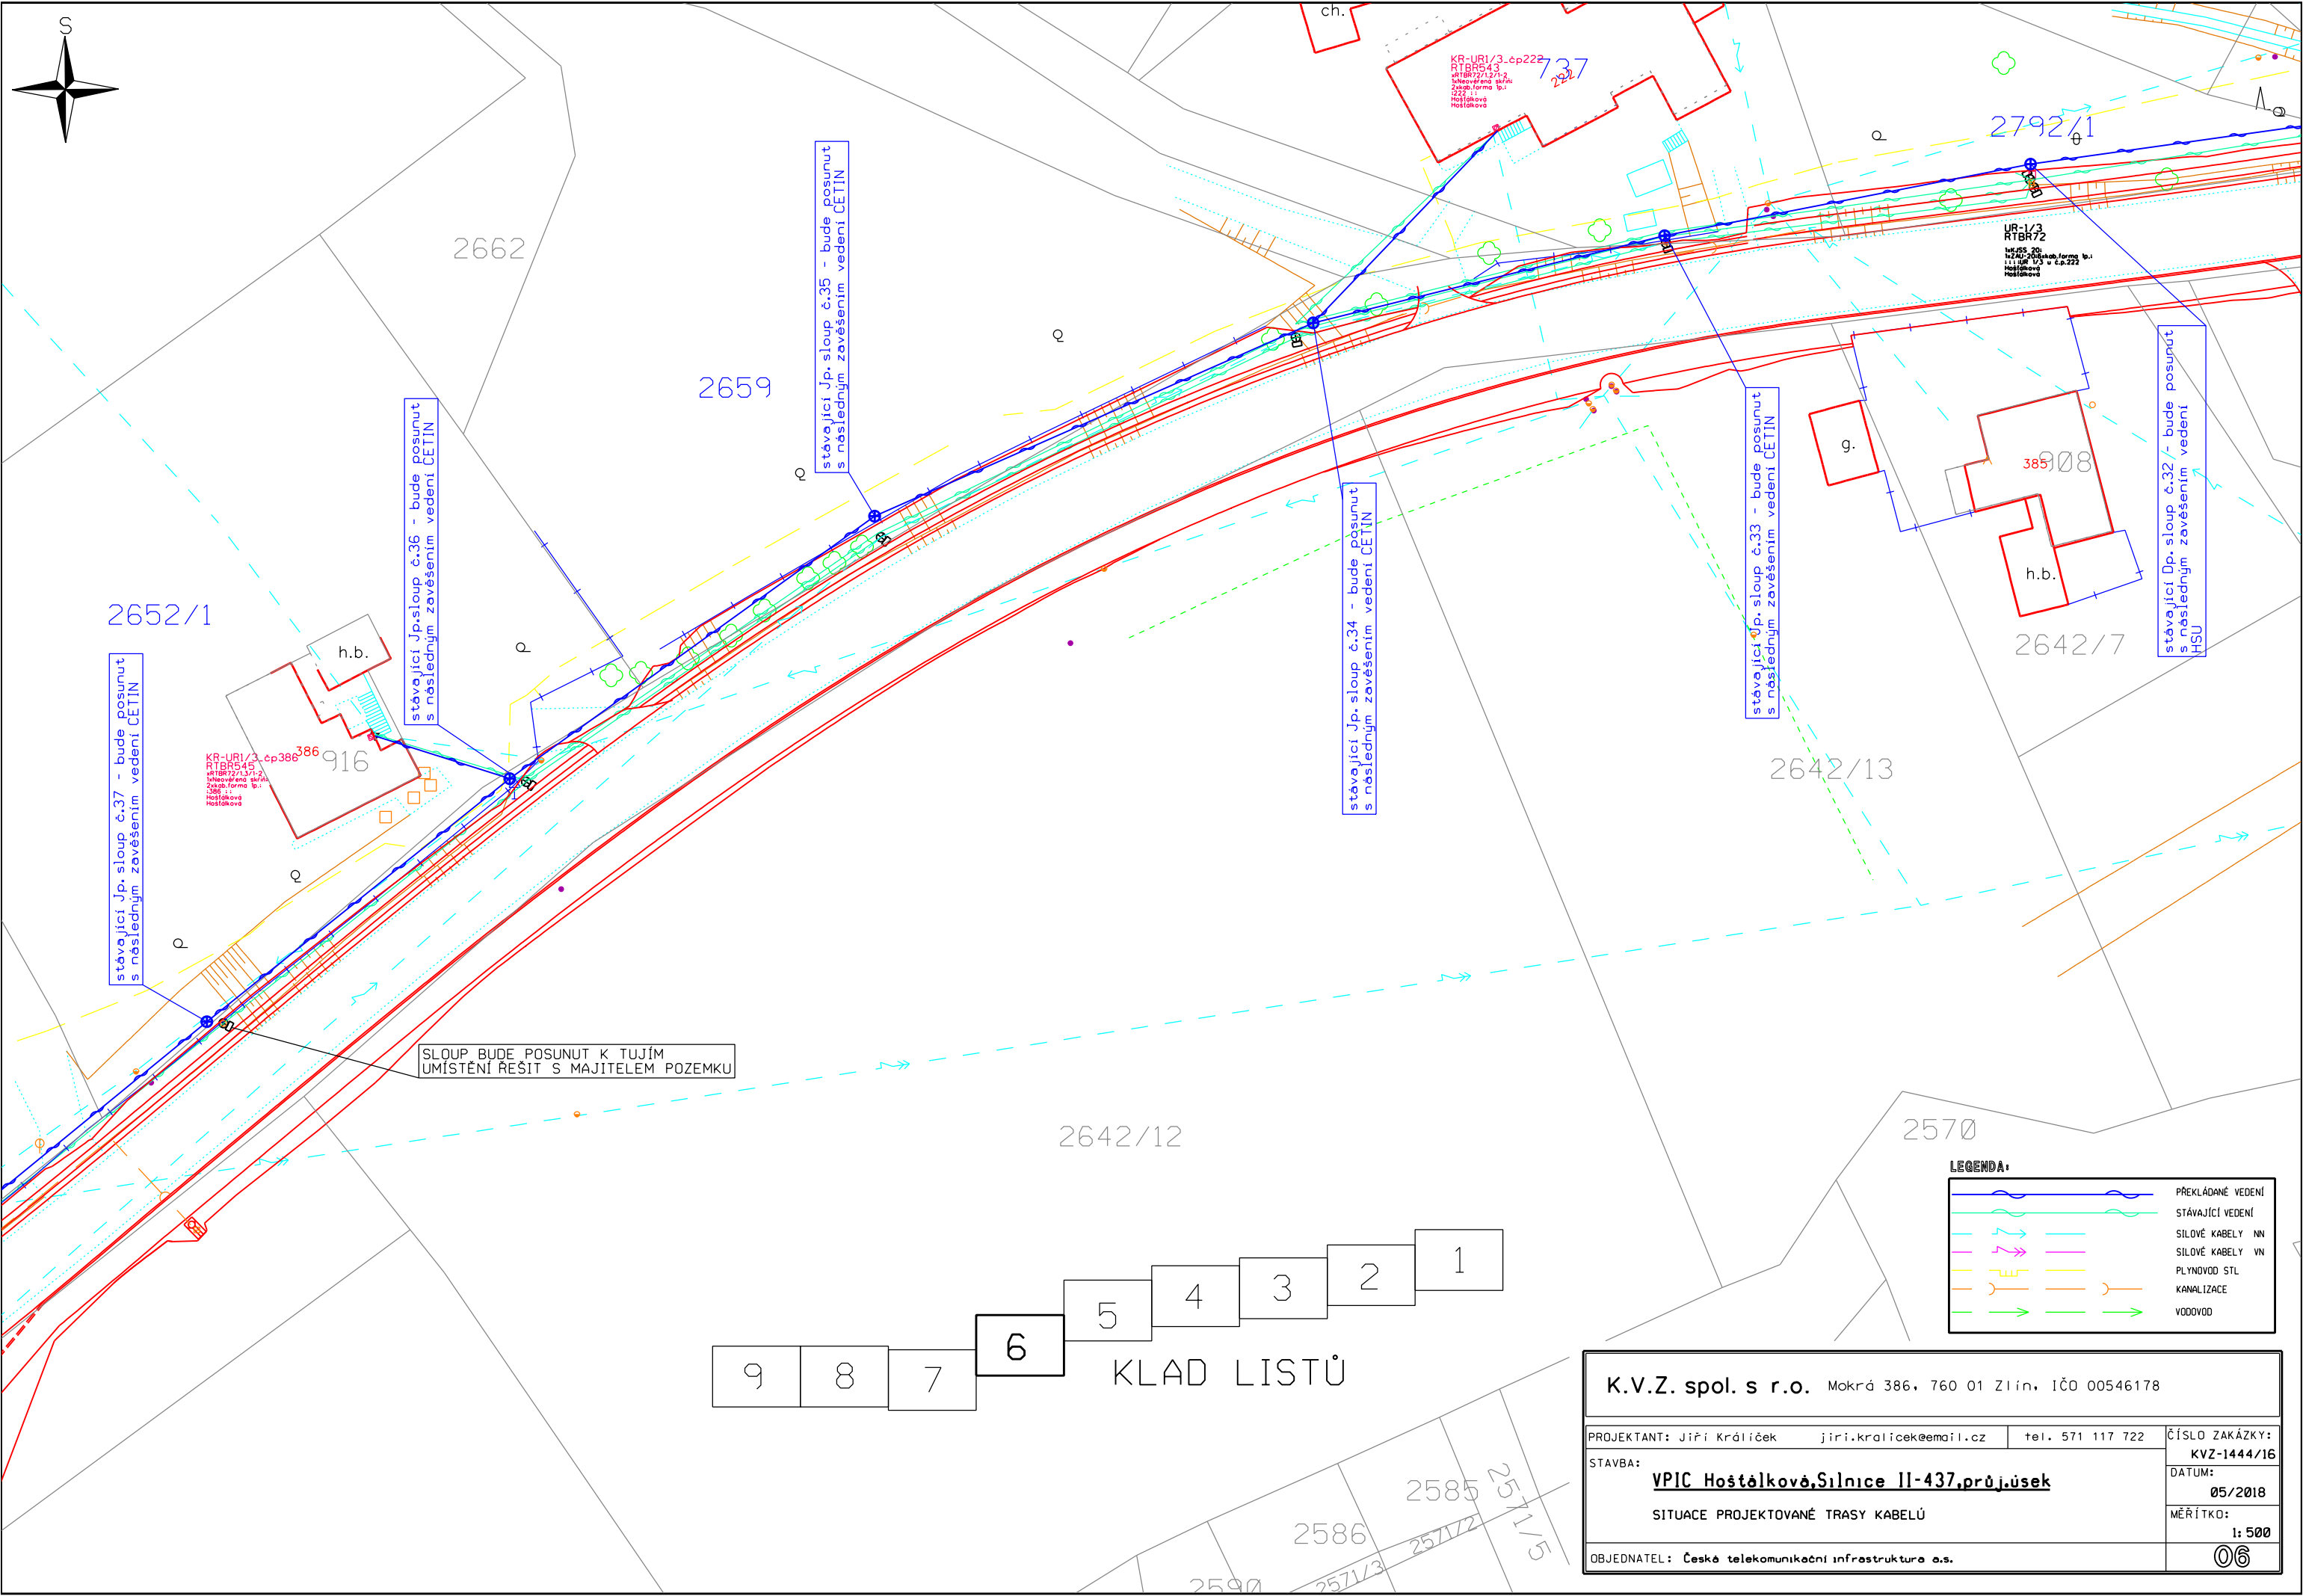

stávající Jp. sloup č.37 - bude posunut s následným zavěšením vedení CETIN

stávající Jp. sloup č.36 - bude posunut s následným zavěšením vedení CETIN

stávající Jp. sloup č.35 - bude posunut s následným zavěšením vedení CETIN

stávající Jp. sloup č.34 - bude posunut s následným zavěšením vedení CETIN

stávající Jp. sloup č.33 - bude posunut s následným zavěšením vedení CETIN

stávající Dp. sloup č.32 - bude posunut s následným zavěšením vedení HSU


SLOUP BUDE POSUNUT K TUJÍM UMÍSTĚNÍ ŘEŠIT S MAJITELEM POZEMKU

9 8 7 6 5 4 3 2 1
KLAD LISTŮ

LEGENDA:


	PŘEKLÁDANÉ VEDENÍ
	STÁVAJÍCÍ VEDENÍ
	SILOVÉ KABELY NN
	SILOVÉ KABELY VN
	PLYNOVOD STL
	KANALIZACE
	VODOVOD

K.V.Z. spol. s r.o. Mokrá 386, 760 01 Zlín, IČO 00546178			
PROJEKTANT: Jiří Králíček	jiri.kralicek@email.cz	tel. 571 117 722	ČÍSLO ZAKÁZKY: KVZ-1444/16
STAVBA: VPIC Hošťálková, Silnice II-437, průj.úsek			DATUM: 05/2018
SITUACE PROJEKTOVANÉ TRASY KABELŮ			MĚŘÍTKO: 1:500
OBJEDNATEL: České telekomunikační infrastruktura a.s.			

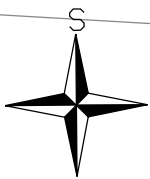

9 8 7 6 5 4 3 2 1
 1678
 2652/2
 2650
 K L A D L I S T Ů

16

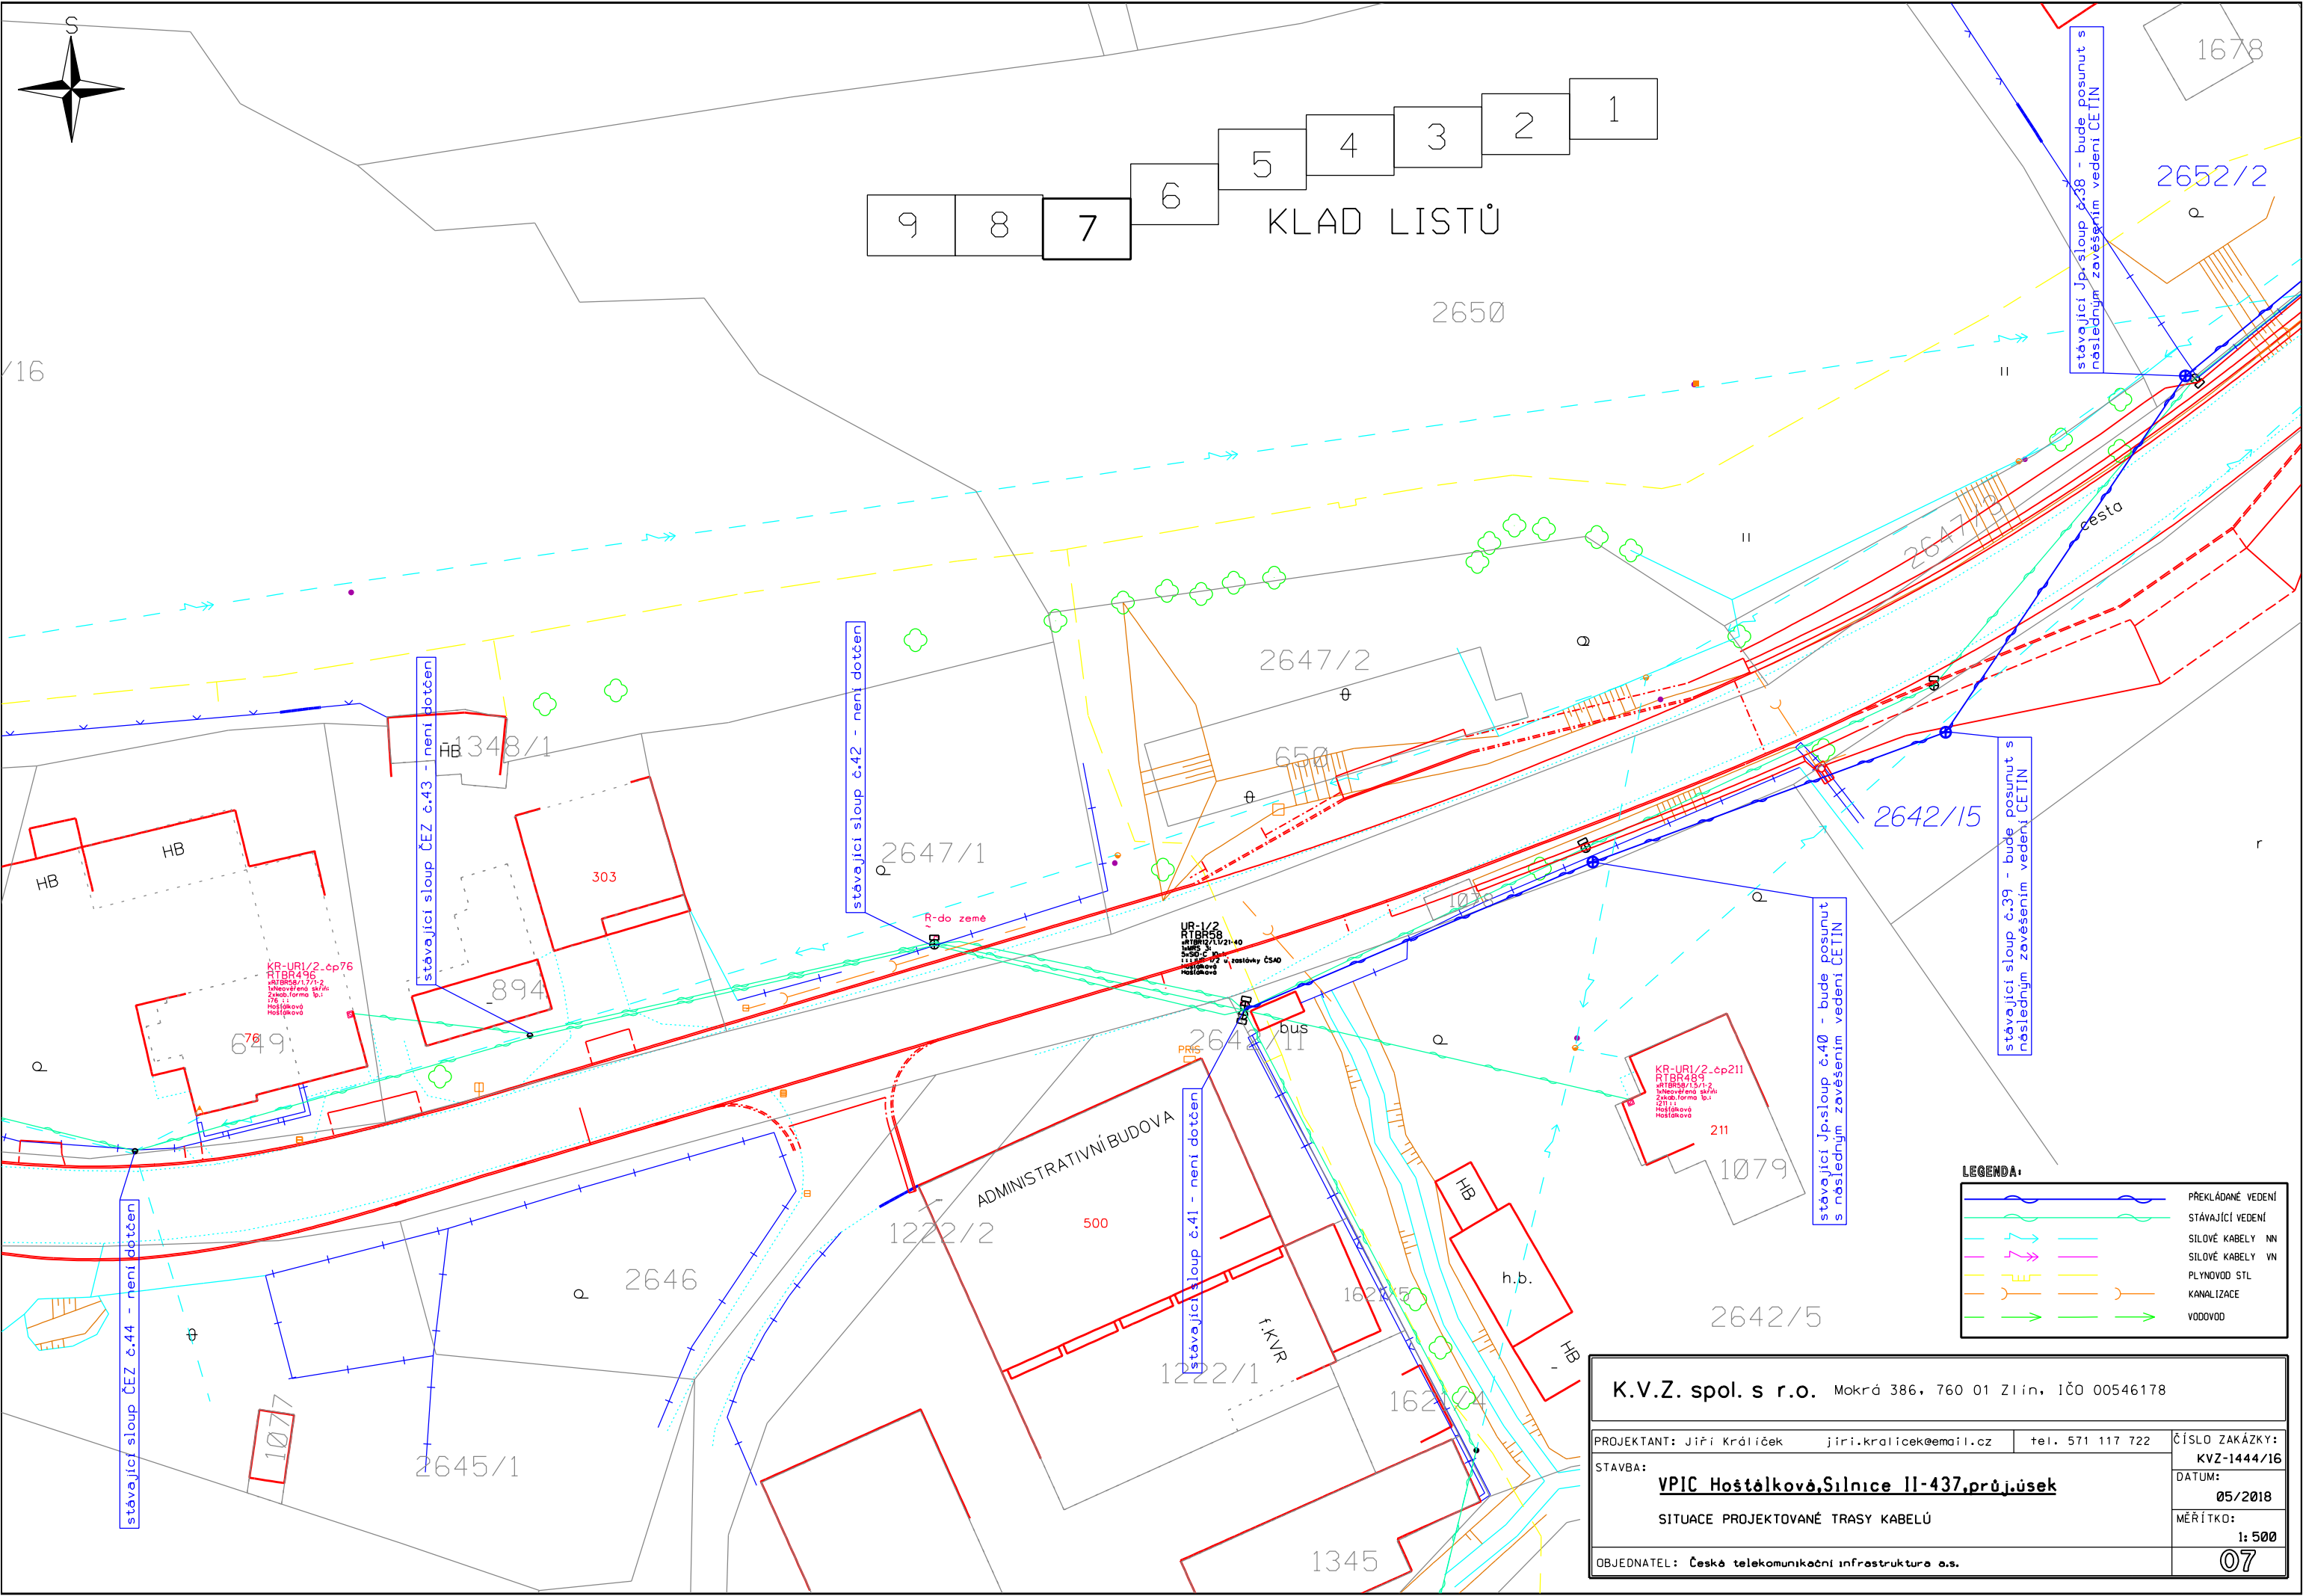



LEGENDA:

	PŘEKLÁDANÉ VEDENÍ
	STÁVAJÍCÍ VEDENÍ
	SILOVÉ KABELY NN
	SILOVÉ KABELY VN
	PLYNOVOD STL
	KANALIZACE
	VODOVOD

K.V.Z. spol. s r.o. Mokrá 386, 760 01 Zlín, IČO 00546178

PROJEKTANT: Jiří Králíček jiri.kralicek@email.cz tel. 571 117 722	ČÍSLO ZAKÁZKY: KVZ-1444/16
STAVBA: VPIC Hošťalkov, Silnice II-437, průj.úsek SITUACE PROJEKTOVANÉ TRASY KABELŮ	DATUM: 05/2018
OBJEDNATEL: Česká telekomunikační infrastruktura a.s.	MĚŘÍTKO: 1:500

07

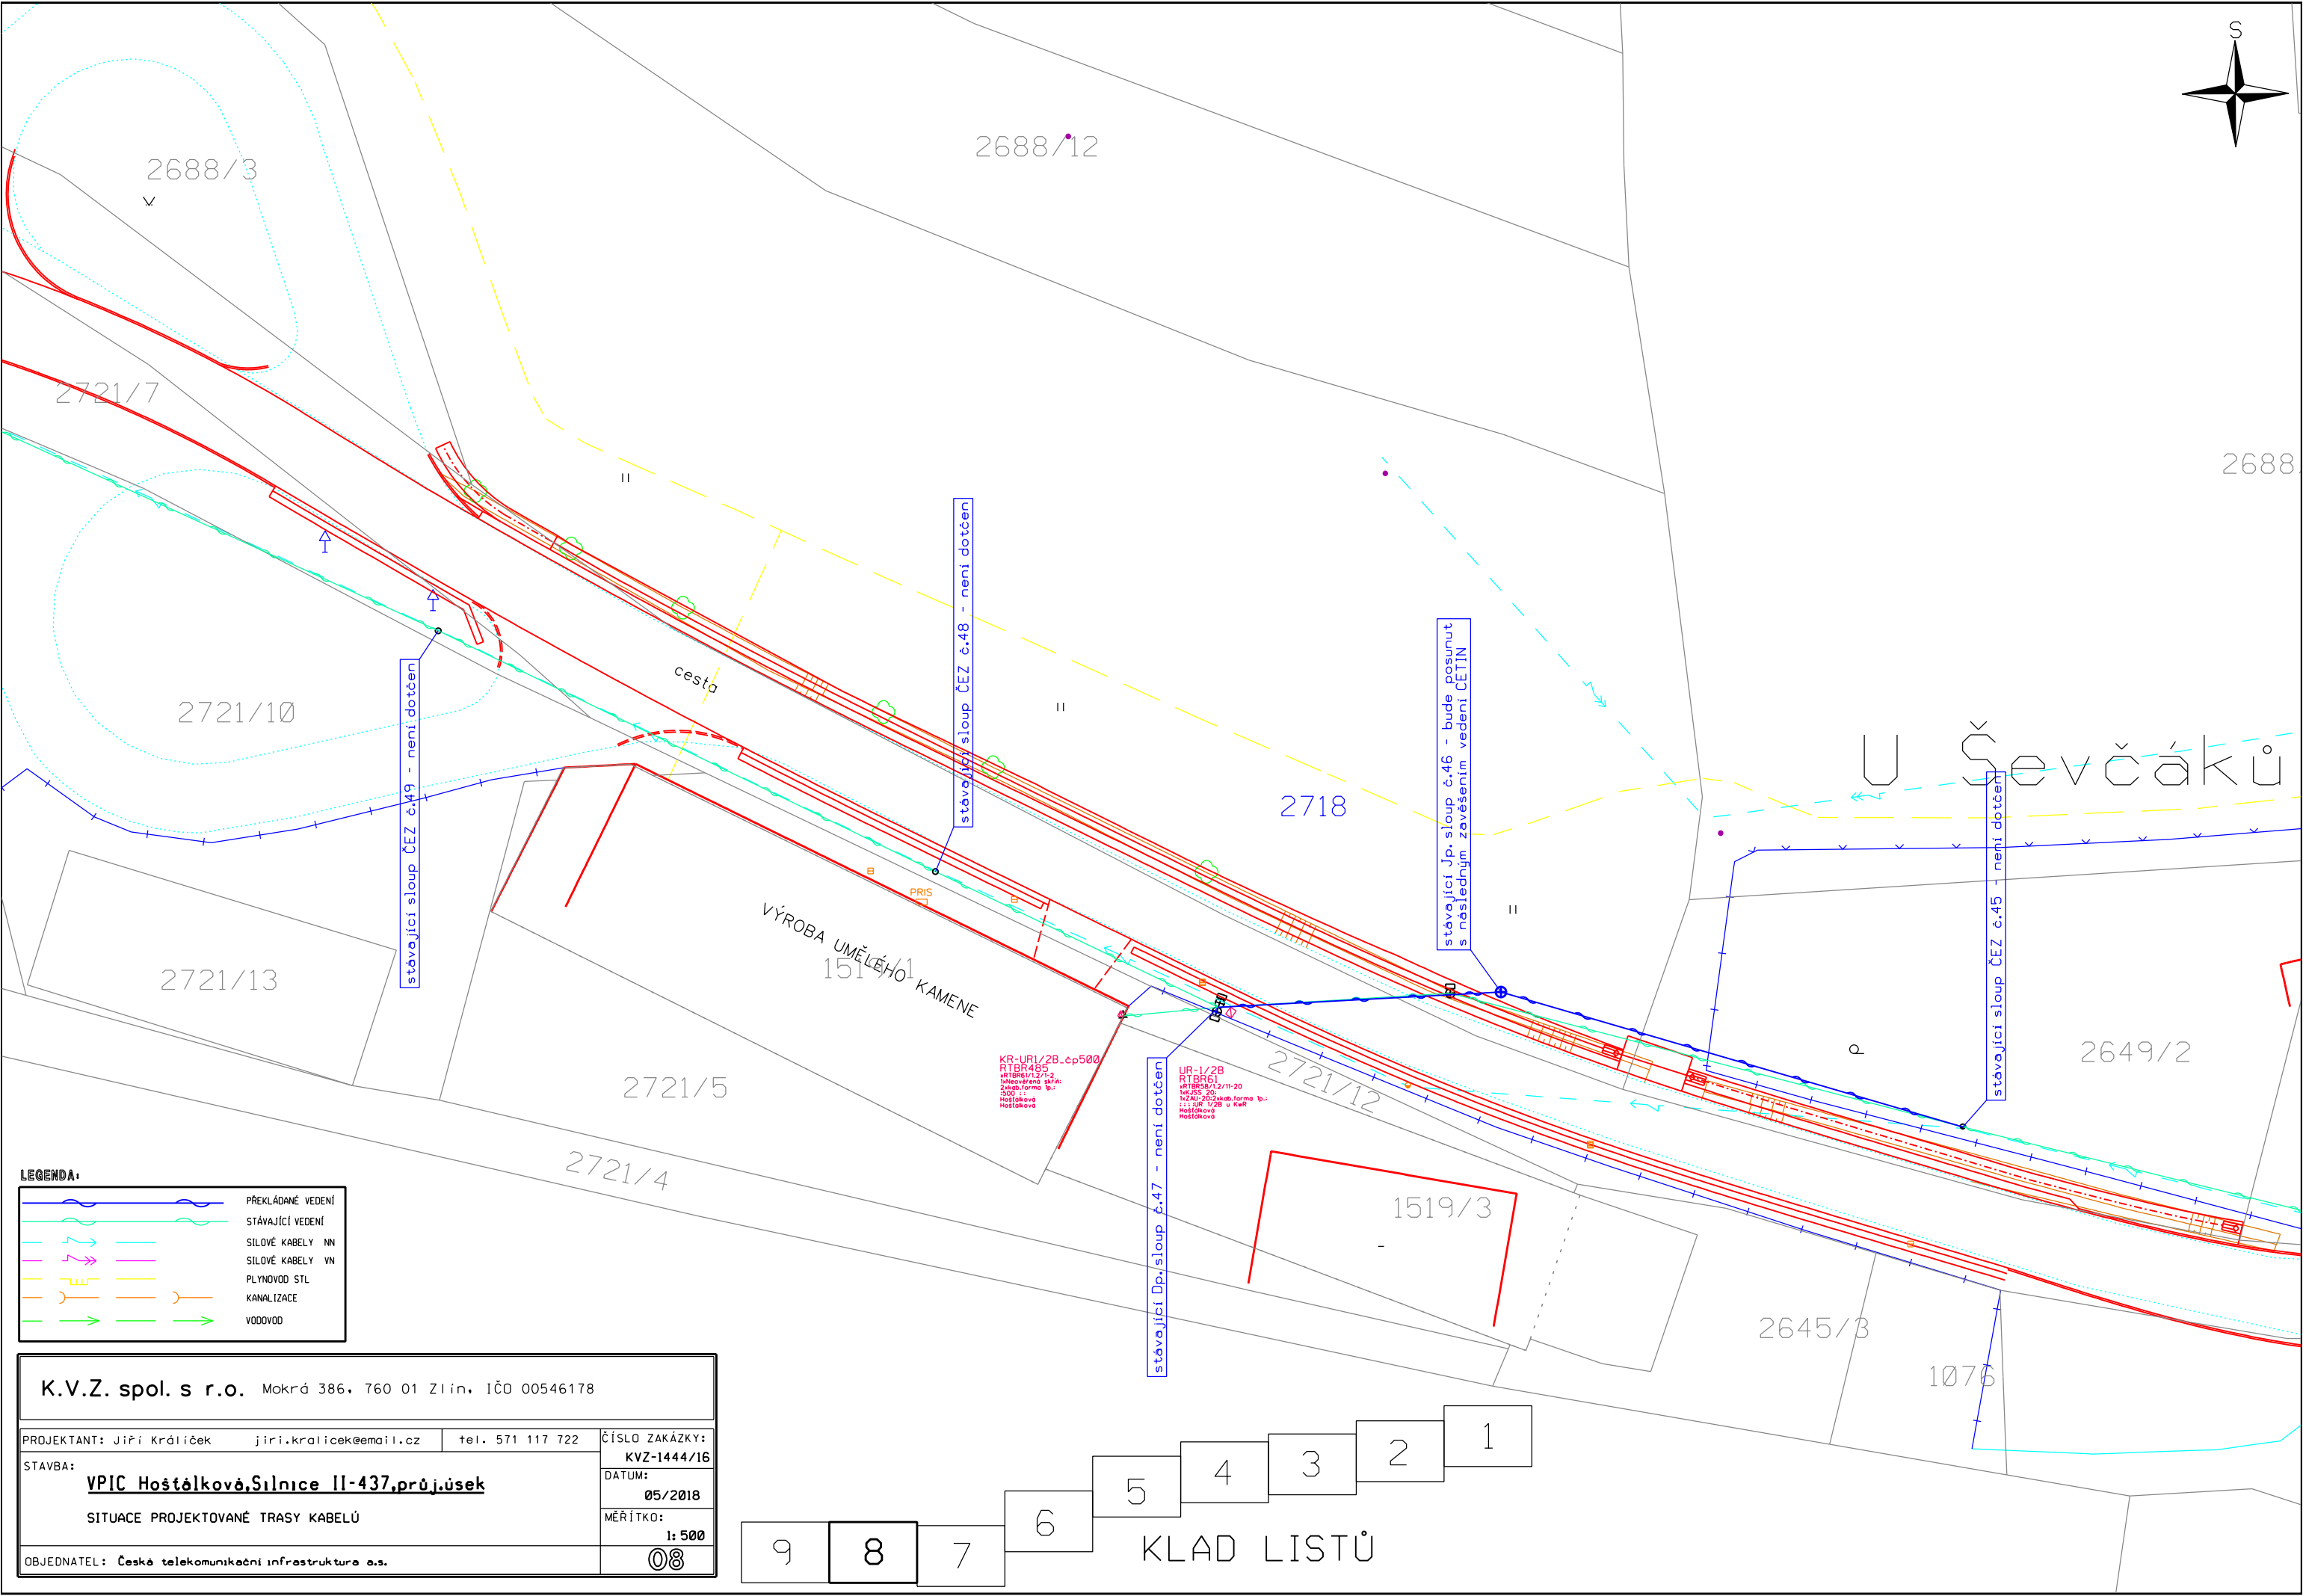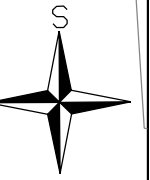

2688/3

2688/12

2721/7

2688

2721/10

cesta

stávající sloup ČEZ č.48 - není dotčen

2718

stávající Jp. sloup č.46 - bude posunut s následným zavěšením vedení CETIN

U Ševčáků

2721/13

stávající sloup ČEZ č.49 - není dotčen

VÝROBA UMĚLÉHO KAMENE
1519/1

2649/2

2721/5

KR-UR1/2B_cp500
RTBR495
s výškou 1,7-2
lanoobrazná skříň
číslo formy 10
300 s
Hostálková
Hostálková

stávající Dp. sloup č.47 - není dotčen

UR-1/2B
RTBR61
s výškou 1,2/1,1-2
číslo formy 10
300 s
Hostálková
Hostálková

1519/3

2721/4


2645/3



1076

LEGENDA:

	PŘEKLÁDANÉ VEDENÍ
	STÁVAJÍCÍ VEDENÍ
	SILOVÉ KABELY NN
	SILOVÉ KABELY VN
	PLYNOVOD STL
	KANALIZACE
	VODOVOD

K.V.Z. spol. s r.o. Mokrá 386, 760 01 Zlín, IČO 00546178			
PROJEKTANT: Jiří Králíček	jiri.kralicek@email.cz	tel. 571 117 722	ČÍSLO ZAKÁZKY: KVZ-1444/16
STAVBA: VPIC Hošťálková, Silnice II-437, průj.úsek			DATUM: 05/2018
SITUACE PROJEKTOVANÉ TRASY KABELŮ			MĚRÍTKO: 1:500
OBJEDNATEL: Česká telekomunikační infrastruktura a.s.			08

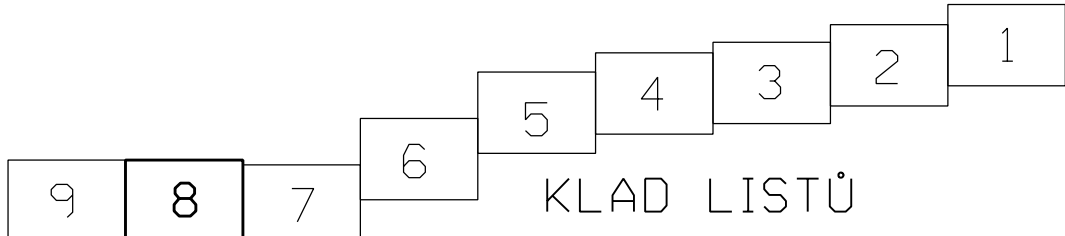

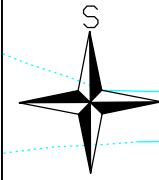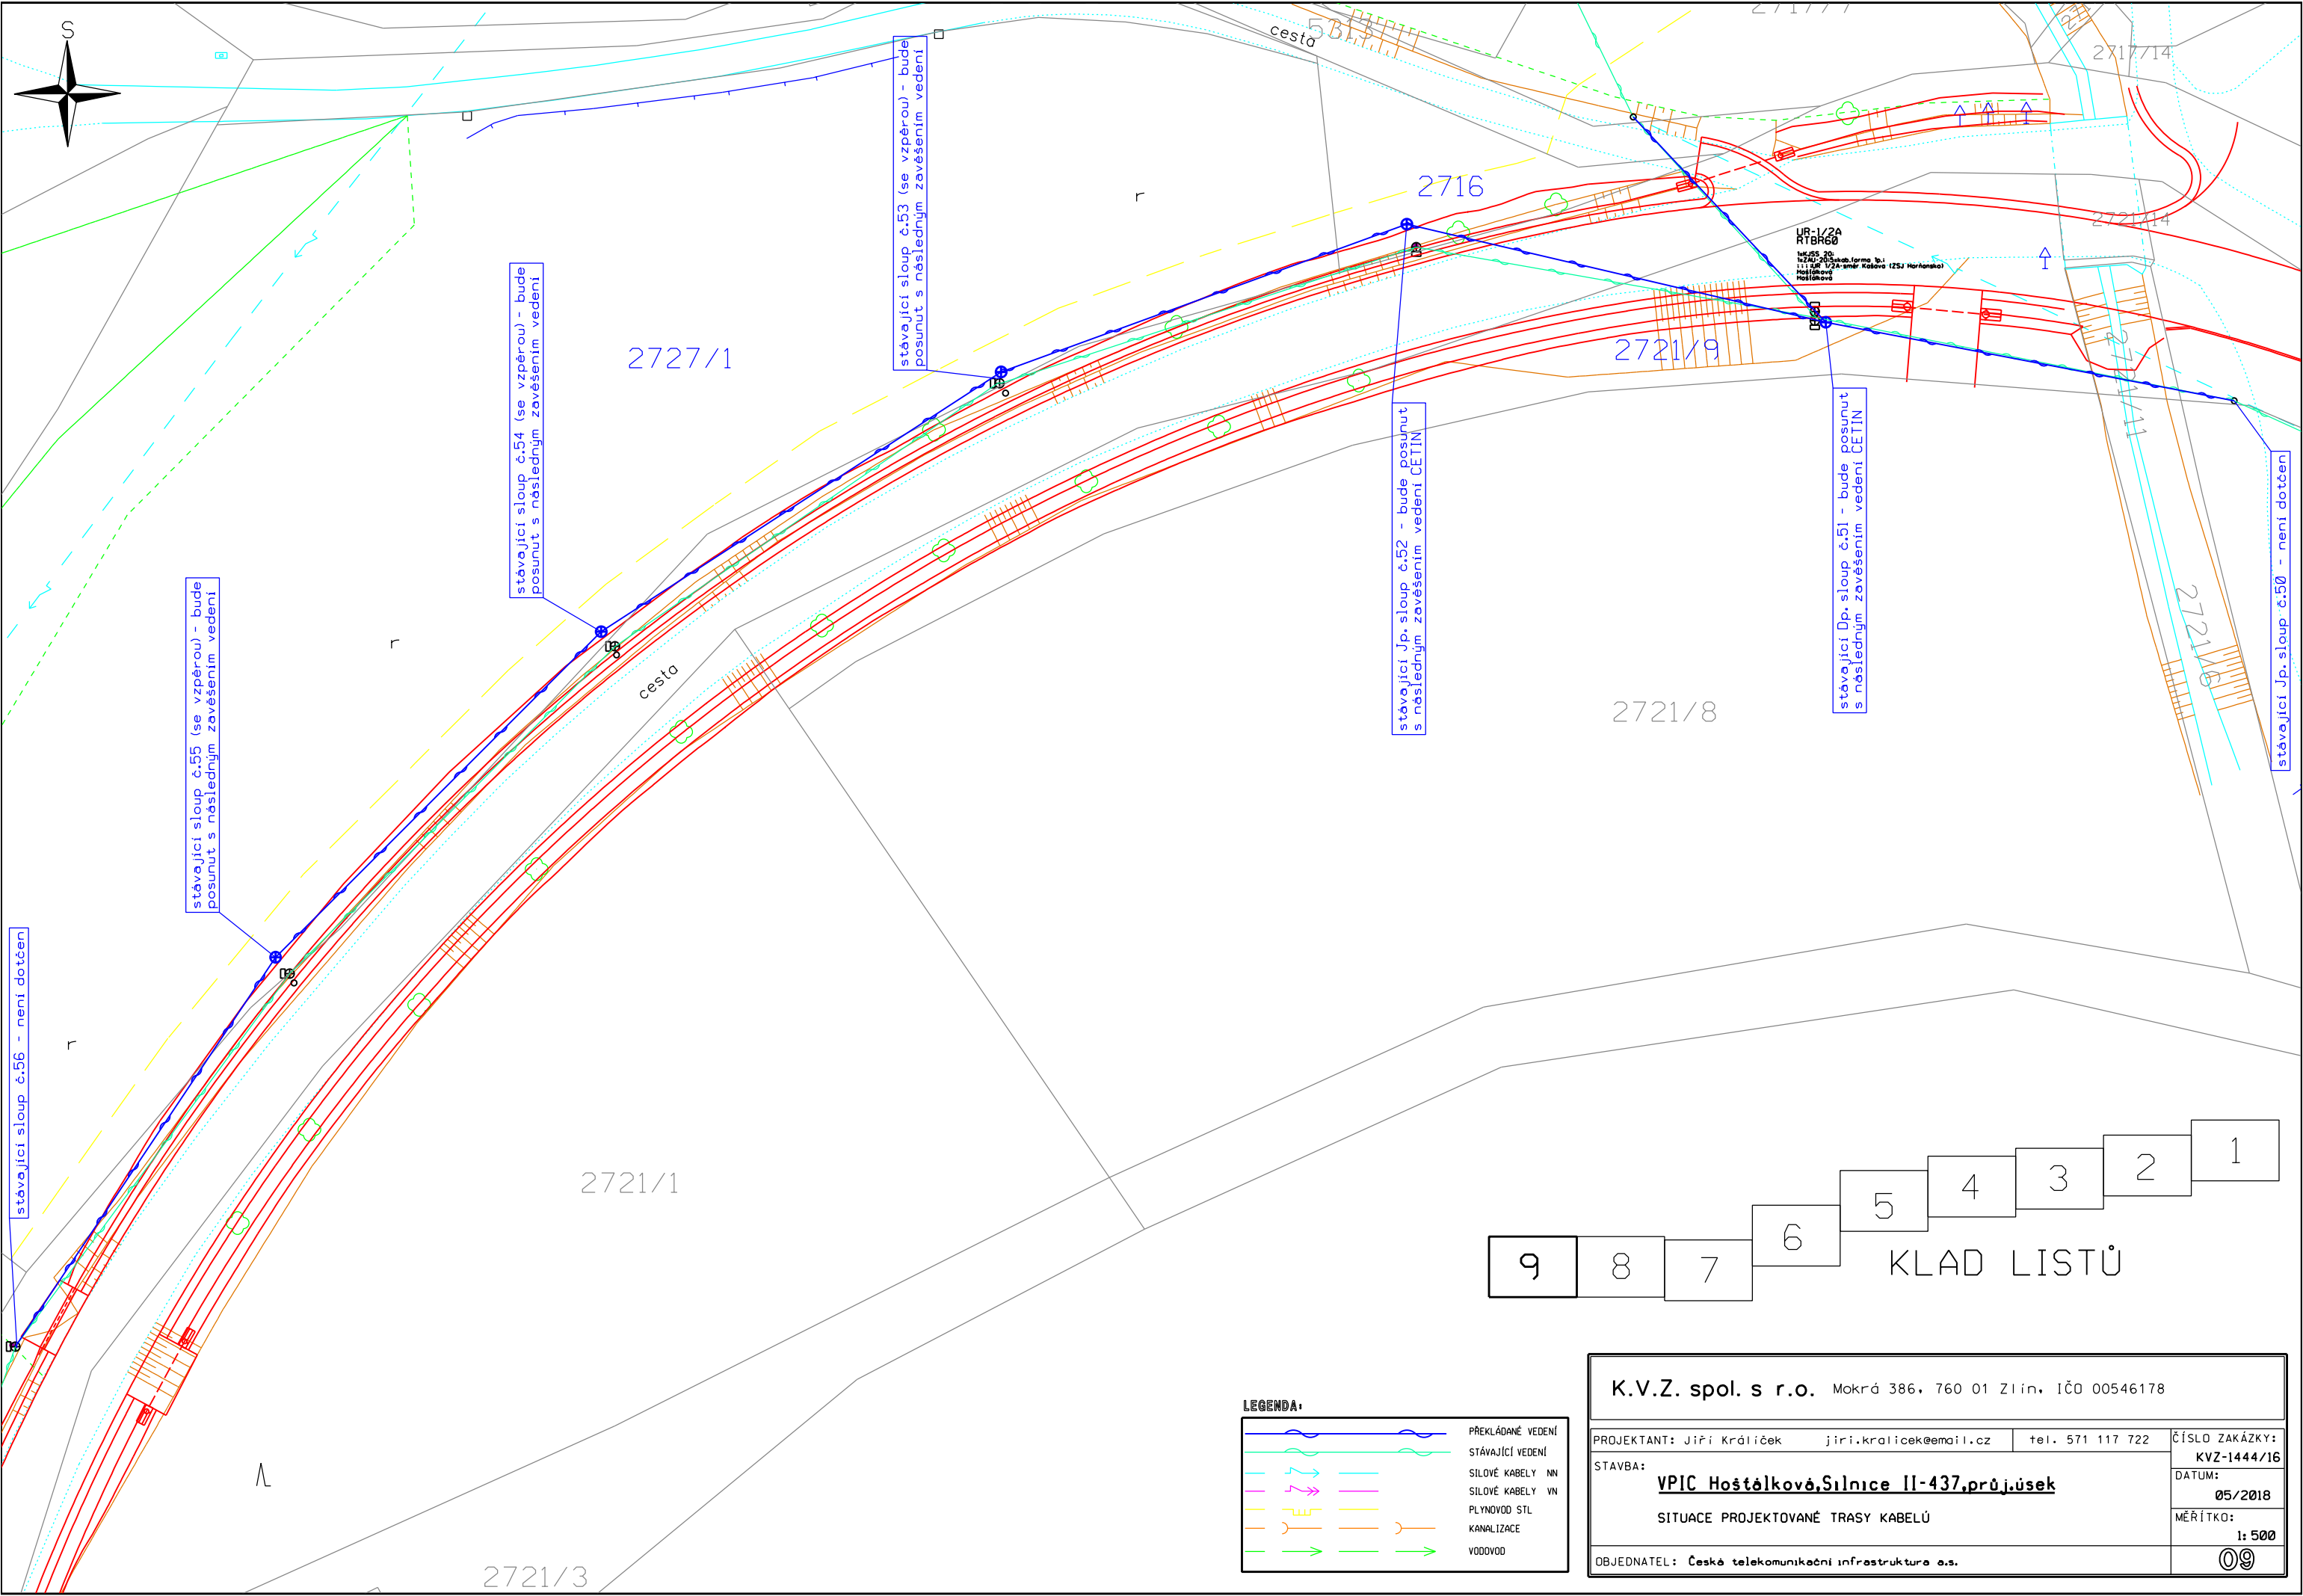

stávající sloup č.56 - není dotčen

stávající sloup č.55 (se vzpěrou) - bude posunut s následným zavěšením vedení

stávající sloup č.54 (se vzpěrou) - bude posunut s následným zavěšením vedení

stávající sloup č.53 (se vzpěrou) - bude posunut s následným zavěšením vedení

stávající Jp. sloup č.52 - bude posunut s následným zavěšením vedení CETIN

stávající Dp. sloup č.51 - bude posunut s následným zavěšením vedení CETIN

stávající Jp. sloup č.50 - není dotčen

2721/1


2721/8

2721/9

2716

2727/1

2721/3

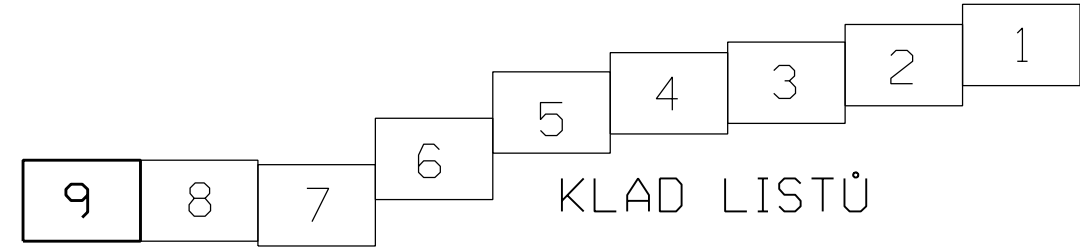

LEGENDA:

	PŘEKLÁDANÉ VEDENÍ
	STÁVAJÍCÍ VEDENÍ
	SILOVÉ KABELY NN
	SILOVÉ KABELY VN
	PLYNOVOD STL
	KANALIZACE
	VOODOVOD

K.V.Z. spol. s r.o. Mokrá 386, 760 01 Zlín, IČO 00546178		
PROJEKTANT: Jiří Králíček jiri.kralicek@email.cz tel. 571 117 722	ČÍSLO ZAKÁZKY: KVZ-1444/16	
STAVBA: VPIC Hošťalkov, Silnice II-437, průj.úsek	DATUM: 05/2018	
SITUACE PROJEKTOVANÉ TRASY KABELŮ	MĚRÍTKO: 1:500	
OBJEDNATEL: Česká telekomunikační infrastruktura a.s.		