


Tabulka místností :

č.m.	účel místnosti	plocha
001	ARCHIV PS	162,18
002	STROJOVNA VZT, KLÍČOVNA	13,02
003	KUCHYNKA	13,02
004	KANCELÁŘ	16,53
005	ZASEDACÍ MÍSTNOST	88,04
006	CHODBA	55,00
007	VÝTAH	6,27
009	WC MUŽI	5,64
010	ÚKLIDOVÁ KOMORA, VÝLEVKVA	1,47
011	WC MUŽI	9,59
012	PŘEDSÍNKA WC MUŽI	4,70
013	WC ŽENY	6,69
014	PŘEDSÍNKA WC ŽENY	7,22
015	HYGIENICKÁ KABINA, SPRCHA	2,47
016	SCHODIŠTĚ	18,14
031	ROZVODNA ELEKTRO	17,90
032	SKLAD MoR	15,66
033	ARCHIV EXTERNÍ FIRMA	9,77
034	SKLAD CHEM., LÁTEK LABORÁTOR	9,92
035	PŘEDSÍNKA	8,19
036	PŘEDSÍŇ	8,10
037	STROJ. NOUZ. ZÁSOB. AB VODOU	15,37
038	SCHODIŠTĚ	14,63
039	STROJ. VYTÁPENÍ, VÝROBA TUV	63,43
040	CHODBA	7,40
042	ŠATNA KUCHARI	8,37
043	UMÝVÁRNA KUCHARI	7,02
044	SPRCHA	1,96
045	WC	1,12
046	ÚKLIDOVÁ KOMORA	1,12
047	PŘEDSÍŇ	4,46
048	PLOŠINOVÝ VÝTAH	1,10
049	CHODBA	26,75
050	SKLAD	3,48
051	SKLAD	3,48
052	SKLAD	3,48
053	SKLAD	12,04
054	SKLAD	6,86
055	SKLAD	12,83
056	ŠRABKA BRAMBOR	3,30
057	OCELOVÉ SCHODIŠTĚ	2,40
058	STROJOVNA VZDUCHOTECHNIKY	87,46
059	SKLAD SM	18,72
060	SCHODIŠTĚ PRO SUTERÉNNÍ MÍSTNOSTI	14,63
061	ARCHIV 2	17,84
062	CHODBA	71,00
063	STROJOVNA ÚT. PRO VZDUCHOTECHNIKU	14,63

LEGENDA:

- TLAČÍTKOVÝ HLÁSIČ
- OPTICKO-KOUROVÝ DETEKTOR
- TLAČÍTKOVÝ HLÁSIČ – TĚŽKÉ PŘEVODENÍ
- OPTICKO-KOUROVÝ DETEKTOR – TĚŽKÉ PŘEVODENÍ
- AKUSTICKÁ SIRÉNA
- LINKA EPS – kabel JE–H(St)H 1x2x0,8

ADRESACE:

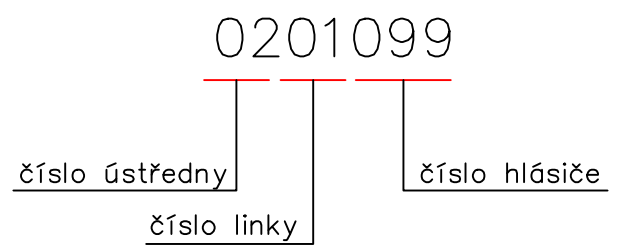

Investor: PRAŽSKÉ SLUŽBY a.s.	Zodpovědný projektant: Ing. Ivan Macháček	
	Vpracoval: Pavel Odstrčil	
Stavba: SPALOVNA MALEŠICE SO 007 – Administrativní budova	Část: EPS	Datum: 09/2022
	Projektový stupeň: DSKP	Počet A4: 5xA4
Výkres: EPS Pádorys 1.PP	Vydáno:	Číslo výstisku: Měřítko: 1:100
		Výkres č.: 021