


Tabulka místností :

č.m.	účel místnosti	plocha
101	UMÝVÁRNA Z.14	75,51
101a	VÝLEVKA, OKLIDOVÁ KOMORA	2,90
101b	WC-MUŽI	1,18
101c	WC-MUŽI	1,85
102	ŠATNA	81,12
103	SCHODIŠTĚ	19,69
104	VÝTAH	5,50
105	WC-ŽENY, SPRCHA	15,22
105a	SKLAD PRÁDLA	6,66
108	VZDUCHOTECHNIKA	55,70
110	ŠATNA ŽENY	18,75
111	ŠATNA RIDIČI Z.11	36,67
112	SCHODIŠTĚ	15,88
113	ŠATNA MUŽI Z.11	73,6
113a	DENNÍ MÍSTNOST-KUCHYŇKA	17,98
114	UMÝVÁRNA	62,0
114a	WC	2,02
114b	WC	1,85
115	ŠATNA TECHNICI Z.11	15,90
116	ŠATNA MUŽI Z.11	91,50
117	ŠATNA EXTERNÍCH FIREM	13,50
118	ŠATNA MUŽI EXTERNISTI	56,20
119	UMÝVÁRNA EXTERNISTI	38,17
120	ŠATNA MUŽI EXTERNISTI	56,65
121	KANCELÁŘ EXTERNISTI	13,50
122	ŠATNA MUŽI Z.14	81,12
123	ŠATNA MUŽI Z.14	13,02
124	CHODBA SPOJOVACÍ	76,80
125	ŠATNA MUŽI Z.14 PŘEDSÍN	4,75
126	ŠATNA MUŽI Z.14 PŘEDSÍN	10,13
127	PŘEDSÍN	3,24
128	PŘEDSÍN	3,24
129	ŠATNA MUŽI Z.11 PŘEDSÍN	4,75

LEGENDA:

- TLAČÍTKOVÝ HLÁSIČ
- ◻ OPTICKO-KOUŘOVÝ DETEKTOR
- TLAČÍTKOVÝ HLÁSIČ – TĚŽKÉ PŘEVEDENÍ
- ◻ OPTICKO-KOUŘOVÝ DETEKTOR – TĚŽKÉ PŘEVEDENÍ
- ◻ AKUSTICKÁ SIRÉNA
- LINKA EPS – kabel JE–H(St)H 1x2x0,8

ADRESACE:

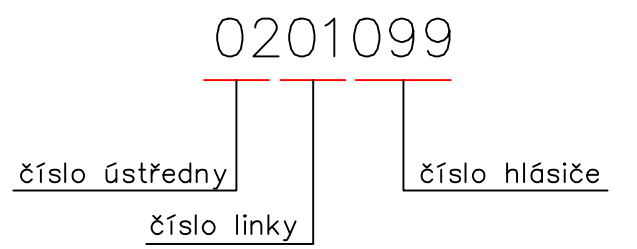

Investor: <b>PRAŽSKÉ SLUŽBY a.s.</b>	Zodpovědný projektant: Ing. Ivan Macháček		Výkres č.: <b>023</b>
	Vpracoval: Pavel Odstrčil		
Stavba: SPALOVNA MALEŠICE SO 007 – Administrativní budova	Část: EPS	Datum: 09/2022	Měřítko: 1:100
	Projektový stupeň: DSKP	Počet A4: 5xA4	
Výkres: EPS Pádorys 2.NP	Vydáno:	Číslo výřisku:	