


LEGENDA:

- TLAČÍTKOVÝ HLÁSIČ
- OPTICKO-KOUREVÝ DETEKTOR
- TLAČÍTKOVÝ HLÁSIČ – TĚŽKÉ PŘEVEDENÍ
- OPTICKO-KOUREVÝ DETEKTOR – TĚŽKÉ PŘEVEDENÍ
- LINKA EPS – kabel JE-H(St)H 1x2x0,8

ADRESACE:

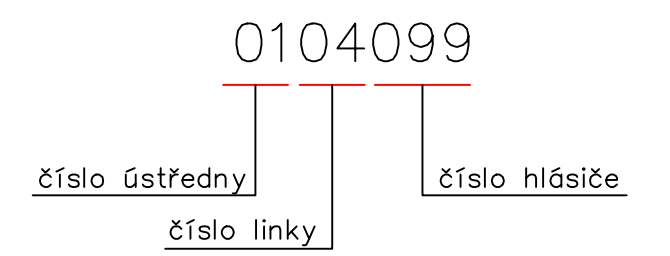

Investor: PRAŽSKÉ SLUŽBY a.s.		Zodpovědný projektant: Ing. Ivan Macháček	
		Vpracoval: Pavel Odstrčil	
Stavba: SPALOVNA MALEŠICE SO 201 – Přístavek pro II. stupeň čištění	Část: EPS	Datum: 09/2022	
	Projektový stupeň: DSkP	Počet M: 8x4	
Výkres: EPS Půdorys +13.600	Vydáno:	Číslo výřisku:	Měřítko: 1:100
			Výkres č.: 029