


# PŮDORYS 4.NP

## M 1:100

 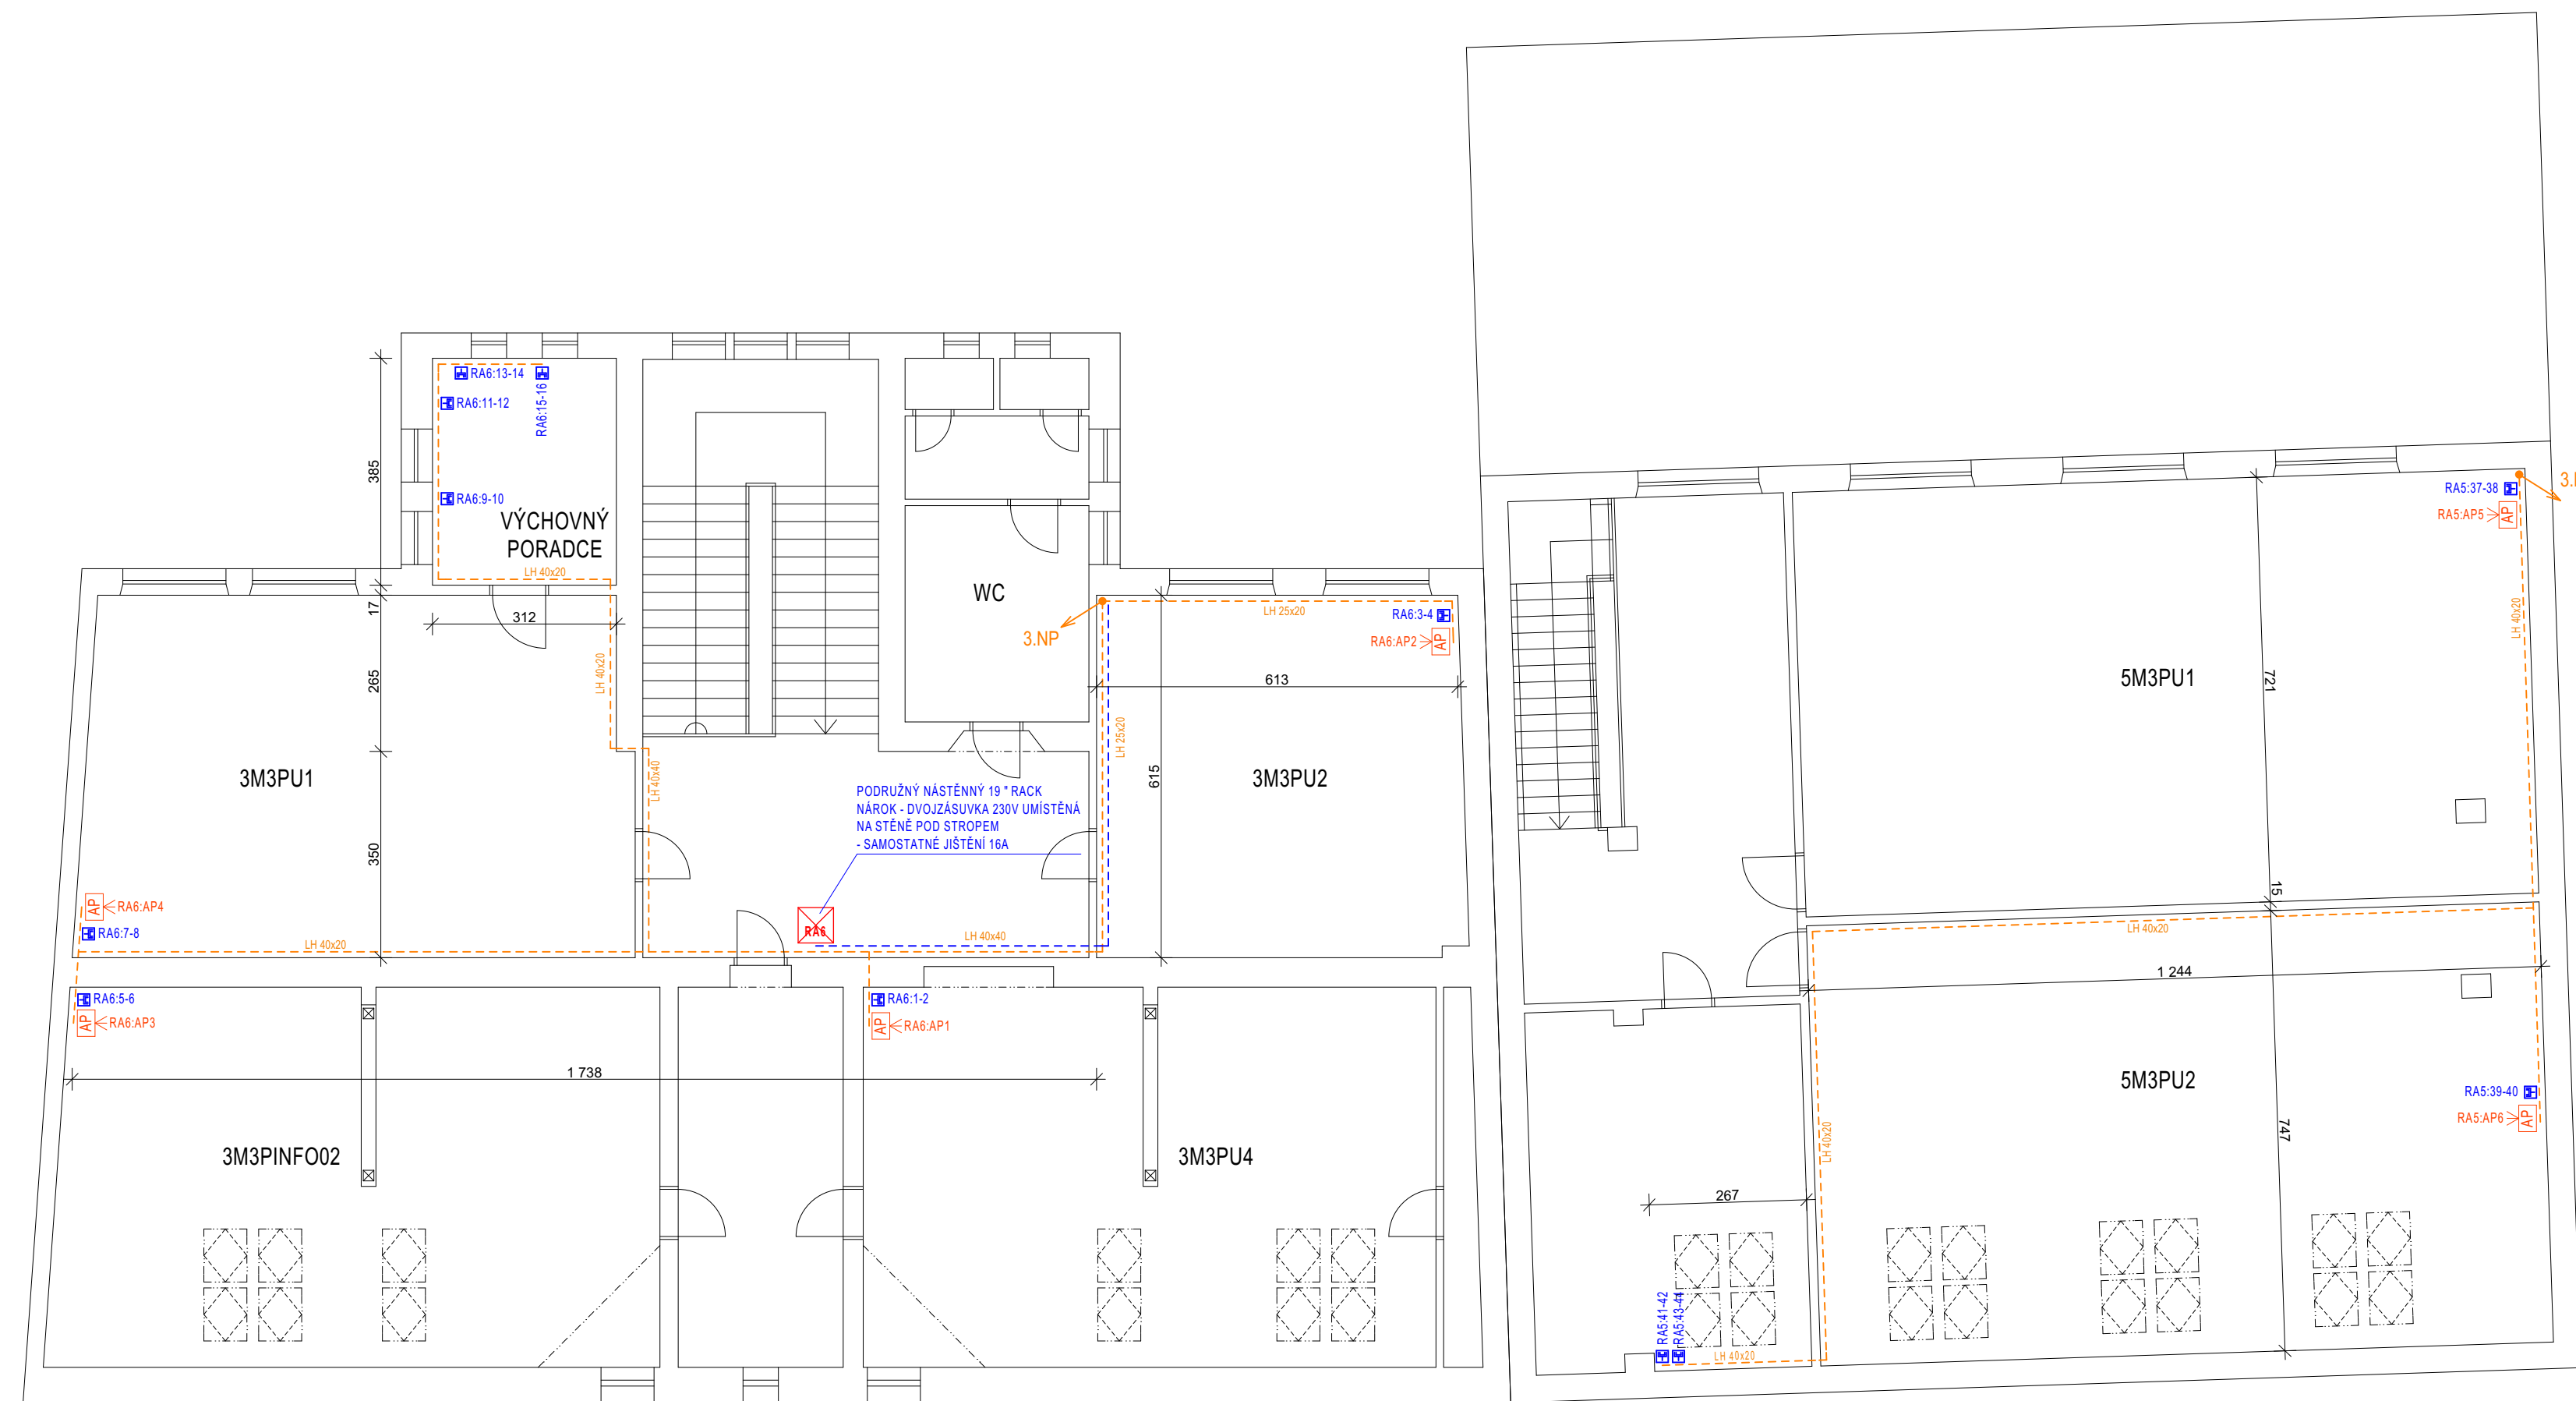


### LEGENDA KABELOVÝCH TRAS

- PLASTOVÁ VKLÁDACÍ LIŠTA VEDENÁ NA STĚNĚ A STROPĚ (ROZMĚR DLE POPISU)
- OPTICKÝ SPOJ

### LEGENDA KONCOVÝCH PRVKŮ

- DATOVÁ DVOJŽASUVKA (UMÍSTĚNÍ V PODLAHOVÉ KRABICE NEBO VE STĚNĚ V KU88)
- AP ACCESS POINT (UMÍSTĚNÍ POD POHLEDEM NEBO NA STĚNĚ U STROPU)
- STOJANOVÝ NÁSTĚNNÝ 19" RACK



|                       |                                    |             |        |
|-----------------------|------------------------------------|-------------|--------|
| zodpovědný projektant |                                    |             |        |
| vypracoval            | Ing. T. Šebesta                    |             |        |
| akce:                 | <b>ZŠ Znojmo Mládeže 3</b>         | Datum:      | 8/2021 |
|                       | <b>- rozvody LAN a WIFI</b>        | Formát:     | 6A4    |
| Výkres:               | <b>PŮDORYS 4. NP - ul. Mládeže</b> | Stupeň:     | DSP    |
|                       |                                    | Měřítko:    | 1:100  |
|                       |                                    | Č. výkresu: |        |