
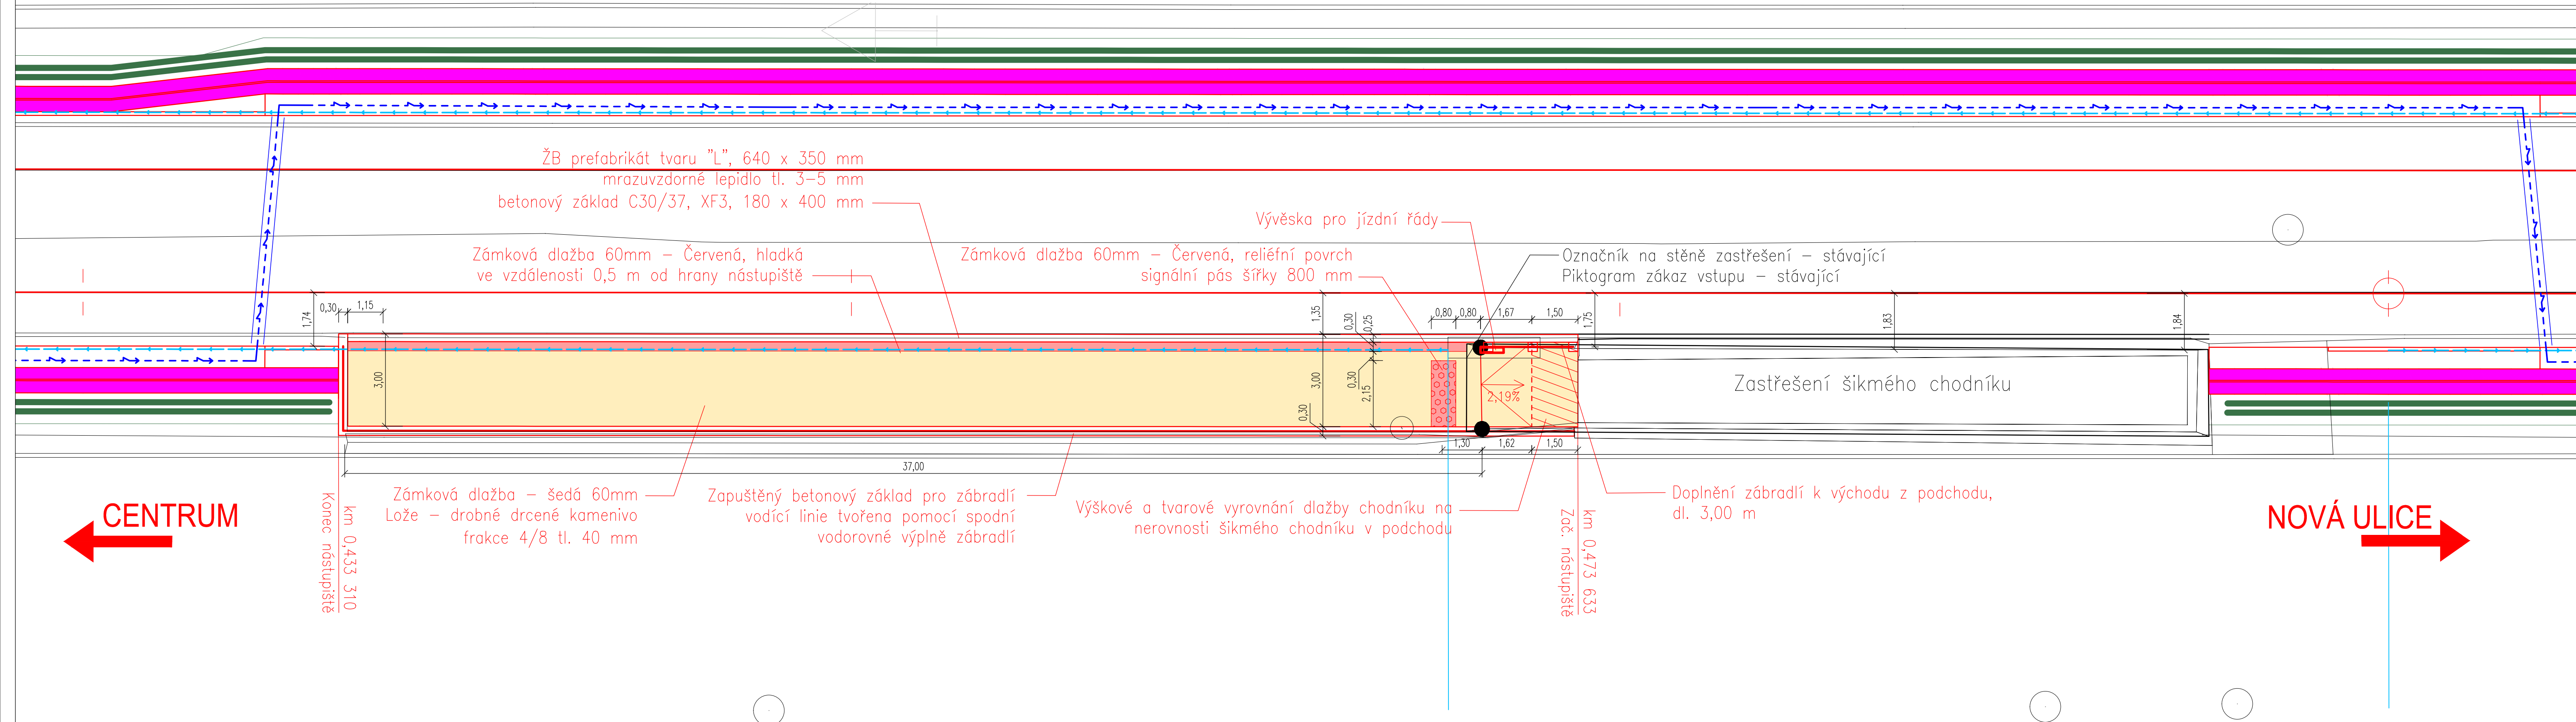


Zast. FAKULTNÍ NEMOCNICE
nástupiště směr zast. Nová ulice

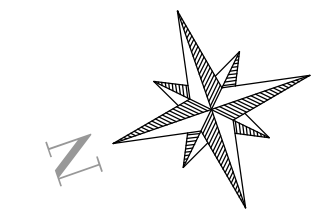

LEGENDA:

- železniční svršek a spodek:
 - nový tramvajový svršek
 - směrová a výšková úprava stávající koleje
 - související stavby
 - kolej stávající
 - trativod, příčný a podélný svod
 - šachty, jímky
 - nízká protihluková clona (SO 650, SO 660)
- stávající sítě:
 - zaměření stávajícího stavu
 - katastr
 - hranice katastrálních území
 - plynovod
 - NN vedení
 - VN vedení
 - sdělovací vedení
 - vodovod
 - kanalizace
 - optické vedení
- nové sítě:
 - vedení NN (SO 450, SO 460)
 - chránička (SO 450 SO 460)

LEGENDA BAREVNÉHO ROZLIŠENÍ POVRCHŮ:

- kolejový absorpér hluku s funkcí retence vody a s vegetačním povrchem (SO 650, SO 660)
- signální pásy (SO 651, SO 652, SO 661)
- pryžový přejezdový panel (SO 650, SO 660)
- dlažba nástupiště (SO 651, SO 652, SO 661)
- varovné pásy (SO 651, SO 652, SO 661)
- asfaltové povrchy komunikací (SO 650, SO 660)
- sadové úpravy (SO 850, SO 860)
- plochy kácení dřevin (SO 660)

CENTRUM ←

NOVÁ ULICE →

| | | | |
|--------|--------------------------------|-------------|------------|
| 01 | 1. DÍLČÍ ODEVZDÁNÍ DOKUMENTACE | 31. 1. 2023 | <i>Jeb</i> |
| 02 | 2. DÍLČÍ ODEVZDÁNÍ DOKUMENTACE | 31. 3. 2023 | <i>Jeb</i> |
| 03 | ... | | |
| REVIZE | POPIS | DATUM | PODPIS |

OBJEDNATEL
Dopravní podnik města Olomouce, a.s.
Koželužská 563/1
779 00 Olomouc

| | | |
|------------------------------------------------------------------------------------------------------------------------------------------------------------------------------------------------------|----------------------------|--------------------------------------------------------------------------------------|
| SAGASTA s.r.o. sídlo: NOVODVORSKÁ 1010/14, 142 00 PRAHA 4 IČ: 045 98 555 DIČ: CZ045 98 555 | | JTSK Bpv ČÍSLO SOUPRAVY |
| ODPOVĚDNÝ PROJEKTANT ING. EMIL ŠPAČEK | VYPRACOVAL JAKUB MICHAL | KONTROLA ING. JAROSLAV KÁCOVSKÝ |
| HIP ING. EMIL ŠPAČEK | | ČÍSLO ZAKÁZKY 122 080 |
| OBSAH Modernizace TT Nová Ulice - ul. Brněnská, Hraniční | | DOKUMENTACE DŮSP MĚŘÍTKO 1:100 DATUM 01/2023 POČET FORMÁTŮ 6xA4 |
| NÁZEV PŘÍLOHY PŮDORYS | | ČÁST D.1.6. ČÍSLO PŘÍLOHY 3 |
| <small>DOKUMENTACI LZE UŽÍVAT POUZE VE SMYSLU PŘÍSLUŠNÉ SMLOUVY O DÍLO, VYKRES, ČI JEHO ČÁSTI, MOŽE BÝT KOPÍROVÁN NEBO JINÝM ZPŮSOBEM ROZŠŮŘOVÁN POUZE PO PŘEDCHOZÍM SOUHLASÍ SAGASTA s.r.o.</small> | | |