


Příloha č.1 situční zakres
Kód: j. KRP-95232-5/03-2024-1409

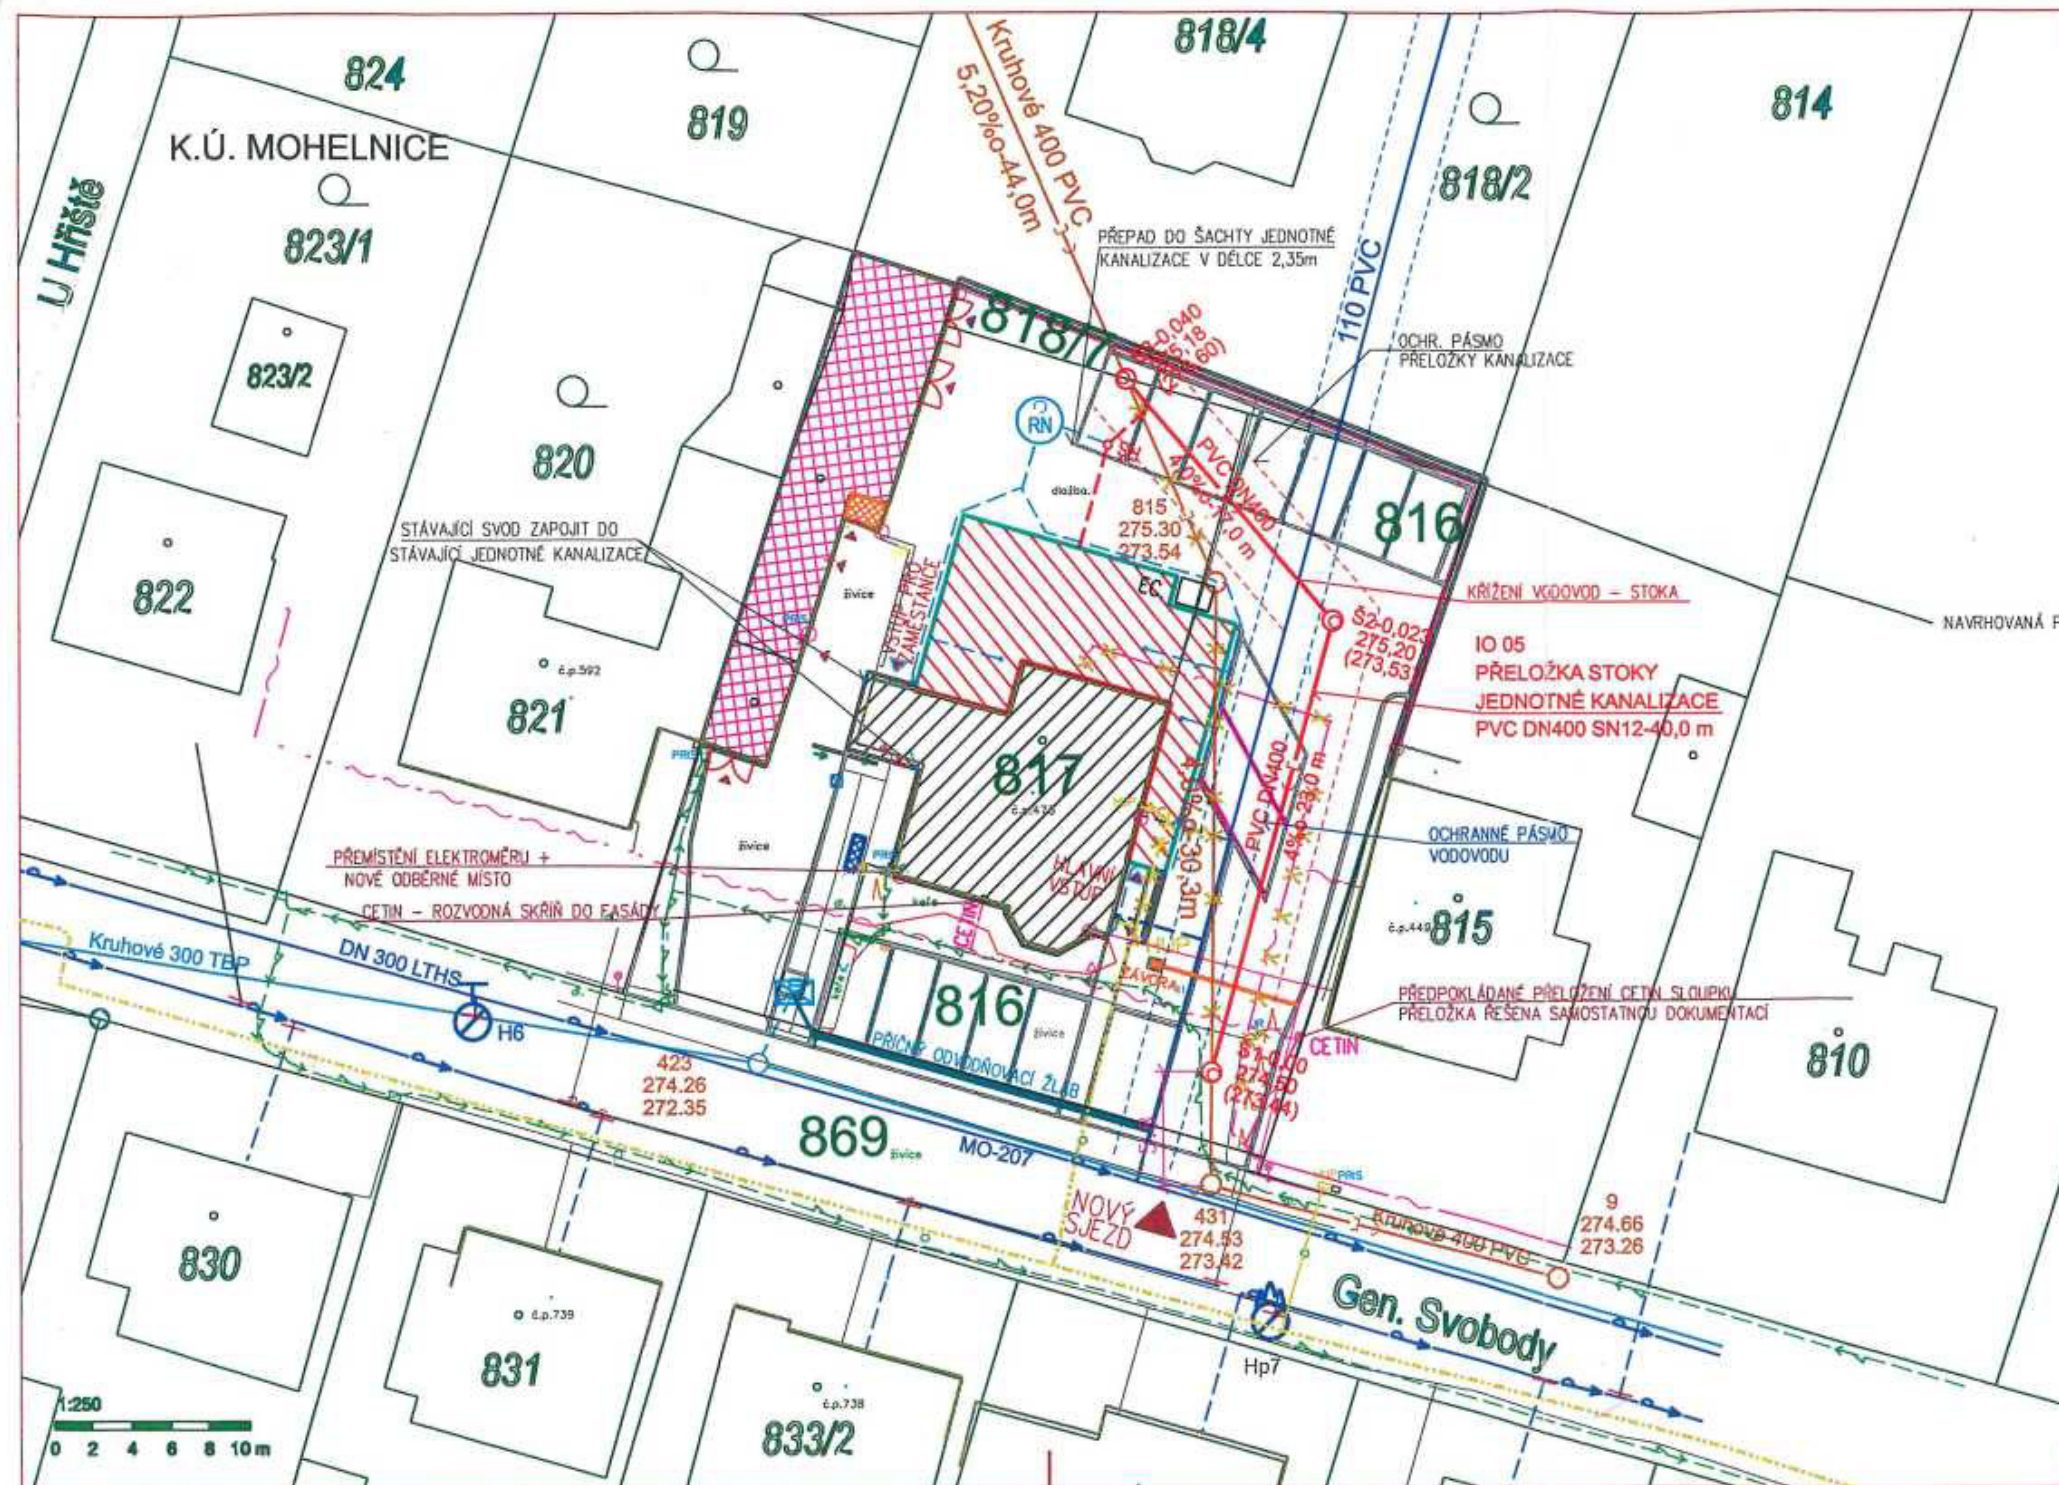

LEGENDA


- HRANICE KN
- HRANICE VOZOVKY
- BETONOVÝ SLOUP EL. VEDENÍ
- PARCELNÍ ČÍSLO
- HRANICE DOTČENÉ PARCEL Č. st. 817, 816
- NOVÝ OBJEKT - PŘÍSTAVBA
- STÁVAJÍCÍ OBJEKT HLAVNÍ BUDOVA VČETNĚ ZATEPLENÍ
- STÁVAJÍCÍ OBJEKT - GARÁŽE
- BOURANÝ OBJEKT - STÁVAJÍCÍ VSTUP (ZÁDVEŘÍ) DO KANCELÁŘÍ DETAŠOV. PRACOVNÍSTE
- MÍSTO PRO NÁDOBY SEPAROVANÝ DOMOVNÍ ODPAD
- Vodovodní řád (ŠPVS, a.s.)
- Nové přípojka vody z vodovodního řádu do hlavní budovy v délce 4,75m
- Zrušená přípojka vody
- Nadzemní vedení NN (E.ON Česká republika s.r.o.)
- Podzemní vedení NN (E.ON Česká republika s.r.o.)
- Sdělovací vedení (CETIN) - zaměřený průběh optického kabelu, HDPE trubky nebo souběh optického a metalického kabelu
- Zrušené sdělovací vedení (CETIN) - zaměřený průběh optického kabelu, HDPE trubky nebo souběh optického a metalického kabelu
- Nové sdělovací vedení (CETIN) - zaměřený průběh optického kabelu, HDPE trubky nebo souběh optického a metalického kabelu, z ukončeného vedení do krabičky
- Zrušená jednotná kanalizace (ŠPVS, a.s.)
- Stávající jednotná kanalizace (ŠPVS, a.s.)
- Nová splošková kanalizace z hlavního objektu do nové šachty jednotné kanalizace v délce 8,85m
- (IO 05) Nové přeložka hlavního řádu jednotné kanalizace (ŠPVS, a.s.) + NAVRHOVANÉ ŠACHTY
- NTL plynovod (GasNet, s.r.o.)
- Zrušené předpokládané vedení OPZ - odběrné plynové zařízení (GasNet, s.r.o.)
- Nové vedení OPZ - odběrné plynové zařízení v délce 2,0 m
- Nová domovní dešťová kanalizace v délce = 47,6 m
- Retenční nádrž o objemu 7,2 m³ s pojezdovým poklopem a přepadem do nové navrhované šachty
- Stávající hlavní uzávěr plynu ve skříní
- EC. Elektrocentrála
- CETIN předpokládané přeložení CETIN sloupku - přeložka řešena samostatnou dokumentací (CETIN)

ZPEVNĚNÉ A PARKOVACÍ PLOCHY DLE C.04

- ZASAKOVACÍ BETONOVÁ DLAŽBA
- BETONOVÁ DLAŽBA -ZD-
- BETONOVÉ VEGETAČNÍ TVÁRNICE
- STÁVAJÍCÍ ZPEV. PLOCHY (ASFALTOBETON)
- TRAVNATÁ PLOCHA
- VDZ
- NOVÝ STAV

ZAKRESY PODZEMNÍCH MŘ. SÍTÍ NELZE POUŽIT JAKO VÝTYČOVACÍ VÝKRES. PŘED ZAHÁJENÍM STAVEBNÍCH PRACÍ MUSÍ INVESTITOR ZAJISTIT VYTÝČENÍ SÍTÍ JEJICH SPRÁVCI A OZNAČENÍ SÍTÍ V TERÉNU DLE PLATNÝCH PŘEDPISŮ VÝSKOVÝ SYSTÉM Bp. SOUŘADNICOVÝ SYSTÉM E-TIGR	
Zakresil: Ing. Petr Hájek	
KRP Olomouckého kraje, IČ. Kosmonautů 189/10, Hodolany, 779 08 Olomouc	
Místo stavby, kraj, katastrální území, obce, ulice, číslo popisné	
k.ú. Mohelnice, ulice gen. Svobody	
Akce / Projekt	
KRP OmK - OOP Mohelnice příprava pro podání PŽ IROP stavební úpravy a přístavba objektu č.p. 473	
Profese / Práci	
SO 05 Přeložka stoky jednotné kanalizace	
Příloha / Anot.	
KOORDINAČNÍ SITUACE	
Datum / Jaro	
10/2023	
Zakázkové číslo / Order number	
Projektový stupeň / Project stage	
DUR+DSP	
Počet formátů / Sheet count	
3 A4	
Měřítko / Scale	
1:250	
Číslo přílohy / Annex number	
C.3.	
Číslo výkresu / Drawing number	

Průběh č.2.
Výkres zpevněných ploch
± 0,00 v.j. KRP-95232-5/ČJ-2024-140014N

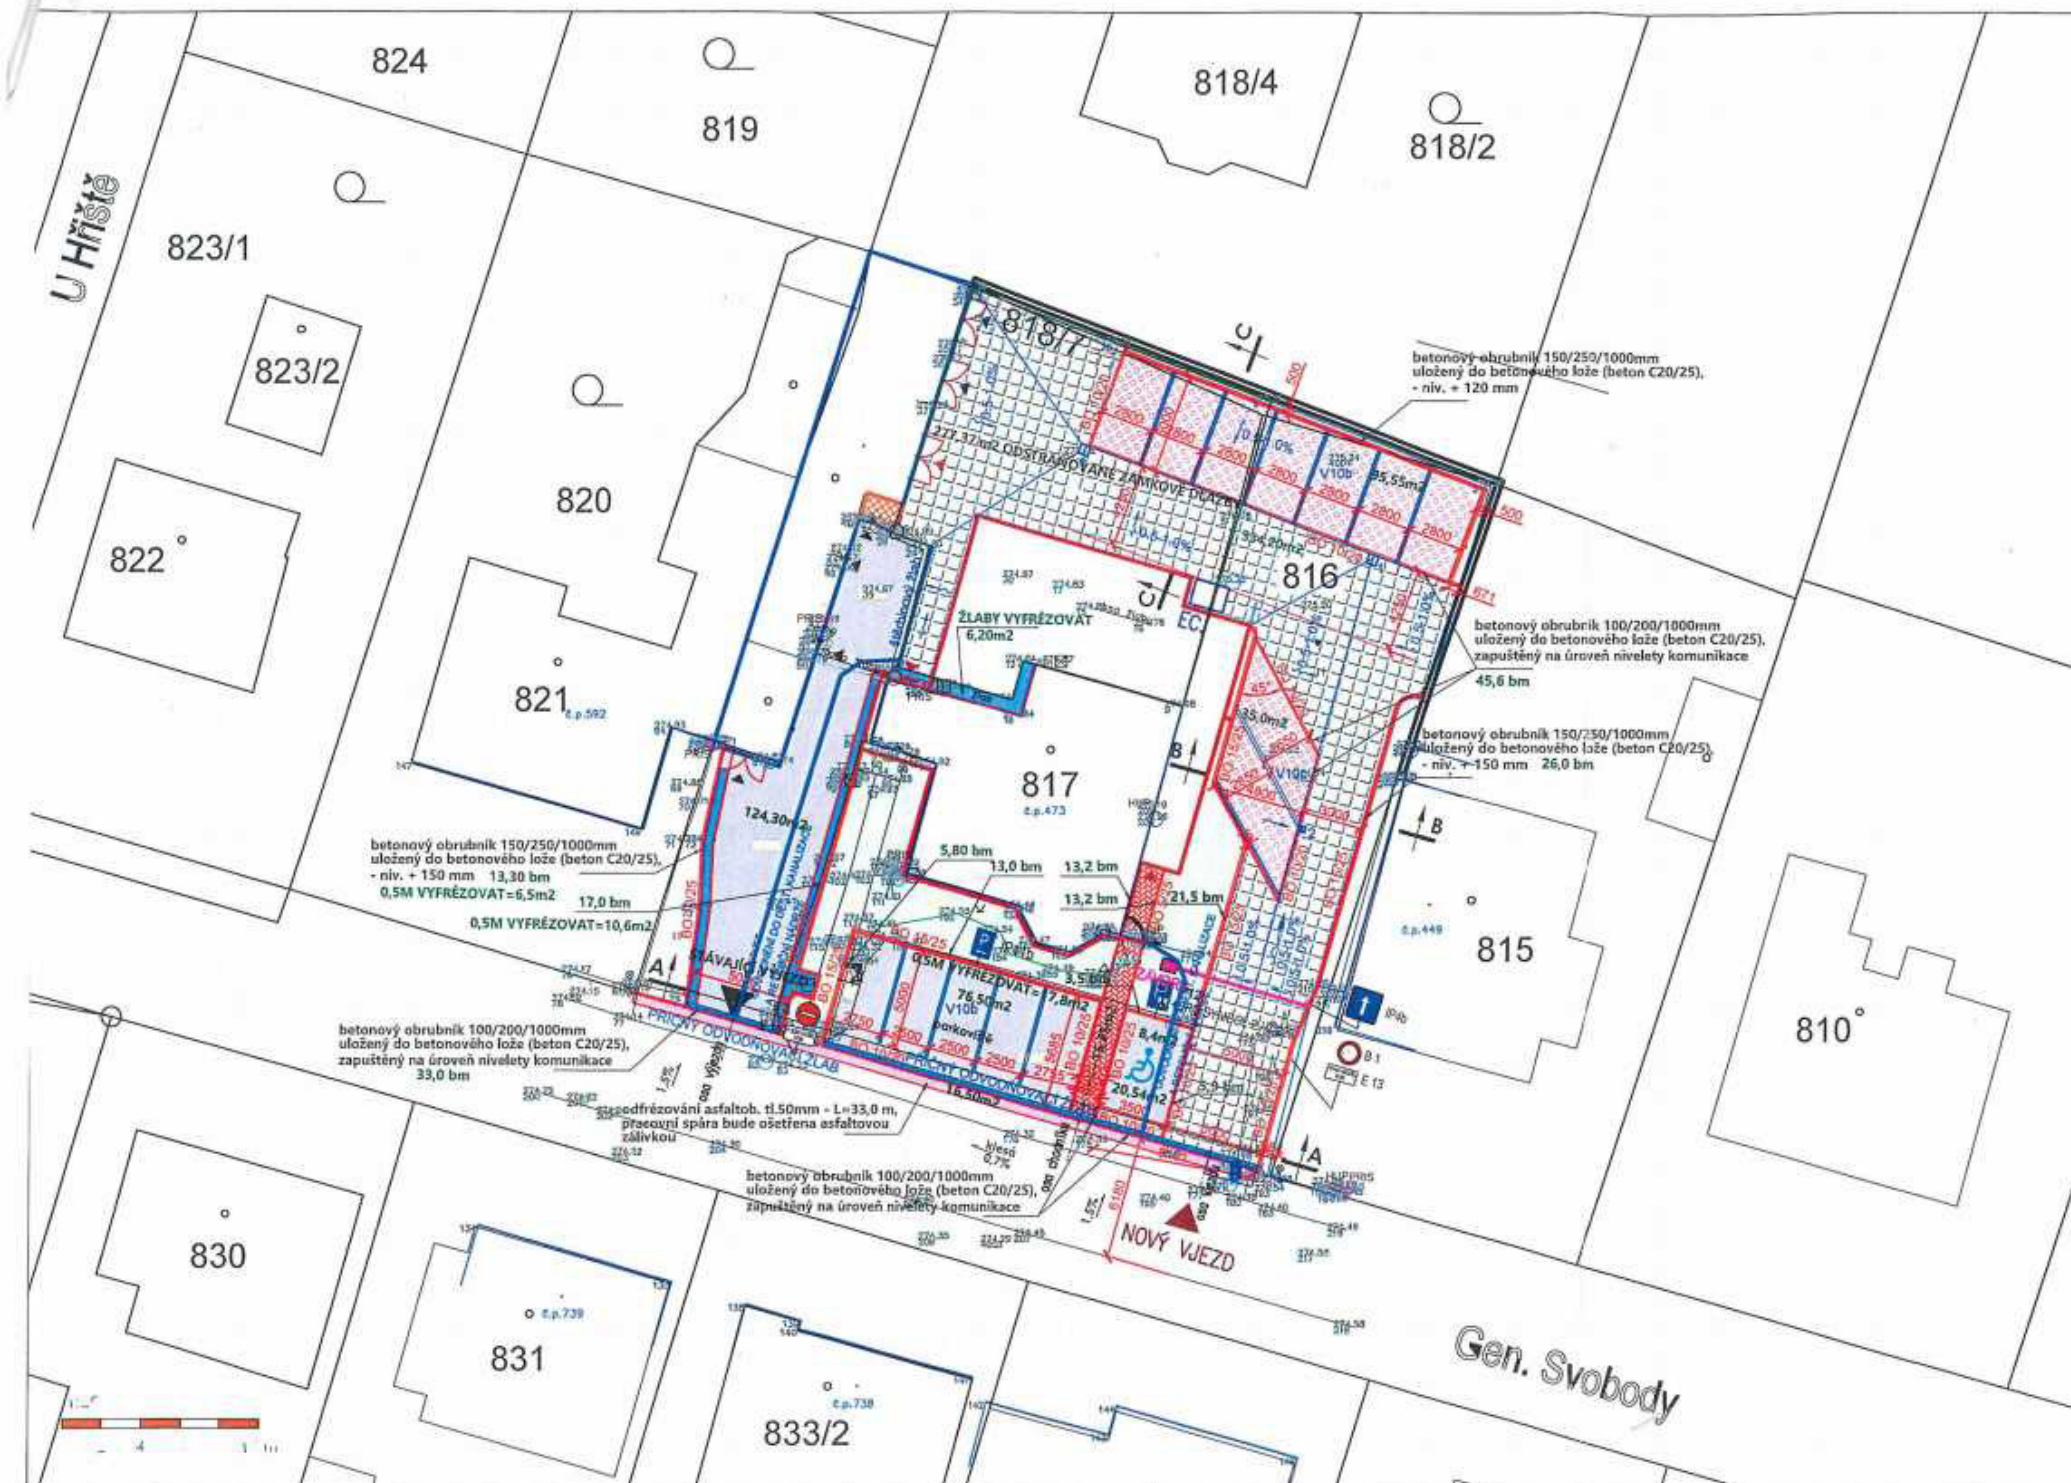

LEGENDA

- HRANICE KN
- HRANICE VOZOVKY
- BETONOVÝ SLOUP EL. VEDENÍ
- PARCELNÍ ČÍSLO
- HRANICE DOTČENÉ PARCELY Č. st. 817
- ZASAKOVACÍ BETONOVÁ DLAŽBA 80 mm
- BETONOVÁ DLAŽBA -ZD- 60 mm
- BETONOVÉ VEGETAČNÍ TVÁRNICE
- ASFATOBETON
- PŘÍČNÝ ODVOD. ŽLAB "FASERFIX"
- 1 ULIČNÍ VPUSŤ VELKÁ 500/500
- 2 ULIČNÍ VPUSŤ MALÁ 300/300
- VDZ
- NOVÝ STAV

±0,000 vztahena k 1.NP

KONTROLOVAL:	VEDOUcí PROJEKTANT:	PROJEKTANT:			
			Č. PARC.:	st. 817	K.O.: Mohelnice
			MÍSTO:	Mohelnice	STUPEŇ: DSP
			FORMÁT:	2x44	ČÍSLO VÝKR.:
			DATUM:	08/2023	D.1.4.02
			MĚŘÍTKO:	1:50	ČÍSLO PARC.:
NÁZEV VÝKRESU:					
VÝKRES ZPEVNĚNÝCH PLOCH					