


REKO MS KUTNÁ HORA - ŽIŽKOVA BRÁNA

ROZSAH VB - (M 1:1000)

k.ú.: Kutná Hora

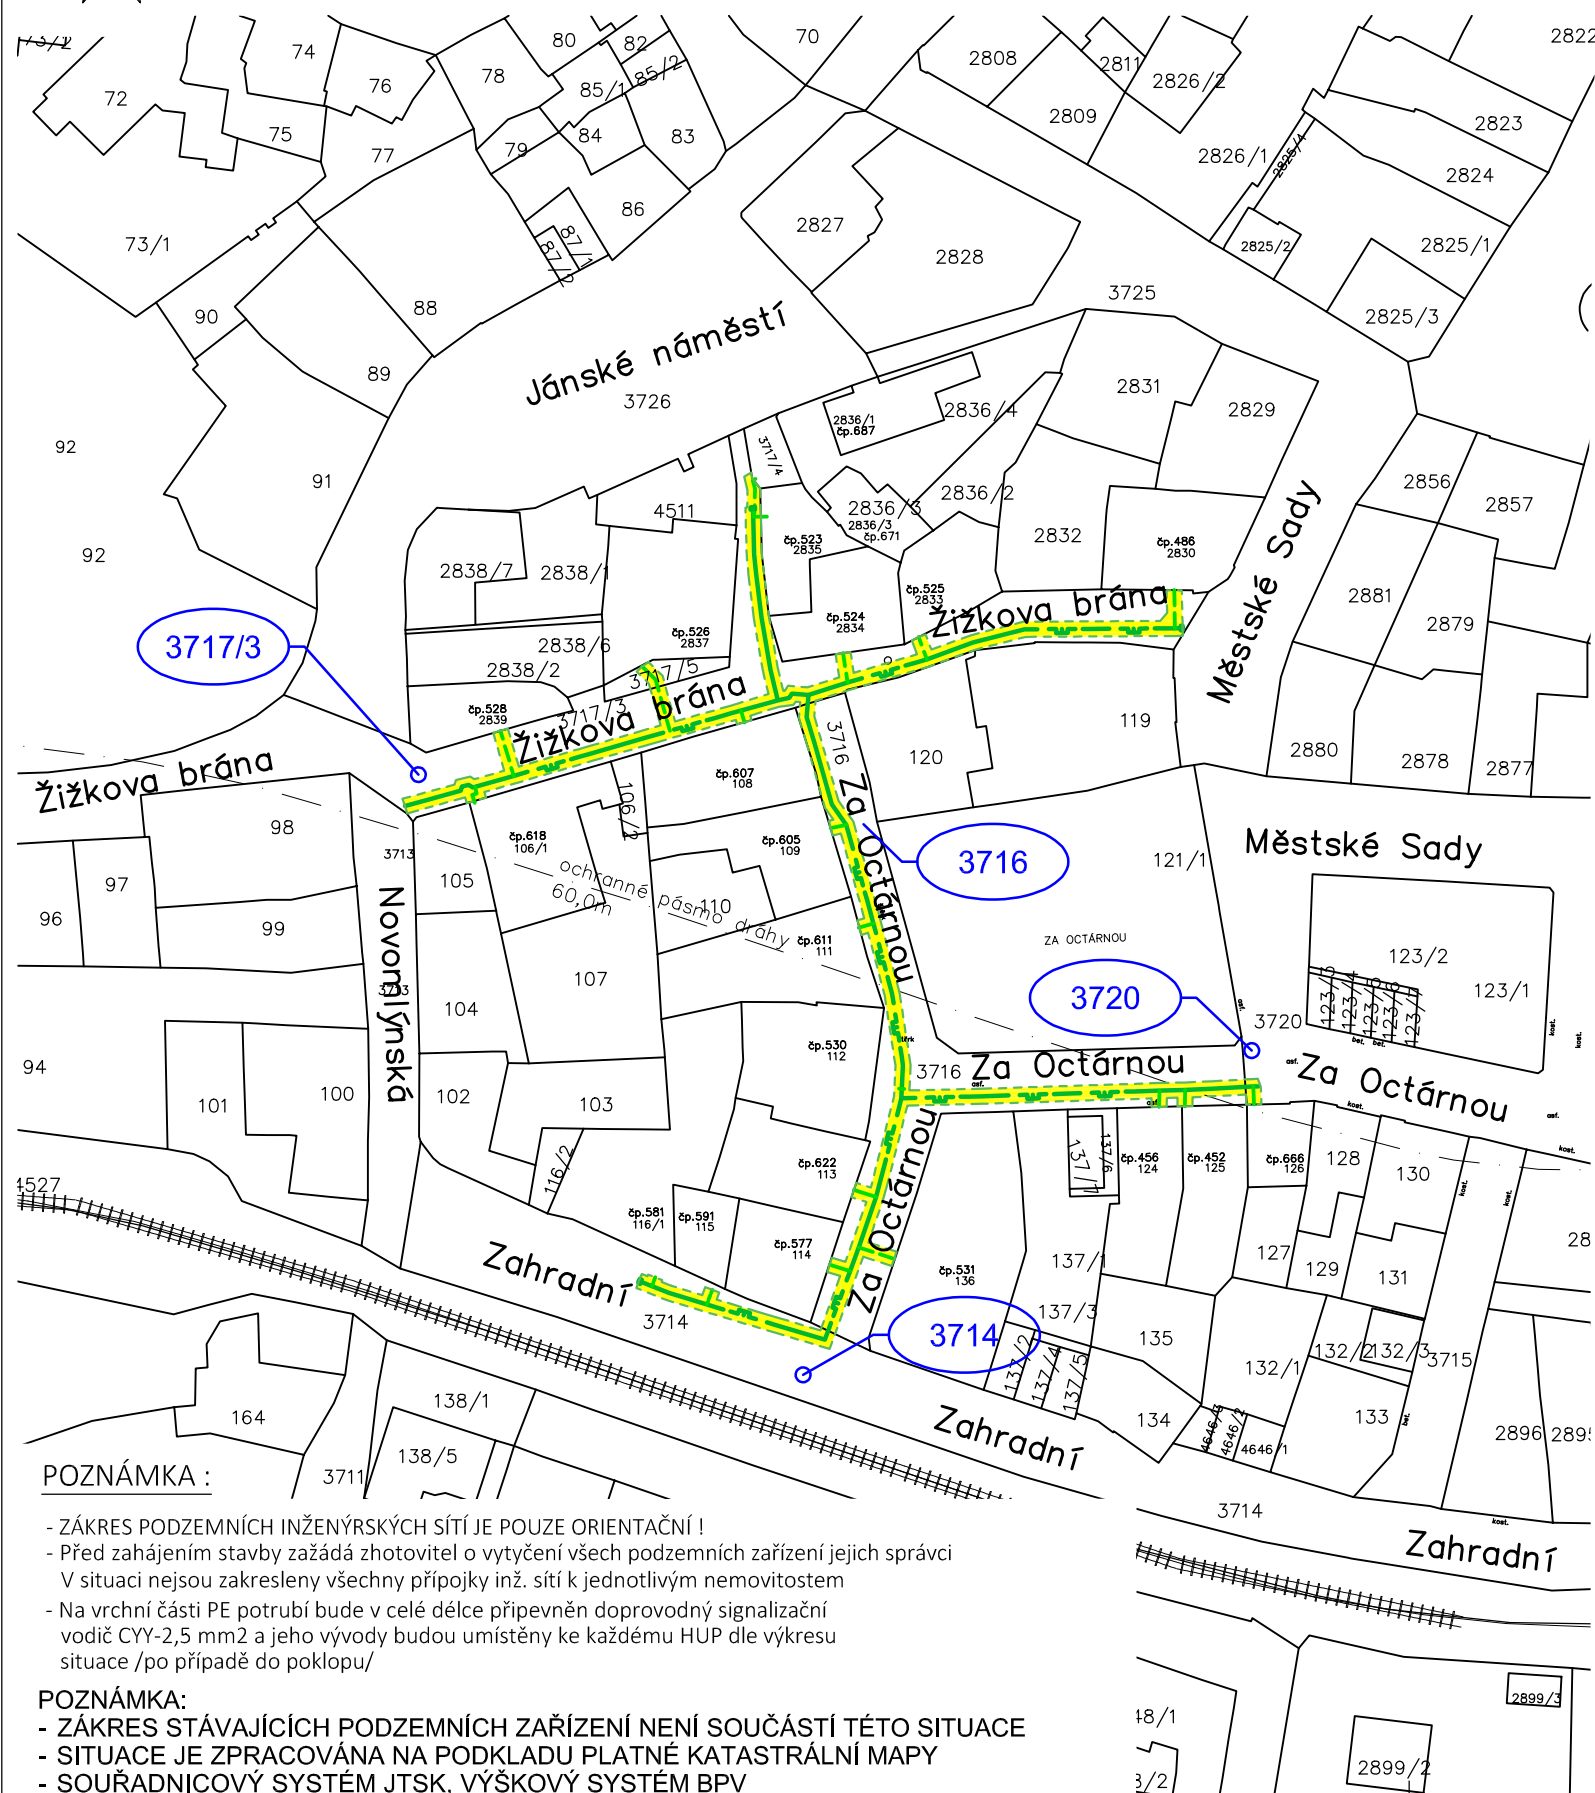

DOTČENÉ POZEMKY:


3717/3	- OSTATNÍ PLOCHA - OSTATNÍ KOMUNIKACE	-	313,12 m ² , DÉLKA 168,12 m
3716	- OSTATNÍ PLOCHA - OSTATNÍ KOMUNIKACE	-	285,69 m ² , DÉLKA 151,2 m
3720	- OSTATNÍ PLOCHA - OSTATNÍ KOMUNIKACE	-	6,51 m ² , DÉLKA 4,03 m
3714	- OSTATNÍ PLOCHA - OSTATNÍ KOMUNIKACE	-	56,5 m ² , DÉLKA 30,34 m

DÉLKA POTRUBÍ - 354m

LEGENDA:

	NTL PLYNOVOD - PROJEKTOVANÝ
	ROZSAH VĚCNÉHO BŘEMENE - 661,82 m ²
	HRANICE PARCEL DLE KN
	ČÍSLO POZEMEK DLE KN

Souřadnicový systém JTSK, výškový systém Bpv

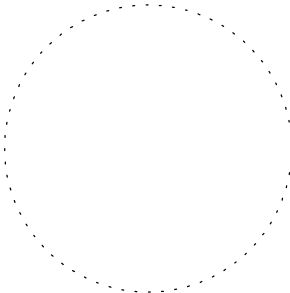0		MENCL	CIHLÁŘ	CIHLÁŘ	.		
Revize	Datum	Zpracoval	Kontroloval	Schválil	Popis		
 Projekce Cihlář, s.r.o. Na Hradě 12 281 26 Týnec nad Labem www.projekce-cs.cz +420 737 88 28 94							
ZODPOVĚDNÝ PROJEKTANT		David CIHLÁŘ					
VYPRACOVAL		Ladislav MENCL					
OBEC: KUTNÁ HORA		KRAJ: STŘEDOČESKÝ	KÚ: KUTNÁ HORA				
INVESTOR: GasNet, s.r.o., Klišská 940/96, Klíše, 400 01 Ústí nad Labem					FORMÁT	A3 (2 × A4)	PARÉ:
STAVBA: REKO MS KUTNÁ HORA - ŽIŽKOVA BRÁNA					DATUM	01/2024	
					ČÍSLO ZAKÁZKY	32/2023	
					SO/PS:	Č. STAVBY:7700105269	
NÁZEV PŘÍLOHY: ROZSAH VB					MĚŘÍTKO: 1:1000	ČÍSLO PŘÍLOHY: C.1.1	

POZNÁMKA :

- ZÁKRES PODZEMNÍCH INŽENÝRSKÝCH SÍTÍ JE POUZE ORIENTAČNÍ !
- Před zahájením stavby požádá zhotovitel o vytyčení všech podzemních zařízení jejich správci
- V situaci nejsou zakresleny všechny přípojky inž. sítí k jednotlivým nemovitostem
- Na vrchní části PE potrubí bude v celé délce připevněn doprovodný signalizační vodič CYY-2,5 mm² a jeho vývody budou umístěny ke každému HUP dle výkresu situace /po případě do poklopu/

POZNÁMKA:

- ZÁKRES STÁVAJÍCÍCH PODZEMNÍCH ZAŘÍZENÍ NENÍ SOUČÁSTÍ TÉTO SITUACE
- SITUACE JE ZPRACOVÁNA NA PODKLADU PLATNÉ KATASTRÁLNÍ MAPY
- SOUŘADNICOVÝ SYSTÉM JTSK, VÝŠKOVÝ SYSTÉM BPV