


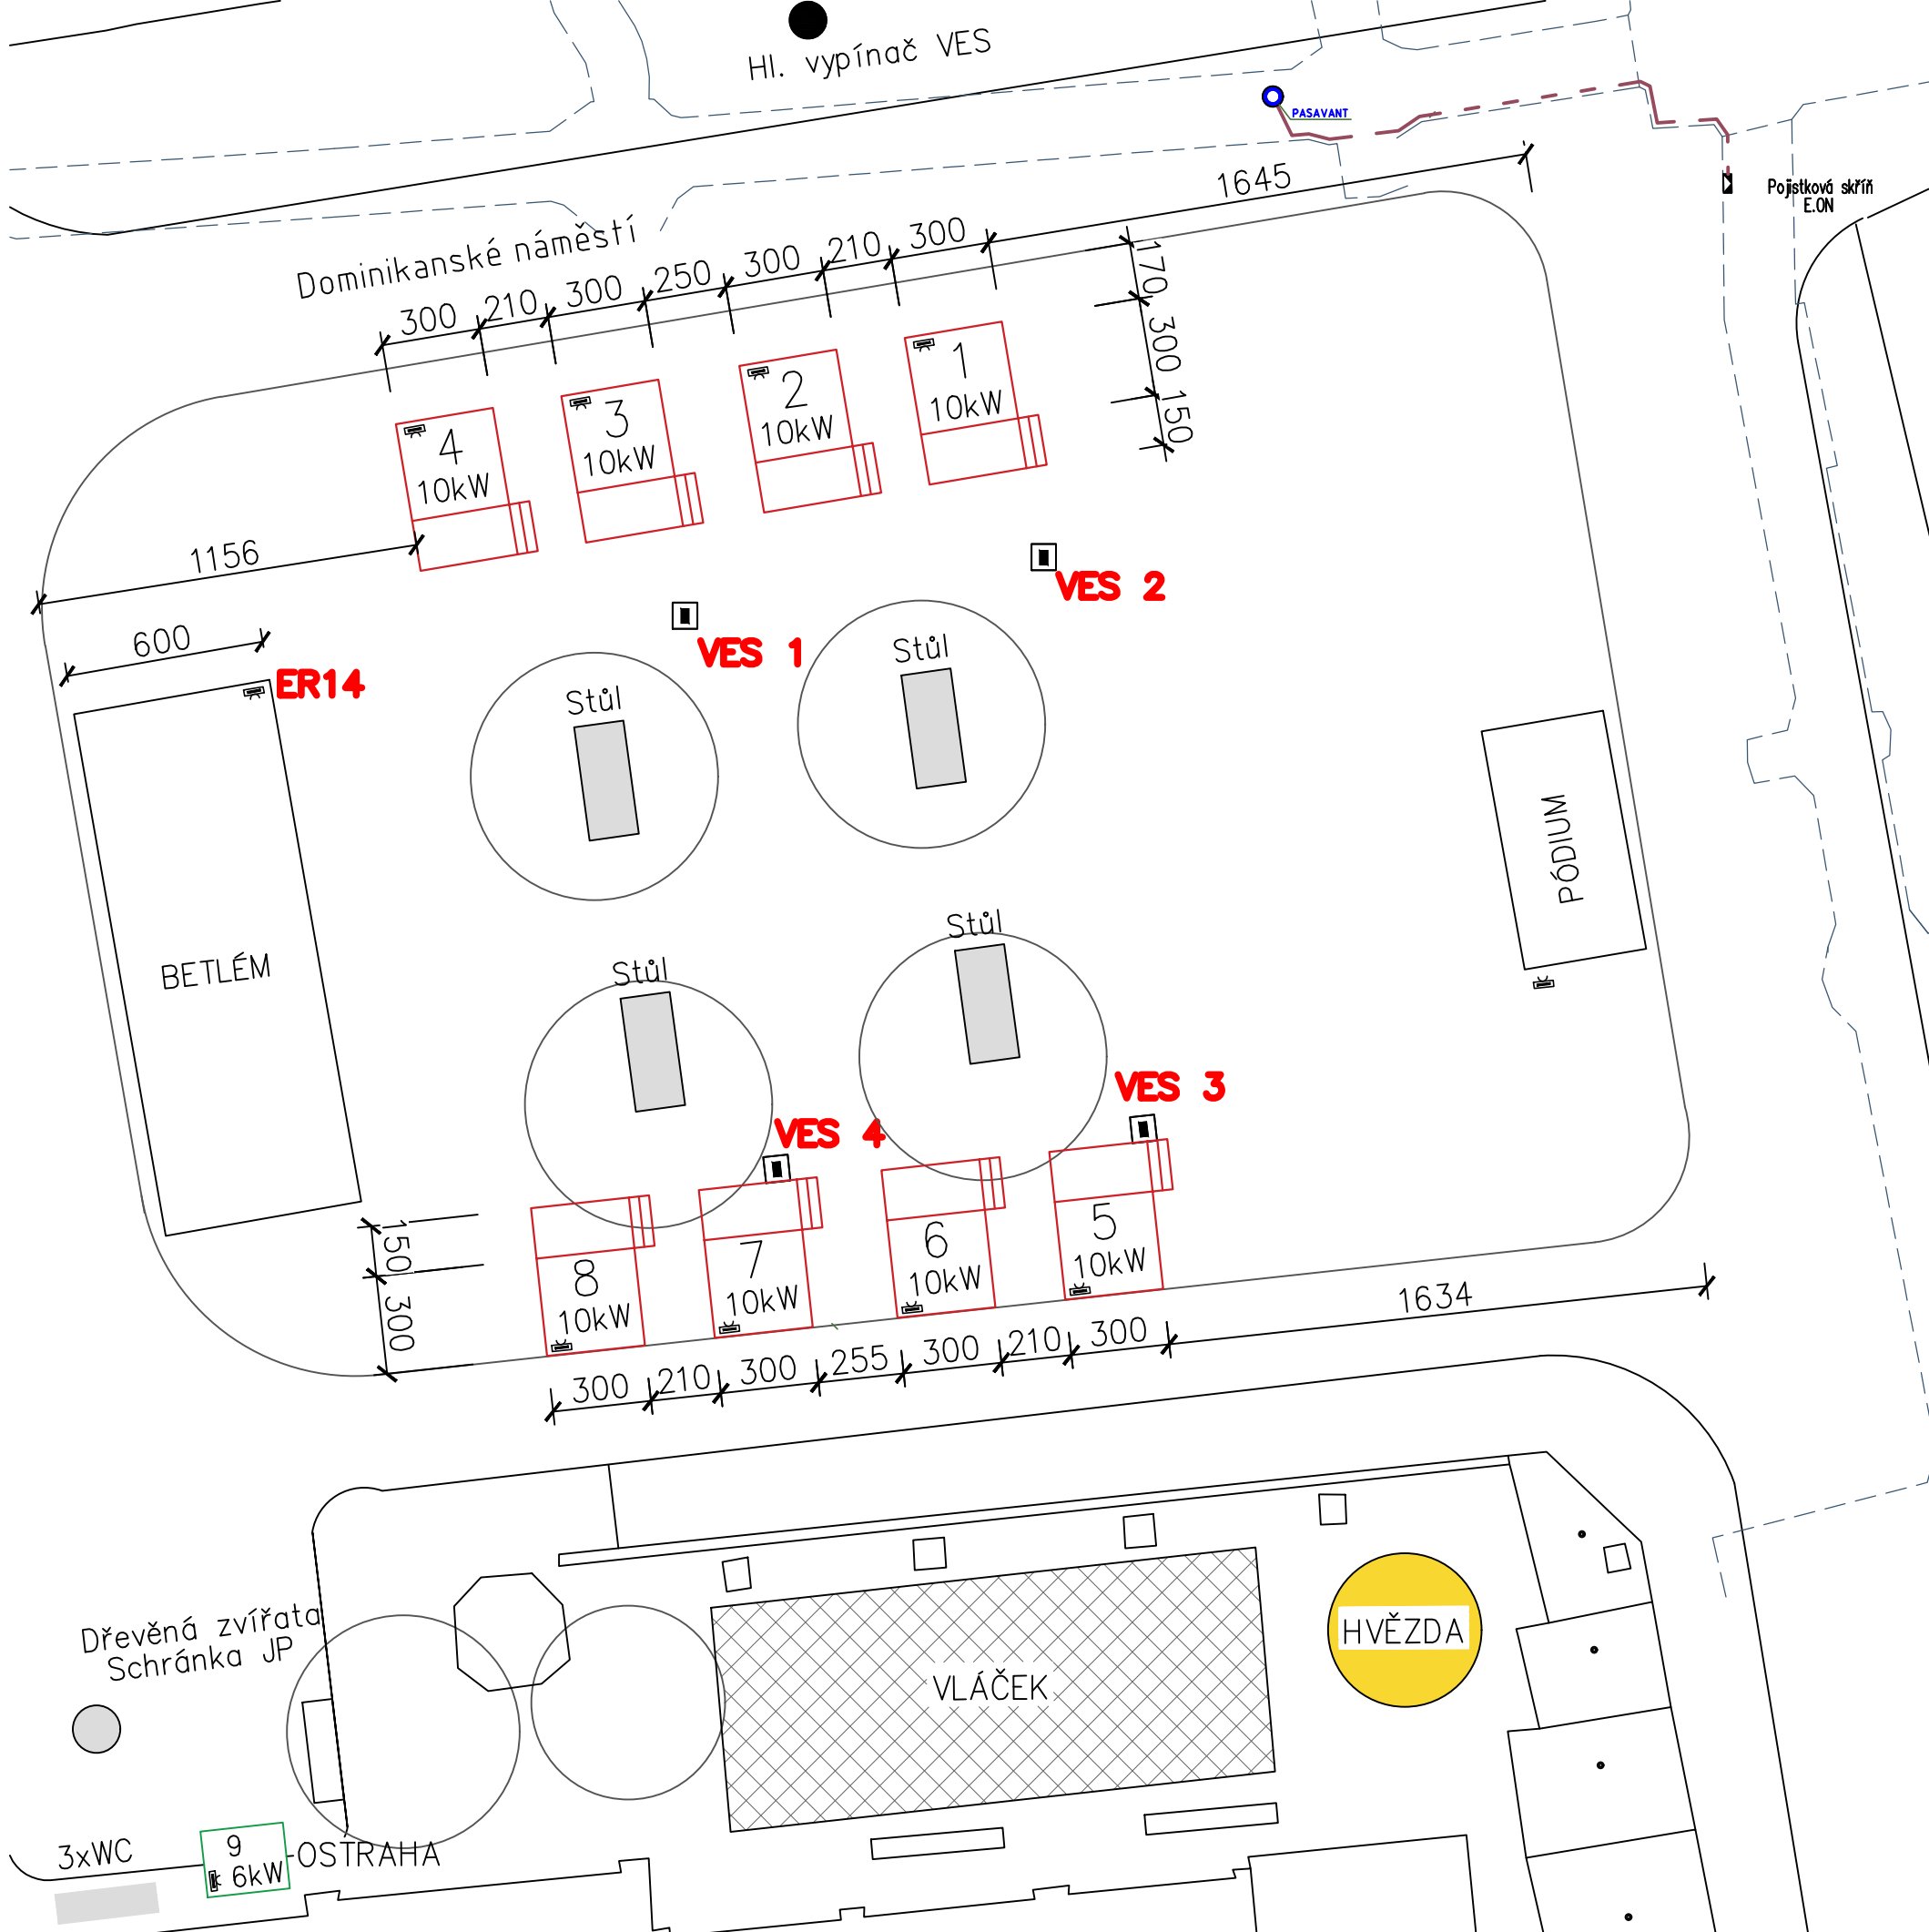

- Gastro – 10 kW
- Prodejní – 6 kW

VED.PROJEKTU	Ing. Michael Benža	Technická síť Brno, akciová společnost	
ZODP. PROJEKTANT		Barviřská 5, 602 00 Brno	
VYPRACOVAL	Ing. Michael Benža	tel.: 545 424 011, fax: 545 424 016 IČ: 255 12 285, DIČ: CZ 255 12 285	
	Jihomoravský	Obec Brno	
Stavební úřad	Brno	Datum 10/2023	Č. zak.
Investor	Technické sítě Brno, a.s.	Katastrální území	Město Brno
Stavební objekt	úsek: "Dominikánské náměstí"		
Kabelové rozvody – Dominikánské nám., VÁNOCE 2023			
STAVEBNÍ ČÁST			
CELKOVÁ SITUACE		ÚČEL: DPS	MĚŘÍTKO: 1:150
			ČÍS.VÝKRESU 01