


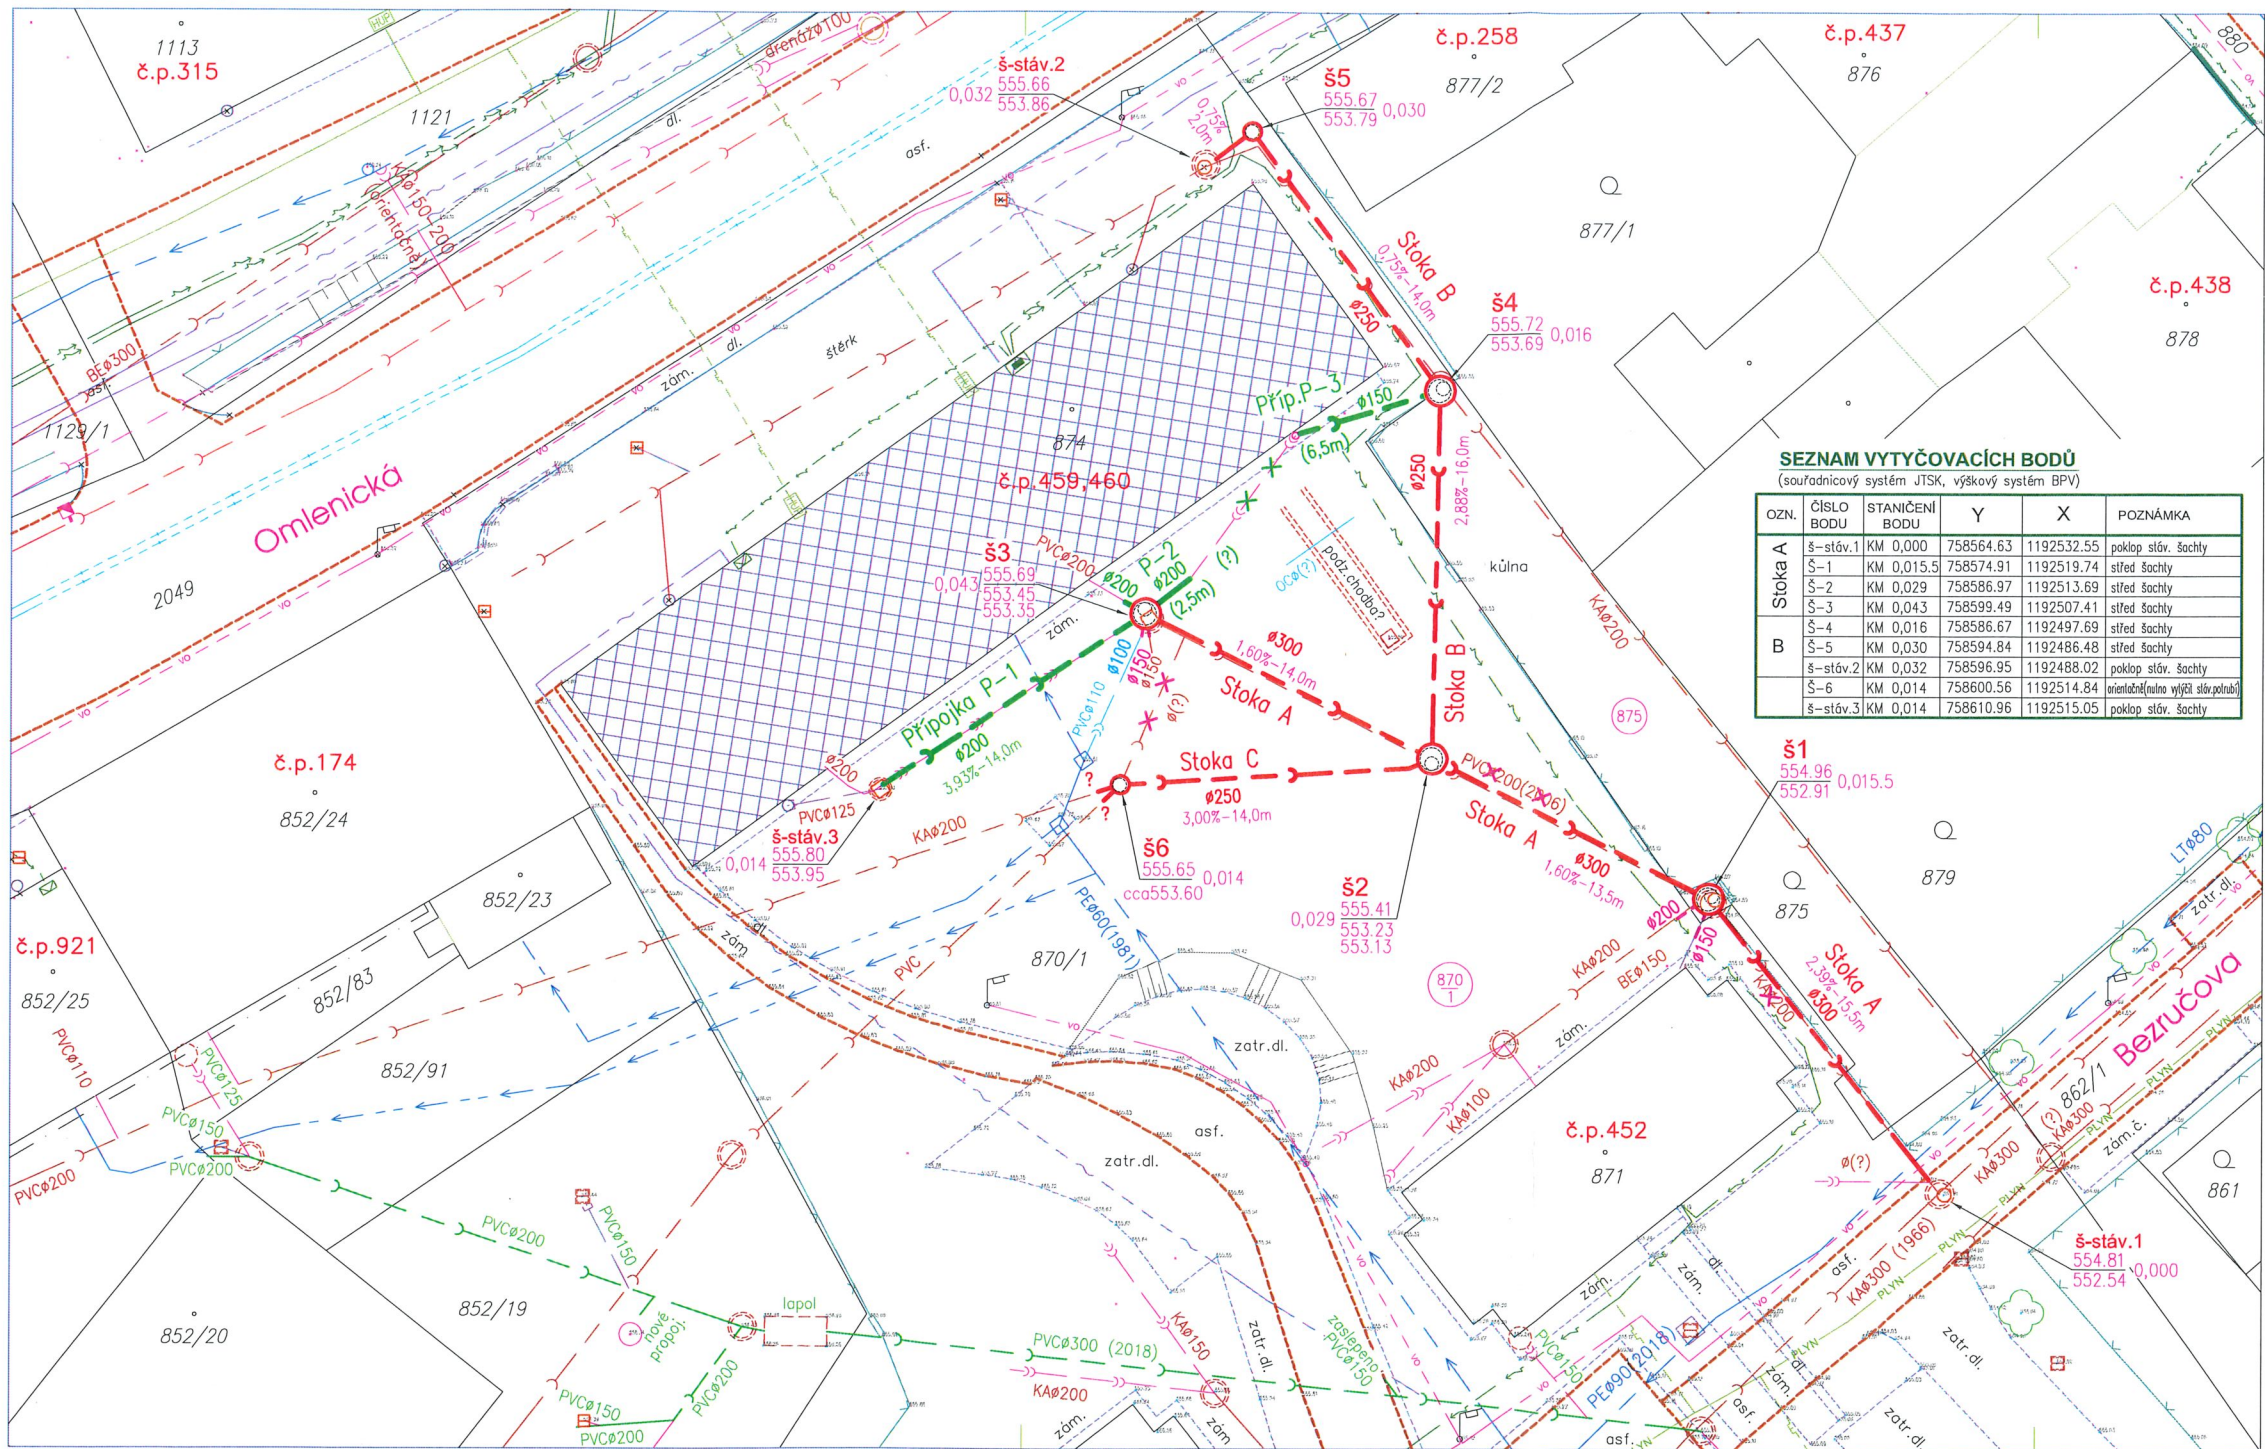

SEZNAM VYTÝČOVACÍCH BODŮ

(souřadnicový systém JTSK, výškový systém BPV)

OZN.	ČÍSLO BODU	STANIČNÍ BODU	Y	X	POZNÁMKA
Stoka A	š-stáv.1	KM 0,000	758564.63	1192532.55	poklop stáv. šachty
	š-1	KM 0,015.5	758574.91	1192519.74	střed šachty
	š-2	KM 0,029	758586.97	1192513.69	střed šachty
	š-3	KM 0,043	758599.49	1192507.41	střed šachty
	š-4	KM 0,016	758586.67	1192497.69	střed šachty
	š-5	KM 0,030	758594.84	1192486.48	střed šachty
Stoka B	š-stáv.2	KM 0,032	758596.95	1192488.02	poklop stáv. šachty
	š-6	KM 0,014	758600.56	1192514.84	orientační (nulna výš. stáv. potrubí)
	š-stáv.3	KM 0,014	758610.96	1192515.05	poklop stáv. šachty

LEGENDA

SO 1 - KANALIZACE

Ø250	0,80%-41,0m	MATERIÁL, DN / SPÁD POTRUBÍ A DÉLKA KANALIZAČNÍ STOKA SPLAŠKOVÁ/JEDNOTNÁ
š2	555.41 553.23	KÓTA POKLOPU / TERÉNU STANIČNÍ STOKY KÓTA DNA POTRUBÍ OZNAČENÍ ŠACHTY
		PŘEPOJENÍ KANALIZAČNÍCH PŘÍPOJEK (SPLAŠK./JEDNOTNÉ)

SO 2 - KANALIZAČNÍ PŘÍPOJKY

Ø200		KANALIZAČNÍ PŘÍPOJKY (č.p.p.459,460)
------	--	--------------------------------------

LEGENDA : Stávající inženýrské sítě

KANALIZAČNÍ STOKA	SPRÁVCE/PROVOZOVATEL
KAØ300	ČEVAK, a.s.
PVCØ300	ČEVAK, a.s.
KAØ150	ČEVAK, a.s.
PEØ90	ČEVAK, a.s.
ULIČNÍ VPUSŤ / OKAP / RUŠENÁ ČÁST KANALIZACE	ČEVAK, a.s.
VODOVODNÍ ŘÁD/PŘÍPOJKA (MATERIÁL, DN)	ČEVAK, a.s.
KABELY SDĚLOVACÍ (PODZEMNÍ)	ČEVAK, a.s.
PLYNOVODNÍ PŘÍPOJKA / PLYNOVOD	ČEVAK, a.s.
EL. KABEL NN (PODZEMNÍ)	ČEVAK, a.s.
TEPLOVOD (NEAKTIVNÍ VĚTEV)	ČEVAK, a.s.
SVĚTELNÝ BOD - SVÍTIDLO	ČEVAK, a.s.
KABELY VEŘEJNÉHO OSVĚTLENÍ (NADZEMNÍ)	ČEVAK, a.s.

POZN.: PŘÍPOJKY A SÍTĚ ZDE UVEDENÉ POSKYTLI SPRÁVCI JEDNOTLIVÝCH SÍTÍ. DOMOVNÍ KANALIZAČNÍ A VODOVODNÍ PŘÍPOJKY VE VLASTNOSTI MAJITELŮ JEDNOTLIVÝCH NEMOVITOSTÍ NEJSOU PASPORTIZOVÁNY, TZN. JSOU V DOKUMENTACI ZAKRESLENY ORIENTAČNĚ.

Ostatní	UPOZORNĚNÍ:
870/1	KOMUNIKACE - HRANA ZAMĚŘENA OPLOČENÍ / ZED - ZAMĚŘENÉ HRANICE POZEMKŮ KN (VNĚJŠÍ) HRANICE POZEMKŮ KN (VNITŘNÍ) ČÍSLO DOTČENÉHO POZEMKU KN

PŘEHLED DÉLEK KANALIZACE:

Stoka A	43 m (ø300 mm, 43 m)
Stoka B	32 m (ø250 mm, 32 m)
Stoka C	14 m (ø250 mm, 14 m)
Připojka P-1	14 m (ø200 mm, 14 m)
Připojka P-2	6,5 m (ø150 mm, 6,5 m)
Připojka P-3	2,5 m (ø200 mm, 2,5 m)



VYPRACOVAL: JIŘÍ SVÁČEK
ZODP.PROJEKTANT: JIŘÍ SVÁČEK
KRAJ: JIHOČESKÝ OBEC: KAPLICE KAT.OZEM: KAPLICE
STAVEBNÍK: MĚSTO KAPLICE, Náměstí 70, 382 41 Kaplice (IČ: 00245941)
NÁZEV STAVBY: Kaplice, Omlenická 459/460 - obnova kanalizace
OBSAH VÝKRESU: SITUACE STAVBY PODROBNÁ

Videall Projekt
JIŘÍ SVÁČEK
Chvošinská 108, ČESKÝ KRUMLOV
TEL:602305958/projekt@svacek.cz/602399521
Č.ZAKÁZKY: 2-308-07-PS
STUPEŇ PD: DÚR/DSP/DVZ
DATUM: 09.2023 Č.KOPIE:
FORMÁT: 3 A4
MĚŘÍTKO: 1:200
ČÍSLO VÝKRESU: C.2