



ÚPRAVA PLYNOVODU

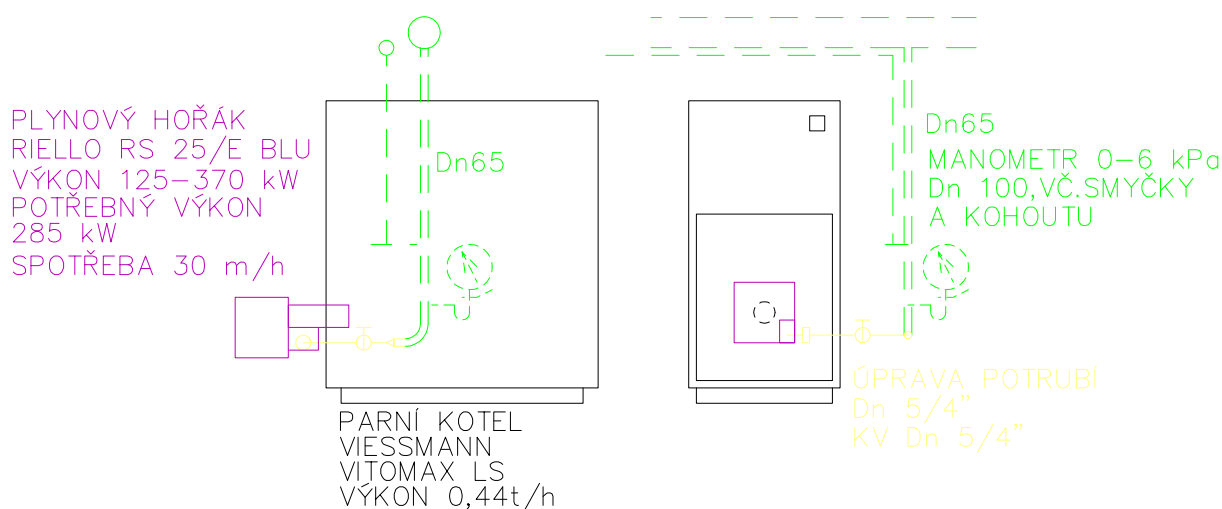

DEMONTÁŽ

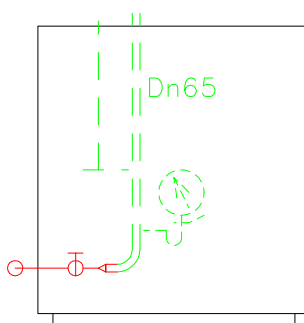

LEGENDA:

- DEMONTÁŽ STÁVAJÍCÍHO PLYNOVODU
- PONECHANÝ PLYNOVOD
- NOVÝ PLYNOVOD S UZÁVĚREM KV

PROVOZNÍ PŘETLAK PLYNU 4 kPa
ZKOUŠKY A REVIZE DLE ČSN EN 1775, 07 0703, Vyhl.91/93 Sb.

AKCE:

Nemocnice Litomyšl; výměna parního kotle - budova J

MÍSTO: JANA EVANGELISTY PURKYNĚ 652, LITOMYŠL, 570 01

INVESTOR:

NEMOCNICE PARDUBICKÉHO KRAJE, a.s.
Kyjevská 44
523 03 Pardubice

PROJEKTANT

termomont
CHLAZENÍ, KLIMATIZACE, VZDUCHOTECHNIKA
VYTÁPĚNÍ, PLYN, ZDRAVOTNÍ INSTALACE
Pernerova 691/42, 186 00 Praha 8

ZODP. PROJEKTANT:

VYPRACOVAL:

PROFESE:

D.1.4.2 Vnitřní plynovod

OBJ: VO-2024-460-000005

ZAKÁZKA: 24L 027 001

STUPEŇ: DVD

OBSAH VÝKRESU:

DATUM:

03/2024

MĚŘÍTKO:

1:50

FORMÁT:

1xA4

Č. VÝKRESU:

101