



Technical drawing of a kitchen layout showing the placement of a refrigerator, oven, and sink. The drawing includes dimensions and labels for various components.

Dimensions:





- Overall width: 2300
- Overall height: 2100
- Refrigerator width: 1550
- Oven width: 1100
- Sink width: 1400
- Refrigerator depth: 600
- Oven depth: 600
- Sink depth: 600

Labels:

- 1: Refrigerator
- 2: Oven
- 3: Sink
- K1: Refrigerator
- K2: Oven
- V=100: Sink
- 1550, 1100, 1400, 2300, 2100, 600: Dimensions

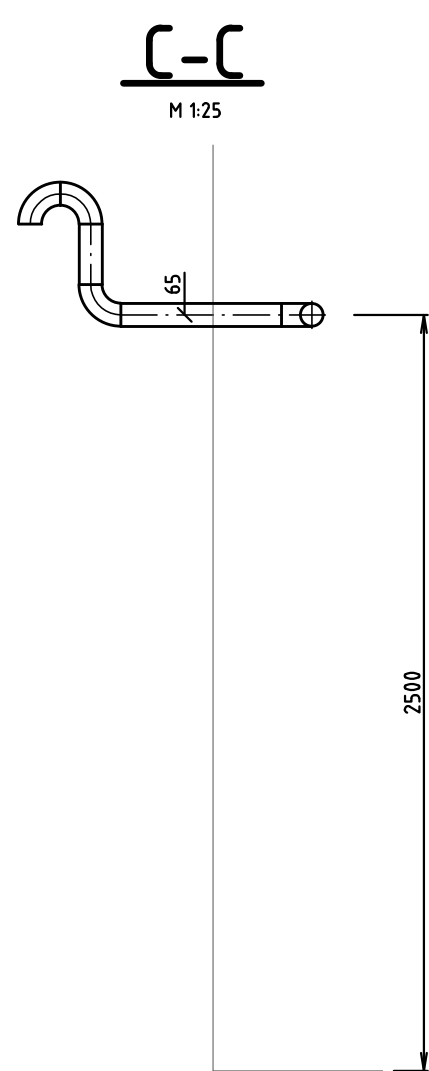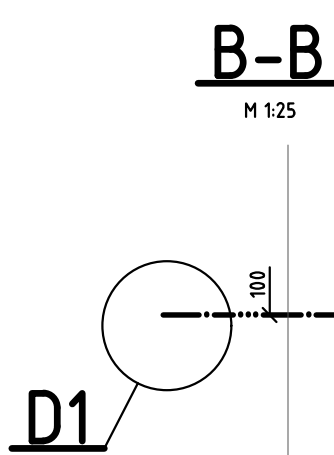

A diagram of a beam inclined at a 45-degree angle to the horizontal. A vertical force of 100 units is applied downwards at the right end of the beam.

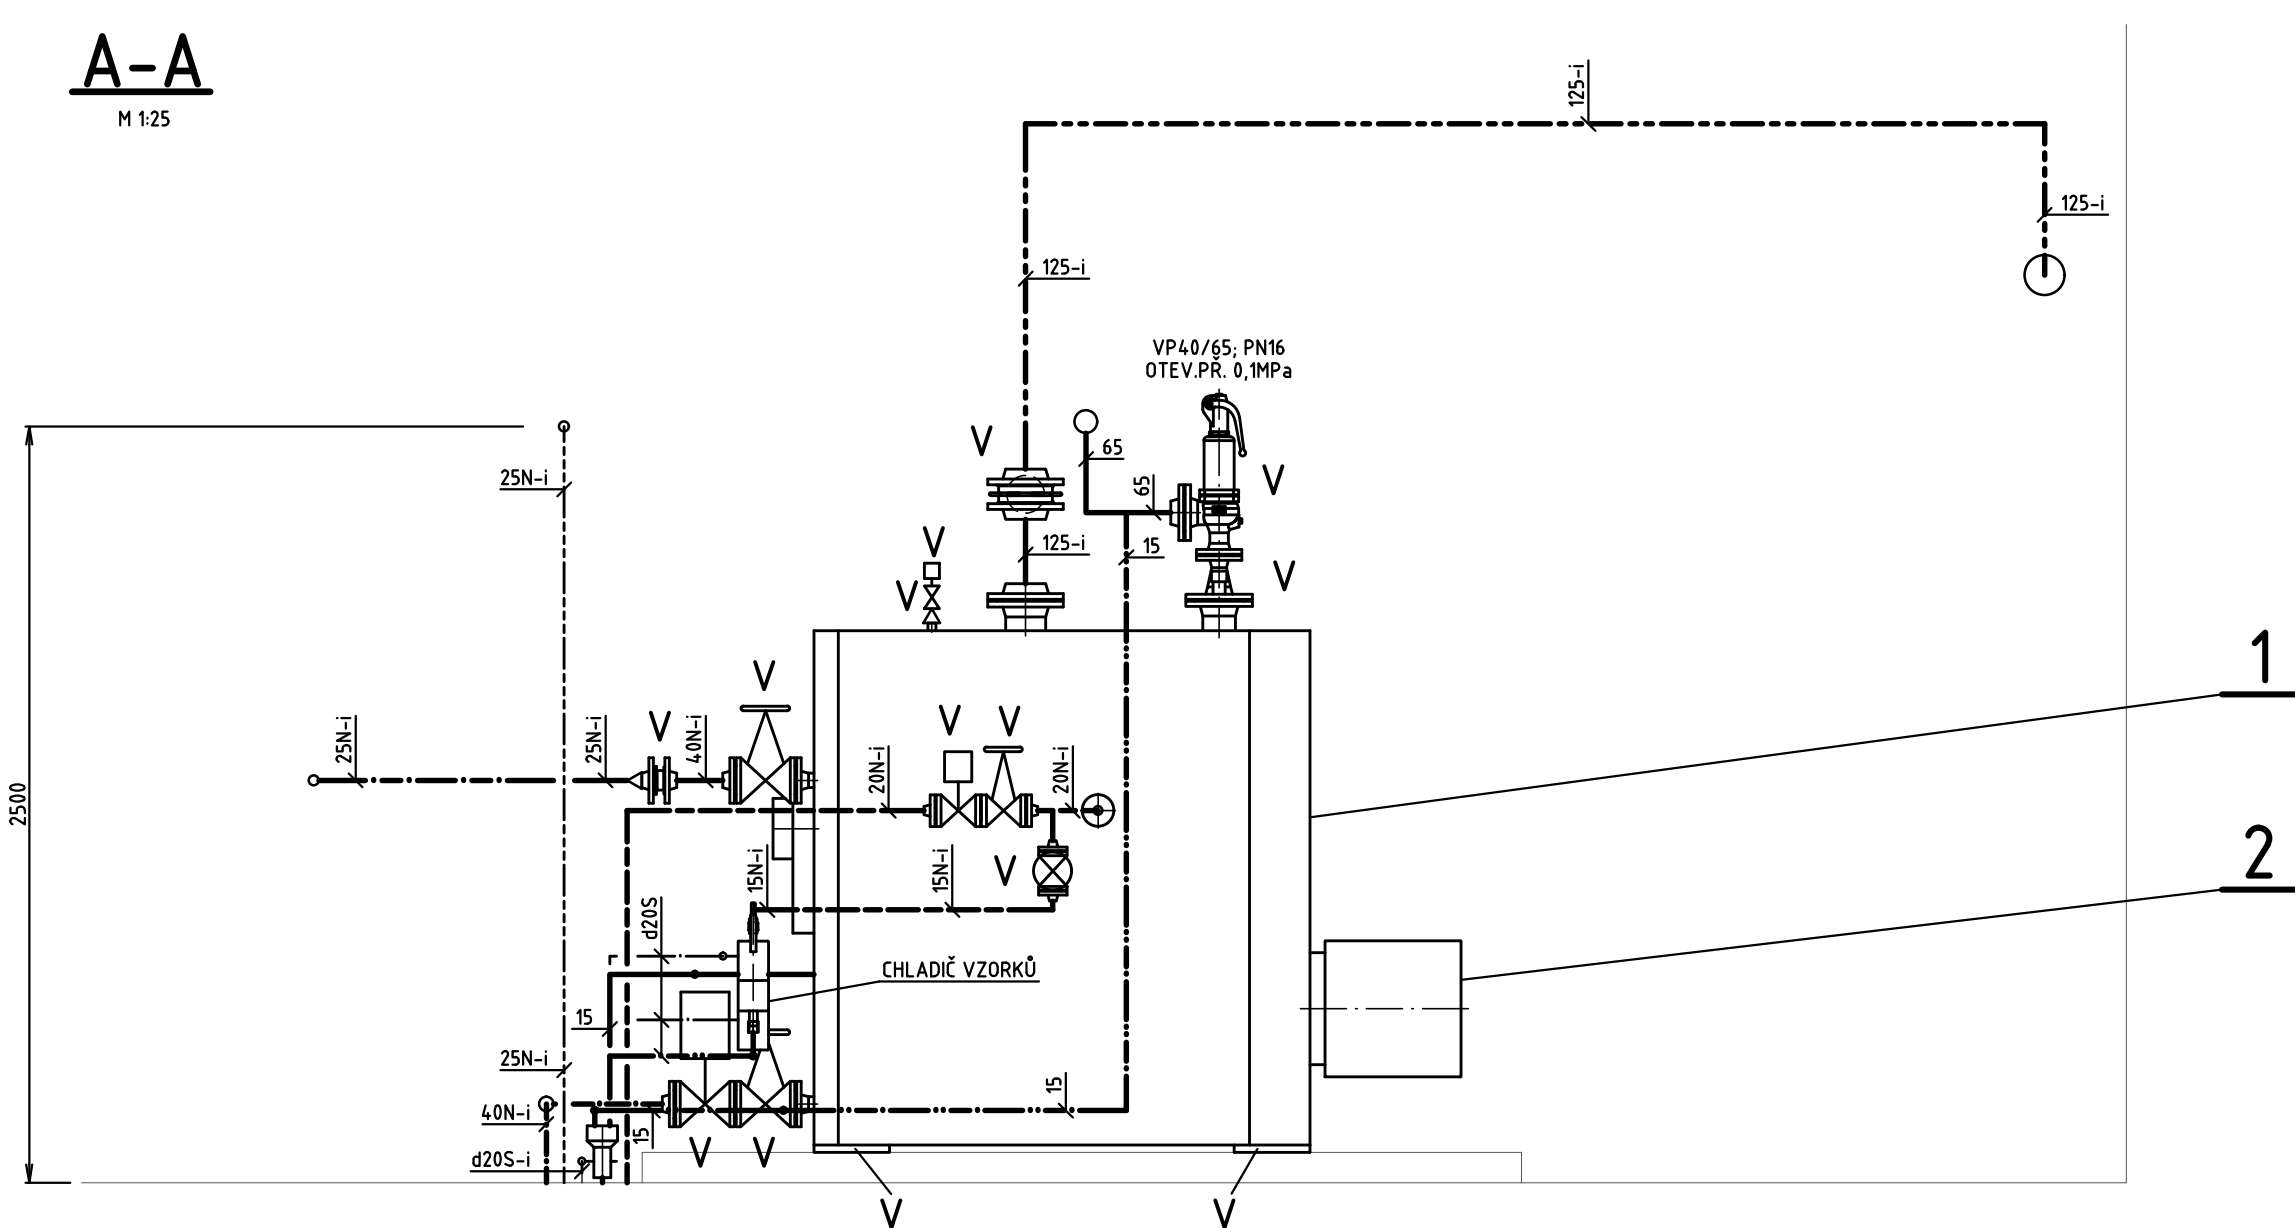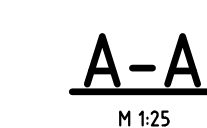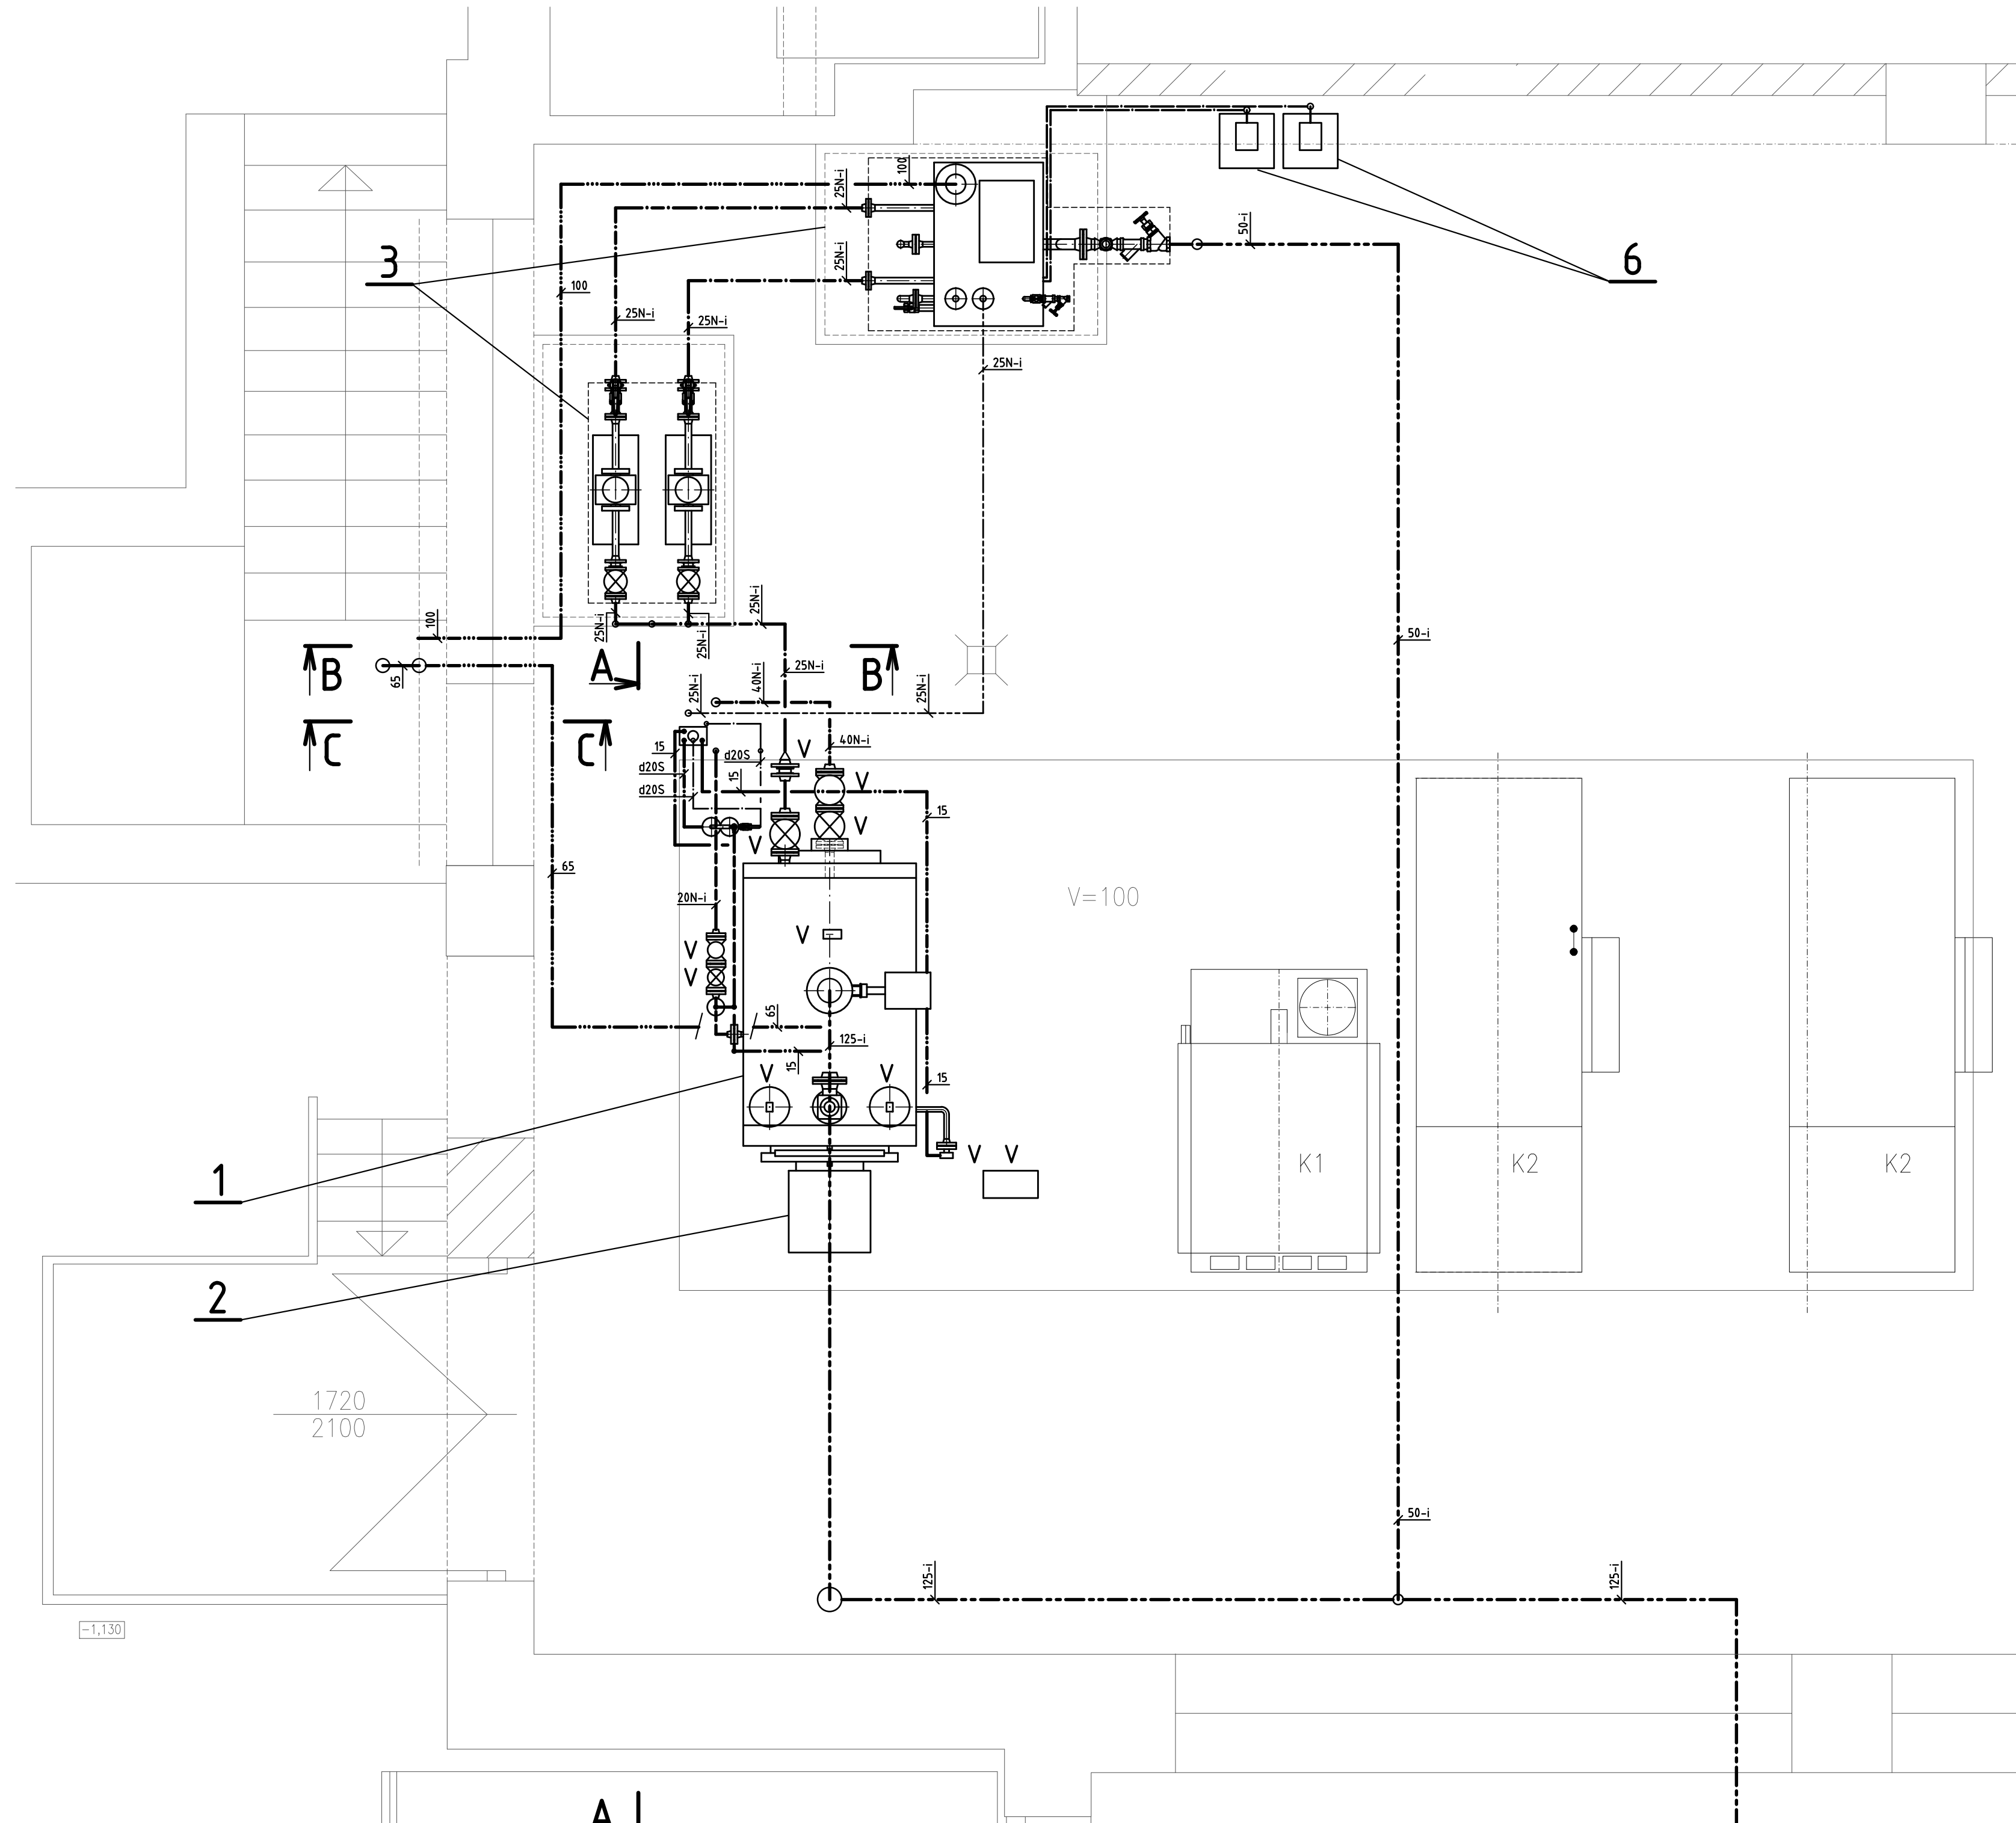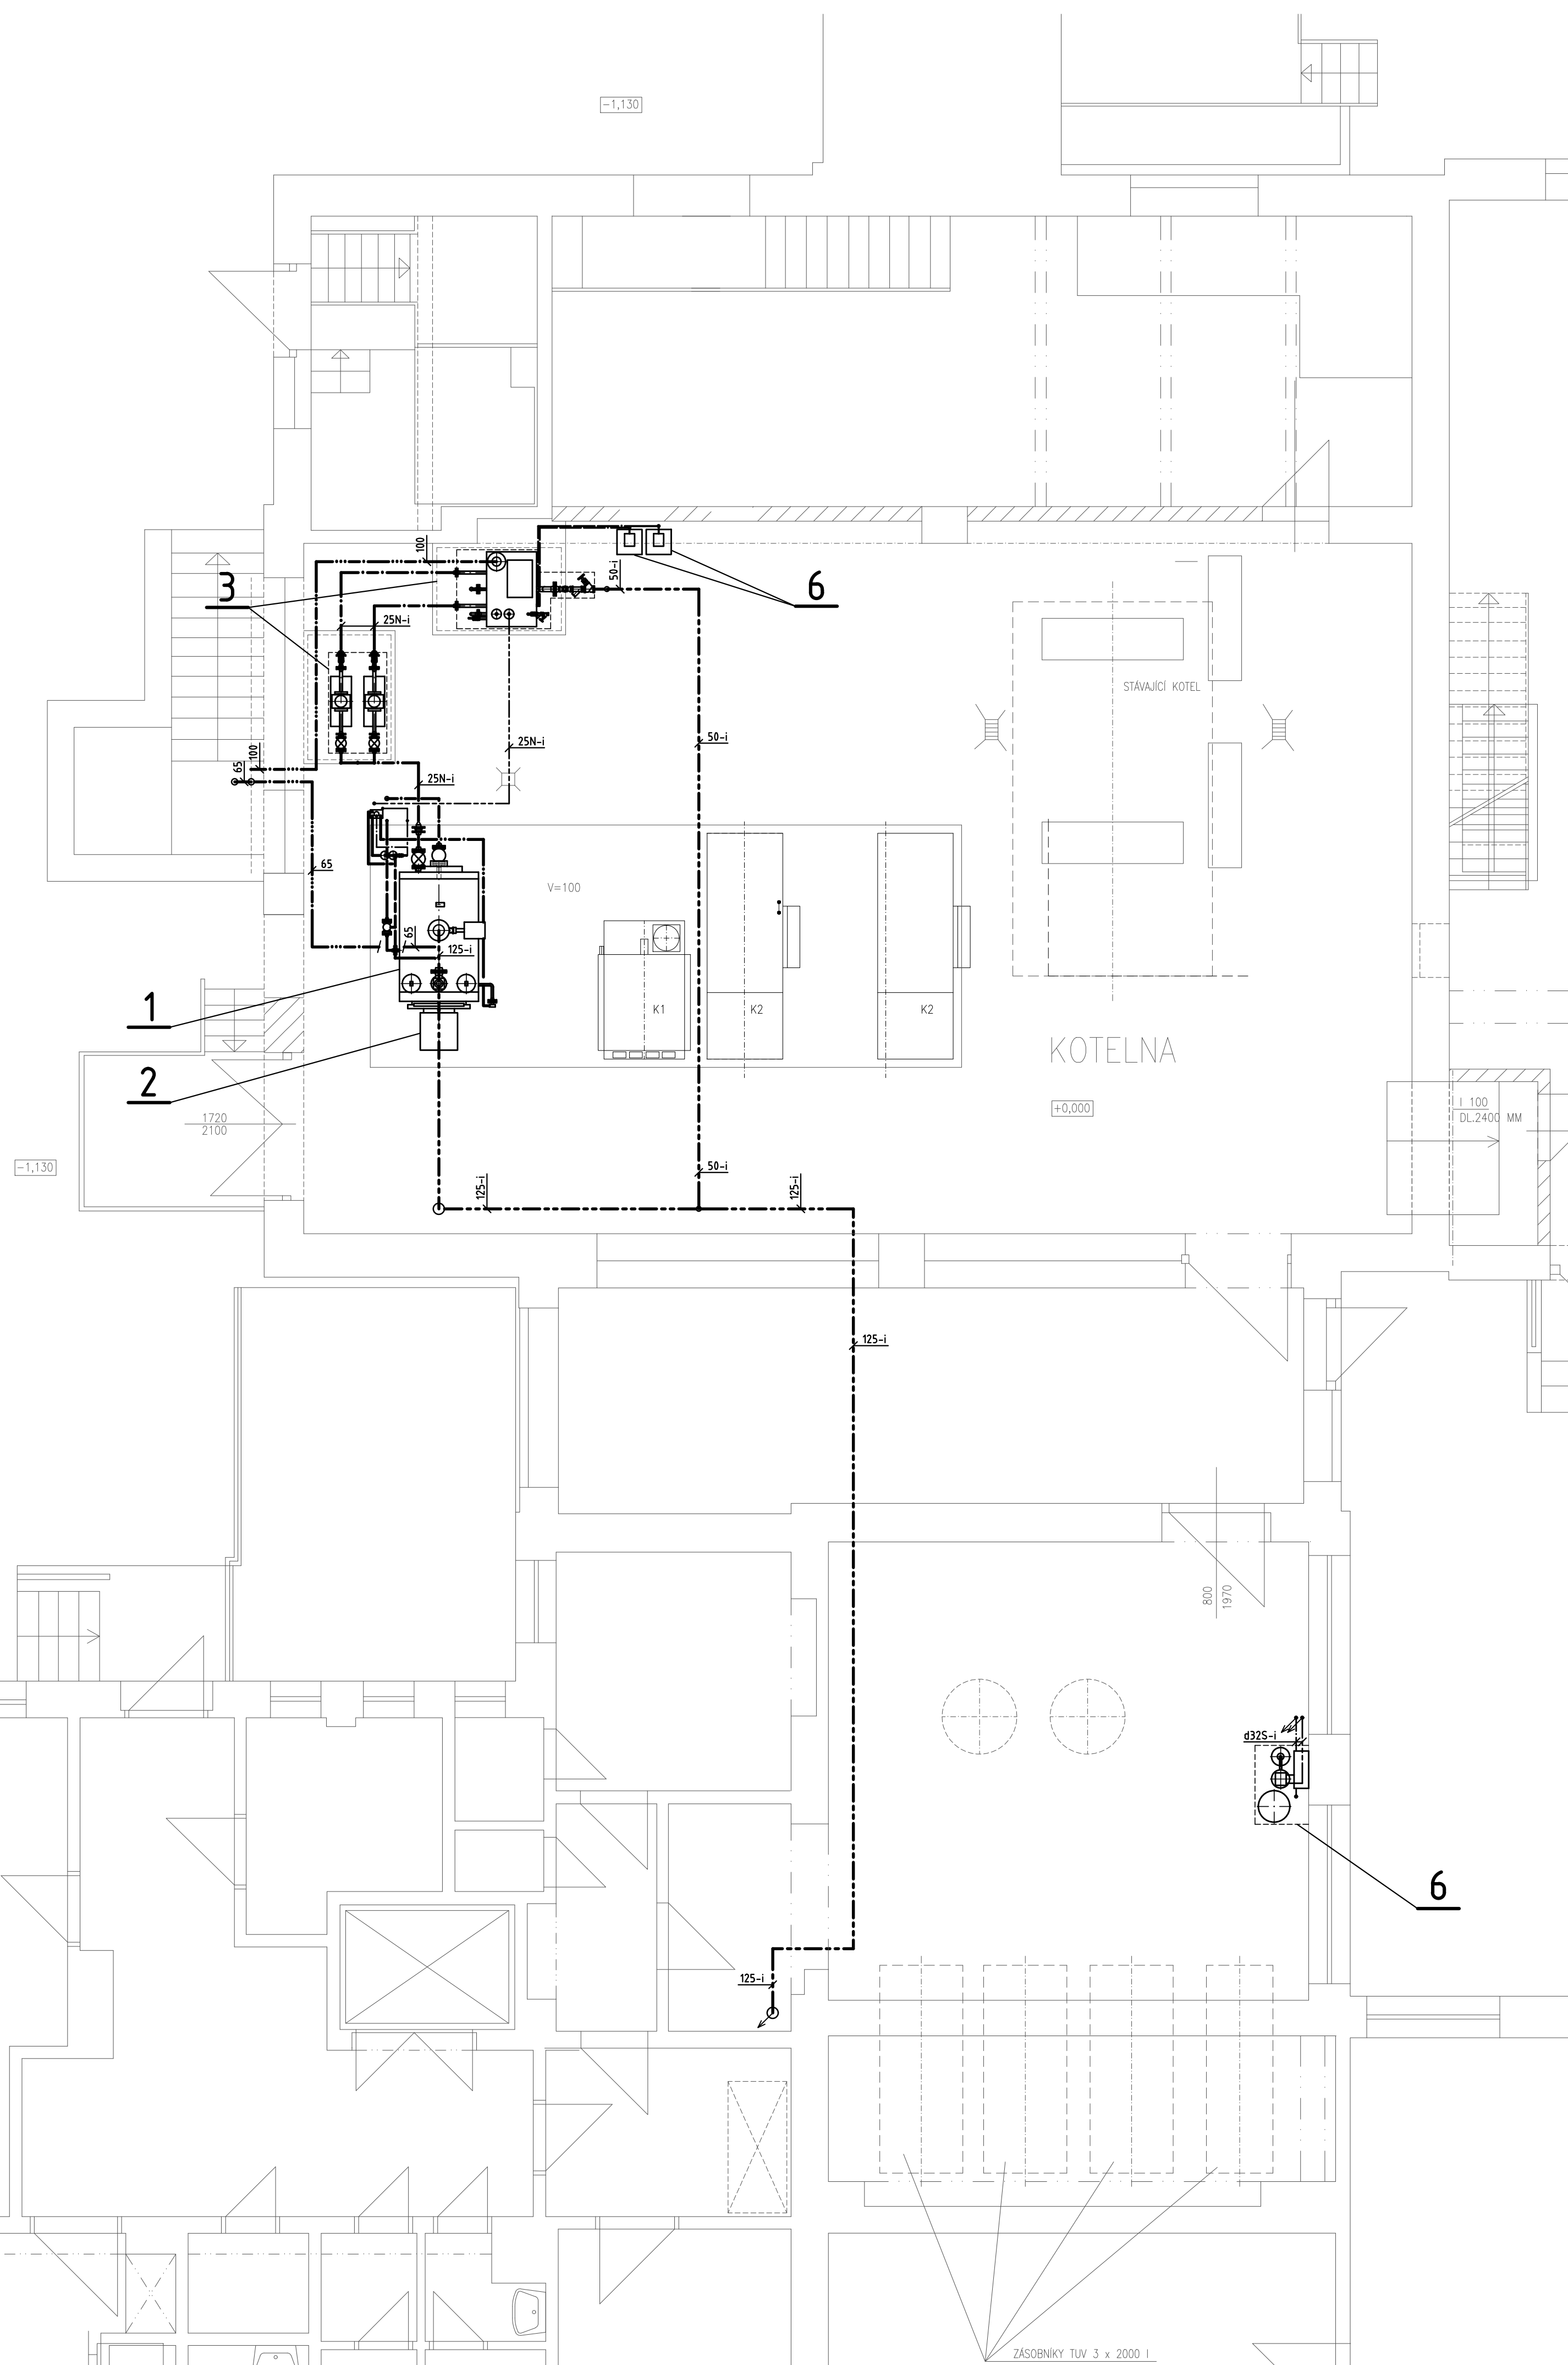

- V. ARMATURA, HÁZEBENÍ, ROZVÁDEČ, ELEKTRONIKA - PŘÍSLUŠENSTVÍ KOTLE
- SAMOSTATNÁ ZARÁDKOVÁ DESKA PRO UPEVĚNÍ HOKÁRU
- TLUMIVÉ PRŮVLEČNÉ KABELY
- UZÁVĚRAČI PÁRNI ARMATURA S ELEKTROPONEM DN125, PN6, 230V
- ZEPHYŤ VENTIL DN6, PN40
- UZÁVĚRAČI VENTILŮ DN16, PN16
- UZÁVĚRAČI VENTILŮ DN20, PN16, kvs=7,2m3/h
- UZÁVĚRAČI VENTILŮ DN20, kvs=26,5m3/h
- UZÁVĚRAČI VENTILŮ DN25, PN16, kvs=12,5m3/h
- UZÁVĚRAČI VENTILŮ DN25, PN16, JENOVĚTÍ PŘETLAK 250
- UZÁVĚRAČI VENTILŮ DN25, PN16, MATERIAL 1040, JENOVĚTÍ PŘETLAK 250
- POJISTNÝ VENTIL DN1/2, MATERIAL, OT. PŘETLAK 1BAR
- PŘECHODOVÁ PŘÍRUBA DN16
- ELEKTRODOTA PRO SMÍŠANÝ HLAVNÍ, V. SLASTNÍ KONTROLU, DEKLA 1000mm, 6 3/4, 1A
- HLAVNÍVÁ ELEKTRODOTA, 1/2 1A
- HLAVNÍVÁ, 350mm, 1A, ČESTNĚ VENTIL, DN16, PN16
- OMEZOVACÍ MAX. TLAKU, ROZSAH NASTAVENÍ 0,1 - 11BAR, PŘIPOJENÍ 1/2A
- SMÍŠNÁ LÁKA, HLAVNÍ ROZSAH 0-8, 16, VYSTUPNÍ SMÍŠNÁ, 1/2A, PŘIPOJENÍ 1/2A
- SMÍŠNÁ LÁKA, HLAVNÍ ROZSAH 0-8, 16, VYSTUPNÍ SMÍŠNÁ, 1/2A, PŘIPOJENÍ 1/2A
- VODIVOSTNÍ ELEKTRODOTA, DN20, PN40
- VODIVOSTNÍ ELEKTRODOTA, DN20, PN40
- ODKALOVACÍ VENTIL S MEMBRANOVÝM PŮHONEM NA STÁLENY ZVODU, HLAVNÍVÁ, 350mm, 1A, ČESTNĚ VENTIL, DN16, PN16
- ROZVÁDEČ PRO VITOMAX LK 2A - KWA

GRAFICKÉ NÁČRTY	PRACOVNÍ LISTY
	CHEMICKÉ
	NAPÁJECÍ VODA
	UPRAVĚNÁ VODA
	NEUPRAVĚNÁ (STUDENÁ) VODA
	ODPUSK
	ODPUSK
	ODVOZENÍ, VYPOUŠTĚNÍ, PŘEPAD
	ODPUSK, ODVOZOVÁNÍ
	KONDIZAČNÍ POKRYTÍ
	PLÁNOVÁNÍ POTRUBÍ – PŘÍKLAD SOUPRAVY
	KLASIFIKACE, NÁZEV, ZÁSTAVNÝ A GRAFICKÝ SYMBOLOVÁNÍ

[illegible]

DOKUMENTACE URČENA PRO VÝBĚR DODAVATELE, NENAHRAZUJE
REALIZAČNÍ PD

- KHLCOVADĚČ KONDENZÁTU SOUČÁST DODÁVKY TECHNOLOGIE KUCHYNĚ

JAKE: Nemocnice Litomyšl; výměna parního kotle - budova J MÍSTO: JANA EVANGELISTA PURKYNĚ 652, LITOMYŠL, 570 01	
INVESTOR: NEMOCNICE PARDUBICKÉHO KRAJE, a.s. Kýjevská 44 523 03 Pardubice	PROJEKTANT: termomont CHÁZENÍ KLIMATIZAČNÍ VÝVOŽNÍ TECHNIKA VÝTÁPENÍ PLYN. ZDROJOVÝM NÁTAČEM Penízevě 460-186 00 Praha 9
ZODP. PROJEKTANT: [REDACTED] VYPRACOVAL: [REDACTED] PROFESE: D.1.4.4 Vytápění	ORČ: VO-2024-660-000005 ČÍSLO: 24L 027 001 STUPEŇ: DVD
OBSAH VÝKRESU: PŮDORYS I.N.P	DATUM: 03/2024 MĚŘÍTKO: 1:50; 1:X FORMÁT: 21x44 Č. VÝKRESU: 103

ZOLACEL FLASZOVNO FOTOL	
ZNAČENJE	TEPELJNA ZOLACEL ZE SYNTETIKENH KALUSNO APRAČENJE
416 / 4165	TL 19mm
432 / 4205	TL 19mm
425 / 4255	TL 19mm
432 / 4322	TL 19mm
440 / 4405	TL 25mm
454 / 4505	TL 25mm
461 / 4635	TL 32mm
475 / 4755	TL 32mm

OZNAČENÍ	DN	ROZMĚR	PLASTOVÁ TRUBKA
e20	15	20x2,3	PPR PN 10
e25	20	25x2,5	PPR PN 10
e32	25	32x3,0	PPR PN 10
e40	32	40x3,7	PPR PN 10
e50	40	50x4,6	PPR PN 10
e63	50	63x5,8	PPR PN 10
e75	65	75x6,8	PPR PN 10

DN15	MINERÁLNÍ VLNNA S AL FOLÍÍ, TL 30mm
DN20	MINERÁLNÍ VLNNA S AL FOLÍÍ, TL 30mm
DN25	MINERÁLNÍ VLNNA S AL FOLÍÍ, TL 30mm
DN32	MINERÁLNÍ VLNNA S AL FOLÍÍ, TL 40mm
DN40	MINERÁLNÍ VLNNA S AL FOLÍÍ, TL 40mm
DN50	MINERÁLNÍ VLNNA S AL FOLÍÍ, TL 50mm
DN65	MINERÁLNÍ VLNNA S AL FOLÍÍ, TL 60mm
DN80	MINERÁLNÍ VLNNA S AL FOLÍÍ, TL 80mm
DN100	MINERÁLNÍ VLNNA S AL FOLÍÍ, TL 100mm
DN125	MINERÁLNÍ VLNNA S AL FOLÍÍ, TL 120mm
DN150	MINERÁLNÍ VLNNA S AL FOLÍÍ, TL 120mm
DN200	MINERÁLNÍ VLNNA S AL FOLÍÍ, TL 120mm

1/2"	DN15
3/4"	DN20
1"	DN25
5/4"	DN32
6/4"	DN40
2"	DN50
2 1/2"	DN65

SOZNÁČENÍ	DN	ROZMĚRY	PLASTOVÁ TRUBEKA
4165	31	20x28	PP-RCT = S NEPEŘÍROVANOVOU AL FÓLIÍ, PN20
4265	31	20x28	PP-RCT = S NEPEŘÍROVANOVOU AL FÓLIÍ, PN20
4355	20	25x33	PP-RCT = S NEPEŘÍROVANOVOU AL FÓLIÍ, PN20
4455	25	32x44	PP-RCT = S NEPEŘÍROVANOVOU AL FÓLIÍ, PN20
4605	31	40x55	PP-RCT = S NEPEŘÍROVANOVOU AL FÓLIÍ, PN20
4655	40	50x65	PP-RCT = S NEPEŘÍROVANOVOU AL FÓLIÍ, PN20
4635	40	63x86	PP-RCT = S NEPEŘÍROVANOVOU AL FÓLIÍ, PN20
4155	35	65x86	PP-RCT = S NEPEŘÍROVANOVOU AL FÓLIÍ, PN20

OZNAČENÍ	DN	ROZMĚR	OCELOVÁ TRUBKA
15	15	21,8x2,6	BEŽEŠVÁ HLADKÁ
20	20	26,9x2,6	BEŽEŠVÁ HLADKÁ
25	25	31,8x2,6	BEŽEŠVÁ HLADKÁ
32	32	38x2,6	BEŽEŠVÁ HLADKÁ
40	40	44,5x2,6	BEŽEŠVÁ HLADKÁ
50	50	57,1x2,9	BEŽEŠVÁ HLADKÁ
65	65	76x3,2	BEŽEŠVÁ HLADKÁ
80	80	89x3,6	BEŽEŠVÁ HLADKÁ
100	100	114x4,0	BEŽEŠVÁ HLADKÁ
150	150	133x4,5	BEŽEŠVÁ HLADKÁ

OZNAČENÍ	DN	ROZMĚR	OCELOVÁ TRUBA
15N	DN15	21,3x2,0	PODÉLNĚ SVAŘ
20N	DN20	26,9x2,0	PODÉLNĚ SVAŘ
25N	DN25	33,7x2,0	PODÉLNĚ SVAŘ
32N	DN32	42,4x2,0	PODÉLNĚ SVAŘ
40N	DN40	48,3x2,0	PODÉLNĚ SVAŘ
50N	DN50	60,3x2,0	PODÉLNĚ SVAŘ
65N	DN65	76,1x2,0	PODÉLNĚ SVAŘ