


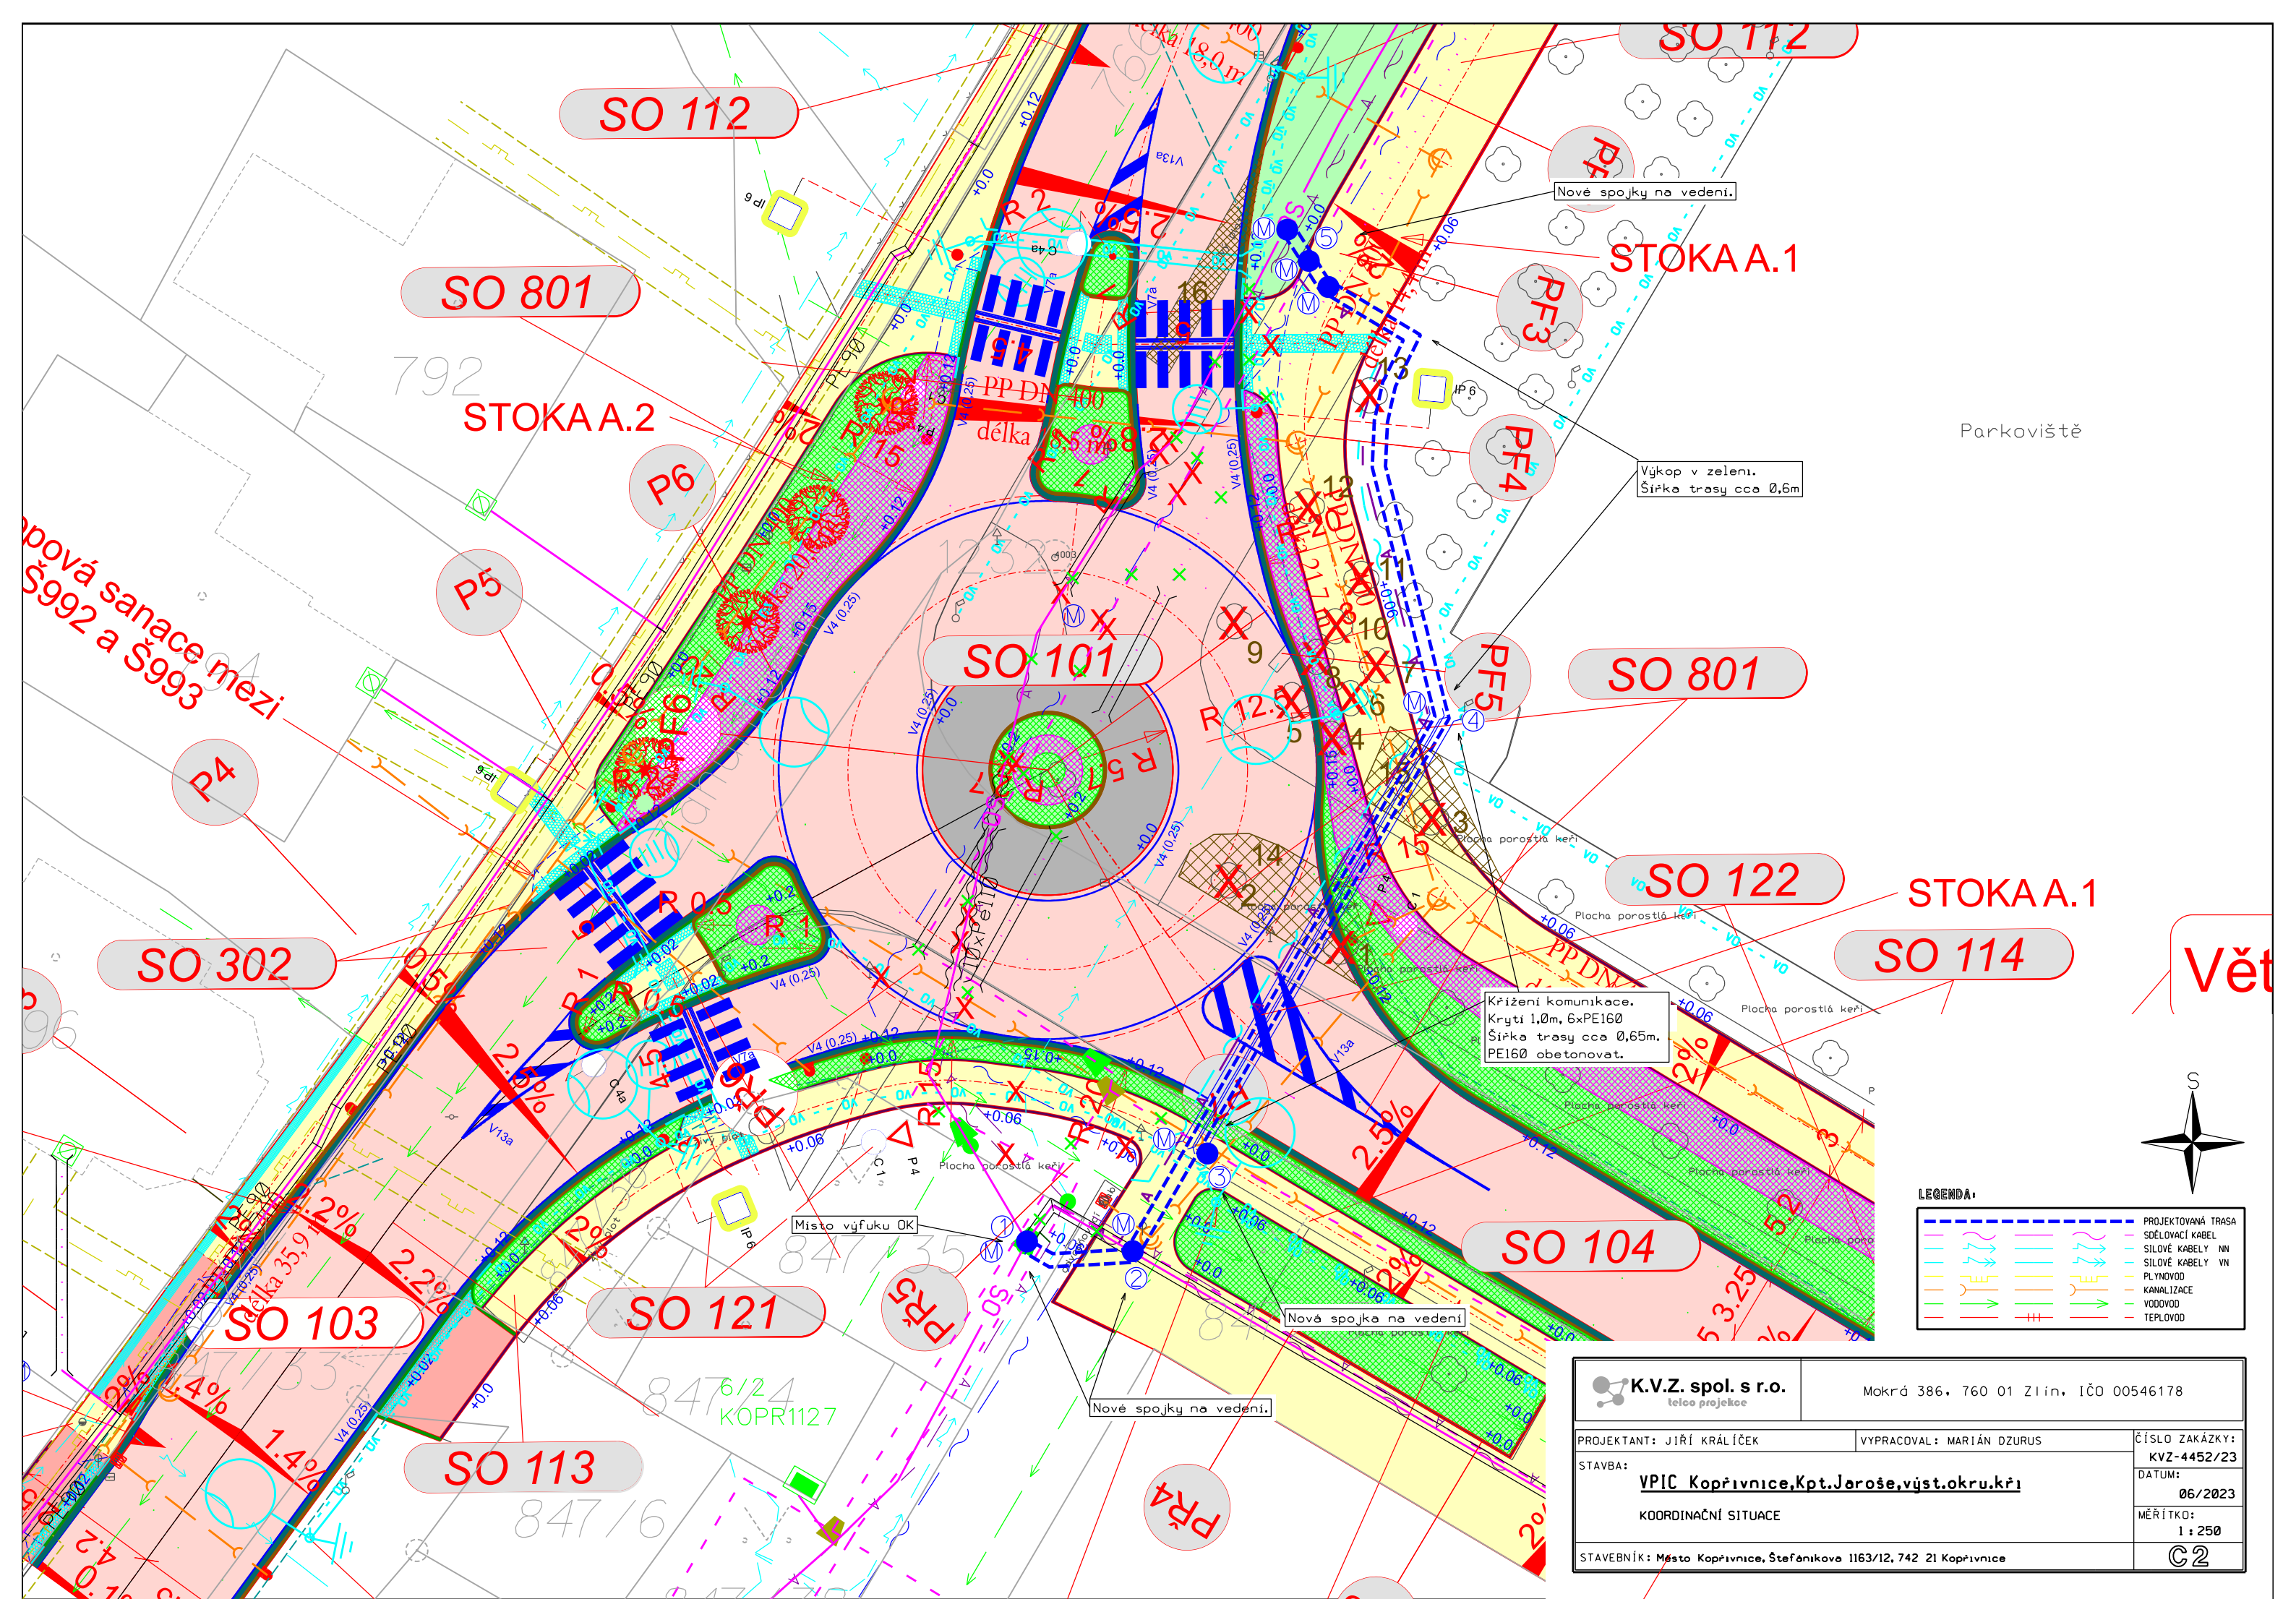

LEGENDA:

	PROJEKTOVANÁ TRASA
	SDĚLOVACÍ KABEL
	SILOVÉ KABELY NN
	SILOVÉ KABELY VN
	PLYNOVOD
	KANALIZACE
	VODOVOD
	TEPLOVOD

K.V.Z. spol. s r.o. telecom projekce		Mokrá 386, 760 01 Zlín, IČO 00546178	
PROJEKTANT: JIŘÍ KRÁLÍČEK		VYPRACOVAL: MARIÁN DZURUS	
STAVBA: VPIK Kopřivnice, Kpt. Jaroše, výst. okru. kři		ČÍSLO ZAKÁZKY: KVZ-4452/23	
KOORDINAČNÍ SITUACE		DATUM: 06/2023	
STAVEBNÍK: Město Kopřivnice, Štefánikova 1163/12, 742 21 Kopřivnice		MĚŘÍTKO: 1 : 250	
		C2	