


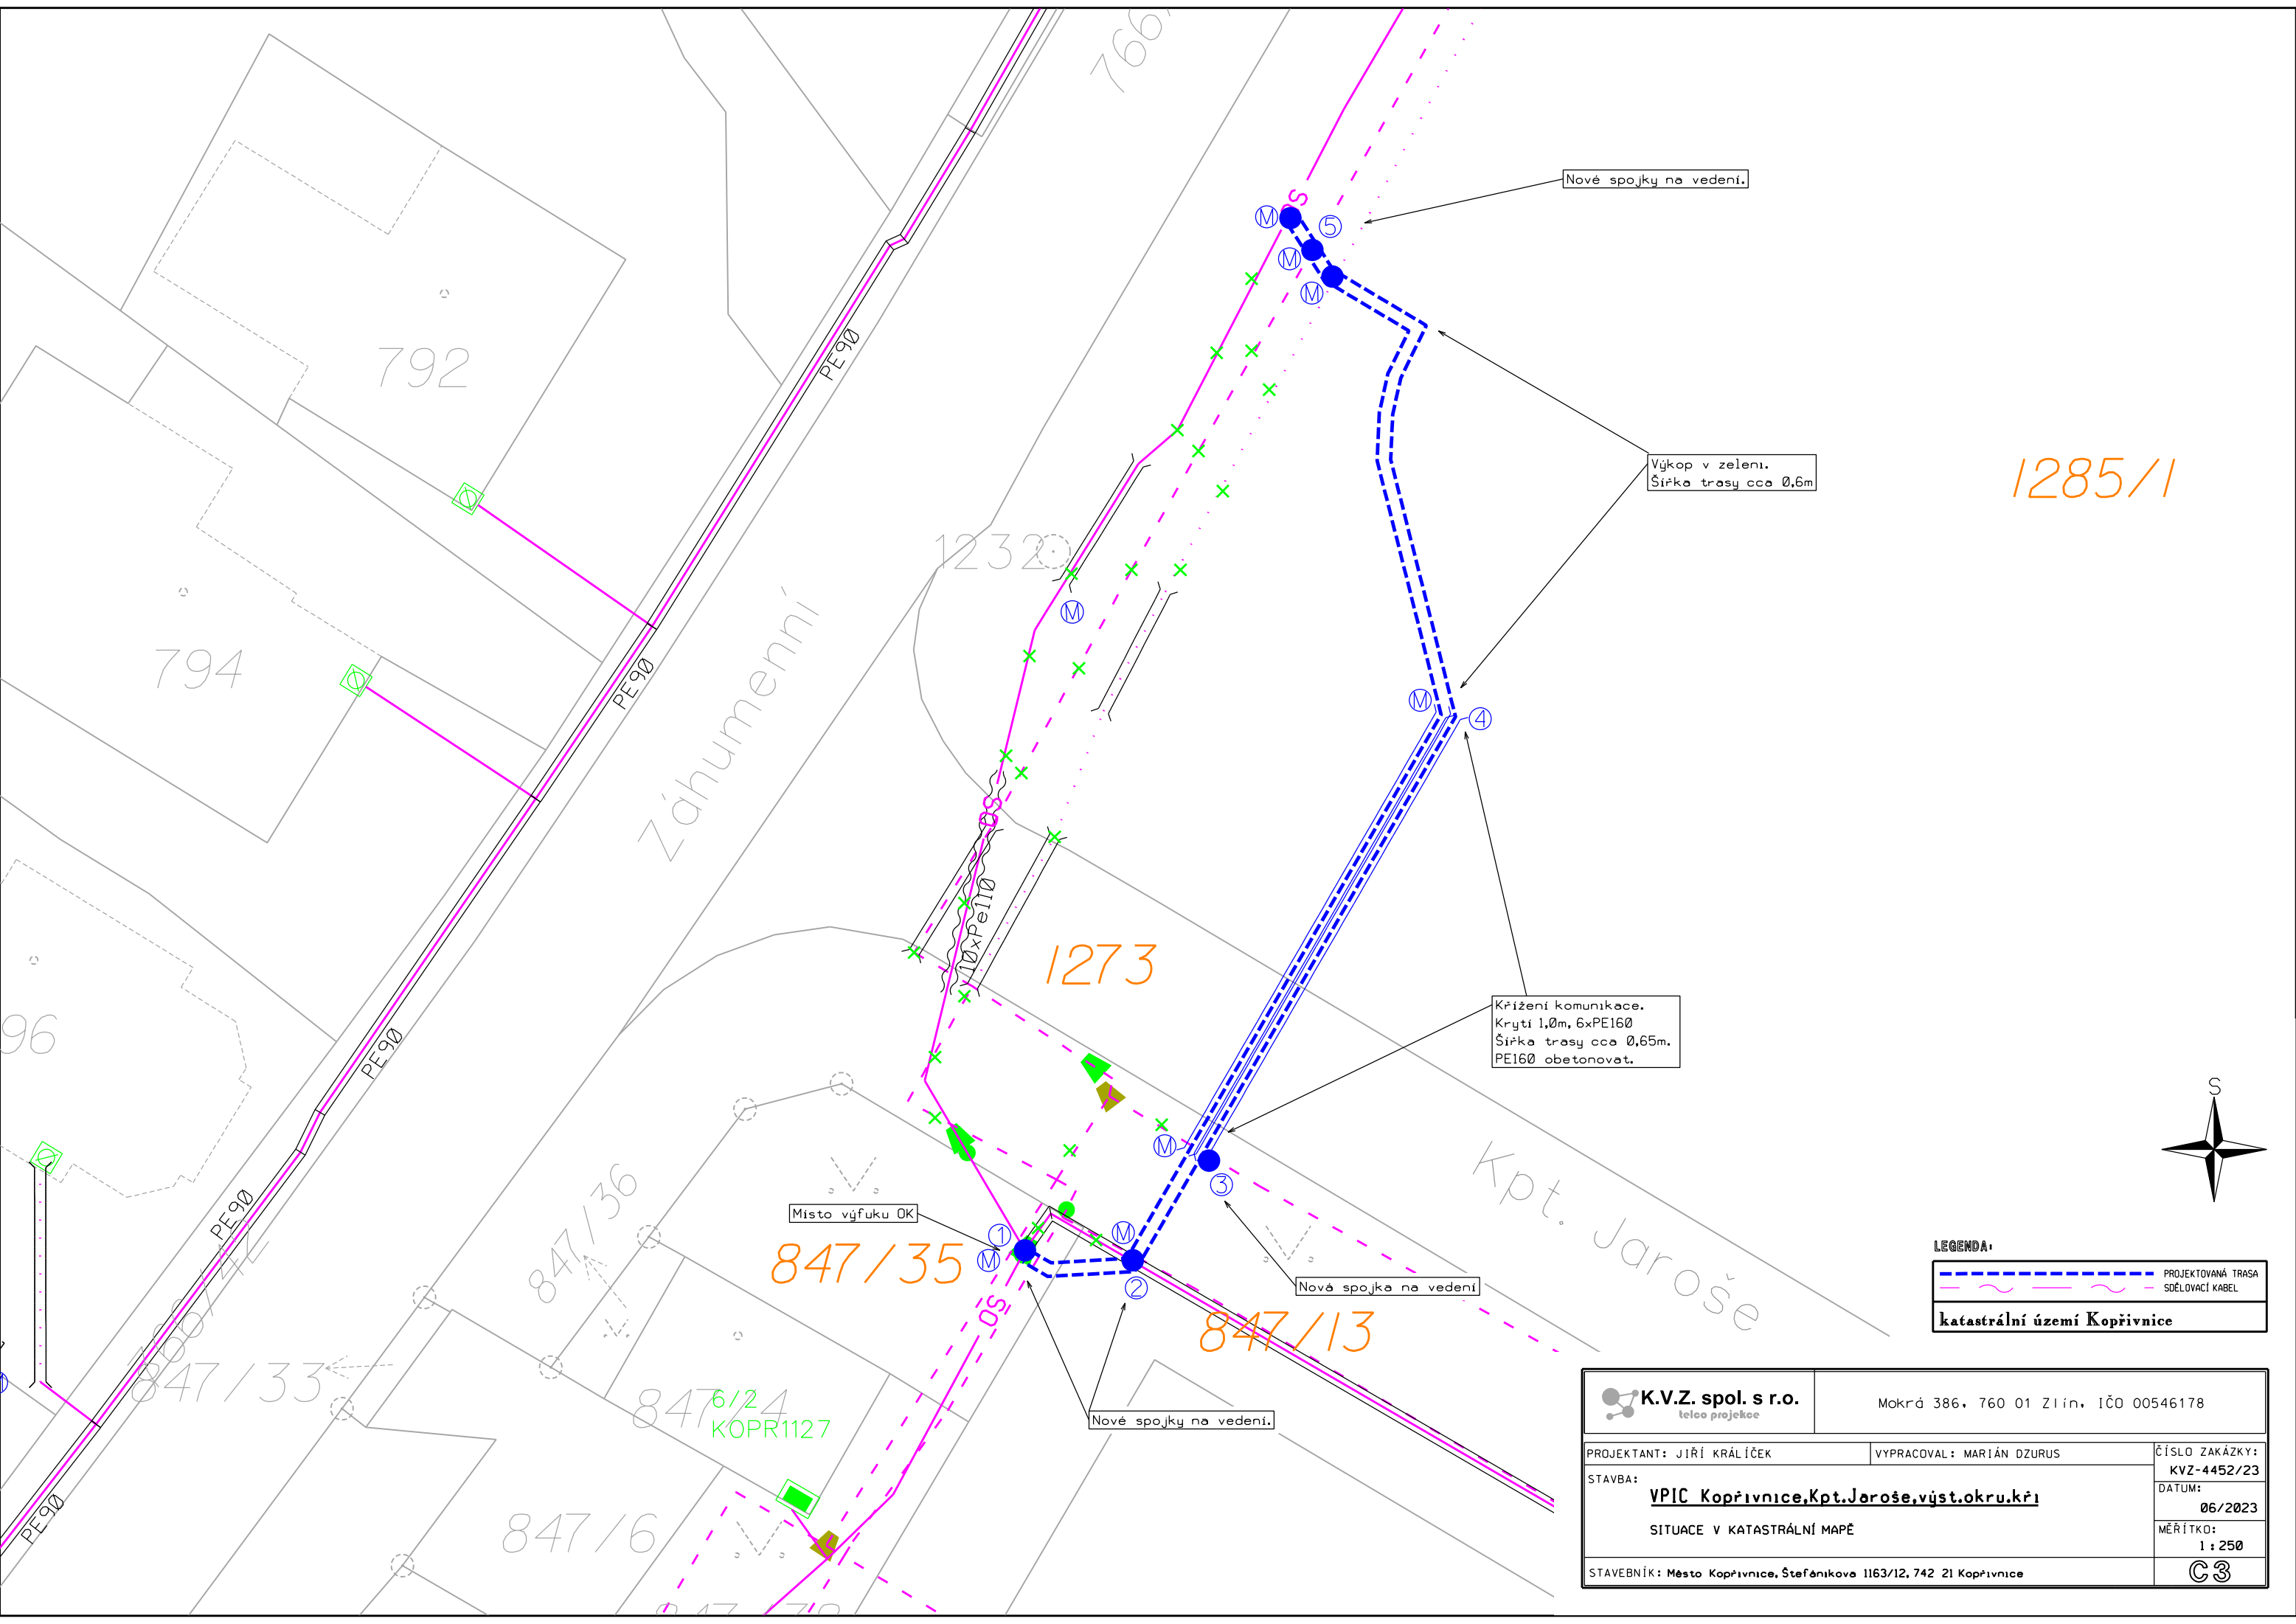

LEGENDA:	
	PROJEKTOVANÁ TRASA
	SDĚLOVACÍ KABEL
katastrální území Kopřivnice	

K.V.Z. spol. s r.o. teleo projekce		Mokrá 386, 760 01 Zlín, IČO 00546178	
PROJEKTANT: JIŘÍ KRÁLÍČEK		VYPRACOVAL: MARIÁN DZURUS	
STAVBA:		ČÍSLO ZAKÁZKY: KVZ-4452/23	
VPIC Kopřivnice, Kpt. Jaroše, výst. okru. kři.		DATUM: 06/2023	
SITUACE V KATASTRÁLNÍ MAPĚ		MĚŘÍTKO: 1 : 250	
STAVEBNÍK: Město Kopřivnice, Štefánikova 1163/12, 742 21 Kopřivnice			