

LEGENDA:


STÁVAJÍCÍ SÍTĚ


- VODOVODNÍ ŘÁD
- SPLAŠČOVÁ KANALIZACE
- ELEKTRO NH - PODZEM.
- ELEKTRO NH - NADZEM.
- ELEKTRO VN - PODZEM.
- ELEKTRO VN - NADZEM.
- SOČL. VED. - PODZEM.
- SOČL. VED. - NADZEM.
- PAMČOČ
- VO - PODZEM.
- VO - NADZEM.


NAVRHOVANÉ ČÁSTI

- OPRAVOVANÝ VODOVODNÍ ŘÁD
- VODOVODNÍ PŘÍPOJKY (PŘEPOJOVANÉ)
- HYDRANT PODZEMNÍ / NADZEMNÍ
- OSTATNÍ
- ZAMĚŘENÉ HRANICE POZEMKŮ DLE KM

Pozn: VEŠKERÉ PRŮBĚHY STÁVAJÍCÍCH SÍTÍ JSOU ZAKRESLENY POUZE ORIENTAČNĚ DLE DOSTUPNÝCH INFORMACÍ. PŘED ZAMĚLENÍM STAVBY JE NEJNĚ VŠECHNY SÍTĚ VYKŮRIT.

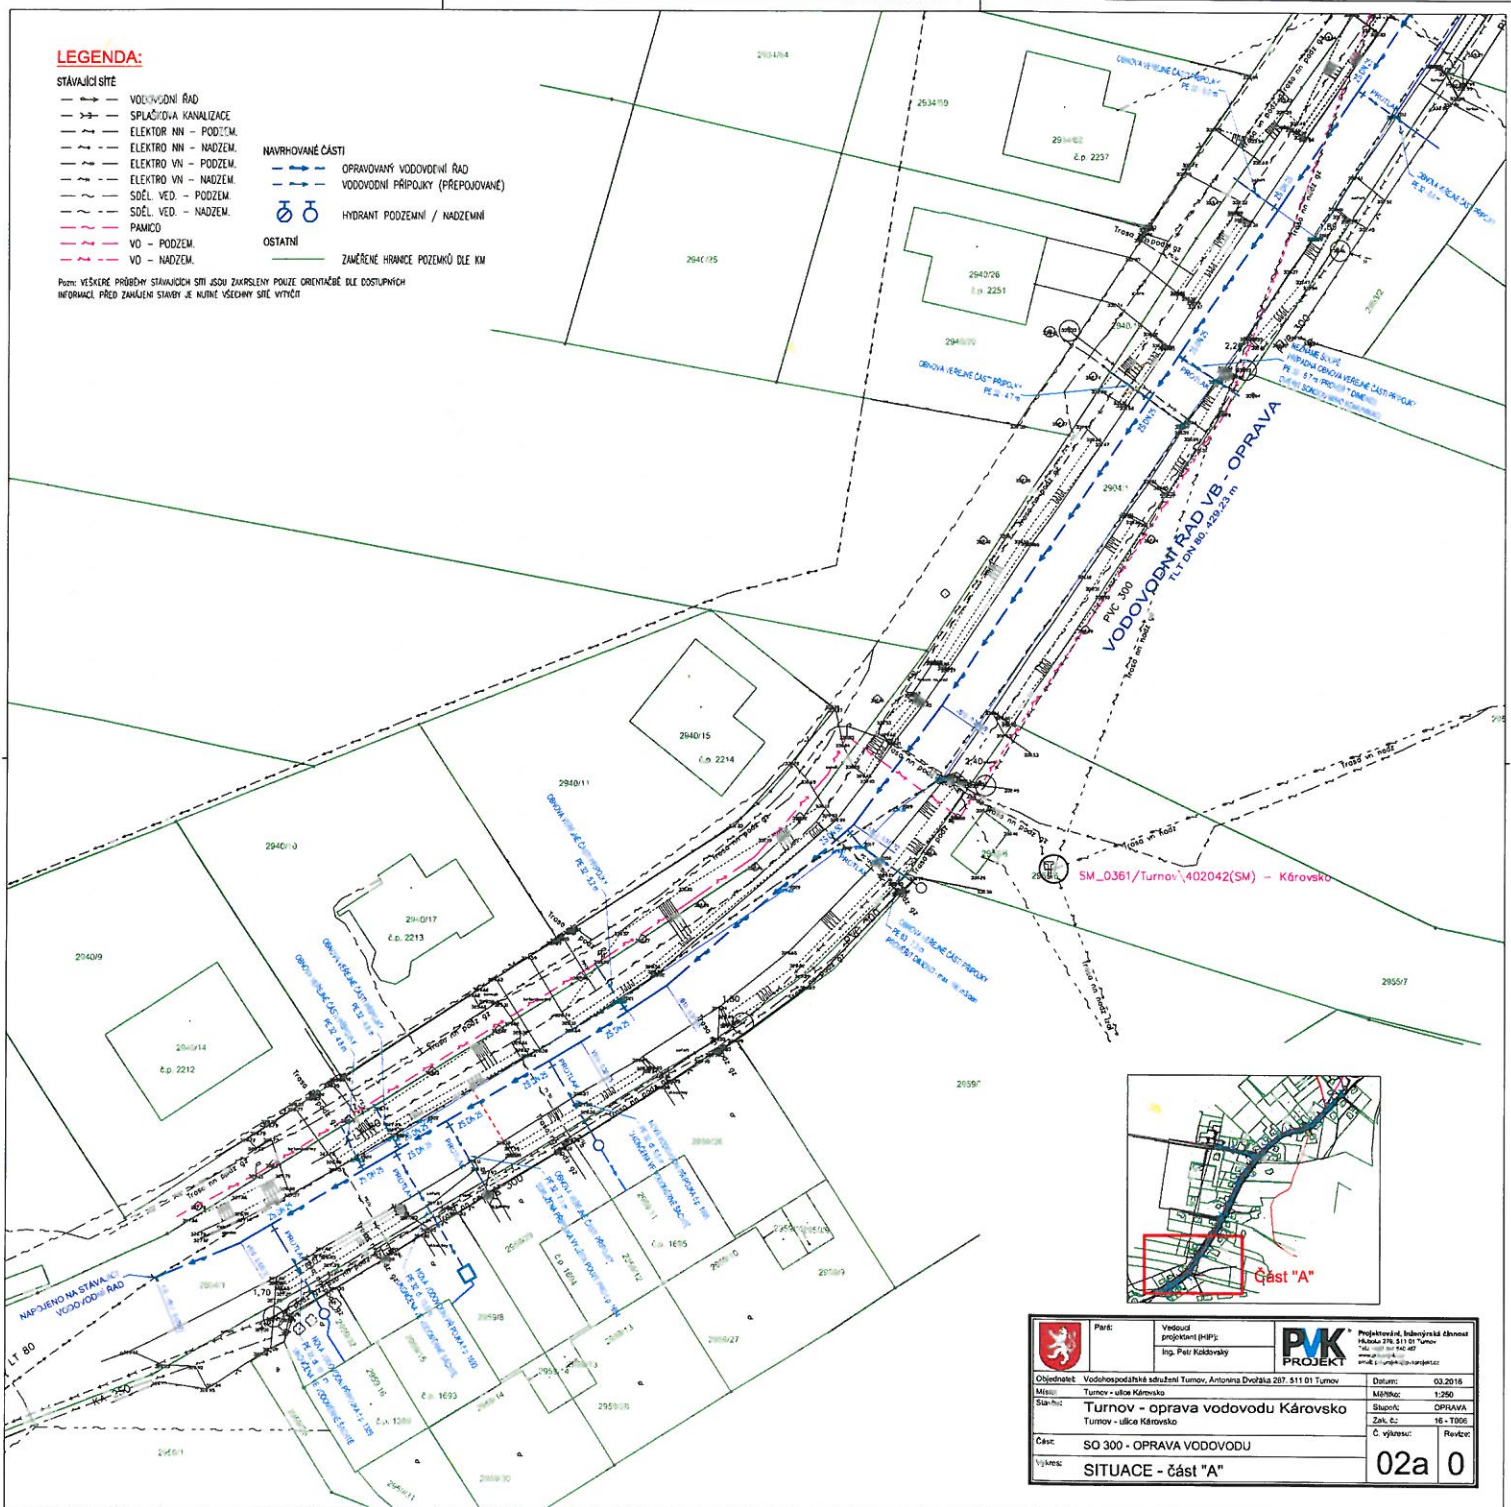

	Par: Vedoucí projektant (PVP): Ing. Petr Kádovský	Projekční úřad, Ing. Jaroslav Čížek Hábova 276, 511 01 Turnov Tel: 0052 276 40 40 e-mail: p.kadovsky@projekty.cz
	Objednatel: Vodohospodářské sdružení Turnov, Antonína Dvořáka 287, 511 01 Turnov	Datum: 03.2016
Místo: Turnov - ulice Károvska	Měřítko: 1:250	
Stav: Turnov - oprava vodovodu Károvska	Stupeň: OPRAVA	
Část: SO 300 - OPRAVA VODOVODU	Zak. č.: 16 - T806	
Výkres: SITUACE - část "A"	Revizor:	
02a 0		

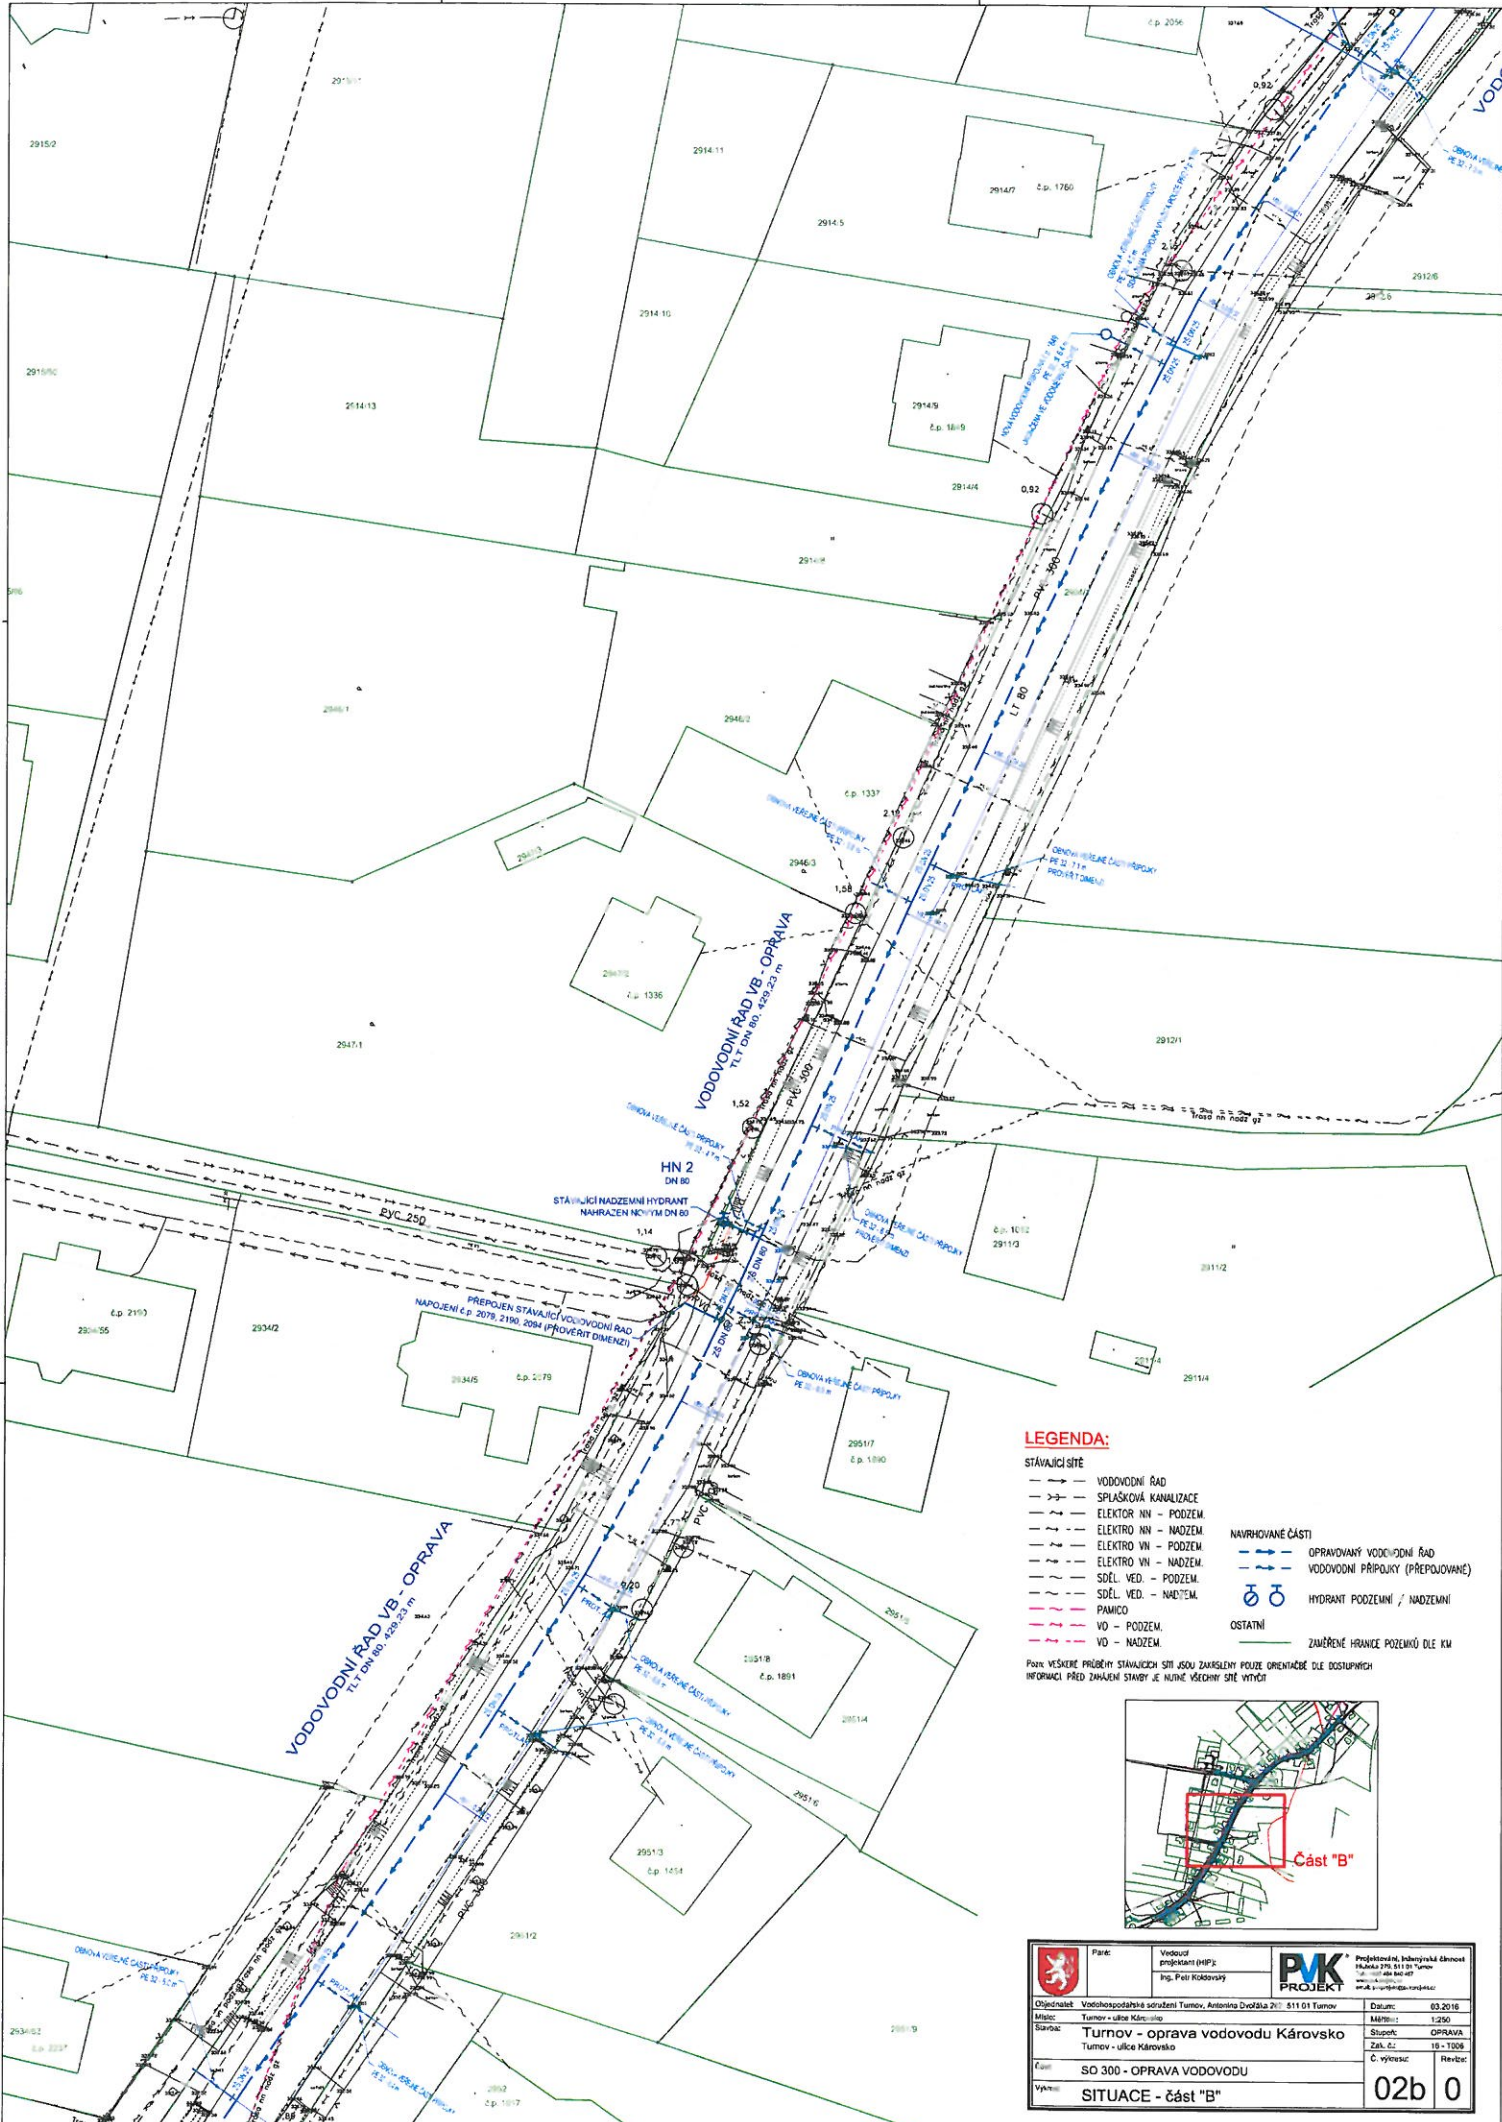


LEGENDA:

- STÁVAJÍCÍ SÍŤE**
- VODOVODNÍ RÁD
 - SPLAŠKOVÁ KANALIZACE
 - ELEKTOR NN – PODZEM.
 - ELEKTOR NN – NADZEM.
 - ELEKTOR VN – PODZEM.
 - ELEKTOR VN – NADZEM.
 - SĐEL. VED. – PODZEM.
 - SĐEL. VED. – NADZEM.
 - PAMICO
 - VD – PODZEM.
 - VD – NADZEM.
- NAVRHOVANÉ ČÁSTI**
- - - OPRAVOVANÝ VODOVODNÍ RÁD
 - - - VODOVODNÍ PŘÍPOJKY (PŘEPOVODNÉ)
 - ⊕ ⊖ HYDRANT PODZEMNÍ / NADZEMNÍ
- OSTATNÍ**
- ZNAMĚNÉ HRANICE POZEMKŮ DLE KM

Pozte: VŠECHNE PRŮBĚHY STÁVAJÍCÍCH SÍŤE JEDNĚ ZNAČENY POUŽÍTE ORIENTAČNĚ DLE DOSTUPNÝCH INFORMACÍ PŘED ZAMĚLENÍM STAVBY JE NUTNÉ VŠECHNY SÍŤE VYKŮST




	Název: Vodovodní projekt (HPP) Ing. Petr Růžavský		Projektová, Inženýrská společnost Ing. Jaroslav Štěl, 511 01 Turnov
	Datum: 03.2018		Měřítko: 1:250
Objednatel: Vodohospodářská služba Turnov, Antonína Dvořáka 2/1, 511 01 Turnov	Stavba: Turnov - oprava vodovodu Károvska	Zak. č.: 18-1008	Revize:
Číslo: SO 300 - OPRAVA VODOVODU	Vypracoval:	02b 0	

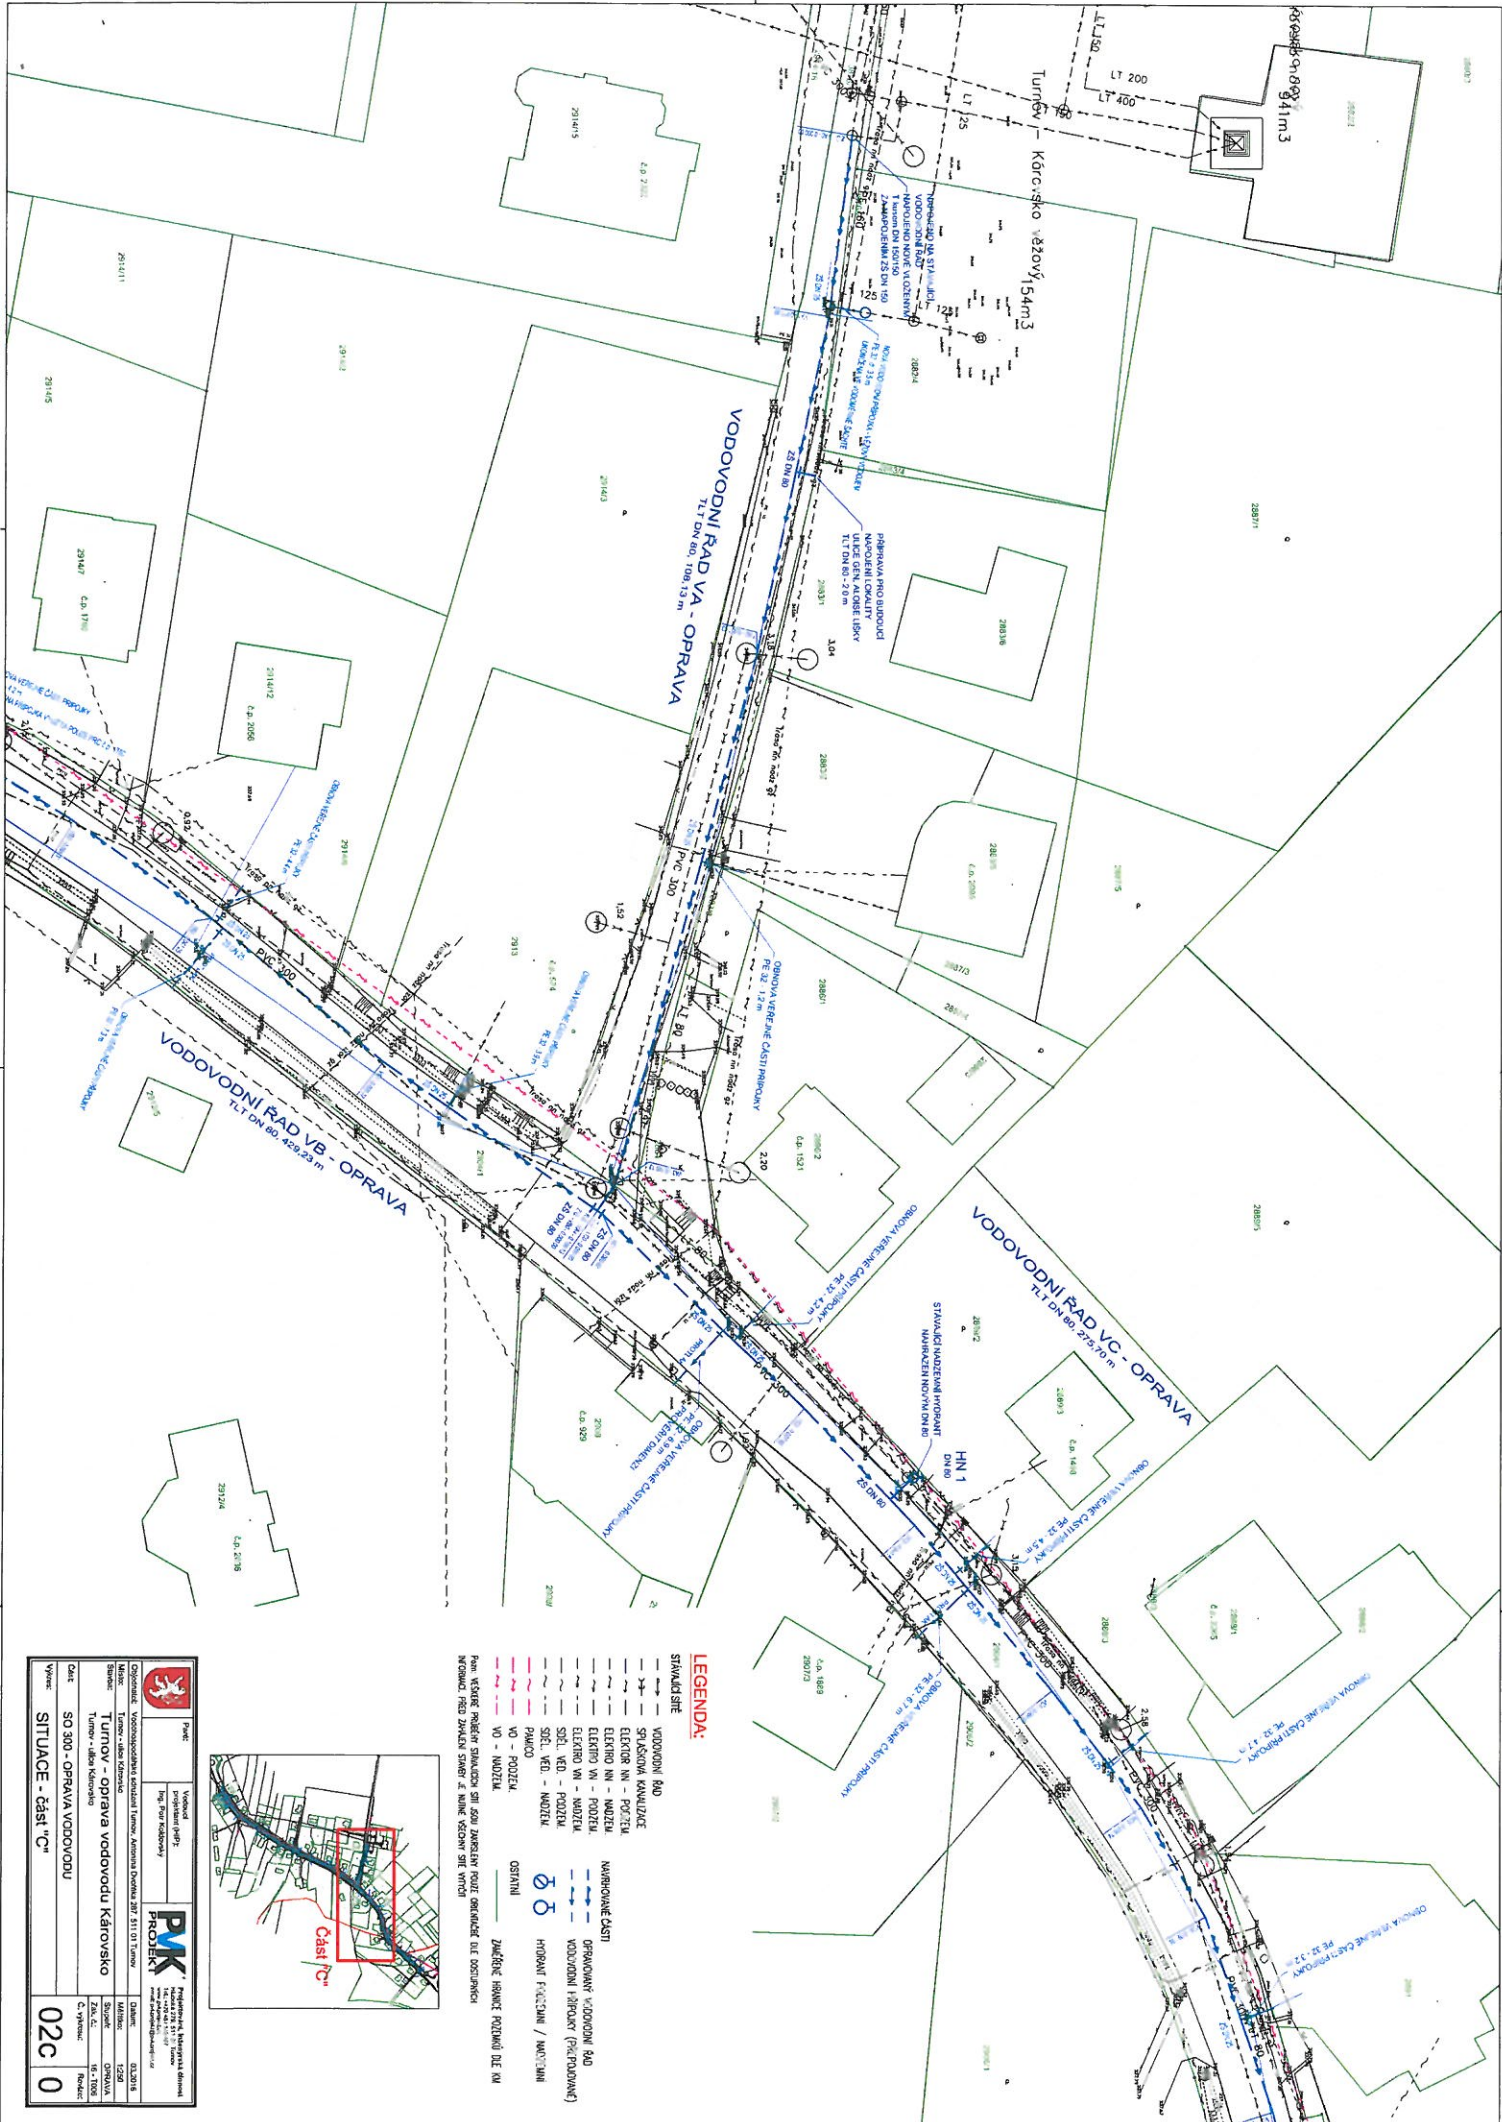

	Projekt: Vodovodní síť Úprava stávajícího vedení	
	Odborný: Vodovodní síť Turmov - ulice Károvo	
Město: Turmov - ulice Károvo	Datum: 02.04.2018	
Stupeň: Turmov - ulice Károvo	Stupeň: SO 300	
Datum: SO 300 - OPRAVA VODOVODU	Číslo: 02c/0	Projekt:
Vyprac:	SITUACE - část "C"	



- LEGENDA:**
- STAVĚNÉ
 - VODOVODNÍ RÁD
 - SPÁSOVNÁ KANALIZACE
 - ELEKTROVNÍ - PŘÍJEM
 - ELEKTROVNÍ - MŮZTEL
 - ELEKTROVNÍ - PŘÍJEM
 - SEBĚ. VED. - MŮZTEL
 - SEBĚ. VED. - MŮZTEL
 - PÁVOD
 - VO - MŮZTEL
 - OSTAVNÍ
 - ZÁKROKOVÉ PŘÍJEMNÉ RADIUM
 - VODOVODNÍ RÁD
 - SPÁSOVNÁ KANALIZACE
 - ELEKTROVNÍ - PŘÍJEM
 - ELEKTROVNÍ - MŮZTEL
 - ELEKTROVNÍ - PŘÍJEM
 - SEBĚ. VED. - MŮZTEL
 - SEBĚ. VED. - MŮZTEL
 - PÁVOD
 - VO - MŮZTEL
 - OSTAVNÍ
 - ZÁKROKOVÉ PŘÍJEMNÉ RADIUM

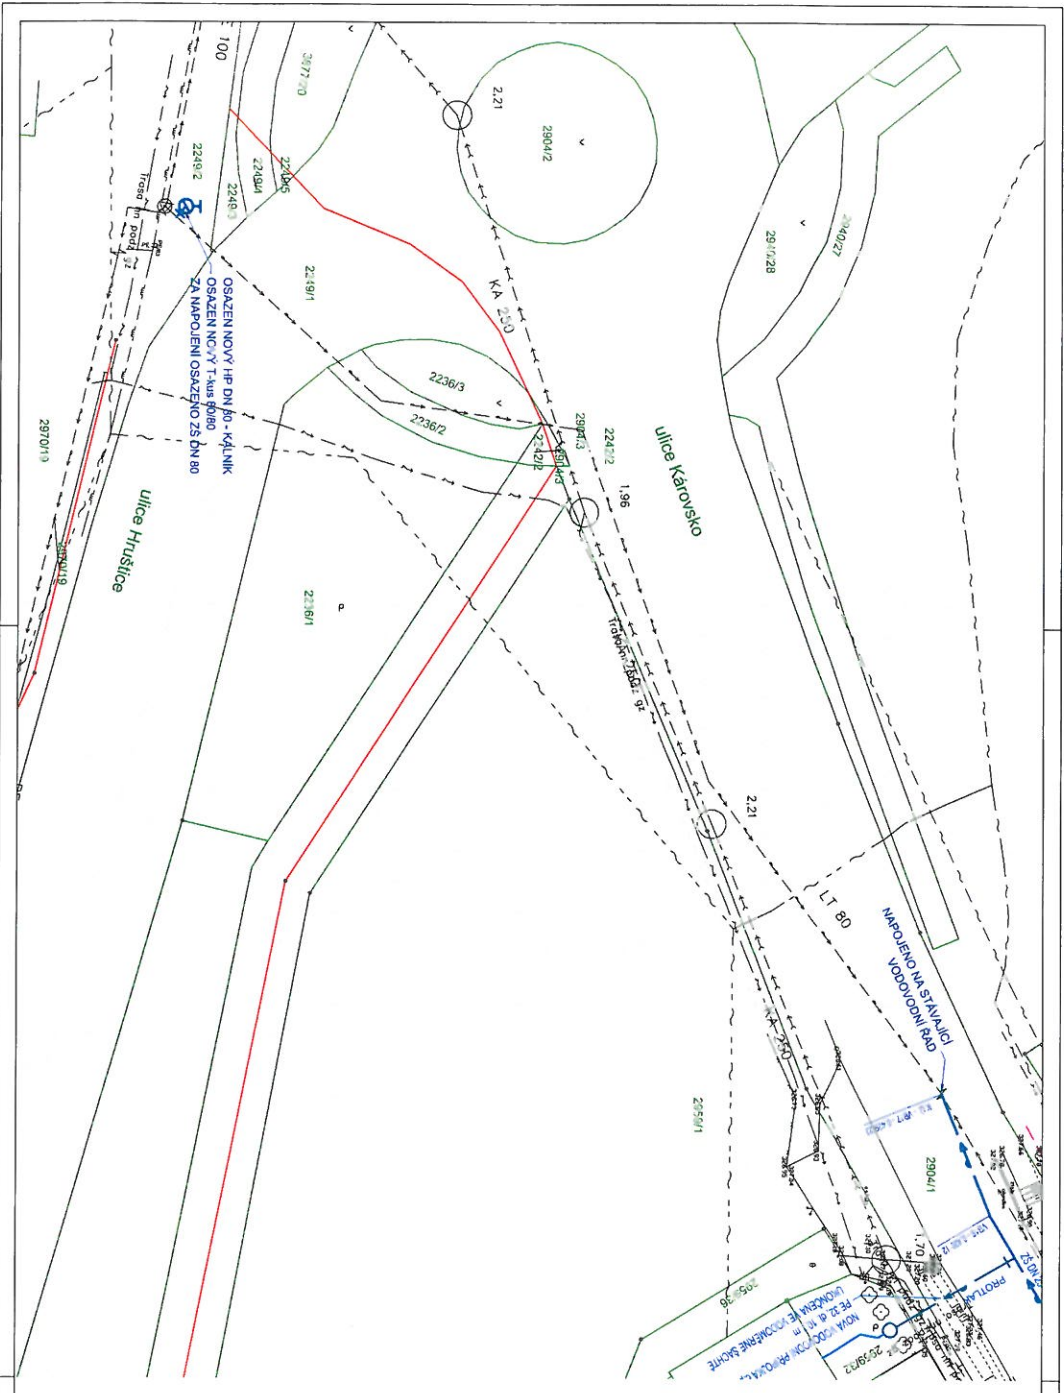

LEGENDA:

- STAVAJICI MIKROSTAVBA**
- VODOVODNÝ RÁD
 - SPUŠKOVÁ KANALIZÁCIA
 - ELEKTRO NN - PODZEM.
 - ELEKTRO NN - NADZEM.
 - ELEKTRO VN - PODZEM.
 - ELEKTRO VN - NADZEM.
 - SOĎL. VED. - PODZEM.
 - SOĎL. VED. - NADZEM.
 - PÁMOČO
 - VO - PODZEM.
 - VO - NADZEM.
- OSTATNÍ**
- ZÁMĚŘENÉ HRANICE PŮEMKŮ DLE KM
- NAVRHOVANÉ ČÁSTI**
- OPERAČNÝ VODOVODNÝ RÁD
 - VODOVODNÍ PŘÍPOJKY (PŘEPŮJOVANÉ)
 - HYDRANT PŮEMKŮ / NADZEMNÍ

Pozn.: VŠECHY PROJEKTY STAVAJÍCÍCH SÍTÍ JSOU ZAKLÁDĚNY POUZE ČERVENÝMI DĚLE ODPŮSOBNÍMI INFORMACI. PŘED ZÁKONNÍM SVAZEM JE NUTNÉ VŠECHNY SÍŤ VYHODNĚNÍ.

	Part: Vedení projektů (HP)		Přehledná technická zpráva Hlavní 278, 511 01 Turnov Tel.: +420 484 604 487 www.pvmprojekt.cz
	Objednatel: Vodohospodářské sdružení Turnov, Antonína Dvořáka 287, 511 01 Turnov		
	Stavba: Turnov - oprava vodovodu Károvske		Datum: 03.2016
	Objekt: Turnov - ulice Károvske		Mapka: 1:250
			Stavba: OPRAVA
			Zk. č.: 16 - 1006
			Č. výkresu: 02e
			Revize: 0