



	Stavebník / Investor: CETIN a.s.	SAP: 16010-060813
	K.ú.: Chomutov I	Stupeň : DPS
	Kreslil: Miroslava Peřinová	Formát : A4
	Vypracoval: Miroslava Peřinová	Měřítko : -----
	Zodp. proj.: Ing. Jiří Šindelář	Datum: 06/2021
Název výkresu: Přehledová situace		Číslo výkresu: 1.0
Název zakázky: VPIC Rekon. želez.trati Kyjice-Chomutov		

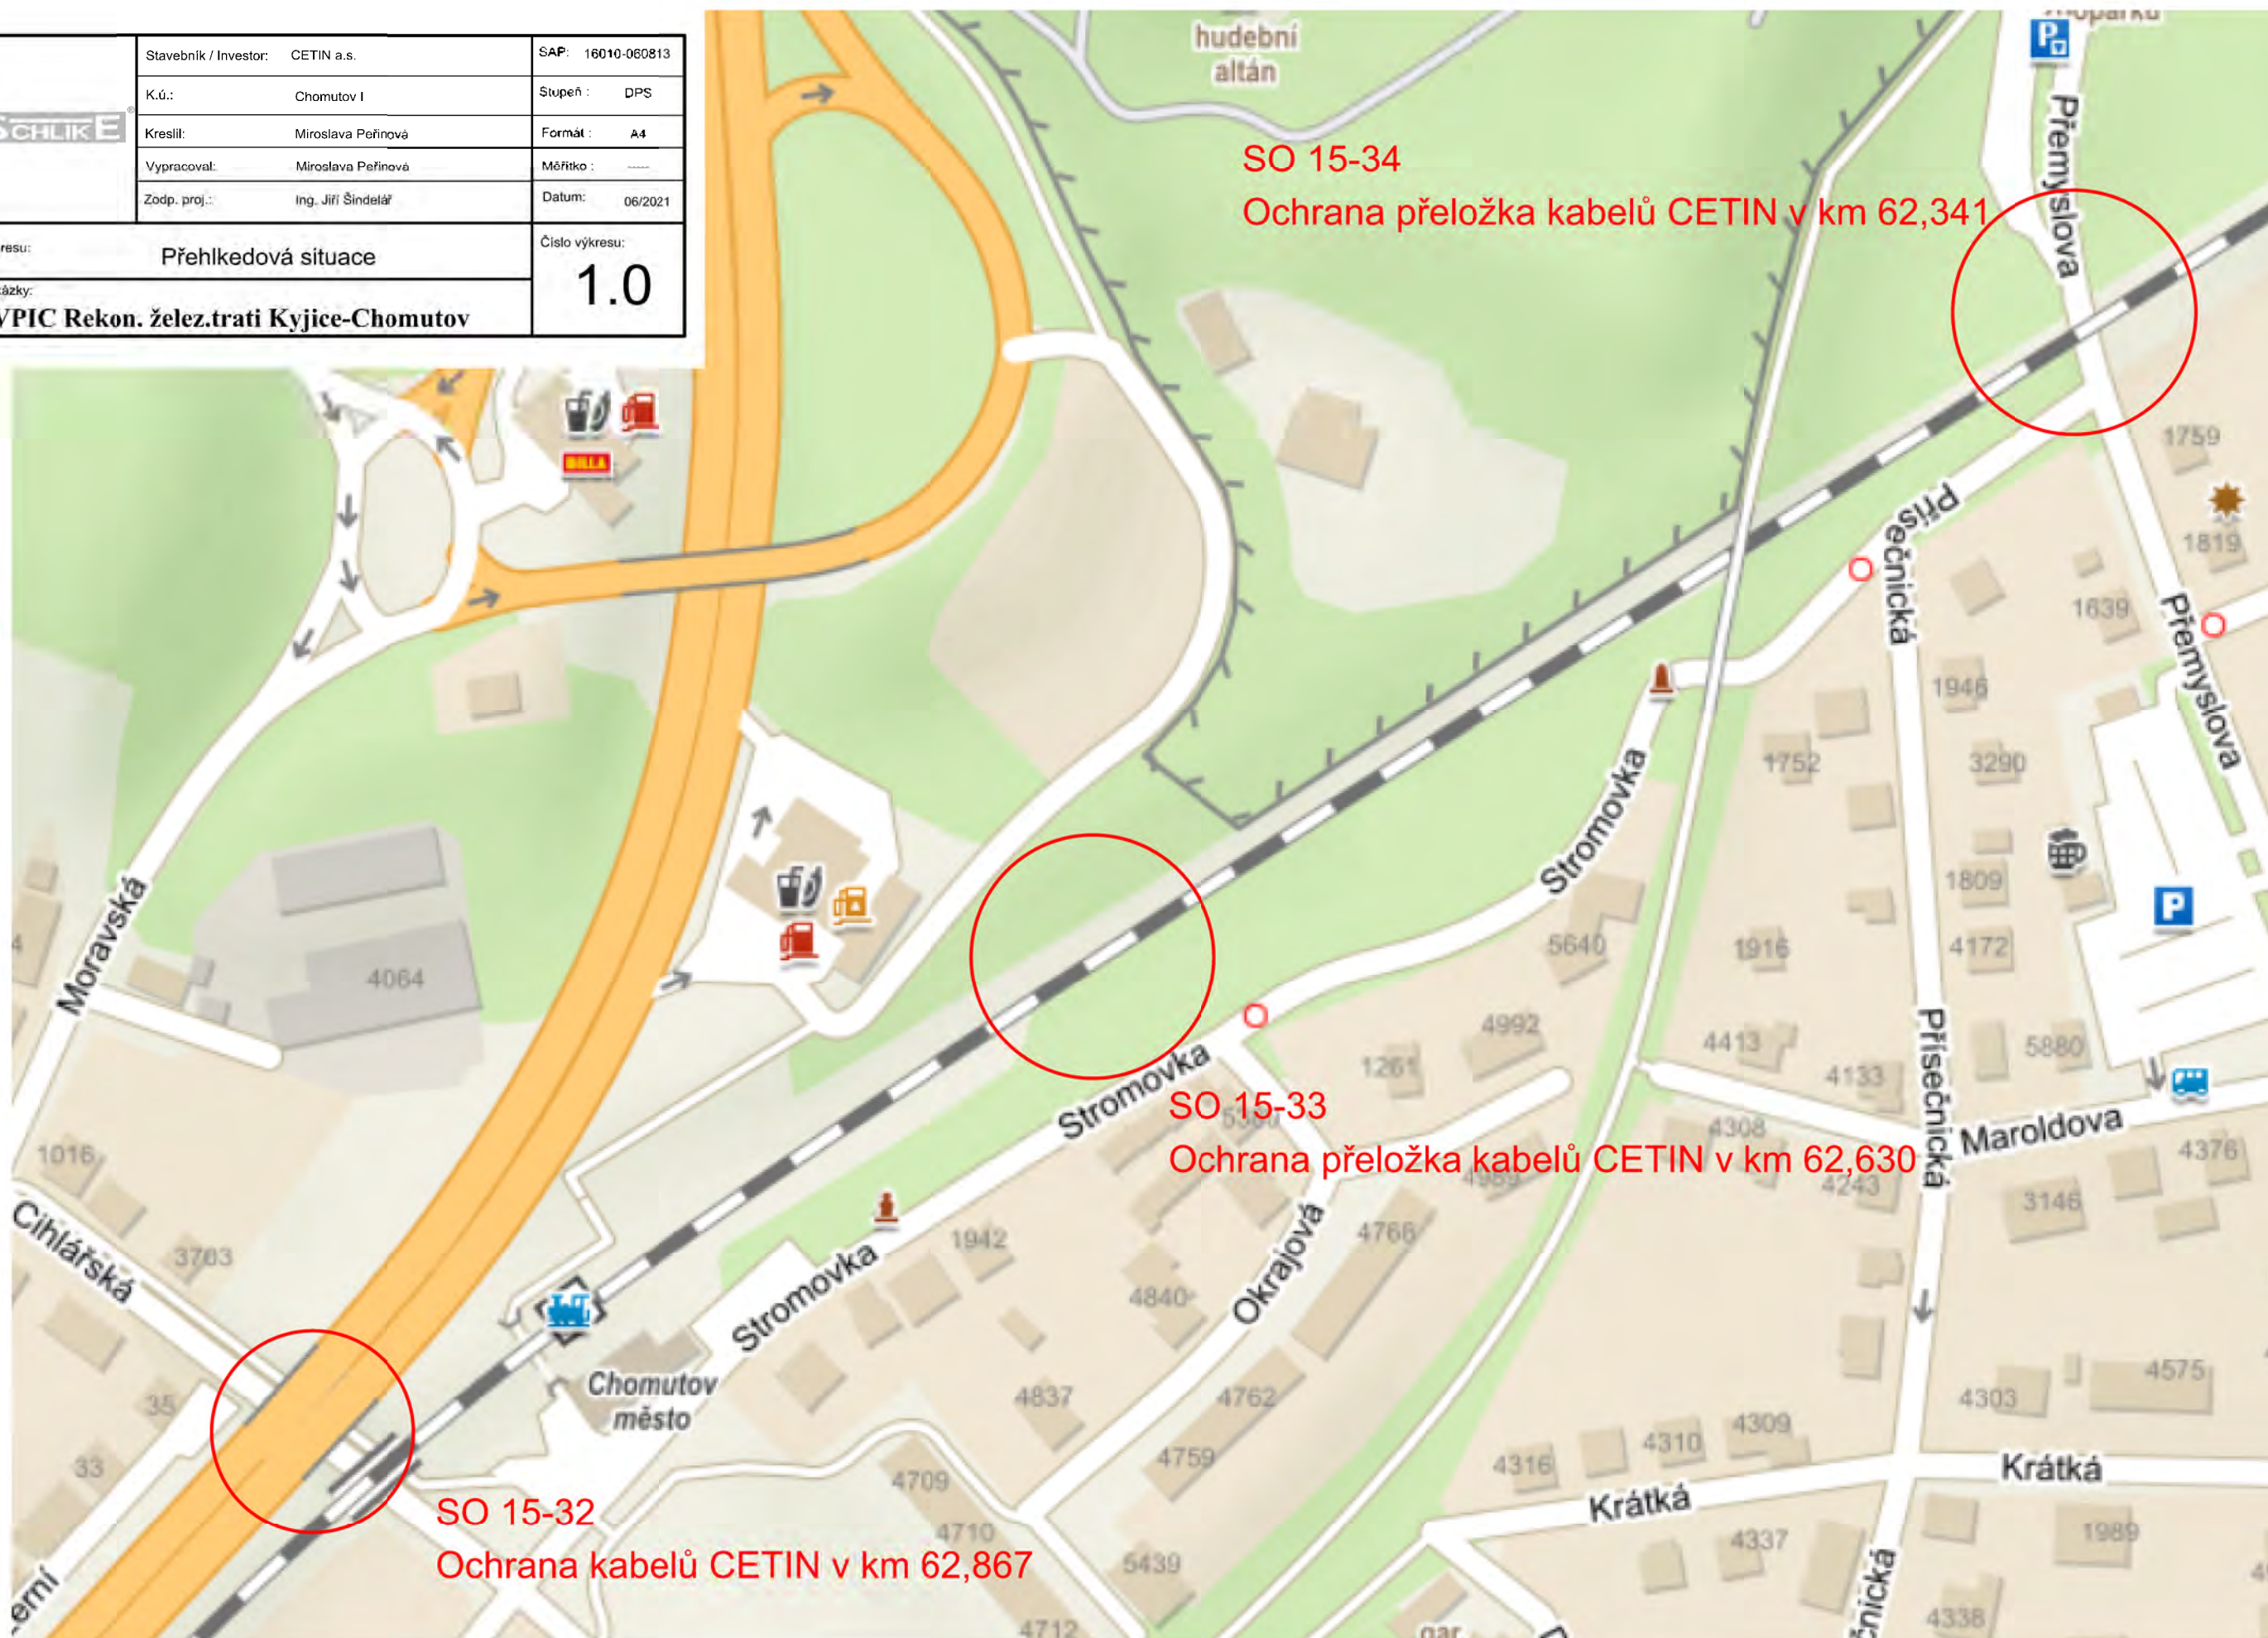

SO 15-32 - Ochrana kabelů CETIN v km 62,867

kabel po dnu stavby ochránit a poté položit pod nově zřízený chodník. Délka ochrany kabelů asi 20 m.
Kabel a HDPE uložit do 2x20 půlnoc chránit.

SO 15-33 - Ochrana přeložka kabelů CETIN v km 62,630

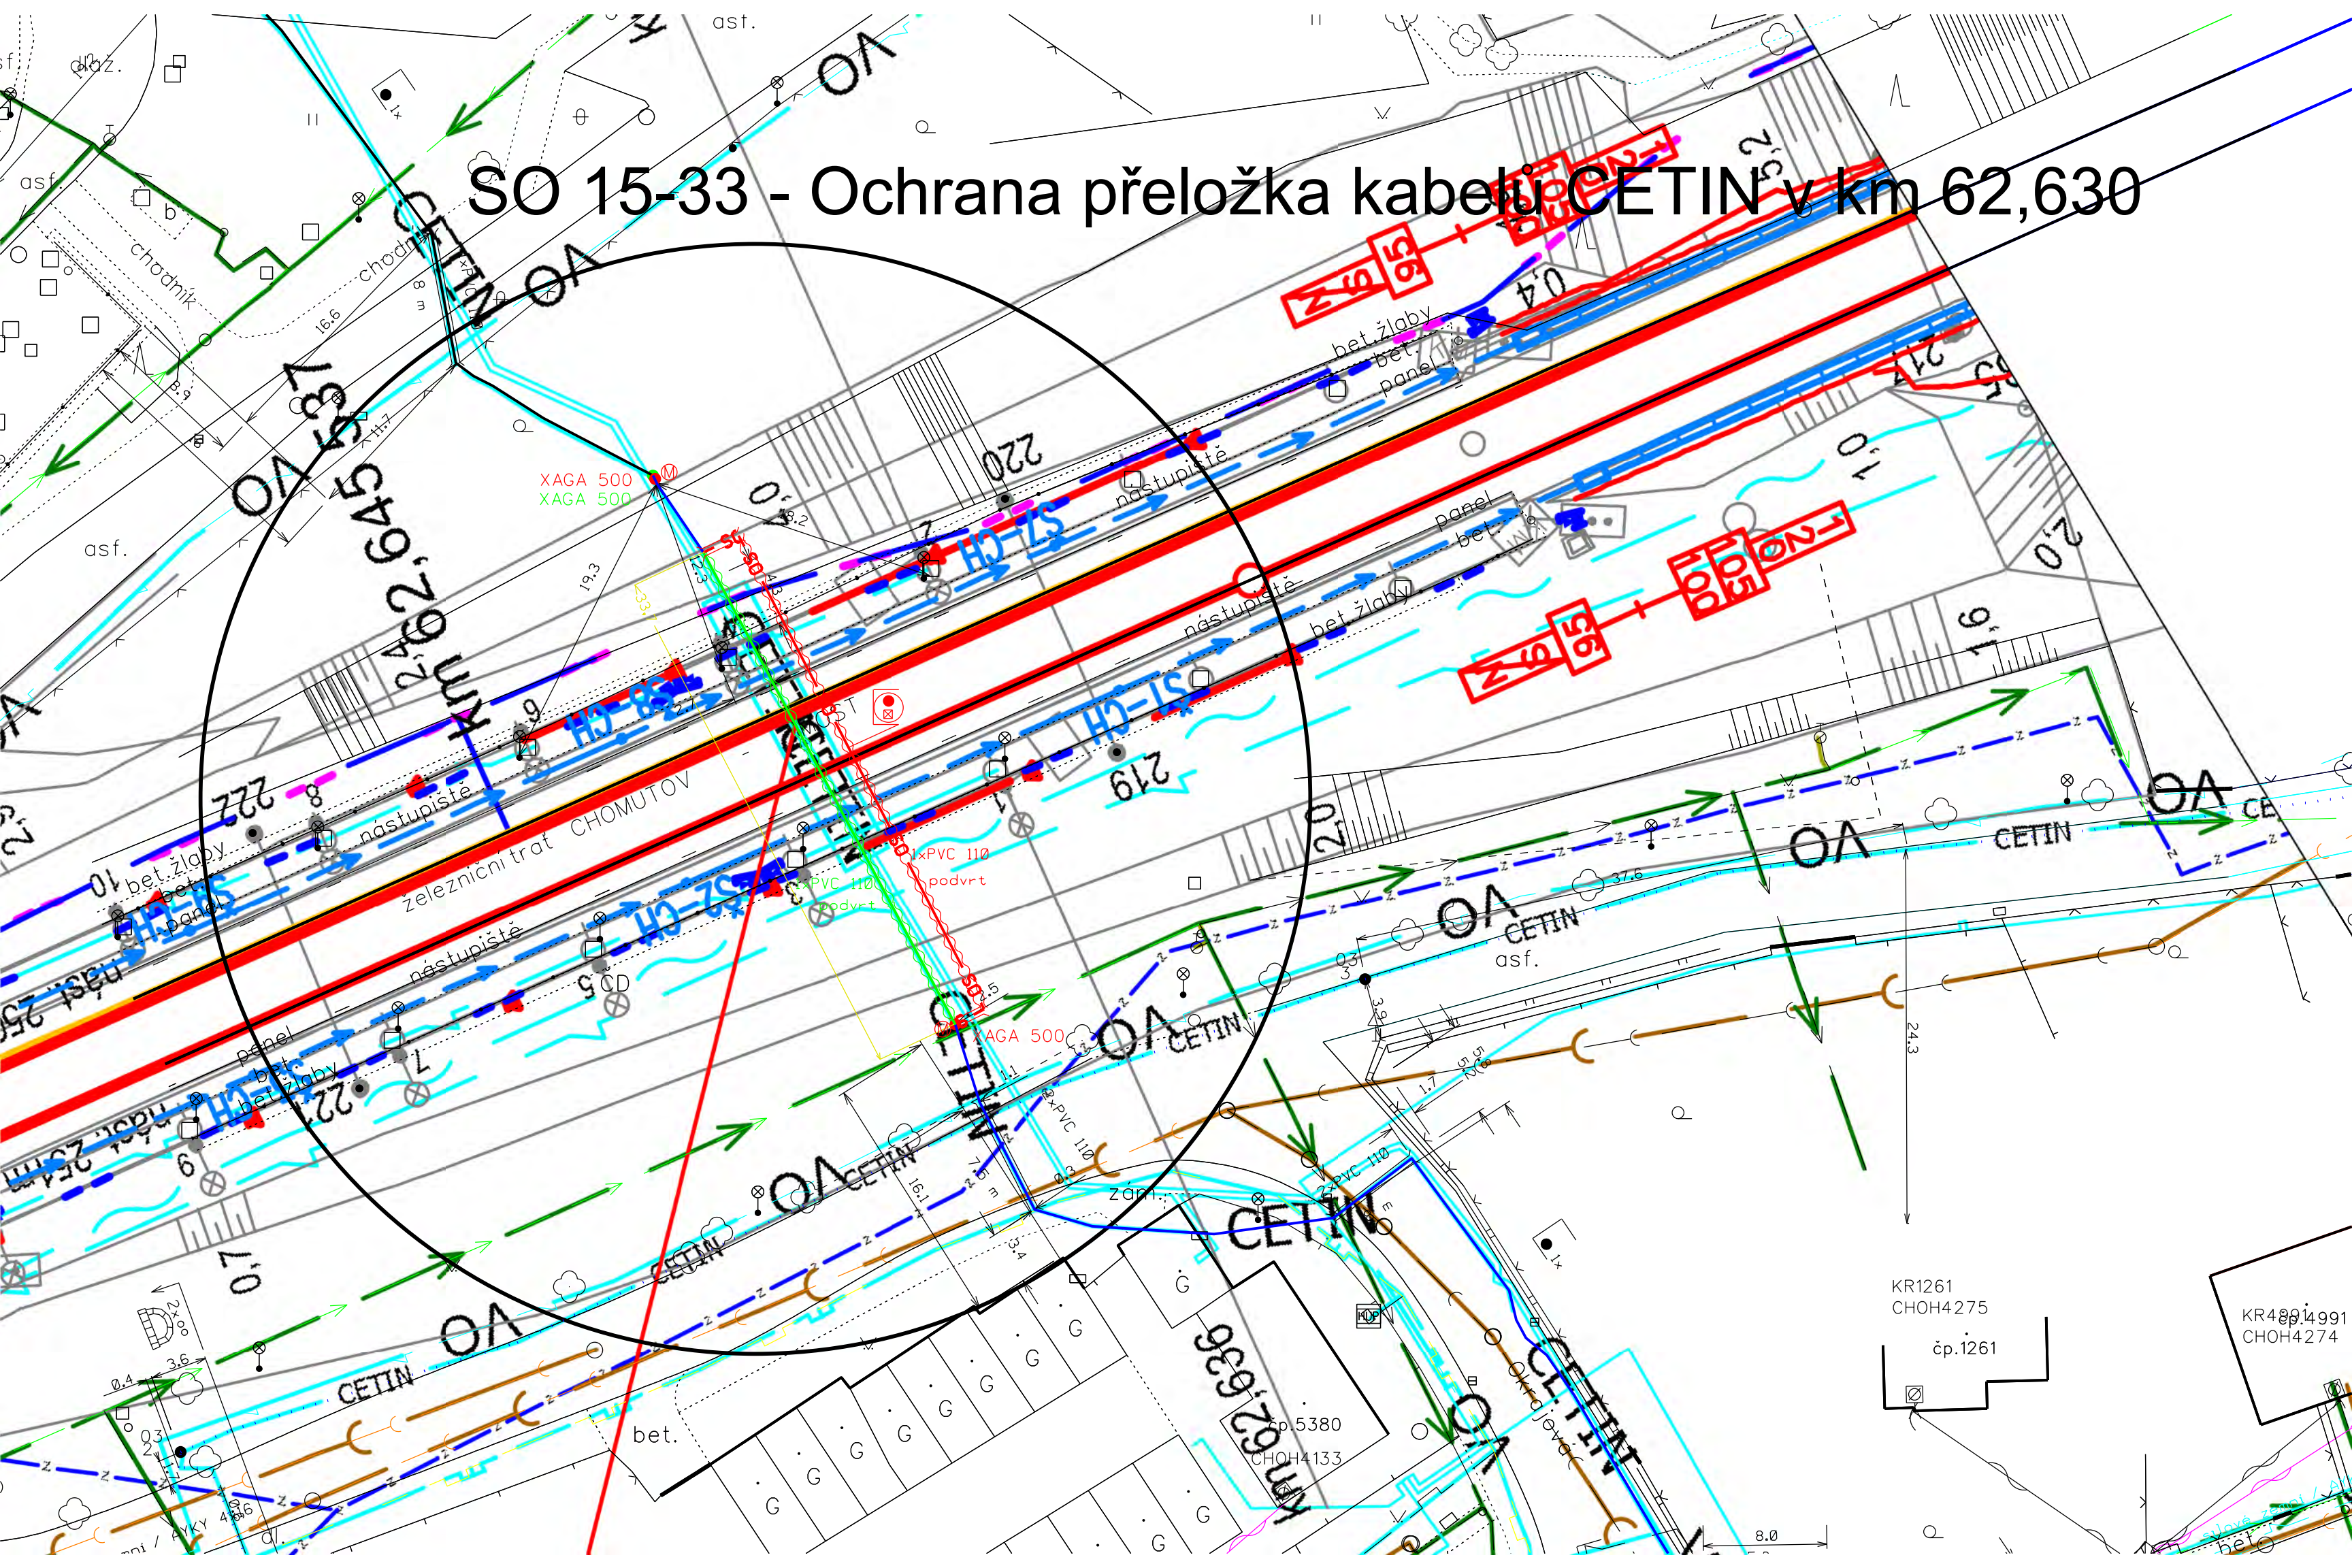


Príloška kabelu
CETIN v km 62,344


čp.1759
KR1759
CHOH4297
4,0

CHOH4282
čp.1859


čp.3165

 CHOH

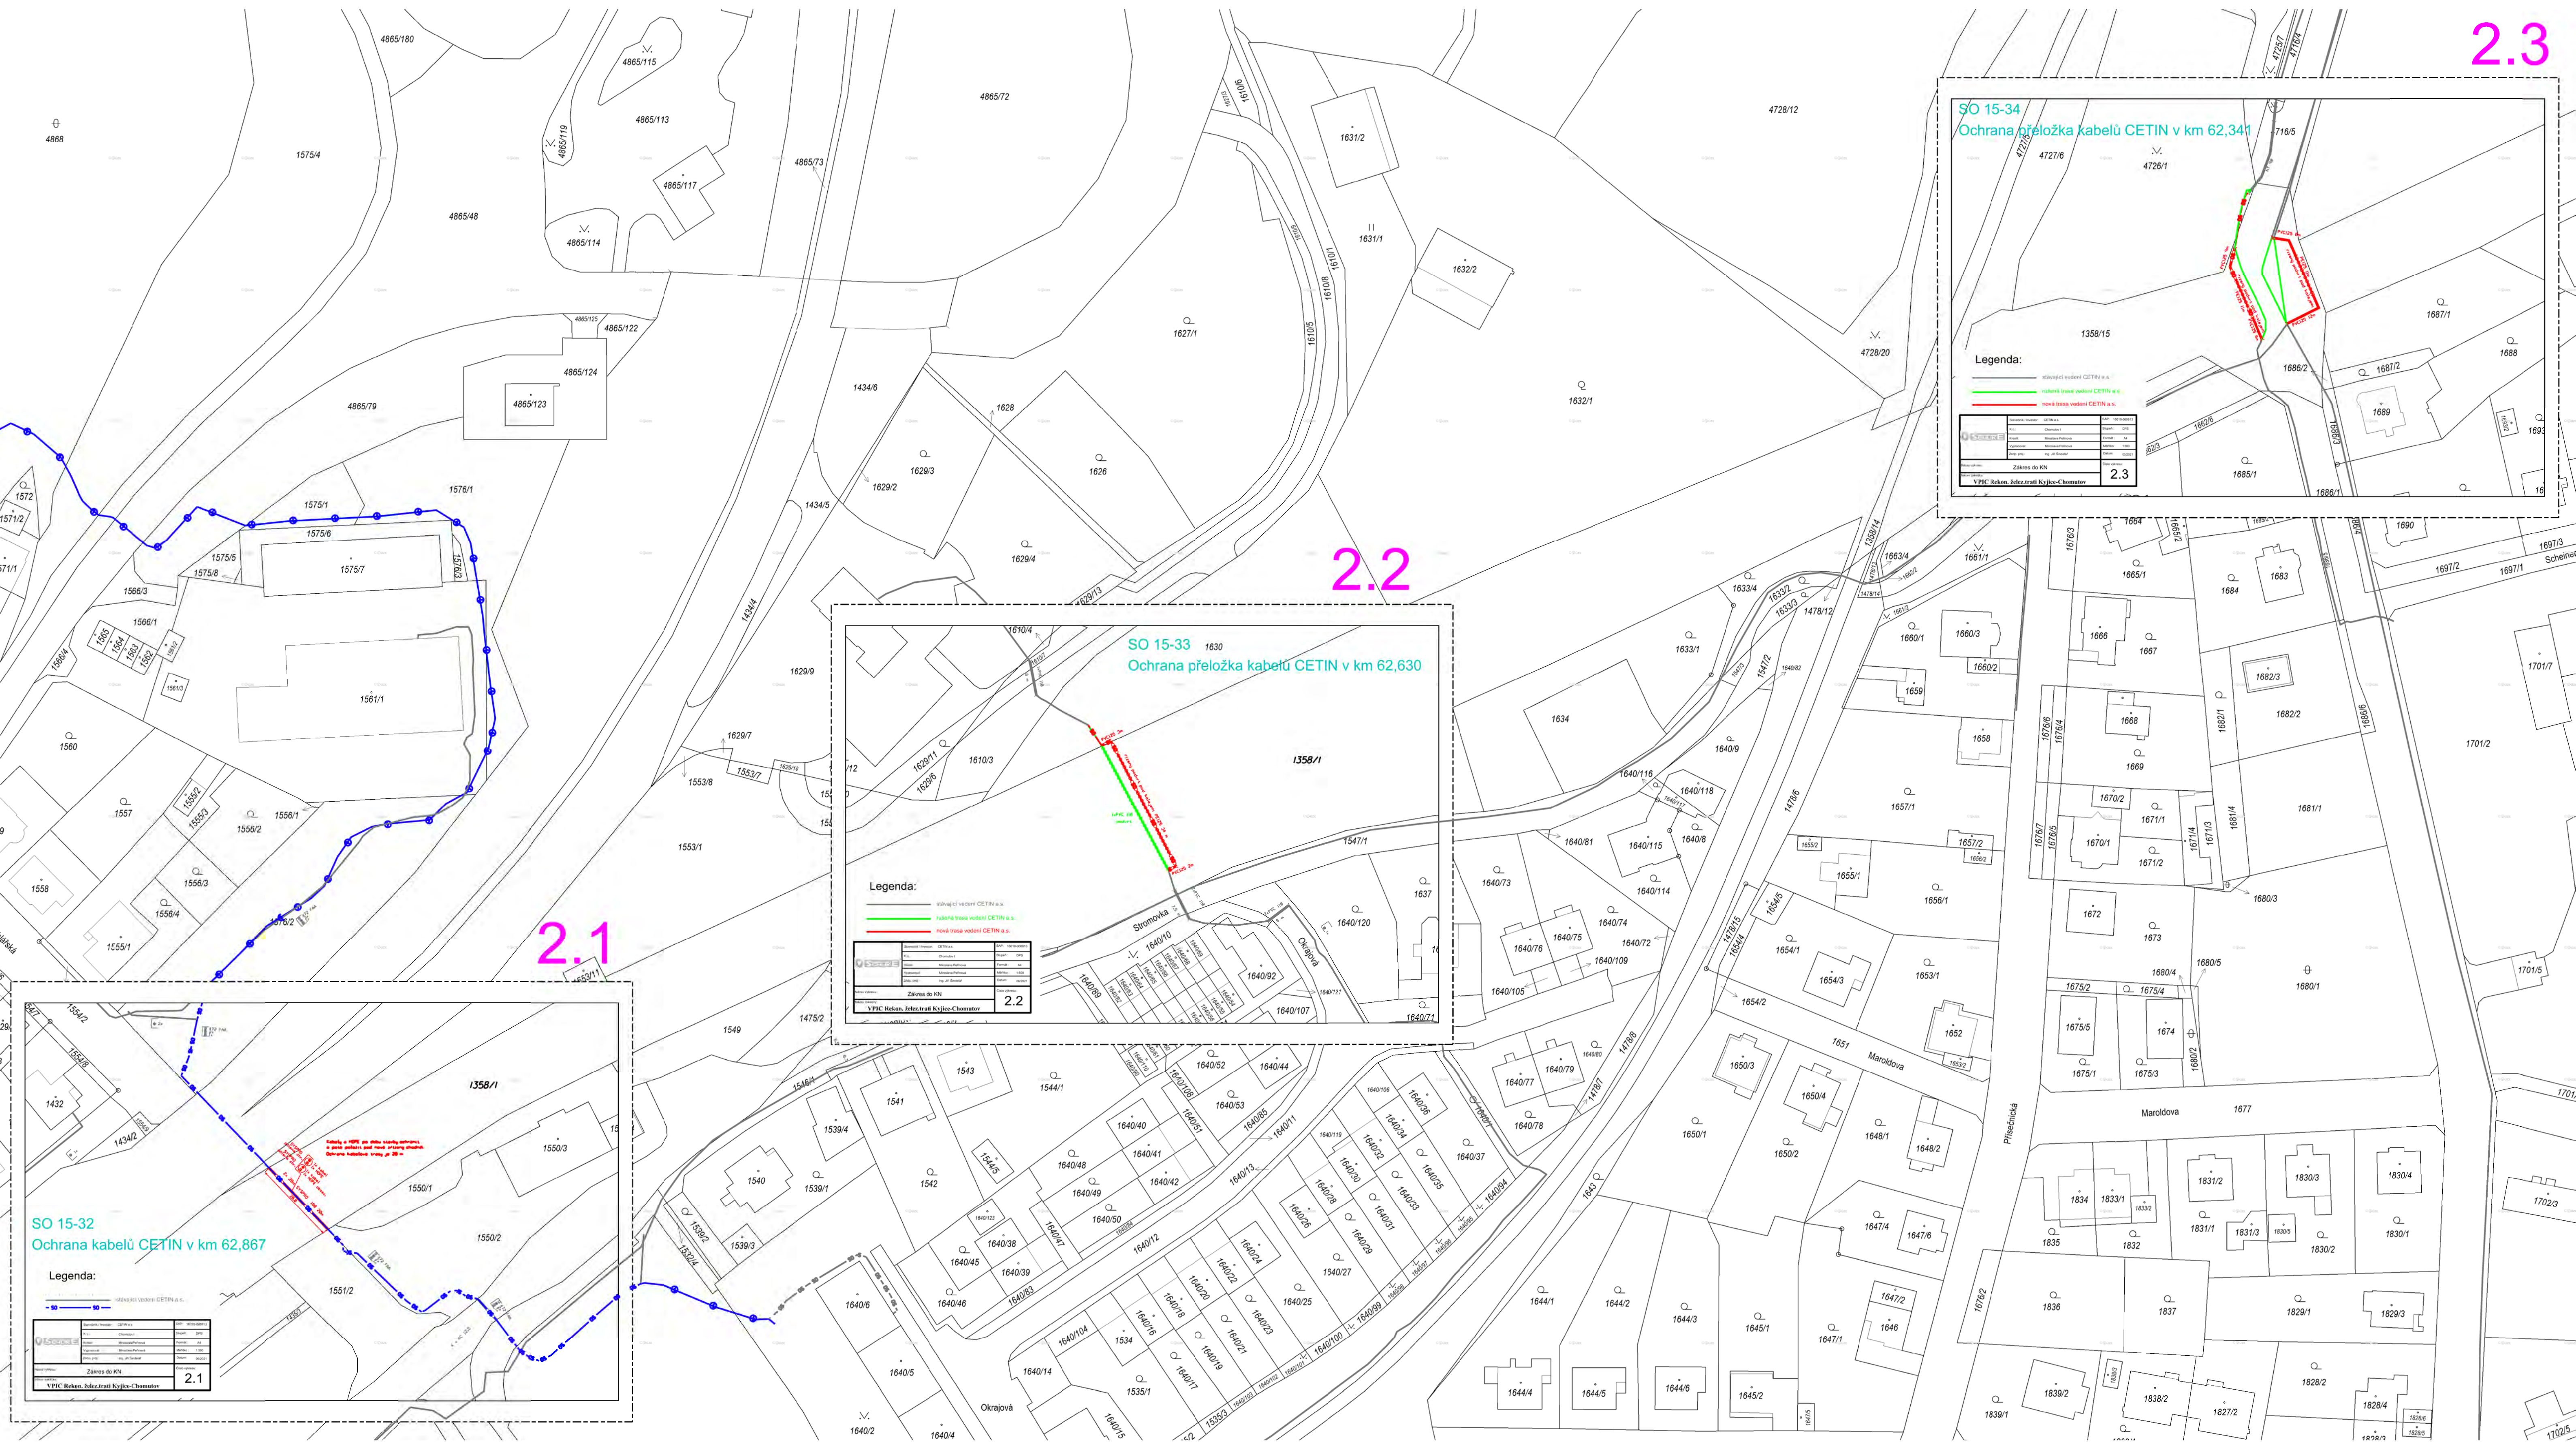

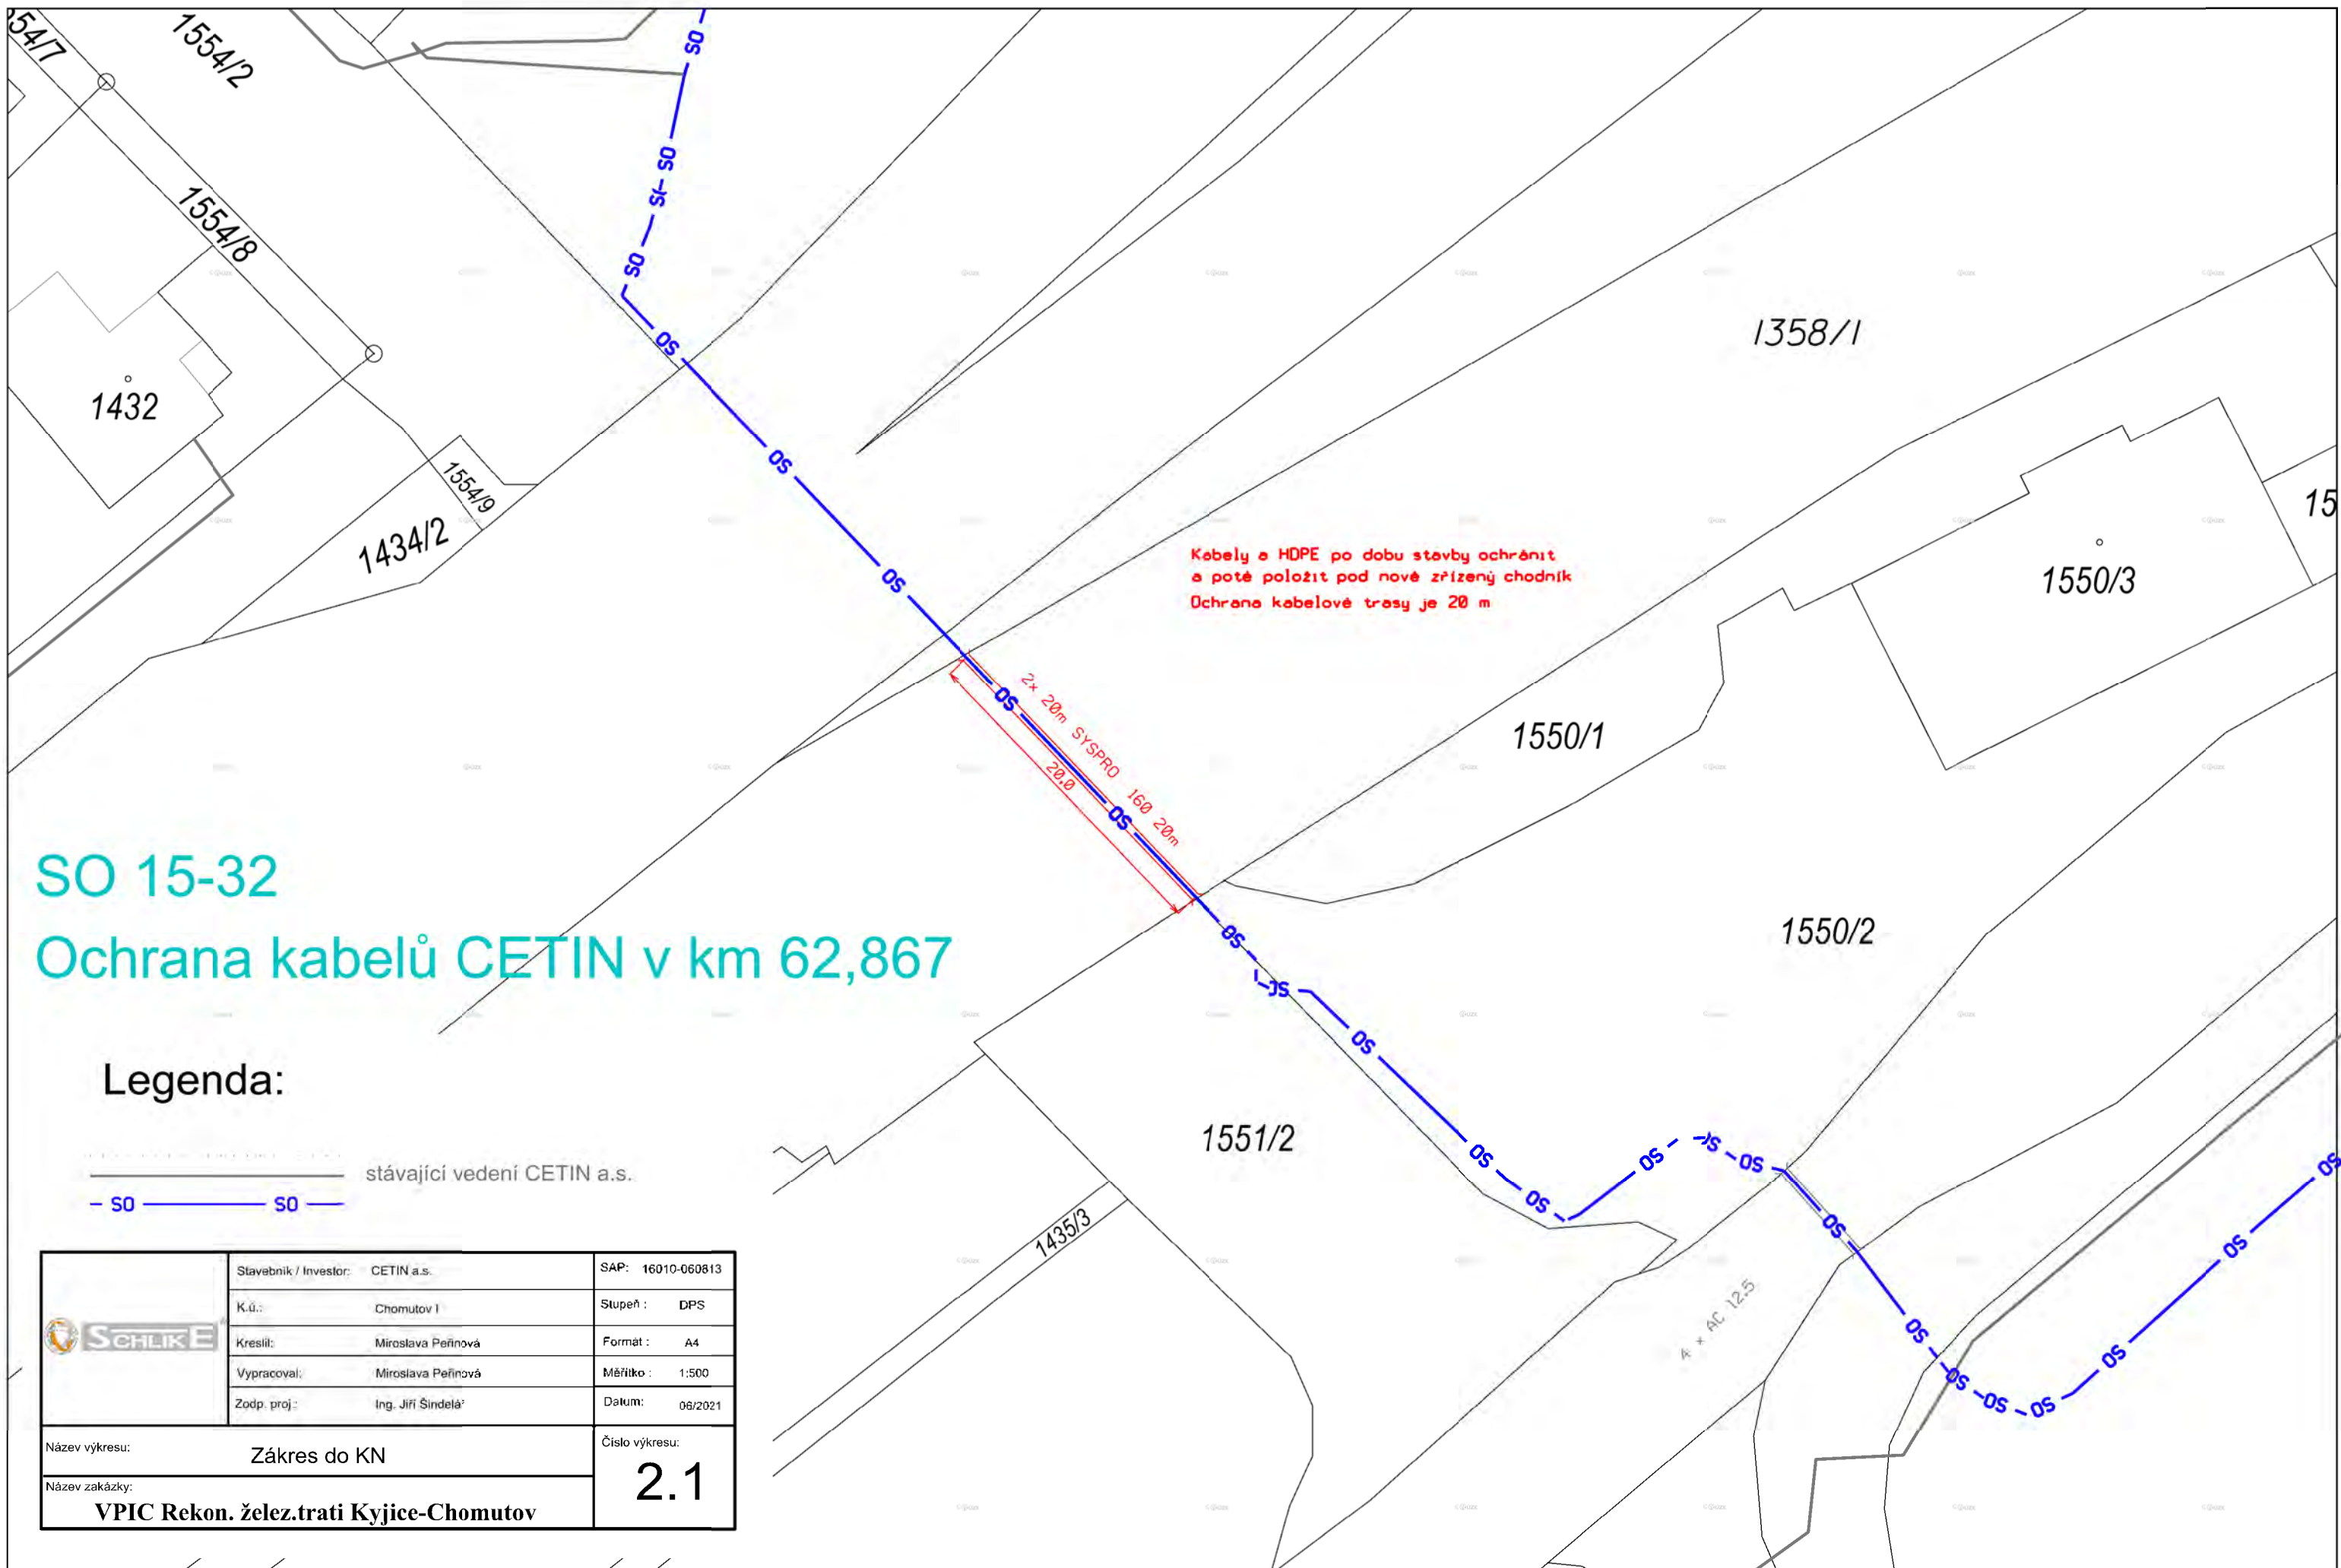

Ochrana přeložka kabelů CETIN v km 62,630

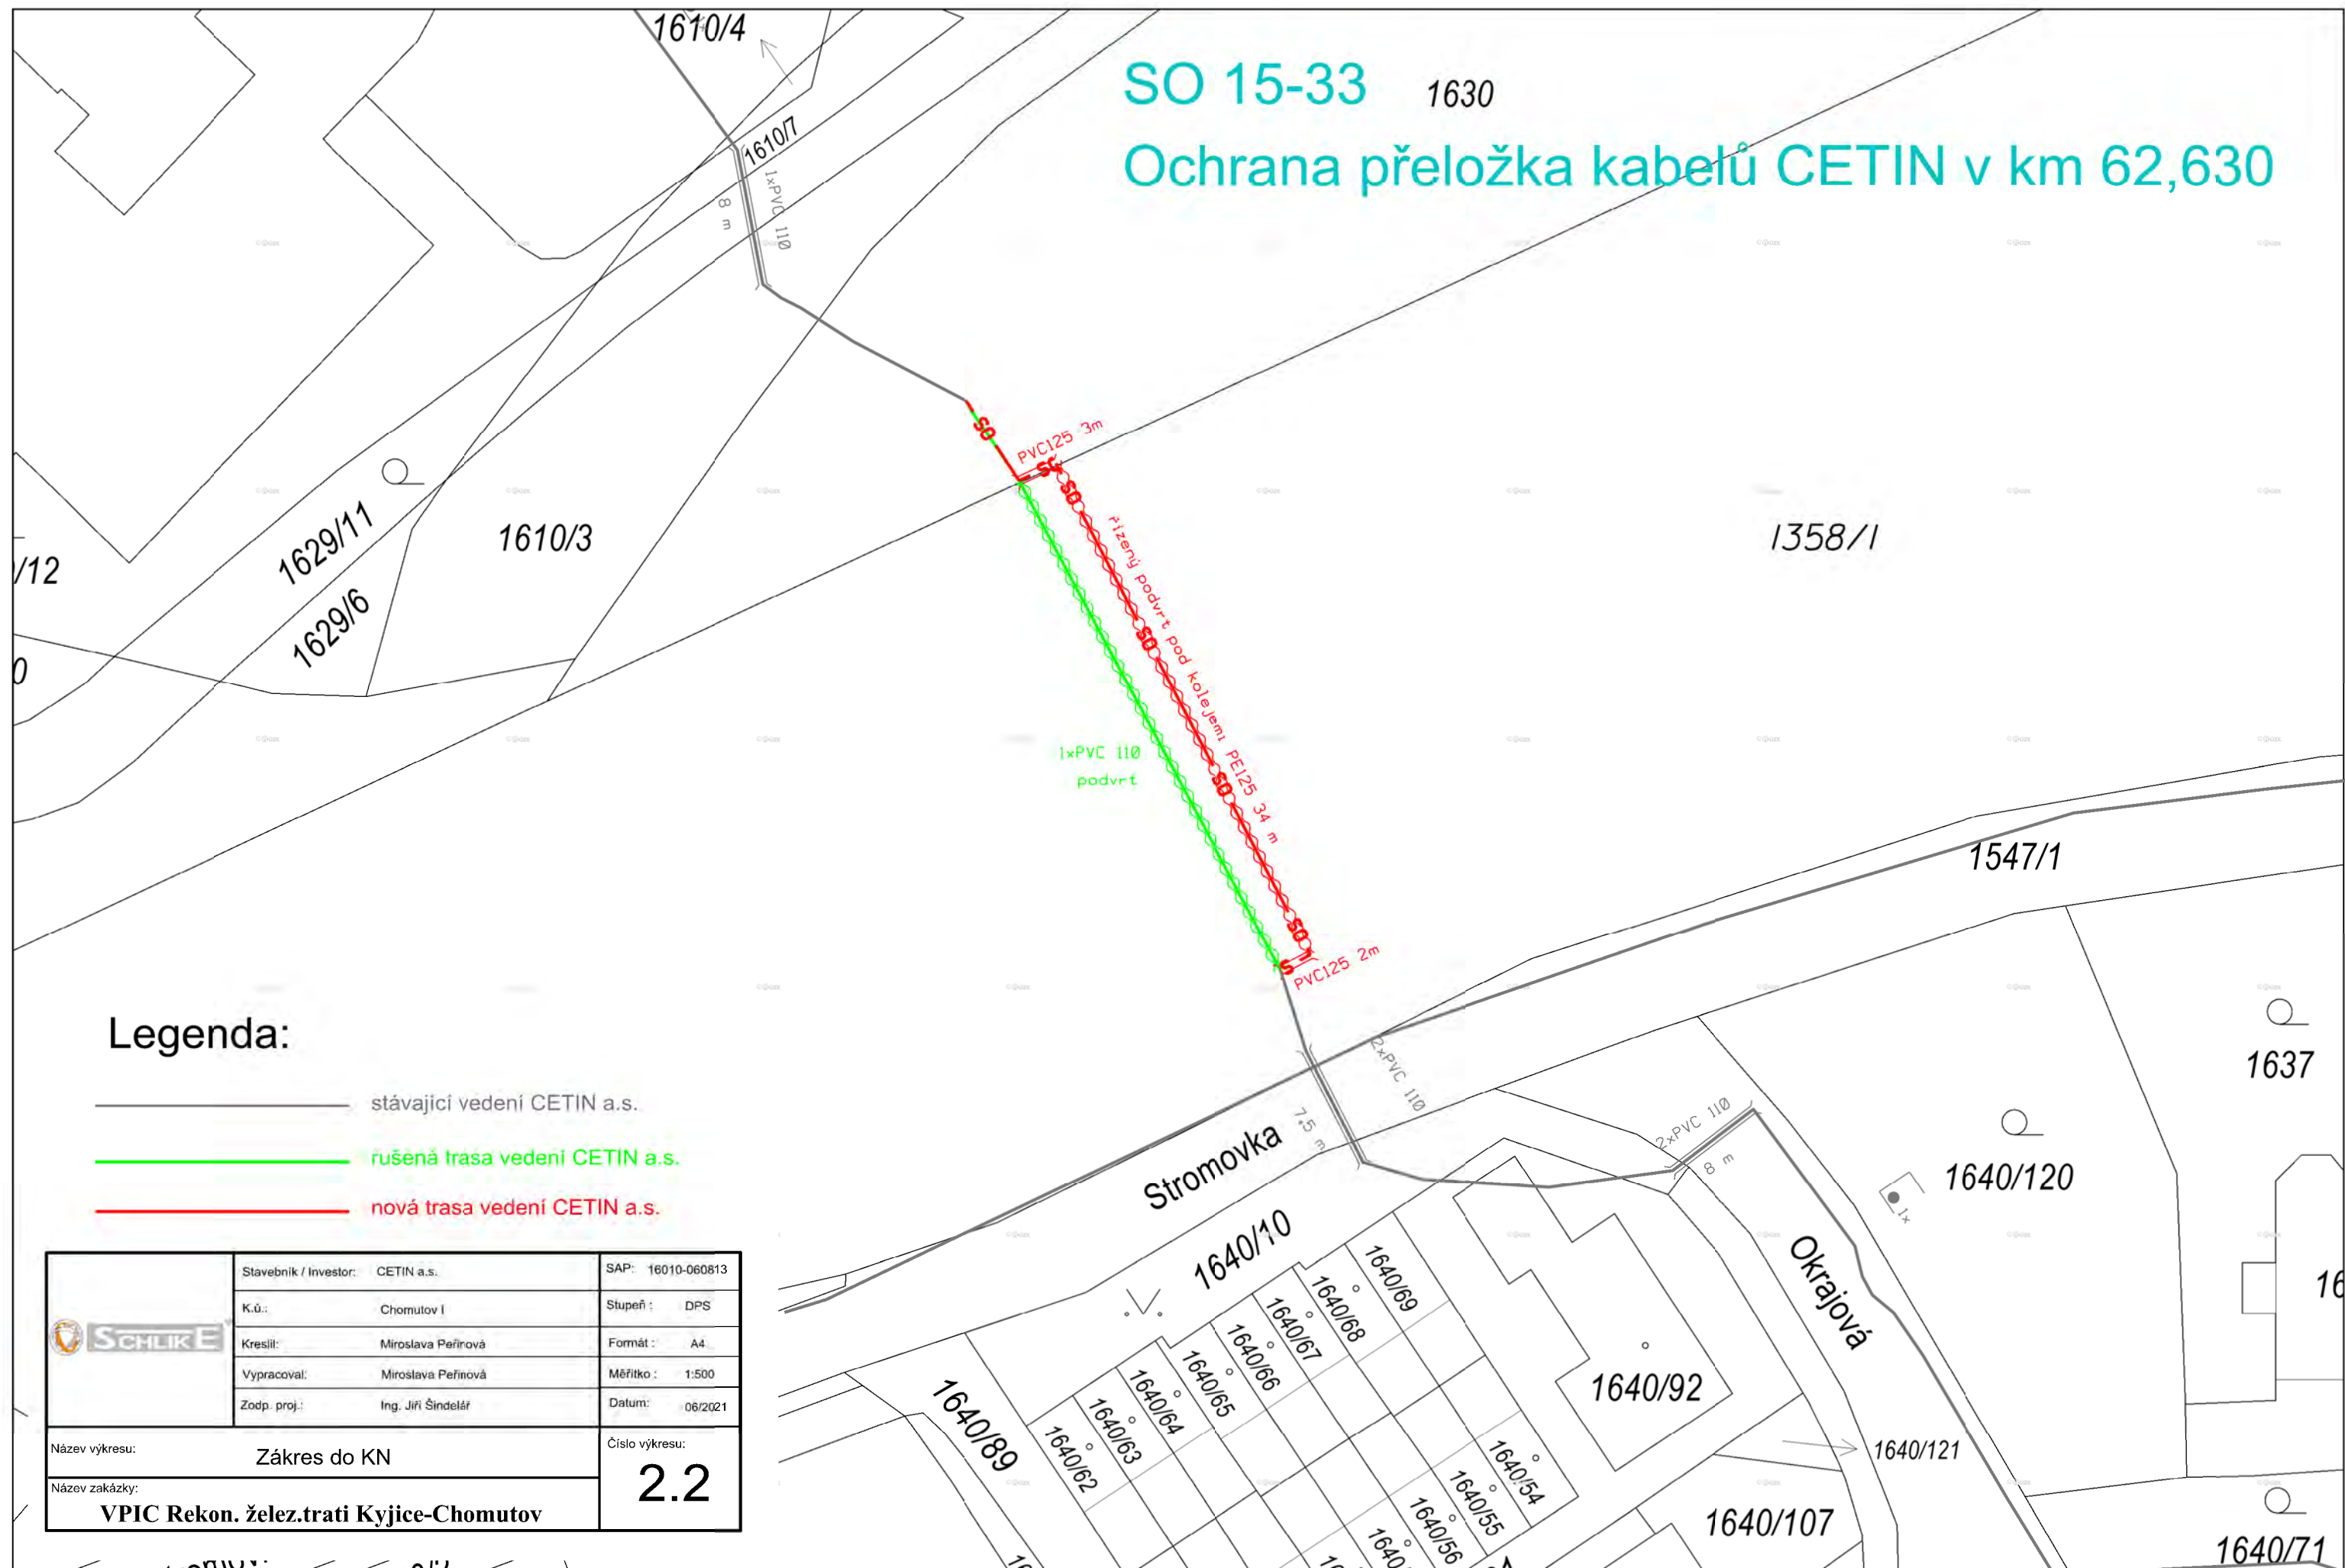

 	Stavebník / Investor: CETIN a.s.	SAP: 16010-060813
	K.ú.: Chomutov I	Stupeň : DPS
	Kreslil: Miroslava Peřinová	Formát : A4
	Vypracoval: Miroslava Peřinová	Měřítko : 1:500
	Zodp. proj.: Ing. Jiřì Šindelář	Datum: 06/2021
Název výkresu:	Zákres do KN	
Název zakázky:	VPIC Rekon. želez.trati Kyjice-Chomutov	
		Číslo výkresu: 2.2

SO 15-34

Ochrana přeložka kabelů CETIN v km 62,341

4727/3

4727/6

4726/1

4716/5

PVC125 9m

PVC125 8m

řízený podvrt pod koleje

PVC125 12m

PE125 11m

řízený podvrt pod koleje

PVC125 6m

1687/1

1688

1686/2

1687/2

1689

1693/2

1693

1662/6

1686/3

1685/1

1686/1


16

Legenda:


- stávající vedení CETIN a.s.
- rušená trasa vedení CETIN a.s.
- nová trasa vedení CETIN a.s.

	Stavebník / Investor:	CETIN a.s.	SAP:	16010-060813
	K.ú.:	Chomutov I	Stupeň:	DPS
	Kreslil:	Miroslava Peřínová	Formát:	A4
	Vypracoval:	Miroslava Peřínová	Měřítko:	1:500
	Zodp. proj.:	Ing. Jiří Šindelář	Datum:	06/2021
Název výkresu:			Císlo výkresu:	
Zákres do KN			2.3	
Název zakázky:			VPIC Rekon. želez.trati Kyjice-Chomutov	


3.3

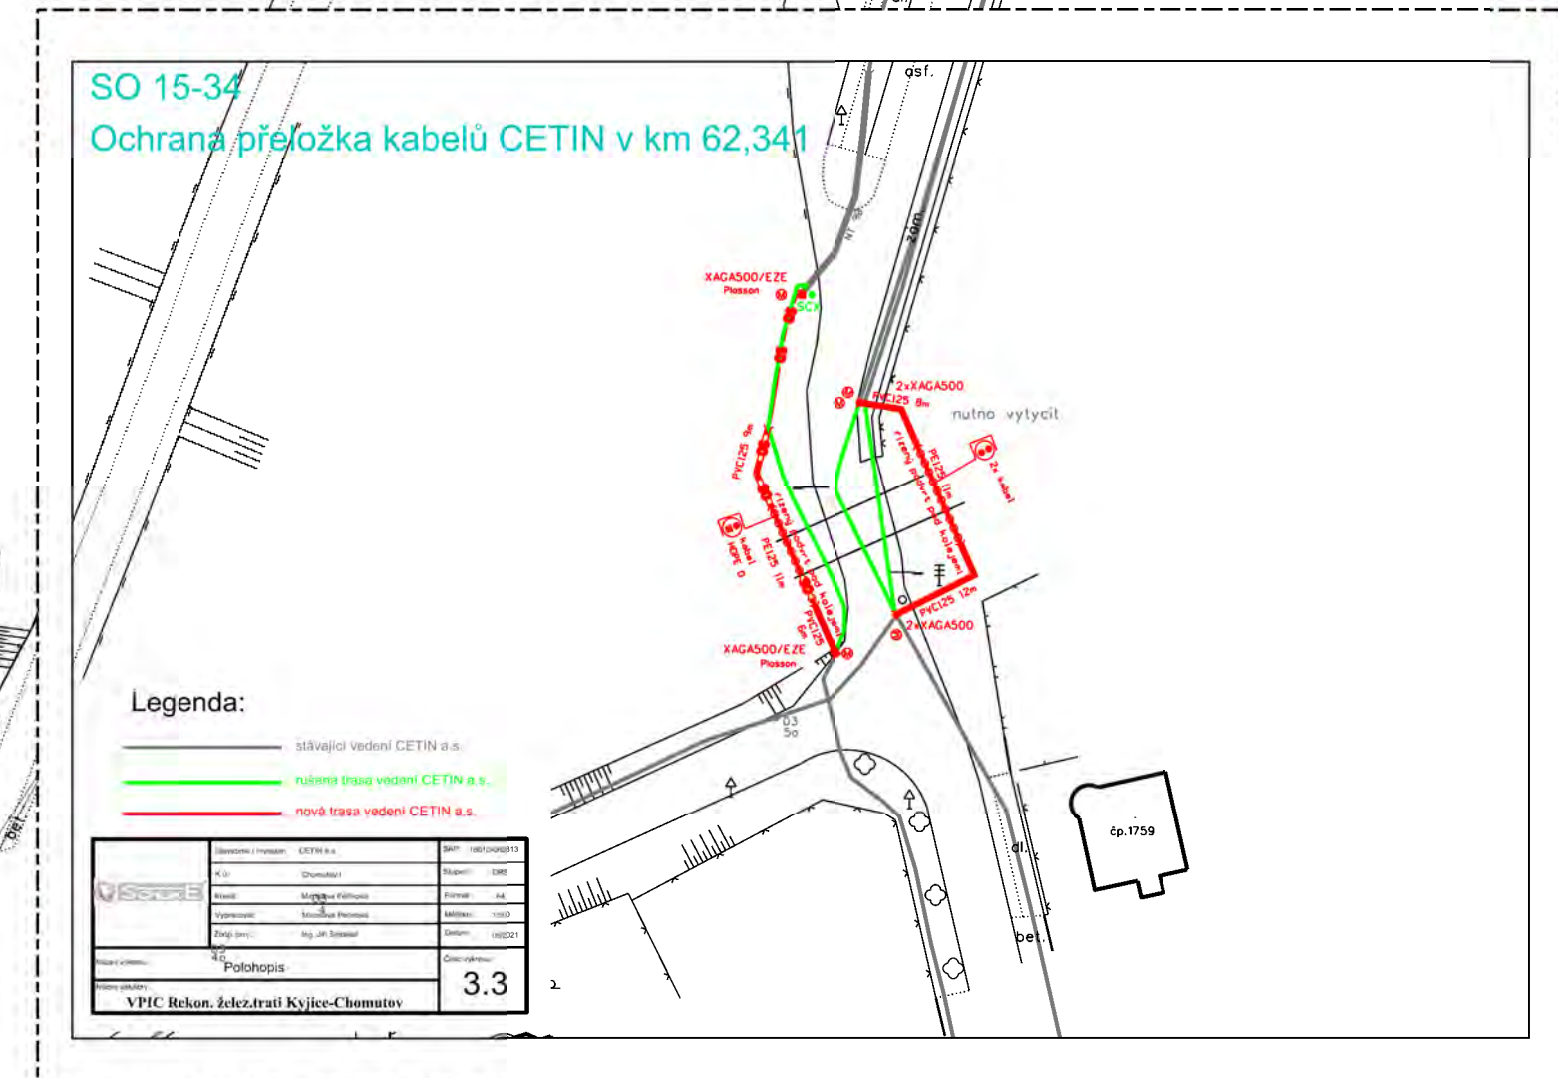

3.2

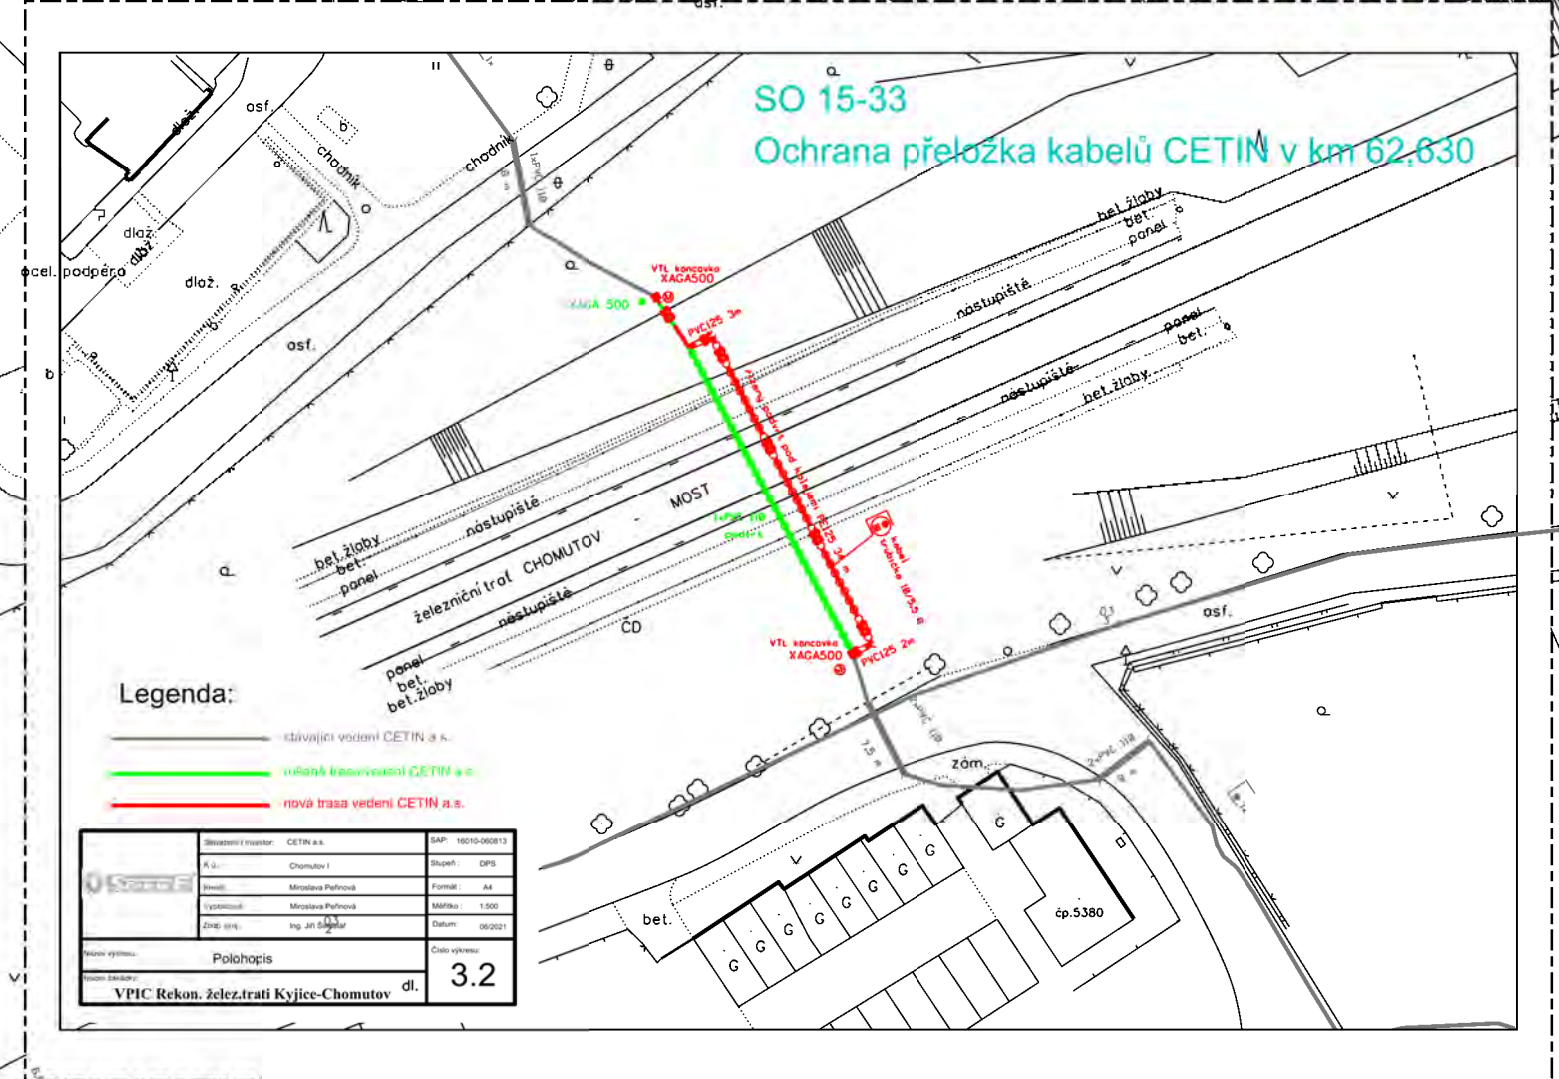

3.1

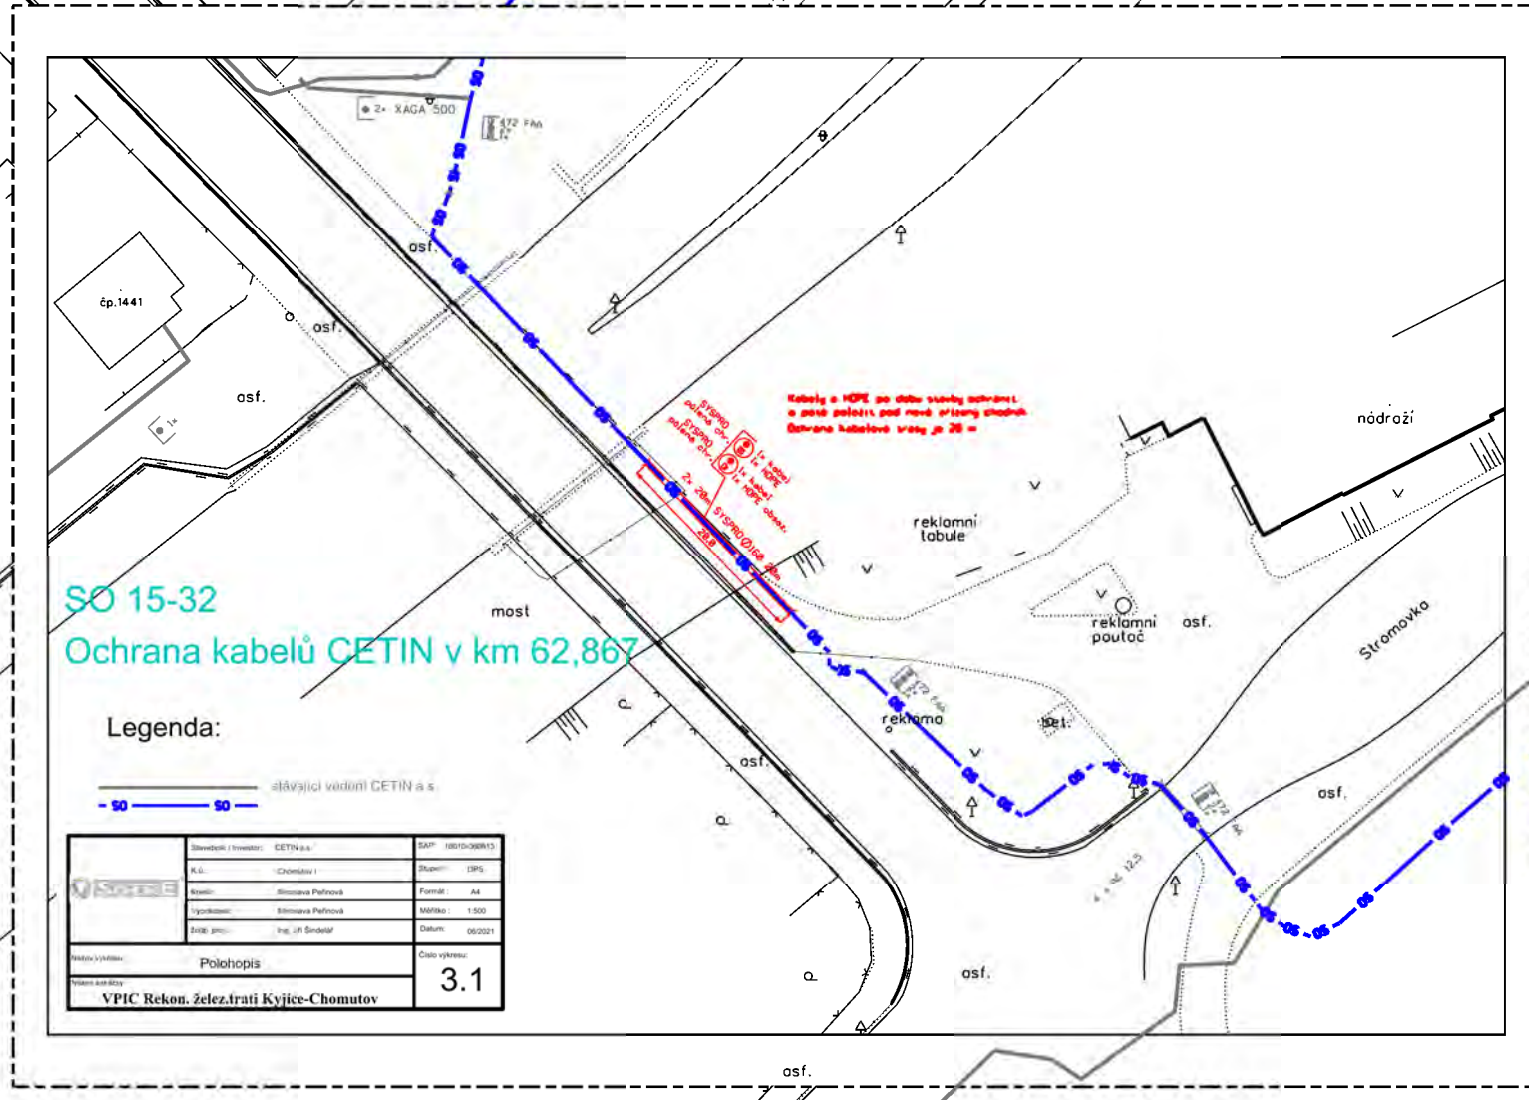


SO 15-32

Ochrana kabelů CETIN v km 62,867

Legenda:

— SO — SO — stávající vedení CETIN a.s.

	Stavebník / Investor:	CETIN a.s.	SAP: 16010-060813
	K.ú.:	Chomutov I	Stupeň : DPS
	Kreslil:	Miroslava Peřinová	Formát : A4
	Vypracoval:	Miroslava Peřinová	Měřítko : 1:500
	Zodp. proj.:	Ing. Jiří Šindelář	Datum: 06/2021
Název výkresu: Polohopis			Číslo výkresu: 3.1
Název zakázky: VPIC Rekon. želez.trati Kyjice-Chomutov			

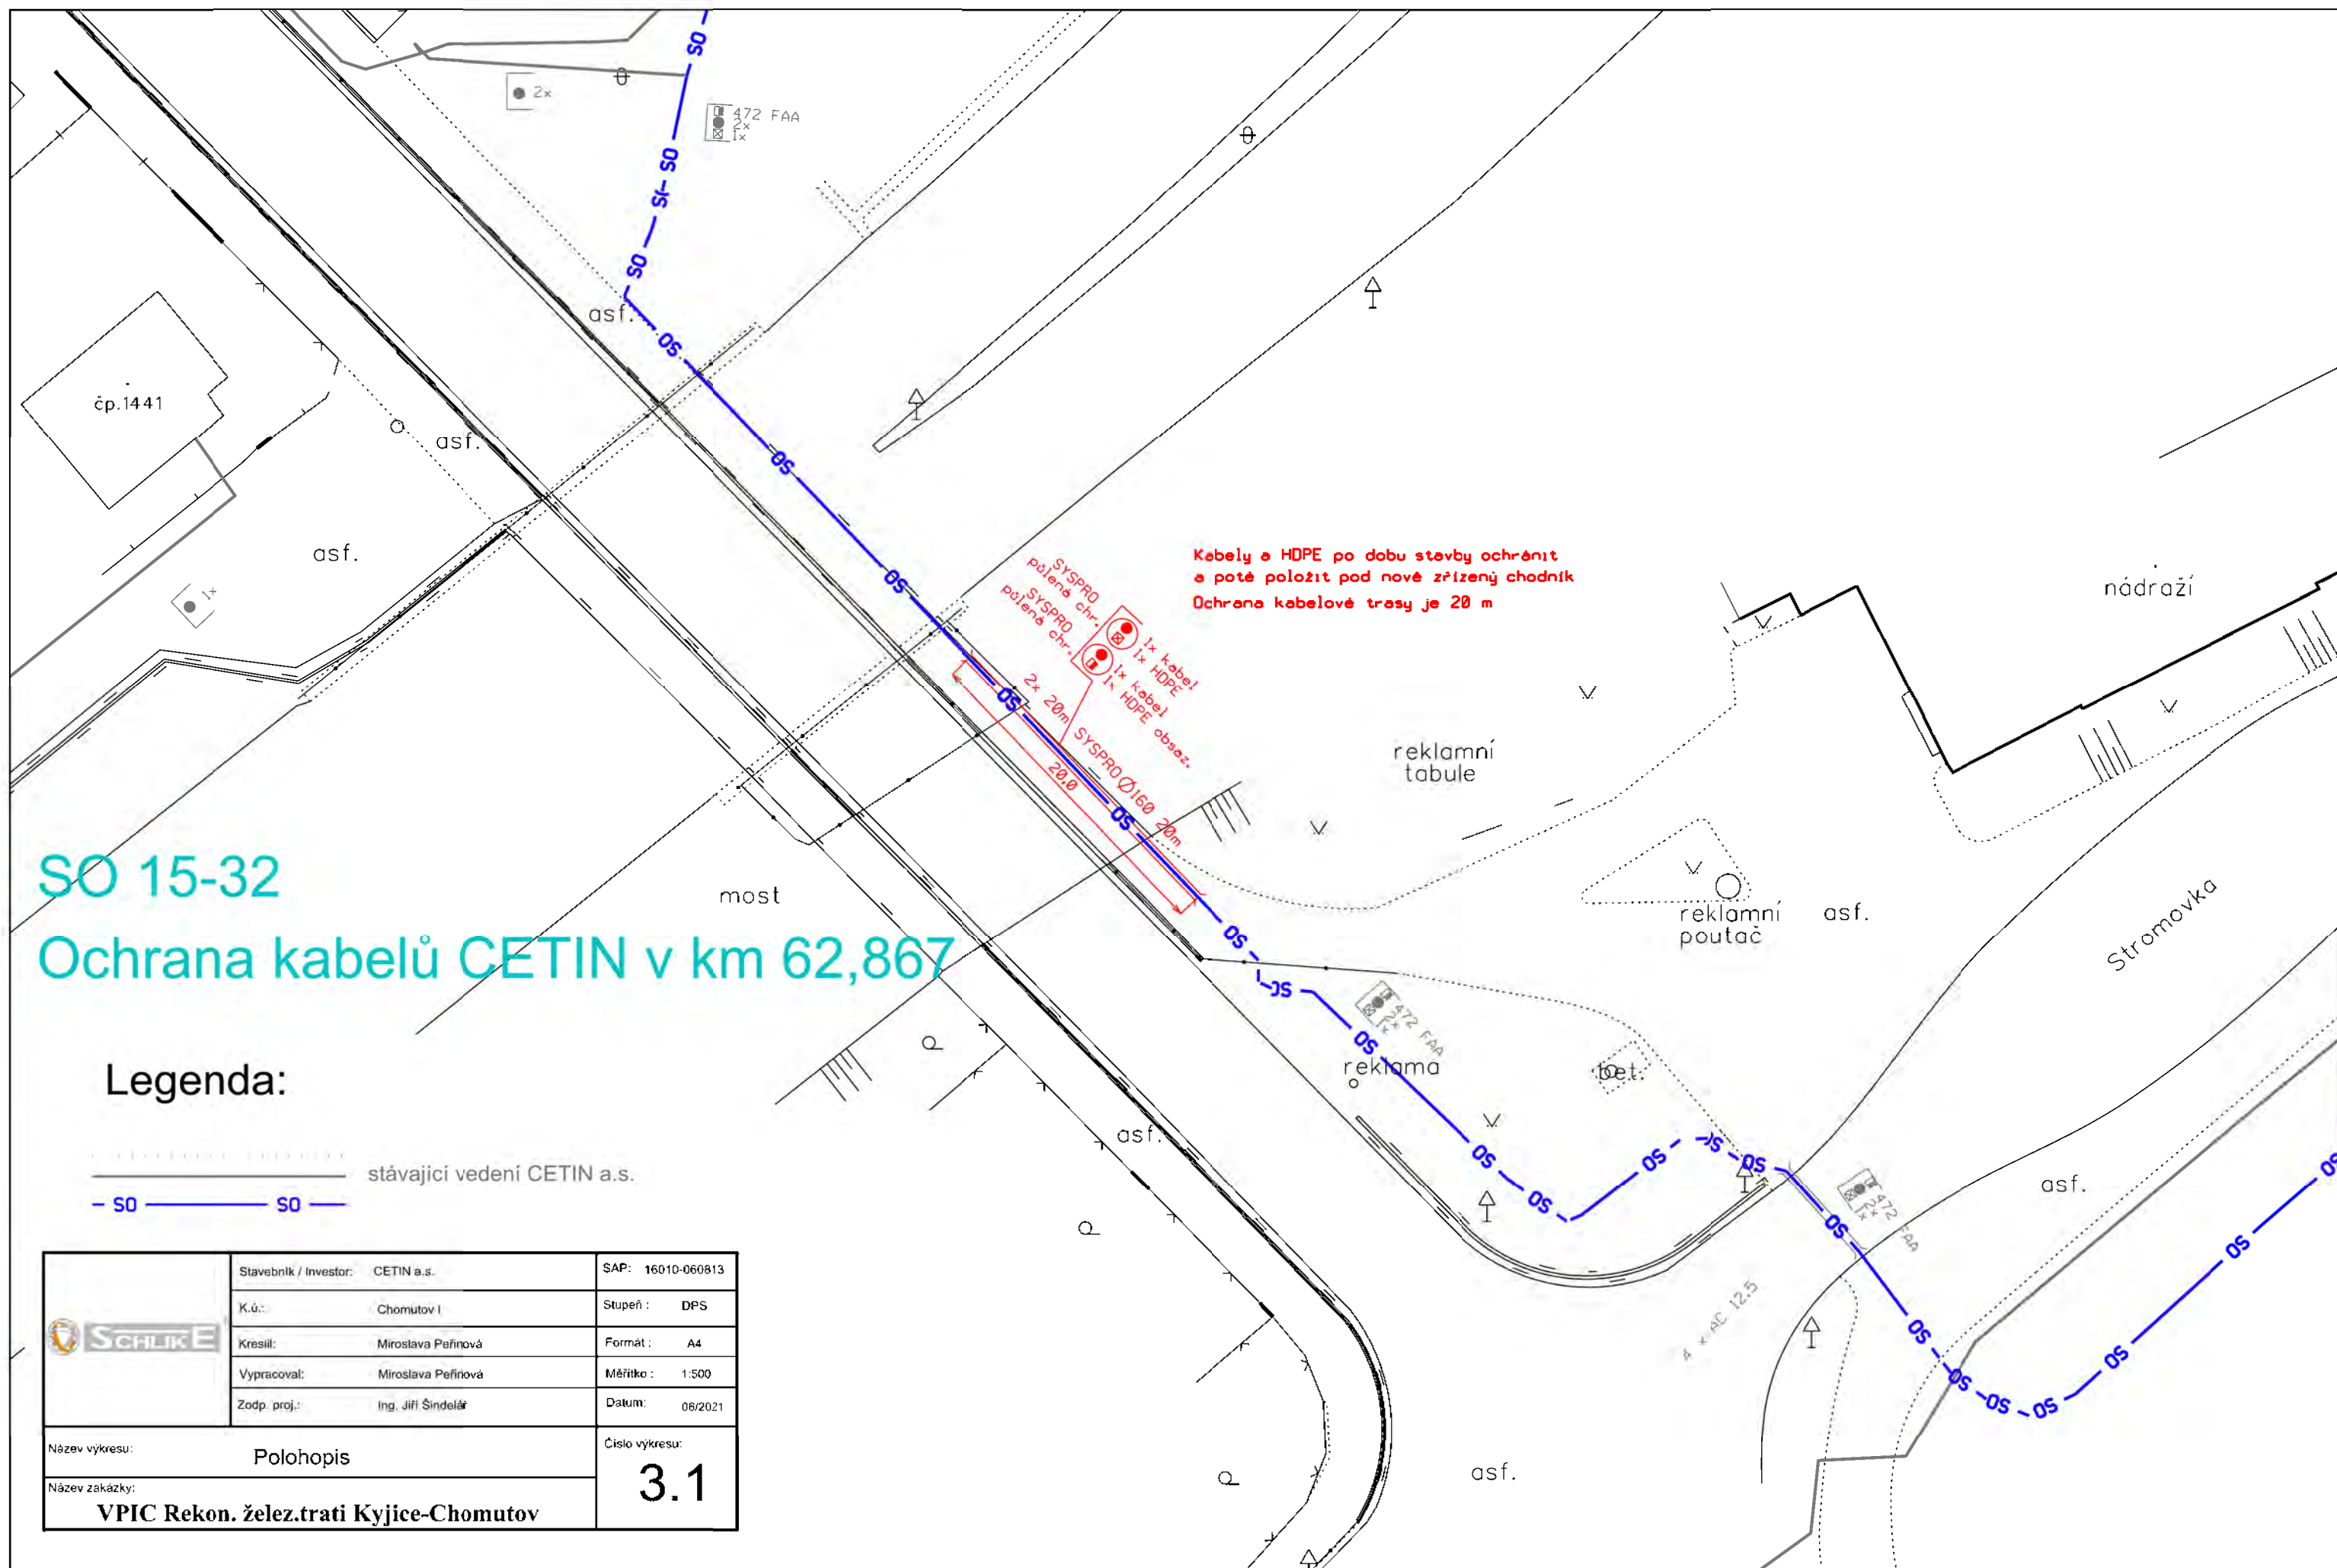

SO 15-33


Ochrana přeložka kabelů CETIN v km 62,630

Legenda:

- stávající vedení CETIN a.s.
- rušená trasa vedení CETIN a.s.
- nová trasa vedení CETIN a.s.

	Stavebník / Investor:	CETIN a.s.	SAP:	16010-060813
	K.ú.:	Chomutov I	Stupeň :	DPS
	Kreslil:	Miroslava Peřinová	Formát :	A4
	Vypracoval:	Miroslava Peřinová	Měřítko :	1:500
	Zodp. proj.:	Ing. Jiří Šindelář	Datum:	06/2021
Název výkresu:			Číslo výkresu:	
Název zakázky:			3.2	
VPIC Rekon. želez.trati Kyjice-Chomutov dl.				

Ochrana přeložka kabelů CETIN v km 62,341

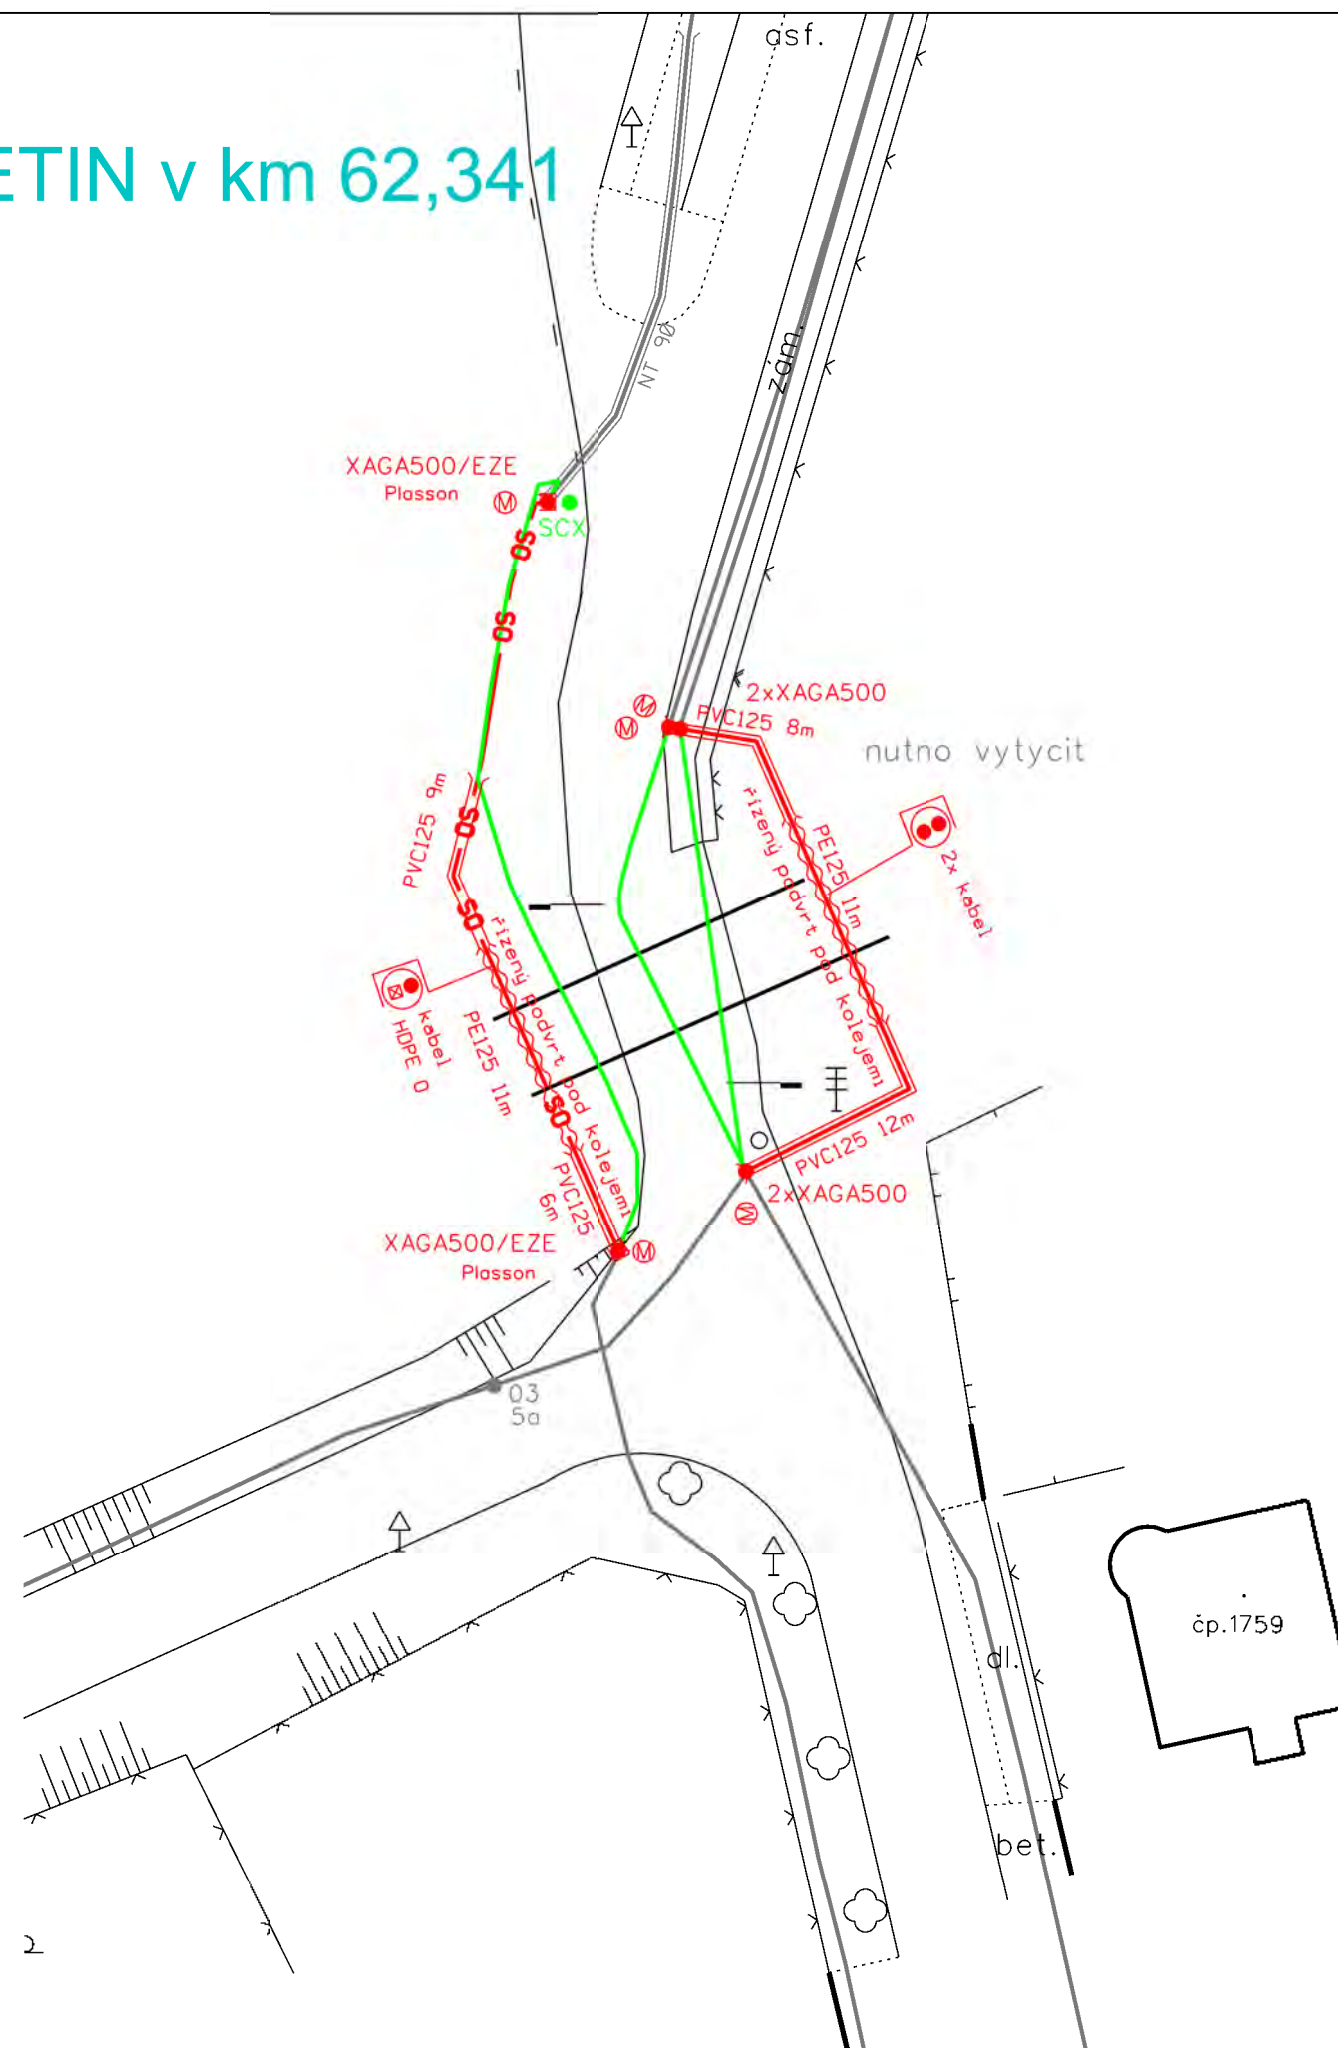


— stávající vedení CETIN a.s.

— rušená trasa vedení CETIN a.s.

— nová trasa vedení CETIN a.s.

	Stavebník / Investor:	CETIN a.s.	SAP: 16010-060813
	K.ú.:	Chomutov I	Stupeň : DPS
	Kreslit:	Miroslava Peřinová	Formát : A4
	Vypracoval:	Miroslava Peřinová	Měřítko : 1:500
	Zodp. proj.:	Ing. Jiří Šindelář	Datum: 06/2021
Název výkresu: Polohopis			Číslo výkresu: 3.3
Název zakázky: VPIC Rekon. želez.trati Kyjice-Chomutov			

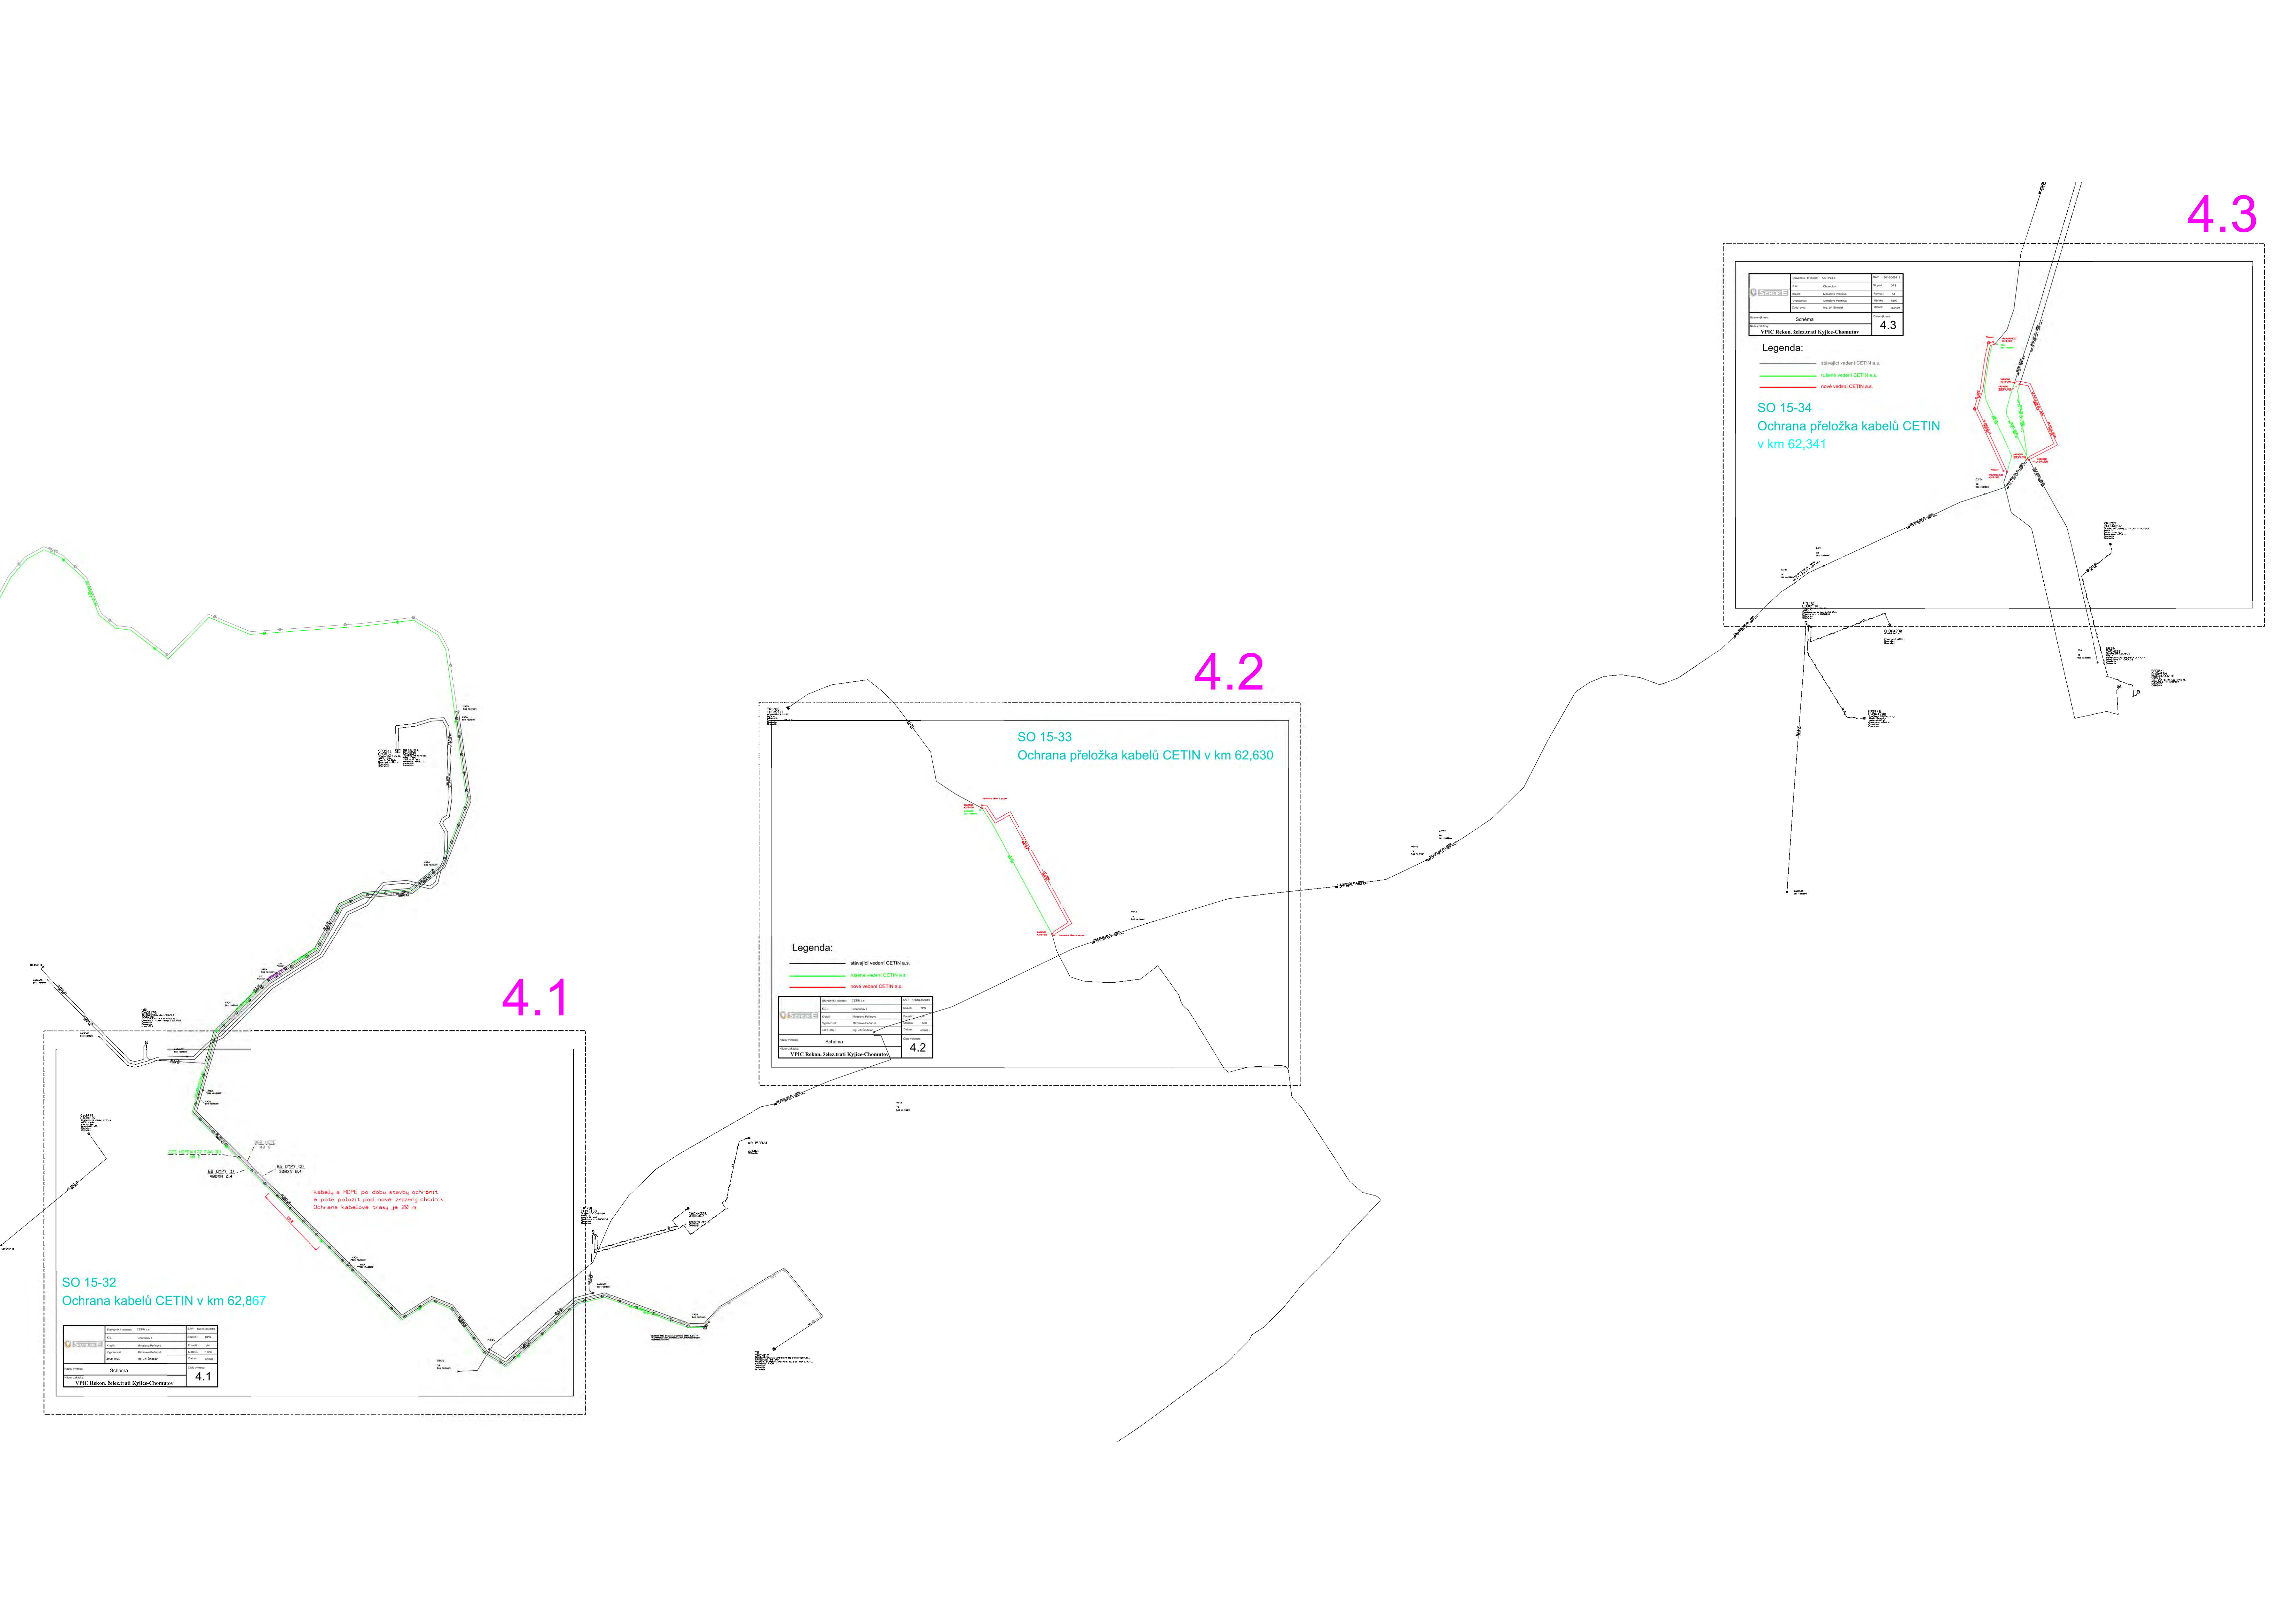

4.1


4.2

4.3

SO 15-32

Ochrana kabelů CETIN v km 62,867


	Stavebník / Investor:	CETIN a.s.	SAP: 16010-060813
	K.ú.:	Chomutov I	Stupeň: DPS
	Kreslil:	Miroslava Peřinová	Formát: A4
	Vypracoval:	Miroslava Peřinová	Měřítko: 1:500
	Zodp. proj.:	Ing. Jiří Šindelář	Datum: 06/2021
Název výkresu: Schéma			Číslo výkresu: 4.1
Název zakázky: VPIC Rekon. želez.trati Kyjice-Chomutov			

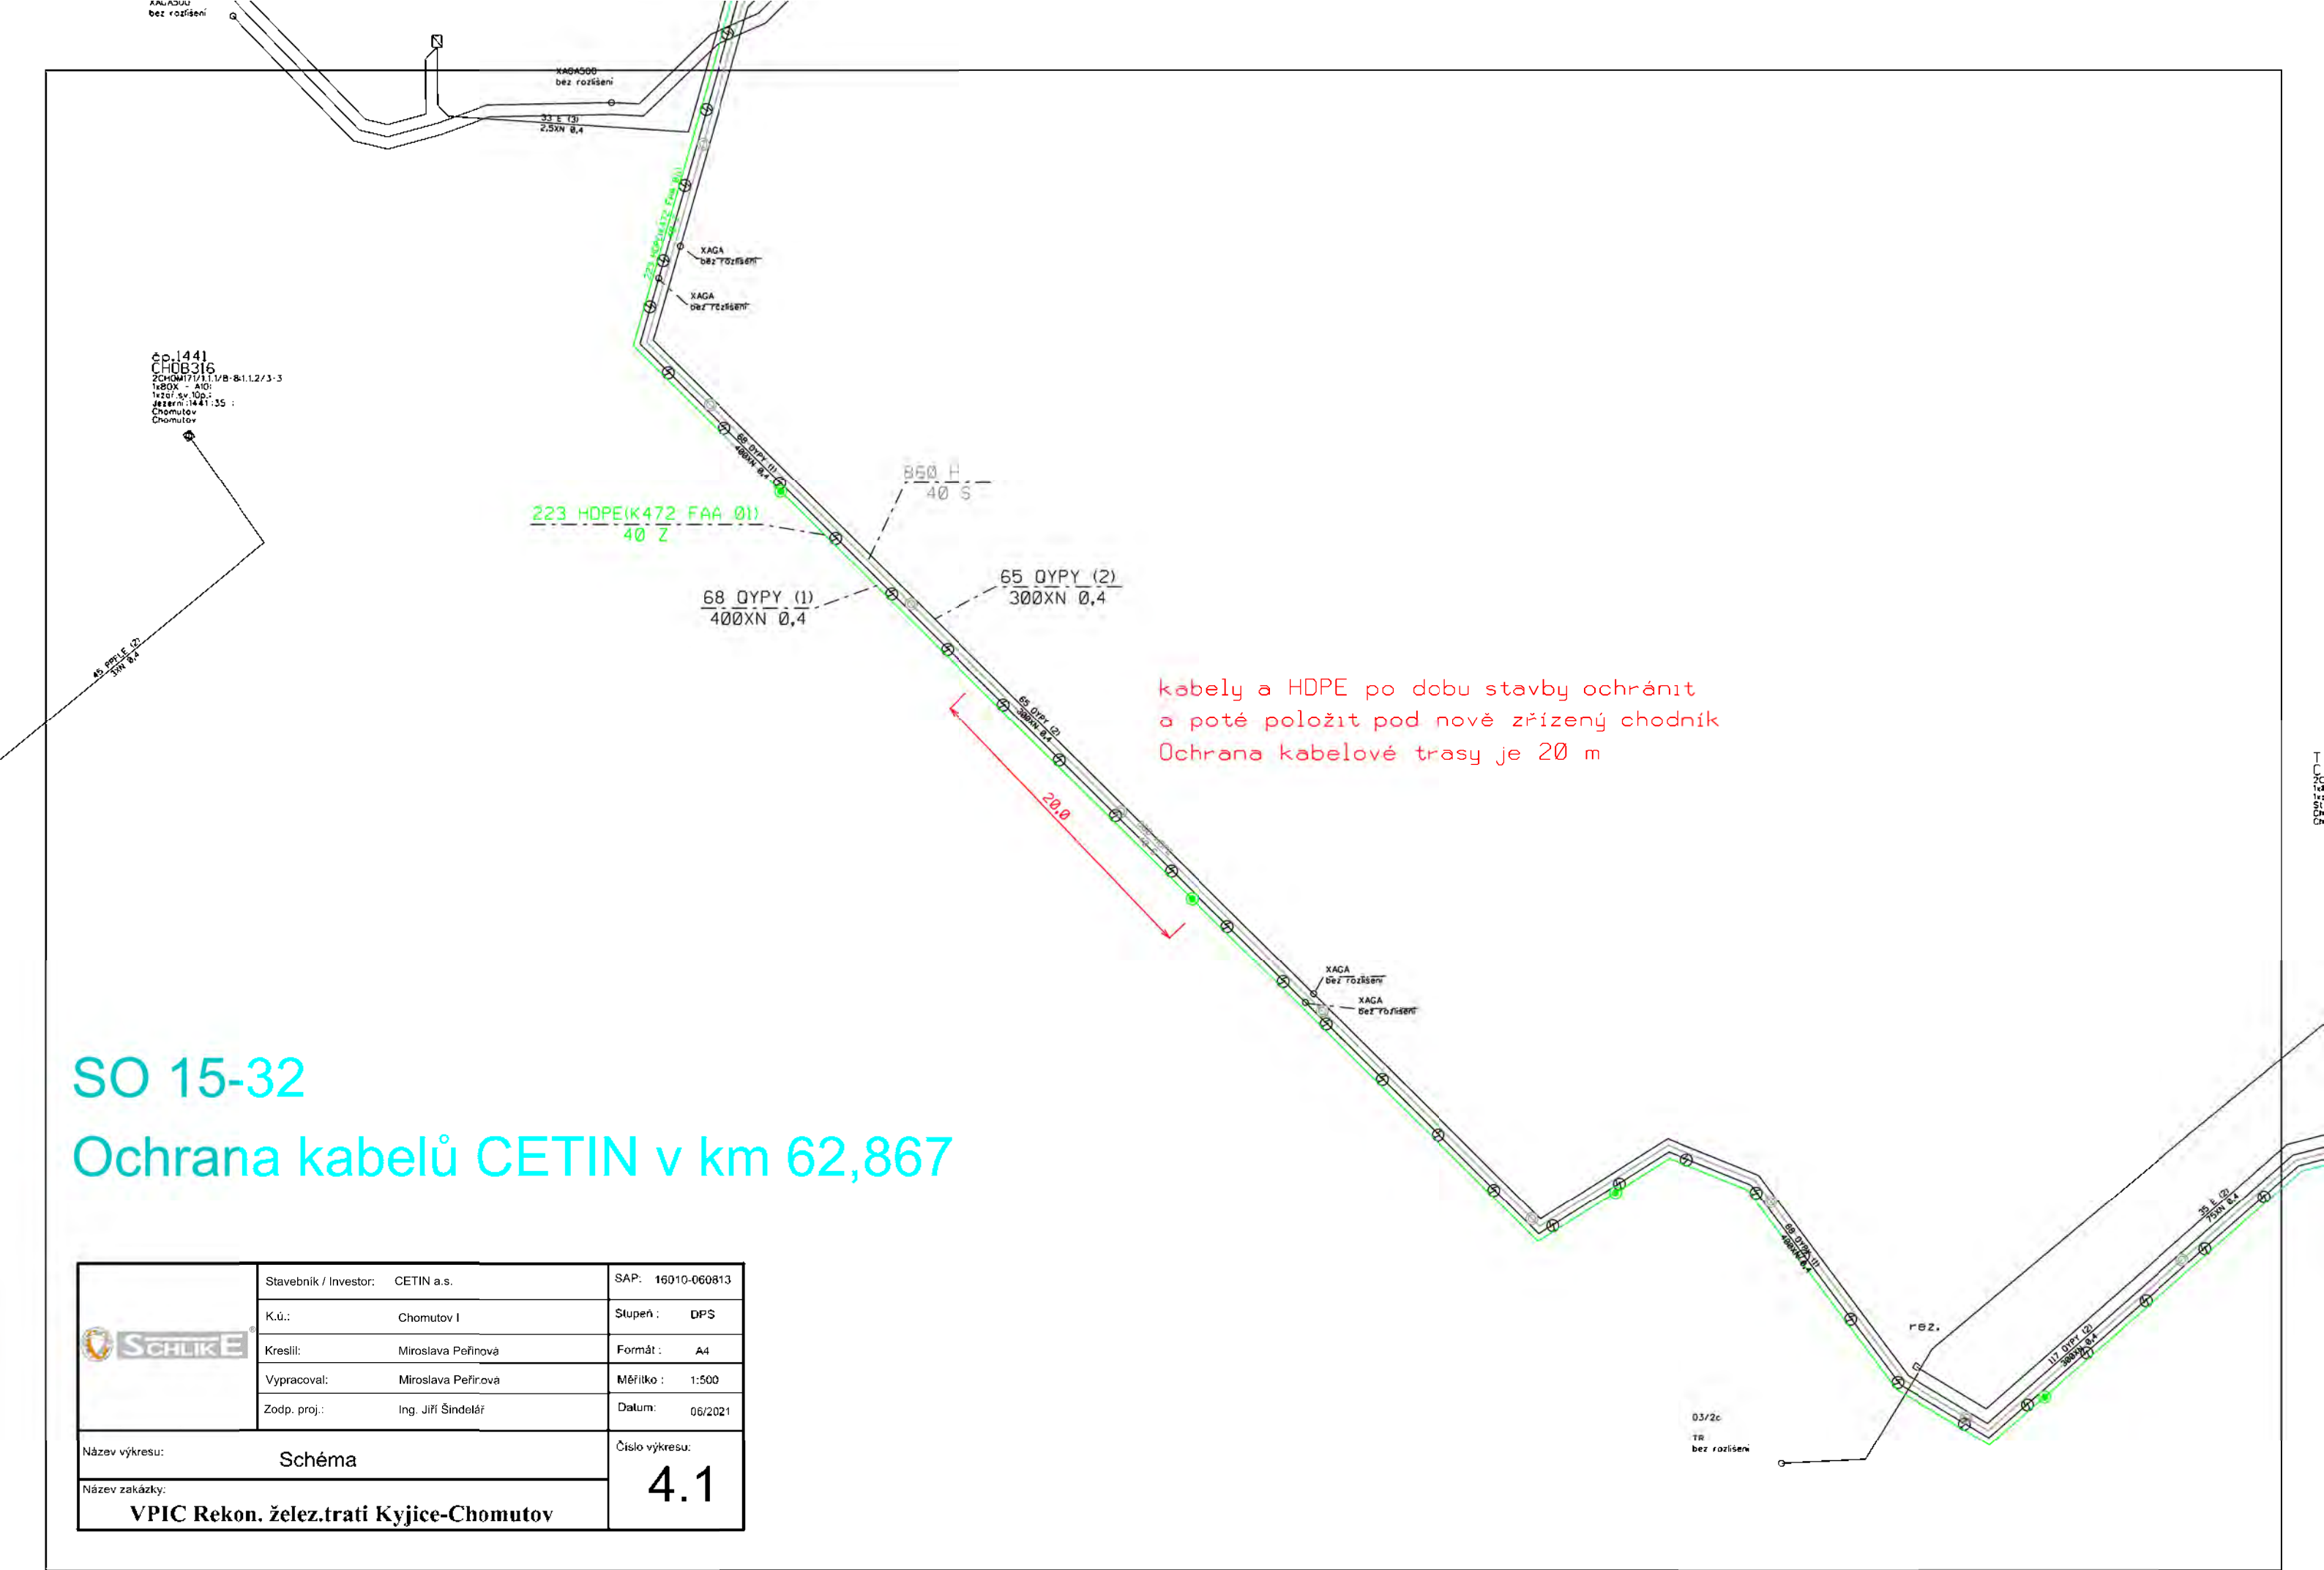

TR1/86
CHOM269
4CHOM12/1.9.1/1-20
1xS 1:
1xZAU-40:
Střemeno
Chomutov
Chomutov

SO 15-33

Ochrana přeložka kabelů CETIN v km 62,630

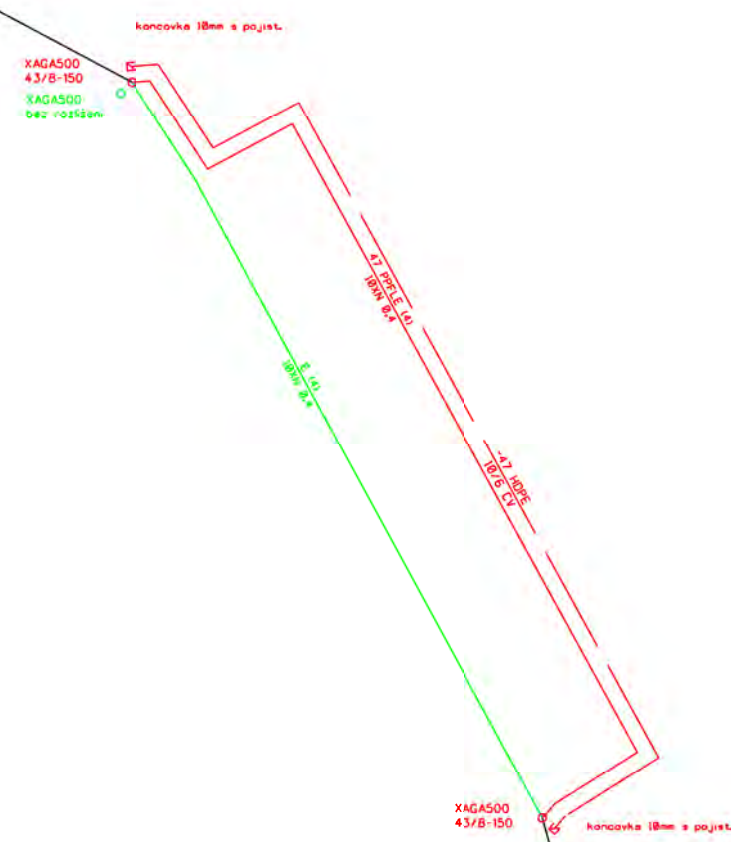

Legenda:

- stávající vedení CETIN a.s.
- rušené vedení CETIN a.s.
- nové vedení CETIN a.s.

	Stavebník / Investor:	CETIN a.s.	SAP:	16010-060813
	K.ú.:	Chomutov I	Stupeň:	DPS
	Kreslil:	Miroslava Peřinová	Formát:	A4
	Vypracoval:	Miroslava Peřinová	Měřítko:	1:500
	Zodp. proj.:	Ing. Jiří Šindelář	Datum:	06/2021
Název výkresu: Schéma			Číslo výkresu: 4.2	
Název zakázky: VPIC Rekon. želez.trati Kyjice-Chomutov				

	Stavebník / Investor: CETIN a.s.	SAP: 16010-060813
	K.ú.: Chomutov I	Stupeň : DPS
	Kreslil: Miroslava Peřinová	Formát : A4
	Vypracoval: Miroslava Peřinová	Měřítko : 1:500
	Zodp. proj.: Ing. Jiří Šindelář	Datum: 06/2021
Název výkresu: Schéma		Číslo výkresu: 4.3
Název zakázky: VPIC Rekon. želez.trati Kyjice-Chomutov		

Legenda:

- stávající vedení CETIN a.s.
- rušené vedení CETIN a.s.
- nové vedení CETIN a.s.

SO 15-34

Ochrana přeložka kabelů CETIN
v km 62,341

