


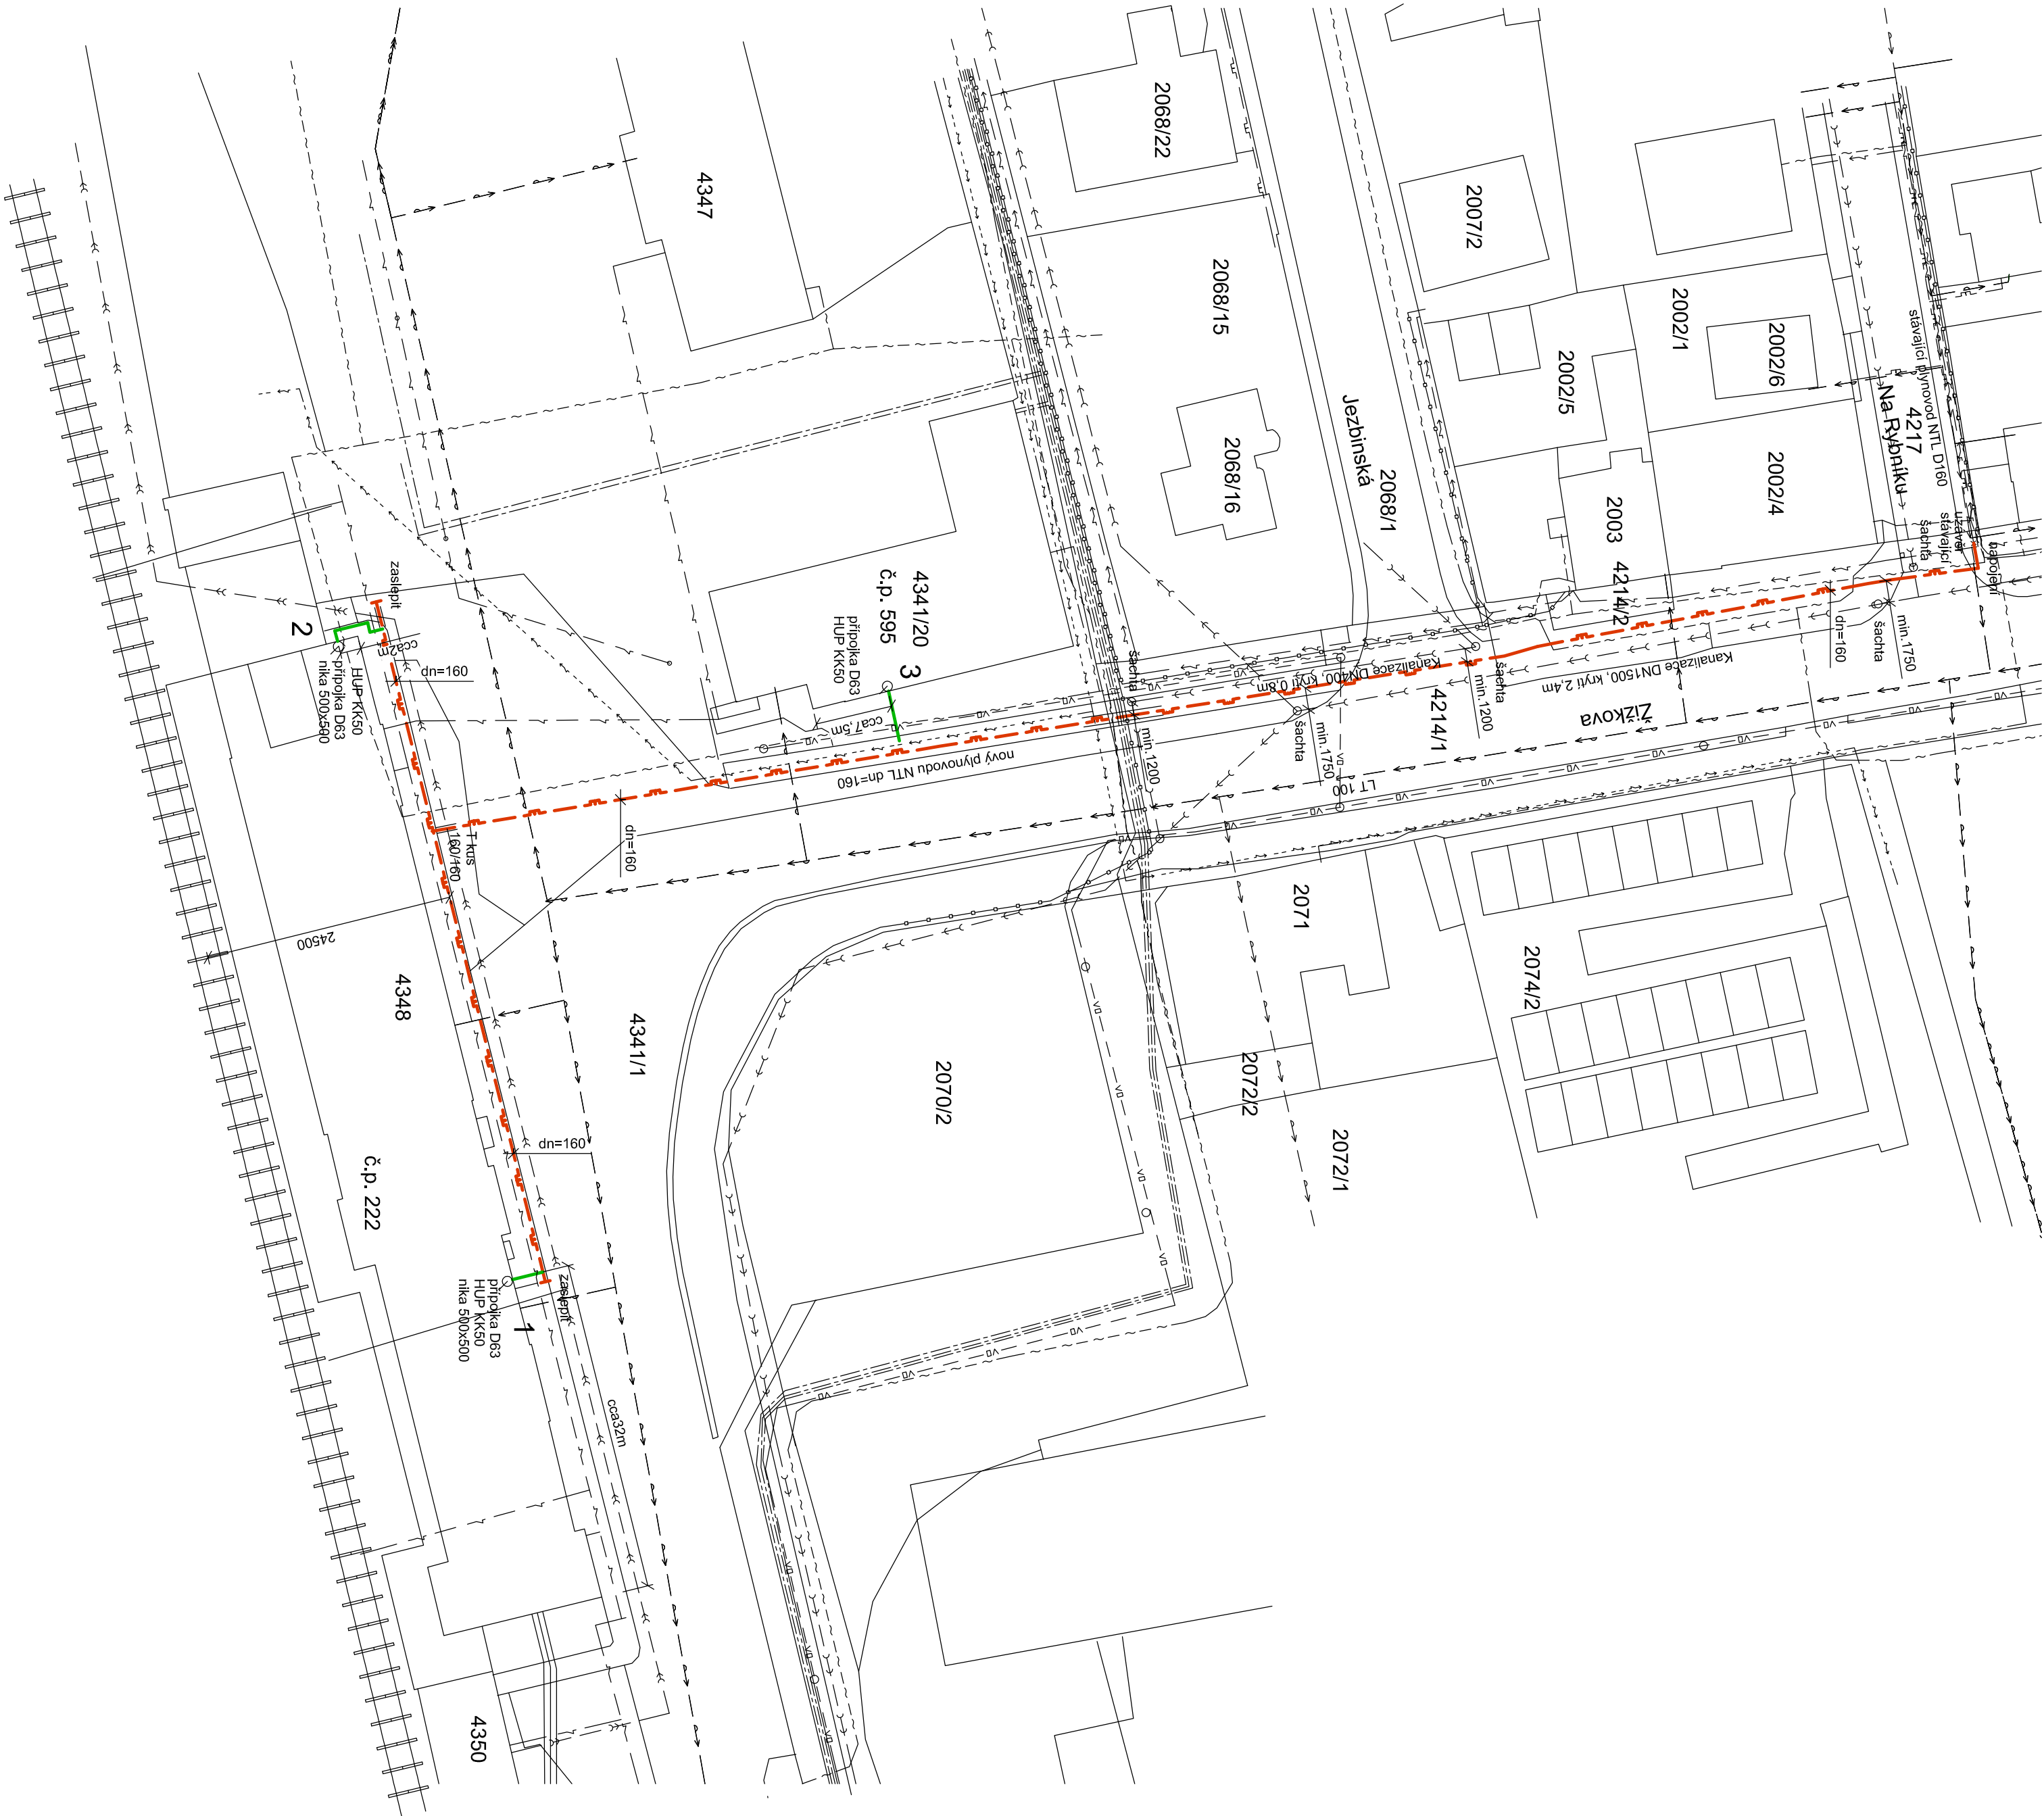

LEGENDA INŽENÝRSKÝCH SÍTÍ:

- VODOVOD
- EKTRO NN PODZEMNÍ ČEZ
- EKTRO VN PODZEMNÍ ČEZ
- KANALIZACE SZDC
- SPĚLOVACÍ KABEL CETIN
- KANALIZACE JAROMĚŘ
- STÁVAJÍCÍ NTL PLYNOVOD
- NOVÝ NTL PLYNOVOD
- NOVÁ NTL PŘÍPOJKA PLYNU
- NOVÁ NTL PLYNOVOD
- VEREJNÉ OSVĚTLENÍ
- SÍLOVÉ KABELY (SEE) SZDC - OK-HKR
- KABELY TELEMATIKA
- GRAMIS

Před zahájením výkopových prací budou sítě vytyčeny jednotlivými správci na terénu viz vyjádření jednotlivých správců sítí

- Odstupové vzálenosti při souběhu NTL plynovodu dle ČSN 73 6005:
- kabely elektro 400mm
 - kabely sdělovací 400mm
 - kabely veřejného osvětlení 400mm
 - vodovod 500mm
 - kanalizace 1000mm (v ochranné trubce 400mm)
 - od hranice pozemků výstavby 1000mm

- Odstupové vzálenosti křížení NTL plynovodu dle ČSN 73 6005:
- kabely elektro 100mm (220kV - 300mm)
 - kabely sdělovací 100mm
 - kabely veřejného osvětlení 100mm
 - vodovod 150mm
 - kanalizace 500mm (v ochranné trubce 250mm)
 - od hranice pozemků výstavby 1000mm

NTL plynovod dn=160 - cca 225m
NTL přípojky plynu dn=63 - cca 15m

Potrubí vedené v chodníku nebo zeleném pruhu s krytím min.0,8m
Potrubí vedené v komunikaci s krytím min.1,0m nebo při krytí 0,8m v ochranné trubce
Potrubí distribuční soustavy PE 100 dn=160, potrubí přípojek PE 100 dn=63
Plynovod bude min. 1m od hranice pozemků výstavby



INVESTOR: Správa železniční dopravní cesty s.o. 110 00 Praha 1, Dílžděná 1003/7		PROJEKČNÍ KANCELÁŘ: Ing. Petr Kyceř Vrchlického 815/IV, tel. 495 485 567 Chlumec nad Cidlinou. ICO : 601 39 731	
STAVBA: Žst. Jaroměř - ul. Žižkova, přípojky k č.p.222 a č.p.595 NTL plynovod a přípojky	PROJEKTANT: Ing. Petr KYCELT	DATUM: 6/2017	STUPEŇ: DUP-0SP
Situace		MĚŘÍTKO: 1:500	VÝRES OBLOU: 2