


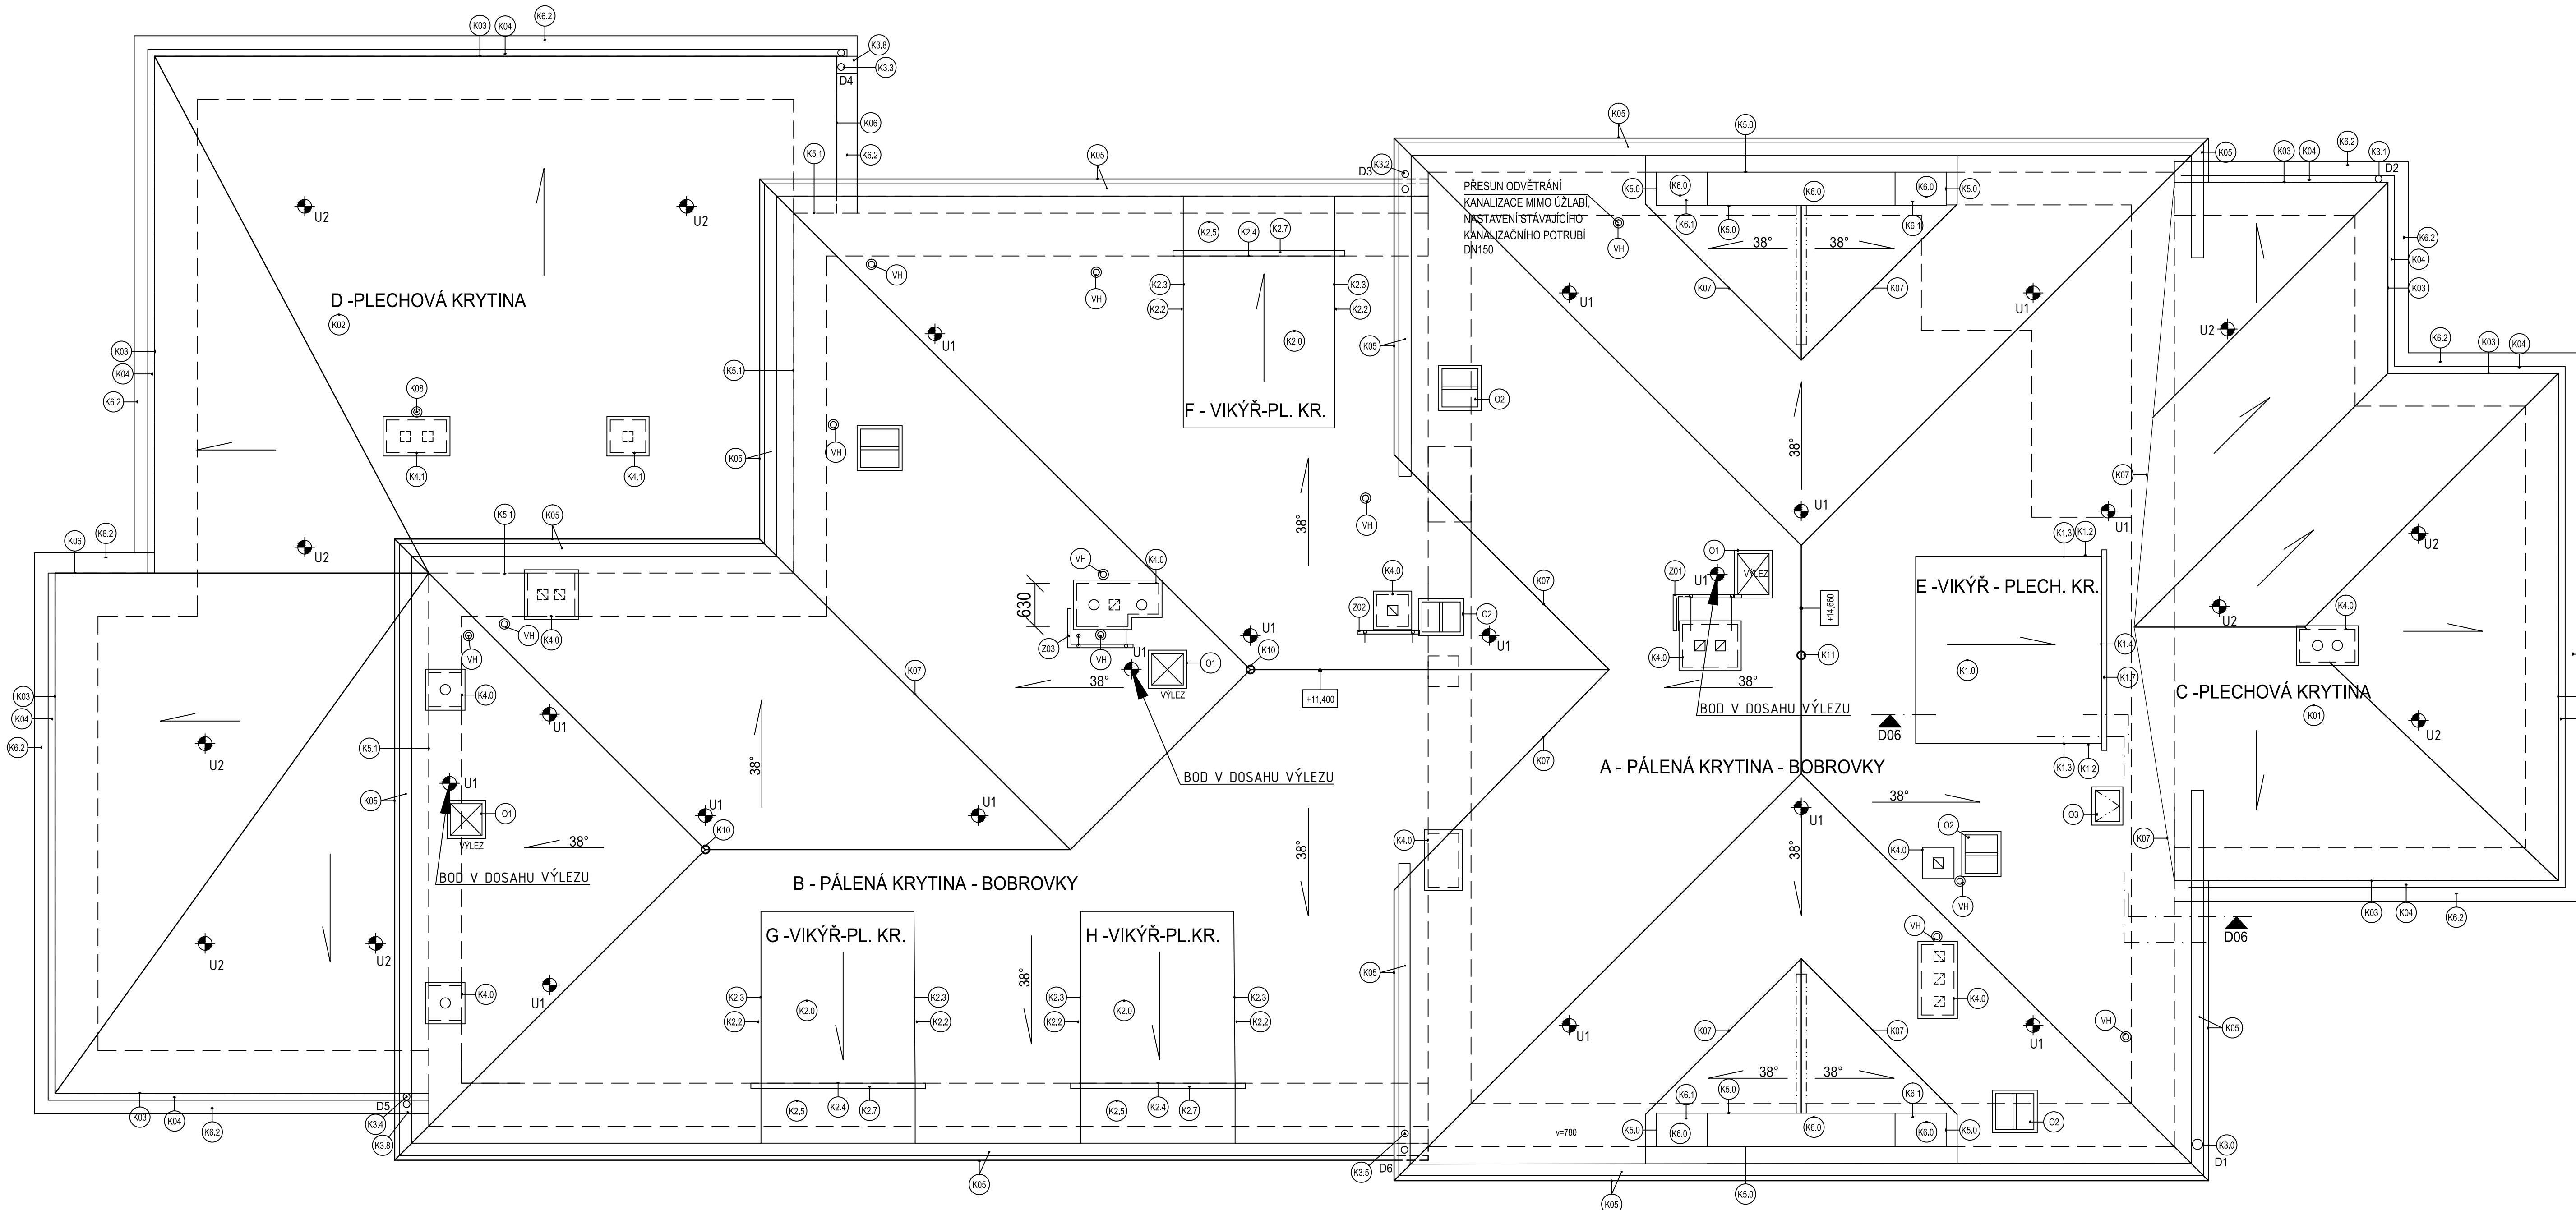

LEGENDA ZÁCHYTNÉHO SYSTÉMU TOPSAFE

- U1 - Kotvici bod TOPSAFE TSL-DH04Z 17ks
- U2 - Kotvici bod TOPSAFE TSL-300-HSL3, délka 300 mm 10ks
- Montážní lano

Je nutné přizpůsobit vzdálenosti kotvicích bodů modulaci kroků.

POZNÁMKA:

- Demolice - odstranění stávající pálené i plechové krytiny, dřevěného latování, demontáž střešních výlezu a "okýnek", demontáž stávajícího hromosvodu, oken ve vikýřích, veškerého oplechování na střeše, střešních svodů a římsy pod okapem. Ve VV je počítáno s výměnou podhledů střechy "C" a "D" a půdní vestavbou (střecha"B") - rozsah 100%.
- Před demontáží stávajících oken, zdokumentovat přesné rozměry, profilování a druh kování pro zpracování dílenské dokumentace. Provést repliky stávajících oken.
- Provést tvarování svodu - dle stávajících, včetně tvaru a velikosti stávajících kotlíků.
- Provést repliky jmacích tyčí bleskosvodu.
- Počty větracích lašek a sněhových háků budou upřesněny na základě kladěského schéma výrobce střešní krytiny (ve VV jsou pouze orientační). Detaily budou provedeny dle technologie výroby.
- Dodavatel je povinen zajistit dílenskou dokumentaci, která bude odsouhlasena investorem a projektantem.
- Detaily nepostoužené touto dokumentací budou provedeny dle standardu určeného ostatními detaily.
- Veškeré rozměry je nutné před výrobou doměřit na stavbě.
- Projekt hromosvodu je v samostatné části PD.
- Projekt záchytného systému je v samostatné části PD.
- Všechny položky zahrnují i kotvici materiál.
- Součástí VV je projektová dokumentace včetně TZ.
- Při provádění stavebních prací je nutné dodržovat technologické předpisy výrobců patřičných výrobků. Atypické detaily budou konzultovány s technikou konkrétních firem.

±0,00=PODLAHA 1.NP

STAVBA Rekonstrukce střešních plášťů pavilonu P5 a pavilonu 7 PN Bohnice		ARCHITEKTONICKÝ NÁVRH	
OBJEKT SO 01 - Pavilon 5		ZPRACOVATEL	
INVESTOR Psychiatrická nemoc. Bohnice		Ing. Eva Bukovská	
ZODPOVĚDNÝ PROJEKTANT Ing. T. Bukovský		STUPEŇ Jednostupňový projekt	DATUM 03/2022
VÝKRES PŮDORYS STŘECHY - návrh		MĚŘÍTKO 1 : 50	CÍS. VÝKRESU 02