


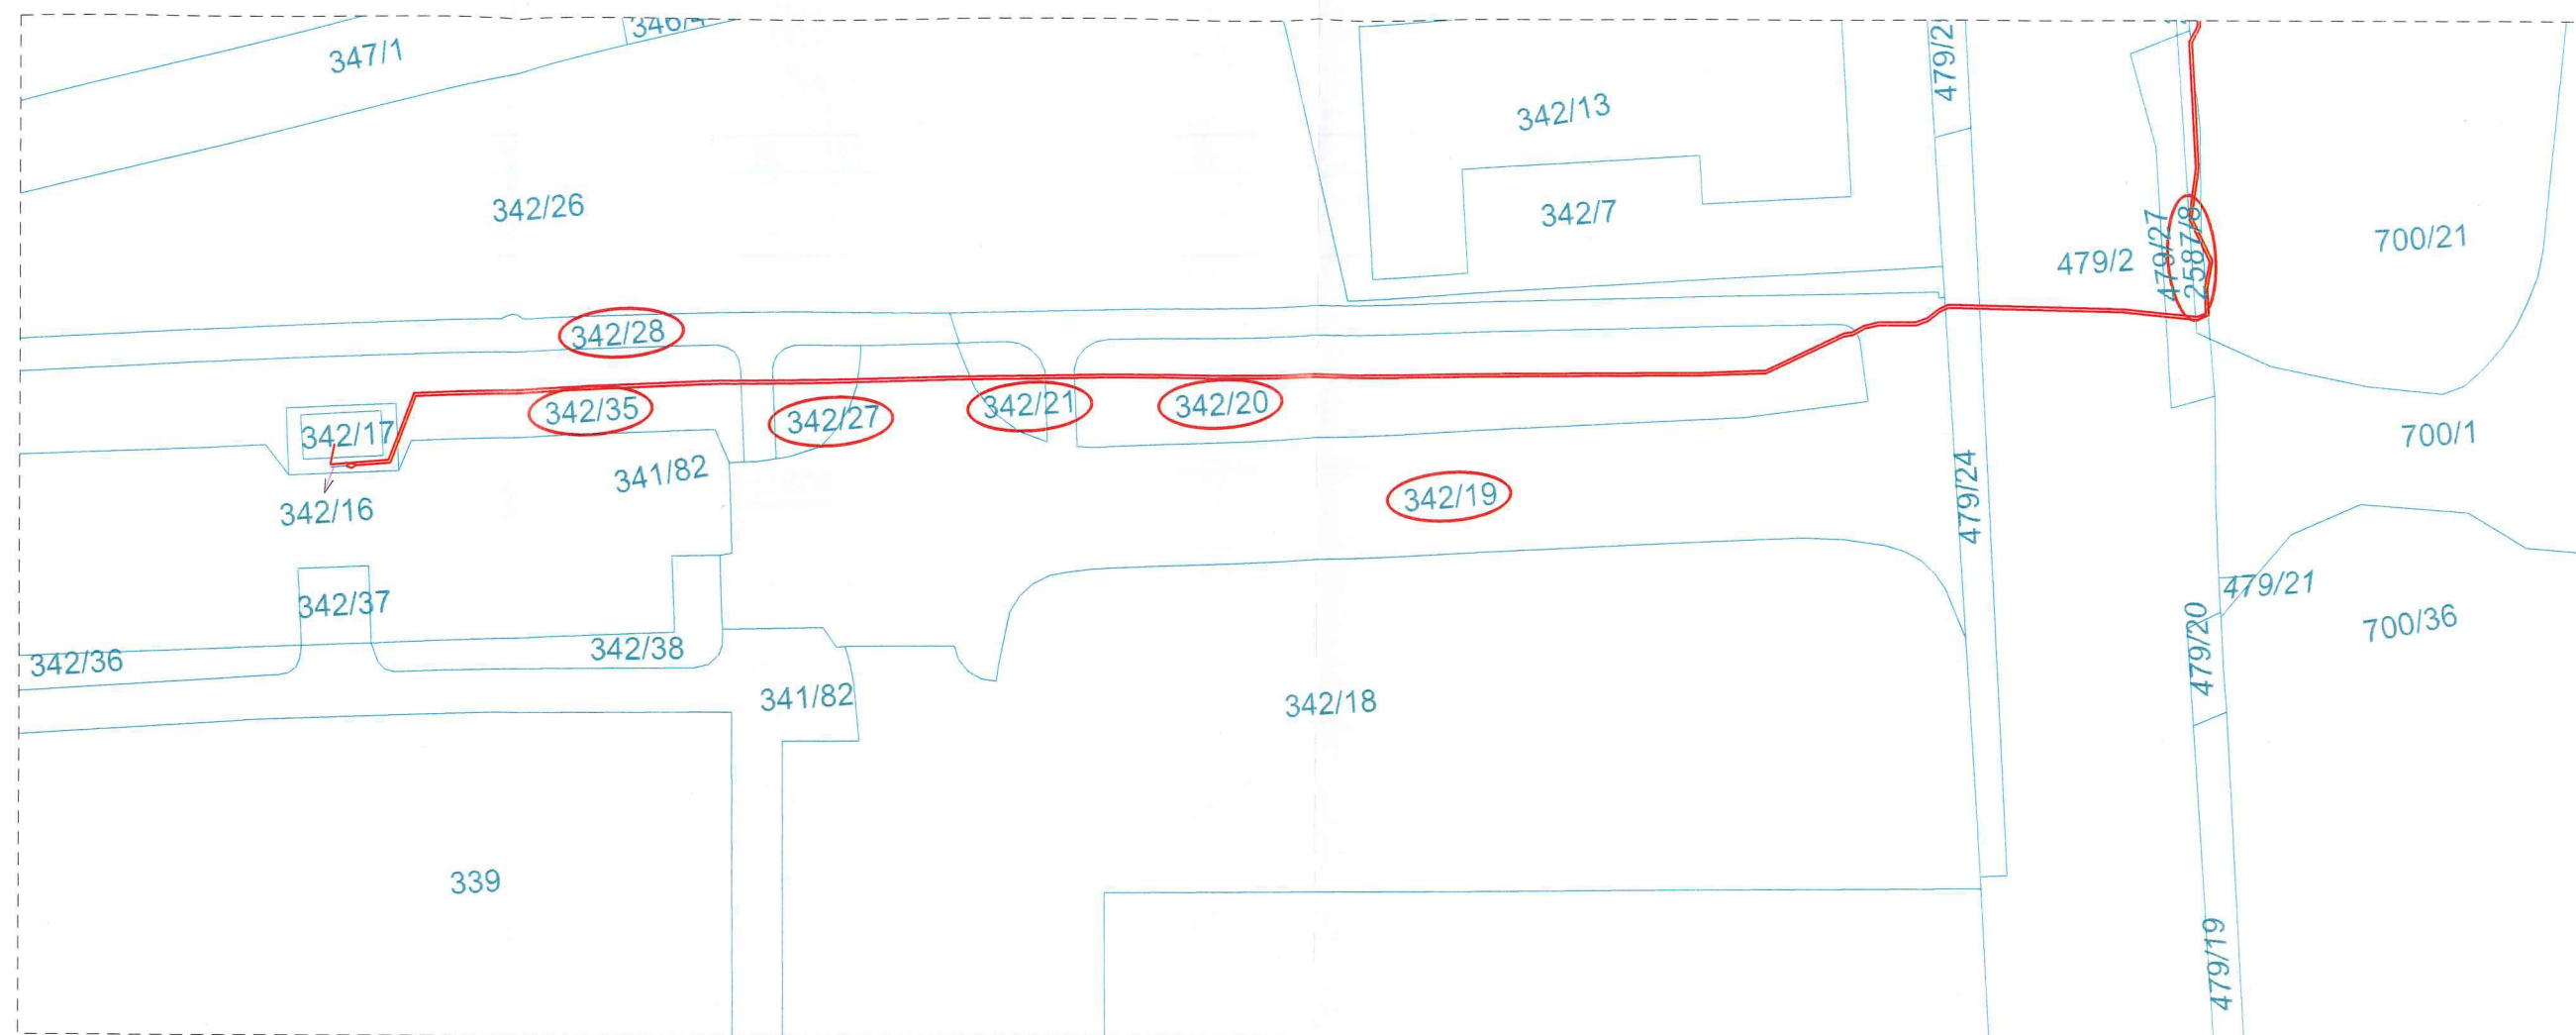

Legenda sítí EG.D, a.s. :

Vedení VN kabelové a HDPE - projektované

KLADENÍ VÝKRESŮ



VYPRACOVAL		ZOD. PROJEKTANT	BC. JAN BUREŠ	 Kšírova 120 619 00 BRNO
Vypracoval:				
ZHOTOVITEL PD	EEIKA BRNO, s.r.o., KŠÍROVA 120, 619 00, BRNO			Č. ZAKÁZKY: 05-4119

KRAJ	JIHOMORAVSKÝ	OKRES	BRNO - MĚSTO	
KATASTR. ÚZEMÍ	MALOMĚŘICE			
MÍSTO STAVBY	BRNO, OBŘANSKÁ			
STAVEBNÍK	EG.D, a.s. LIDICKÁ 1873/36, 602 00 BRNO			
NÁZEV STAVBY	BRNO, OBŘANSKÁ, KAB. SM.VN, L.D.ENERGY			Č. STAVBY: 1030053618
NÁZEV VÝKRESU	ZÁKRES DO KM			DATUM: 11-2021
				FORMÁT: 2xA4
				STUPEŇ PD: DPS
				MĚŘÍTKO: 1:500
				Č. VÝKRESU: E01.1



Legenda sítí EG.D, a.s. :

Vedení VN kabelové a HDPE - projektované

KLADENÍ VÝKRESŮ



VYPRACOVAL		ZOD. PROJEKTANT	BC. JAN BUREŠ	 Kšírova 120 619 00 BRNO	
Vypracoval:					
ZHOTOVITEL PD	EEIKA BRNO, s.r.o., KŠÍROVA 120, 619 00, BRNO			Č. ZAKÁZKY: 05-4119	
KRAJ	JIHOMORAVSKÝ	OKRES	BRNO - MĚSTO		
KATASTR. ÚZEMÍ	MALOMĚŘICE				
MÍSTO STAVBY	BRNO, OBŘANSKÁ				
STAVEBNÍK	EG.D, a.s.	LIDICKÁ 1873/36, 602 00 BRNO			
NÁZEV STAVBY	BRNO, OBŘANSKÁ, KAB. SM.VN, L.D.ENERGY			Č. STAVBY: 1030053618	
NÁZEV VÝKRESU	SITUACE KABELOVÉHO VEDENÍ VN			DATUM: 11-2021	
				FORMÁT: 4xA4	
				STUPEŇ PD: DPS	
				MĚŘÍTKO: 1:500	Č. VÝKRESU: E01.2