


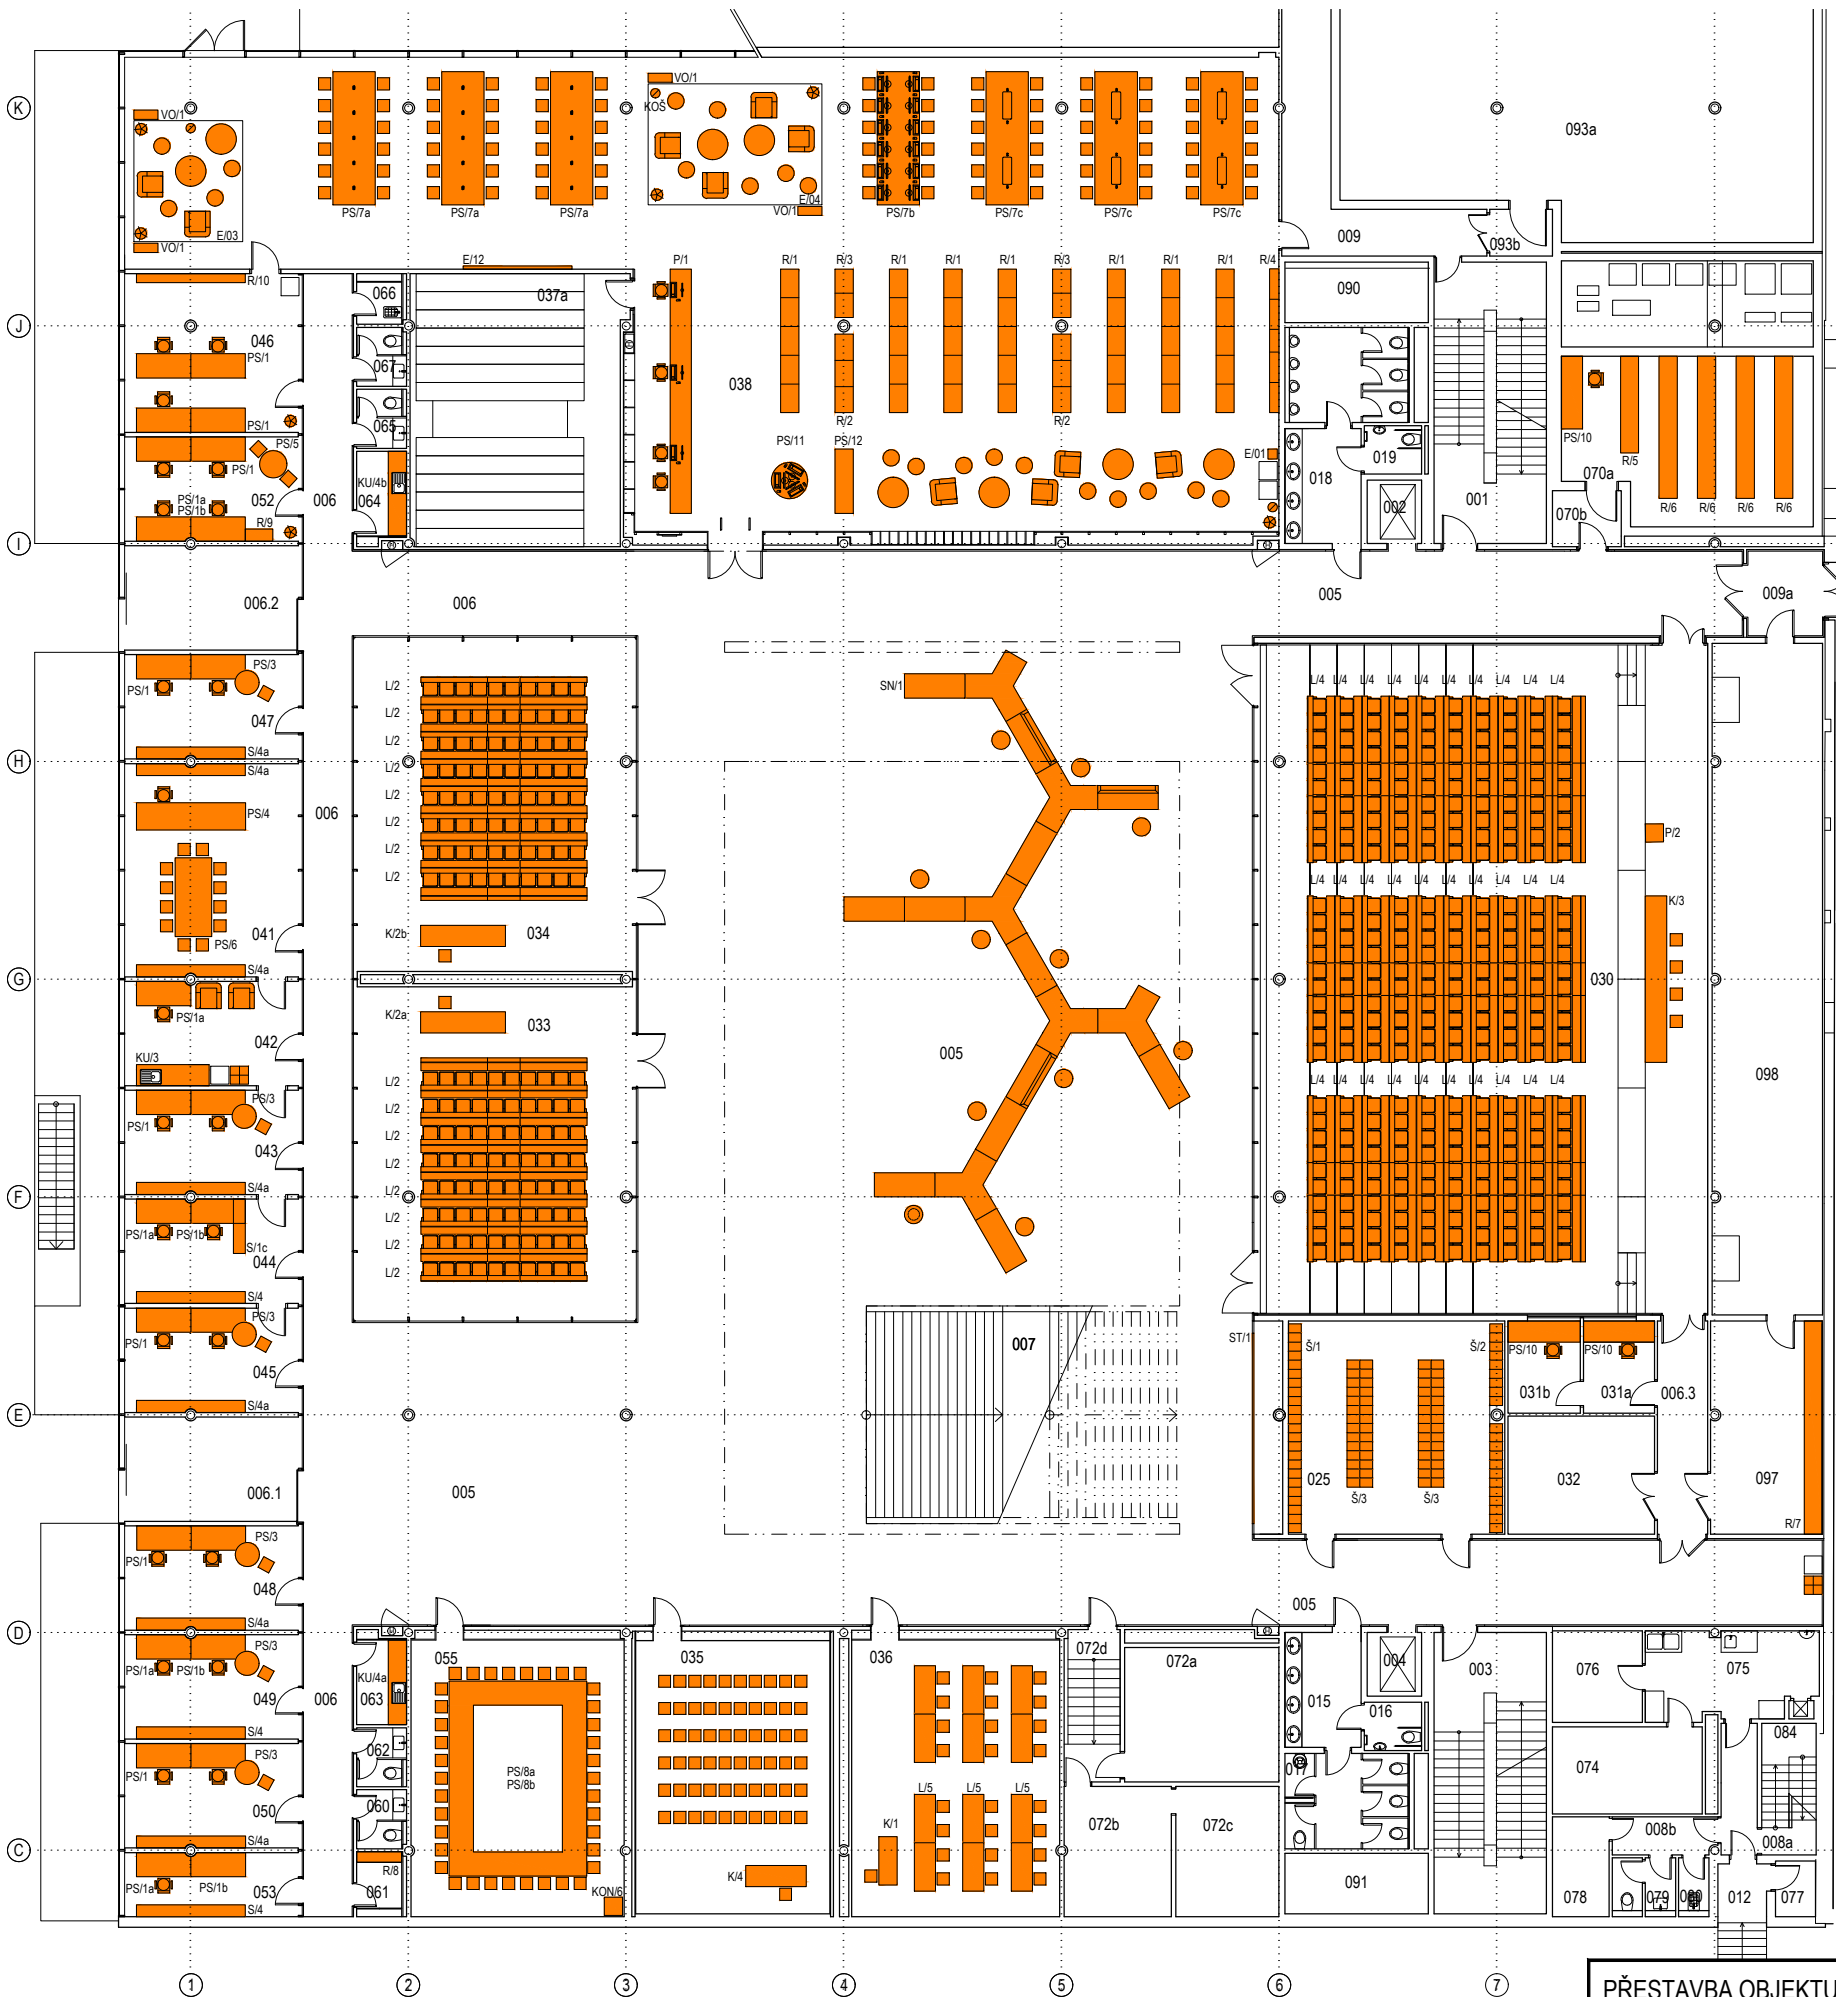

1.PP TABULKA MÍSTNOSTÍ		
ČÍSLO MÍSTNOSTI	NÁZEV MÍSTNOSTI	PLOCHA M2
001	SCHODIŠTĚ CHŮC	34,46
002	VÝTAHOVÁ ŠACHTA	3,77
003	SCHODIŠTĚ CHŮC	34,46
004	VÝTAHOVÁ ŠACHTA	3,77
005	DVORANA	938,38
006	CHODBA	98,35
006.1	ZADVĚŘÍ	20,22
006.2	ZADVĚŘÍ	20,22
006.3	CHODBA	13,89
007	SCHODIŠTĚ - DVORANA	94,55
008a	SCHODIŠTĚ A CHODBA	13,42
008b	CHODBA	4,44
009	CHODBA	27,68
009a	CHODBA	7,61

012	MANIPULAČNÍ PROSTOR	12,77
015	WC ŽENY	21,17
016	WC ŽENY - HANDICAP	3,12
017	ÚKLIDOVÁ MÍSTNOST	1,58
018	WC MUŽI	22,32
019	WC MUŽI - HANDICAP	3,12

025	ŠATNA	50,41
030	AULA	331,50
031a	REŽIE	7,25
031b	TLUMOČNICI	7,32
032	ZÁZEMÍ AULY	18,91
033	PŘEDNÁŠKOVÁ MÍSTNOST	103,32
034	PŘEDNÁŠKOVÁ MÍSTNOST	103,32
035	AUDIOVIZUÁLNÍ SÁL	65,13
036	POČÍTAČOVÝ SÁL	65,21

037a	SKLAD KNIH	63,29
038	KNIHOVNA - STUDOVNA	461,79
041	KANCELÁŘ	41,45
042	KANCELÁŘ	20,36
043	KANCELÁŘ	20,36
044	KANCELÁŘ	20,36
045	KANCELÁŘ	20,22
046	KANCELÁŘ	30,94
047	KANCELÁŘ	20,22

048	KANCELÁŘ	20,22
049	KANCELÁŘ	20,22
050	KANCELÁŘ	20,23
052	KANCELÁŘ	20,22
053	KANCELÁŘ	12,45

055	JEDNACÍ MÍSTNOST	66,79
-----	------------------	-------

060	WC ŽENY	3,29
061	ÚKLIDOVÁ MÍSTNOST	3,62
062	WC MUŽI	3,30
063	KUCHYŇKA	5,00
064	KUCHYŇKA	5,00
065	WC MUŽI	3,30
066	ÚKLIDOVÁ MÍSTNOST	2,84
067	WC ŽENY	3,29

070a	ARCHIV	43,88
070b	ARCHIV - PŘEDSÍŇ	3,48
072a	MÍSTNOST EPS + ER	25,57
072b	ROZVODNA NN - POŽÁRNÍ ZAŘ. ZÁLHOVANE	15,40
072c	ROZVODNA NN	14,78
072d	MANIPULAČNÍ PROSTOR - SCHODIŠTĚ	9,41

074	SKLAD	14,38
075	PŘÍPRAVNA	16,64
076	SKLAD	8,98
077	SKLAD ODPADKŮ	2,52
078	ŠATNA	6,26
079	WC ZAMĚSTNANCŮ	3,97
080	ÚKLIDOVÁ MÍSTNOST	1,95
084	NIKA POD SCHODY	1,50

090	INSTALAČNÍ ŠACHTA	9,57
091	INSTALAČNÍ ŠACHTA	9,73
093a	STROJOVNA ÚTCH	127,06
093b	STROJOVNA ÚTCH - PŘEDSÍŇ	3,32
097	TECHNICKÁ PŘEDSÍŇ	26,07
098	TECHNICKÝ TRUBNÍ PROSTOR	81,07

LEGENDA:

- Ž/1
- Ž/2
- Ž/3
- SN/3
- SN/4
- SN/5
- E/5
- E/6
- KON/1
- KON/2

PŘESTAVBA OBJEKTU BÝVALÉ MENZY KOLEJÍ 17. LISTOPADU V PRAZE 8 PRO POTŘEBY FAKULTY HUMANITNÍCH STUDIÍ

KUBA&PILÁŘ ARCHITEKTI s.r.o., tel. 543 215 921, e-mail: atelier1@kuba-pilar.cz


INTERIÉROVÉ A NÁBYTKOVÉ VYBAVENÍ

PŮDORYS 1. PP

datum: 03/2019


stupeň: DPS

měřítko: 1:250 č.v.: 01

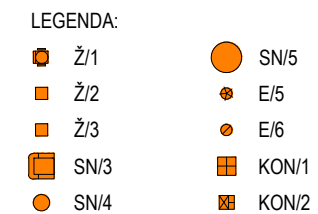

130	SEMINÁRNÍ MÍSTNOST	50,95	191	INSTALAČNÍ ŠACHTA	9,57
131	SEMINÁRNÍ MÍSTNOST	50,44	192	ROZVODNÁ SLABOPROUDU	4,04
132	SEMINÁRNÍ MÍSTNOST	105,96			
133	SEMINÁRNÍ MÍSTNOST	67,68			
134	SEMINÁRNÍ MÍSTNOST	50,45			
135	SEMINÁRNÍ MÍSTNOST	105,92			
136	SEMINÁRNÍ MÍSTNOST	50,93			

PŘESTAVBA OBJEKTU BÝVALÉ MENZY KOLEJÍ 17. LISTOPADU V PRAZE 8 PRO POTŘEBY FAKULTY HUMANITNÍCH STUDIÍ			
KUBA&PILÁŘ ARCHITEKTI s.r.o., tel. 543 215 921, e-mail: atelier1@kuba-pilar.cz			datum: 03/2019
INTERIÉROVÉ A NÁBYTKOVÉ VYBAVENÍ			stupeň: DPS
PŮDORYS 1. NP			měřítko: 1:250 č.v.: 02

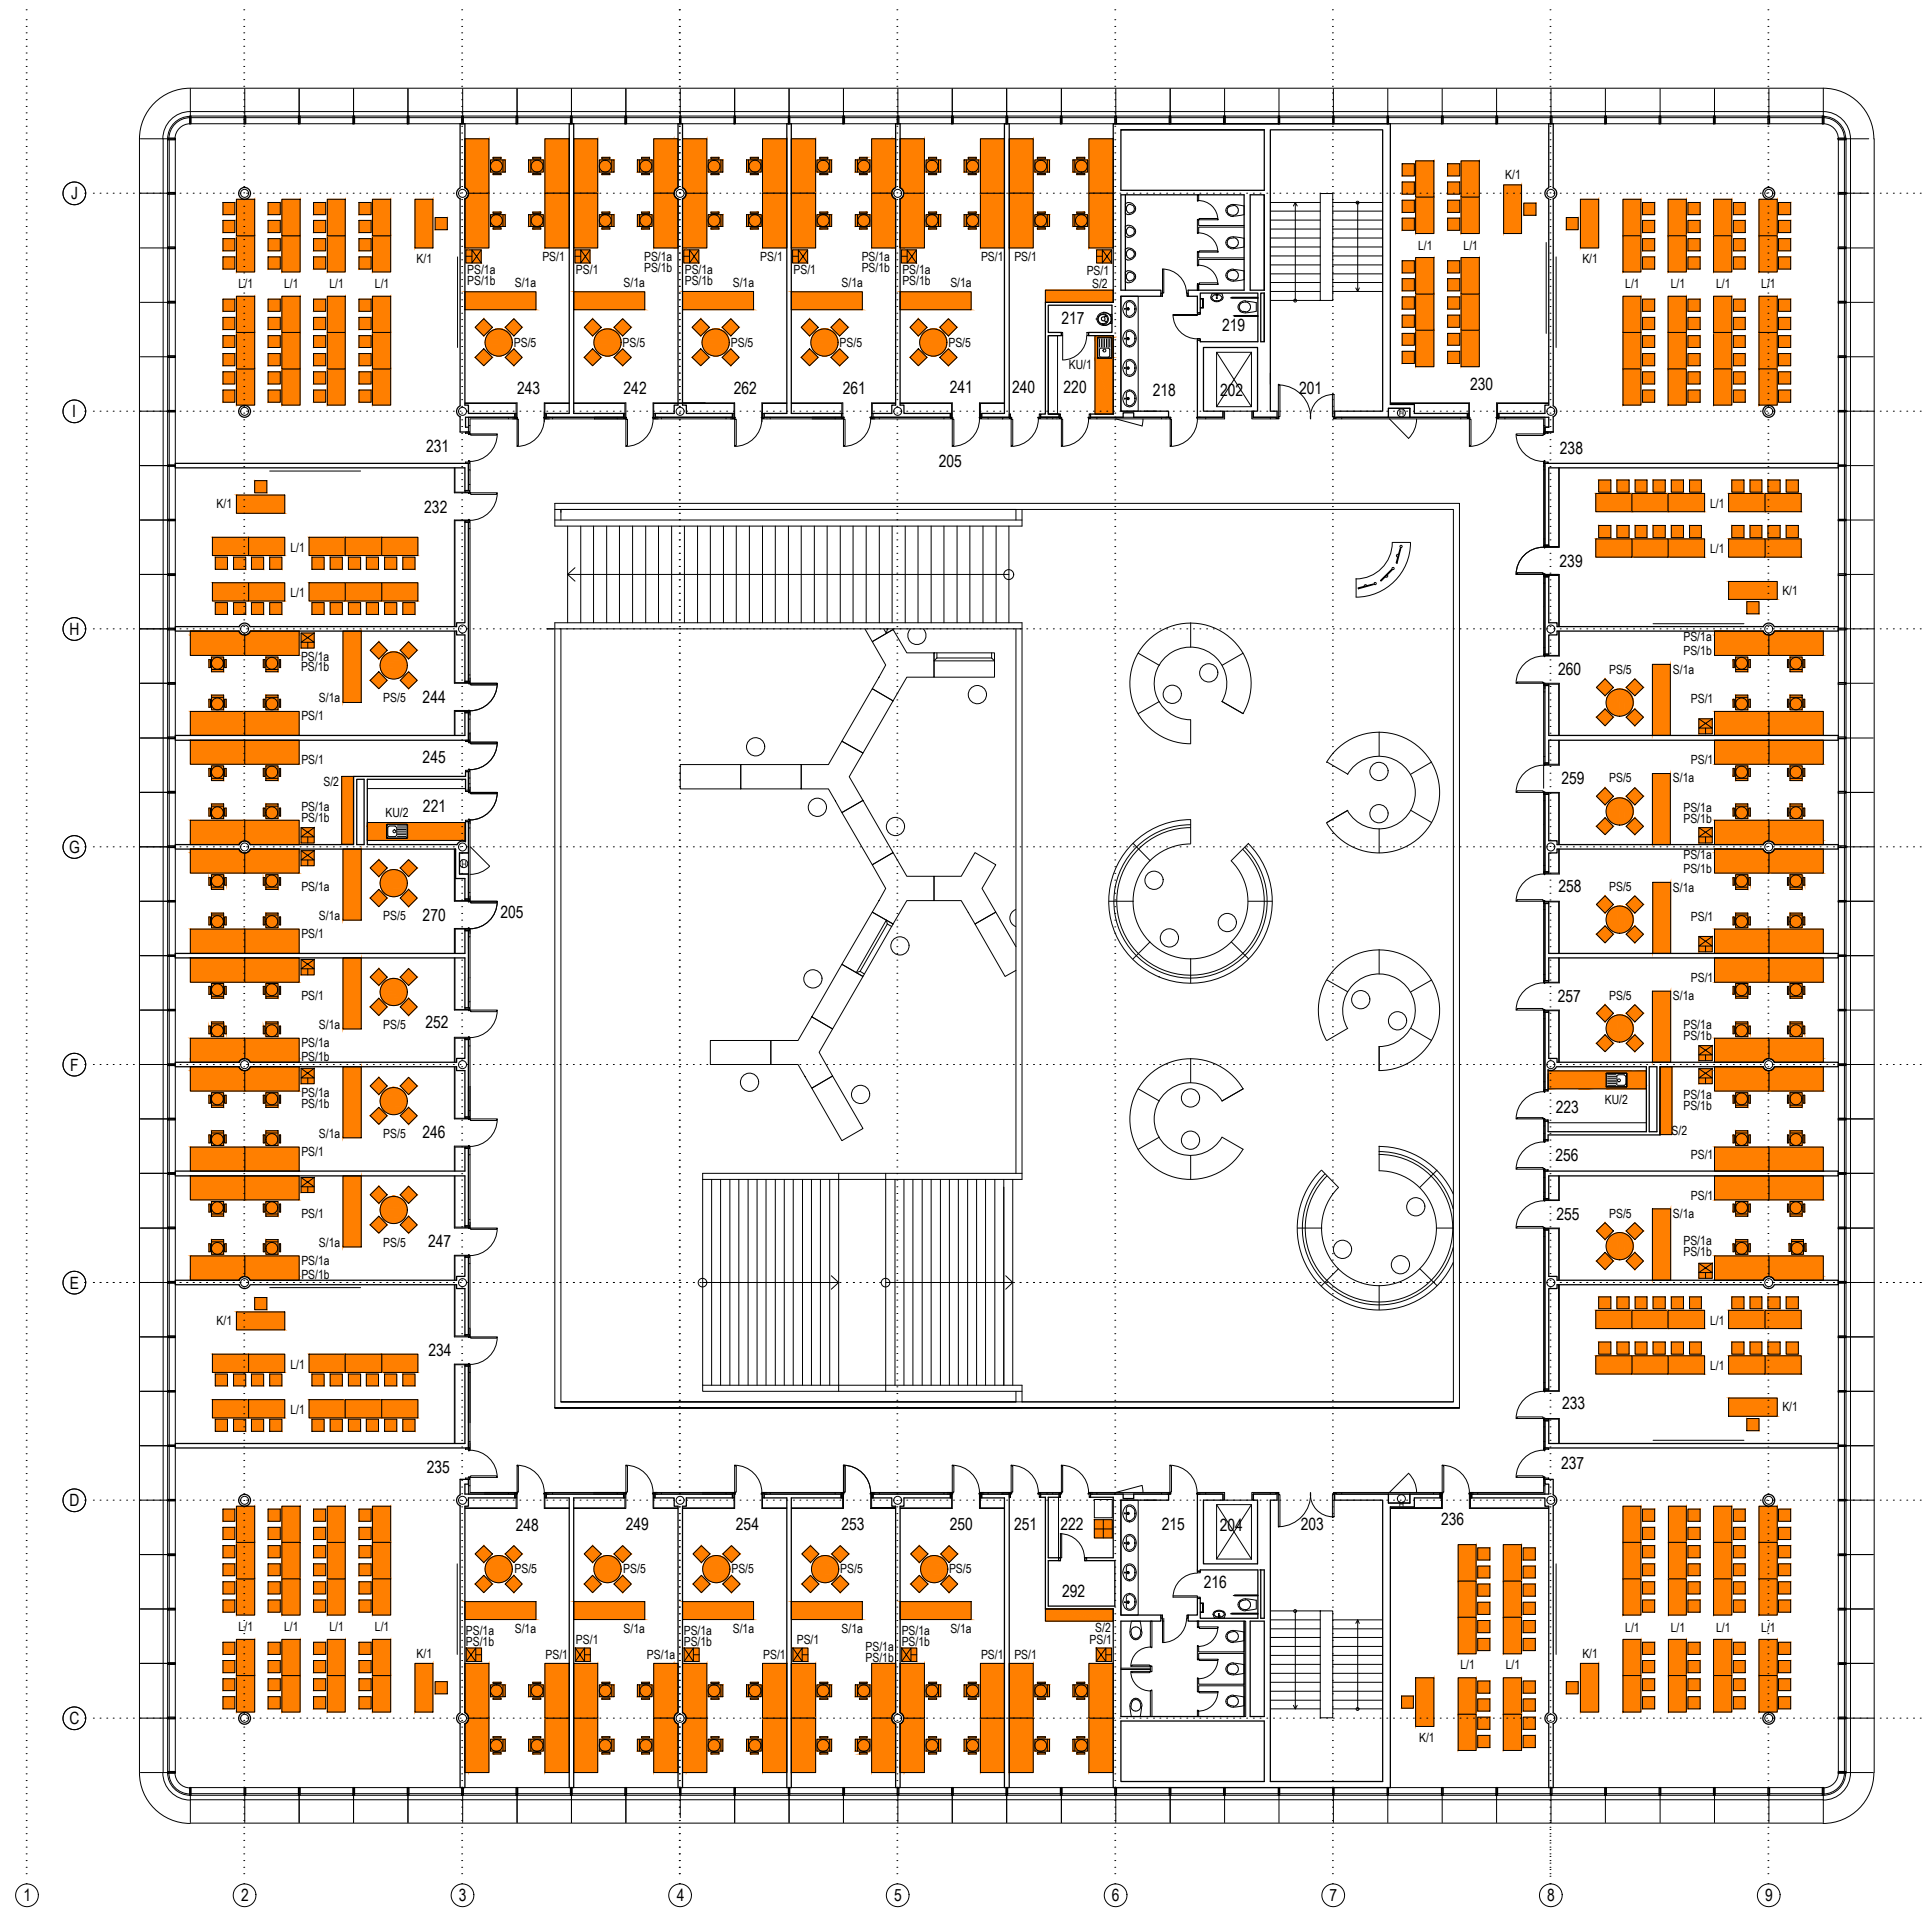

2.NP TABULKA MÍSTNOSTI		
ČÍSLO MÍSTNOSTI	NÁZEV MÍSTNOSTI	PLOCHA M2
201	SCHODIŠTĚ CHŮC	32,82
202	VÝTAHOVÁ ŠACHTA	3,77
203	SCHODIŠTĚ CHŮC	32,88
204	VÝTAHOVÁ ŠACHTA	3,77
205	OCHOZ DVORANY	372,77
215	WC ŽENY	22,80
216	WC ŽENY - HANDICAP	3,12
217	ÚKLIDOVÁ MÍSTNOST	1,99
218	WC MUŽI	22,81
219	WC MUŽI - HANDICAP	3,12
220	KUCHYŇKA	5,81
221	KUCHYŇKA	7,06
222	KUCHYŇKA	4,49
223	KUCHYŇKA	7,06
230	SEMINÁRNÍ MÍSTNOST	50,07
231	SEMINÁRNÍ MÍSTNOST	105,96
232	SEMINÁRNÍ MÍSTNOST	50,33
233	SEMINÁRNÍ MÍSTNOST	50,33
234	SEMINÁRNÍ MÍSTNOST	50,33
235	SEMINÁRNÍ MÍSTNOST	105,96
236	SEMINÁRNÍ MÍSTNOST	50,04
237	SEMINÁRNÍ MÍSTNOST	105,96
238	SEMINÁRNÍ MÍSTNOST	105,95
239	SEMINÁRNÍ MÍSTNOST	50,32

240	PRACOVNA	24,89
241	PRACOVNA	33,10
242	PRACOVNA	33,10
243	PRACOVNA	33,09
244	PRACOVNA	33,09
245	PRACOVNA	24,87
246	PRACOVNA	33,09
247	PRACOVNA	33,09
248	PRACOVNA	33,06
249	PRACOVNA	33,09
250	PRACOVNA	33,10
251	PRACOVNA	24,87
252	PRACOVNA	33,10
253	PRACOVNA	33,10
254	PRACOVNA	33,09
255	PRACOVNA	33,09
256	PRACOVNA	24,87
257	PRACOVNA	33,09
258	PRACOVNA	33,09
259	PRACOVNA	33,10
260	PRACOVNA	33,09
261	PRACOVNA	33,10
262	PRACOVNA	33,10
270	PRACOVNA	32,84
290	INSTALAČNÍ ŠACHTA	9,57
291	INSTALAČNÍ ŠACHTA	9,57
292	ROZVODNA SLABOPROUDU	3,37

LEGENDA:

- Ž/1
- Ž/2
- Ž/3
- SN/3
- SN/4
- SN/5
- E/5
- E/6
- KON/1
- KON/2

PŘESTAVBA OBJEKTU BÝVALÉ MENZY KOLEJÍ 17. LISTOPADU V PRAZE 8 PRO POTŘEBY FAKULTY HUMANITNÍCH STUDIÍ

KUBA&PILAŘ ARCHITEKTI s.r.o., tel. 543 215 921, e-mail: atelier1@kuba-pilar.cz

INTERIÉROVÉ A NÁBYTKOVÉ VYBAVENÍ

PŮDORYS 2. NP

datum:	03/2019
stupeň:	DPS
měřítko:	1:250
č.v.:	03