


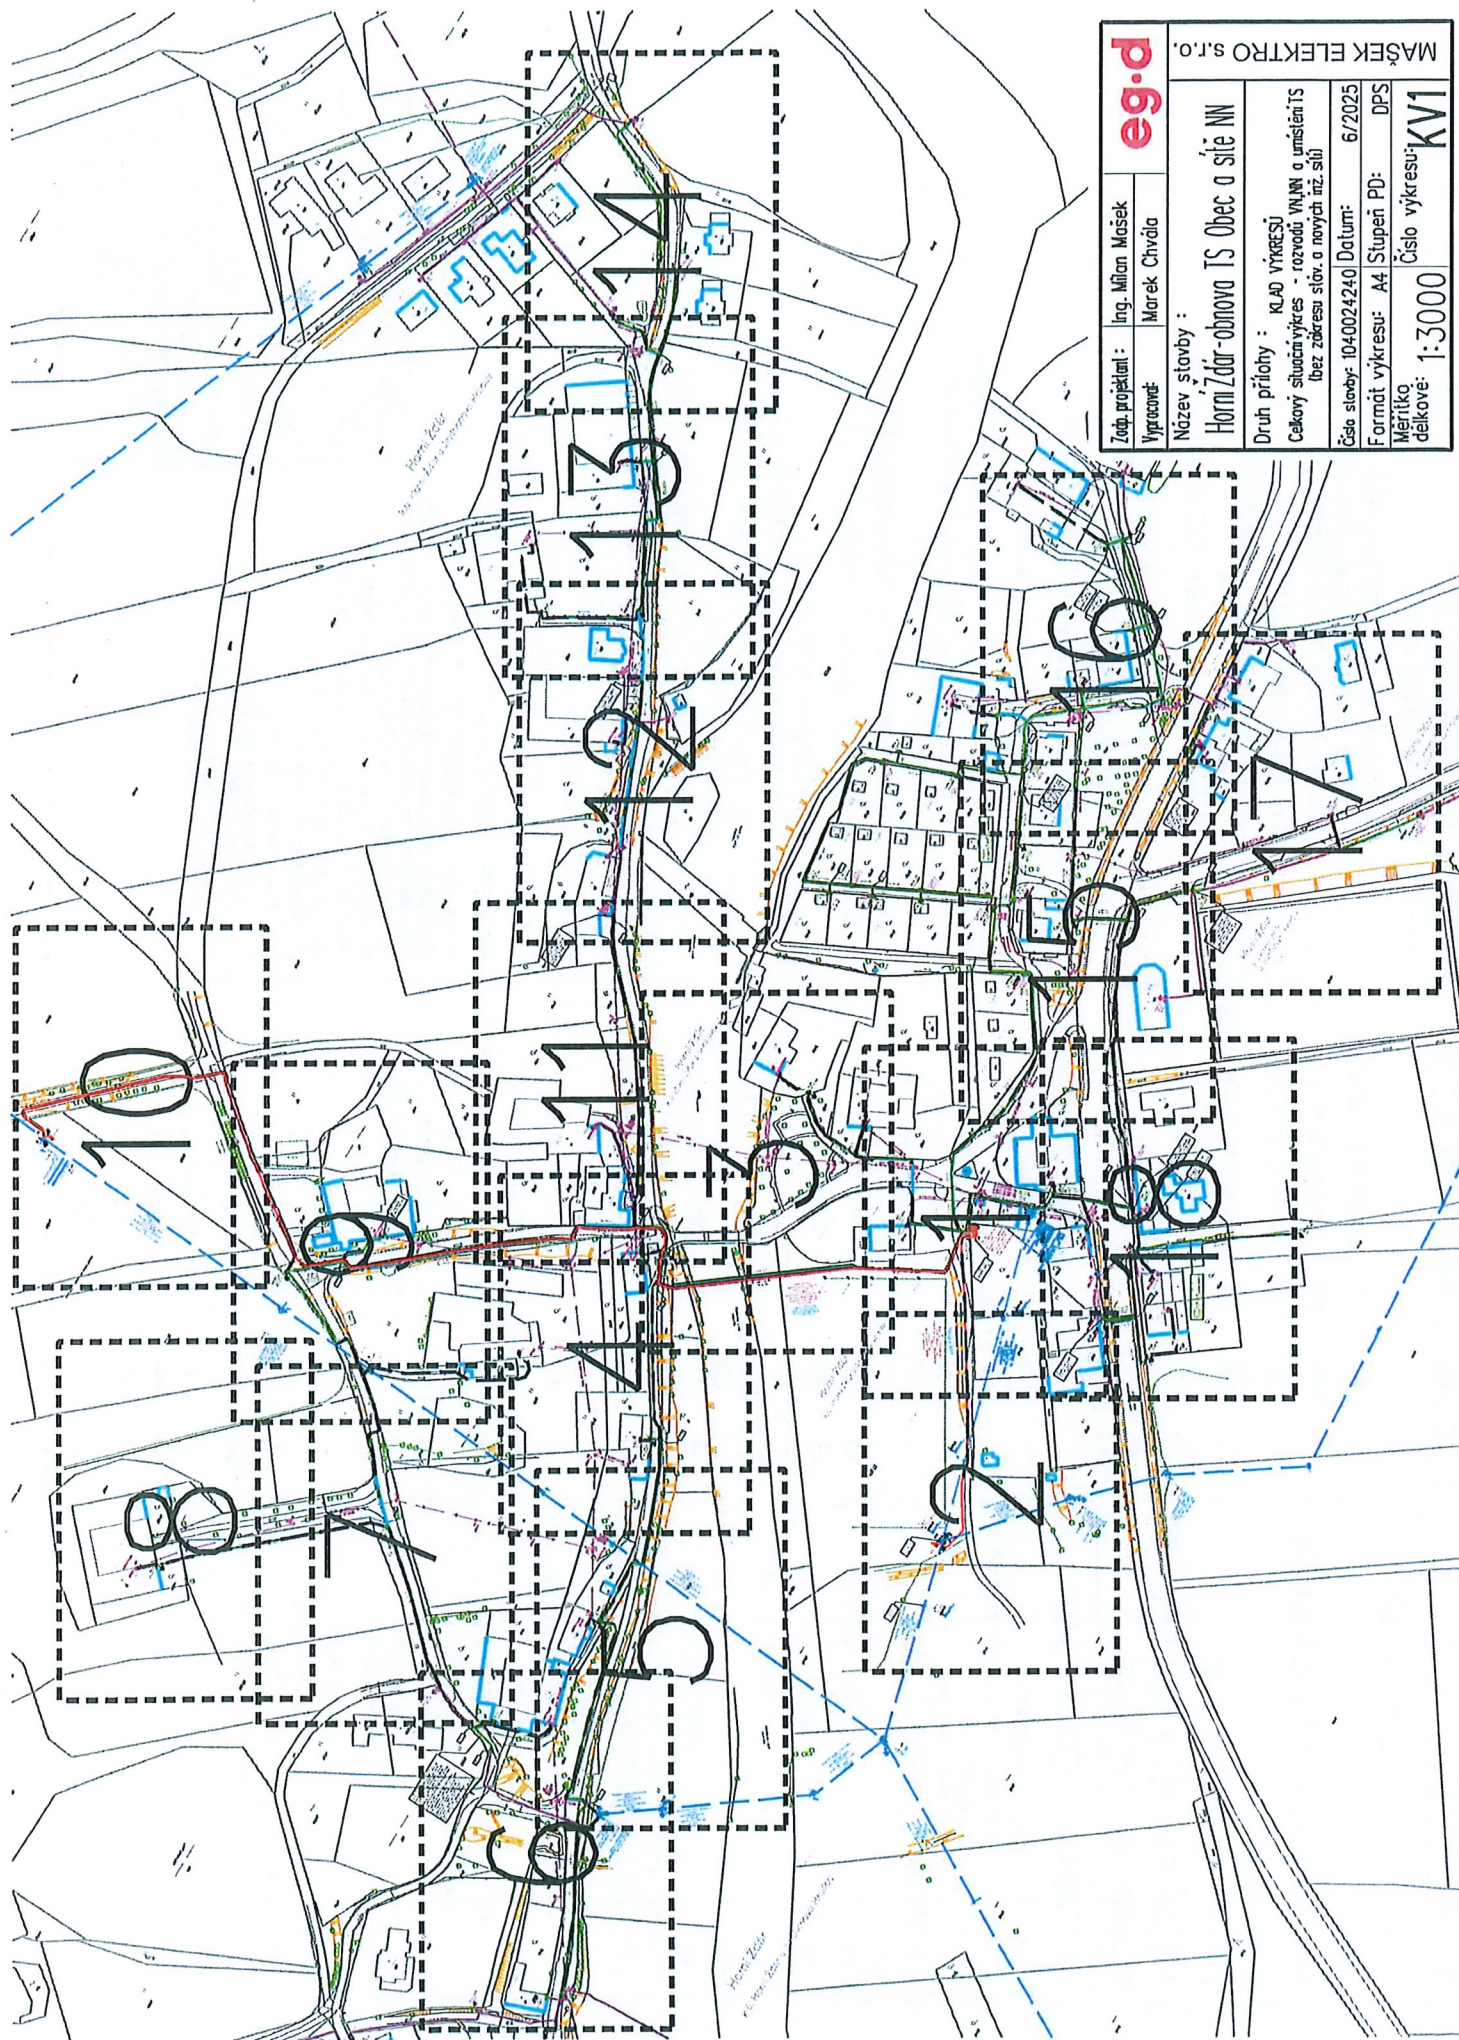


eg.d	
Zádp. projektant :	Ing. Milan Mašek
Vypracovatel :	Marek Chvála
Název stavby :	
Horní Zdravá TS Obec a síť NN	
Druh přílohy :	
Klad. výkres	
Číslo situace výkresu : rozvodů VN/NN a umístění TS (bez zakreslení stáv. a nových inž. sítí)	
Číslo stavby : 1040024240 Datum : 6/2025	
Formát výkresu : A4 Stupeň PD : DPS	
Měřítko : 1:3000 Číslo výkresu : KV1	

Horní Ždár


Horní Ždár


nové podzemní
kabelové vedení VN 22 kV
úsek T01-C02.0
"Horní Ždár TS Obec ÚO JH2305"
Investor: přírodní nová i.č.
3x NAXS/FZY 150-154m
(10+141+5m)

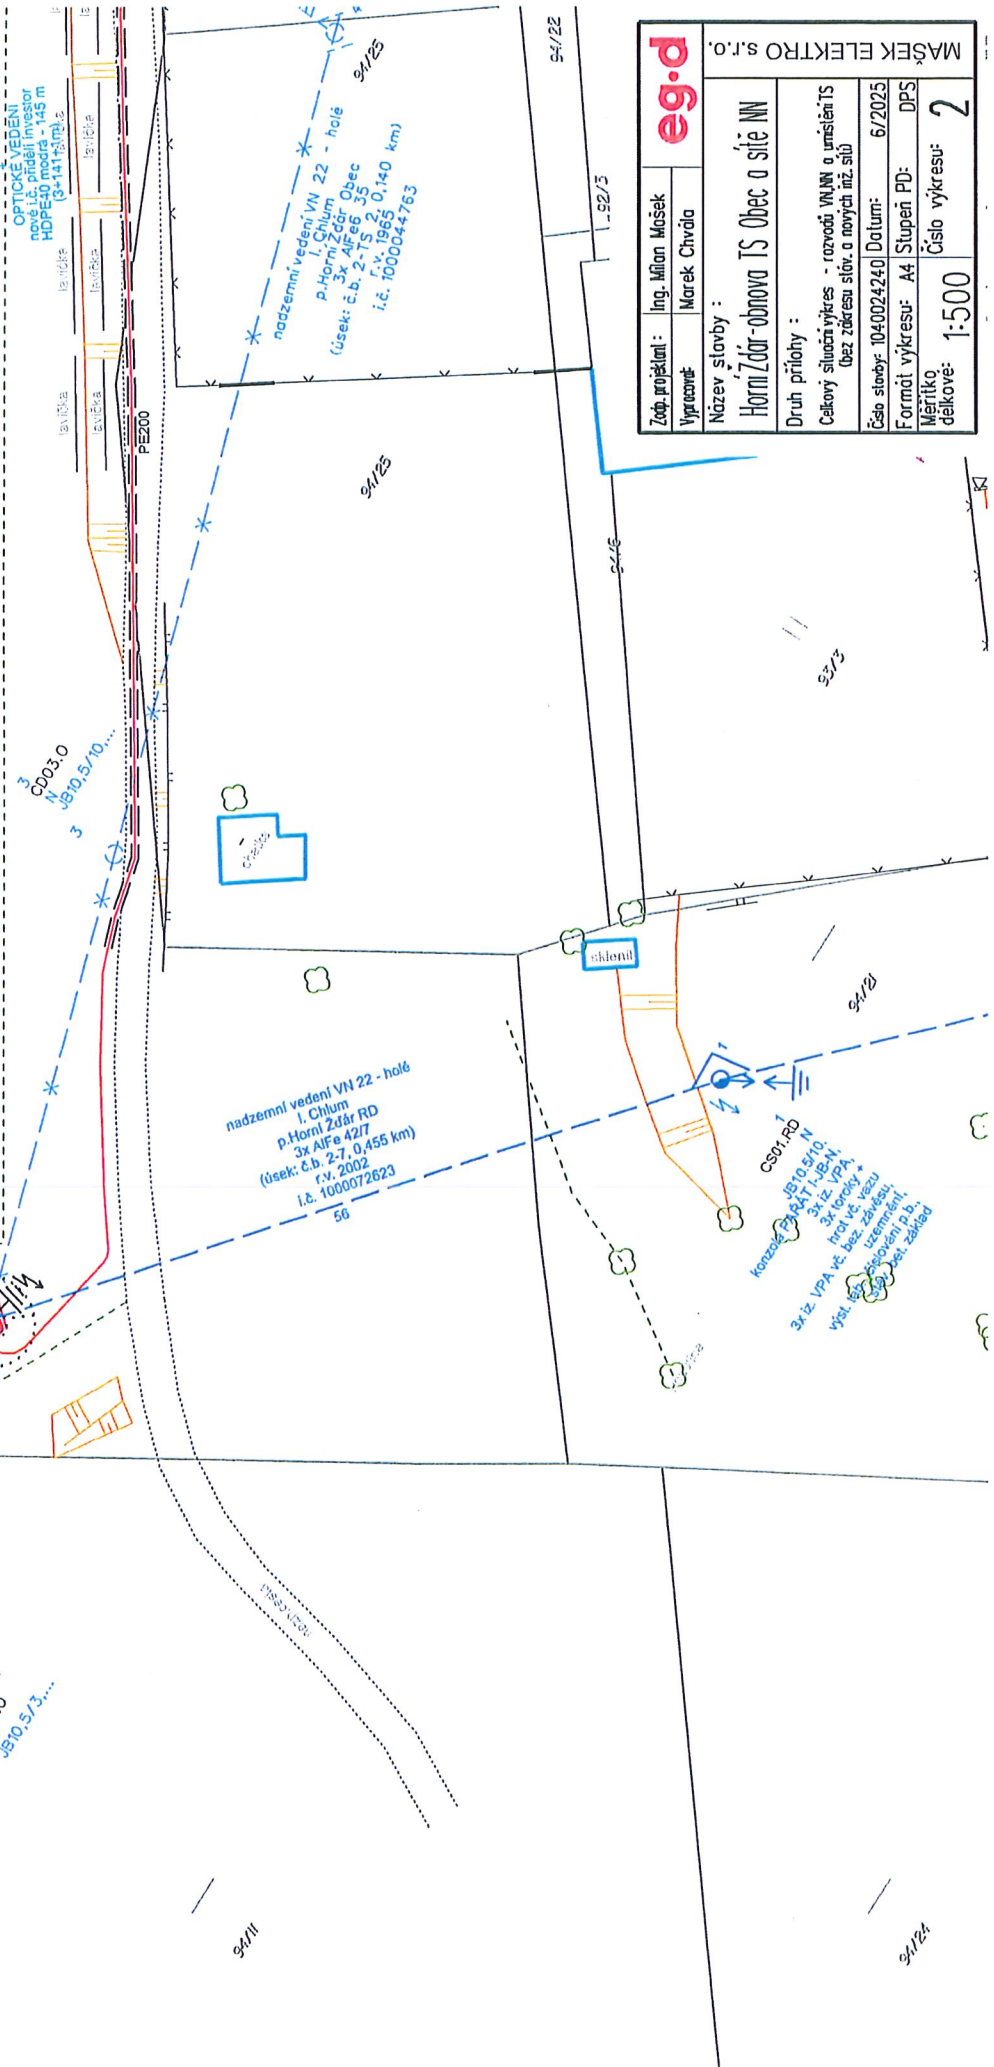

eg.d	
Zař. projektant:	Ing. Milan Mošek
Vypracovatel:	Marek Chvála
Název stavby:	
Horní Ždár-obnova TS Obec a sítě NN	
Druh přílohy:	
Celkový situační výkres - rozvod VN/NN a umístění TS (bez zářezu sloup. a nových nř. sl.)	
Číslo stavby:	1040024240
Datum:	6/2025
Formát výkresu:	A4
Stupeň PD:	DPS
Měřítko:	1:500
Číslo výkresu:	2

MAŠEK ELEKTRO s.r.o.

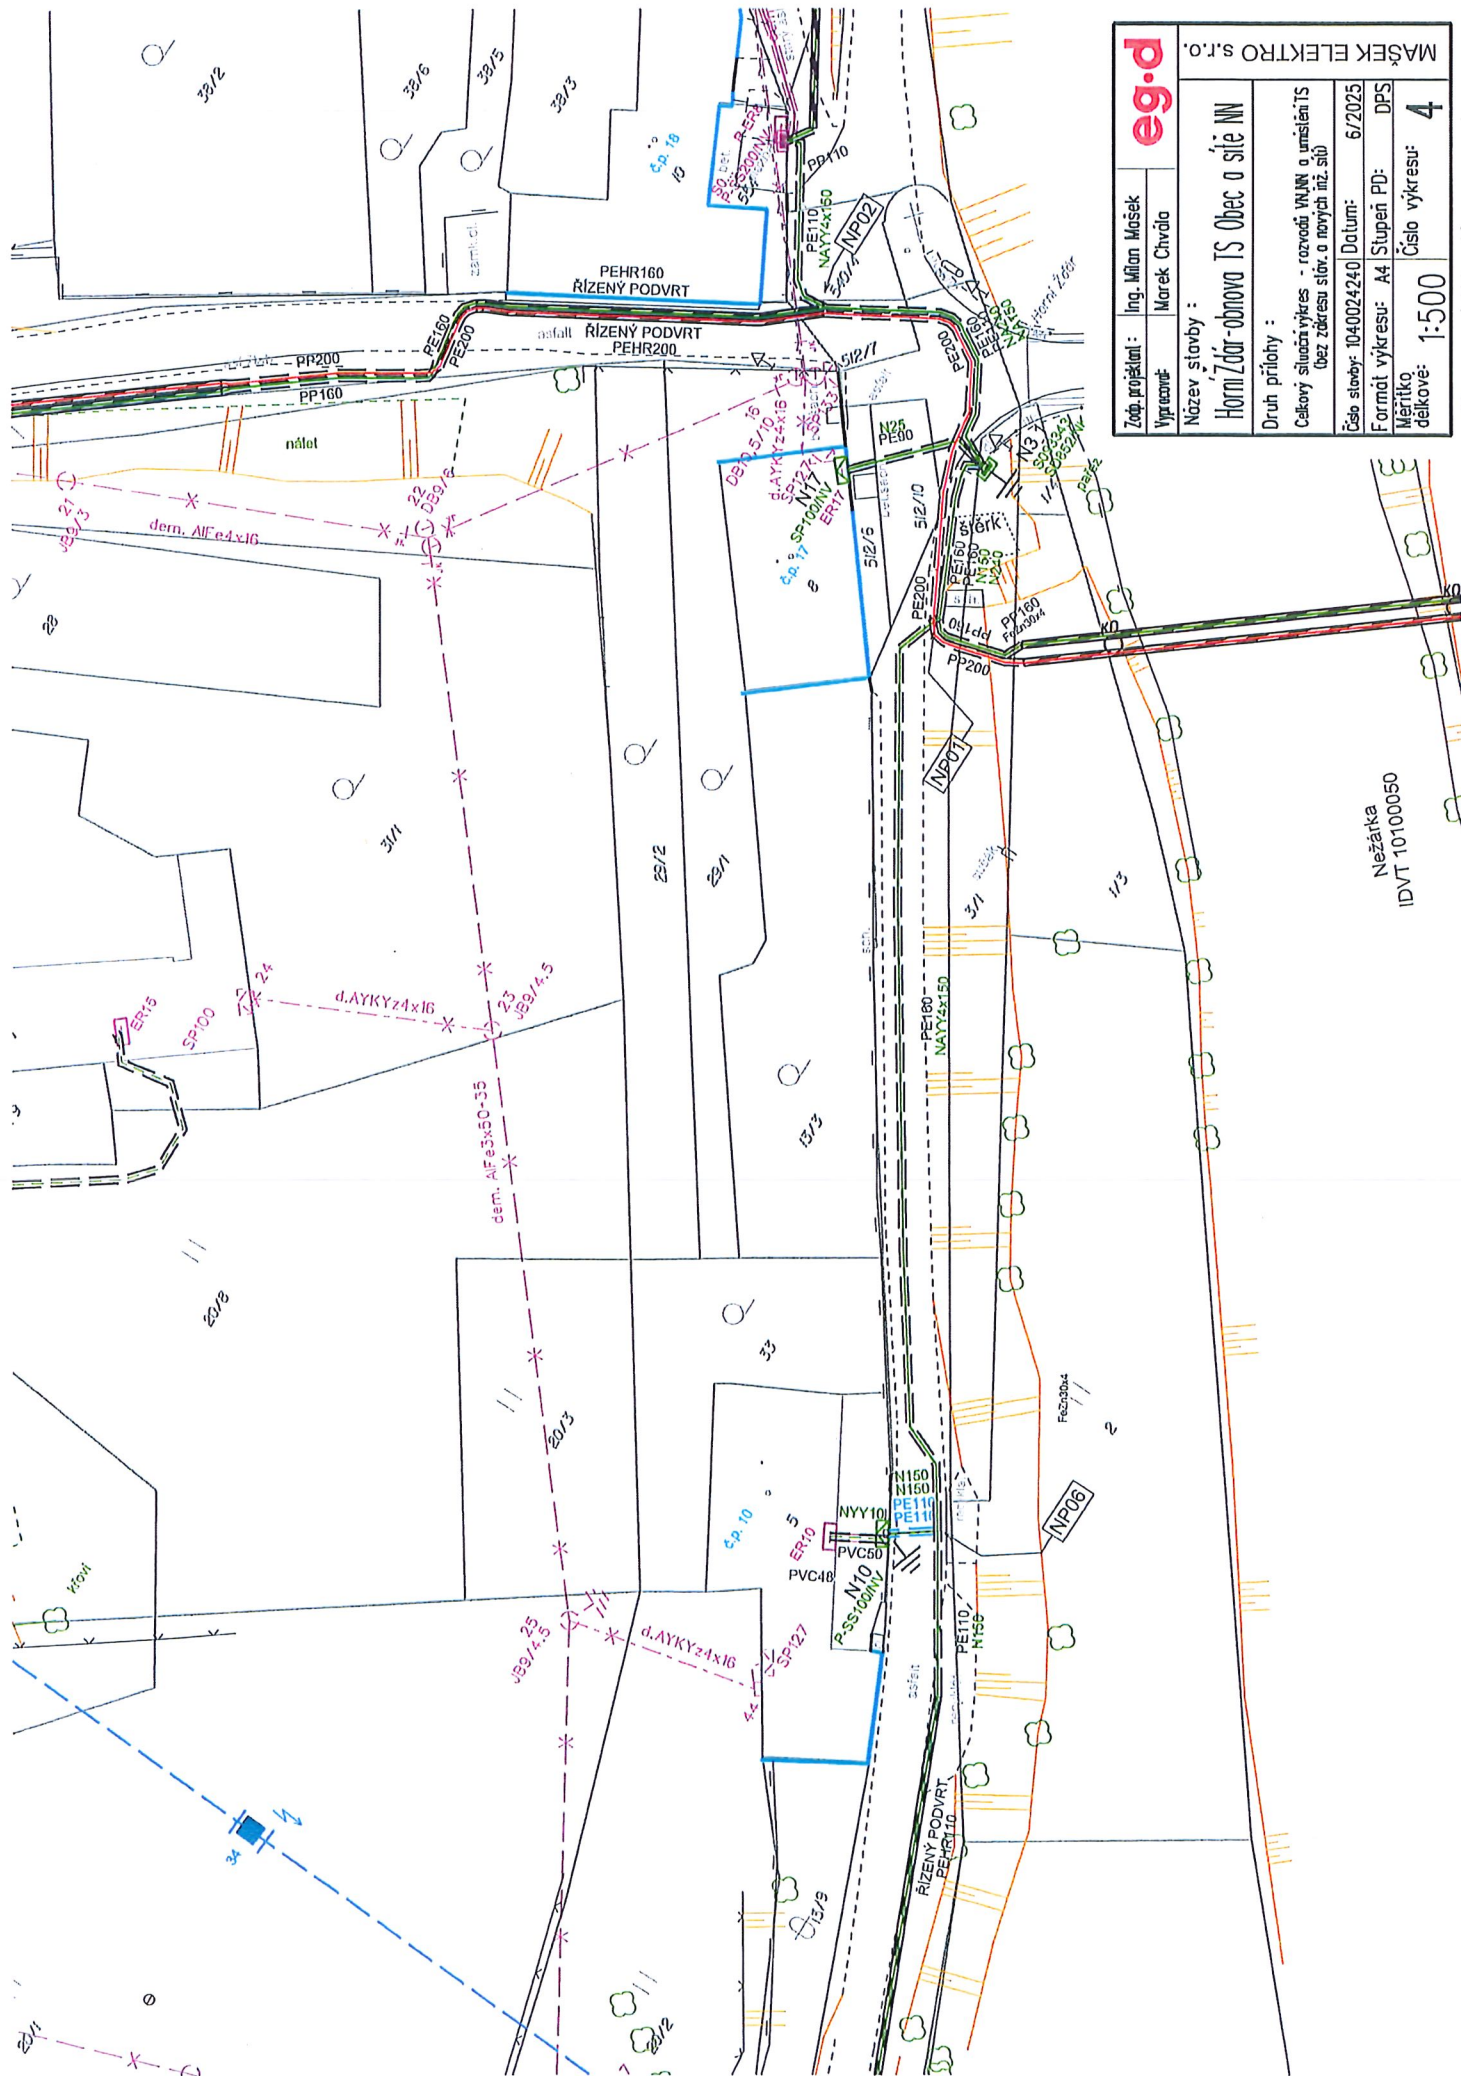

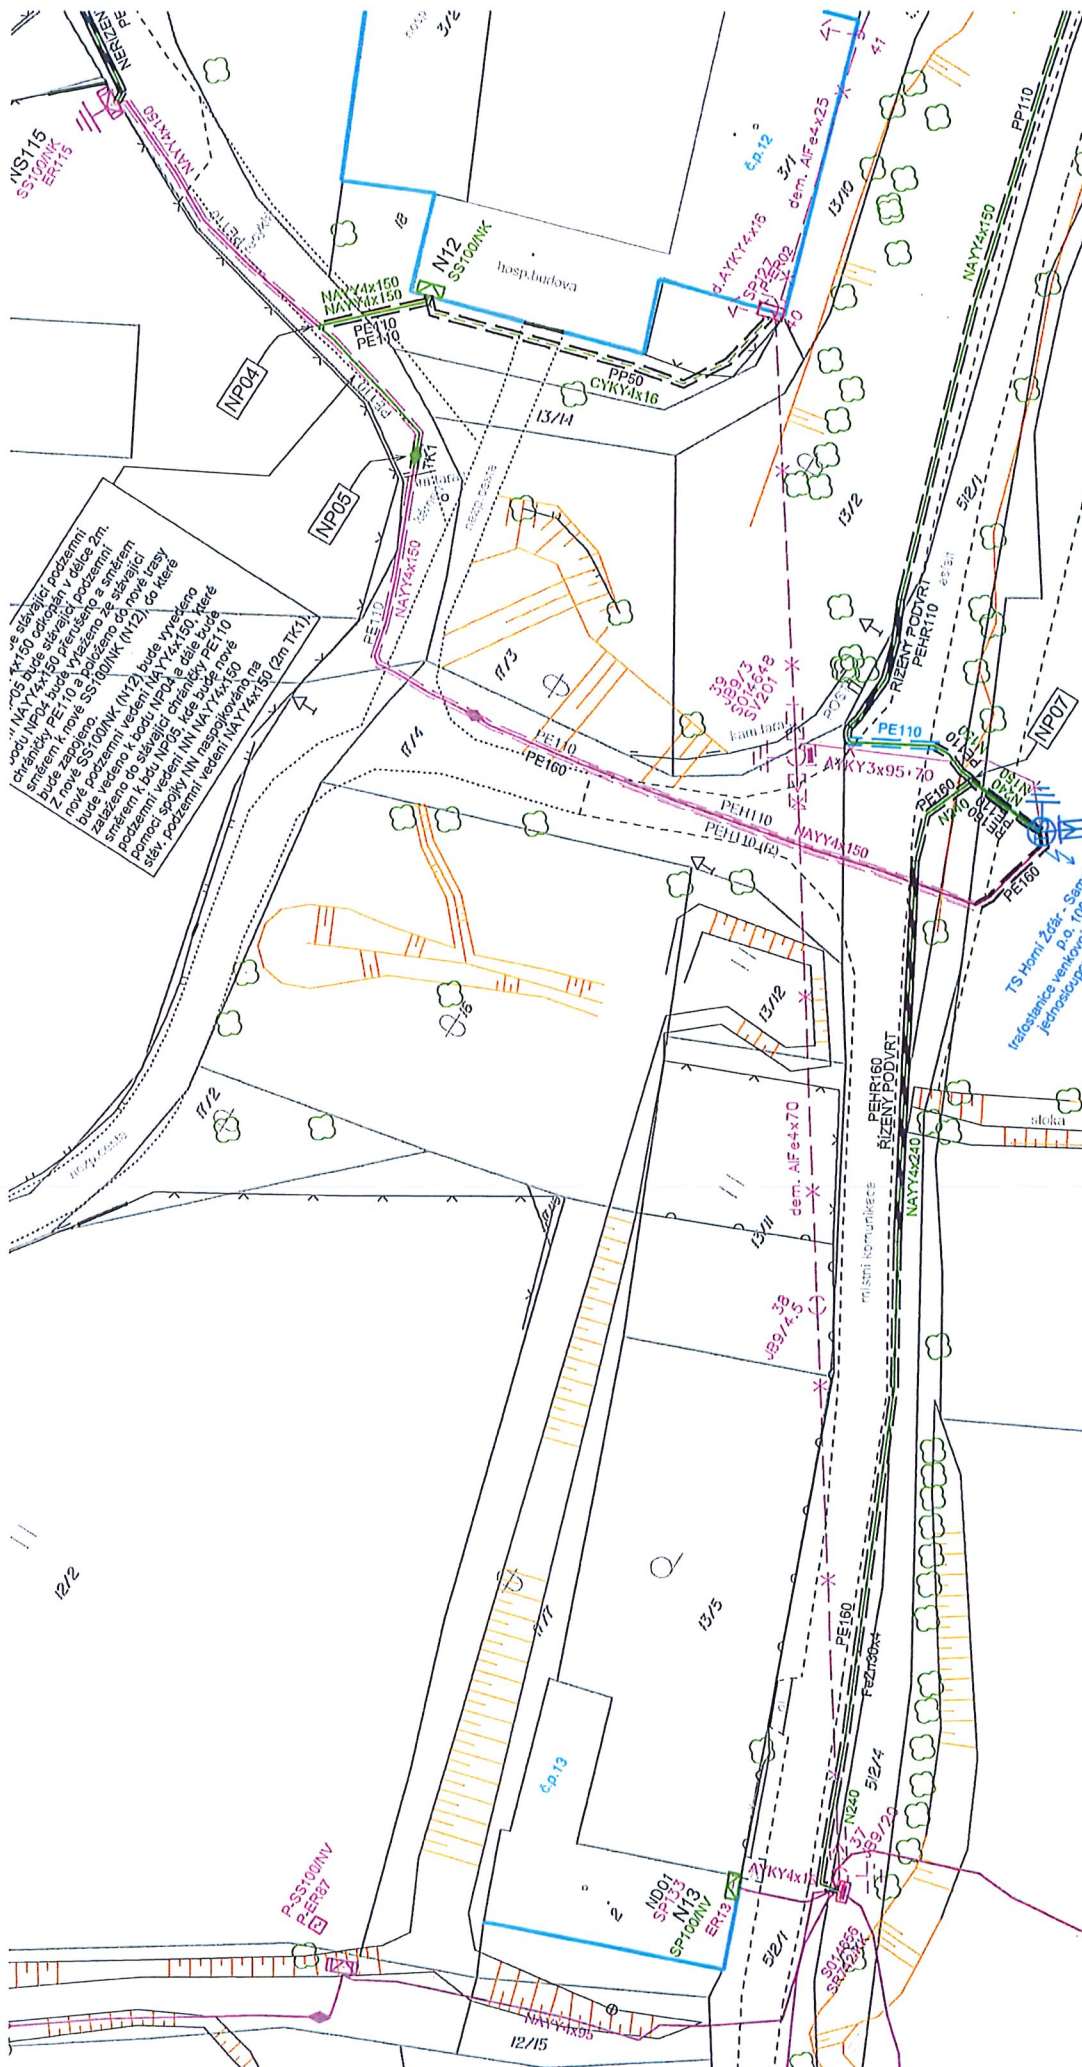


Záop. projektant :		Ing. Milan Mašek	eg.d
Vypracováneř :		Marek Chvála	
Název stavby :			
Horní Zátar-obnova TS Obec a síť NN			
Druh přílohy :			
Celkový situační výkres - rozvodů VN/NN a umístění TS (bez zkrácen slov, a nových inž. síť)			
Číslo stavby: 1040024240 Datum: 6/2025			
Formát výkresu: A4 Stupeň PD: DPS			
Měřítko: 1:500 Číslo výkresu: 6			


nadzemní vedení VN 22 - holé
t. Chlum
p. Horní Zátar Samoty
3x AIFe 42/7
(úsek: č.b. 2-TS, 0,025 km)
r.v. 2002
i.č. 1000072626

TS Horní Zátar - Samoty
p.o. 10043561
trafostanice venkovní betonová
jednosoupeřná do 400kVA
r.v. 2002
i.č. 1000072639
olejový transformátor
220/10kV r.v. 2001




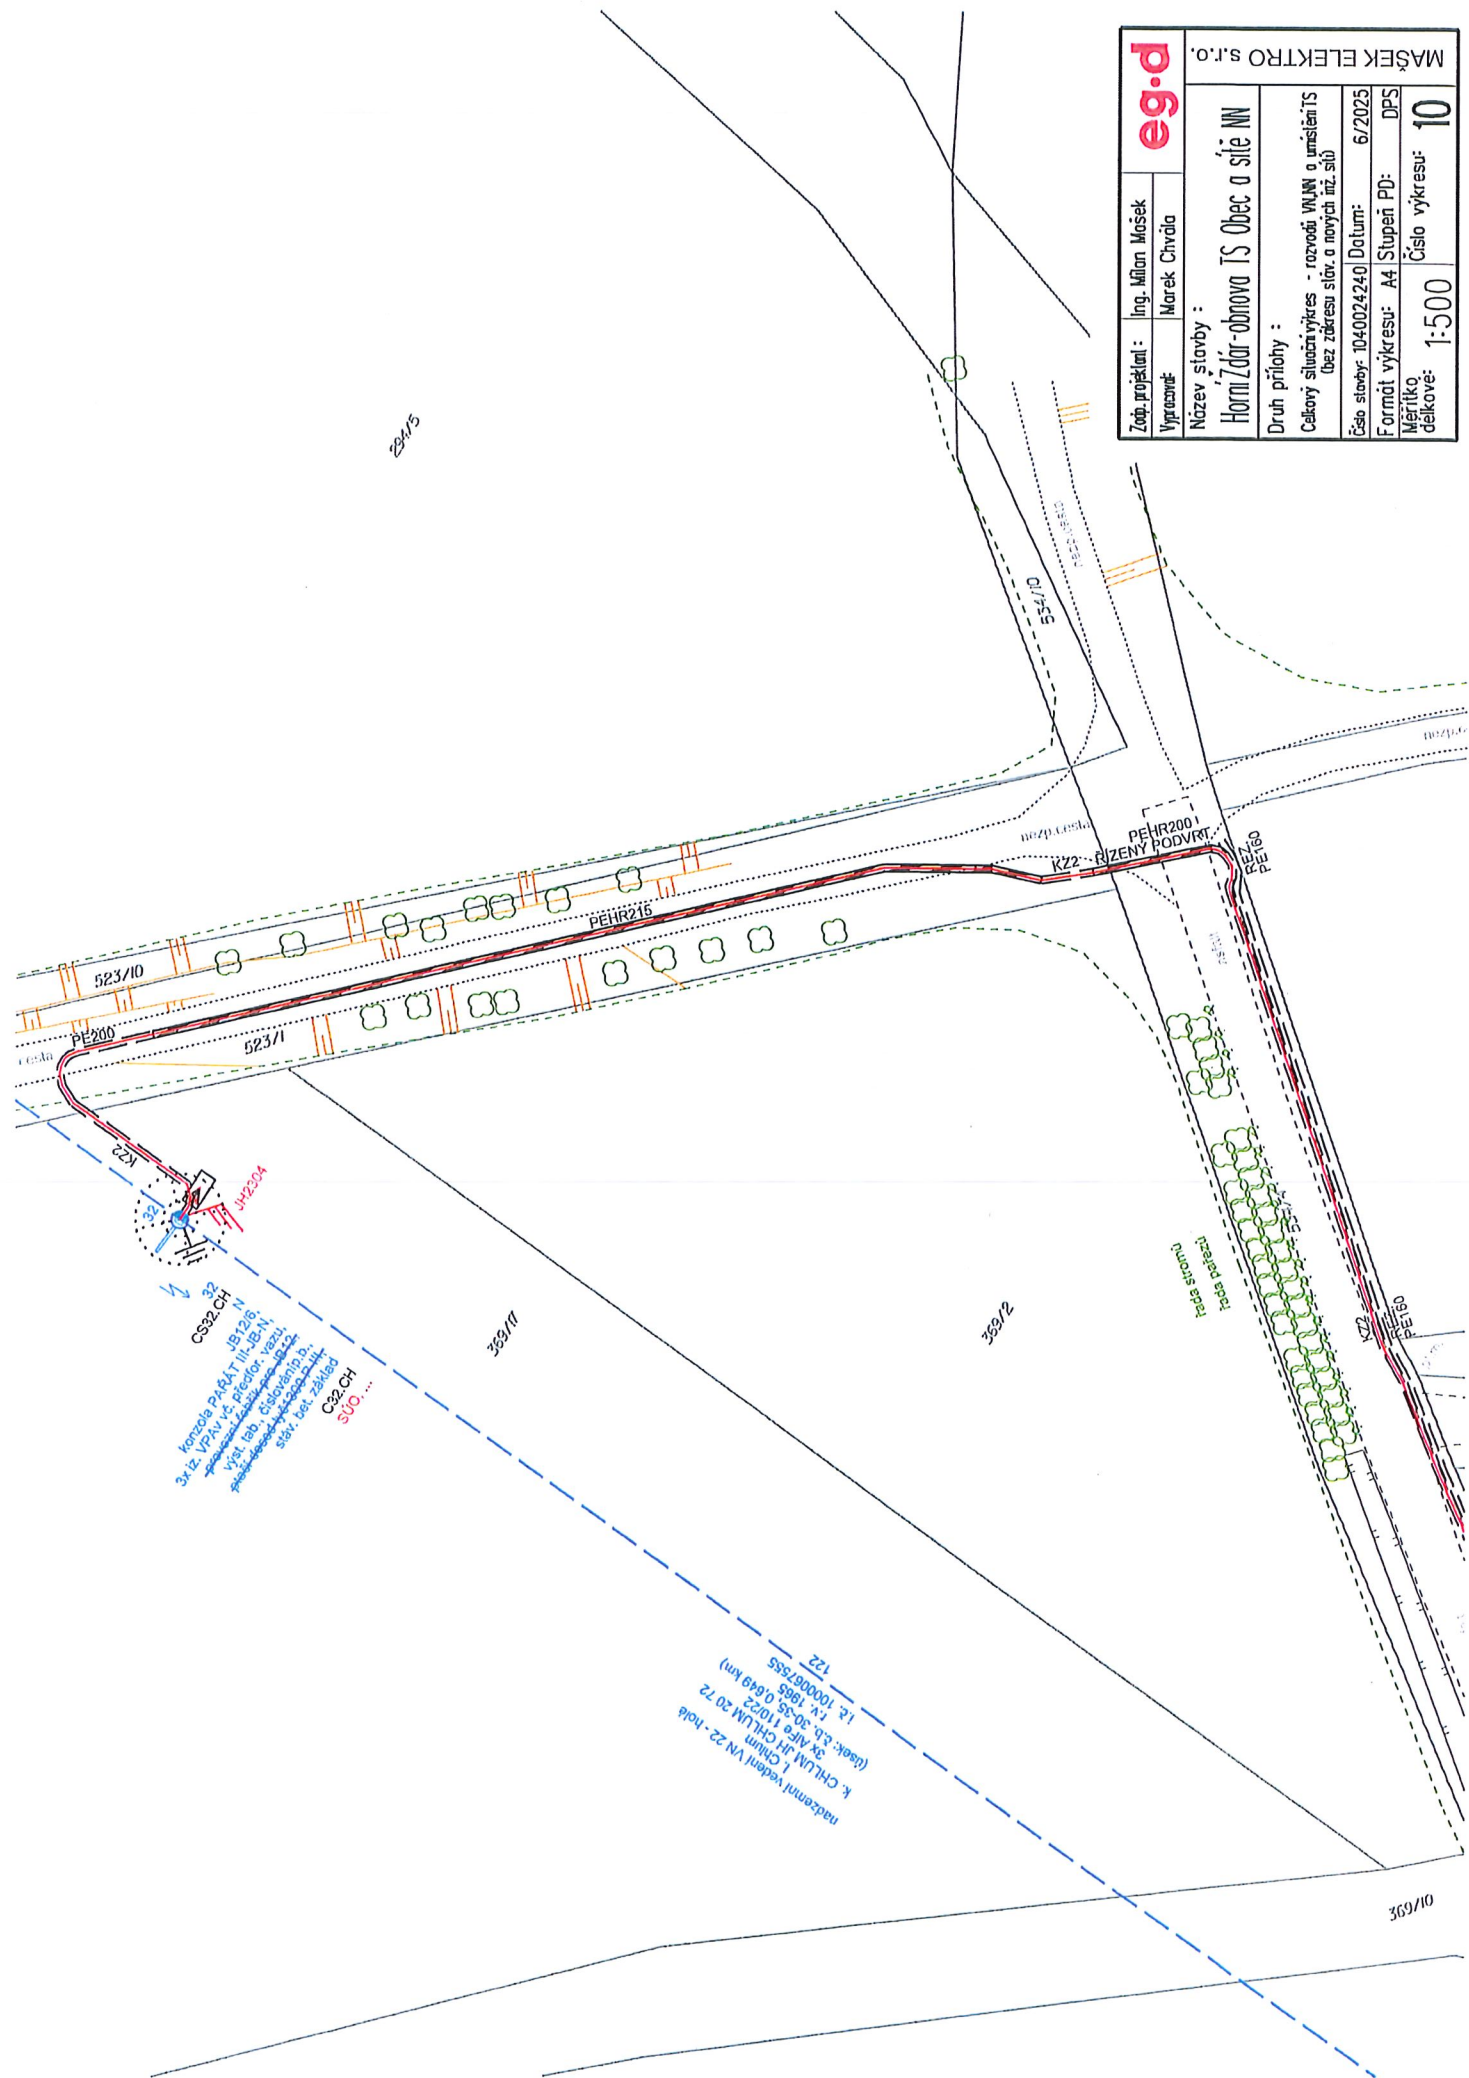

eg.d		MAŠEK ELEKTRO s.r.o.	
Zaop. projektant:	Ing. Milan Mašek	Název stavby:	
Vypracov:	Marek Chvála		
Název stavby:		Horní Láz - obnova TS Obec a síle NN	
Druh přílohy:		Druh přílohy:	
Celkový situační výkres - rozvodů VN/VN a umístění TS bez zakresl. síť. a nových nř. sítí		Datum:	
Číslo stavby: 1040024240		6/2025	
Formát výkresu: A4		Stupeň PD: DPS	
Měřítko:		Číslo výkresu:	
1:500		10	

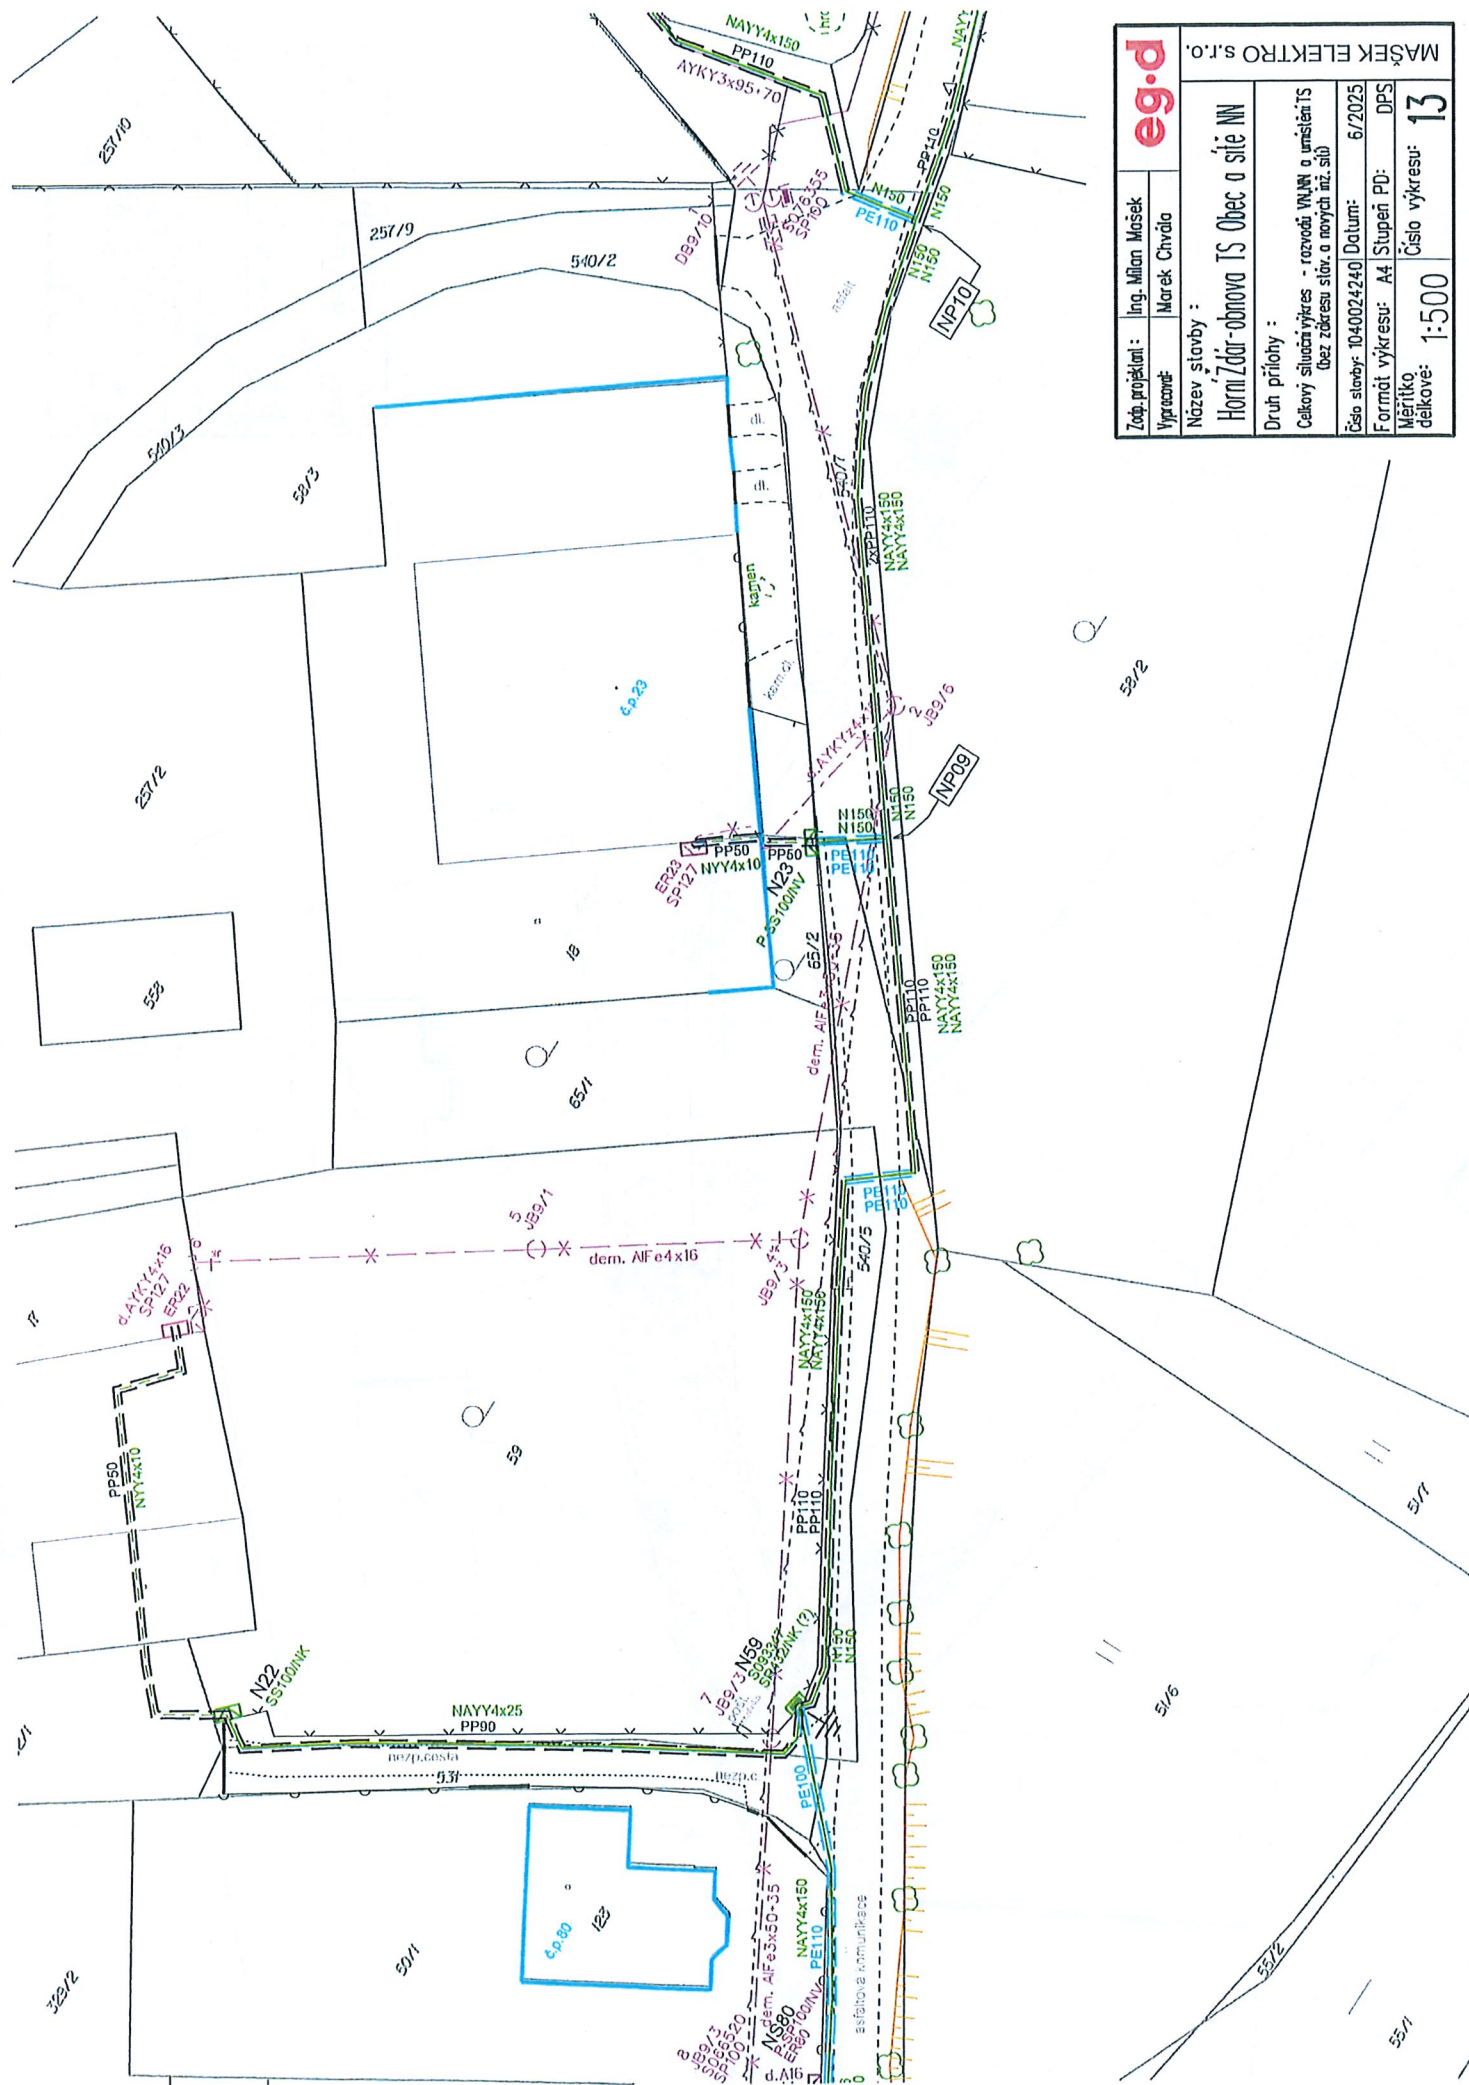


Zodp. projektant :		Ing. Milan Mošek	eg.d	MAŠEK ELEKTRO s.r.o.		
Vypracoval :		Marek Chvála				
Název stavby :			Horní Zdobov - obnova TS Obec a síť NN			
Druh přílohy :			Celkový situační výkres - rozvodů VN, NN a umístění TS (bez zářezů stromů a nových inž. sítí)			
Číslo stavby :			1040024240		Datum :	6/2025
Formát výkresu :			A4		Stupeň PD :	DPS
Měřítko delkové :			1:500		Číslo výkresu :	13

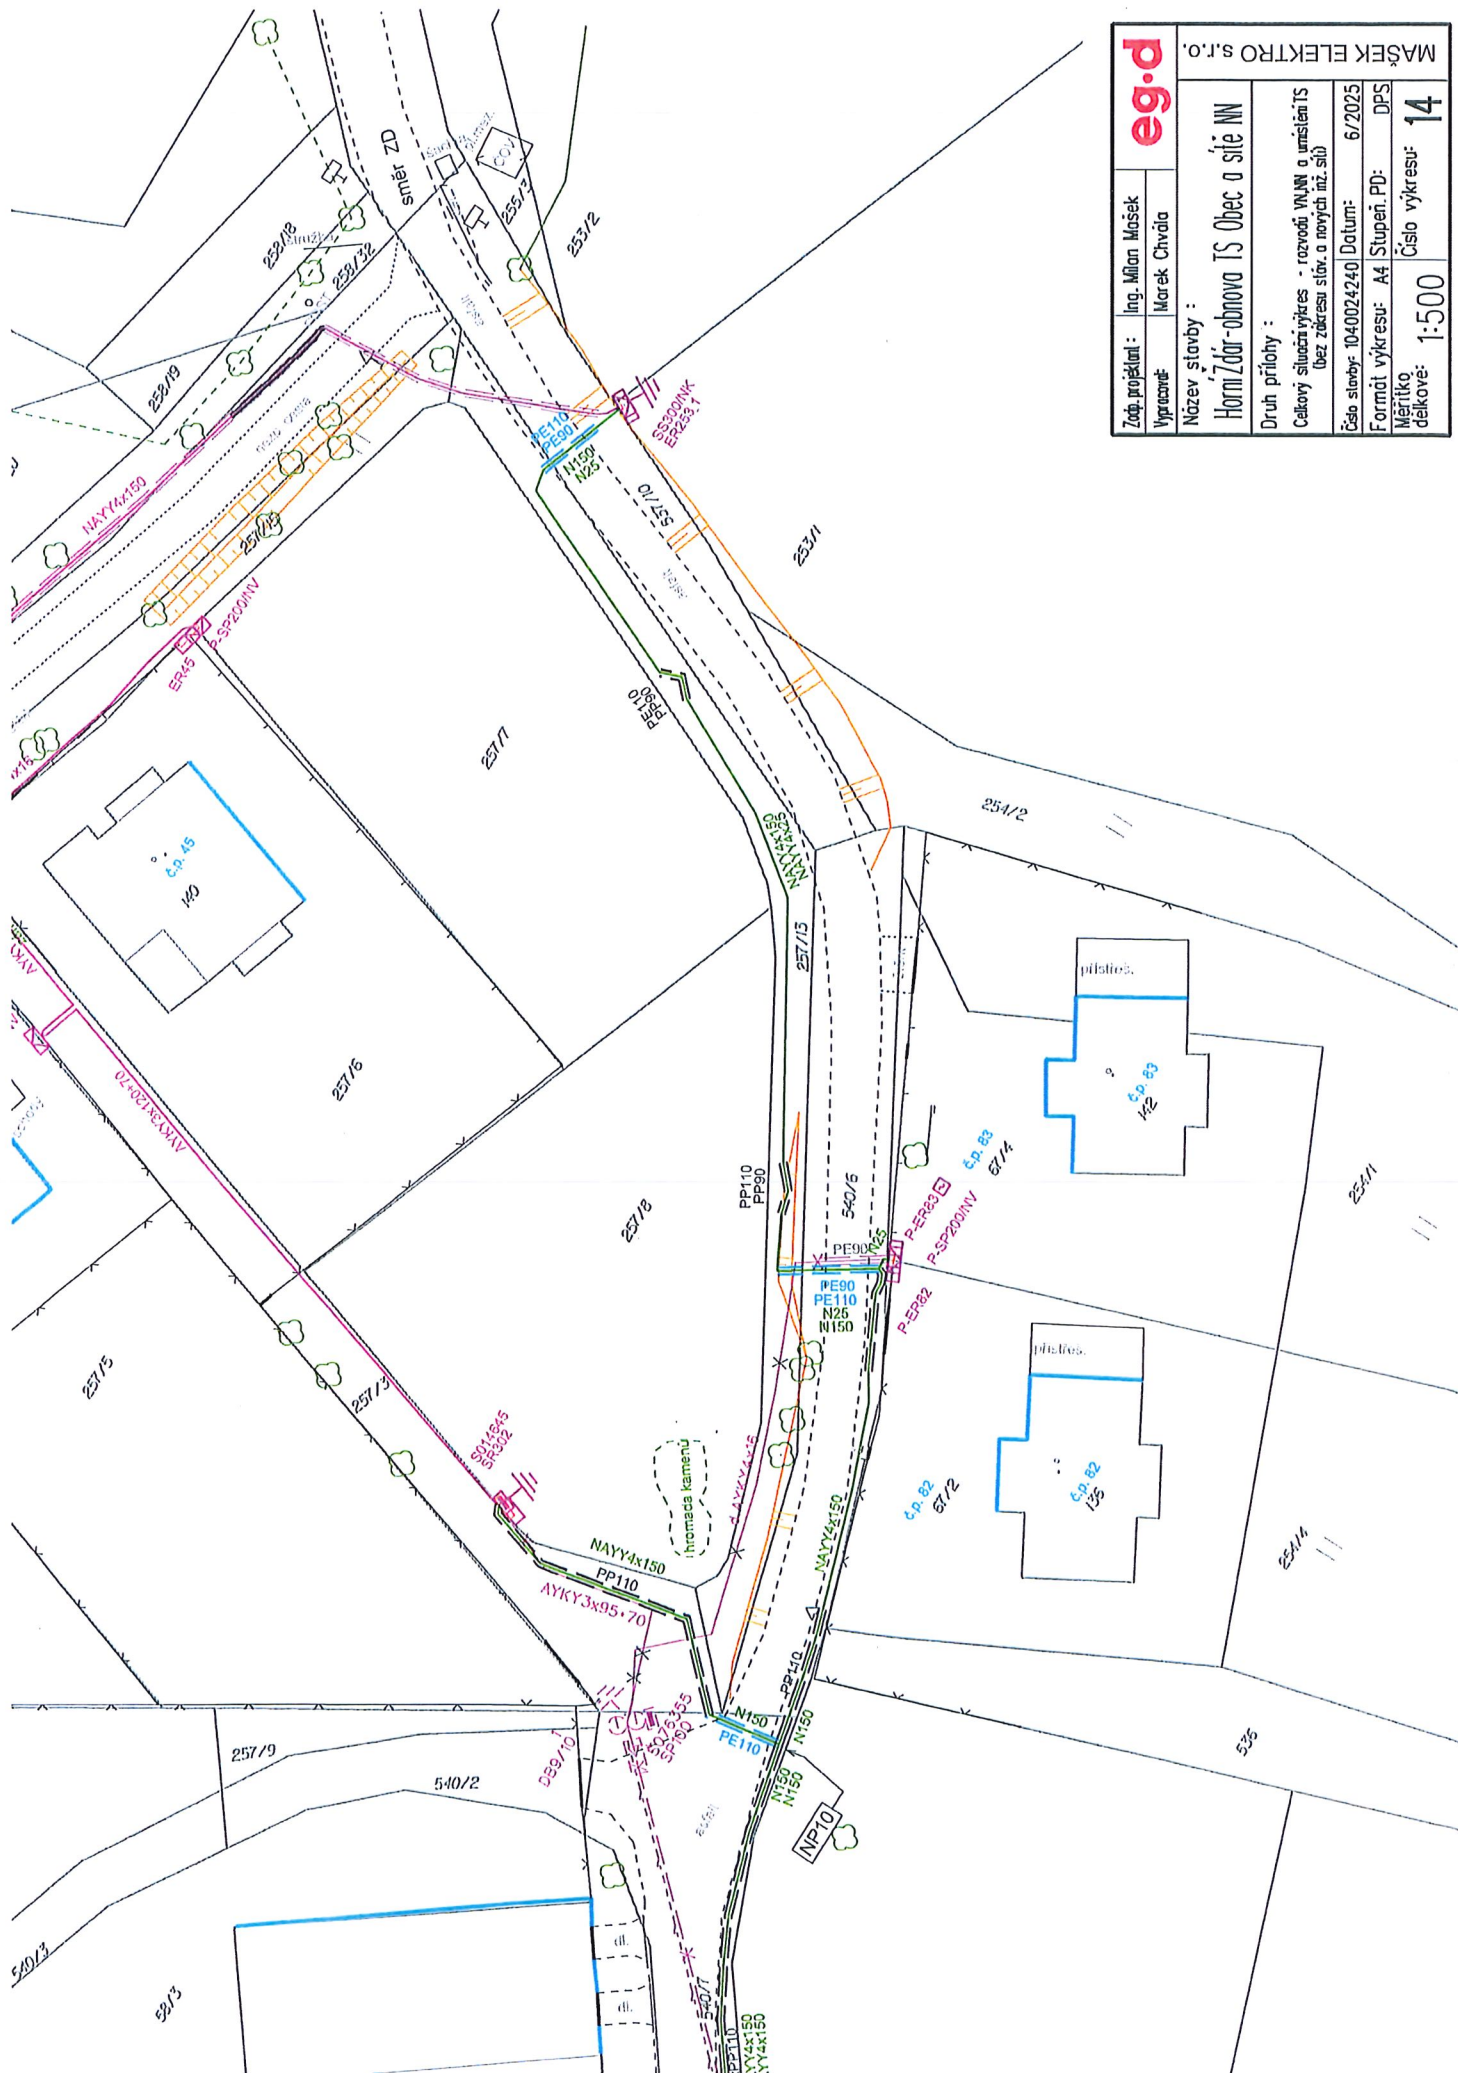


Zař. projektant :	Ing. Milan Mašek		eg.d
	Marek Chvoila		
Vypracovatel :			
Název stavby :	Horní Zdraví-obnova TS Obec a síť NN		
Druh přílohy :			
Celkový situační výkres - rozvodů VN/NN a umístění TS Účel: zřízení stávk. a nových inž. sítí			
Číslo stavby: 1040024240	Datum: 6/2025		
Formát výkresu: A4	Stupeň: PD		
Měřítko:	DPS		
delkové:	Číslo výkresu: 14		
	1:500		


MAŠEK ELEKTRO s.r.o.

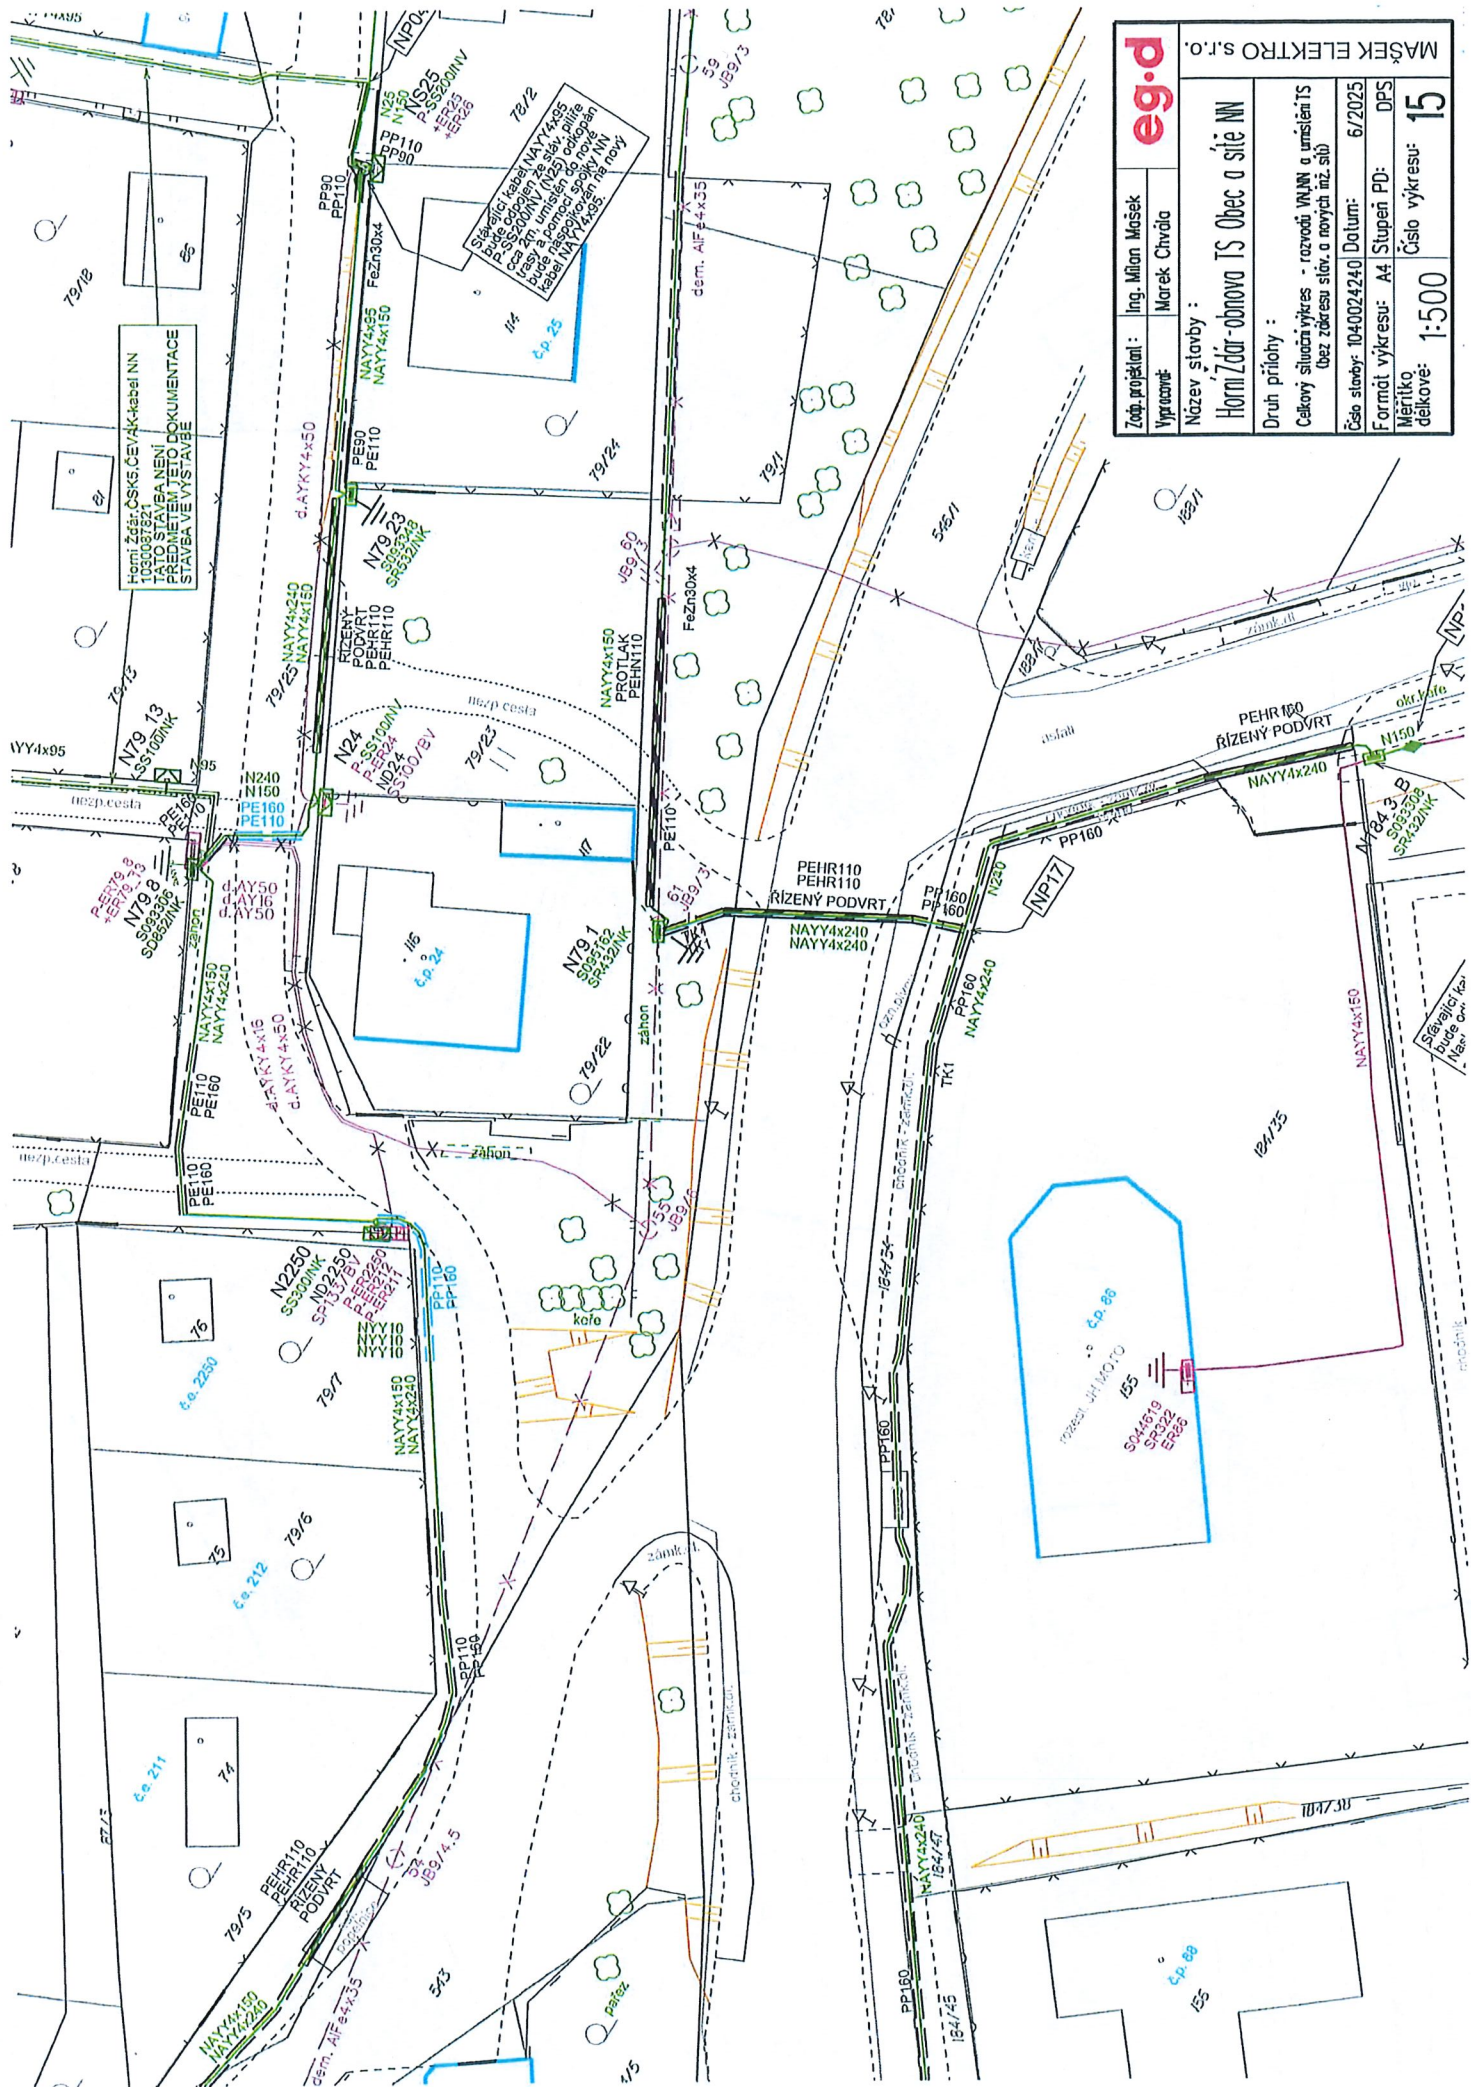

eg.d		MAŠEK ELEKTRO s.r.o.	
Zápis, projektant:	Ing. Milon Mašek	Horní Zdraví-obnova TS Obec a síť NN	
Vypracoval:	Marek Chvála		
Název stavby:		Druh přílohy:	
Horní Zdraví-obnova TS Obec a síť NN		Celkový situační výkres - rozvodů VN/NN a umístění TS (bez zobrazení sloupů a nových inž. sítí)	
Číslo stavby: 1040024240		Datum: 6/2025	
Formát výkresu: A4		Stupeň PD: DPS	
Měřítko dělkové: 1:500		Číslo výkresu: 15	

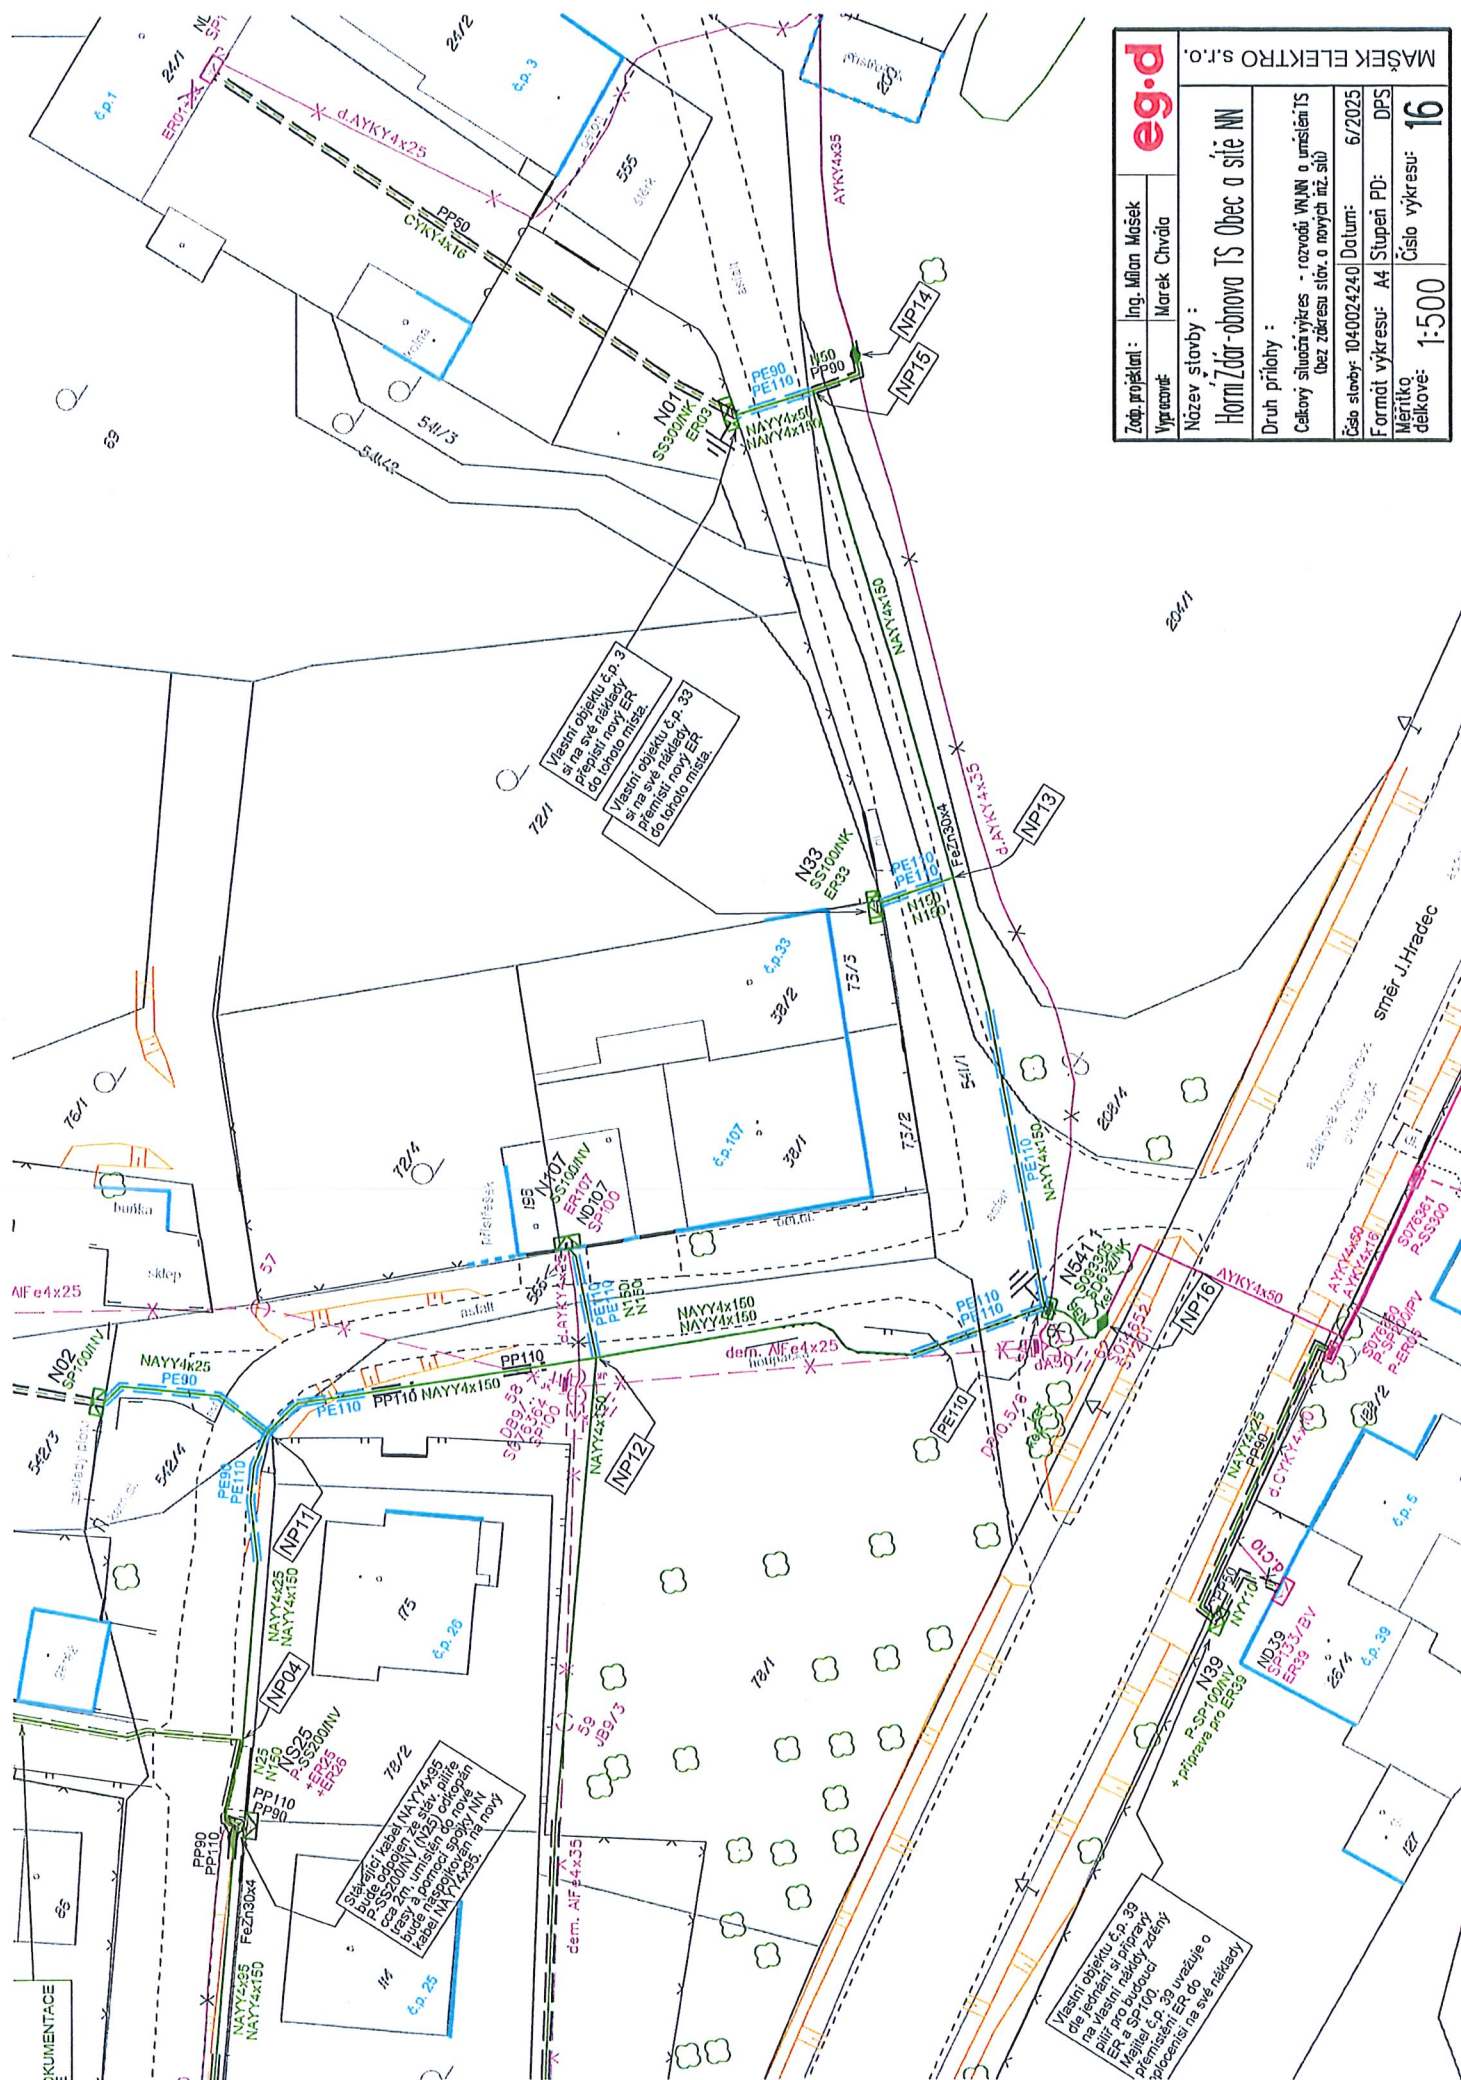

eg.d		MAŠEK ELEKTRO s.r.o.	
Zap. projektant :	Ing. Milan Mašek		
Vypracoval :	Marek Chvála		
Název stavby :			
Horní Zdráv-obnova TS Obec a síť NN			
Druh přílohy :			
Celkový silniční výkres - rozvodů VN/NN a umístění TS (bez zákrus silnic a nových nř. sil)			
Číslo stavby: 104.0024.240		Datum: 6/2025	
Měřítko délkové:		Stupeň PD: DPS	Číslo výkresu: 16

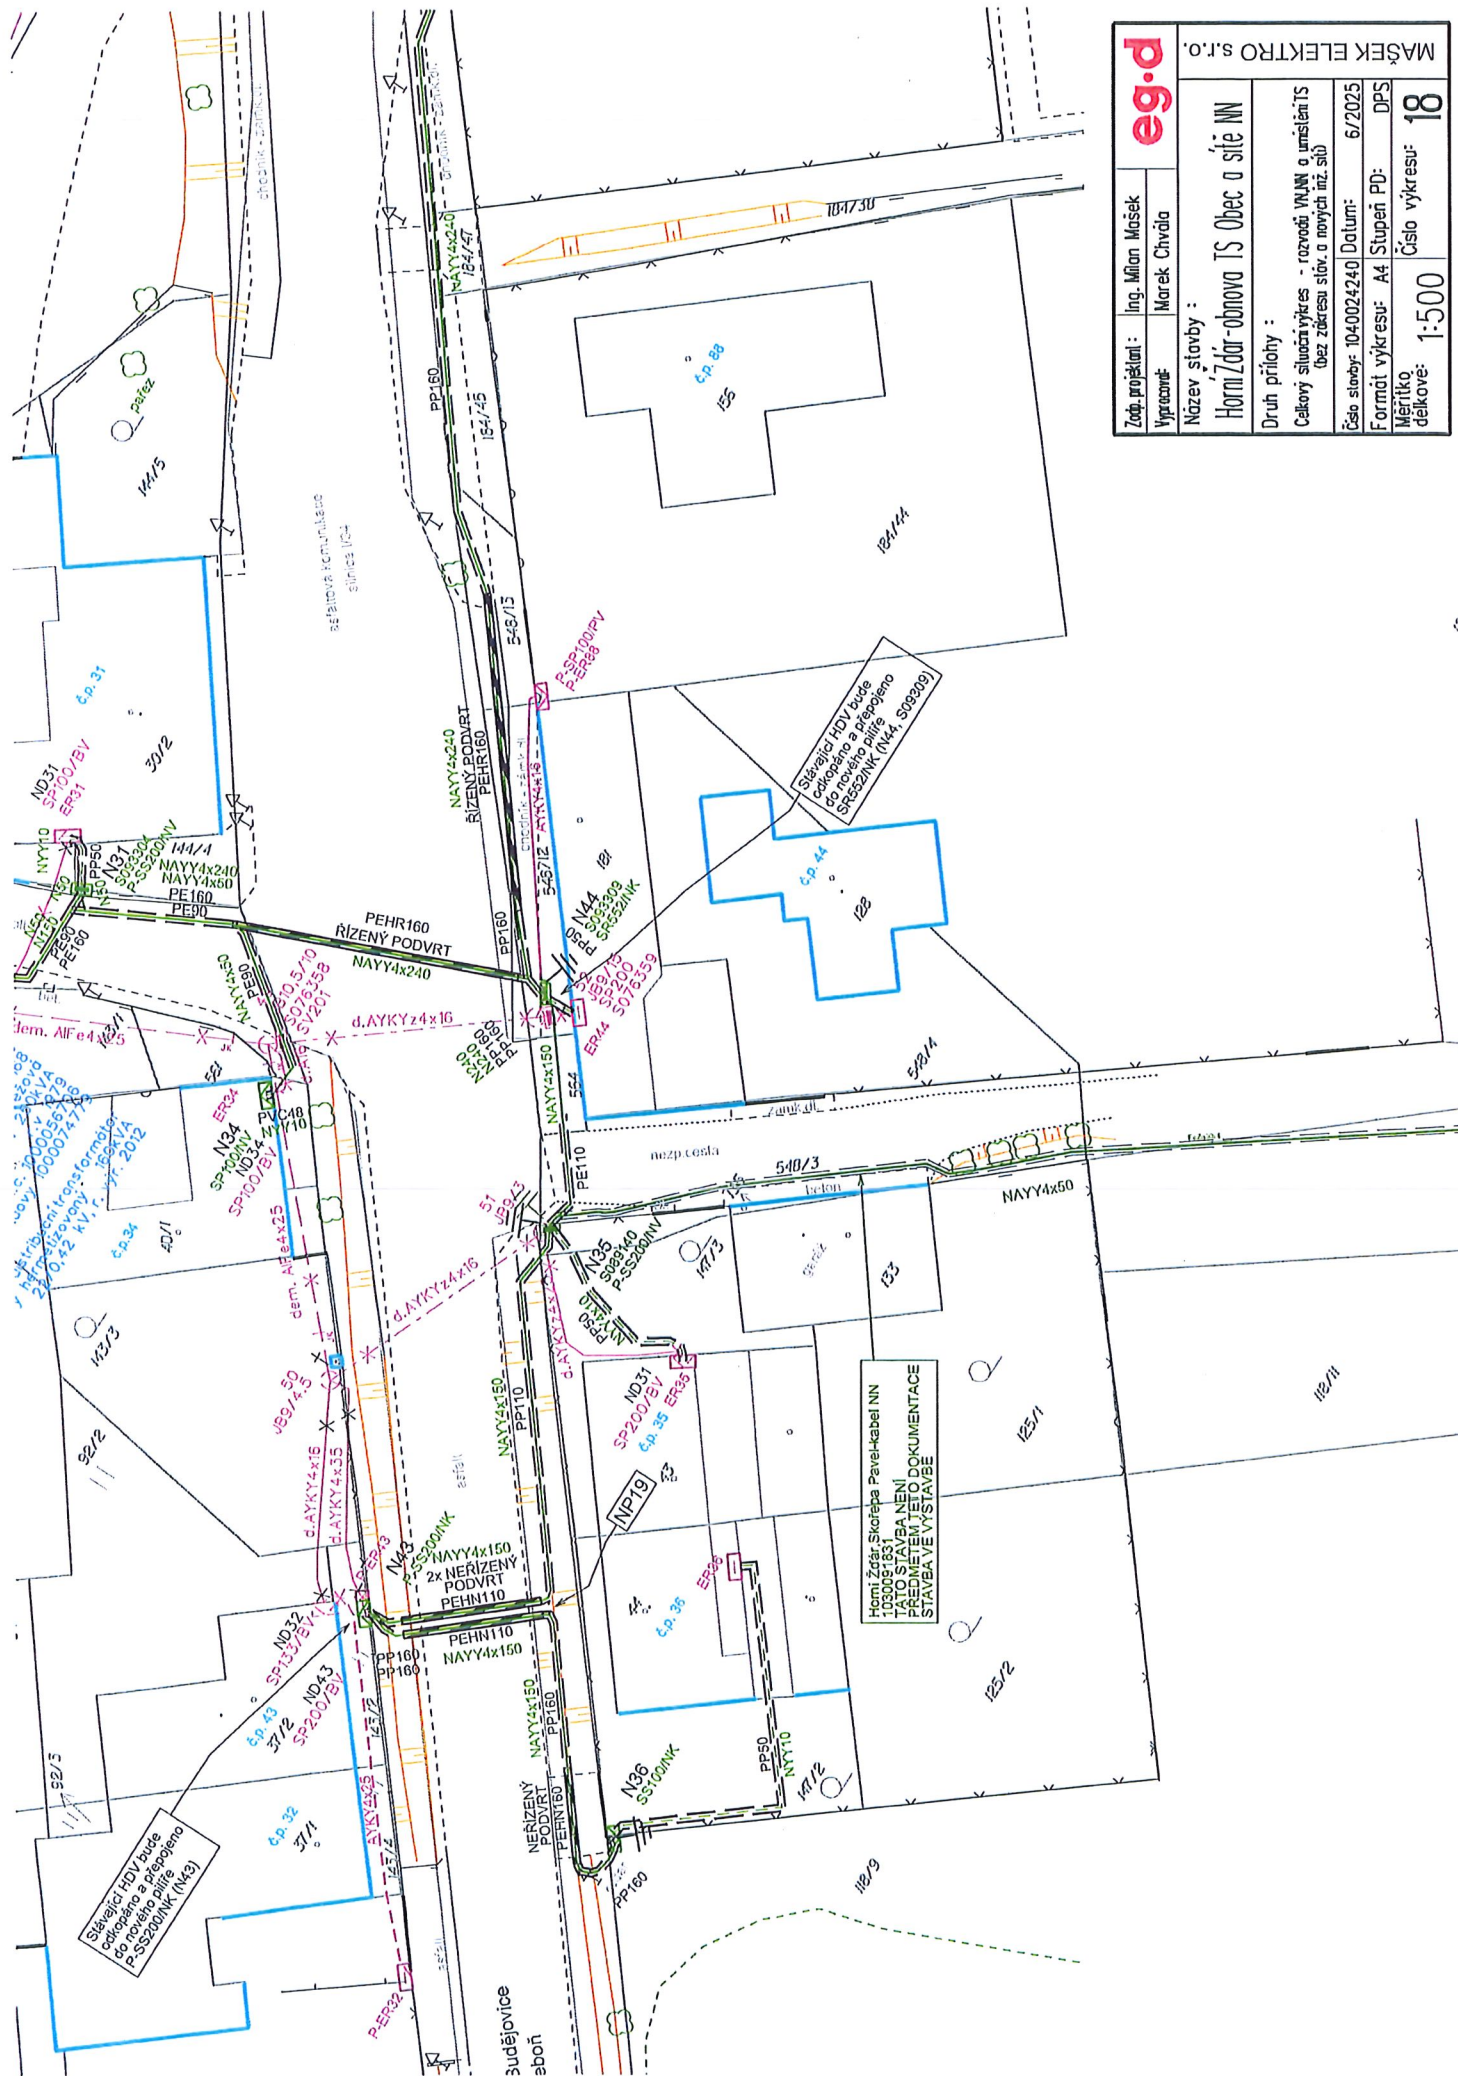

Zař. projektant :	Ing. Milan Mašek	
	Výpracovník: Marek Chvála	
Název stavby :		
Horní Ždár-obnova TS Obec a sítě NN		
Druh přílohy :		
Celkový situační výkres - rozvodů VN, NN a umístění TS bez zakreslování stáv. a nových mž. sítí		
Číslo stavby: 1040024240		Datum: 6/2025
Formát výkresu: A4		Stupeň PD: DPS
Měřítko: 1:500		Číslo výkresu: 18

MAŠEK ELEKTRO s.r.o.

eg.d

MAŠEK ELEKTRO s.r.o.