

— NTL PLYNOVOD STÁVAJÍCÍ
— STL PLYNOVOD STÁVAJÍCÍ

NOVÝ STL PLYNOVOD
NOVÝ PLYNOVOD – VTAHOVÁNÍ
NOVÉ STL PLYNOVODNÍ PŘÍPOJKY
PŘETLAKOVÁNÍ STAV. PLYNOVODU
RUŠENÝ ÚSEK PLYNOVODU

POZEMKY VE VLASTNICTVÍ STATUTÁRNÍHO MĚSTA OLOMOUČ

$$P = 3226 \text{ m}^2$$

STI PLYNOVOD PE100 SDR17,6 S OP dn110, DELKY 1/9 m

R11 S
+1 m


STL PLYNOVOD PE100 SDR11 S OP dn63, DÉLKY 181 m, VĚTEV "A" - VTAŽEN DO STÁVAJÍCÍHO POTRUBÍ OCEL DN100

STYL PLYNOVOD PE100 SDR11 S OP dn63, DÉLKY 253 m, STAVAJÍCÍ POTRUBÍ BUDE VYTĚŽENO, PŘI KŘÍŽENÍ


STL PLYNOVOD PE100 SDR11 S OP dn63, DÉLKY
VĚTVĚN DO STÁVAJÍCÍHO POTRUBÍ, VĚTVĚV "E"

STL PLYNOVOD PE100 SDR11 S O
-dn63, DÉLKY 126 m, VĚTEV "E"

STL PLYNOVOD PE100 SDR11 S OP dn63, DÉLKY 151 m
VĚTEV "C"

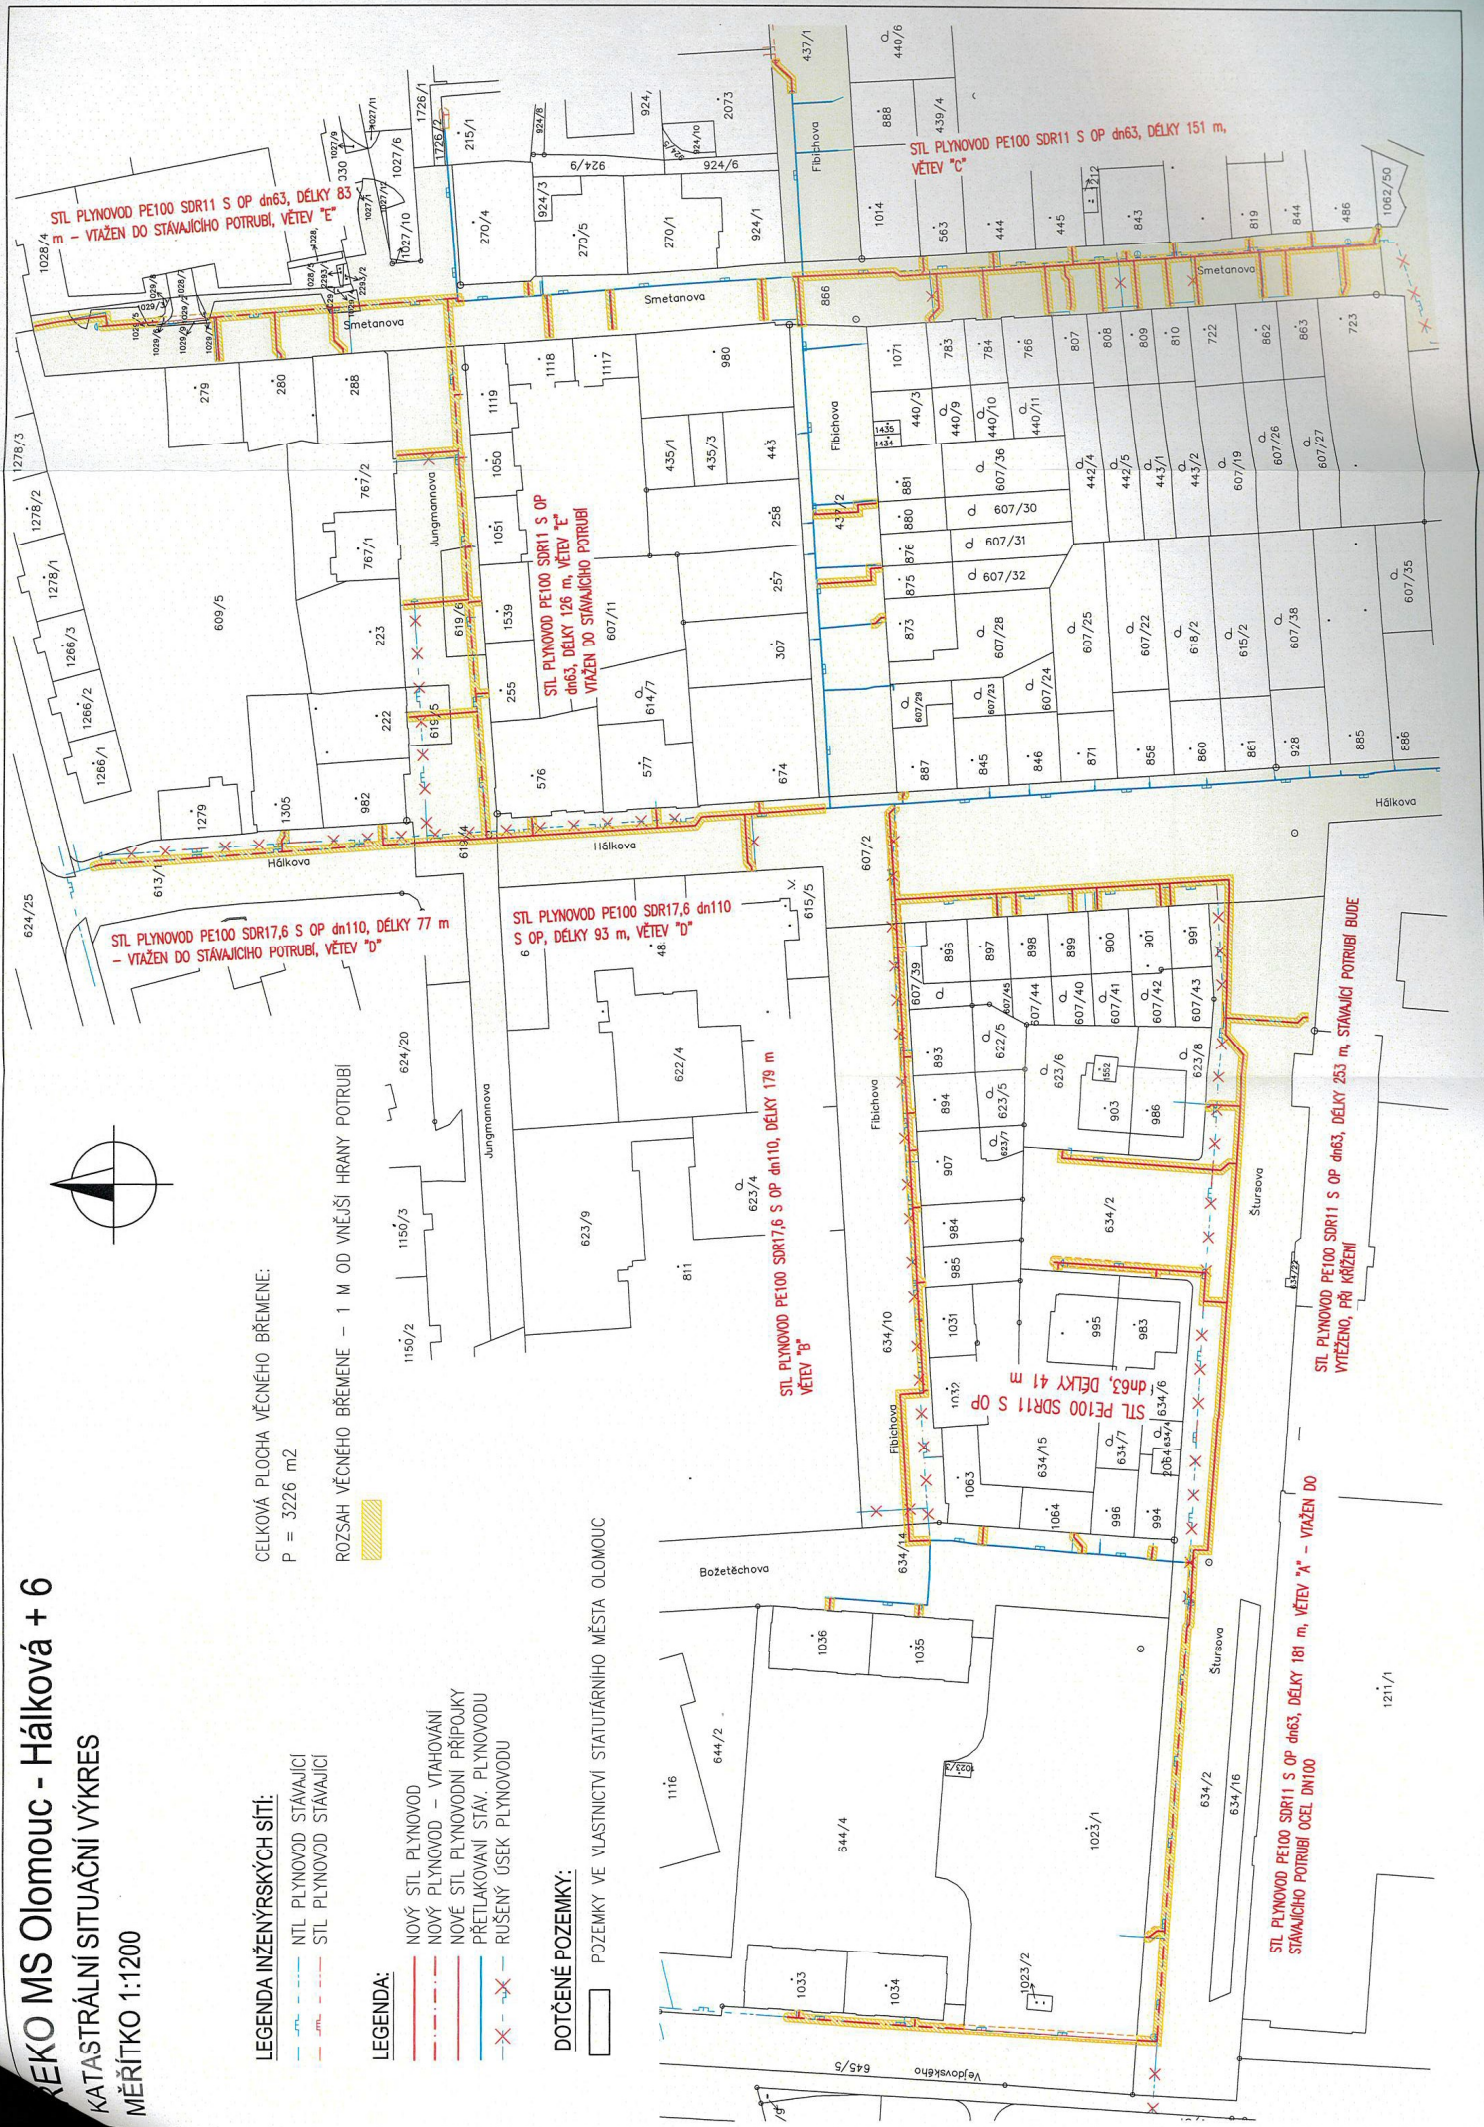


REKO MS Olomouc - Hálková + 6
KOORDINAČNÍ SITUACE STAVBY
MÉRÍTKO 1:500

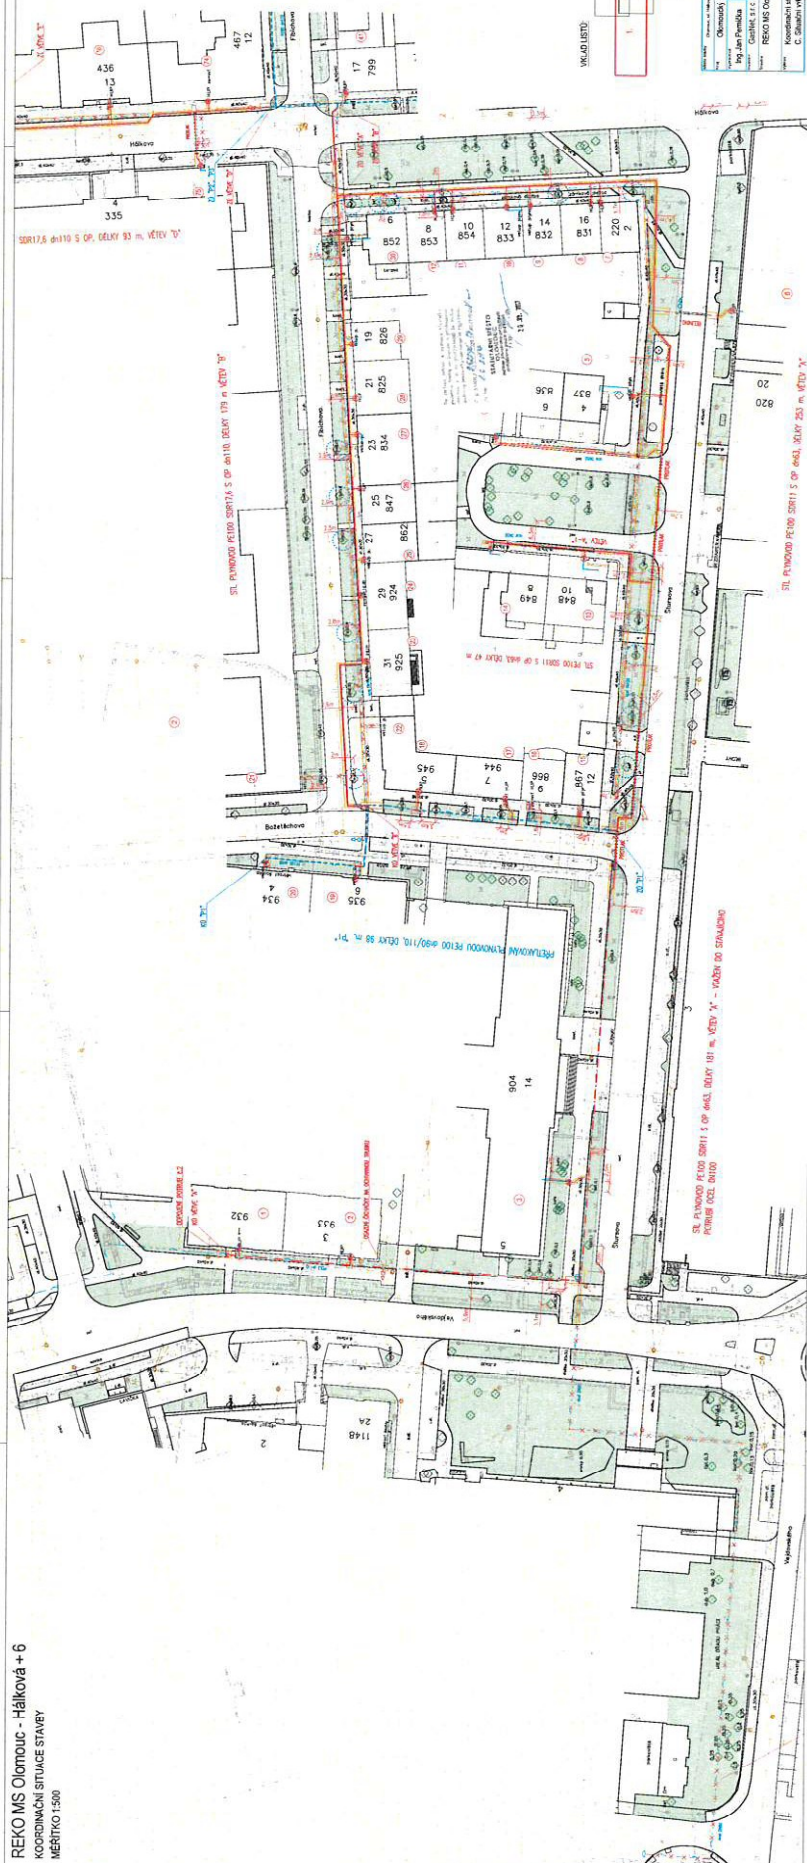
[illegible]

KOORDINAČNÍ SITUACE STAVBY

MĚŘÍTKO 1:500

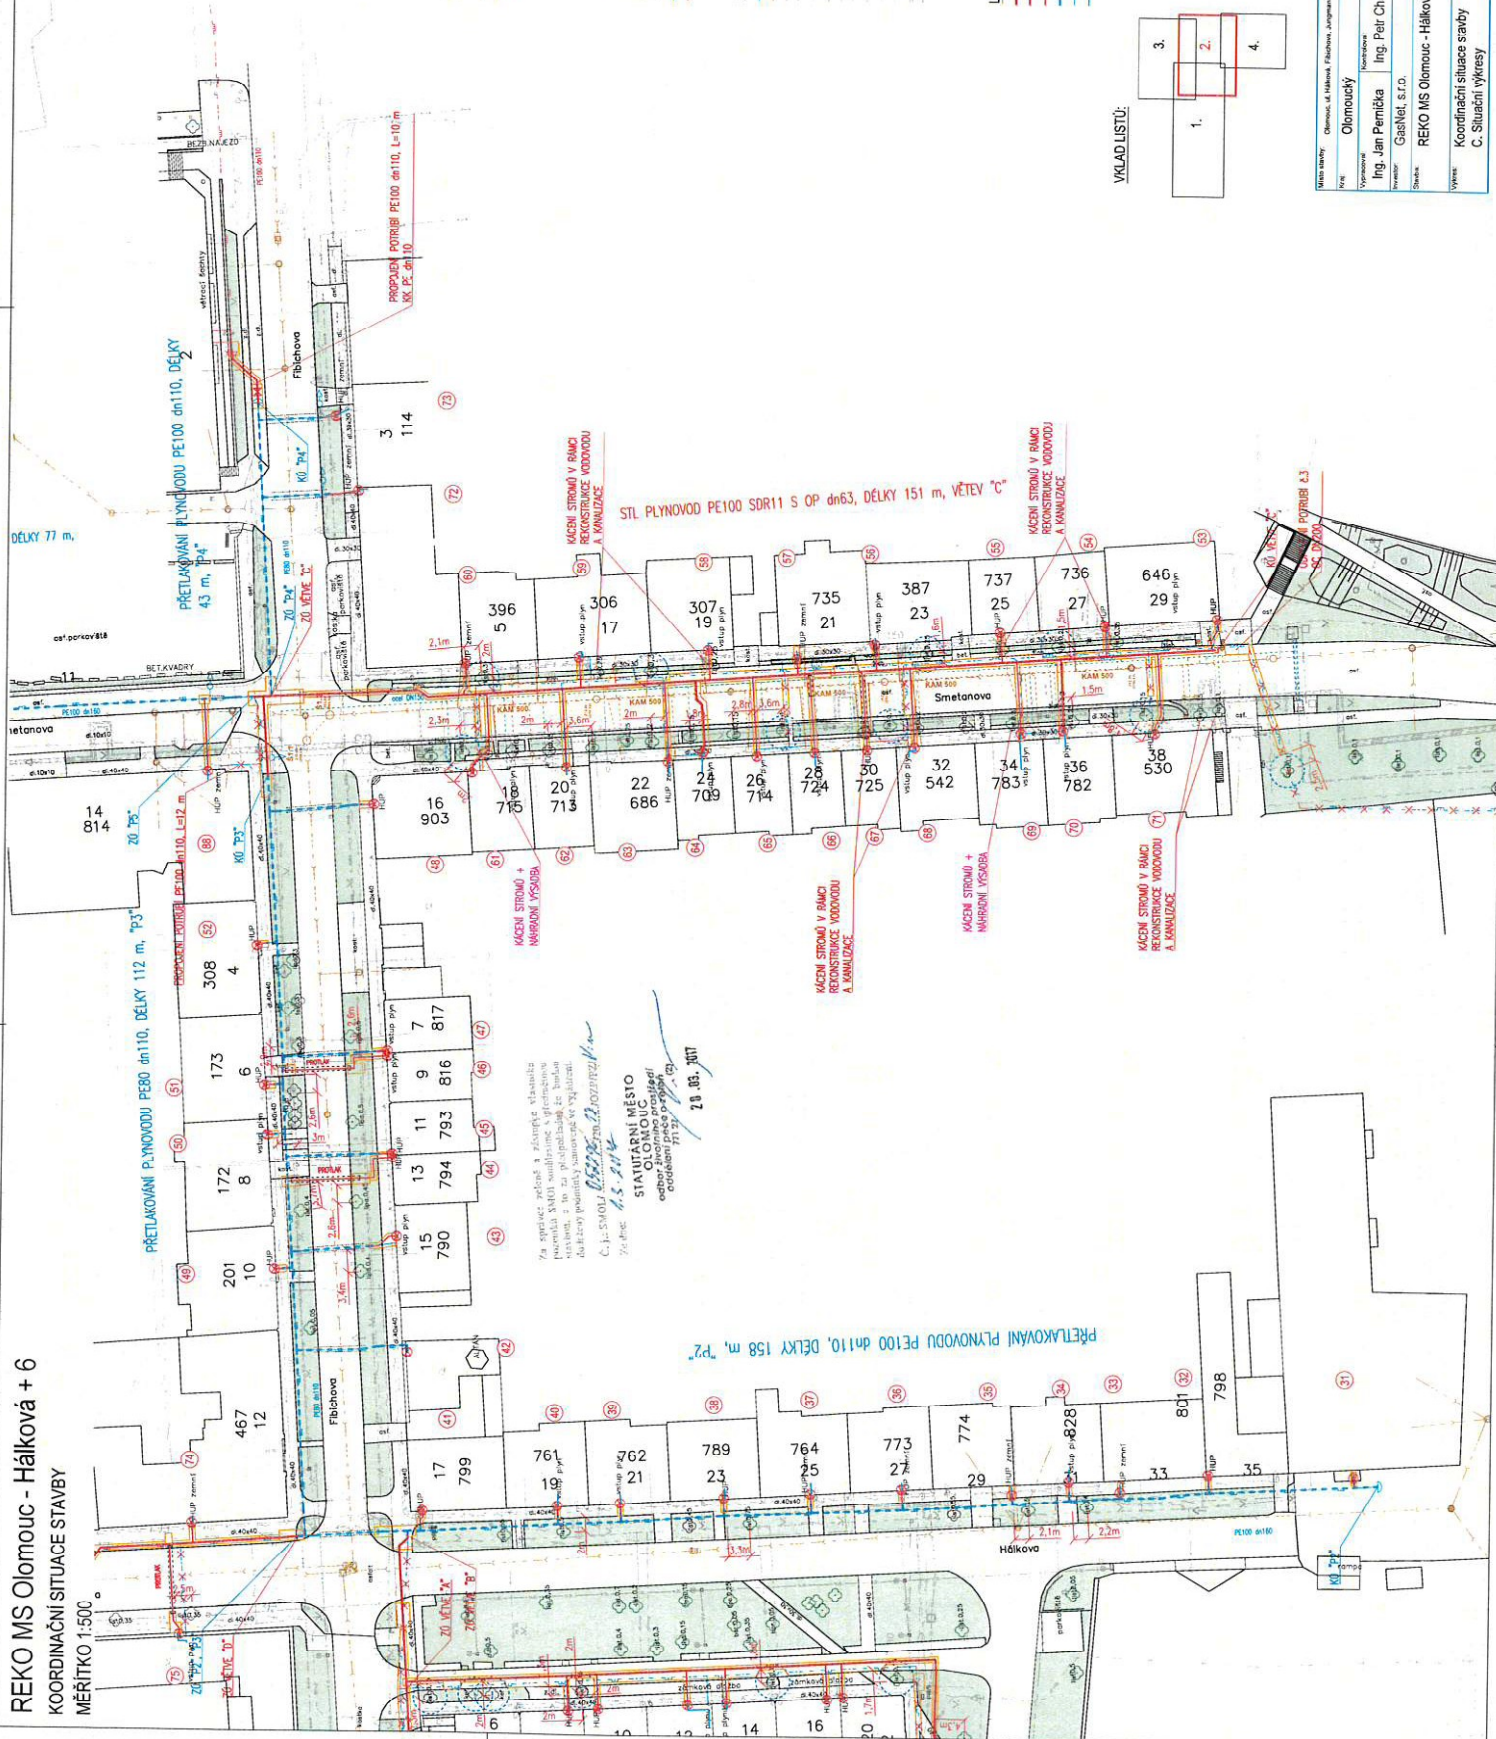

VKLAD LISTŮ:

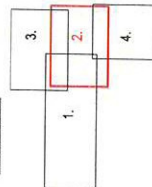

LEGENDA ZNAČEK:

- ☐ OCHRANNA TRUBKA/CHRAŇKA
☐ MONTÁŽNĚ JAVŔ
☒ ČÍSLO DOHODY/OPZ
☒ HUP NOVÝ
☒ HUP STAVAJÍCÍ
☐ ZASLEPKA/ELEKTROVČKO

OCÍRANÉ PÁSMO STROMU – 2,5 m OD
KMENE (VYZNAČENO JEN U STROMŮ, KDE
LEŽ V OP PLYNOVOD K VYTĚŽENÍ

LEGENDA KOORDINACI:

- NOVÝ VODOVOD
NOVÁ KANALIZACE

EGENDA INŽENÝRSKÝCH SÍTÍ:

- NTL PLYNOVOD STAVAJICI
STL PLYNOVOD STAVAJICI
VODOVOD
KANALIZACE
KABELY ČEZ NN PODZEMNÍ
KABELY ČEZ VN PODZEMNÍ
KABELY ČTJIN
KABEL I-MOBILE
KABEL ROMEDIA
KABEL VĚRŮJENHÖV OSVĚTLIK
TEPILOVOD VĚOLA ENERGIE U
TEPILOVOD VĚOLA ENERGIE U

LEGENDA:

- NOVÝ STL PLYNOVOD
NOVÝ PLYNOVOD – VTAHOVANÍ
NOVÉ STL PLYNOVODNÍ PŘÍPOJKY
PŘETLAKOVANÝ STAV, PLYNOVODU
RUŠENÝ ÚSEK PLYNOVODU
NOVÉ OPZ

[illegible]

KOORDINAČNÍ SITUACE STAVBY

MĚŘÍTKO 1:500

☐ OCHRANNÁ TRUBKA/CHRNÍČKA
☐ MONITÁŽNÍ JAMA
☒ ČÍSLO DOHODY/OPZ
☒ HUP NOVÝ
☒ HUP STÁVAJÍCÍ
☒ ZÁSEPKA/ELEKTROVÝČKO

OCHRANNÉ PÁSMO STROMU – 2,5 m OD
KMEŇE (VYZNAČENO JEN U STROMŮ, KDE
LEŽÍ V OP. PLYNOVOD K VYTĚŽENÍ

LEGENDA KOORDINACI:

NOVÝ VODOVOD
NOVÁ KANALIZACE




LEGENDA INŽENÝRSKÝCH SÍTÍ:

NTL PLYNODOD SVAJALCI	TEPLOVOD VEDUJA ENERGIE ILOZENO V PISKU
STL PLYNODOD SVAJALCI	TEPLOVOD VEDUJA ENERGIE ILOZENO V KANALU
VODOVOD	TEPLOVOD OLIVEN
KANALIZACE	
KABELE CZ AN PODZEMNI	
KABELE CZ VN PODZEMNI	
KABELE CETIN	
KABEL T-MOBILE	
KABEL ROMEIDA	

LEGENDA:

NOVÝ STYL PLYNOVOD
NOVÝ PLYNOVOD - VTAHOVÁNÍ
NOVÉ STYL PLYNOVODNÍ PŘÍPOJKY
PŘETLAKOVÝ STAV PLYNOVODU
RUŠENÝ ÚSEK PLYNOVODU
NOVÉ OPZ

VKLAD LISTŮ:

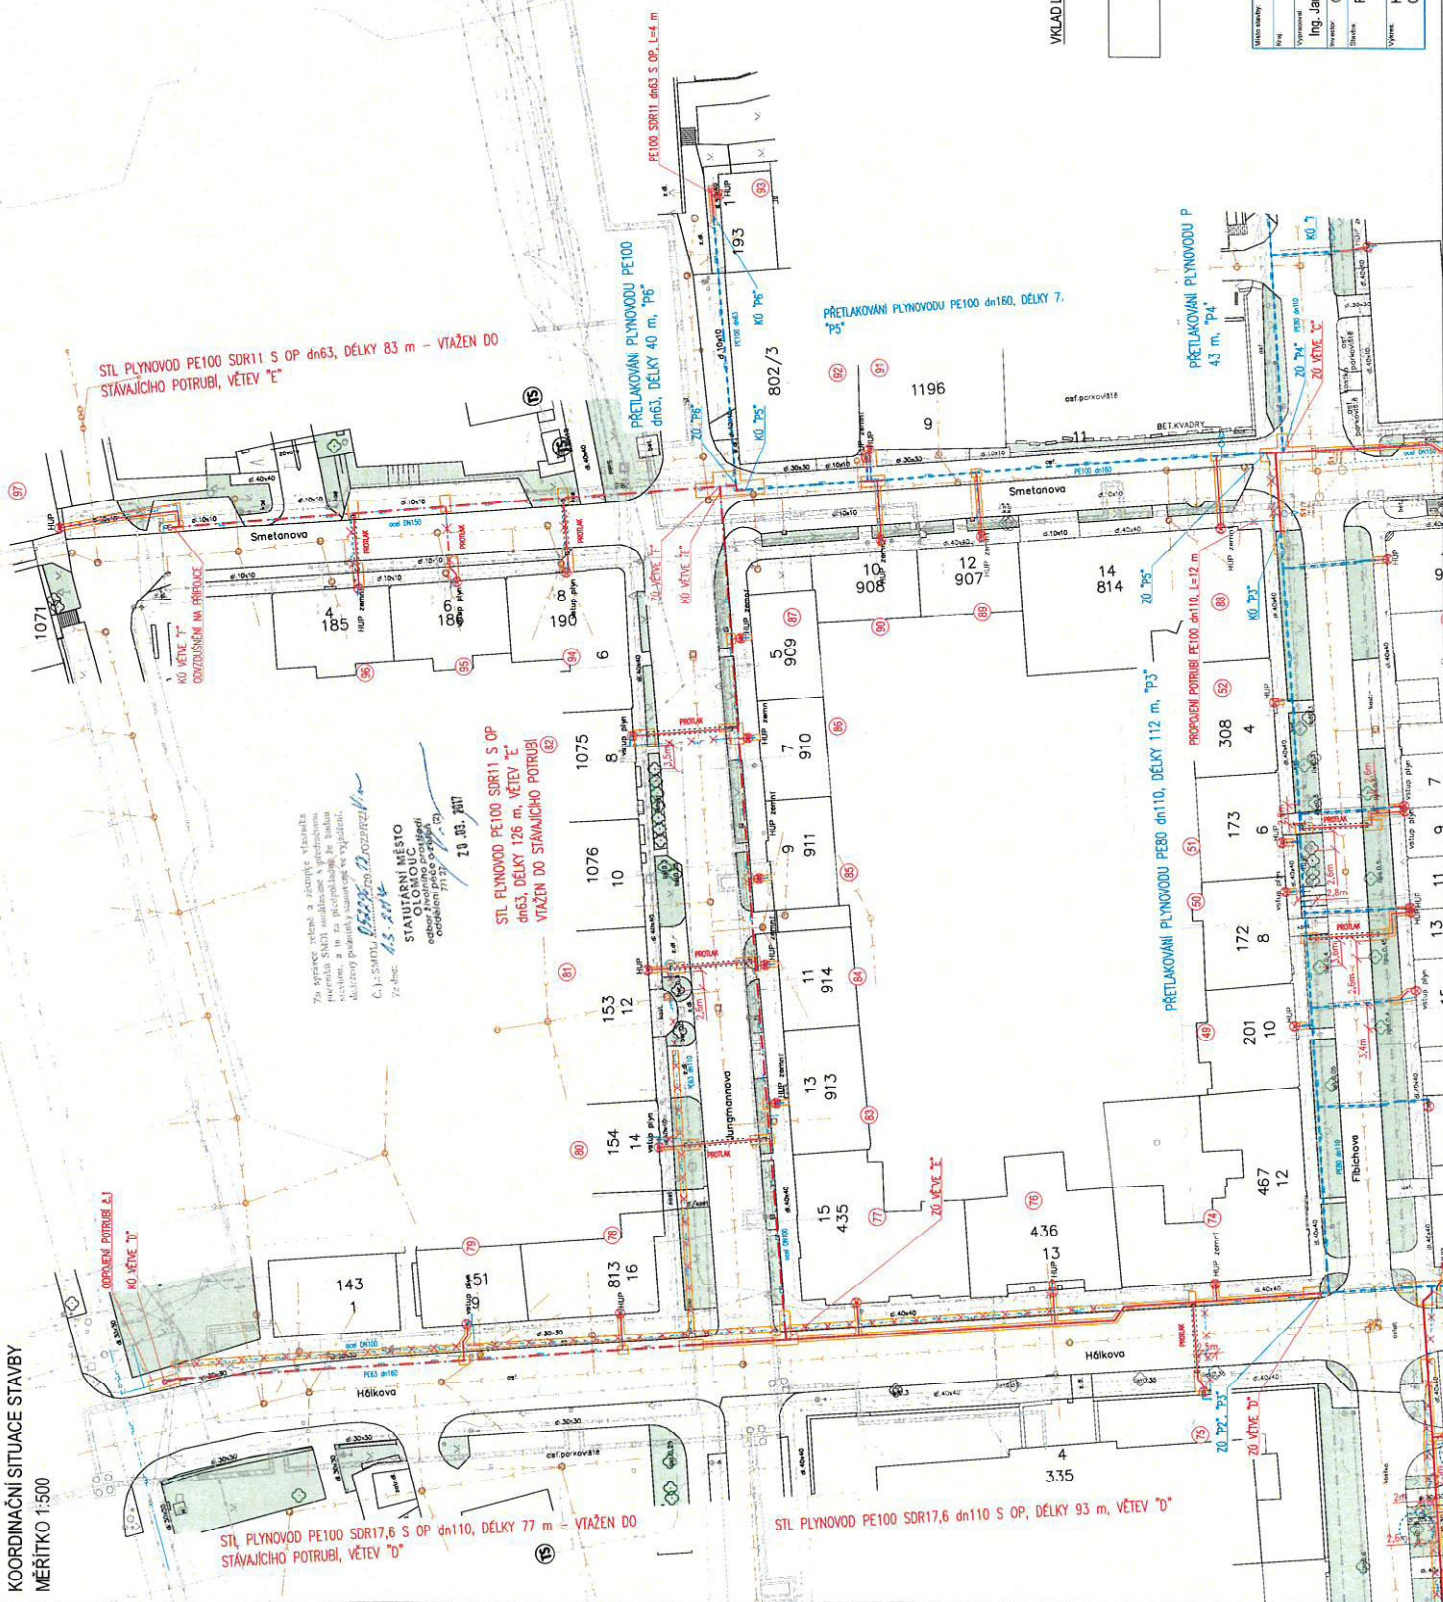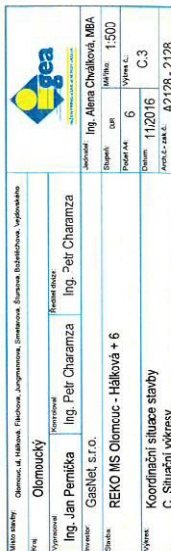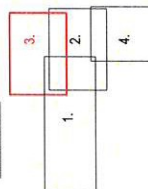

REKO MS Olomouc - Háčková + 6

KOORDINAČNÍ SITUACE STAVBY

MĚŘÍTKO 1:500

KÁČENÍ STROMŮ V RAMCI
REKONSTRUKCE VODOVODU
A KANALIZACE

530
538

29
646
vstup plynu

33

KÓ VĚTVE "C"
ODPOJENÍ POTRUBÍ č.3
OC DN200

Za správy zeleně a zástupce vlastníka
pozemků SMOLÍ souhlasíme s předloženou
stavbou, a to za předpokladu, že budou
dodrženy podmínky stanovené ve vyjádření.

Č. j.: SMOLÍ 05220/2012 JOZP/PV/Vin

Za dne: 1.3.2014

STATUTÁRNÍ MĚSTO
OLOMOUC
odbor životního prostředí
oddělení práce a rozvoje

20.03.2017

RUŠENÝ NTL PLYNOVOD
OCEL DN200

LEGENDA ZNAČEK:

- CHYBA: OCHRANNÁ TRUBKA/CHRÁNIČKA
- CHYBA: MONTÁŽNÍ JAMA
- CHYBA: ČÍSLO DOHODY/OPZ
- CHYBA: HUP NOVÝ
- CHYBA: HUP STÁVAJÍCÍ
- CHYBA: ZÁSLEPKA/ELEKTROVÝČKO
- CHYBA: OCHRANNÉ PÁSMO STROMU - 2,5 m OD
KVNENE (VYZNAČENO JEN U STROMŮ, KDE
LEŽÍ V OP PLYNOVOD K VYTŘEŽENÍ)

LEGENDA KOORDINACÍ:

- CHYBA: NOVÝ VODOVOD
- CHYBA: NOVÁ KANALIZACE


LEGENDA INŽENÝRSKÝCH SÍTÍ:

- CHYBA: NTL PLYNOVOD STÁVAJÍCÍ
- CHYBA: STL PLYNOVOD STÁVAJÍCÍ
- CHYBA: VODOVOD
- CHYBA: KANALIZACE
- CHYBA: KABELY ČEZ NN PODZEMNÍ
- CHYBA: KABELY ČEZ VN PODZEMNÍ
- CHYBA: KABELY ČETIN
- CHYBA: KABEL T-MOBILE
- CHYBA: KABEL RIOMEDIA
- CHYBA: KABEL VEŘEJNÉHO OSVĚTLENÍ
- CHYBA: TEPELOVOD VEDLA ENERGIE ULOŽENO V PÍSKU
- CHYBA: TEPELOVOD VEDLA ENERGIE ULOŽENO V KANÁLU
- CHYBA: TEPELOVOD OLTERM

LEGENDA:

- CHYBA: NOVÝ STL PLYNOVOD
- CHYBA: NOVÝ PLYNOVOD - VTAHOVÁNÍ
- CHYBA: NOVÉ STL PLYNOVODNÍ PŘÍPOJKY
- CHYBA: PŘETLAKOVANÝ STAV PLYNOVODU
- CHYBA: RUŠENÝ ÚSEK PLYNOVODU
- CHYBA: NOVÉ OPZ

VKLAD LISTŮ:

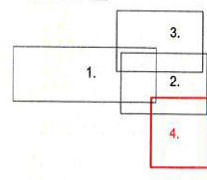

Místo stavby	Olomouc, ul. Háčková, Fábichova, Jungmannova, Smetanova, Štursova, Božetěchova, Vejvodského			 POSÍLÁNÍ KE STAVBAŘI
Kraj	Olomoucký			
Vypracoval	Ing. Jan Perníčka	Kontroloval	Ing. Petr Charamza	
Investor	GasNet, s.r.o.	Ředitel divize	Ing. Petr Charamza	
Stavba	REKO MS Olomouc - Háčková + 6			
Výkres	Koordináční situace stavby C. Situační výkresy			Jednatel Ing. Alena Chváčková, MBA
				Stupeň 6
				Měřítko 1:500
				Datum 11/2016
				Vyprac. č. C.3
				Arch. č. - zak. č. A2128 - 2128