


- STAVEBNÍ OBJEKTY:
- SO 01 REKONSTRUKCE KRAMMEROVY VILY
 - SO 02 NOVOSTAVBA VÝTAHU
 - SO 03 VENKOVNÍ ZPEVNĚNÉ PLOCHY
 - SO 04 OPRAVA DÍLNY
 - SO 05 DEMOLICE DŘEVNÍKU

- INŽENÝRSKÉ OBJEKTY:
- IO 01 POSUN PŘÍPOJKOVÉ SKŘÍNĚ SILOVÉHO VEDENÍ NN (E.ON)
 - IO 02 POSUN PŘÍPOJNÉ SKŘÍNĚ SÍTĚ ELEKTRONICKÝCH KOMUNIKACÍ (CETIN)
 - IO 03 OPRAVA AREÁLOVÉHO VODOVODU
 - IO 04 OPRAVA AREÁLOVÉ SPLAŠKOVÉ KANALIZACE

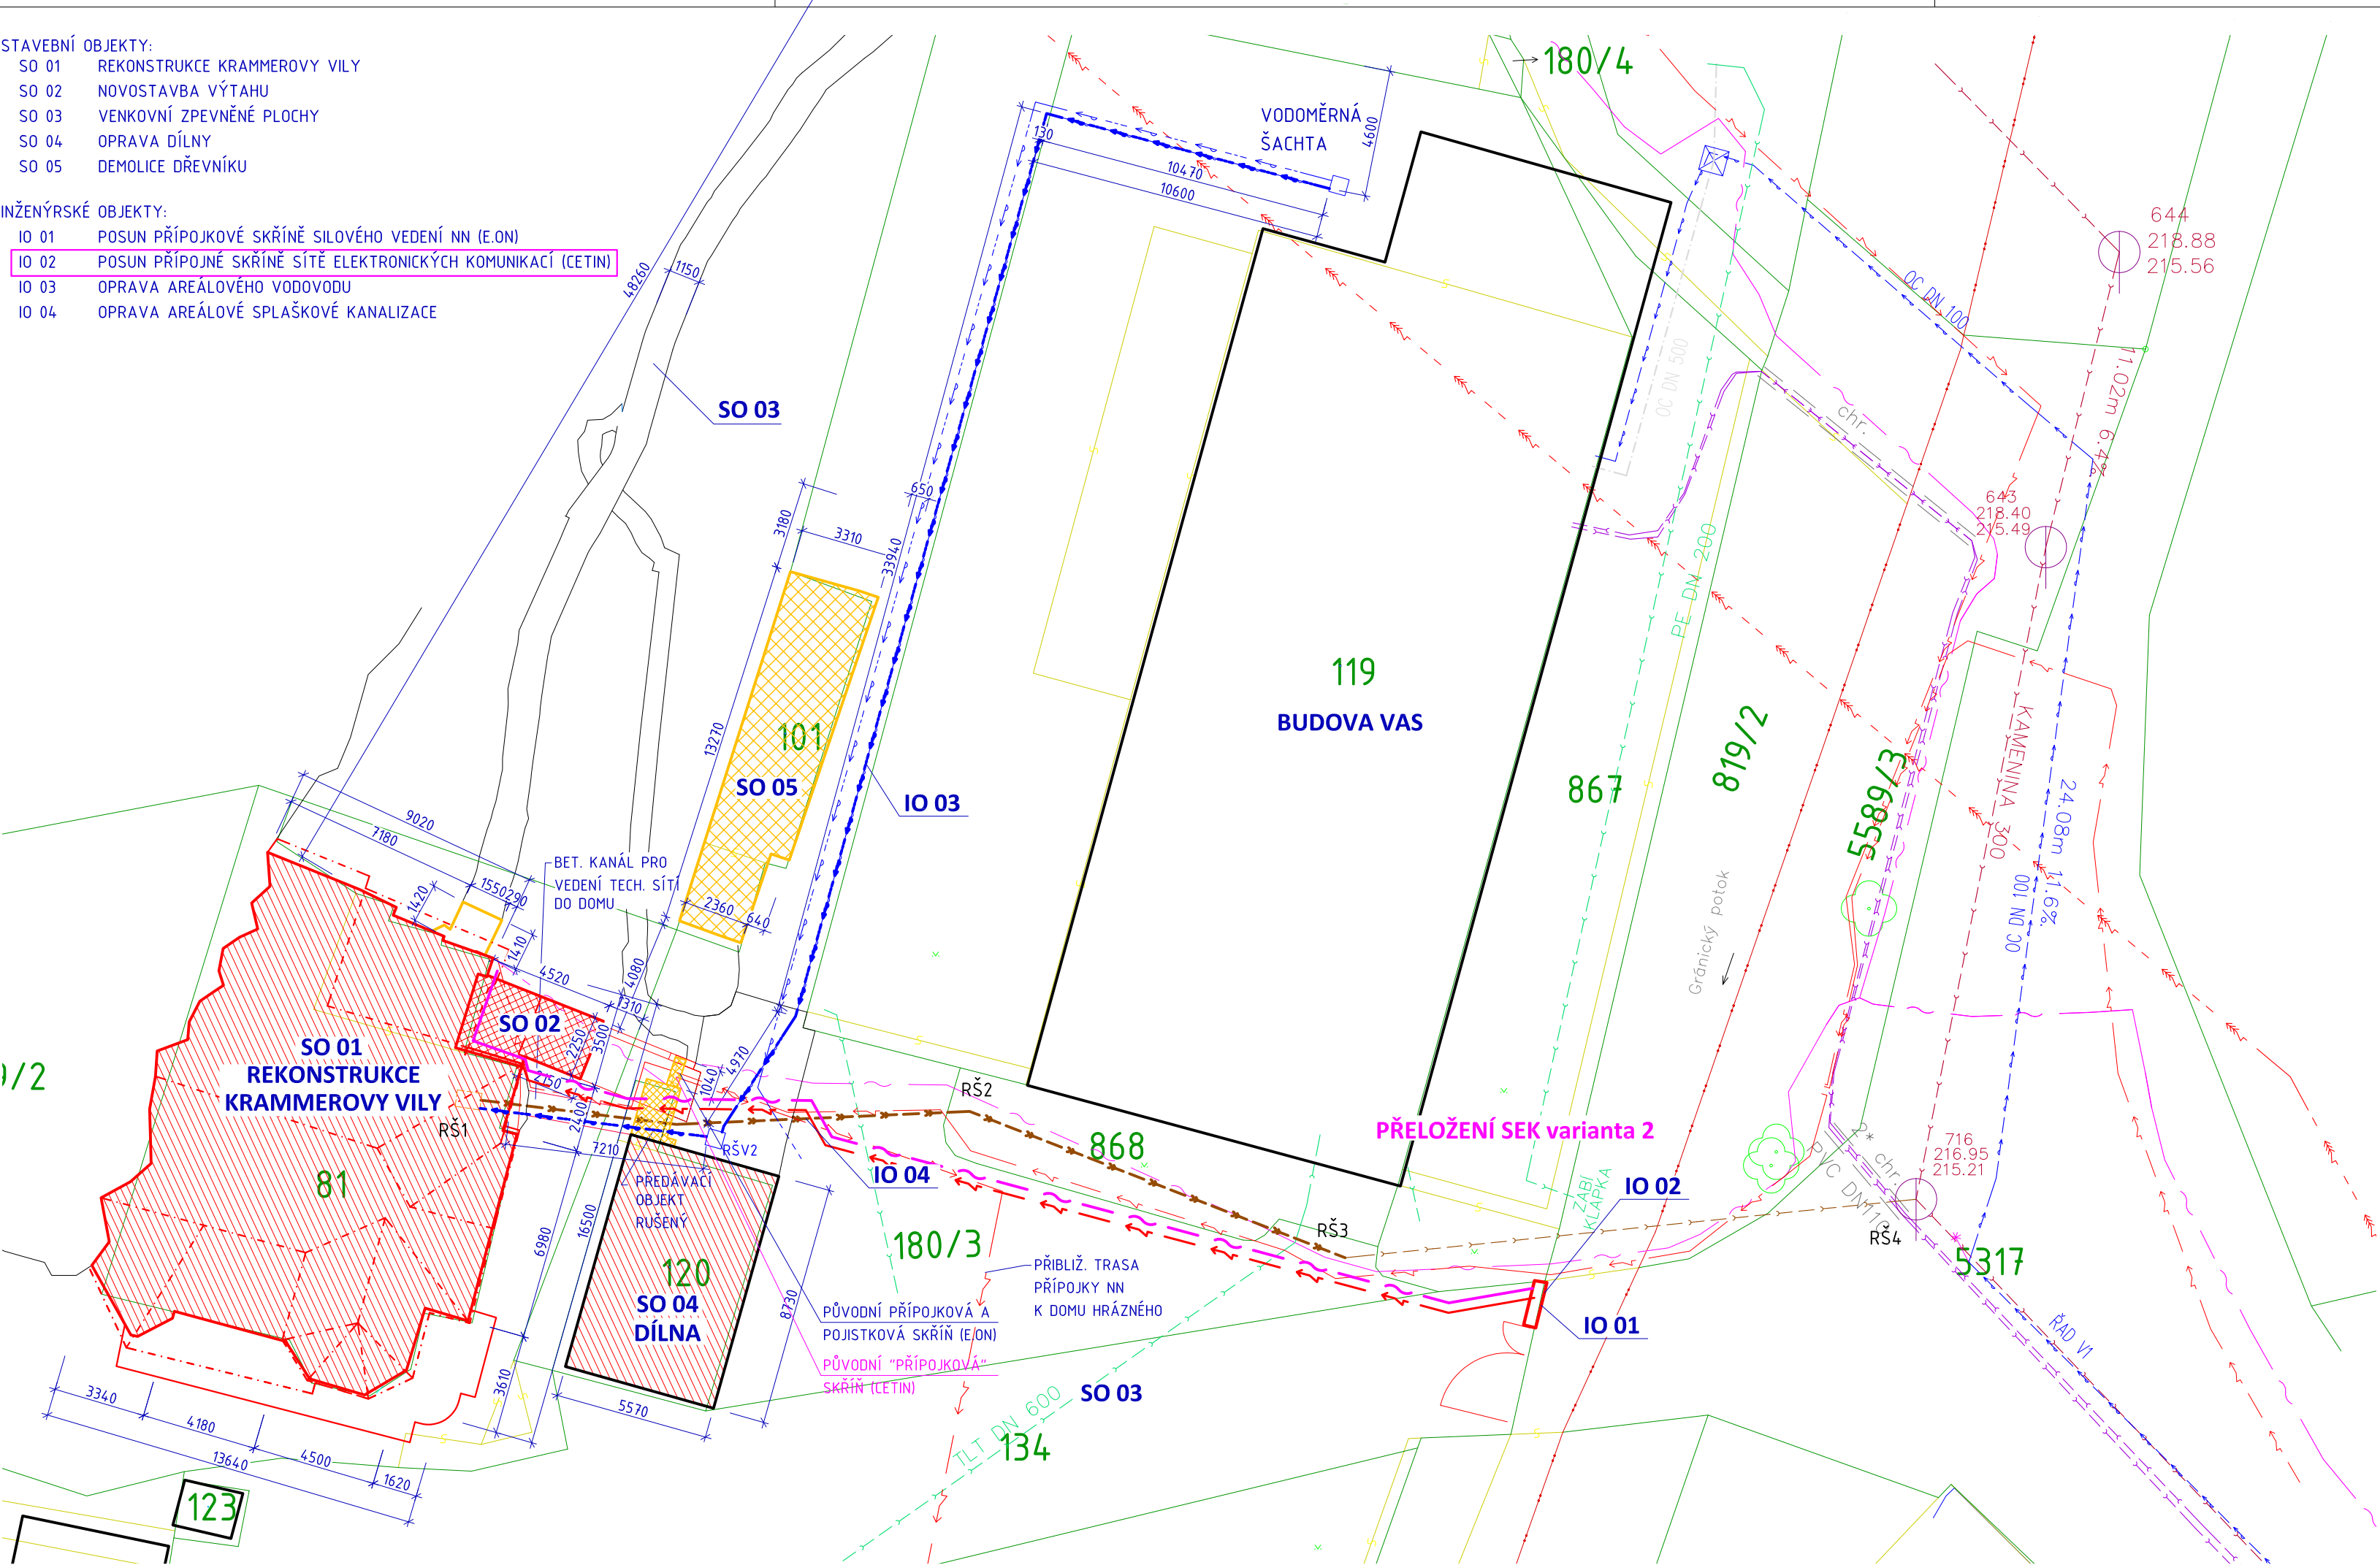

LEGENDA:

- SO 01 REKONSTRUKCE KRAMMEROVY VILY
- SO 02 NOVOSTAVBA VÝTAHU
- SO 04 OPRAVA DÍLNY
- SO 05 DEMOLICE DŘEVNÍKU
- BOURANÉ ČÁSTI OBJEKTU
- STÁVAJÍCÍ BUDOVY
- HRANICE PARCEL
- VEŘEJNÝ VODOVODNÍ ŘÁD V1 OC DN 100 (VAS)
- IO 03 OPRAVA AREÁLOVÉHO VODOVODU
- VODOVOD PE Ø 32 mm (K DOMU HRÁZNÉHO)
- VEŘEJNÁ SPLAŠKOVÁ KANALIZACE KAM DN 300 (VAS)
- OPRAVA AREÁLOVÉ SPLAŠKOVÉ KANALIZACE (PVC DN 100/150 mm)
- DEŠŤOVÁ KANALIZACE
- SILOVÉ VEDENÍ VVN NADZEMNÍ (E.ON)
- SILOVÉ VEDENÍ VN PODZEMNÍ (E.ON)
- SILOVÉ VEDENÍ NN PODZEMNÍ (E.ON)
- VEDENÍ SEK (CETIN)
- RŠ3 OZNAČENÍ REVIZNÍCH ŠACHET NA KANALIZACI

Nakládání s tímto materiálem podléhá pravidlům Zákona č. 121/2000 Sb. "O právu autorském" a je podmíněno výslovným souhlasem autora.

INVESTOR Povodí Moravy, s.p. Dřevařská 932/11 602 00, Brno	NÁZEV AKCE Krammerova vila - rekonstrukce - prezentačně školící centrum					
ARCHITEKT, ZODPOVĚDNÝ PROJEKTANT [Redacted]	DATUM 04/2017					
GENERÁLNÍ PROJEKTANT [Redacted]	HLAVNÍ INŽENÝR PROJEKTU [Redacted]					
VYPRACOVAL [Redacted]	FORMÁT 4 A4					
	MĚŘÍTKO 1:200					
ČÁST C. SITUACE STAVBY						
NÁZEV OBJEKTU	NÁZEV VÝKRESU KATASTRÁLNÍ SITUACE A SITUACE ŠIRŠÍCH VZTAHŮ					
ARCHIVNÍ ČÍSLO 17-2016	STUPĚŇ DUS	OBJEKT	ČÁST C.	Č. VÝKR. 01	Č. REVIZE 0	SADA