

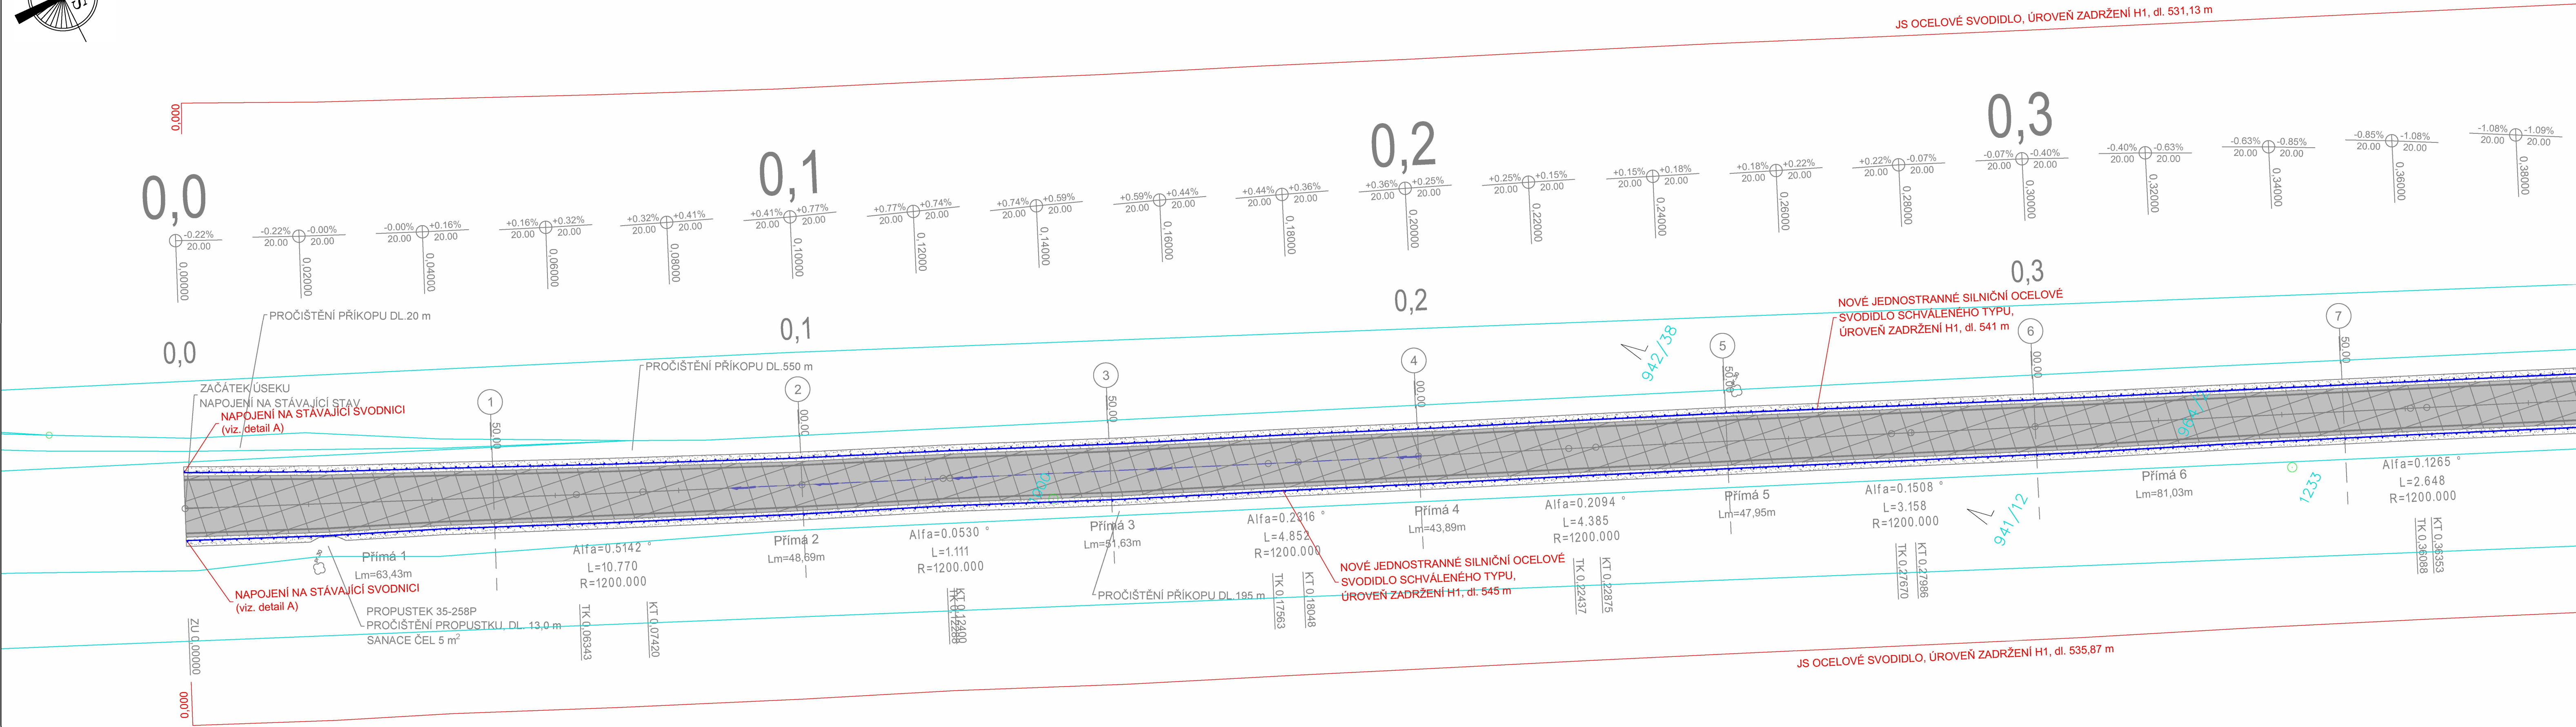
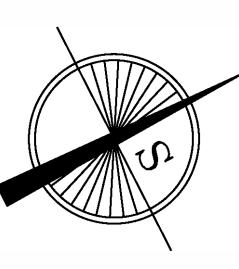


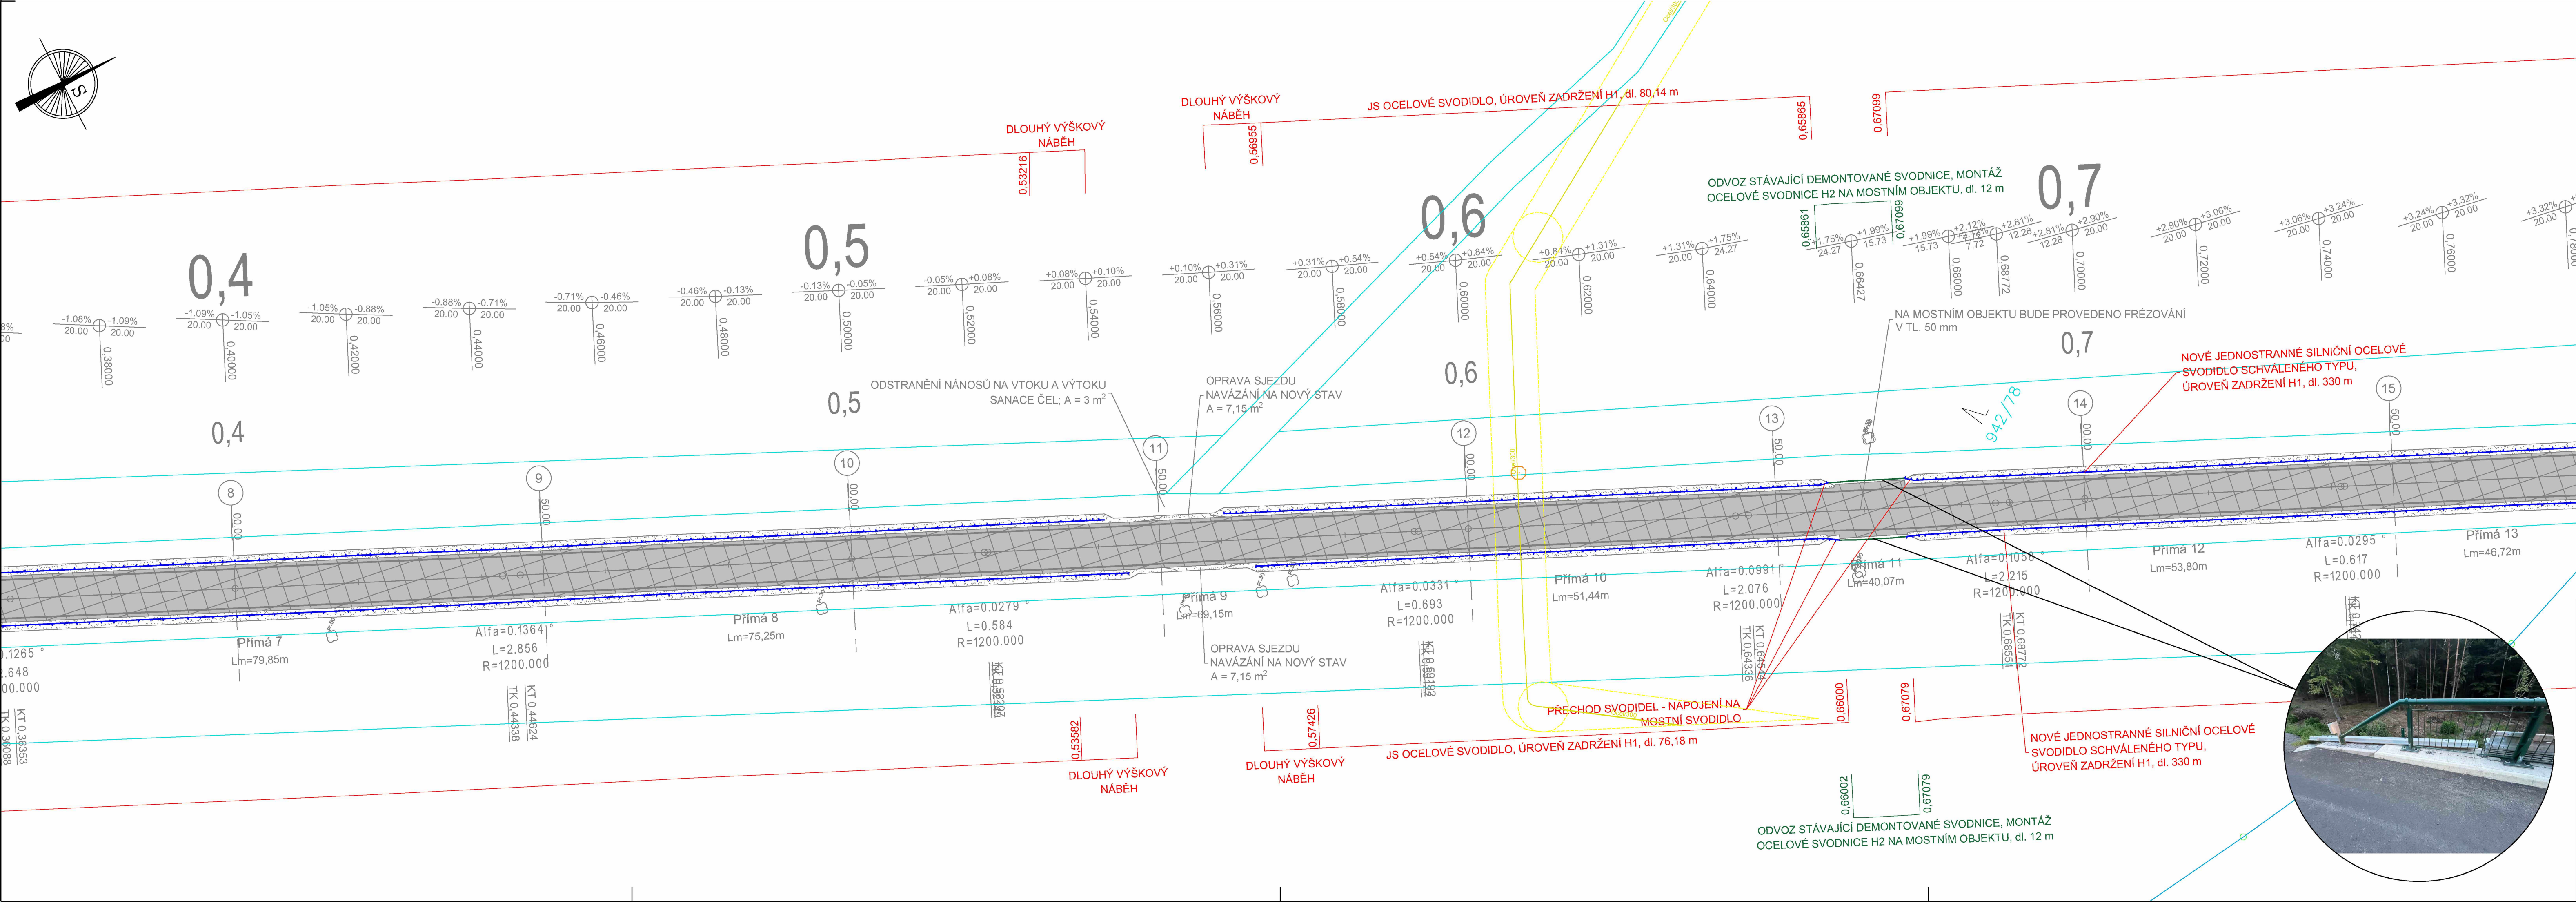

LEGENDA SÍTÍ:


- CETIN NEPROVOZ
- CETIN SDĚL KABEL PODZEM
- PLYN VTL

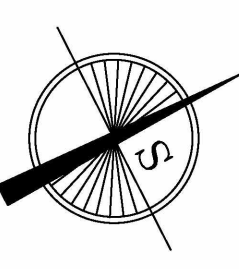


LEGENDA:

- HOTOVÁ REALIZACE SO 101 - OPRAVA SILNICE
- KATASTR - VLASTNICTVÍ INVESTORA
- KATASTR - VYSOKÁ NAD LABEM
- KATASTR - HODEŠOVICE
- NOVÉ SVODIDLO, ÚROVEŇ ZADRŽENÍ H1
- ODVOZ SVODNICE, MONTÁŽ NOVÉ SVODNICE, ÚROVEŇ ZADRŽENÍ H2

KLAD LISTŮ:

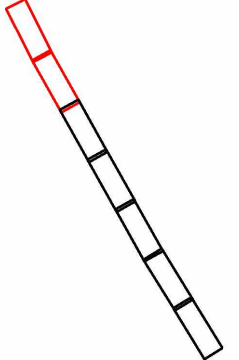

DETAIL A:

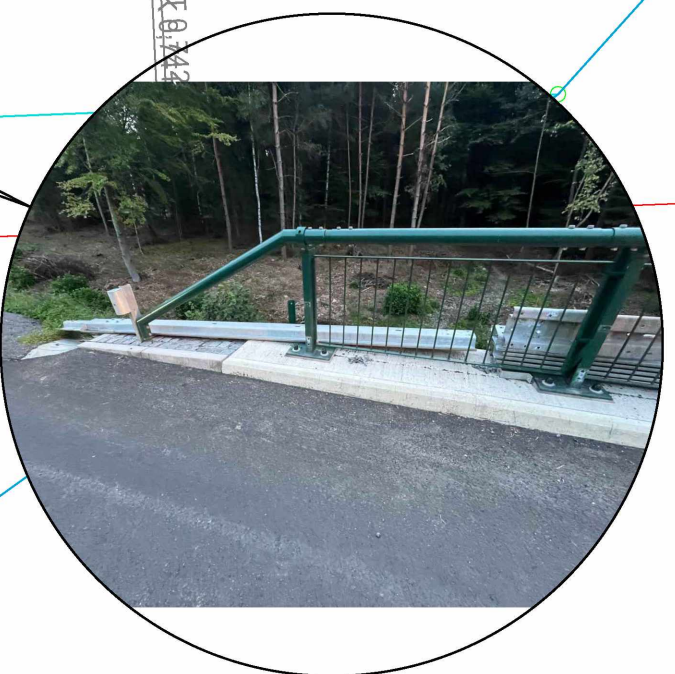

Číslo zakázky: 202525	HIP:	FORVIA CZ, s.r.o. Kolínská 1, 290 01 Poděbrady IČO:02992485, DIČ:CZ0299
Schválil:	Zodp. projektant:	
Tech. kontrola:	Vypracoval:	

Objednatel: Ředitelství silnic a dálnic s.p.	Katastr: Nový Hradec Králové, Vysoká nad Labem, Kraj: Královéhradecký	Datum: 10/2025	Stupeň: PDP6
Akce: I/35 směr Holice - po hr.kraje, oprava silnice - výměna svodidel		Souprava: C. příloha	D1
Část: D - DOKUMENTACE OBJEKTŮ			
Objekt: SO 102 - OPRAVA SVODIDEL			
Příloha: SITUACE, ČÁST 1	Měřítko: 1:500		