

II. ETAPA REKONSTRUKCE KANALIZACE a KČOV ZÁVADA - lokalita "PODLIŠTÍ"

SITUACE KOORDINAČNÍ 1 : 1000




SKLADBA PROJEKTU:

KOŘENOVÁ ČOV "PODLIŠTÍ"

- SO 01 - KČOV
- SO 01.1 - KČOV - elektročást
- SO 02 - PŘIVADĚČ KANALIZACE
- SO 03 - PŘÍPOJKA VODY
- SO 04 - PŘÍPOJKA NN
- SO 05 - ÚPRAVA POTOKA
- SO 06 - VÝMĚNA PROPUSTKU

INŽ. SÍŤE - STÁVAJÍCÍ (NEZAMĚŘENÉ)

- SILNOPROUD NN NADZEMNÍ
- PLYN STL (RWE GasNet s.r.o.)

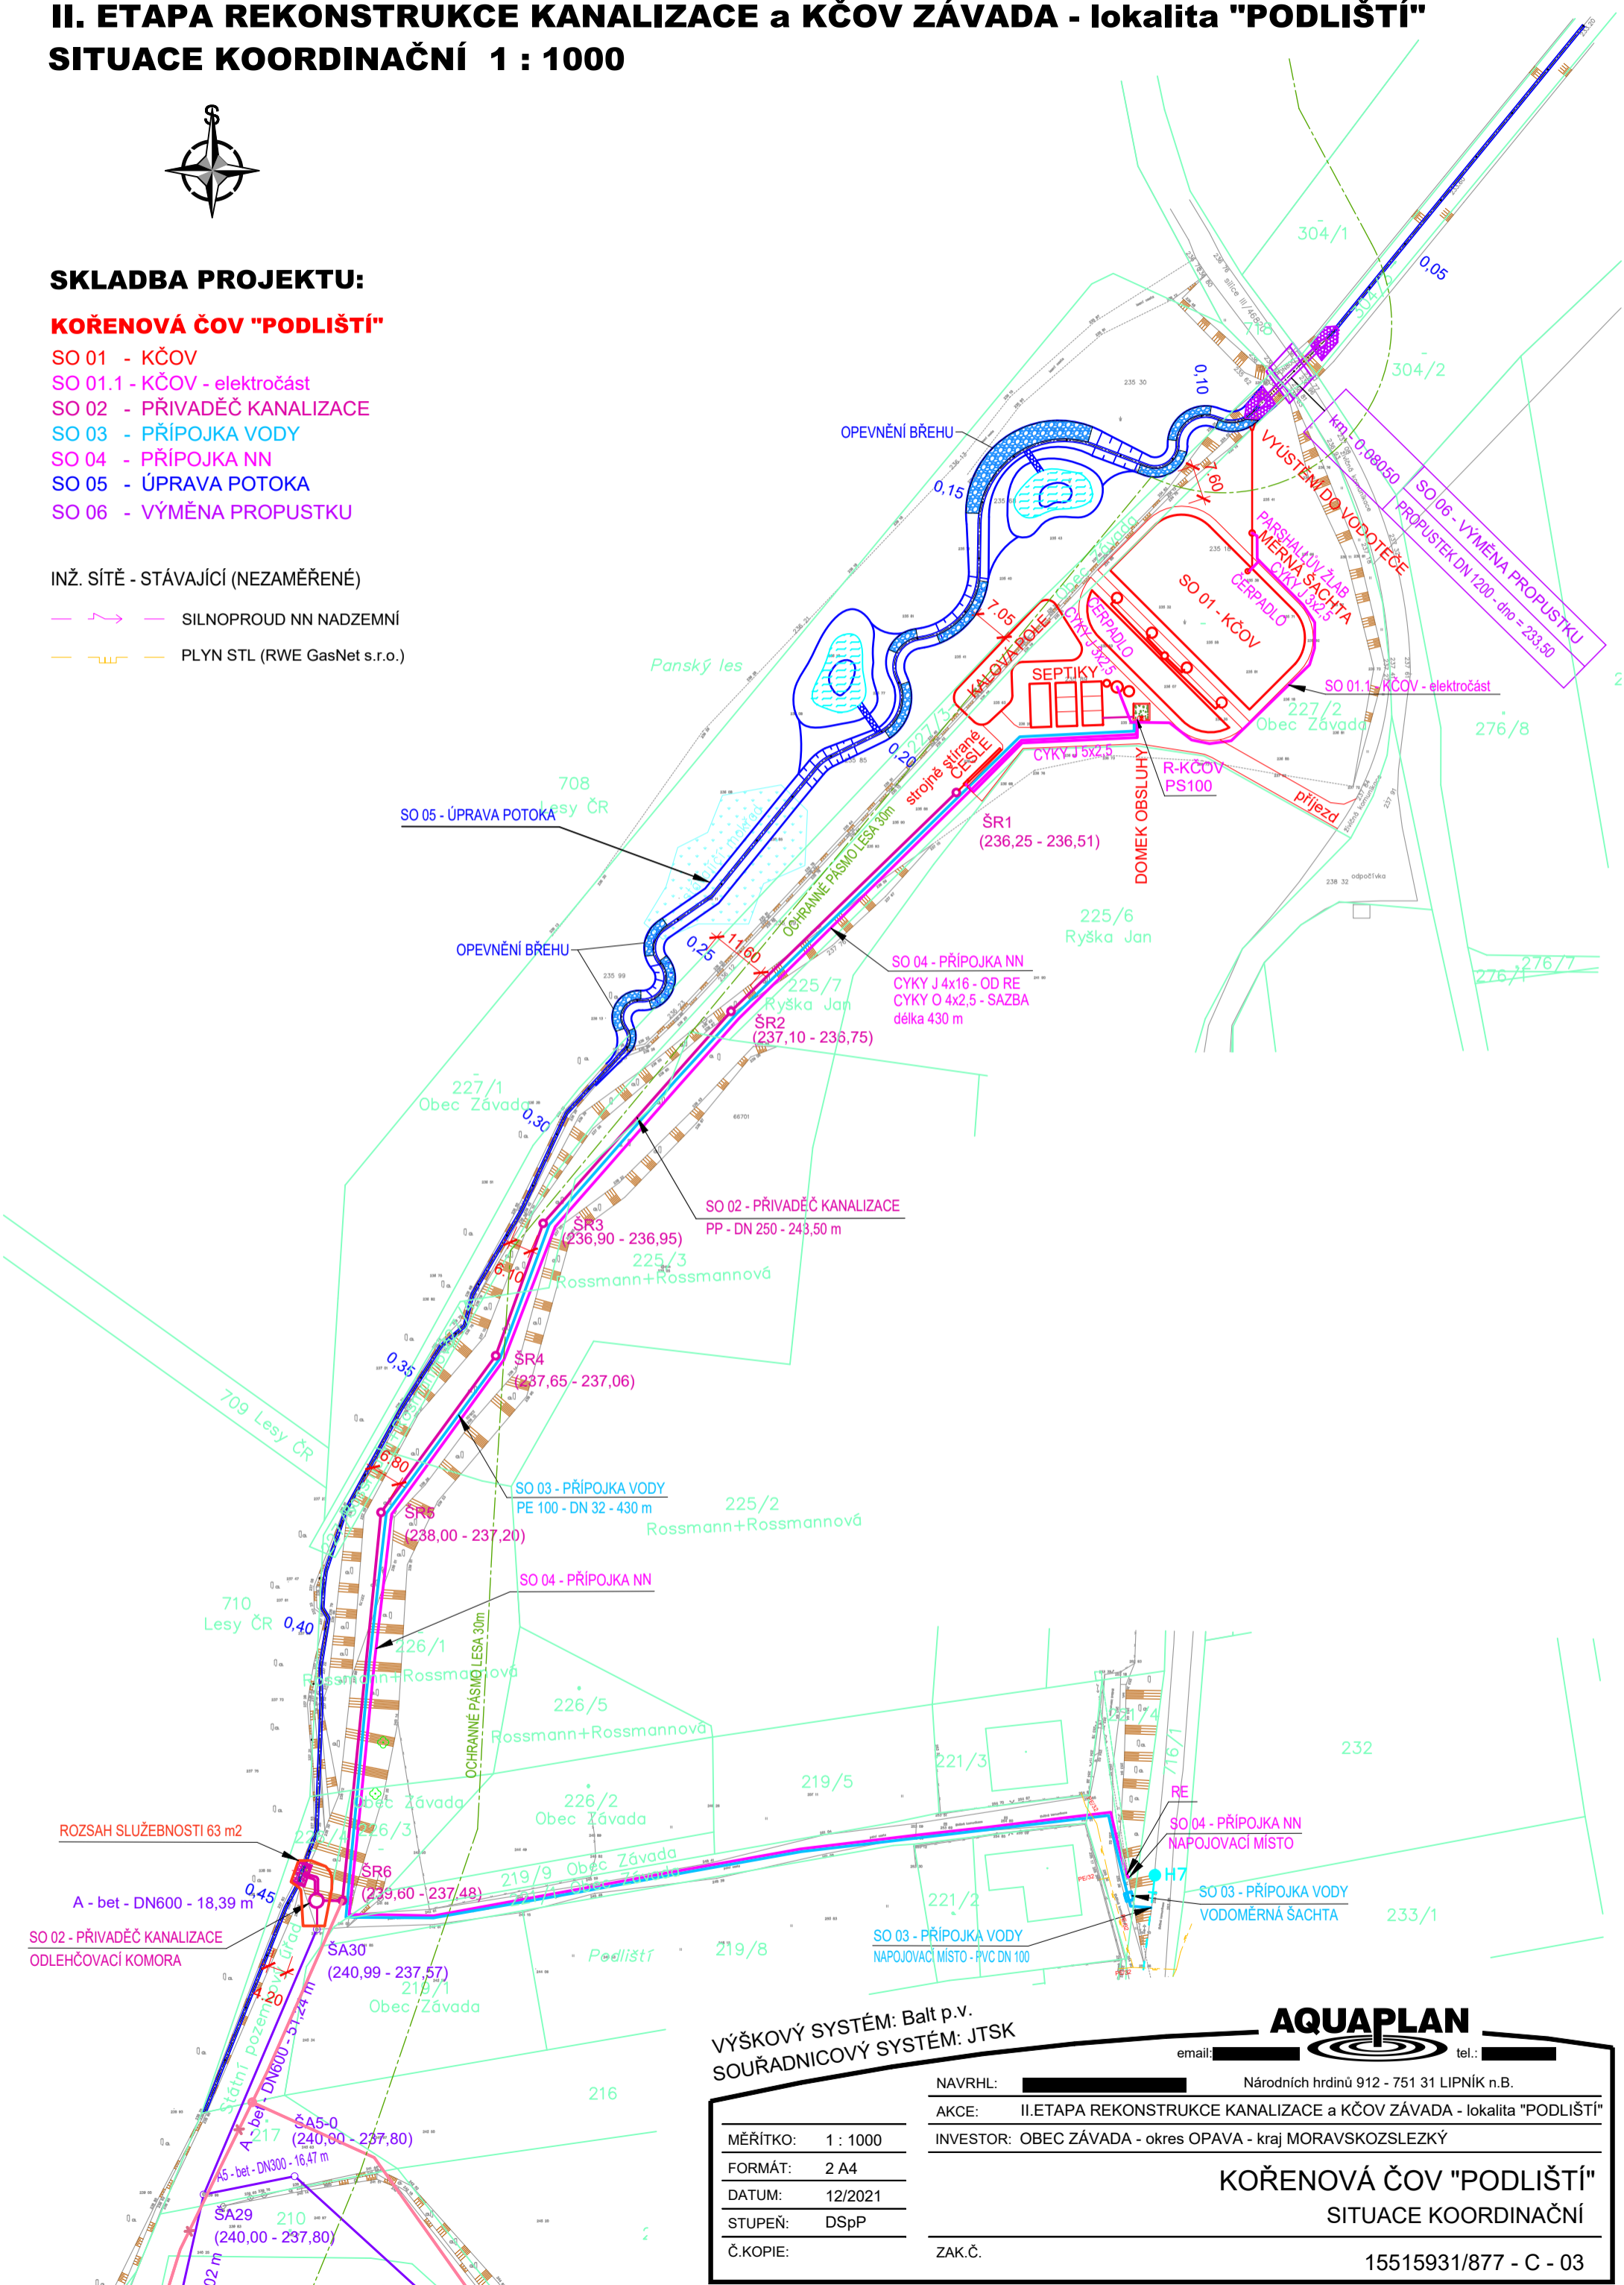

AQUAPLAN

email: [redacted] tel.: [redacted]

NAVRHL: [redacted] Národních hrdinů 912 - 751 31 LIPNÍK n.B.

AKCE: II. ETAPA REKONSTRUKCE KANALIZACE a KČOV ZÁVADA - lokalita "PODLIŠTÍ"

INVESTOR: OBEC ZÁVADA - okres OPAVA - kraj MORAVSKOZSLEZKÝ

MĚŘÍTKO: 1 : 1000

FORMÁT: 2 A4

DATUM: 12/2021

STUPEŇ: DSpP

Č.KOPIE:

ZAK.Č.

KOŘENOVÁ ČOV "PODLIŠTÍ"
 SITUACE KOORDINAČNÍ

15515931/877 - C - 03