

- CETIN**
- Stávající HDPE
 - Výměna stávajícího vedení
 - Nová trasa
 - Nová přípojka do 100 m
- Inženýrské sítě**
- Ostatní sdělovací vedení CETIN
 - Sběhováč vedení BKOM
 - Podzemní vedení NN EGD
 - Nadzemní vedení NN EGD
 - Podzemní vedení VN EGD
 - Nadzemní vedení VN EGD
 - MTL plynové vedení Gaset
 - STL projektované Gaset
 - STL projektované Gaset
 - VTL plynové vedení Gaset
 - Vodovodní řád a přípojky BVAK
 - Kanalizační řád a přípojky BVAK
 - SK veřejného osvětlení BKOM
 - Rekonstrukce povrchu

Název stavby: FTTX_M_SuperFib_Mokrá_Hora_L_BRMOKL_UR+PD

Investor: Cetin a. s.
Českomoravská 2510/19
190 00 Praha 9 - Vysočany
IČ: 04084053

Zpracovatel:


Každík:

Rozsah dokumentace: Povolení stavby

Soubor: Koordinační situační výkres
katastrální území: Mokrá Hora [611701]

Obec: Brno

ZKAA 1:500 30.03.2025 S-JTSK C.3.1

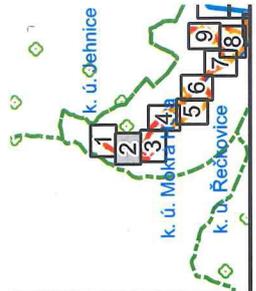

CETIN

- Sávající HDPE
- Výměna stávajícího vedení
- Nová trasa
- Nová přípojka do 100 m

Intenzivní sítě

- Ostatní sábované vedení CETIN
- Sábované vedení BKOM
- Podzemní vedení NN E.GD
- Podzemní vedení VN E.GD
- Podzemní vedení VN E.GD
- Podzemní vedení VN E.GD
- NTL Plynové vedení Gasnet
- STL Plynové vedení Gasnet
- STL Plynové vedení Gasnet
- STL Plynové vedení Gasnet
- VTL Plynové vedení Gasnet
- Vodovodní řád a přípojky BVAK
- Kanalizační řád a přípojky BVAK
- SK veřejného osvětlení BKOM
- Rekonstrukce povrchu


Investor:
Cetin a. s.
Křižovatka 2510/19
180 00 Praha 9 – Vysočany
IČ: 04084063

Zpracovatel:
[Logo]

Razítko:
[Redacted]

Název stavby:
FTTX_M_Superb_Mokrá_Hora_BRNOKL_UR_IPD

Rozsah dokumentace: Povolení st.
Soubor: Koordinační situace
Katastrální území: Mokrá Hora
Obec: Brno
ZxM 1:500 30

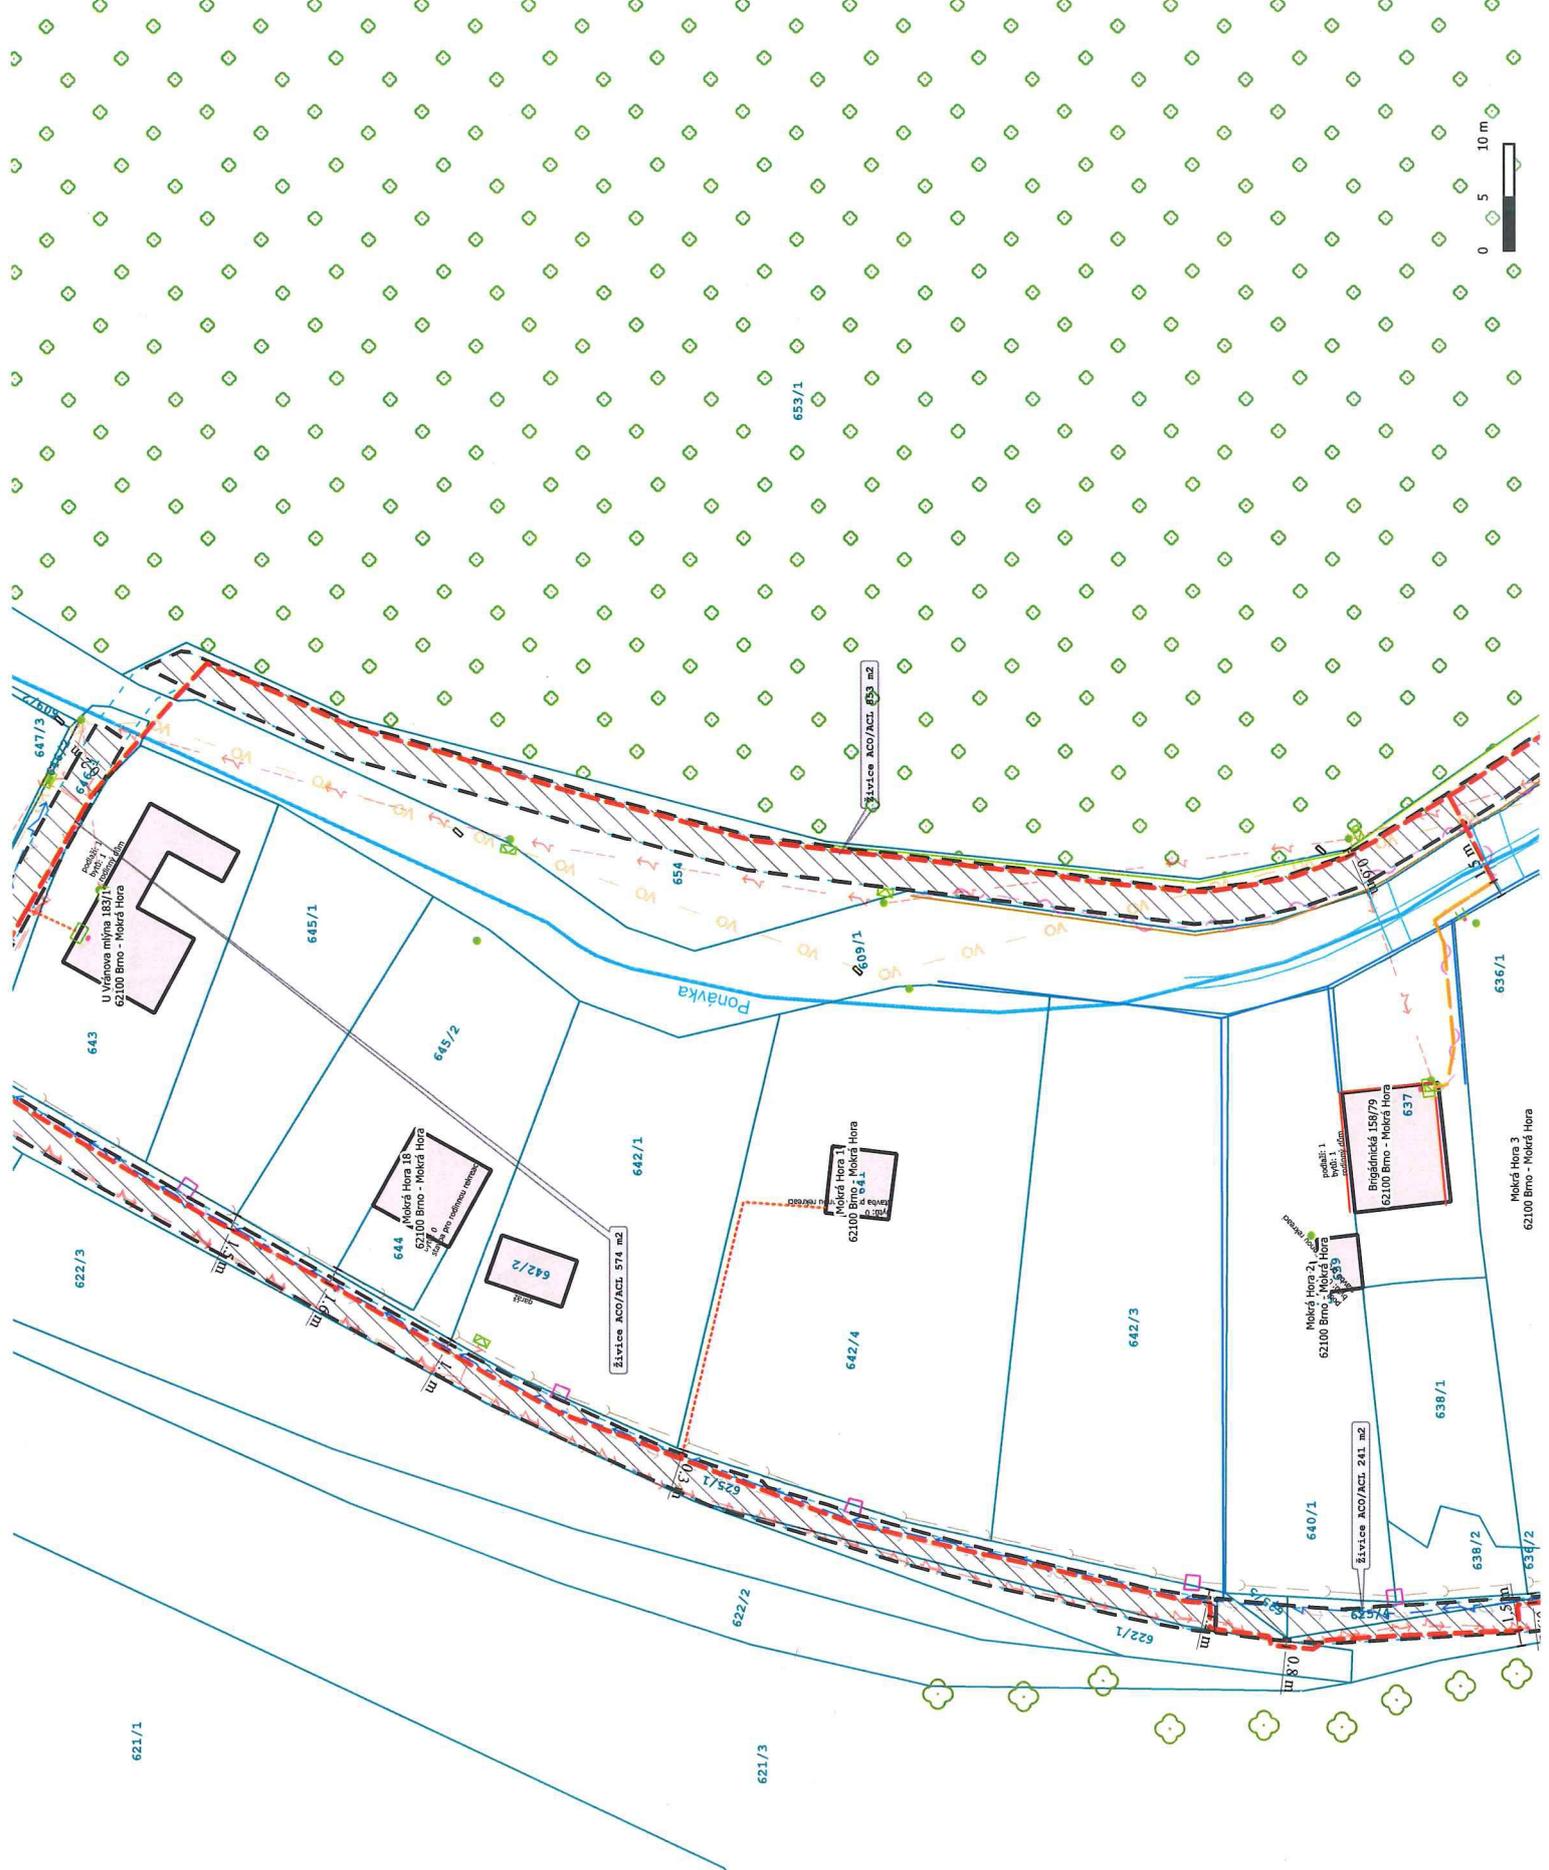



CETIN	
	Sávající HDPE
	Výměna stávajícího vedení
	Nová trasa
	Nová přípojka do 100 m
	Intermytické síťe
	Ostatní sábovací vedení CETIN
	Sábovací vedení BKOM
	Podzemní vedení NN E.GD
	Podzemní vedení NN E.GD
	Podzemní vedení VN E.GD
	Podzemní vedení VN E.GD
	Podzemní vedení VN E.GD
	STL plynové vedení Gasnet
	STL plynové vedení Gasnet
	STL plynové vedení Gasnet
	VTL plynové vedení Gasnet
	Vodovodní řád a přípojky BVAK
	Kanalizační řád a přípojky BVAK
	SK veřejného osvětlení BKOM
	Rekonstrukce porouch


Název stavby: FTTK_M_Supercell_Mokrá_Hora_BRKOM_LRA_PD


Investor: CETIN

Číslo a. s. 2510/19
 Česká komerční banka
 190 00 Praha 9 - Vysečany
 IČ: 04084063

Zpracovatel: [Redacted]

Rozsah dokumentace: Povolení stavby
 Soubor: Koordinační situační výkres
 Katastrální území: Mokrá Hora [611701]
 Obec: Brno
 Znač. 1:500 | 30.03.2025 | S-JTSK | C.3.3

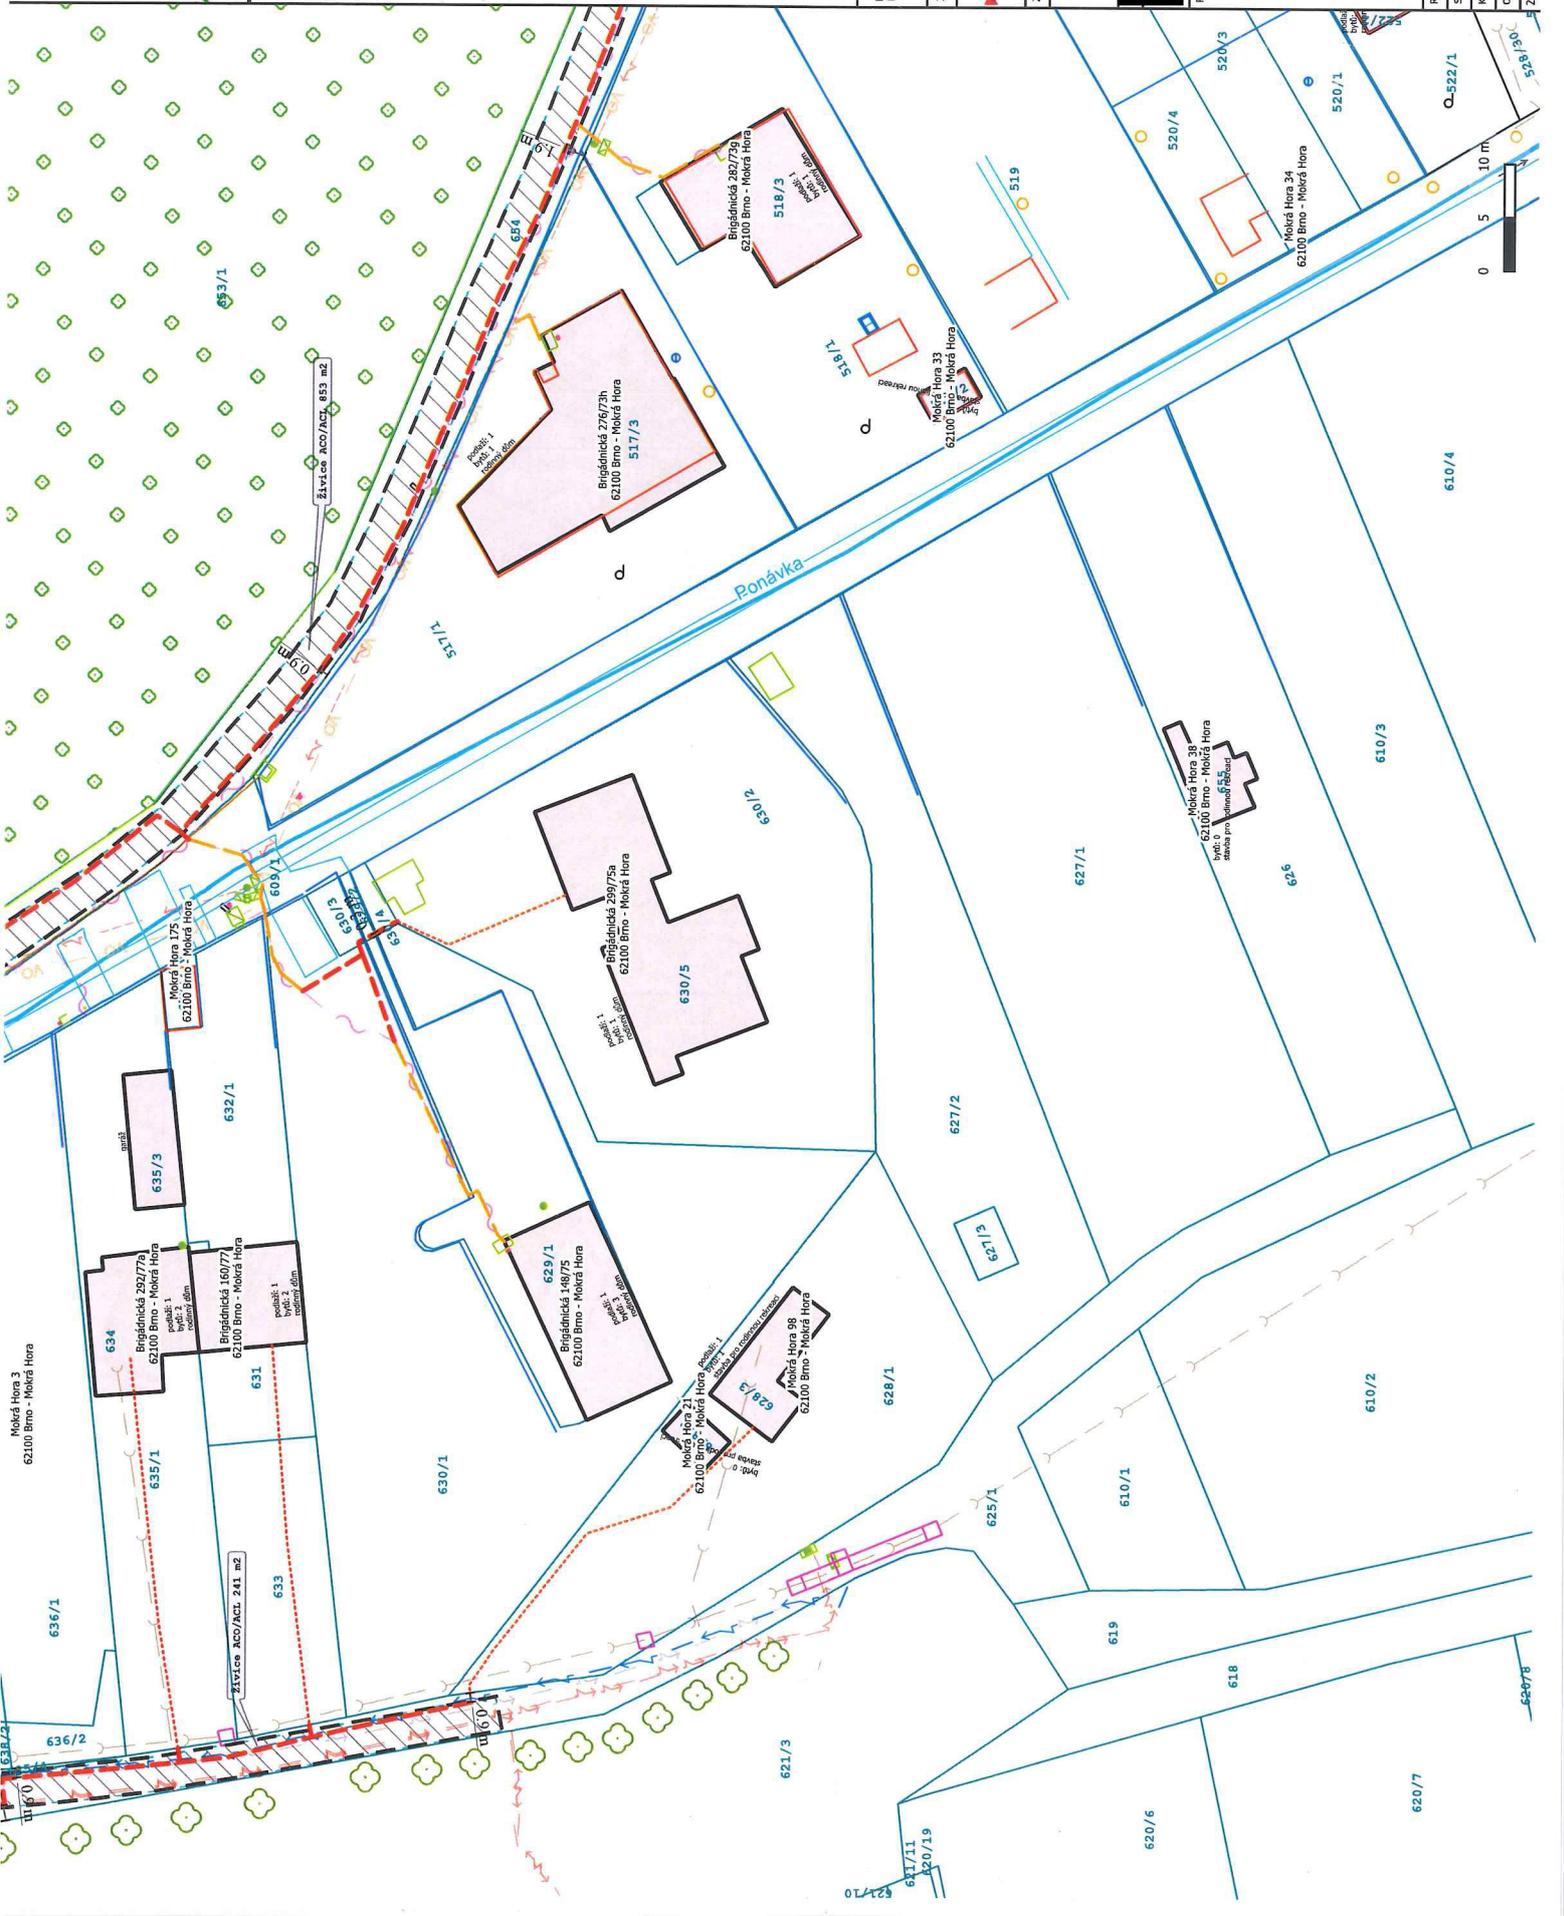

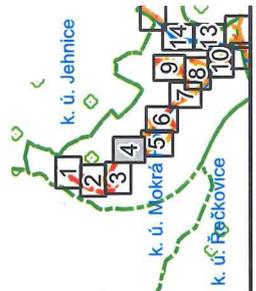

CETIN

- Svázející HDPE
- Výměna stávajícího vedení
- Nová trasa
- Nová přípojka do 100 m

Intenzivní sítě

- Ostatní sálávací vedení CETIN
- Sálávací vedení BKCM
- Podzemní vedení NN E.GD
- Nadzemní vedení NN E.GD
- Podzemní vedení VN E.GD
- Nadzemní vedení VN E.GD
- MTL plynové vedení Gasnet
- STL plynové vedení Gasnet
- STL ropné vedení Gasnet
- VTL plynové vedení Gasnet
- Vodovodní řada a přípojky BVAK
- Kanalizační řada a přípojky BVAK
- SK veřejného osvětlení BKCM
- Rekonstrukce povrchu


Název stavby: FTTX_M_Superb_Mokrá_Hora_BRMKOL_UR-IPD

Investor: Cetin a. s. s. úř. sídlo: 2510/19, 180 00 Praha 9 - Vysočany, IČ: 04084063

Zpracovatel: [Logo]

Razbitko: [Logo]

Rozsah dokumentace: Povoření stavebního úřadu
 Soubor: koordináční situace
 Katastrální území: Mokrá Hora
 Obec: Brno
 2x A4 1:500 30

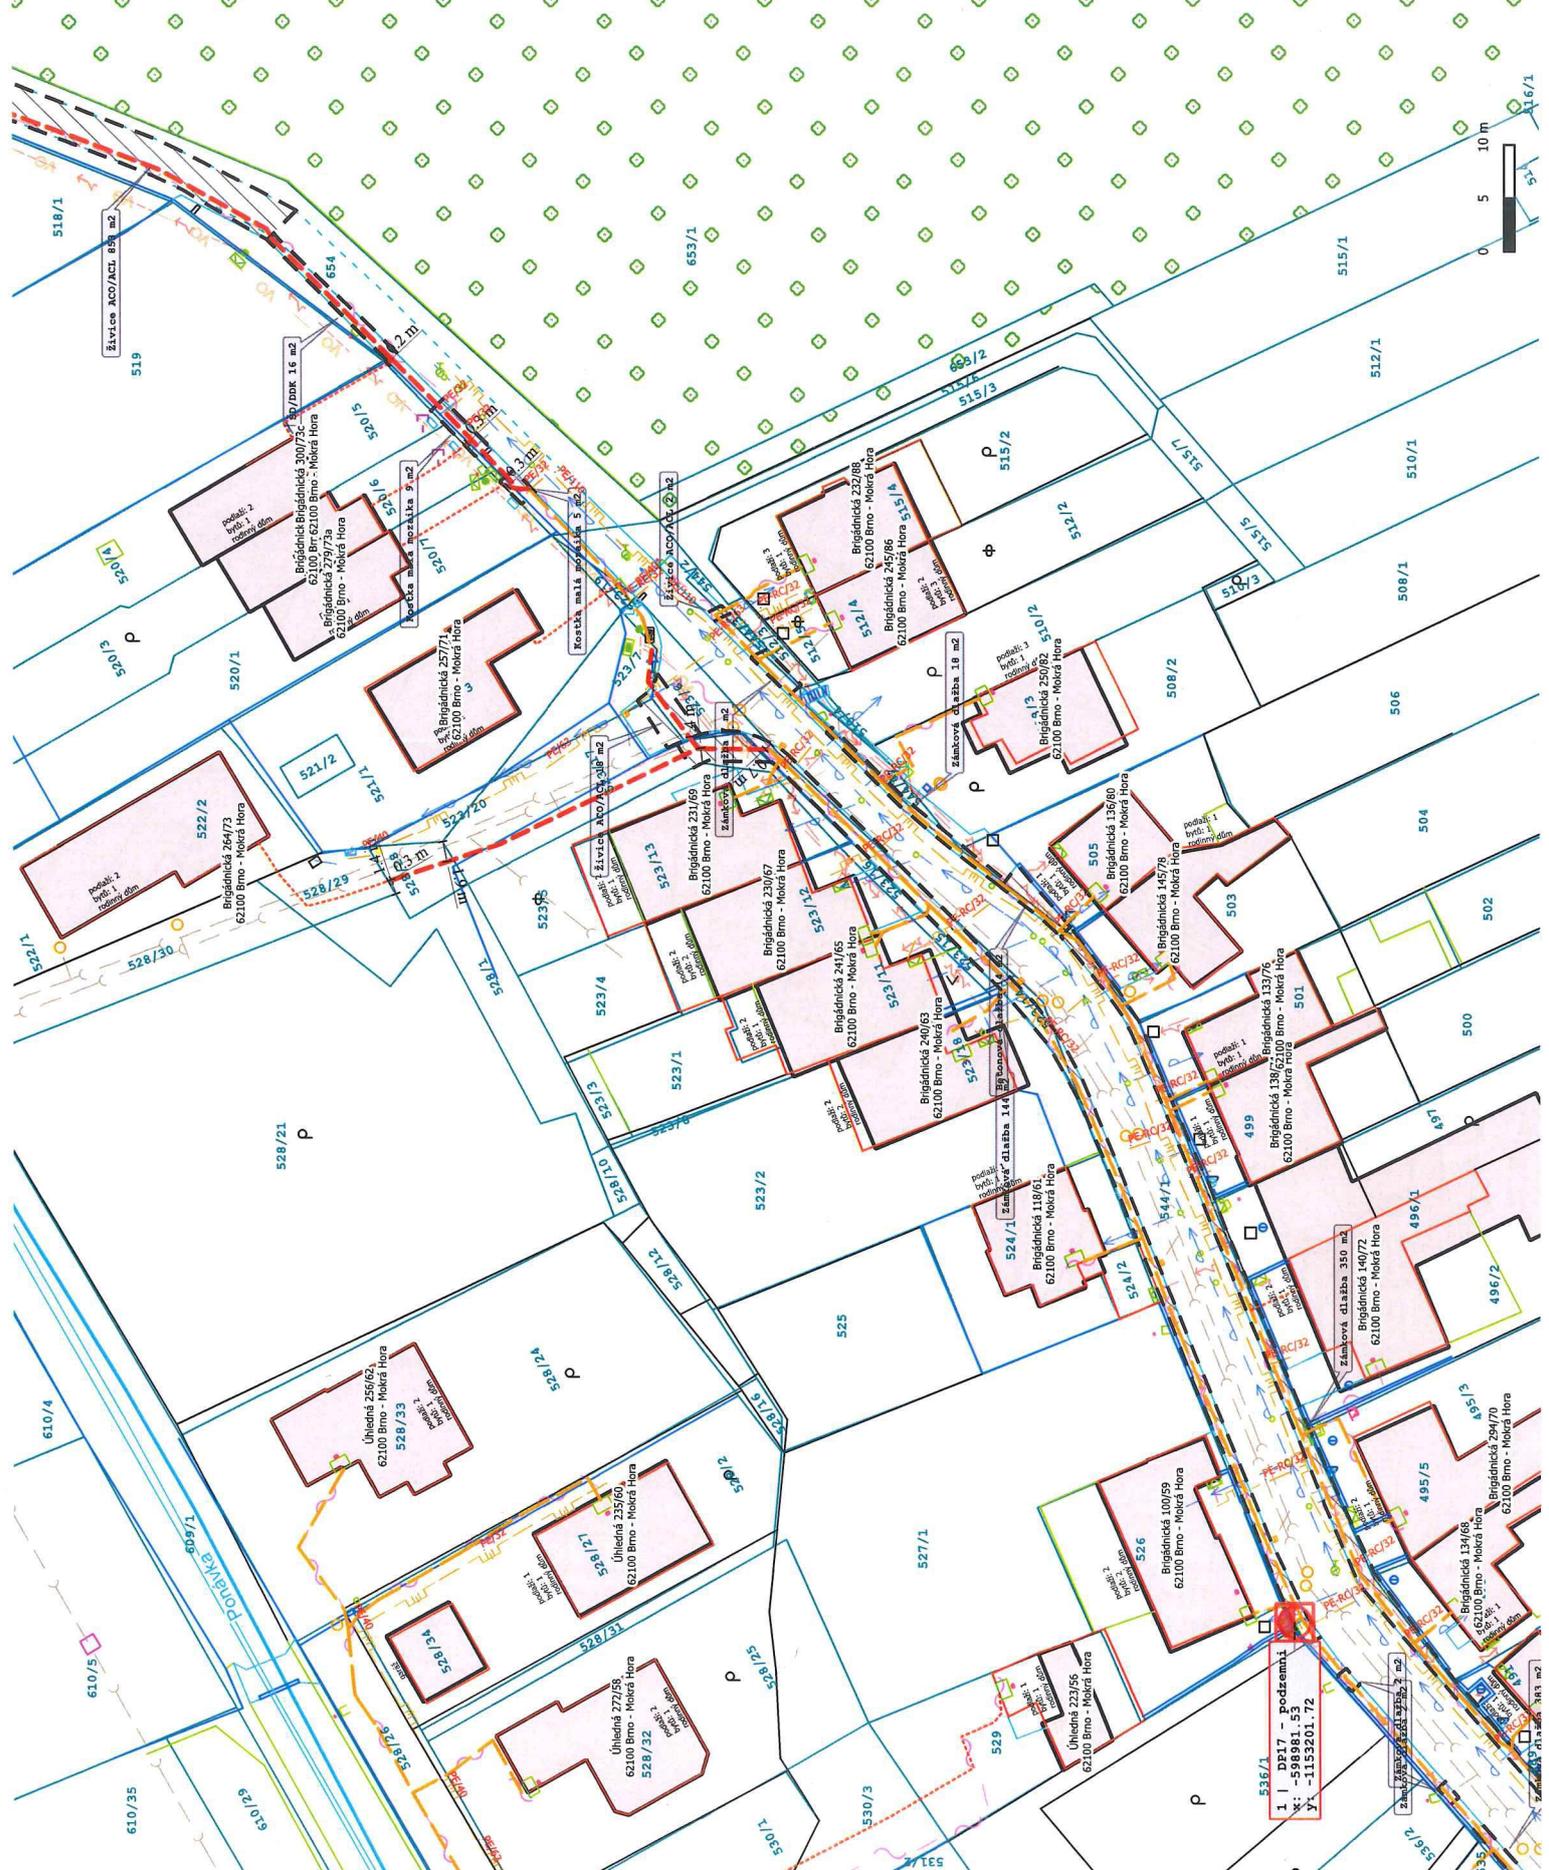

1 | DP17 - podzemní
 x: -598981.53
 y: -1153201.72



- CETIN**
- Svalovací HDPE
 - Výměna stávajícího vedení
 - Nová trasa
 - - - Nová přípojka do 100 m
- Inženýrské sítě**
- Odstraní sádlovací vedení CETIN
 - Sádlovací vedení BKOM
 - Podzemní vedení NN E.G.D
 - Neželezní vedení NN E.G.D
 - Podzemní vedení VN E.G.D
 - Neželezní vedení VN E.G.D
 - NTL plynové vedení Gasnet
 - STL plynové vedení Gasnet
 - STL projektované Gasnet
 - VTL plynové vedení Gasnet
 - Vodovodní řád a přípojky BVAK
 - Kanalizační řád a přípojky BVAK
 - Sít' veřejného osvětlení BKOM
 - Rekonstrukce povrchu

Název stavby: PTTA_C3 SUPERD_Mokrá_Hora_BRMOKL_URH_PD


Investor: CETIN a.s.
Cetina s.r.o.
Cetina s.r.o. - Vysočany
190 00 Praha 9 - Vysočany
IČ: 04084063

Zpracovatel: [Logo]

Ražitel: [Logo]

Rozsah dokumentace: Povolení stavby
Soubor: koordinační stavební výkres
Katastrální území: Mokrá Hora [612101]
Obec: Brno
ZMXX4 1:500 | 30.03.2023 | S-JTSK | C.3.5



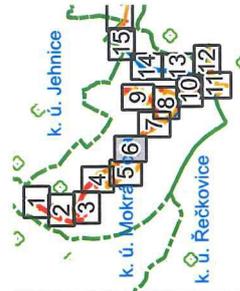


CETIN	Sávající HDPE	Osazená sábovnice vedení CETIN
	Výměna stávajícího vedení	Sábovnice vedení BKOM
	Nová trasa	Podzemní vedení NN E.GD
	Nová přípojka do 100 m	Názemní vedení NN E.GD
		Podzemní vedení VN E.GD
		Názemní vedení VN E.GD
		NTL plynové vedení Gasnet
		STL plynové vedení Gasnet
		STL propékávací Gasnet
		VTL plynové vedení Gasnet
		Vodovodní řada a přípojky BVAK
		Kanalizační řada a přípojky BVAK
		SK veřejného osvětlení BKOM
		Rekonstrukce povrchu

Název stavby: FTTX_M_Superb_mokrá_hora_BRRHOKL_JRP

Investor: CETIN a.s. s. ú. 2510/19
Čestomoravská 9 – Vyšocany
IČ: 04084083

Zpracovatel: [Logo]

Rozsah dokumentace: povolení
Soubor: koordinátní situace
katastrální území: Mokrá Hora
obec: Brno
Značka: 1:500 3P

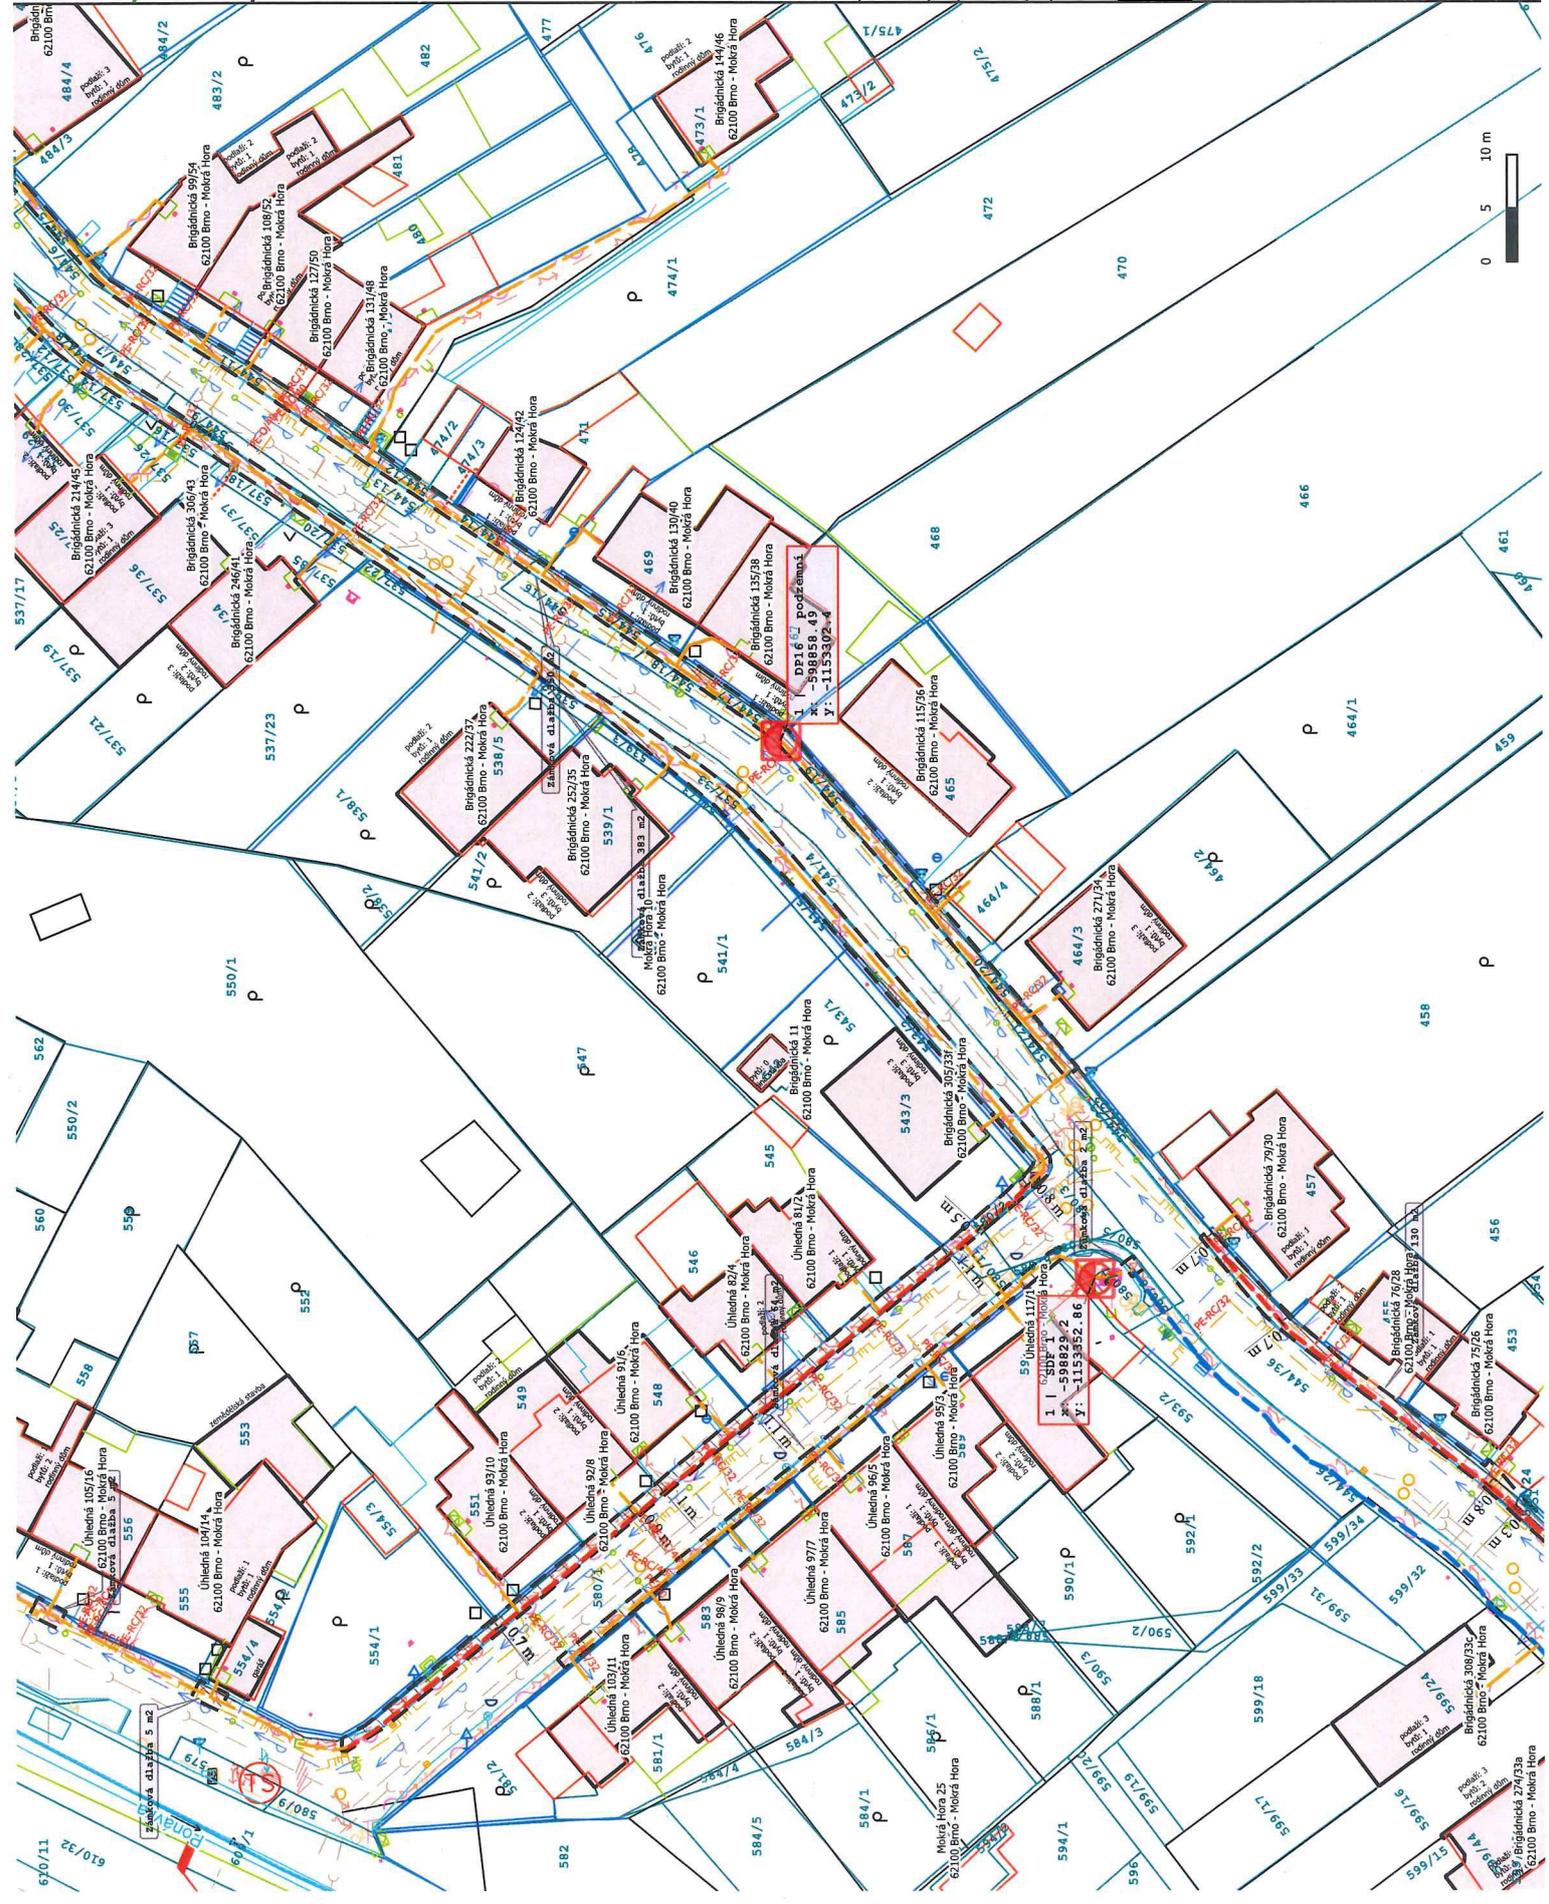



	Stávající HDPE
	Výměna stávajícího vedení
	Nová trasa
	Nová přípojka do 100 m
	Inženýrské sítě
	Osazení sdělovacím vedením CETIN
	Sdělovací vedení BK0M
	Podzemní vedení NN E.G.D
	Nadzemní vedení NN E.G.D
	Nadzemní vedení VN E.G.D
	Nadzemní vedení VN E.G.D
	NTL, příyrové vedení Gaesnet
	NTL, příyrové vedení Gaesnet
	STL, projektované Gaesnet
	STL, projektované Gaesnet
	VTV, příyrové vedení Gaesnet
	Vodovodní řada a přípojky BVAK
	Kanalizační řada a přípojky BVAK
	SK veřejného osvětlení BK0M
	Rekonstrukce porvrtu

Název stavby: FTTX_A_Superb_Mokrá_Hora_BK0MCL_UK+PD


Investor: CETIN a. s.
 CETIN, s.p.a. s úřadovnou v Praze 9 - Vysočany
 IČ: 04084063

Zpracovatel:

Ražlilko:

Rozsah dokumentace: Povolení stavby
 Soubor: Koordinační situační výkres
 Katastrální území: Mokrá Hora [611701]
 Obec: Brno
 ZMAM 1:500 | 30.03.2025 | S-JTSK | C.3.7



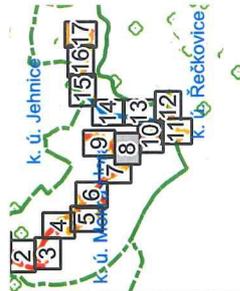

	Sávající HDPE
	Výměna stávajícího vedení
	Nová trasa
	Nová přípojka do 100 m
	Intenzivní síť
	Osazení sávkového vedení CETIN
	Sávkové vedení BKOM
	Podzemní vedení NN EGD
	Nádrzemní vedení NN EGD
	Podzemní vedení VN EGD
	Nádrzemní vedení VN EGD
	NTL plynové vedení Gasnet
	STL plynové vedení Gasnet
	STL propojovací Gasnet
	VTL plynové vedení Gasnet
	Vedrostřední řád a přípojky BVAK
	Kanalizační řád a přípojky BVAK
	SK veřejného osvětlení BKOM
	Rekonstrukce povrchu


Název stavby: PTTX_M_Superb_Mokra_Hora_BRNOUK1_UK-PP

Investor: CETIN a. s. sídlo: 2510/19, 190 00 Praha 9 – Vysočany IČ: 04084063

Zpracovatel: [Logo]


Ražítiko: [Redacted]

Rozsah dokumentace: povolení stavebního úřadu
 Soubor: koordináční situace
 Katastrální území: Mokrá Hora
 Obec: Brno
 ZmX4 1:500 30

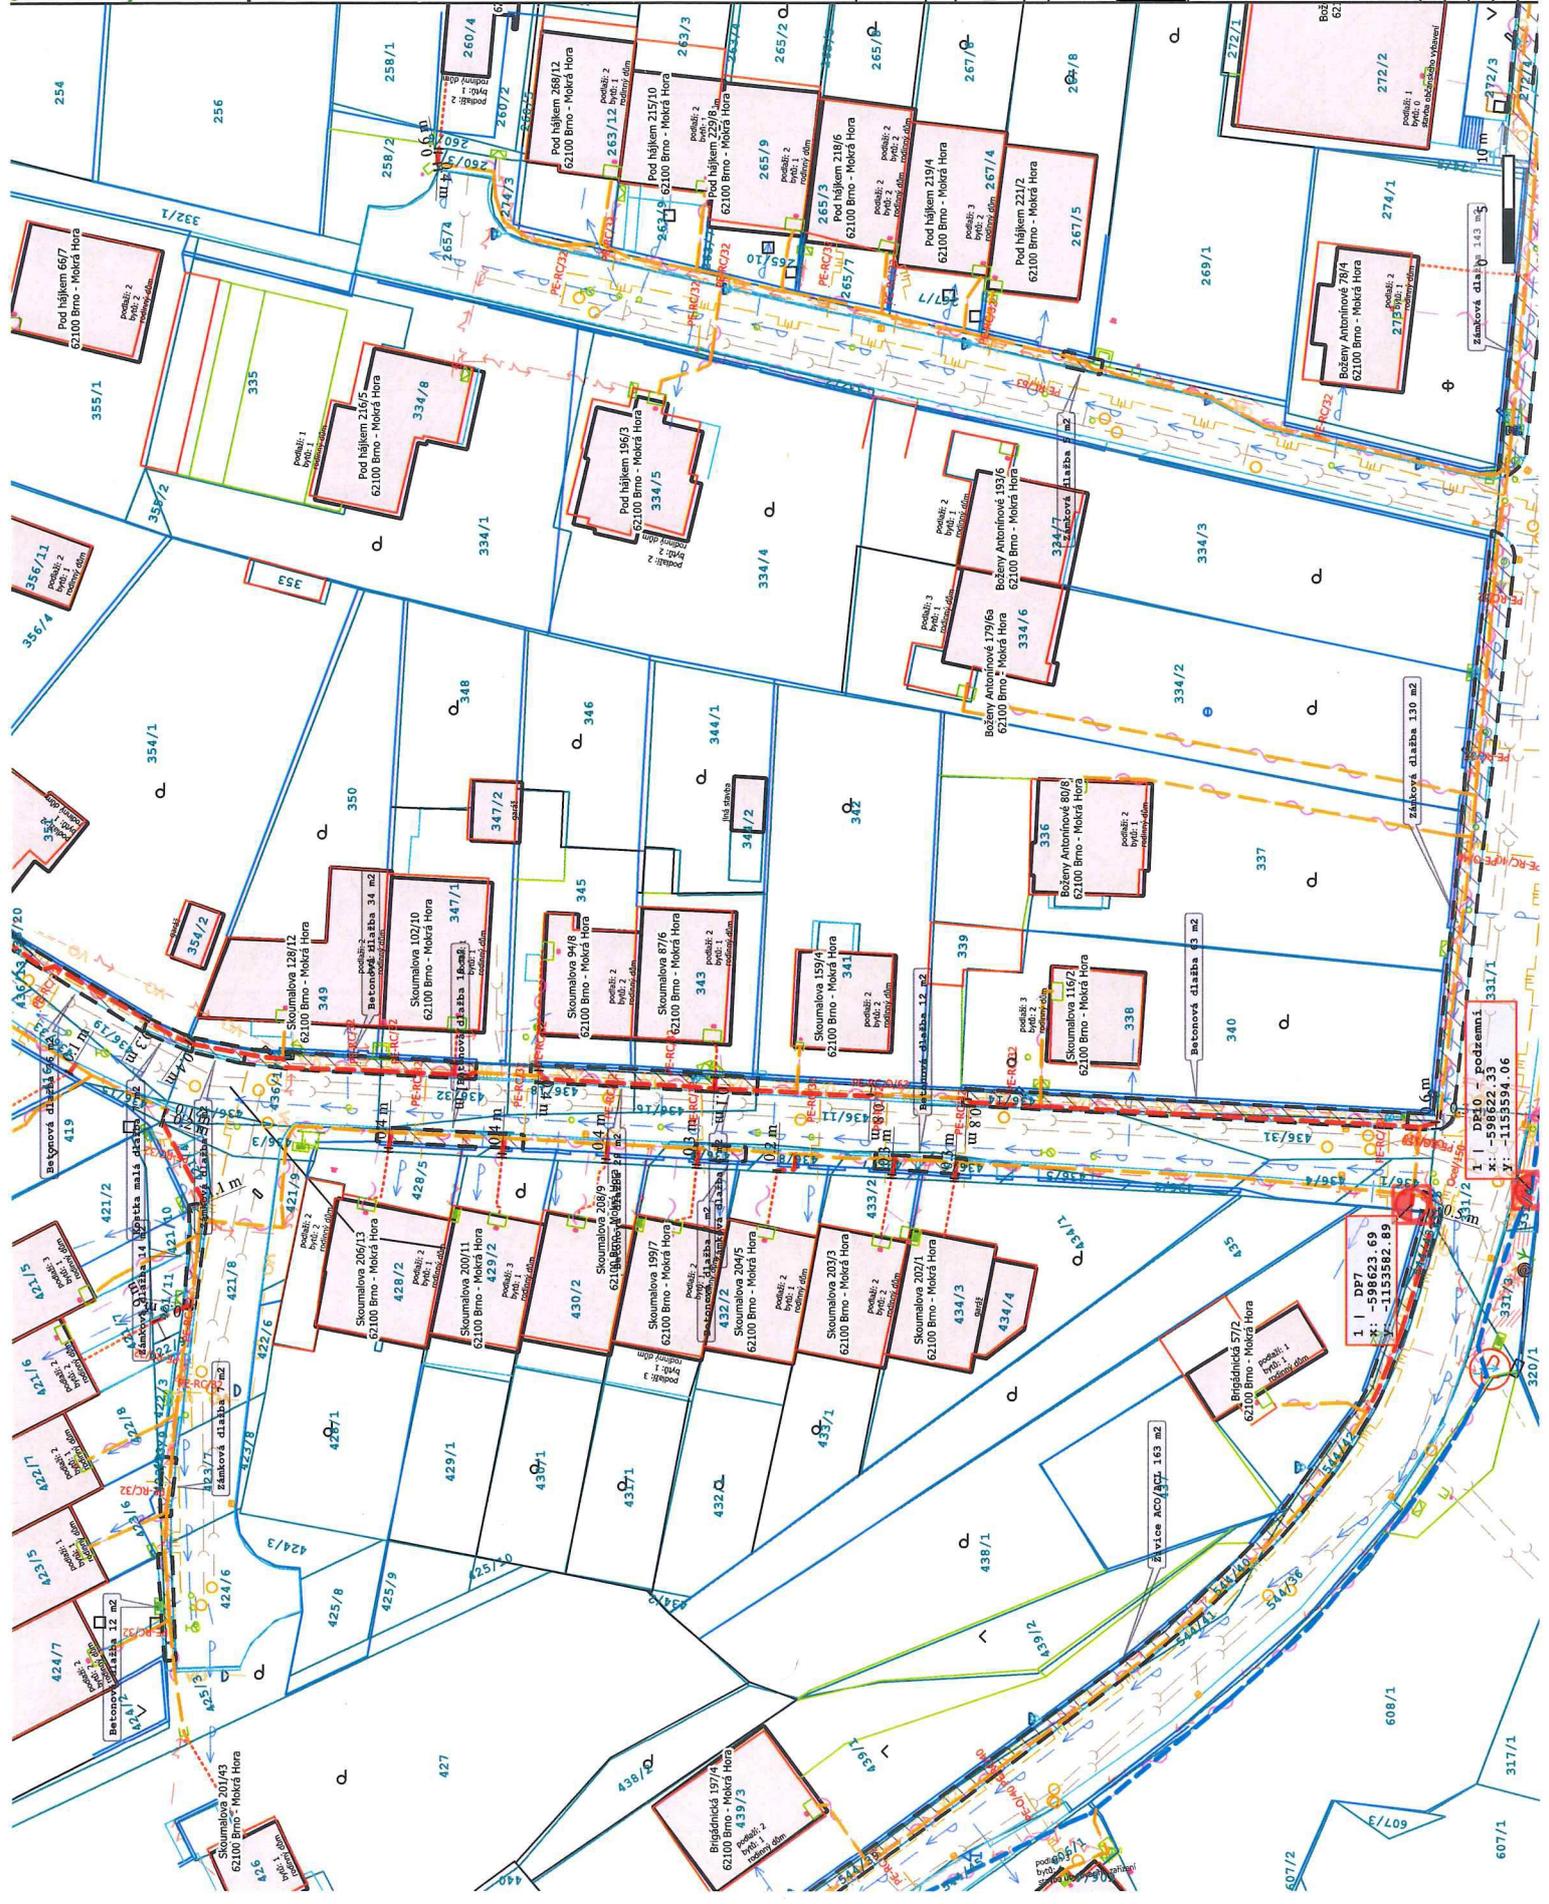

1 | DP10 - Podzemní
 X: -598622.33
 Y: -1159594.06

1 | DP7
 X: -598623.69
 Y: -1153582.89

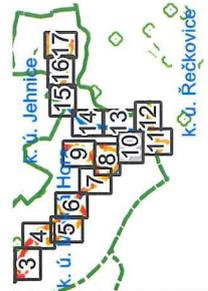

CETIN

- Sávající HDPE
- Výměna stávajícího vedení
- Nová trasa
- Nová přípojka do 100 m

Inženýrské síť

- Osazení sítě vodovodní vedení CETIN
- Sdílečnické vedení BKOH
- Podzemní vedení NN EGD
- Nadzemní vedení NN EGD
- Podzemní vedení VN EGD
- Nadzemní vedení VN EGD
- NTL plynové vedení Gasnet
- STL plynové vedení Gasnet
- STL projektované Gasnet
- VTL plynové vedení Gasnet
- Vodovodní řád a přípojky BVAK
- Kanalizační řád a přípojky BVAK
- SK veřejného osvětlení BKOH
- Rekonstrukce povrchu

Název stavby: FTX_M_Superb_Mokrá_Hora_BROK_UH-PP

Investor: CETIN

Zpracovatel: [Logo]

Razítelko: [Signature]

Cetin a. s., 2510/19
 Čestoměřská 3 - Vysočany
 IČ: 00084063


Rozsah dokumentace: Povolení
 Soubor: Koordinační situace
 katastrální území: Mokrá Hora
 Obec: Brno
 2x A4 1:500 3P




k. ú. Rečkovice

	Stávající HDPE
	Výměna stávajícího vedení
	Nová trasa
	Nová přípojka do 100 m
Inženýrské sítě	
	Období sčítavací vedení CETIN
	Sčítavací vedení BROM
	Podzemní vedení NN EGD
	Nadzemní vedení NN EGD
	Podzemní vedení VN EGD
	Nadzemní vedení VN EGD
	VTL plynové vedení Gagnet
	STL projektované Gagnet
	VTL plynové vedení Gagnet
	Vodovodní řád a přípojky BVAK
	Kanalizační řád a přípojky BVAK
	Sik. veřejného osvětlení BROM
	Rekonstrukce povrchu

Název stavby:	FTTX_M_Superb_Mokrá_Hora_BRNOKL_UR+PD
Investor:	Cetin a. s. Českomoravská 2510/19 602 00 Brno - Střeziměř IČ: 04084063
Zpracovatel:	
Razítko:	
Rozsah dokumentace:	Povolení stavby
Soubor:	Koordinační situační výkres Katastrální území: Rečkovice [010106]; Mokrá Hora [021070]
Obec:	Brno
ZxA4	1:500
30.03.2025	S-JTSK
C.3.1.1	

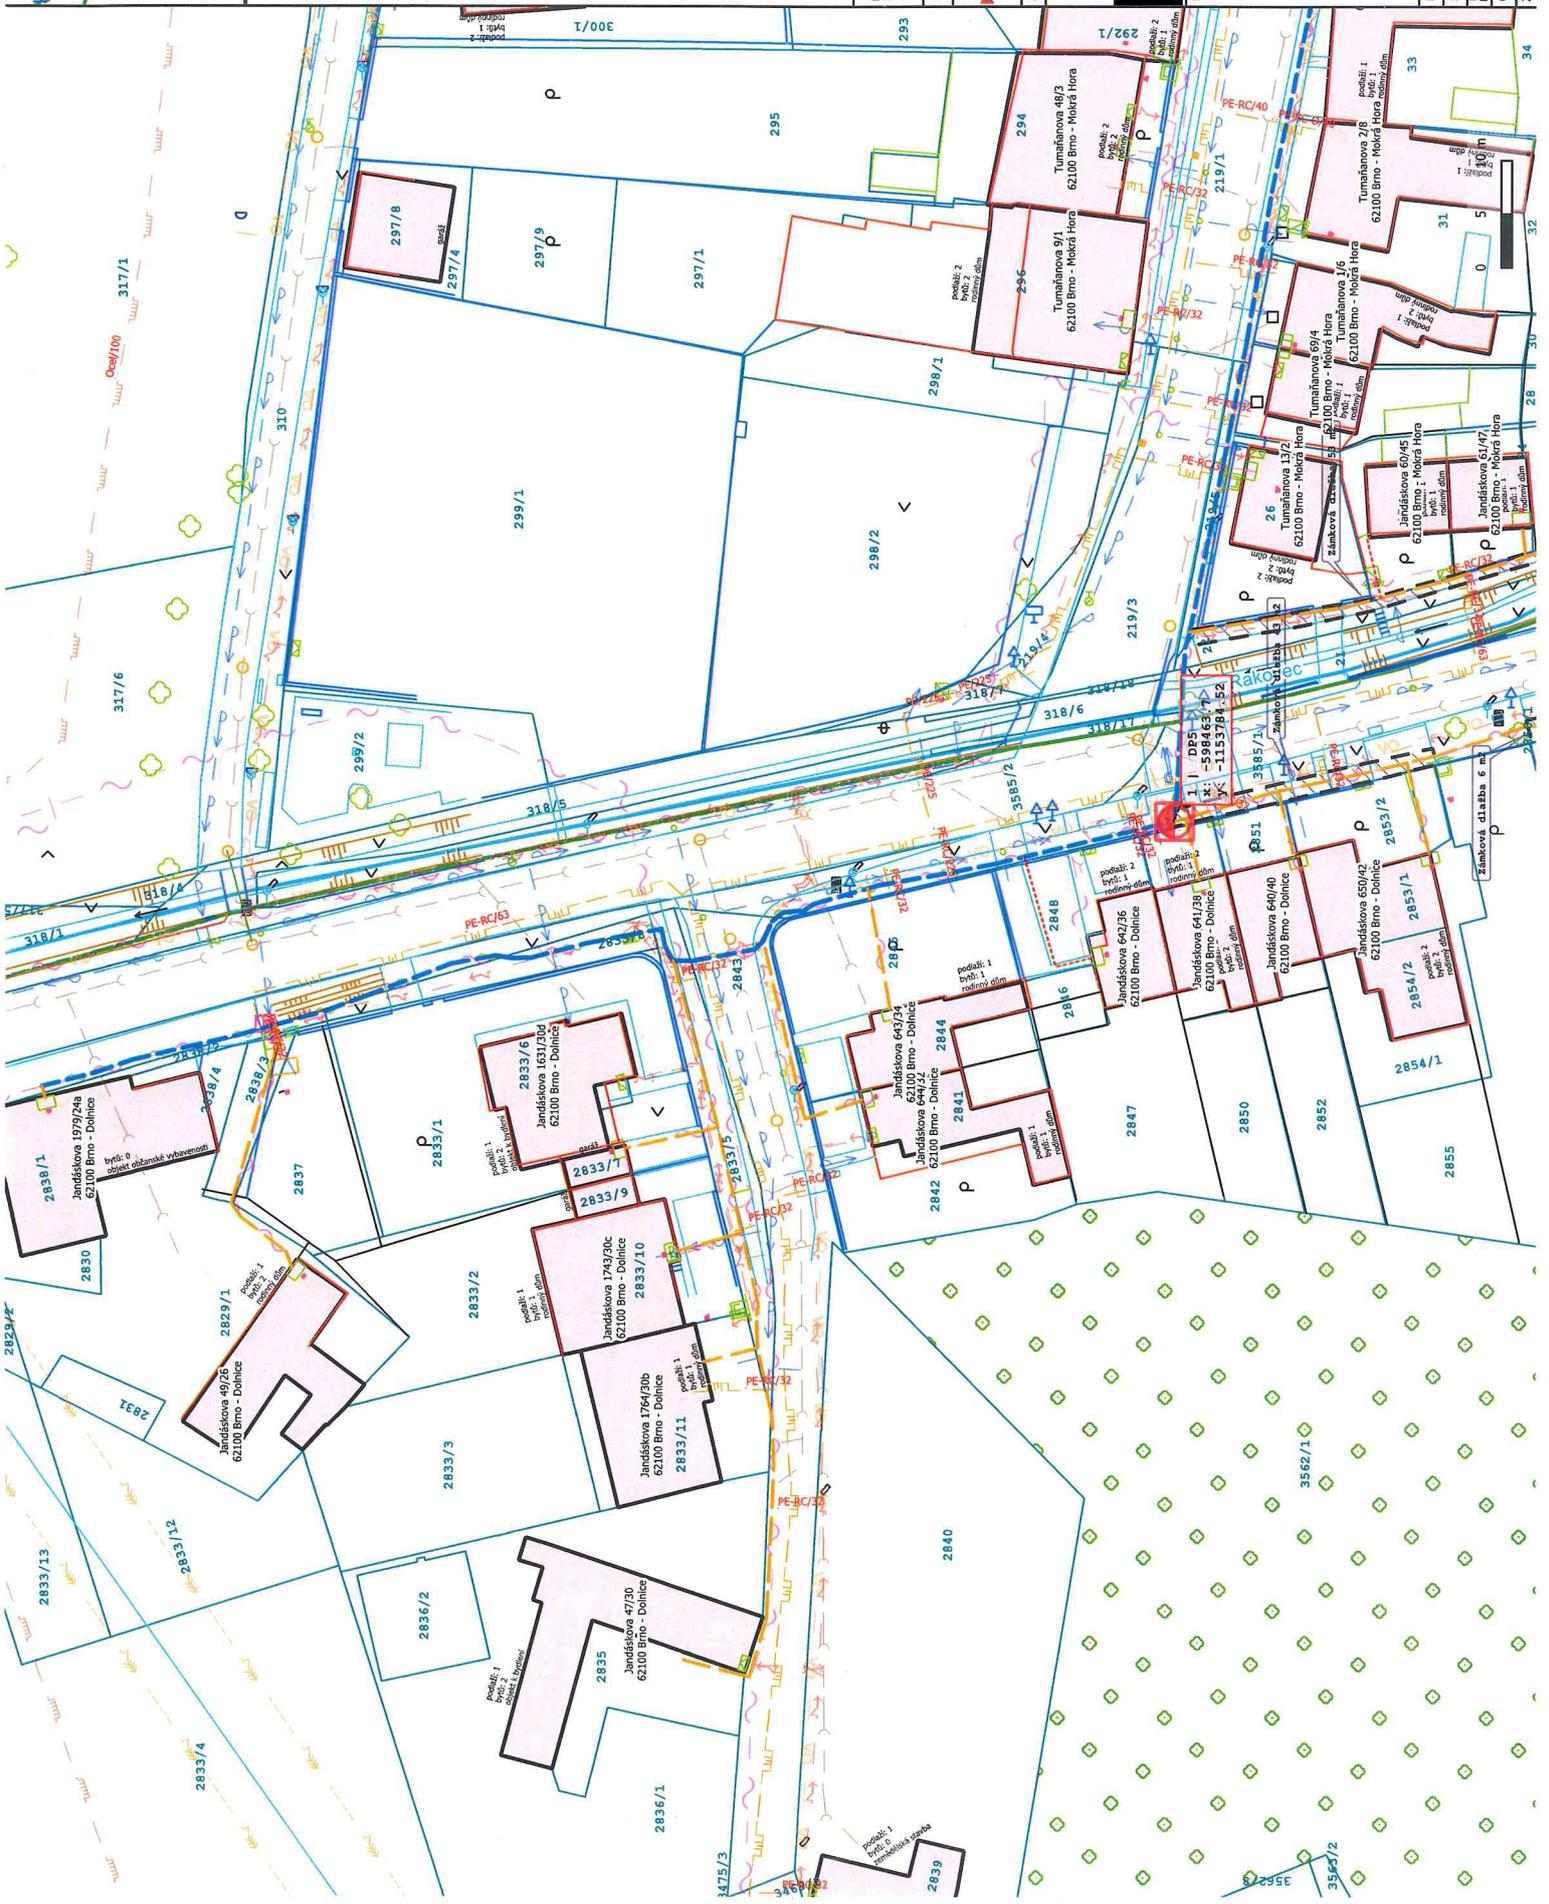

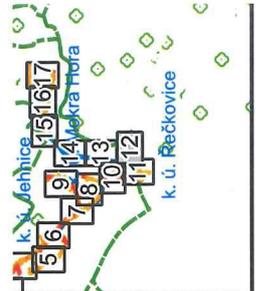

CETIN

- Sávající HDPE
- Výměna stávajícího vedení
- Nová trasa
- Nová přípojka do 100 m

Inženýrská síť

- Ostatní sábovací vedení CETIN
- Sábovací vedení BKCM
- Podzemní vedení NN E.GD
- Názemní vedení NN E.GD
- Podzemní vedení VN E.GD
- Názemní vedení VN E.GD
- NTL plynové vedení Gasnet
- STL plynové vedení Gasnet
- STL propokované Gasnet
- VTL plynové vedení Gasnet
- Vodovodní řád a přípojky BVAK
- Kanalizační řád a přípojky BVAK
- SK veřejného osvětlení BKCM
- Rekonstrukce povrchu

Název stavby:
FTTX_M_Superb_Mokrá_Hora_BRRIOKL_UR_PP


Investor:
CETIN


Zpracovatel:

Razítko:

Cetina a. s.
Cestomoravská 5110/19
62100 Brno - Vysocany
IČ: 04084083

Rozsah dokumentace: povolení
Soubor: koordinační situace
K3535/F3/1/1/1/2/0/0/1 - Rečkovice
Mokrá Hora [611701]
Obec: Brno
ZxA4 1:500 3/

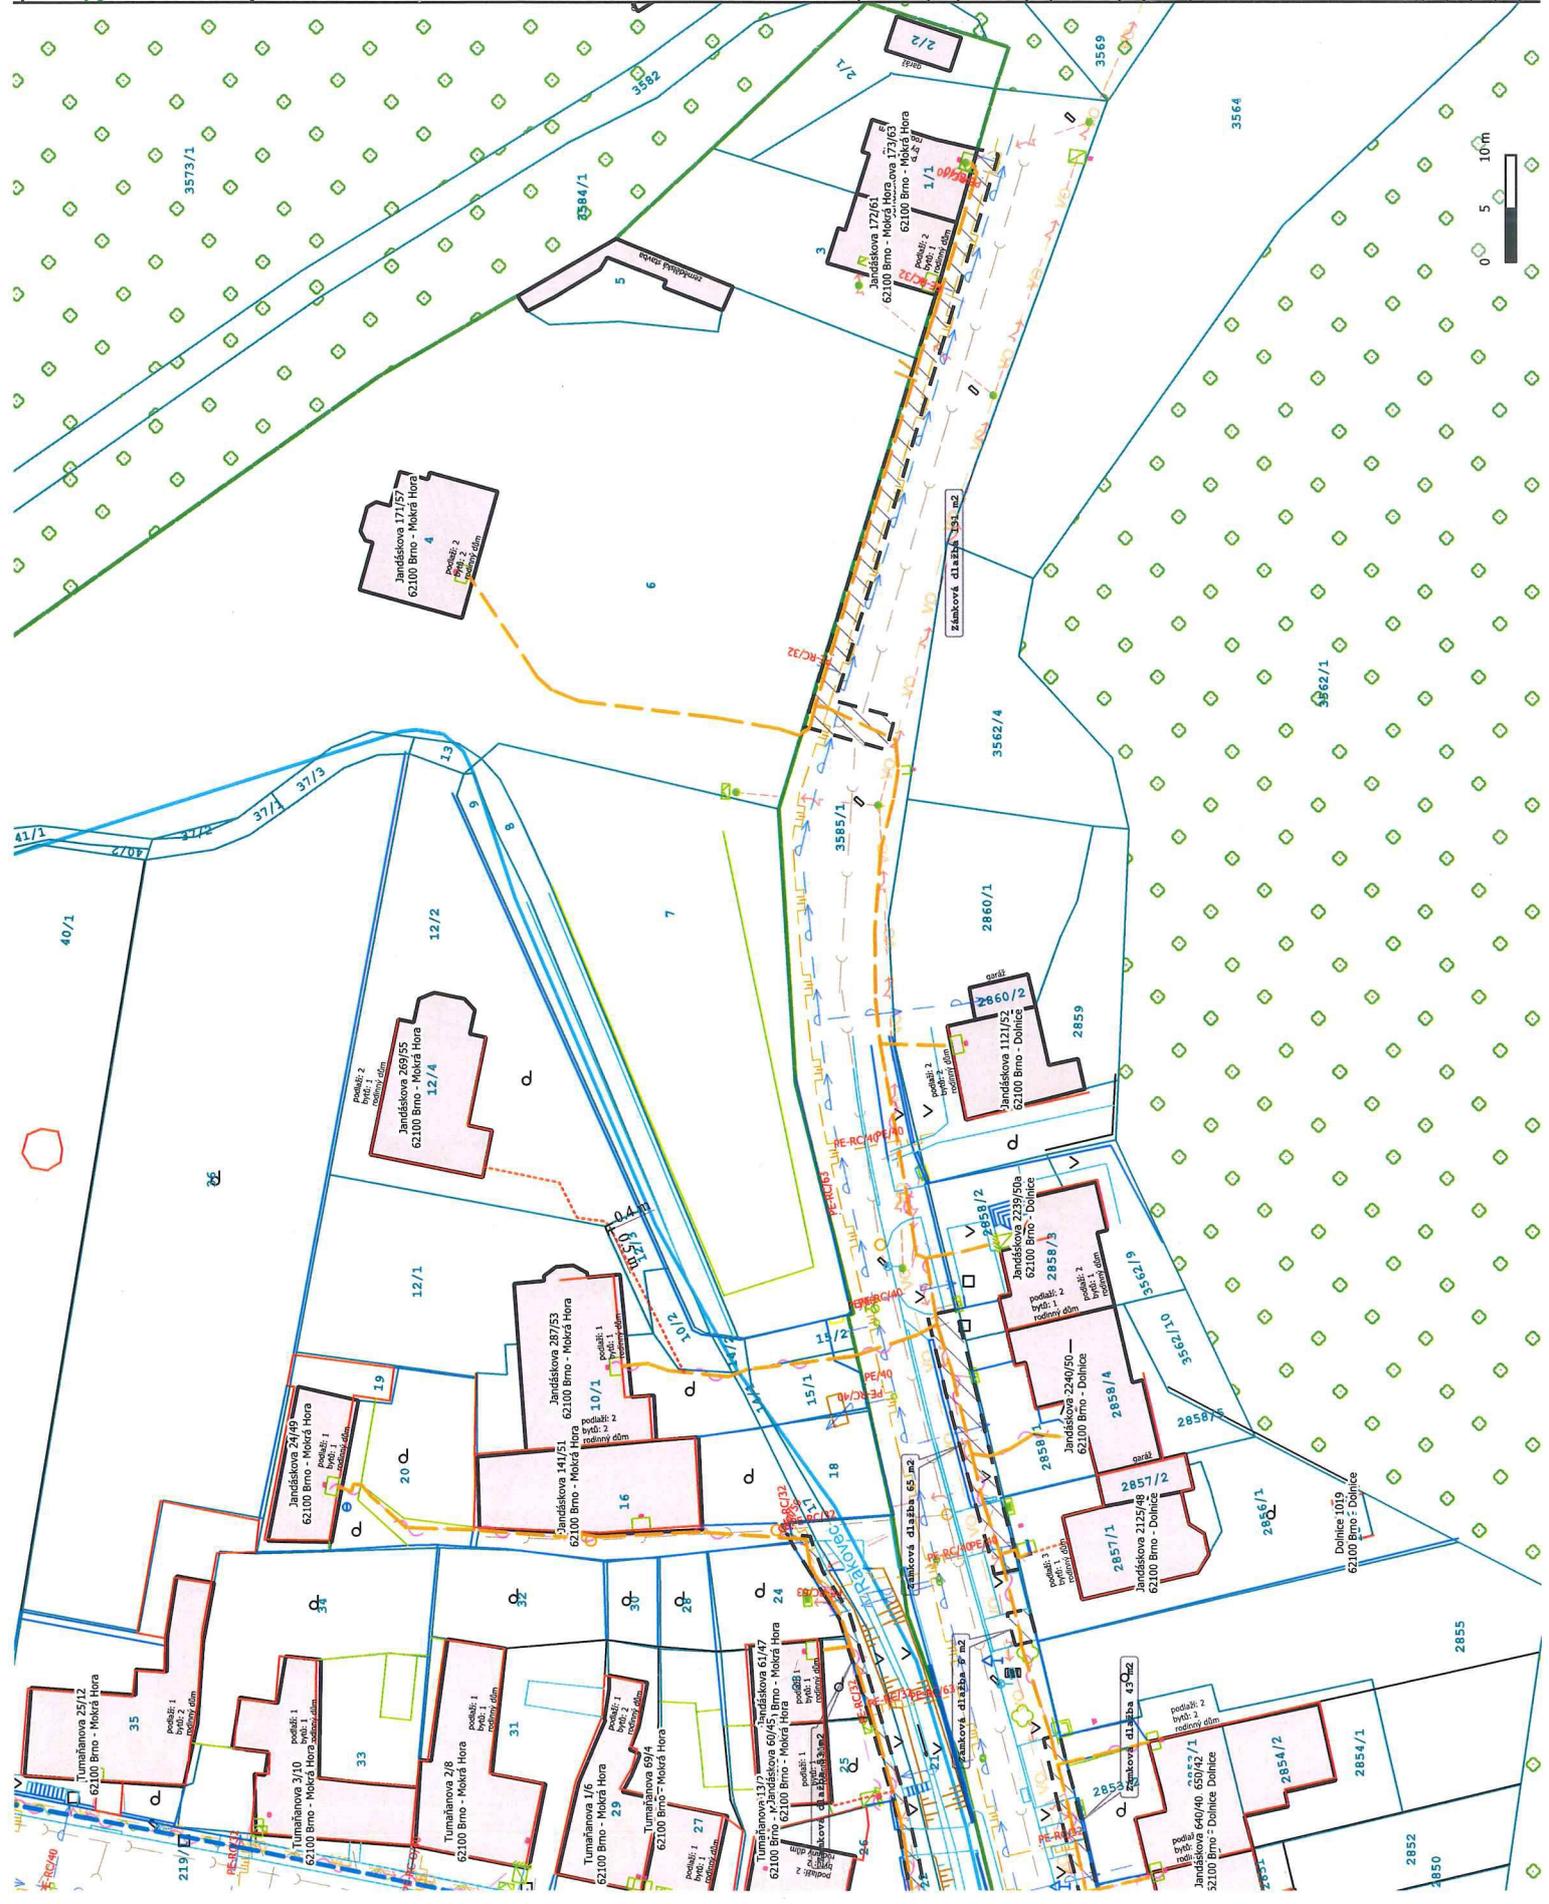

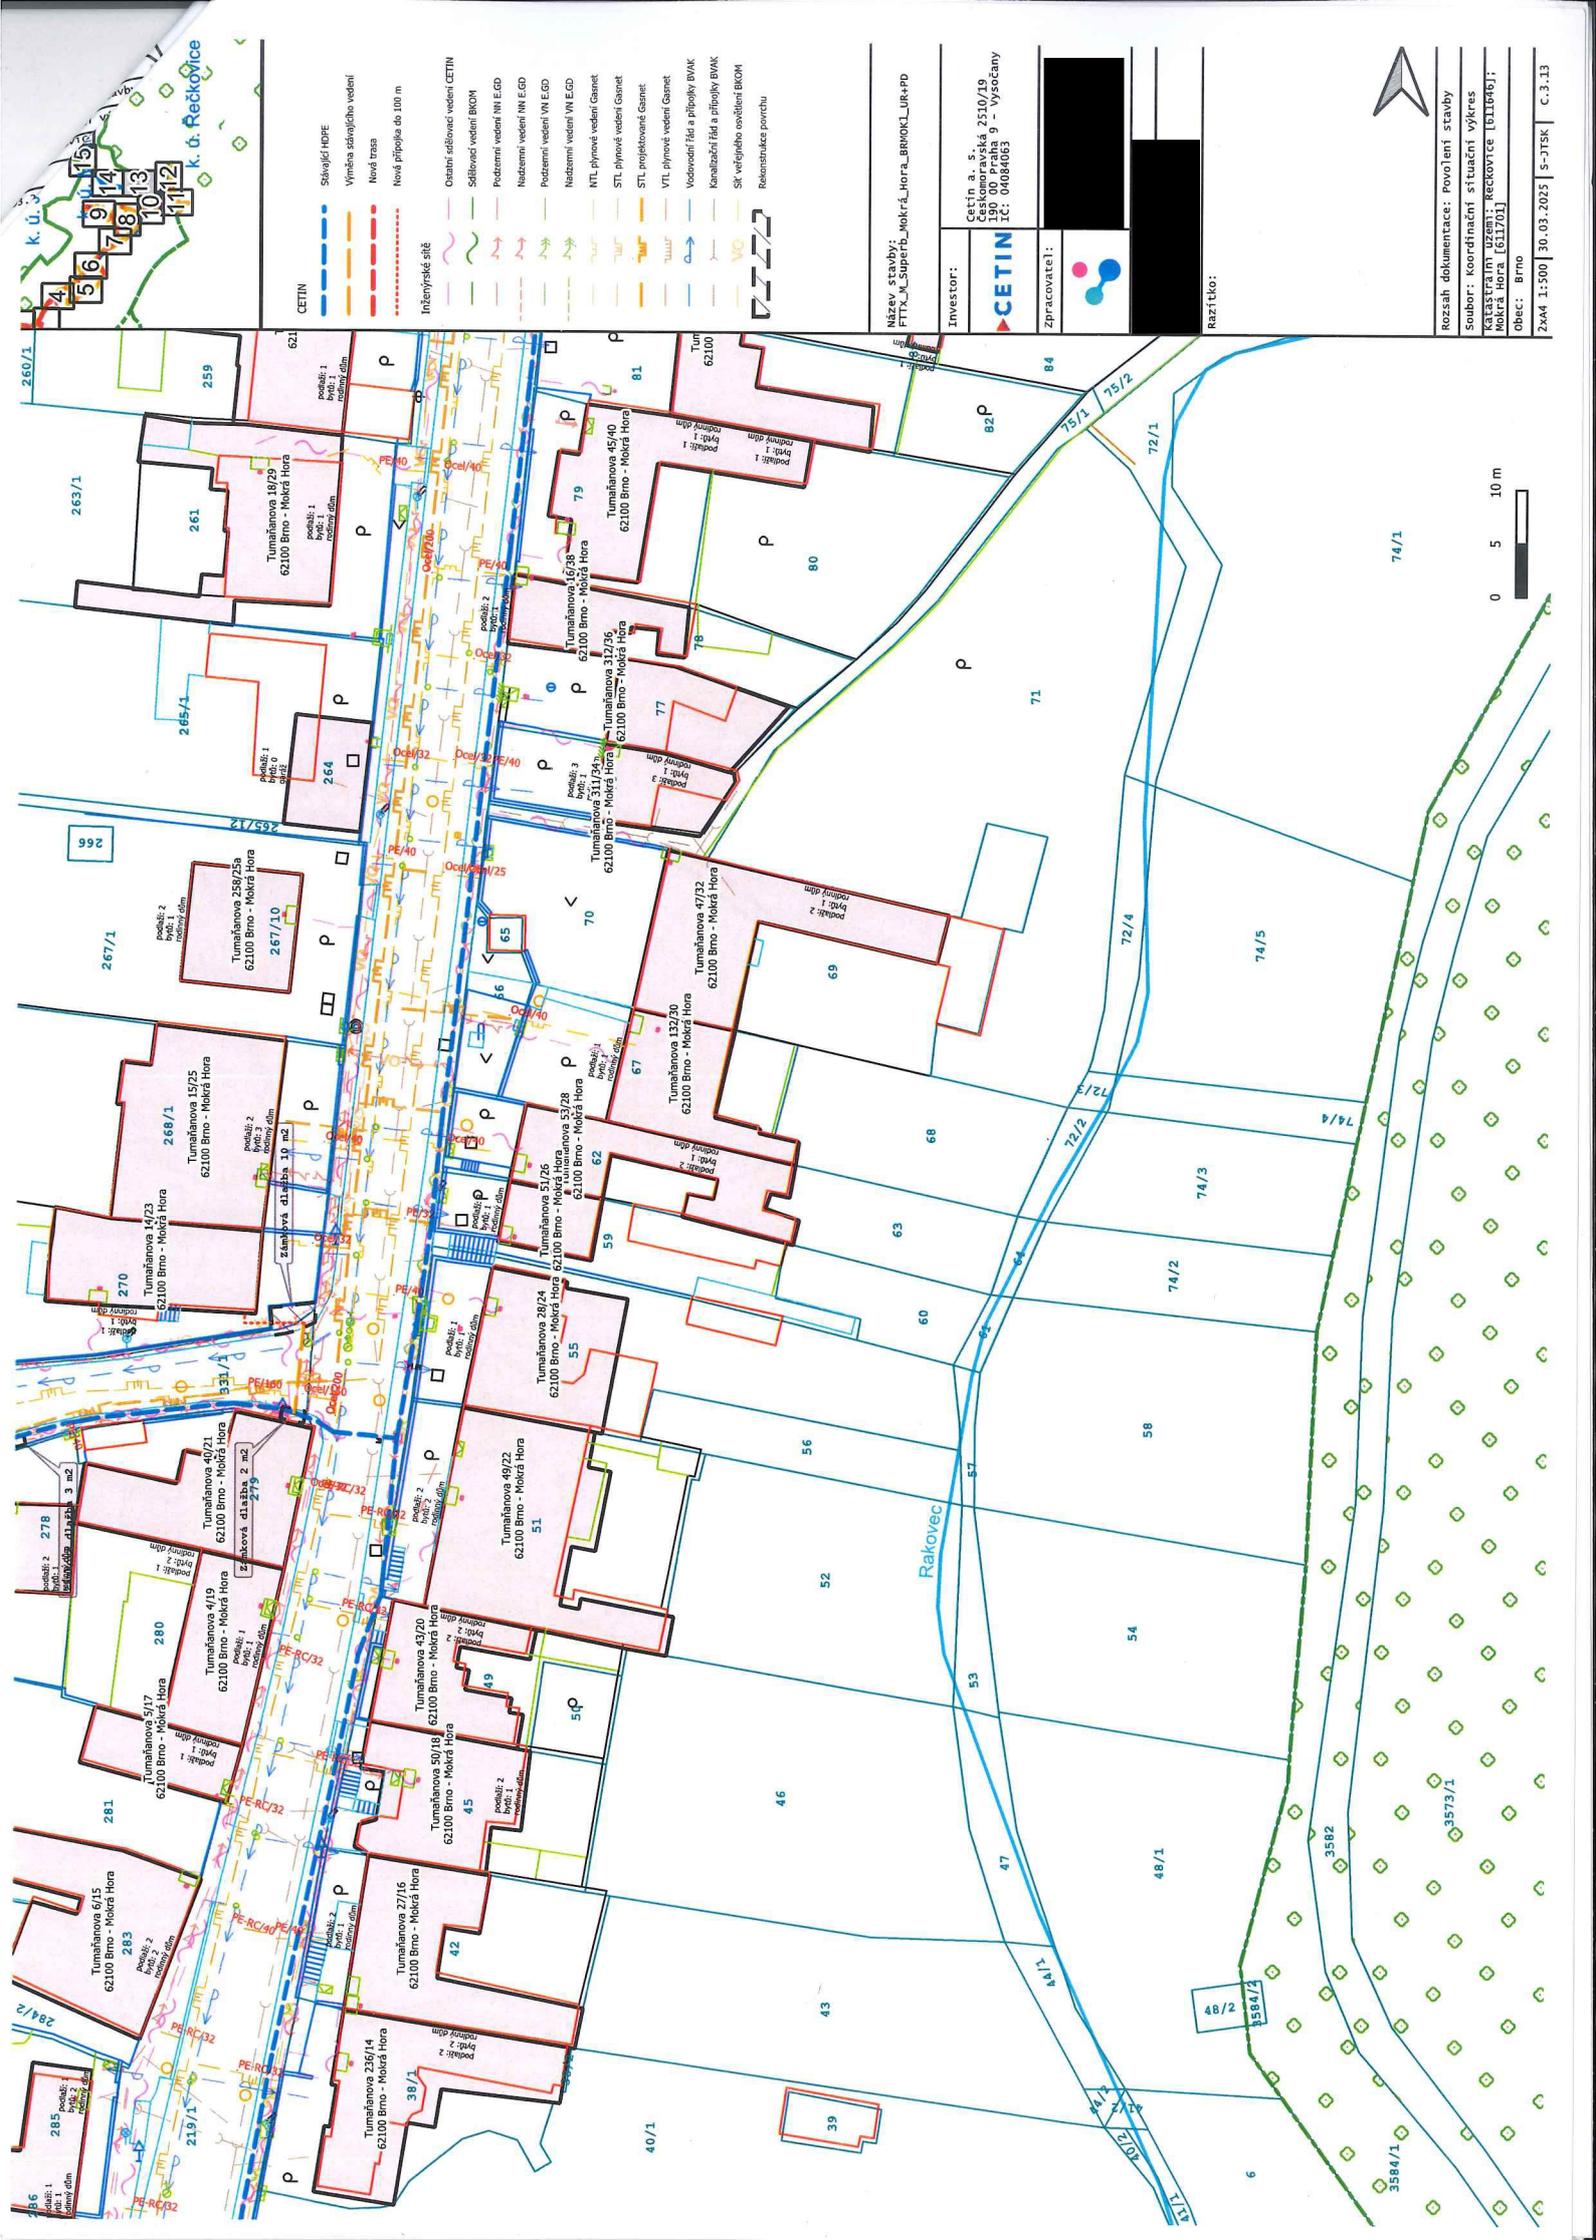

- CETIN**
- Stávající HDPE
 - Vnější státního vedení
 - Nová trasa
 - Nová přípojka do 100 m
- Inženýrské sítě**
- Osazení síťového vedení CETIN
 - Sdílené vedení BKOM
 - Podzemní vedení VN EGD
 - Nadzemní vedení NN EGD
 - Podzemní vedení VN EGD
 - Nadzemní vedení NN EGD
 - NVL přívodní vedení Gaset
 - STL přívodní vedení Gaset
 - STL projektované Gaset
 - VTL projektované Gaset
 - Vodovodní řada a přípojky BVAK
 - Kanalizační řada a přípojky BVAK
 - SK veřejného osvětlení BKOM
 - Rekonstrukce povrchu

NÁZEV STAVBY: FTTX_M_SuperfB_Mokrá_Hora_BRMOKL_UH4-PD

INVESTOR: Cetin a. s.
Československá 2510/19
190 00 Praha 9 - Vysočany
IČ: 04084063

ZPRACOVATEL:


REZITIVO:

ROZSAH DOKUMENTACE: Povolení stavby

Soubor: Koordinátní situační výkres
Katastrální území: Rečkovice (611666)
Mokrá Hora (611701)
Obec: Brno

2xA4 1:500 | 30.03.2025 | S-JTSK | C.3.13



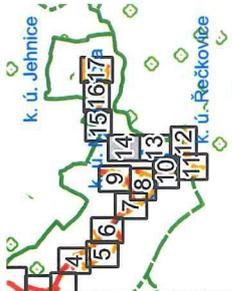

CETIN

- Sávající HDPE
- Výměna stávajícího vedení
- Nová trasa
- Nová přípojka do 100 m

Inženýrská síť

- Ostatní sdělovací vedení CETIN
- Sdělovací vedení BKOM
- Podzemní vedení VN E.GD
- Nabízející vedení VN E.GD
- Podzemní vedení VN E.GD
- Nabízející vedení VN E.GD
- Nabízející vedení VN E.GD
- NTL plynové vedení Gasnet
- STL plynové vedení Gasnet
- STL optikované Gasnet
- VTL plynové vedení Gasnet
- Vodovodní řád a přípojky BVAK
- Kanalizační řád a přípojky BVAK
- SK veřejného osvětlení BKOM
- Rekonstrukce poruchu

Název stavby: FTTX_M_Superb_Mokrá_Hora_BRROKCL_URR-PD


Investor: CETIN

Zpracovatel: [Logo]

Rašířitel: [Logo]

Cetin a. s.
 Čestoměřavská 2510/19
 Brno 602 00
 IČ: 04084063

Rozsah dokumentace: Povolení
 Soubor: koordinační situace
 Katastrální území: Mokrý
 Obec: Brno
 Měřítko: 1:2000

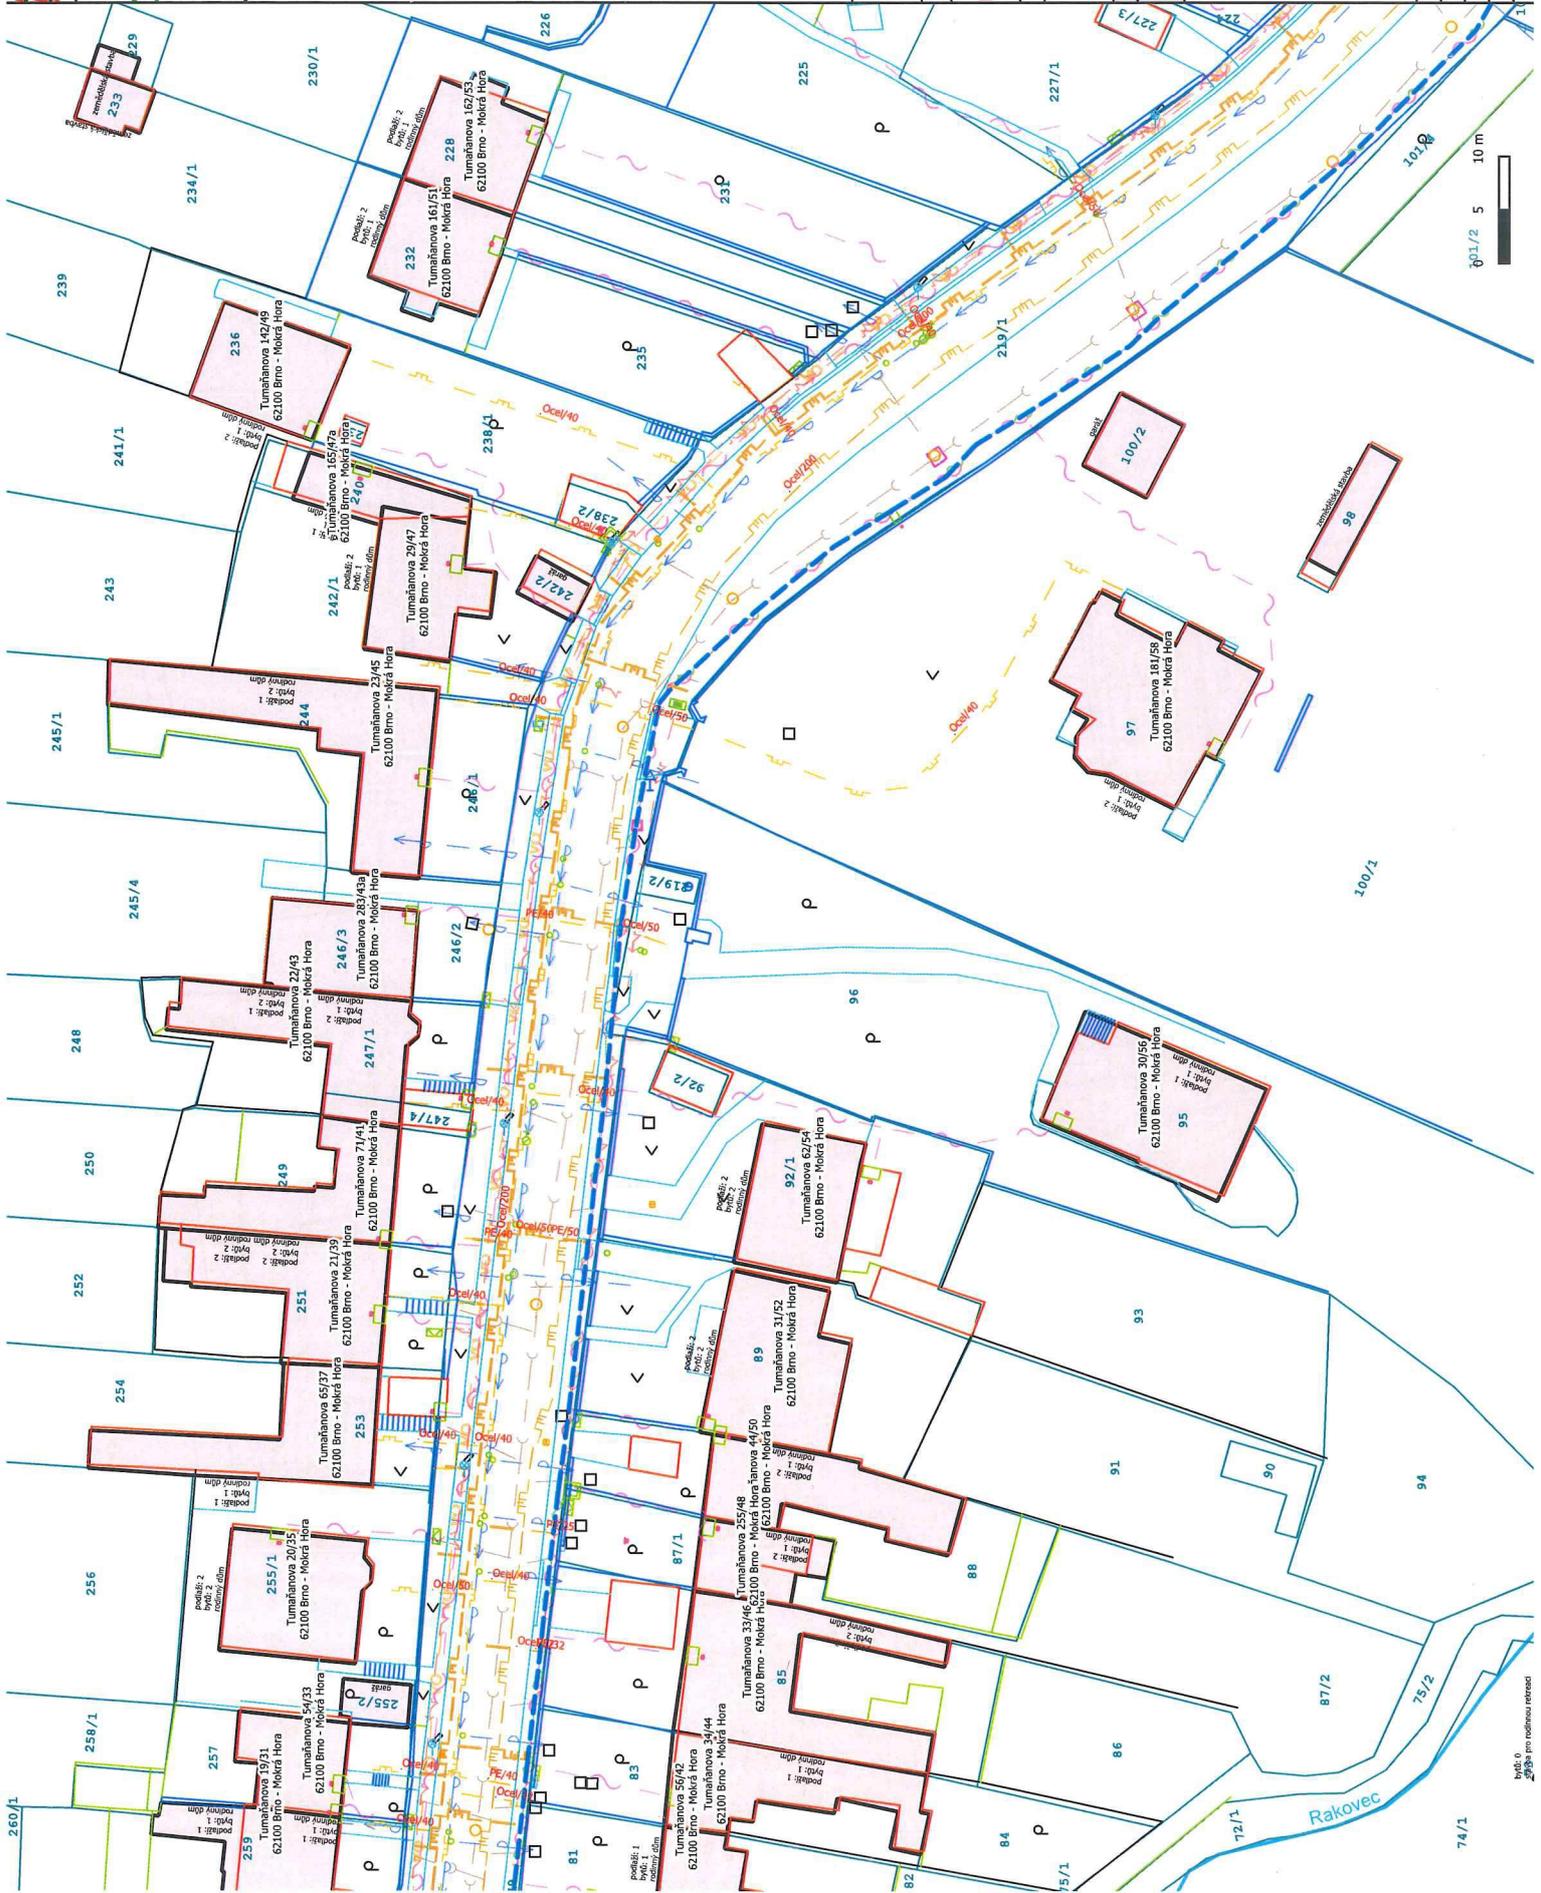



CETIN	Stavěná HDPE
	Výběra stávajícího vedení
	Nová trasa
	Nová přípojka do 100 m
Inženýrské sítě	ostatní síťové vedení CETIN
	Sběbovací vedení BKOH
	Podzemní vedení VN EGD
	Názemní vedení VN EGD
	Názemní vedení VN EGD
	Názemní vedení VN EGD
	NTL - plynové vedení Gasnet
	STL - plynové vedení Gasnet
	STL - projektované Gasnet
	VTL - plynové vedení Gasnet
	Vodovodní řád a přípojky BVAK
	Kanalizační řád a přípojky BVAK
	SÍK veřejného osvětlení BKOH
	Rekonstrukce povrchu

Název stavby: FTTX_K_SuperB_Mokrá_Hora_BRMKCLUR4PD

Investor: Cetin a. s.
Českomoravská 2510/19
190 00 Praha 9 - Vysočany
IČ: 04084063

Zpracovatel: [Logo]

Razítko: [Redacted]

Rozsah dokumentace: Povolení stavby


Soubor: Koordináční situační výkres
KATASTRÁLNÍ ÚZEMÍ: MOKRÁ HORA [111701];
JELNICE [53201]
Obec: Brno

2444 1:500 | 30.03.2025 | S-JTSK | C.3.15



Stavba: [Redacted]

1 | DP2
x: -598296.23
y: 61153302.35

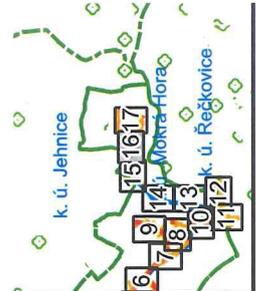

CETIN

- Sávající HDPE
- Výměna stávajícího vedení
- Nová trasa
- Nová přípojka do 100 m

Inženýrská síť

- Ostatní sdělovací vedení CETIN
- Sdělovací vedení BKOM
- Podzemní vedení NN EGD
- Nadzemní vedení NN EGD
- Podzemní vedení VN EGD
- Nadzemní vedení VN EGD
- NTL plynové vedení Gasnet
- STL plynové vedení Gasnet
- STL projektované Gasnet
- VTL plynové vedení Gasnet
- Vodovodní řídící a přípojky BVAK
- Kanalizační řídící a přípojky BVAK
- SK veřejného osvětlení BKOM
- Rekonstrukce povrchu

Název stavby:
FTTX_M_Superb_MokrL_Hora_BRRKOKL_JIR_PPD

Investor:
Cetin a. s.
Čestmírovská 2510/19
250 02 Jihlava 9 - Vysocany
IČ: 00084063

Zpracovatel:
[Logo]

Rozsah dokumentace: povolení
Soubor: koordinátní situace
Číslo: 151/2017 ÚZP/001/2017/RO
Jehnice [658201]

Obec: Brno
ZxA4 1:500



k. ú. Jehnice
151617
14 Mokrá Hora
1013
1112
k. ú. Bečkovice

- CETIN**
- Stavějící HDPE
 - Výměna stávajícího vedení
 - Nová trasa
 - Nová přípojka do 100 m
- Intenzivní sítě**
- Ostatní silňové vedení CETIN
 - Silňové vedení BROM
 - Podzemní vedení NN EGO
 - Nadzemní vedení NN EGO
 - Podzemní vedení VN EGO
 - Nadzemní vedení VN EGO
 - VTL plynové vedení Gaset
 - VTL plynové vedení Gaset
 - STL plynové vedení Gaset
 - STL projekované Gaset
 - VTL plynové vedení Gaset
 - VTL plynové vedení Gaset
 - Vodovodní řád a přípojky BIAK
 - Kanalizační řád a přípojky BIAK
 - SK veřejného osvětlení BROM
 - Rekonstrukce povrchu

Název stavby: FITX_N_SuperB_Mokrá_Hora_BROMOK_UR+PD


Investor: Cetin a. s.
Mápravské nám. 1590/10
190 00 Brno
IČ: 04084063

Zpracovatel:

Razítko:

Rozsah dokumentace: Povolení stavby
Soubor: koordinátní situační výkres
katastrální území: Mokrá Hora [611701]
Obec: Brno

ZM44 1:500 | 30.03.2025 | S-JTSK | C.3.17

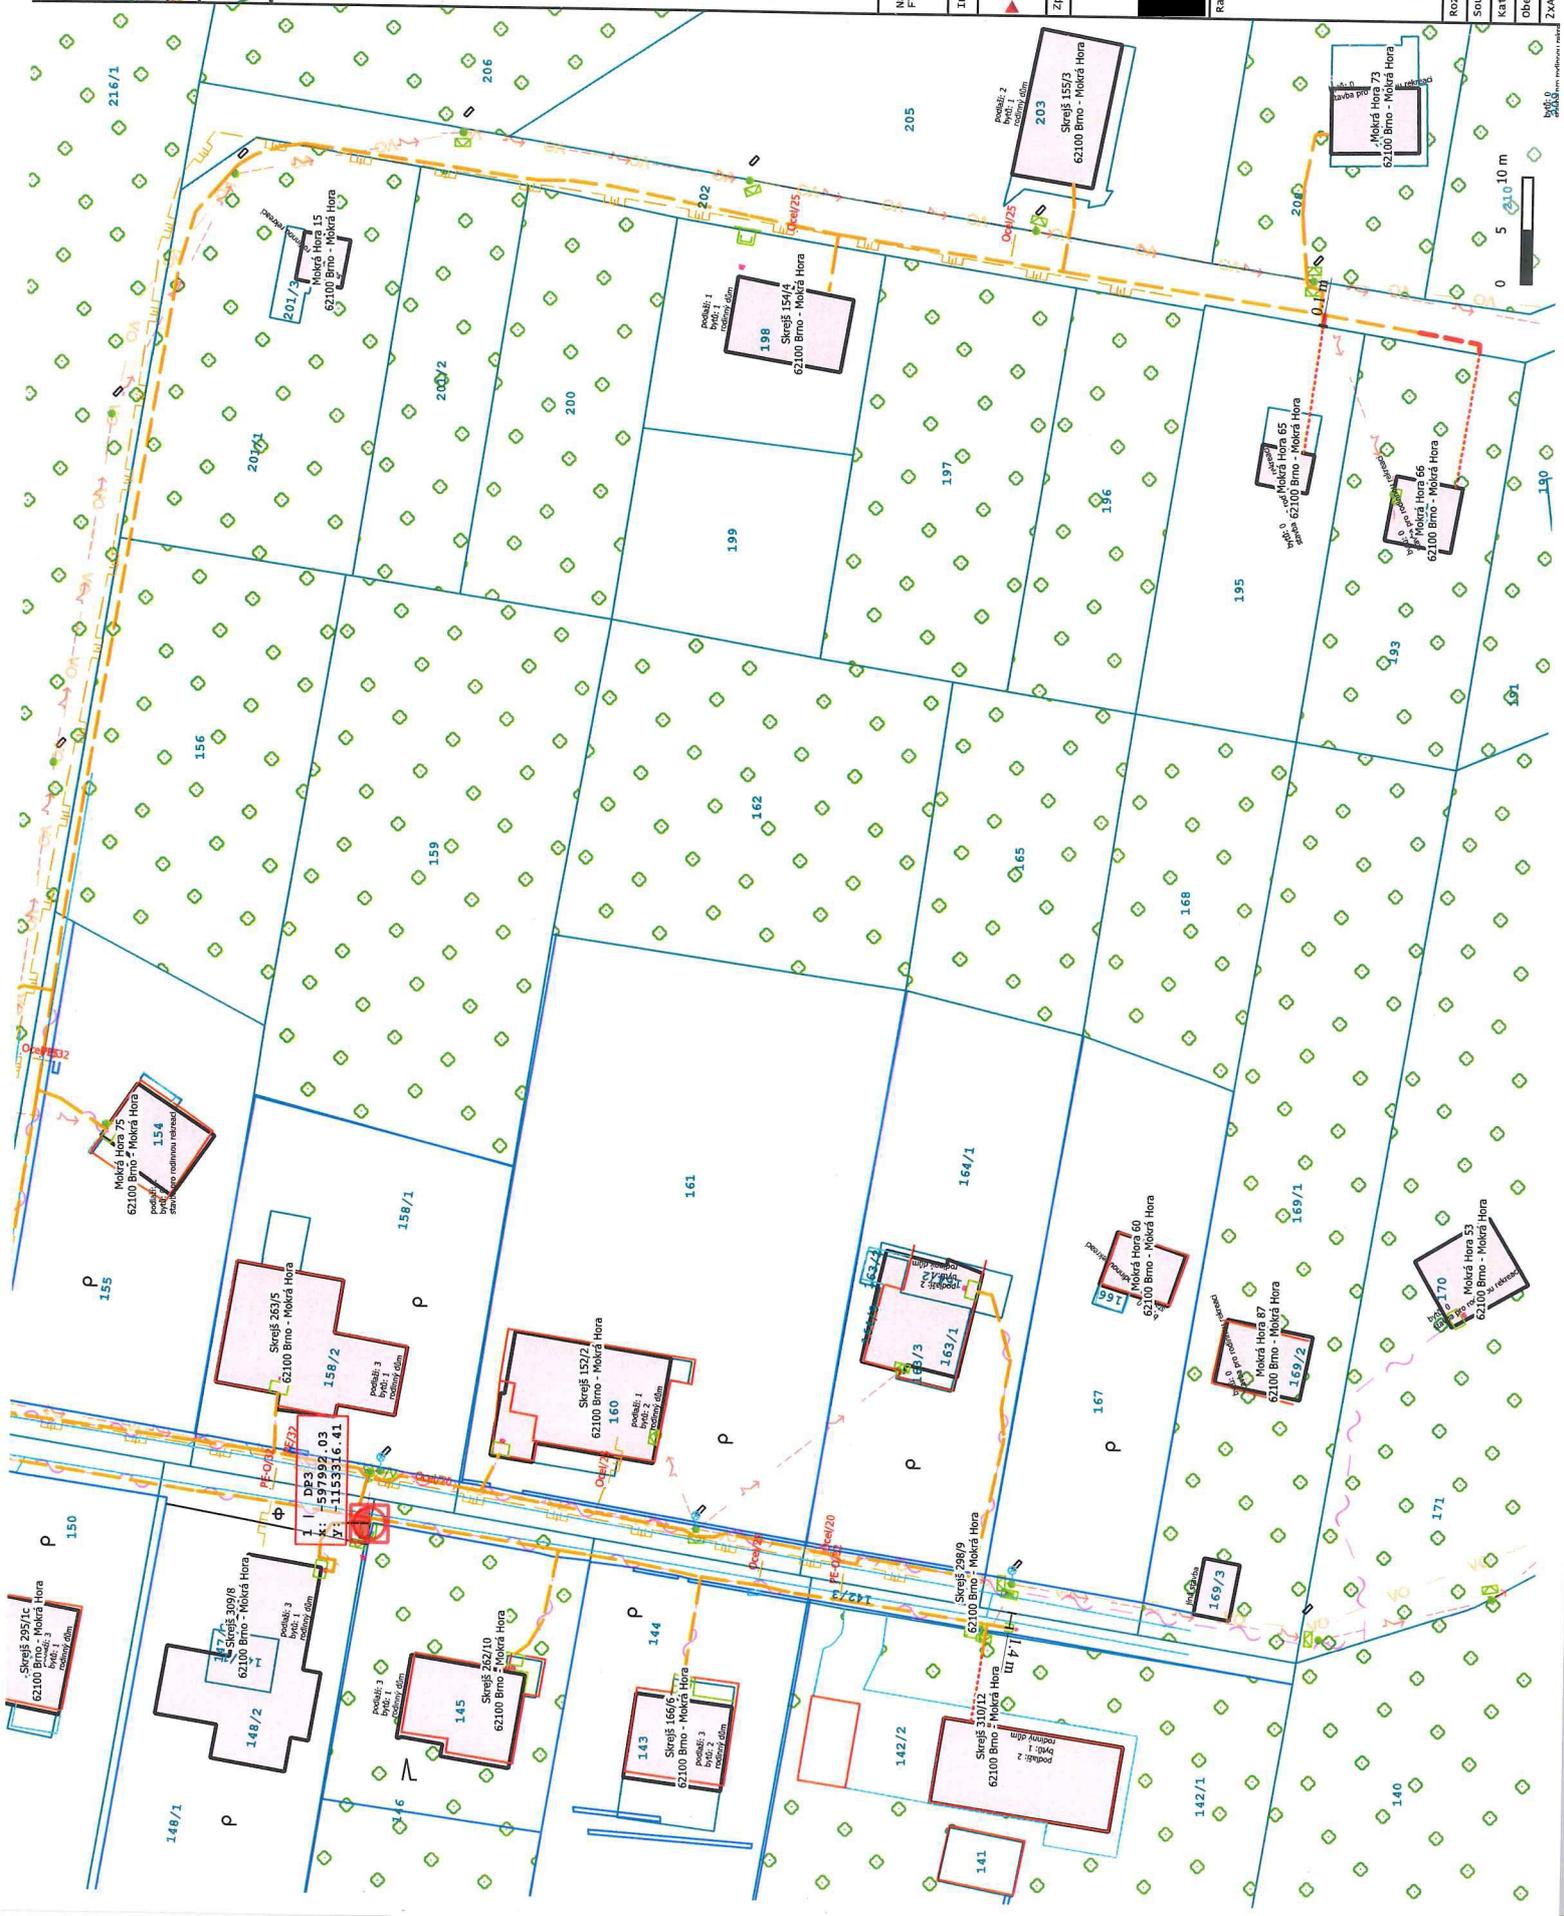

148/1
148/2
148/71
148/72
148/73
148/74
148/75
148/76
148/77
148/78
148/79
148/80
148/81
148/82
148/83
148/84
148/85
148/86
148/87
148/88
148/89
148/90
148/91
148/92
148/93
148/94
148/95
148/96
148/97
148/98
148/99
148/100

149/1
149/2
149/3
149/4
149/5
149/6
149/7
149/8
149/9
149/10
149/11
149/12
149/13
149/14
149/15
149/16
149/17
149/18
149/19
149/20
149/21
149/22
149/23
149/24
149/25
149/26
149/27
149/28
149/29
149/30
149/31
149/32
149/33
149/34
149/35
149/36
149/37
149/38
149/39
149/40

150/1
150/2
150/3
150/4
150/5
150/6
150/7
150/8
150/9
150/10
150/11
150/12
150/13
150/14
150/15
150/16
150/17
150/18
150/19
150/20
150/21
150/22
150/23
150/24
150/25
150/26
150/27
150/28
150/29
150/30
150/31
150/32
150/33
150/34
150/35
150/36
150/37
150/38
150/39
150/40

151/1
151/2
151/3
151/4
151/5
151/6
151/7
151/8
151/9
151/10
151/11
151/12
151/13
151/14
151/15
151/16
151/17
151/18
151/19
151/20
151/21
151/22
151/23
151/24
151/25
151/26
151/27
151/28
151/29
151/30
151/31
151/32
151/33
151/34
151/35
151/36
151/37
151/38
151/39
151/40

152/1
152/2
152/3
152/4
152/5
152/6
152/7
152/8
152/9
152/10
152/11
152/12
152/13
152/14
152/15
152/16
152/17
152/18
152/19
152/20
152/21
152/22
152/23
152/24
152/25
152/26
152/27
152/28
152/29
152/30
152/31
152/32
152/33
152/34
152/35
152/36
152/37
152/38
152/39
152/40

153/1
153/2
153/3
153/4
153/5
153/6
153/7
153/8
153/9
153/10
153/11
153/12
153/13
153/14
153/15
153/16
153/17
153/18
153/19
153/20
153/21
153/22
153/23
153/24
153/25
153/26
153/27
153/28
153/29
153/30
153/31
153/32
153/33
153/34
153/35
153/36
153/37
153/38
153/39
153/40

154/1
154/2
154/3
154/4
154/5
154/6
154/7
154/8
154/9
154/10
154/11
154/12
154/13
154/14
154/15
154/16
154/17
154/18
154/19
154/20
154/21
154/22
154/23
154/24
154/25
154/26
154/27
154/28
154/29
154/30
154/31
154/32
154/33
154/34
154/35
154/36
154/37
154/38
154/39
154/40