

NJPR25
P- 951055

SOUHLAS PRONAJÍMATELE S VEDENÍM TRAS OPTICKÝCH TELEKOMUNIKAČNÍCH KABELŮ V NEMOVITOSTI

1. Pronajímatel:

Masarykovo gymnázium, Příbor, příspěvková organizace

se sídlem: Příbor, Jičínská 528

IČ: 00601641

bankovní spojení: Československá obchodní banka, a.s., č.ú.: 131313410/0300

zastoupené: Mgr. Pavlem Kerekešem, ředitelem

(dále jen "pronajímatel")

2. Nájemce

Vantage Towers s.r.o.

se sídlem: Závěšova 502/5, Nusle, 140 00 Praha 4

IČ: 09056009

DIČ: CZ09056009

Společnost zapsaná v obchodním rejstříku vedeném Městským soudem v Praze pod sp. zn. C 330005

bankovní spojení: Citibank, č. účtu: 2552920103/2600

zastoupená: [REDACTED], na základě pověření

(dále jen "nájemce")

3. Obsah souhlasu

Pronajímatel a nájemce jsou stranami Nájemní smlouvy č. 10263 – NJPR2 ze dne 13.06.2022 (dále jen „smlouva“), v jejímž čl. 3, odst. 3.2 se pronajímatel zavázal umožnit nájemci umístění dvou nezávislých tras optických telekomunikačních kabelů k předmětu nájmu v NEMOVITOSTI (budova č.p. 528, která je součástí pozemku parc. č. 134/1, k.ú. Příbor), kteréžto trasy budou upřesněny nájemcem v průběhu trvání smlouvy.

Nájemce upřesnil pronajímateli konkrétní vedení tras optických telekomunikačních kabelů v NEMOVITOSTI, jak je zobrazeno v příloze č. 1 tohoto dokumentu.

Pronajímatel potvrzuje, že souhlasí s vedením tras optických telekomunikačních kabelů v NEMOVITOSTI tak, jak je zobrazeno v příloze č. 1 tohoto dokumentu a s tím, aby nájemce na základě tohoto souhlasu provedl na své náklady umístění tras optických telekomunikačních kabelů v NEMOVITOSTI způsobem a v rozsahu dle přílohy č. 1 tohoto dokumentu.

Pronajímatel souhlasí s tím, že trasy optických telekomunikačních kabelů dle přílohy č. 1 tohoto dokumentu budou v NEMOVITOSTI umístěny po dobu trvání smlouvy.

4. Podpis

Pronajímatel potvrzuje, že je oprávněn k udělení tohoto souhlasu.

Pronajímatel zajistí uveřejnění tohoto souhlasu v registru smluv.

Datum: _____

Podpis: _____

Mgr. Pavel Kerekeš
ředitel

5. Potvrzení


Nájemce potvrzuje, že souhlasí s obsahem tohoto souhlasu.

Datum: _____

Podpis: _____

[REDACTED]
v zast. Vantage Towers s.r.o.

Nedílnou součástí tohoto dokumentu je příloha – Specifikace vedení tras optických telekomunikačních kabelů v nemovitosti

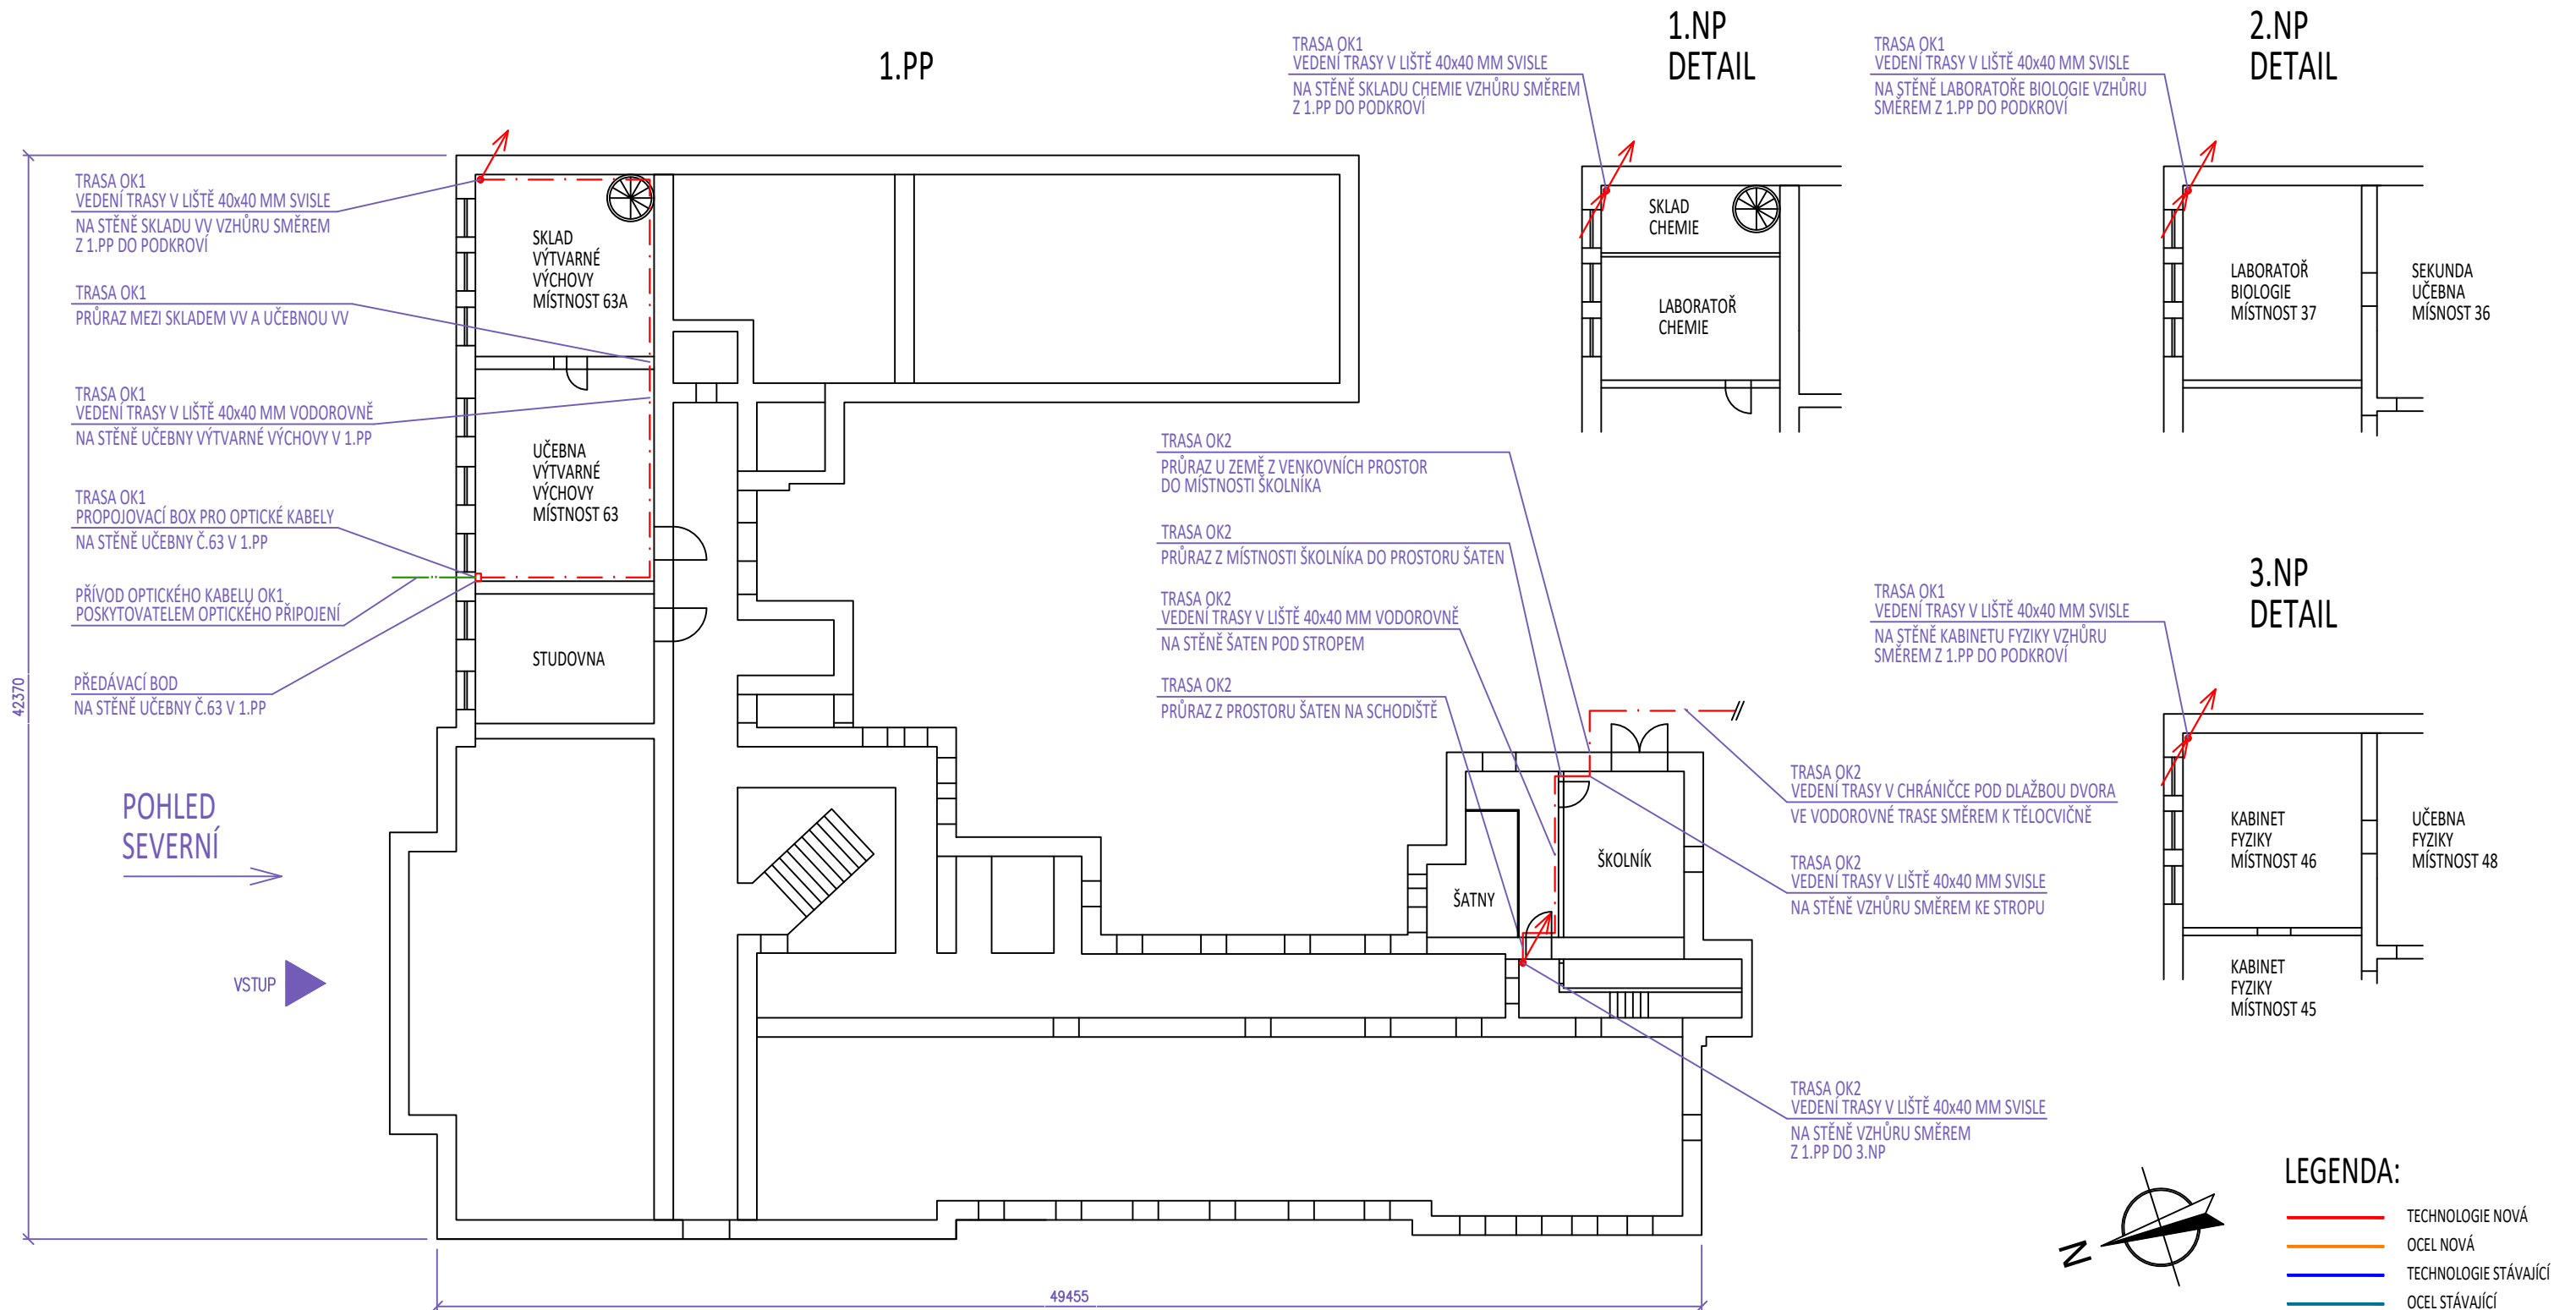

42370

POHLED SEVERNÍ


VSTUP

49455

POZNÁMKA:
 VSTUP DO BUDOVY BUDE UTĚSNĚN UCPÁVKOU PROTI ZATĚKÁNÍ VODY.
 DÉLKA TRASY OPTICKÉHO KABELU OK1 JE 110m + 20m REZERVA NA KŘÍŽI KABELOVÉ REZERVY.
 DÉLKA TRASY OPTICKÉHO KABELU OK2 JE 160m + 20m REZERVA NA KŘÍŽI KABELOVÉ REZERVY.


04				
03				
02				
01				
00	03/2025		ING. MARTYNEK	ING. BUREŠ
REVIZE:	DATUM:	POPIS ZMĚNY	VYPRACOVAL:	ZODP. PROJEKTANT:

DODAVATEL: Propojeno. SUPTel a.s., Hřbitovní 15 312 00 Plzeň		STAVBA: ZÁKLADNOVÁ STANICE TELEKOMUNIKAČNÍ SÍŤ VANTAGE TOWERS s.r.o. BUDOVA GYMNÁZIA, PŘÍBOR, JIČÍNSKÁ 528, 742 58		INVESTOR: VANTAGE TOWERS Vantage Towers s.r.o. Závěšova 502/5, Nusle 140 00 Praha 4	
NÁZEV VÝKRESU: PŮDORYS - 1.PP-3.NP		STUPEŇ: SSR - FTTS		MĚŘÍTKO: 1:250	
		SAC: 10263		Č. VÝKRESU: 1-02	
		SITE NAME: NJPR2			

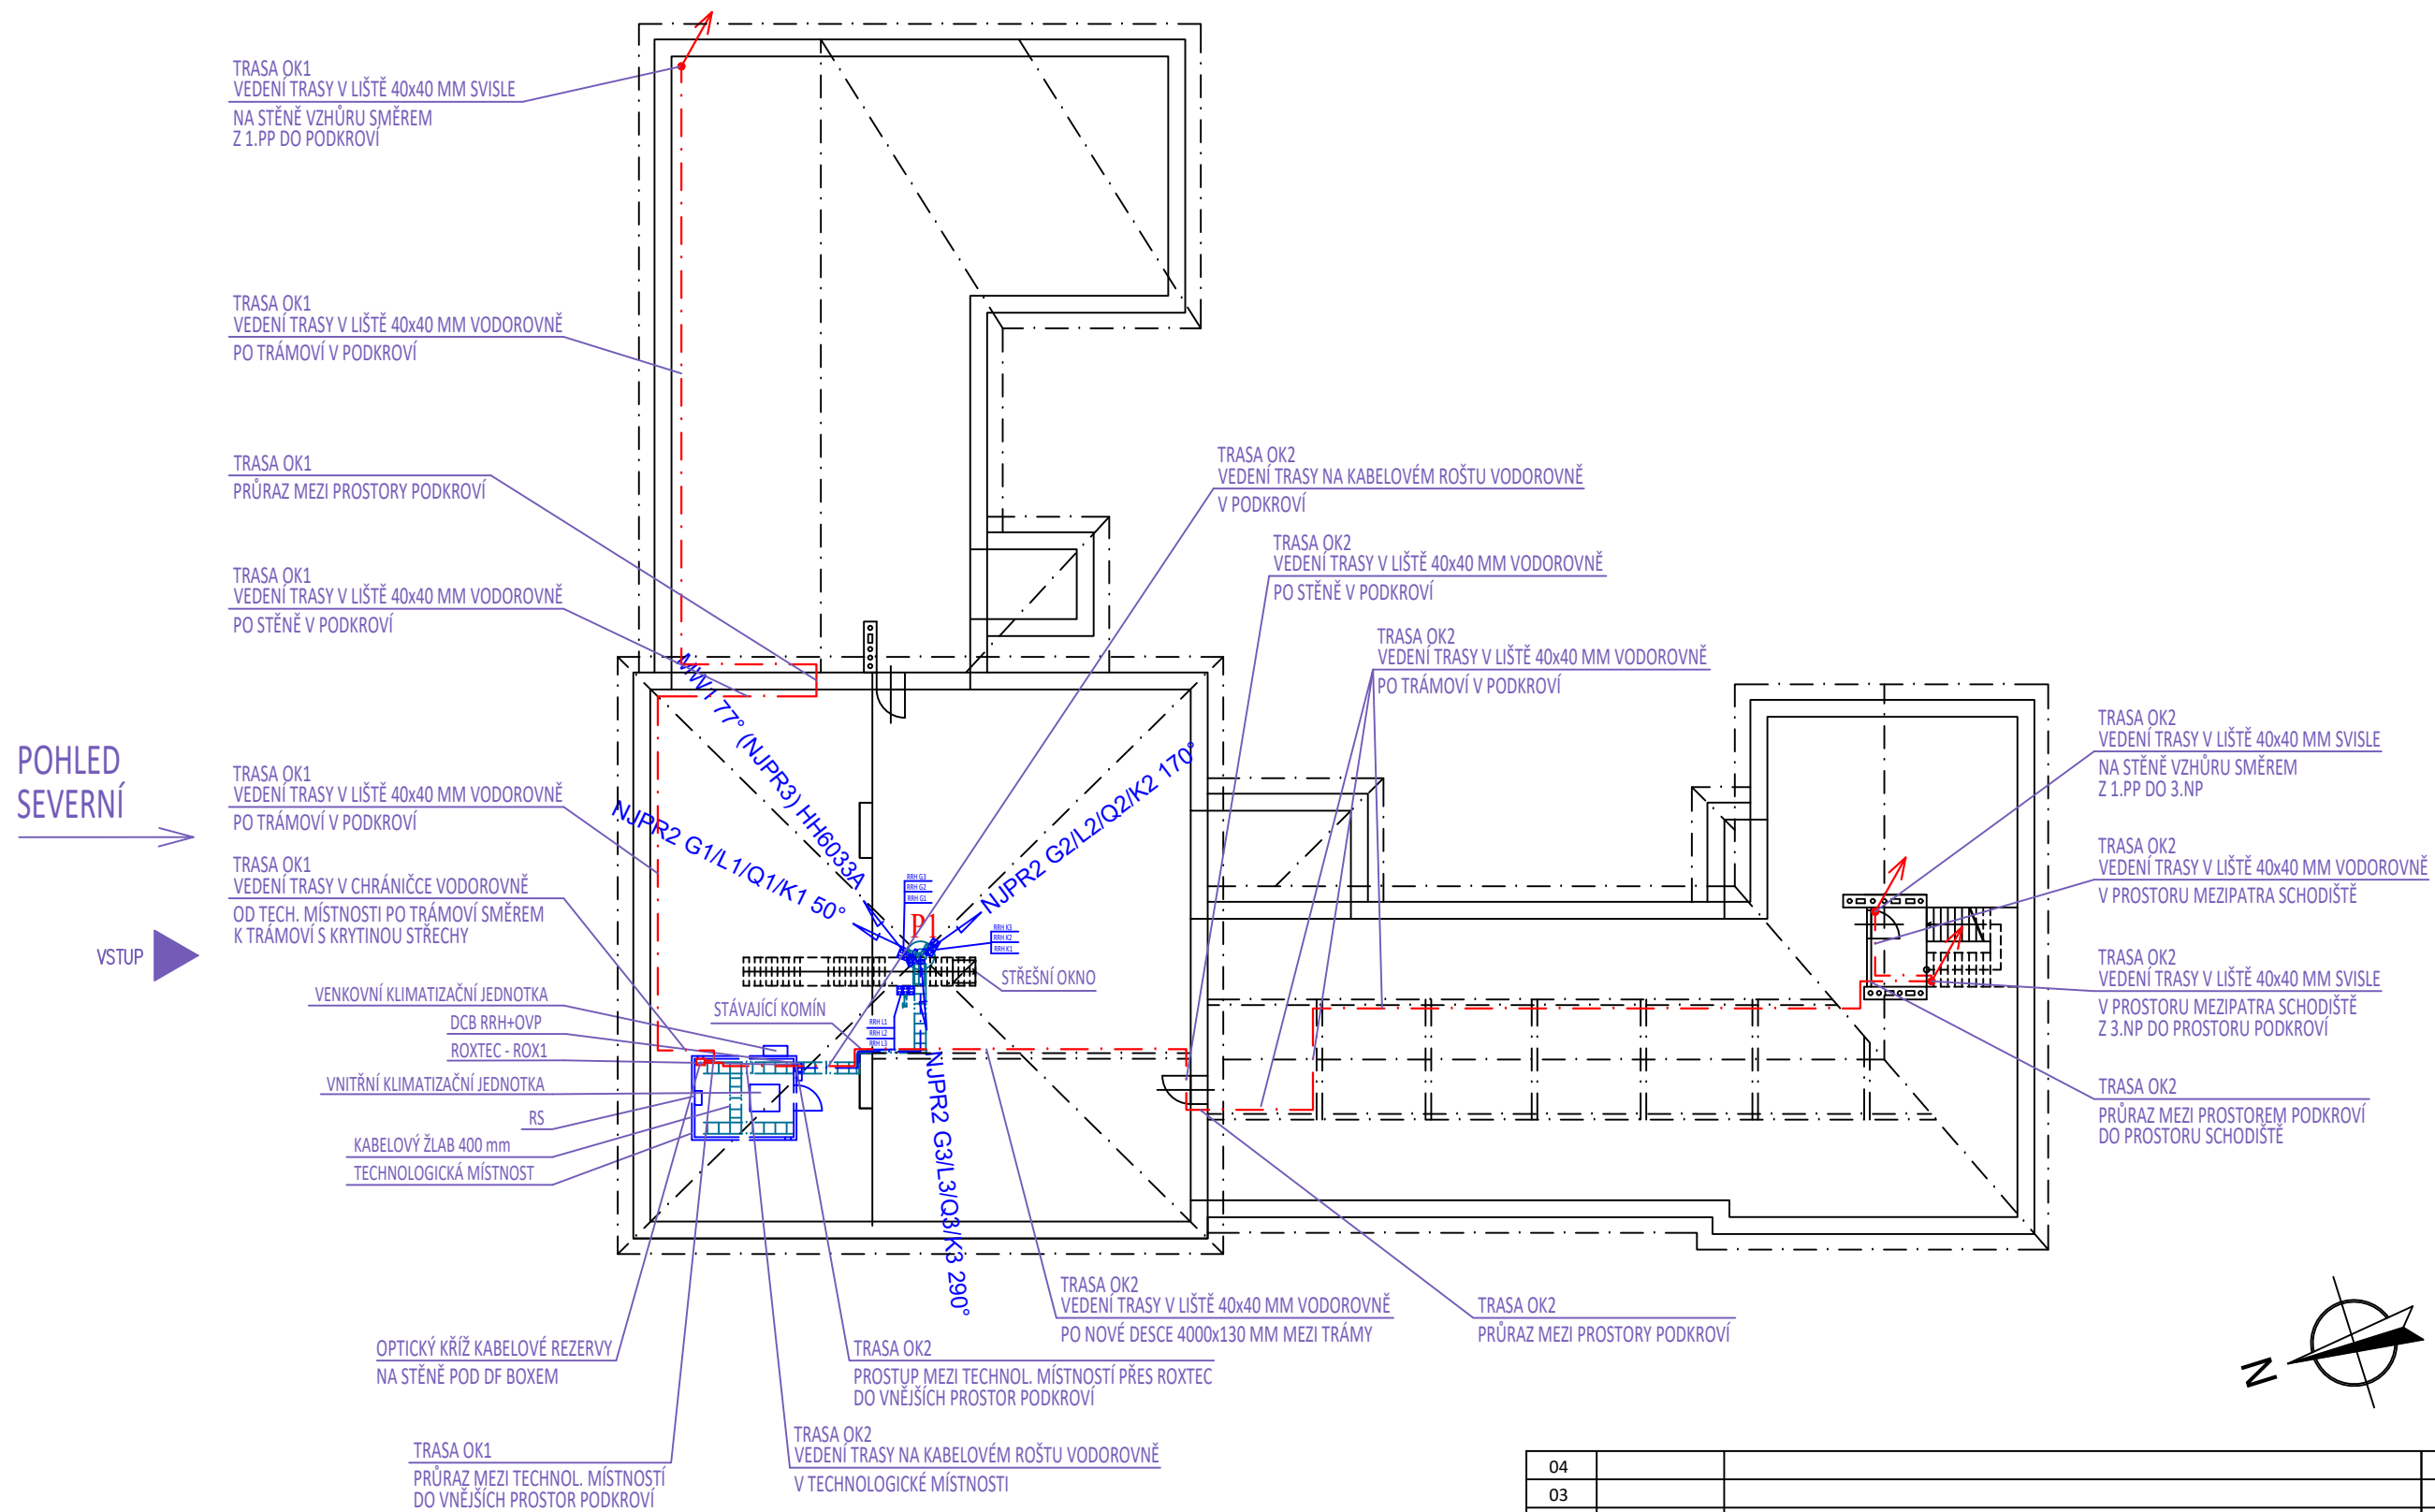

LEGENDA:


- TECHNOLOGIE NOVÁ
- OCEL NOVÁ
- TECHNOLOGIE STÁVAJÍCÍ
- OCEL STÁVAJÍCÍ

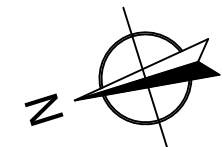

VSTUP DO BUDOVY BUDE UTĚSNĚN UCPÁVKOU PROTI ZATĚKÁNÍ VODY.
 DÉLKA TRASY OPTICKÉHO KABELU OK1 JE 110m + 20m REZERVA NA KŘÍŽI KABELOVÉ REZERVY.
 DÉLKA TRASY OPTICKÉHO KABELU OK2 JE 160m + 20m REZERVA NA KŘÍŽI KABELOVÉ REZERVY.

04				
03				
02				
01				
00	03/2025		ING. MARTYNEK	ING. BUREŠ
REVIZE:	DATUM:	POPIS ZMĚNY	VYPRACOVAL:	ZODP. PROJEKTANT:

DODAVATEL: Propojeno. SUPTel a.s., Hřbitovní 15 312 00 Plzeň	STAVBA: ZÁKLADNOVÁ STANICE TELEKOMUNIKAČNÍ SÍŤ VANTAGE TOWERS s.r.o. BUDOVA GYMNÁZIA, PŘÍBOR, JIČÍNSKÁ 528, 742 58 SOUŘADNICE WGS-84: Long. 18°8'25,1"; Lat. 49°38'24,9"	INVESTOR:
		VANTAGE TOWERS Vantage Towers s.r.o. Závěšova 502/5, Nusle 140 00 Praha 4
NÁZEV VÝKRESU:	STUPEŇ:	SAC:
PŮDORYS - PODKROVÍ	SSR - FTTS	10263
	SITE NAME:	MĚŘÍTKO:
	NJPR2	1:250
		Č. VÝKRESU:
		1-03

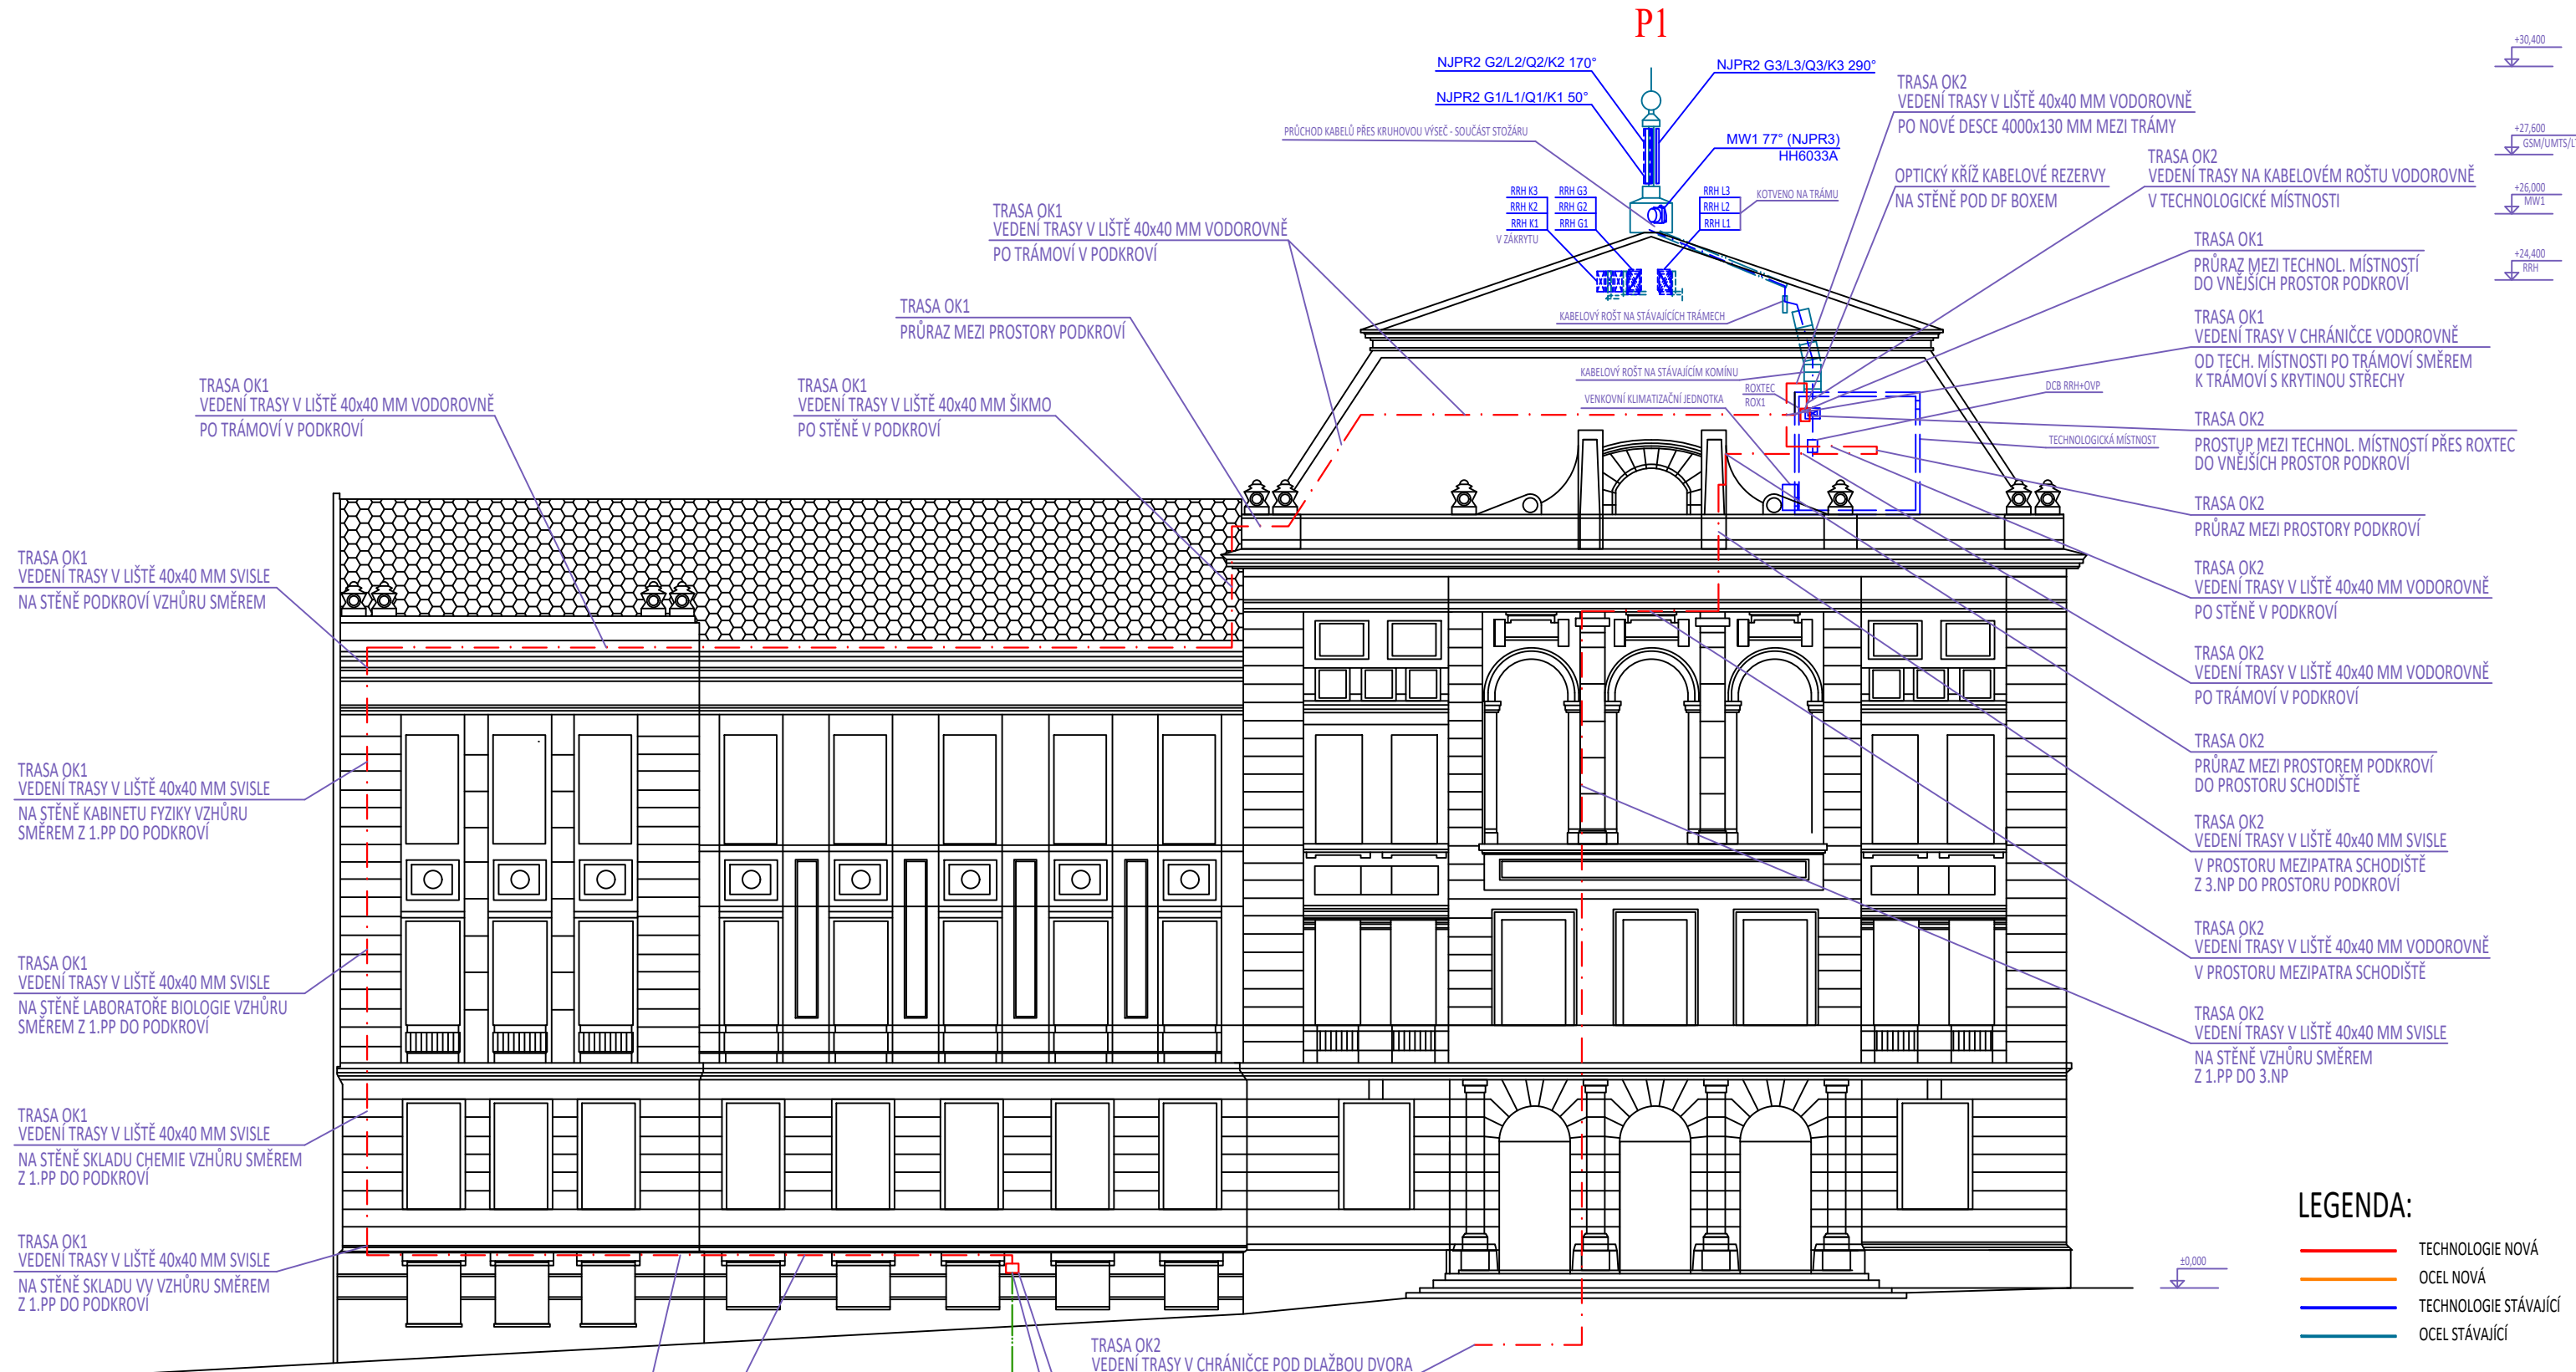

TRASA OK1
VEDENÍ TRASY V LIŠTĚ 40x40 MM SVISLE
NA STĚNĚ PODKROVÍ VZHŮRU SMĚREM

TRASA OK1
VEDENÍ TRASY V LIŠTĚ 40x40 MM SVISLE
NA STĚNĚ KABINETU FYZIKY VZHŮRU
SMĚREM Z 1.PP DO PODKROVÍ

TRASA OK1
VEDENÍ TRASY V LIŠTĚ 40x40 MM SVISLE
NA STĚNĚ LABORATOŘE BIOLOGIE VZHŮRU
SMĚREM Z 1.PP DO PODKROVÍ

TRASA OK1
VEDENÍ TRASY V LIŠTĚ 40x40 MM SVISLE
NA STĚNĚ SKLADU CHEMIE VZHŮRU SMĚREM
Z 1.PP DO PODKROVÍ

TRASA OK1
VEDENÍ TRASY V LIŠTĚ 40x40 MM SVISLE
NA STĚNĚ SKLADU VV VZHŮRU SMĚREM
Z 1.PP DO PODKROVÍ

TRASA OK1
PRŮRAZ MEZI SKLADEM VV A UČEBNOU VV

TRASA OK1
VEDENÍ TRASY V LIŠTĚ 40x40 MM VODOROVNĚ
NA STĚNĚ UČEBNY VÝTVARNÉ VÝCHOVY V 1.PP

TRASA OK1
VEDENÍ TRASY V LIŠTĚ 40x40 MM ŠIKMO
PO STĚNĚ V PODKROVÍ

TRASA OK1
PRŮRAZ MEZI PROSTORY PODKROVÍ

TRASA OK1
VEDENÍ TRASY V LIŠTĚ 40x40 MM VODOROVNĚ
PO TRÁMOVÍ V PODKROVÍ

TRASA OK2
VEDENÍ TRASY V CHRÁNIČCE POD DLAŽBOU DVORA
VE VODOROVNĚ TRASE SMĚREM K TĚLOCVIČNĚ

TRASA OK1
PROPOJOVACÍ BOX PRO OPTICKÉ KABELY
NA STĚNĚ UČEBNY Č.63 V 1.PP

PŘEDÁVACÍ BOD
NA STĚNĚ UČEBNY Č.63 V 1.PP

PŘÍVOD OPTICKÉHO KABELU OK1
POSKYTOVATELEM OPTICKÉHO PŘÍPOJENÍ

04				
03				
02				
01				
00	03/2025		ING. MARTYNEK	ING. BUREŠ
REVIZE:	DATUM:	POPIS ZMĚNY	VYPRACOVAL:	ZODP. PROJEKTANT:

DODAVATEL: SUPTEl Propojeno. SUPTEl a.s., Hřbitovní 15 312 00 Plzeň	STAVBA: ZÁKLADNOVÁ STANICE TELEKOMUNIKAČNÍ SÍŤ VANTAGE TOWERS s.r.o. BUDOVA GYMNAZIA, PŘÍBOR, JIČÍNSKÁ 528, 742 58	INVESTOR: VANTAGE TOWERS Vantage Towers s.r.o. Závišova 502/5, Nusle 140 00 Praha 4
NÁZEV VÝKRESU: POHLED SEVERNÍ	SOUŘADNICE WGS-84: Long. 18°8'25,1"; Lat. 49°38'24,9"	STUPEŇ: SSR - FTTS
		SAC: 10263
		MĚŘÍTKO: 1:150
		SITE NAME: NJPR2
		Č. VÝKRESU: 1-04

VSTUP DO BUDOVY BUDE UTĚSNĚN UCPÁVKOU PROTI ZATĚKÁNÍ VODY.
DĚLKA TRASY OPTICKÉHO KABELU OK1 JE 110m + 20m REZERVA NA KŘÍŽI KABELOVÉ REZERVY.
DĚLKA TRASY OPTICKÉHO KABELU OK2 JE 160m + 20m REZERVA NA KŘÍŽI KABELOVÉ REZERVY.