


U MLÝNŮ – KOORDINAČNÍ SITUACE

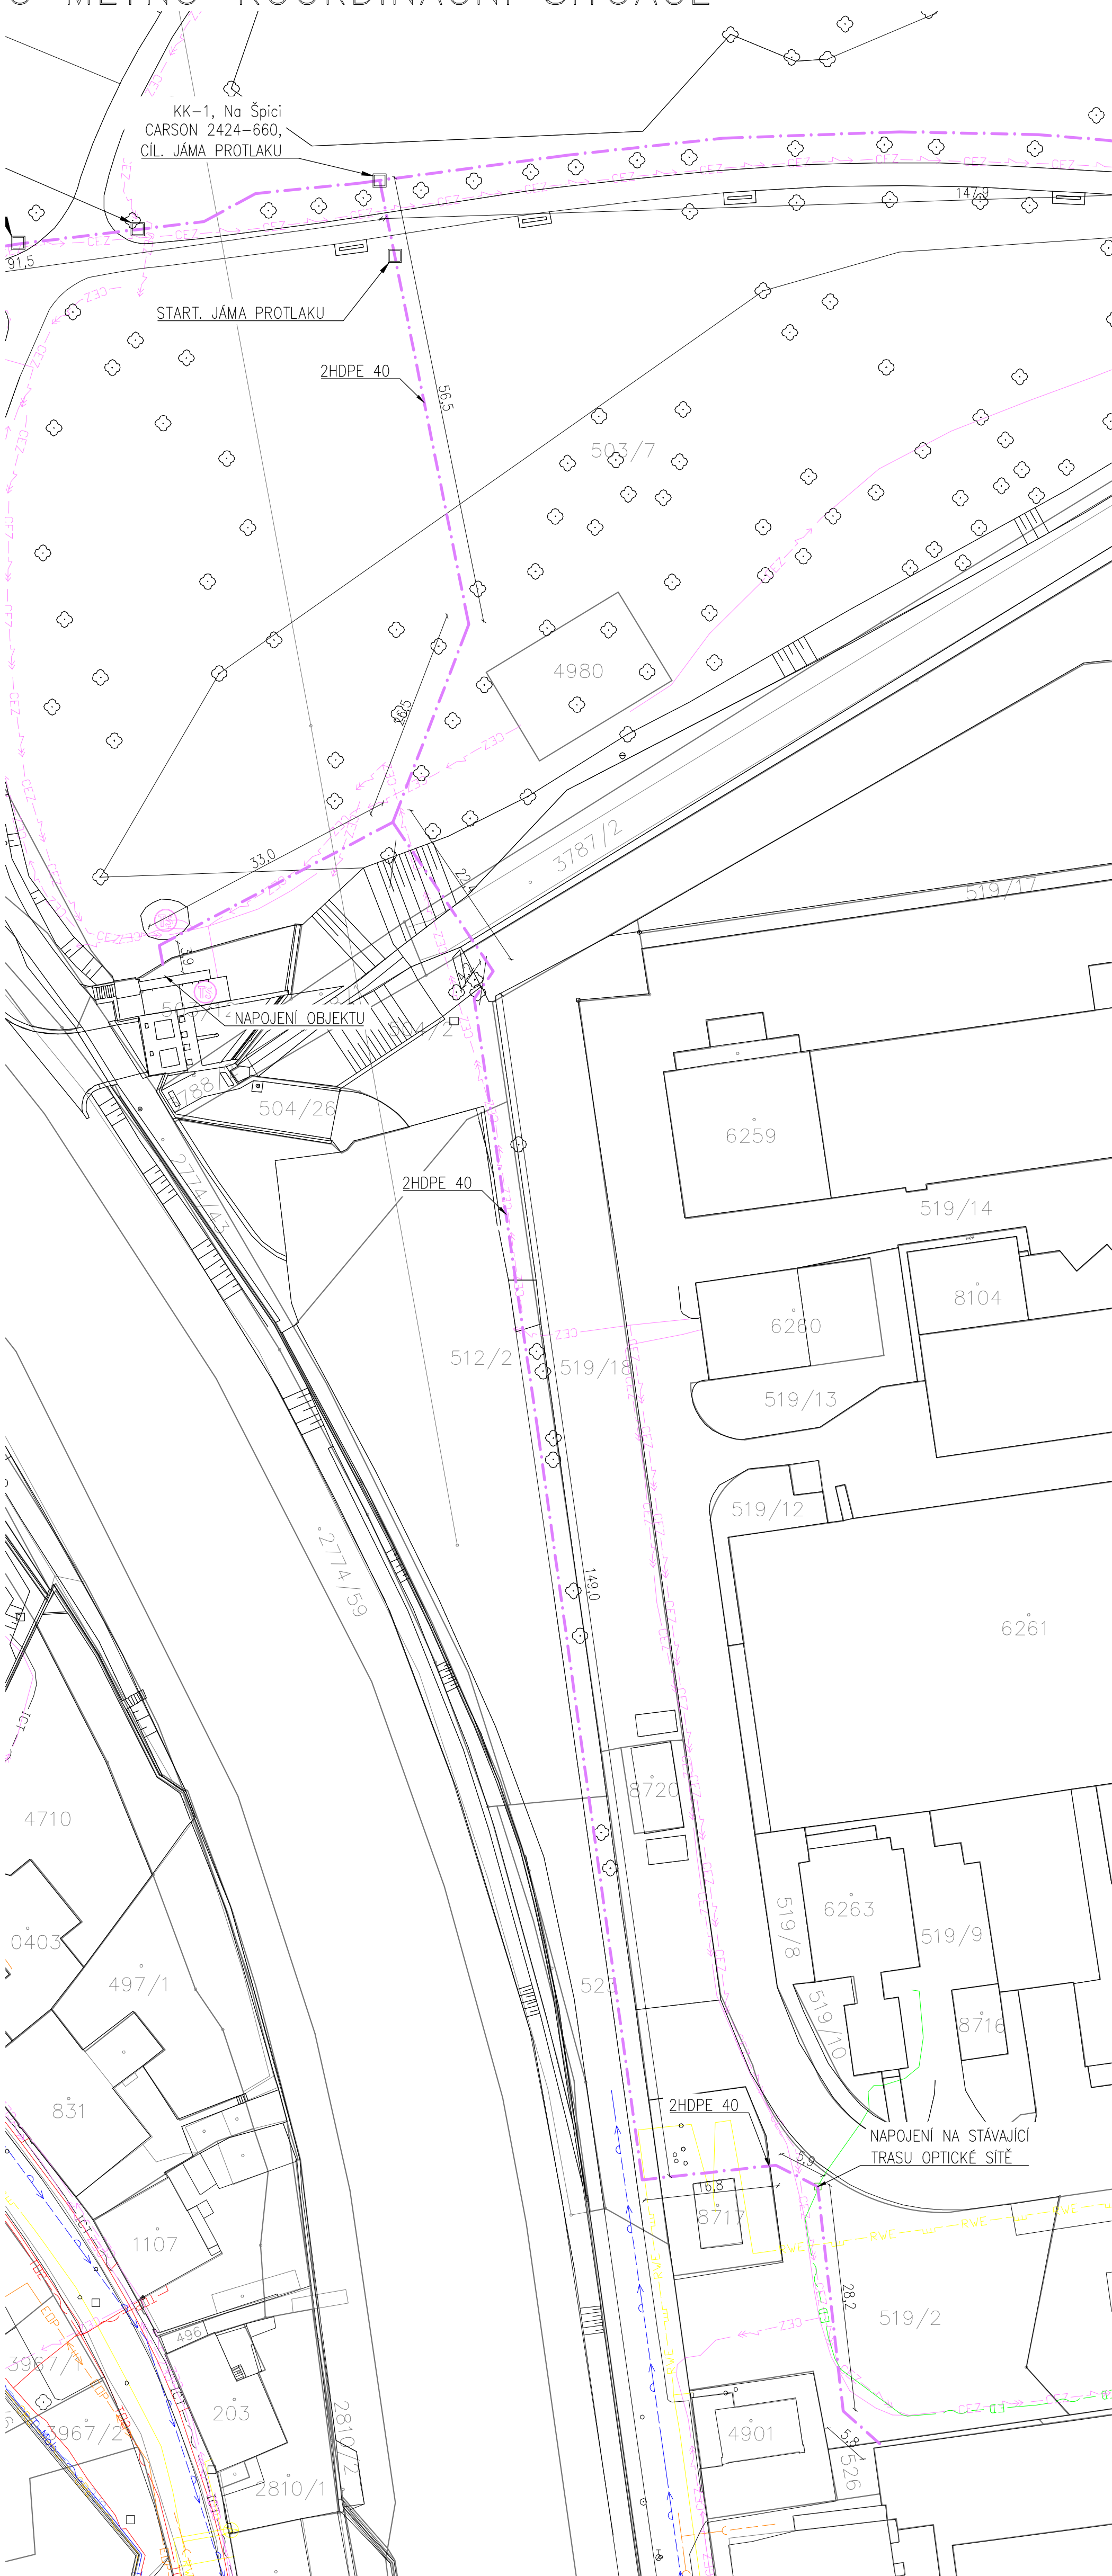

LEGENDA:

- - - VEDENÍ NOVÉ OPTICKÉ SÍTĚ
- - - STÁVAJÍCÍ TRASA OPTICKÉ SÍTĚ

POZN.1–LEGENDA TRAS A SYMBOLŮ PODROBNĚ NA SAMOSTATNÉM VÝKRESE DOKUMENTACE

POZNÁMKA :

- 1 UVEDENÁ DOKUMENTACE JE ZPRACOVÁNA V ÚROVNI DOKUMENTACE PRO VYDÁNÍ ÚZEMNÍHO ROZHODNUTÍ O UMÍSTĚNÍ STAVBY
- 2 PRO URČENÍ POLOHY INŽENÝRSKÝCH SÍTÍ NESMÍ BÝT POUŽITO KÓT ODMĚŘENÝCH Z POLOHOPISNÝCH MAP
- 3 PŘI KRÍŽENÍ NEBO SOUBĚHU S JINÝMI INŽENÝRSKÝMI SÍTĚMI JE TŘEBA ULOŽIT HDPE TRUBKY DO CHRÁNIČEK NEBO ŽLABŮ DLĚ ČSN 736005
- 4 POČET HDPE TRUBEK V KYNETĚ JE DÁN SCHÉMATEM A POPISEM POKLÁDKY
- 5 JEDNOTLIVÉ TRASY HDPE TRUBEK BUDOU V INTRAVILIÁNU MĚSTA ULOŽENY S KRYTÍM 50CM V CHODNÍCÍCH, 70CM V ZELENÝCH PÁSECH A 90 CM V PŘEKOPECH VOZOVEK A VŠECH PÁSŮ A PRUHŮ PRO PROVOZ A STÁNÍ VOZIDEL ZAKRYTÝ DESKOU A FÓLIÍ
- 6 TRASY V PROTLACÍCH POD KOMUNIKACEMI BUDOU ULOŽENY MIN. 1,2M POKUD NENÍ UVEDENO JINAK
- 7 U SILNIC I. TŘÍDY A RYCHLOSTNÍCH KOMUNIKACÍ JE MIN. KRYTÍ 1,2M

astalon
Hůrka 54, 530 02 Pardubice
IČ: 27542009, DIČ: CZ27542009

projektovatel:
Mgr. Petr Šroll

vypracoval:
Mgr. Petr Šroll

kontroloval:
Ing. Helena Bydžovská

dokumentace: DUR

číslo zakázky: Z170419

datum: 04-2017

měřítko: 1:500

formát: 2xA4

změna: ---

část: 5

stavebník: **EDERA Group a.s.**
zakázka: **Metropolitní optická síť - Na Špici**
objekt: SO 01
díl: C. Situační výkresy
výkres: **U mlýnů - Koordinační situace**

C

5

č. výkresu:

NA ŠPICI—KOORDINAČNÍ SITUACE



LEGENDA:

- - - VEDENÍ NOVÉ OPTICKÉ SÍTĚ
- STÁVAJÍCÍ TRASA OPTICKÉ SÍTĚ

POZN.1—LEGENDA TRAS A SYMBOLŮ PODROBNĚ NA SAMOSTATNÉM VÝKRESU DOKUMENTACE

POZNÁMKA :

- 1 UVEDENÁ DOKUMENTACE JE ZPRACOVÁNA V ÚROVNI DOKUMENTACE PRO VYDÁNÍ ÚZEMNÍHO ROZHODNUTÍ O UMÍSTĚNÍ STAVBY
- 2 PRO URČENÍ POLOHY INŽENÝRSKÝCH SÍTÍ NESMÍ BÝT POUŽITO KÓT ODMĚŘENÝCH Z POLOHOPISNÝCH MAP
- 3 PŘI KRÍŽENÍ NEBO SOUBĚHU S JINÝMI INŽENÝRSKÝMI SÍTĚMI JE TŘEBA ULOŽIT HDPE TRUBKY DO CHRÁNIČEK NEBO ŽLABŮ DLĚ ČSN 736005
- 4 POČET HDPE TRUBEK V KYNETĚ JE DÁN SCHÉMATEM A POPISEM POKLÁDKY
- 5 JEDNOTLIVÉ TRASY HDPE TRUBEK BUDOU V INTRAVILÁNU MĚSTA ULOŽENY S KRYTÍM 50CM V CHODNÍCÍCH, 70CM V ZELENÝCH PÁSECH A 90 CM V PŘEKOPECH VOZOVEK A VŠECH PÁSŮ A PRUHŮ PRO PROVOZ A STÁNÍ VOZIDEL ZAKRYTY DESKOU A FÓLIÍ
- 6 TRASY V PROTLACÍCH POD KOMUNIKACEMI BUDOU ULOŽENY MIN. 1,2M POKUD NENÍ UVEDENO JINAK
- 7 U SILNIC I. TŘÍDY A RYCHLOSTNÍCH KOMUNIKACÍ JE MIN. KRYTÍ 1,2M

astalon Hůrka 54, 530 02 Pardubice IČ: 27542009, DIČ: CZ27542009	projektovatel: Mgr. Petr Šroll	vypracoval: Mgr. Petr Šroll	kontroloval: Ing. Helena Bydžovská	dokumentace: DUR číslo zakázky: Z170419 datum: 04-2017 měřítko: 1:500 formát: 2x4 změna: ---
	stavebník: EDERA Group a.s. zakázka: Metropolitní optická síť - Na Špici			
objekt: SO 01 díl: C. Situační výkresy výkres: Na Špici - Koordinační situace	část: C	č. výřezu: 5		