

LEGENDA:

- VODOVOD PROJEKT ———
- PŘEPOJENÍ VODOVODNÍCH PŘÍPOJEK - - - - -
- KANALIZACE STÁVAJÍCÍ-JEDNOTNÁ - - - - -
- VODOVOD STÁVAJÍCÍ - - - - -
- RADIOVÉ SÍTĚ - - - - -
- PODZEMNÍ VEDENÍ NÍZKÉHO NAPĚTÍ - - - - -
- KANALIZAČNÍ PŘÍPOJKA-NOEVĚŘENÁ TRASA - - - - -
- SDĚLOVACÍ VEDENÍ O₂ - - - - -
- PLYN - - - - -
- SDĚLOVACÍ VEDENÍ UPC - - - - -
- SDĚLOVACÍ VEDENÍ INFOS - - - - -
- VODOVODNÍ PŘÍPOJKA - - - - -
- VEŘEJNÉ OSVĚTLENÍ - - - - -
- HRANICE PARCEL KN - - - - -
- HRANICE PARCEL PK - - - - -
- NOVÝ ASFALTOBETON
- STÁVAJÍCÍ ASFALTOBETON
- ZELEŇ
- HRANICE VÝKOPU - - - - -

MĚSTSKÝ ÚŘAD VYŠKOV
odbor investiční
Dělo číslo: 5.9.2012
Podpis: M/60494/2012

POZNÁMKA:

Zákres inženýrských sítí je pouze informativní!
Před zahájením stavebních prací nutno vytýčit.

TYČOVACÍ PRVKY

MOVÝ BOD	STANIČENÍ(km)	X(m)	Y(m)
ZU=nápojení	0,0000	568918.7189	1154378.1473
LB1	0,0030	568921.3330	1154376.7350
LB3	0,0732	568976.8500	1154333.6460
LB4	0,1270	569018.9851	1154301.5317
LB5	0,1360	569027.2847	1154297.0516
KU=nápojení	0,136 6	569027.6357	1154296.9726


AKCE:

**Oprava vodovodu Vyškov,
ul. Havlíčkova, řad 8-22-2**

PŘÍLOHA: **KOORDINAČNÍ SITUACE STAVBY**

MĚŘÍTKO: **1 : 250**

Č. PŘÍLOHY: **C.2**

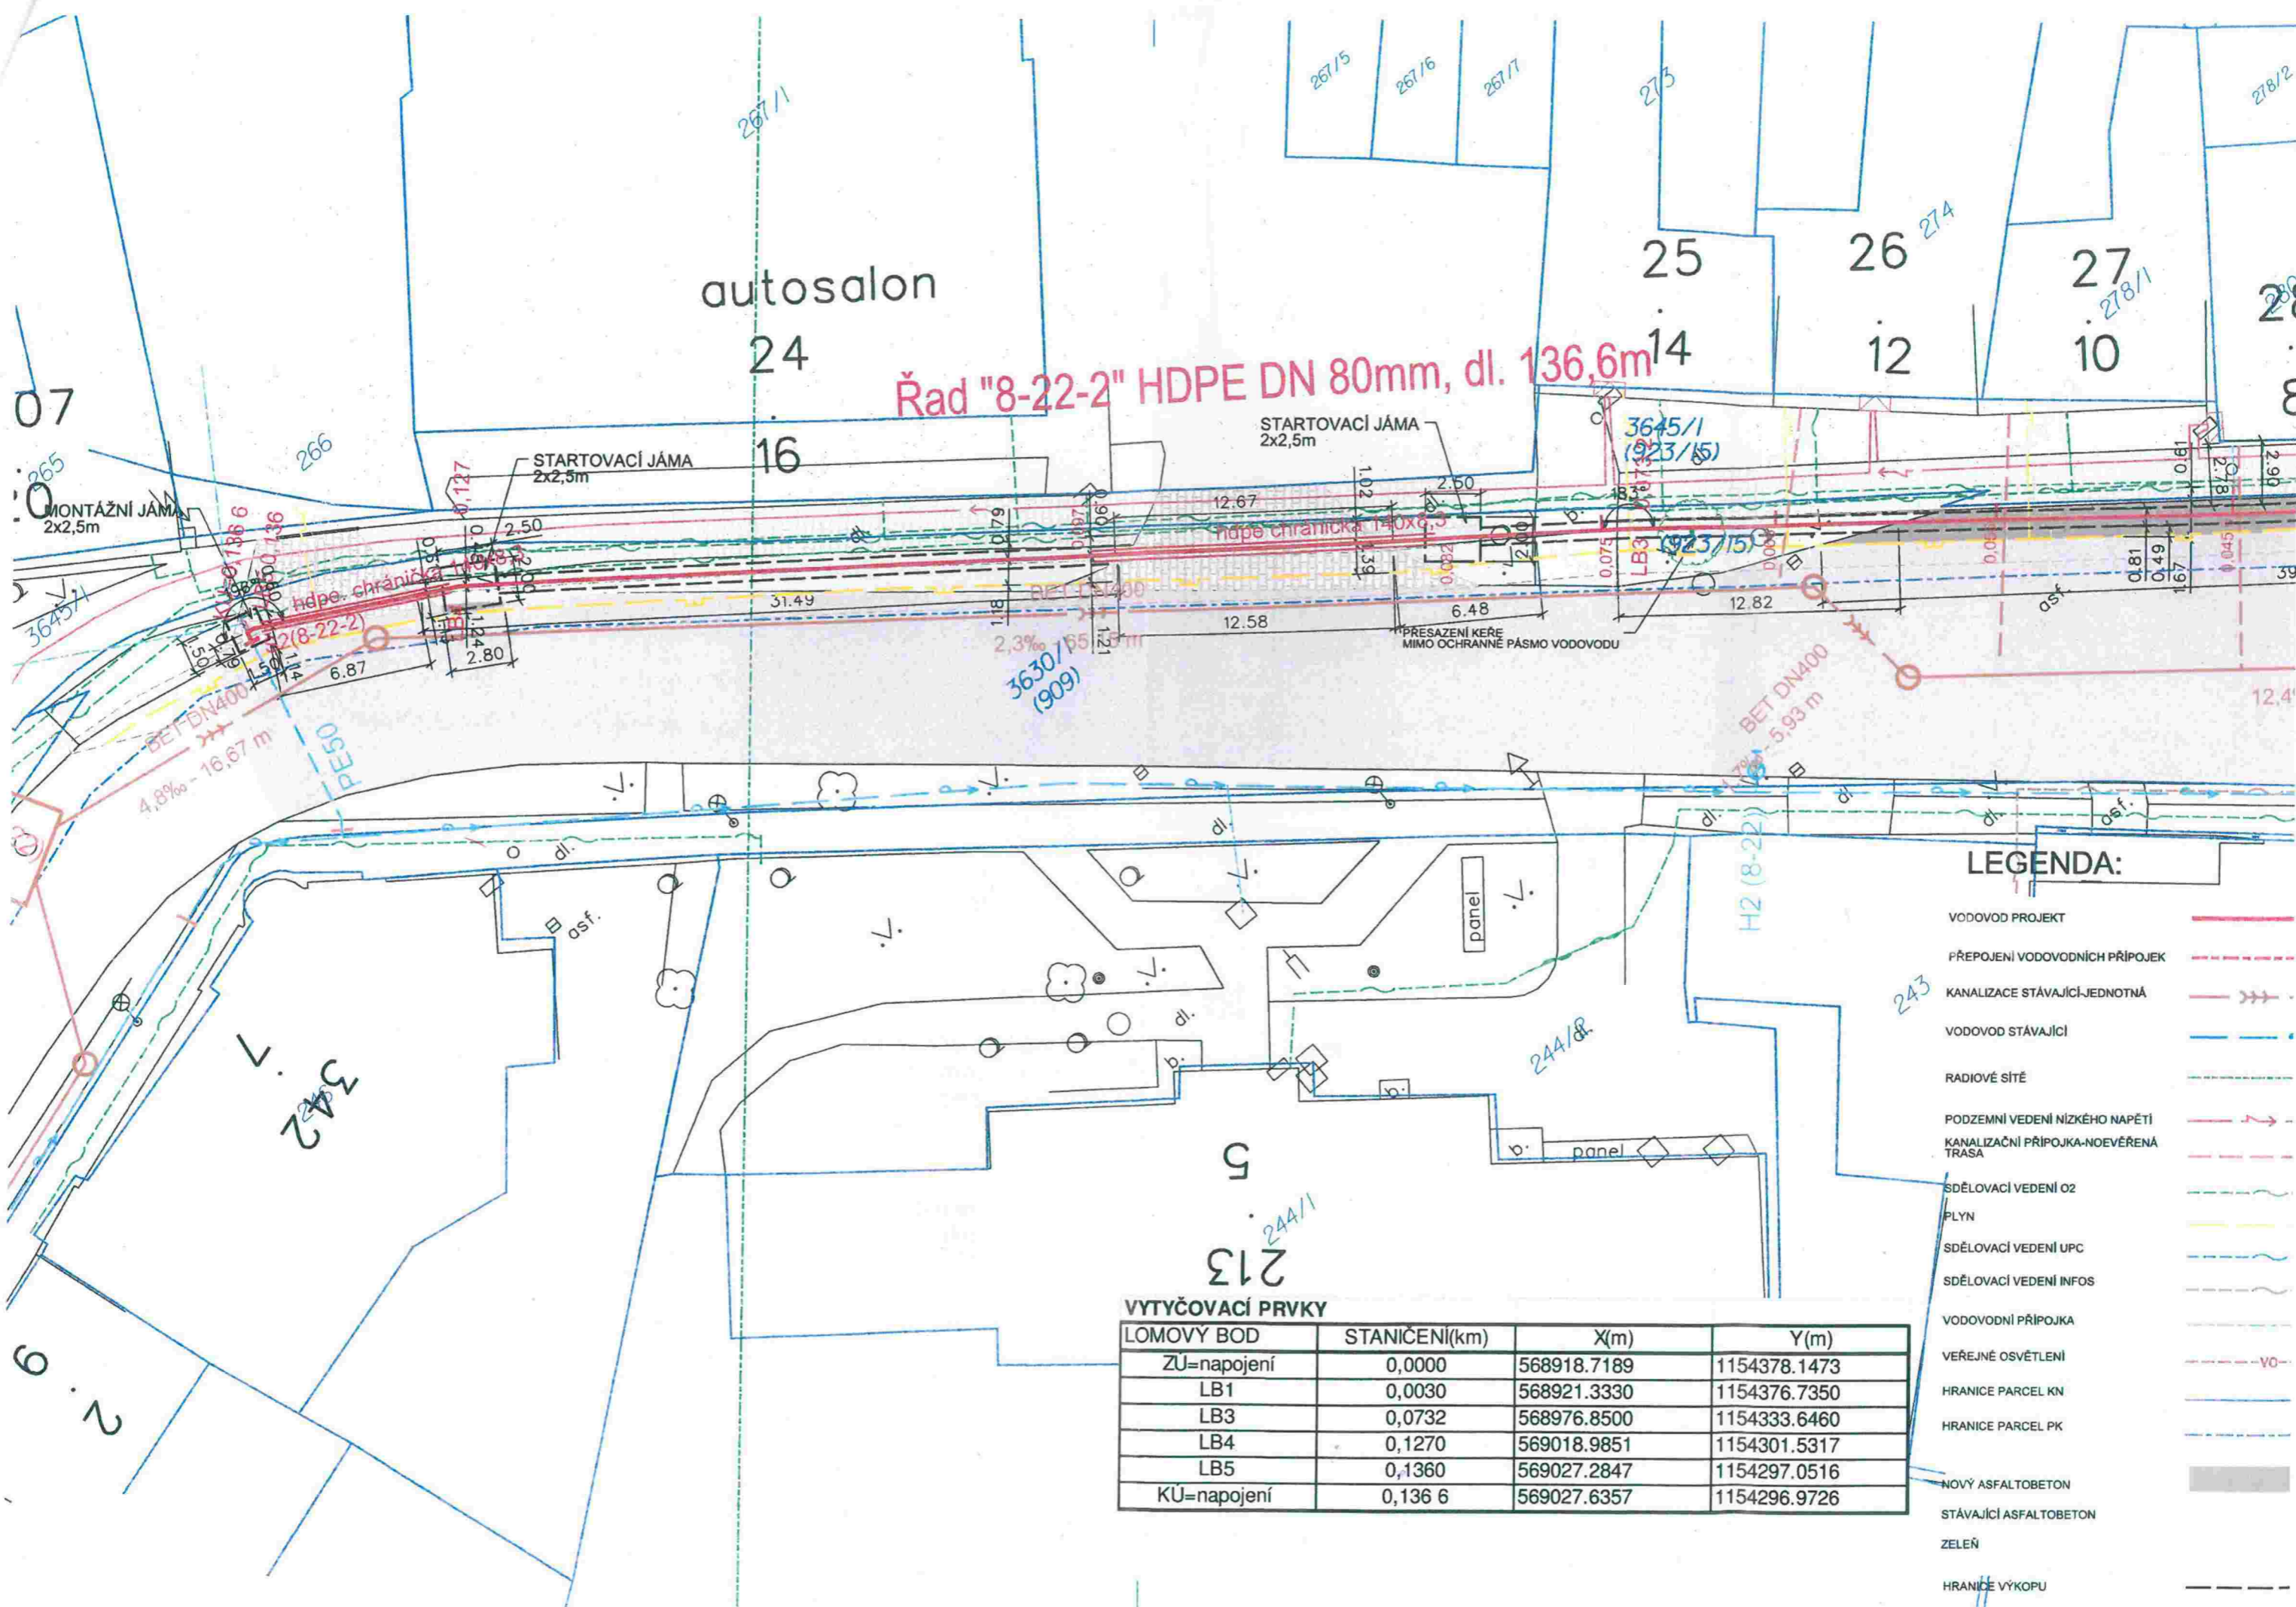

Řad "8-22-2" HDPE DN 80mm, dl. 136,6m

STARTOVACÍ JÁMA
2x2,5m

STARTOVACÍ JÁMA
2x2,5m

MONTÁŽNÍ JÁMA
2x2,5m

LEGENDA:

- VODOVOD PROJEKT —
- PŘEPOJENÍ VODOVODNÍCH PŘÍPOJEK - - -
- KANALIZACE STÁVAJÍCÍ-JEDNOTNÁ - - -
- VODOVOD STÁVAJÍCÍ - - -
- RADIOVÉ SÍTĚ - - -
- PODZEMNÍ VEDENÍ NÍZKÉHO NAPĚTÍ - - -
- KANALIZAČNÍ PŘÍPOJKA-NOEVĚŘENÁ TRASA - - -
- SDĚLOVACÍ VEDENÍ OZ - - -
- PLYN - - -
- SDĚLOVACÍ VEDENÍ UPC - - -
- SDĚLOVACÍ VEDENÍ INFOS - - -
- VODOVODNÍ PŘÍPOJKA - - -
- VEŘEJNÉ OSVĚTLENÍ - - - VO - - -
- HRANICE PARCEL KN - - -
- HRANICE PARCEL PK - - -
- NOVÝ ASFALTOBETON
- STÁVAJÍCÍ ASFALTOBETON
- ZELEŇ
- HRANICE VÝKOPU - - -

VYTYČOVACÍ PRVKY

LOMOVÝ BOD	STANIČENÍ(km)	X(m)	Y(m)
ZU=napojení	0,0000	568918.7189	1154378.1473
LB1	0,0030	568921.3330	1154376.7350
LB3	0,0732	568976.8500	1154333.6460
LB4	0,1270	569018.9851	1154301.5317
LB5	0,1360	569027.2847	1154297.0516
KŮ=napojení	0,136 6	569027.6357	1154296.9726