

LEGENDA STÁVAJÍCÍCH SÍTÍ:



- >>>— SPLAŠKOVÁ KANALIZACE
- >>>— VODOVOD
- >>>— EL. NADZEMNÍ
- >>>— PLYNOVODNÍ POTRUBÍ STŘEDOTLAKÉ
- ~— O2 TELEFONICA-NADZEMNÍ VEDENÍ

LEGENDA:

- x— STÁVAJÍCÍ OPLOČENÍ

LEGENDA NOVÝCH SÍTÍ:

- >>>— VODOVOD

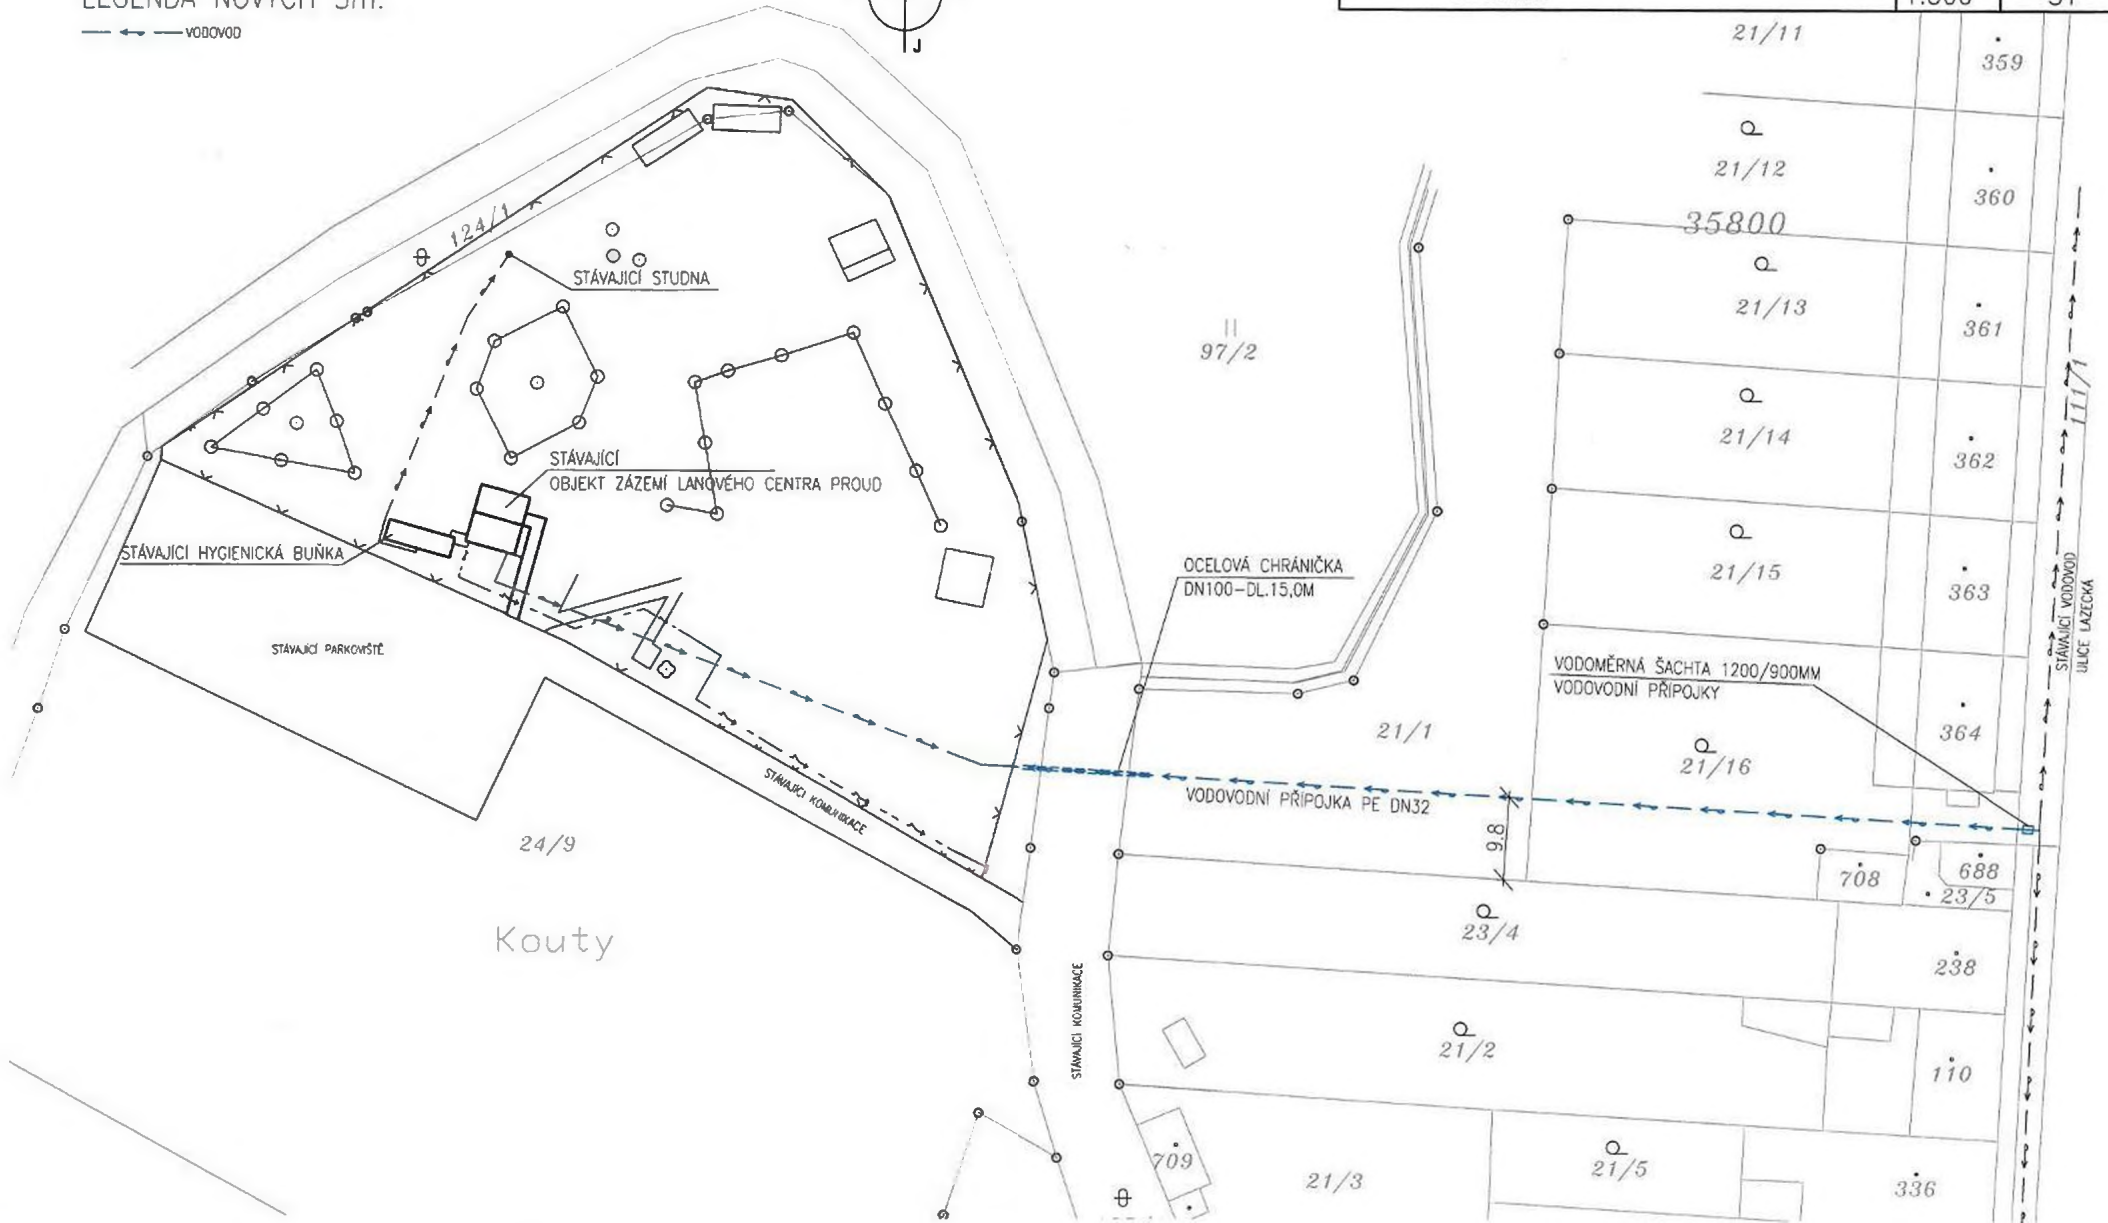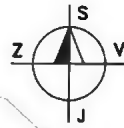

ZODP. PROJEKTANT: ING. PATRIK PLUSKAL	VYPRACOVAL: ING. PATRIK PLUSKAL		
MÍSTO: P.Č. 24/9,111/1,125/1,21/1,21/16, 779 00 OLOMOUC-LAZCE	FORMÁT	2x44	
INVESTOR: LANOVÉ CENTRUM PROUD, NA STŘELNICI 48, 779 00 OLOMOUC-LAZCE	DATUM	05/2017	
NÁZEV AKCE: NOVOSTAVBA VODOVODNÍ PŘÍPOJKY P.Č. 24/9,111/1,125/1,21/1,21/16, 779 00 OLOMOUC-LAZCE	STUPEŇ	ŮZEMNÍ SOUHLAS	
	ARCH. ČÍSLO		
OBSAH: SITUACE	MĚŘÍTKO 1:500	Č. VÝKRESU S1	

21/11	359
21/12	360
21/13	361
21/14	362
21/15	363
21/16	364
23/4	708, 688, 23/5
21/2	238
21/3	110
21/5	336