


# Pod výpustem

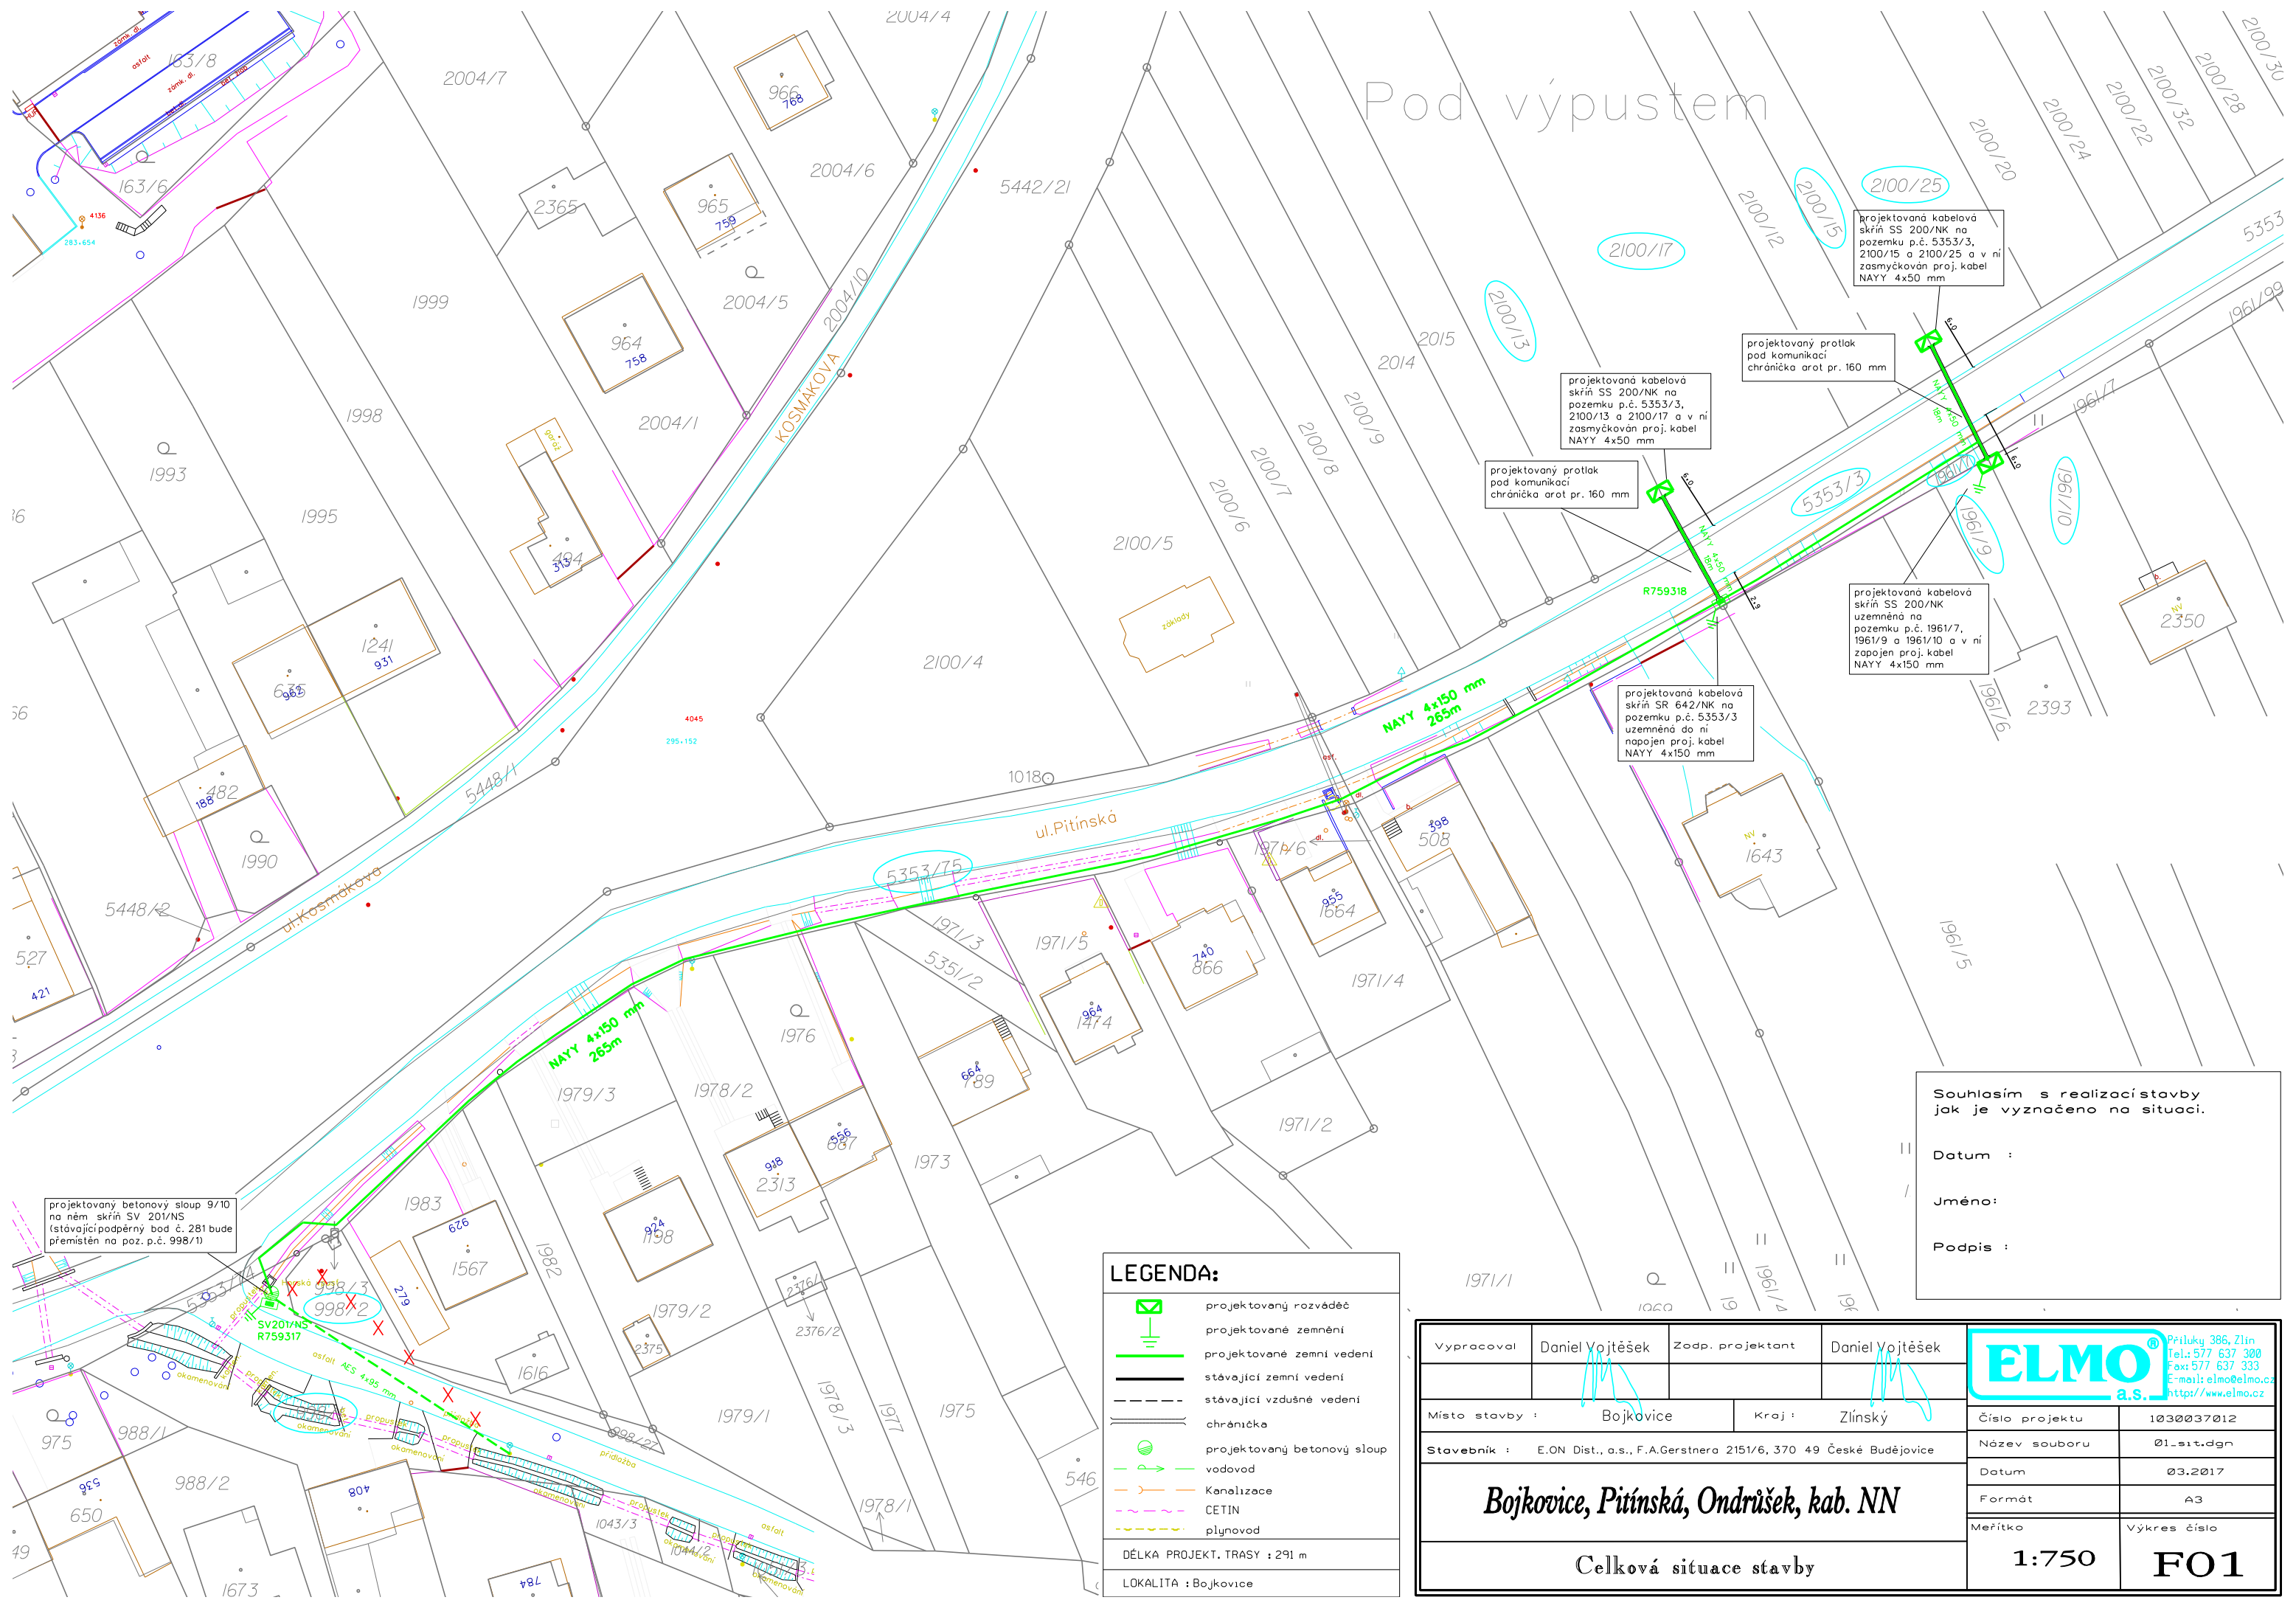

projektovaná kabelová skříň SS 200/NK na pozemku p.č. 5353/3, 2100/13 a 2100/17 a v ní zasmyčkován proj. kabel NAYY 4x50 mm

projektovaný protlak pod komunikací chránička arot pr. 160 mm

projektovaná kabelová skříň SS 200/NK na pozemku p.č. 5353/3, 2100/13 a 2100/17 a v ní zasmyčkován proj. kabel NAYY 4x50 mm

projektovaná kabelová skříň SR 642/NK na pozemku p.č. 5353/3 uzemněná do ní napojen proj. kabel NAYY 4x150 mm

projektovaná kabelová skříň SS 200/NK uzemněná na pozemku p.č. 1961/7, 1961/9 a 1961/10 a v ní zapojen proj. kabel NAYY 4x150 mm

projektovaný betonový sloup 9/10 na něm skříň SV 201/NS (stávající podpěrný bod č. 281 bude přemístěn na poz. p.č. 998/1)

Souhlasím s realizací stavby jak je vyznačeno na situaci.

Datum :

Jméno :

Podpis :

**LEGENDA:**

- projektovaný rozváděč
- projektované zemnění
- projektované zemní vedení
- stávající zemní vedení
- stávající vzdušné vedení
- chránička
- projektovaný betonový sloup
- vodovod
- Kanalizace
- CETIN
- plynovod

DÉLKA PROJEKT. TRASY : 291 m

LOKALITA : Bojkovice

Vypracoval : Daniel Vojtěšek	Zodp. projektant : Daniel Vojtěšek		Příluky 386, Zlín Tel.: 577 637 300 Fax: 577 637 333 E-mail: elmo@elmo.cz http://www.elmo.cz
Místo stavby : Bojkovice	Kraj : Zlínský		Číslo projektu : 1030037012
Stavebník : E.ON Dist., a.s., F.A.Gerstnera 2151/6, 370 49 České Budějovice		Datum : 03.2017	Formát : A3
<b>Bojkovice, Pitínská, Ondrušek, kab. NN</b>			Měřítko : 1:750
<b>Celková situace stavby</b>			Výkres číslo : <b>FO1</b>