



SITUACE - PŘED KŘIŽOVATKOU III

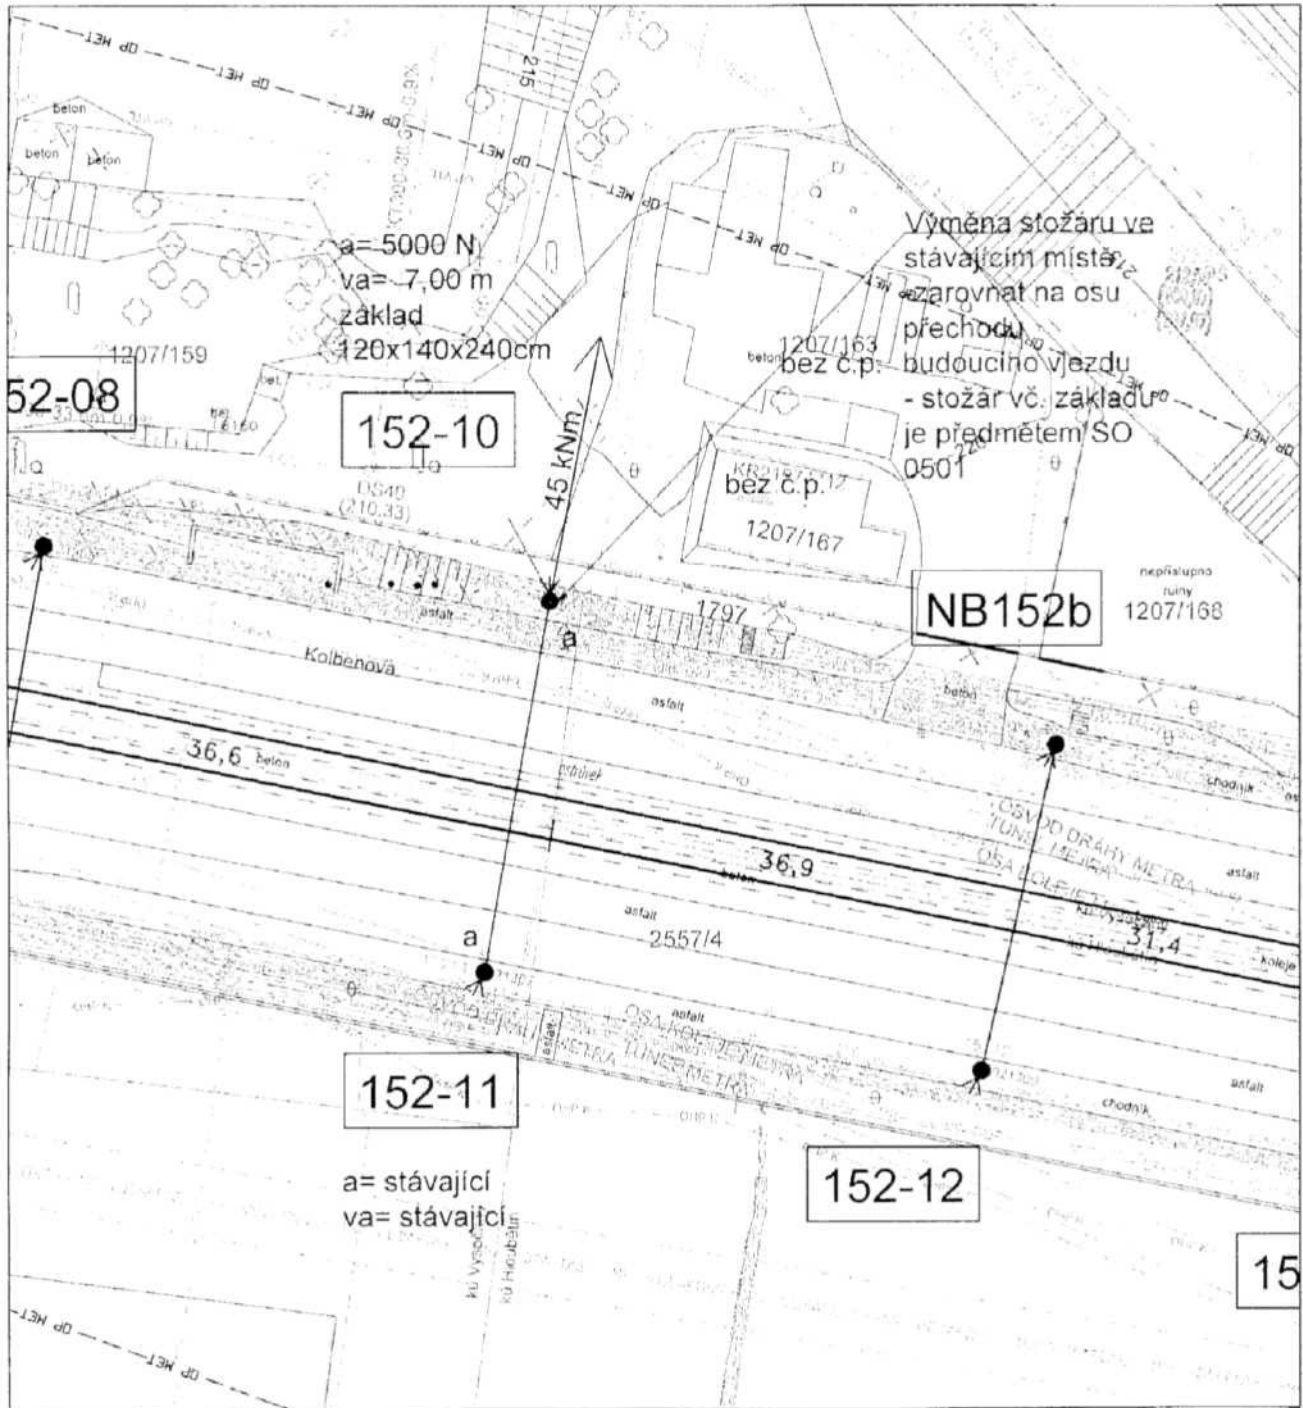


LEGENDA SO1301:

- ✱ 178-01 Výměna stožáru vč. základu v místě
- Stávající nosné lano
- Nové nosné lano
- Stávající TV

Souřadnicový systém S-JTSK, Výškový systém Bpv

| | | | |
|---|-------------|---|---------|
|  | Zhotovitel: | SO 1301 PŘELOŽKA TRAKČNÍHO VEDENÍ DP TRAMVAJE V ULICI KOLBENOVA | |
| | Průloha: | SITUACE | |
| | | Datum: | 05/2015 |
| | | Měřítko: | 1:500 |
| | | Č. příl.: | C.1.2 |

SITUACE - KŘÍŽOVATKA III

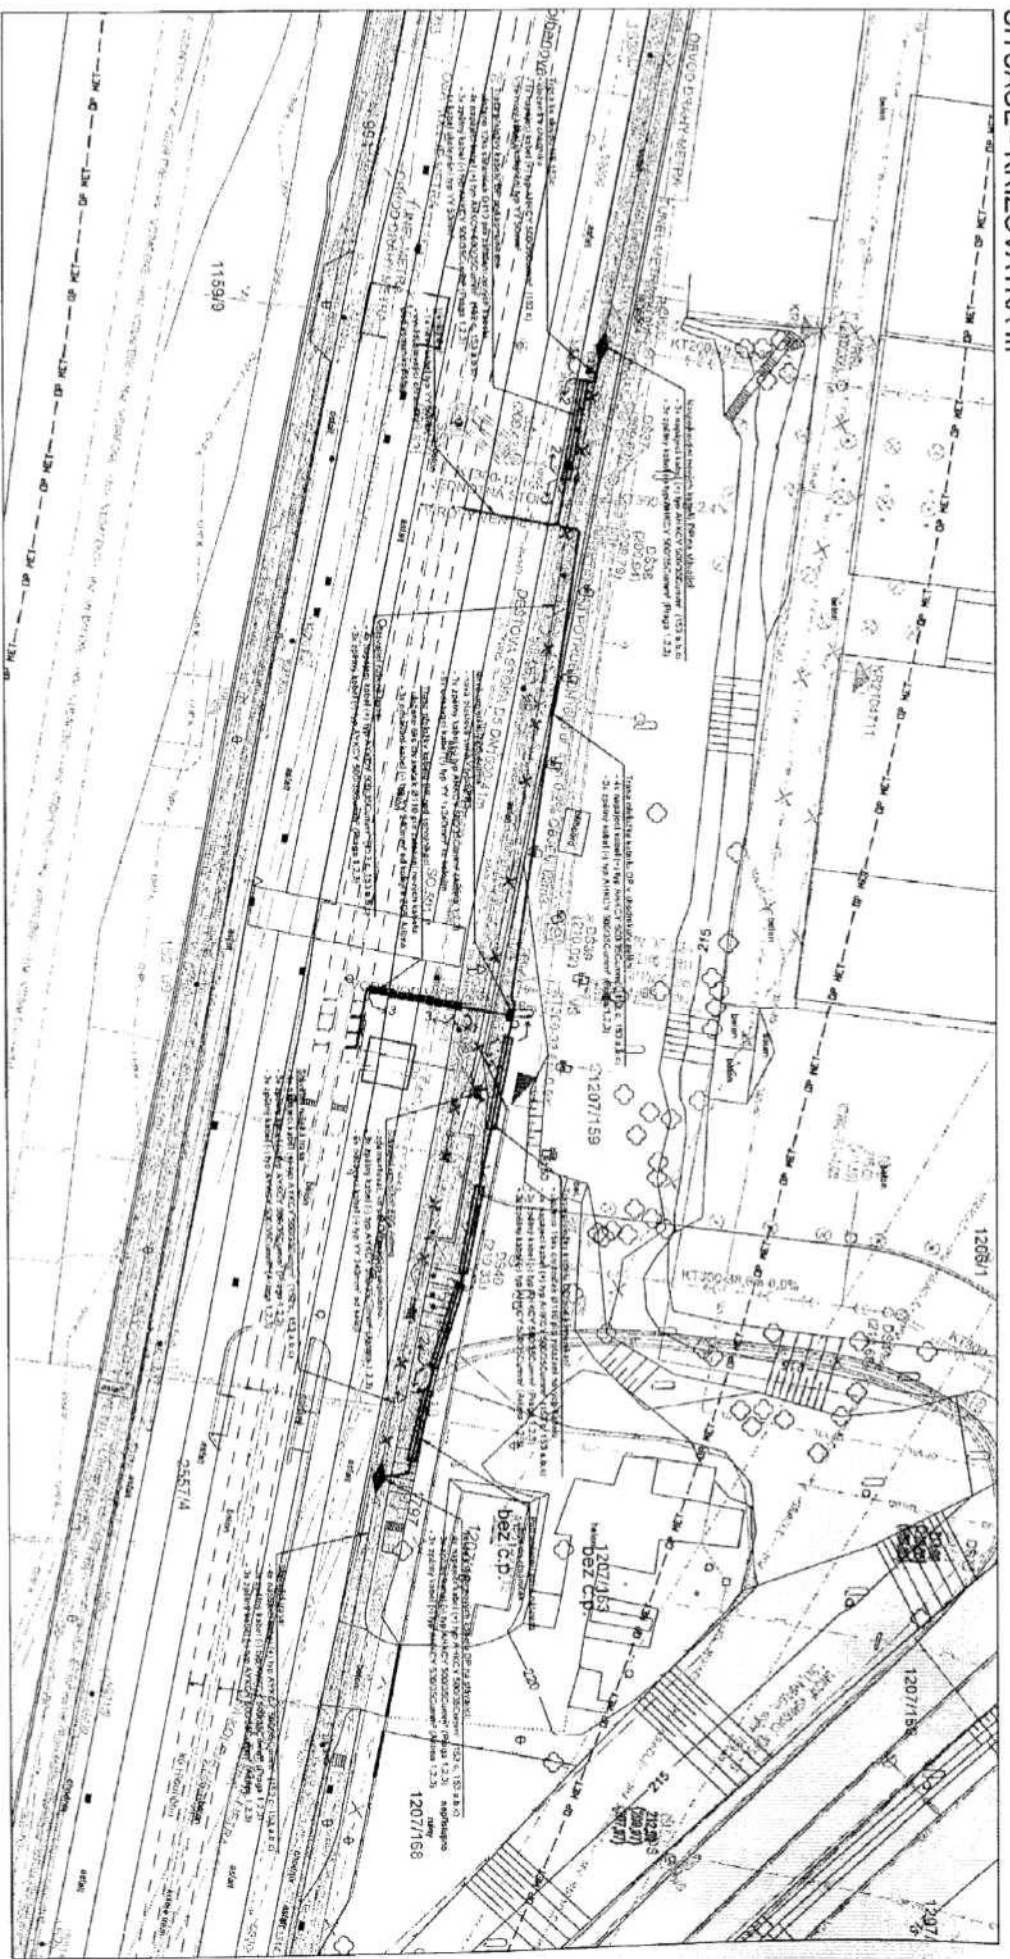

LEGENDA SO1303:

- | | | | |
|--|----------------------------|--|------------------------|
| | Stávající kabelová trasa | | Kabelové spojka |
| | Rušená část kabelové trasy | | Trakční kabelová skříň |
| | Nová kabelová trasa | | Kabelová yha 40x70 |
| | Kabelová chránka | | Kabelová yha 70x132 |
| | | | Kabelová yha 70x121 |

| | | |
|---|-----------|--|
| | Zápisník: | |
| | Průběh: | |
| SOT1302 Přeložka zpětných skříní ZDS Antima DP tramvaje | | |
| SITUACE | | |
| Substavný systém S-ITSK, výškový systém BpH | | |
| Datum: | 04/2015 | |
| Měřítko: | 1:1500 | |
| Č. PŘÍL. | C.3.2 | |