


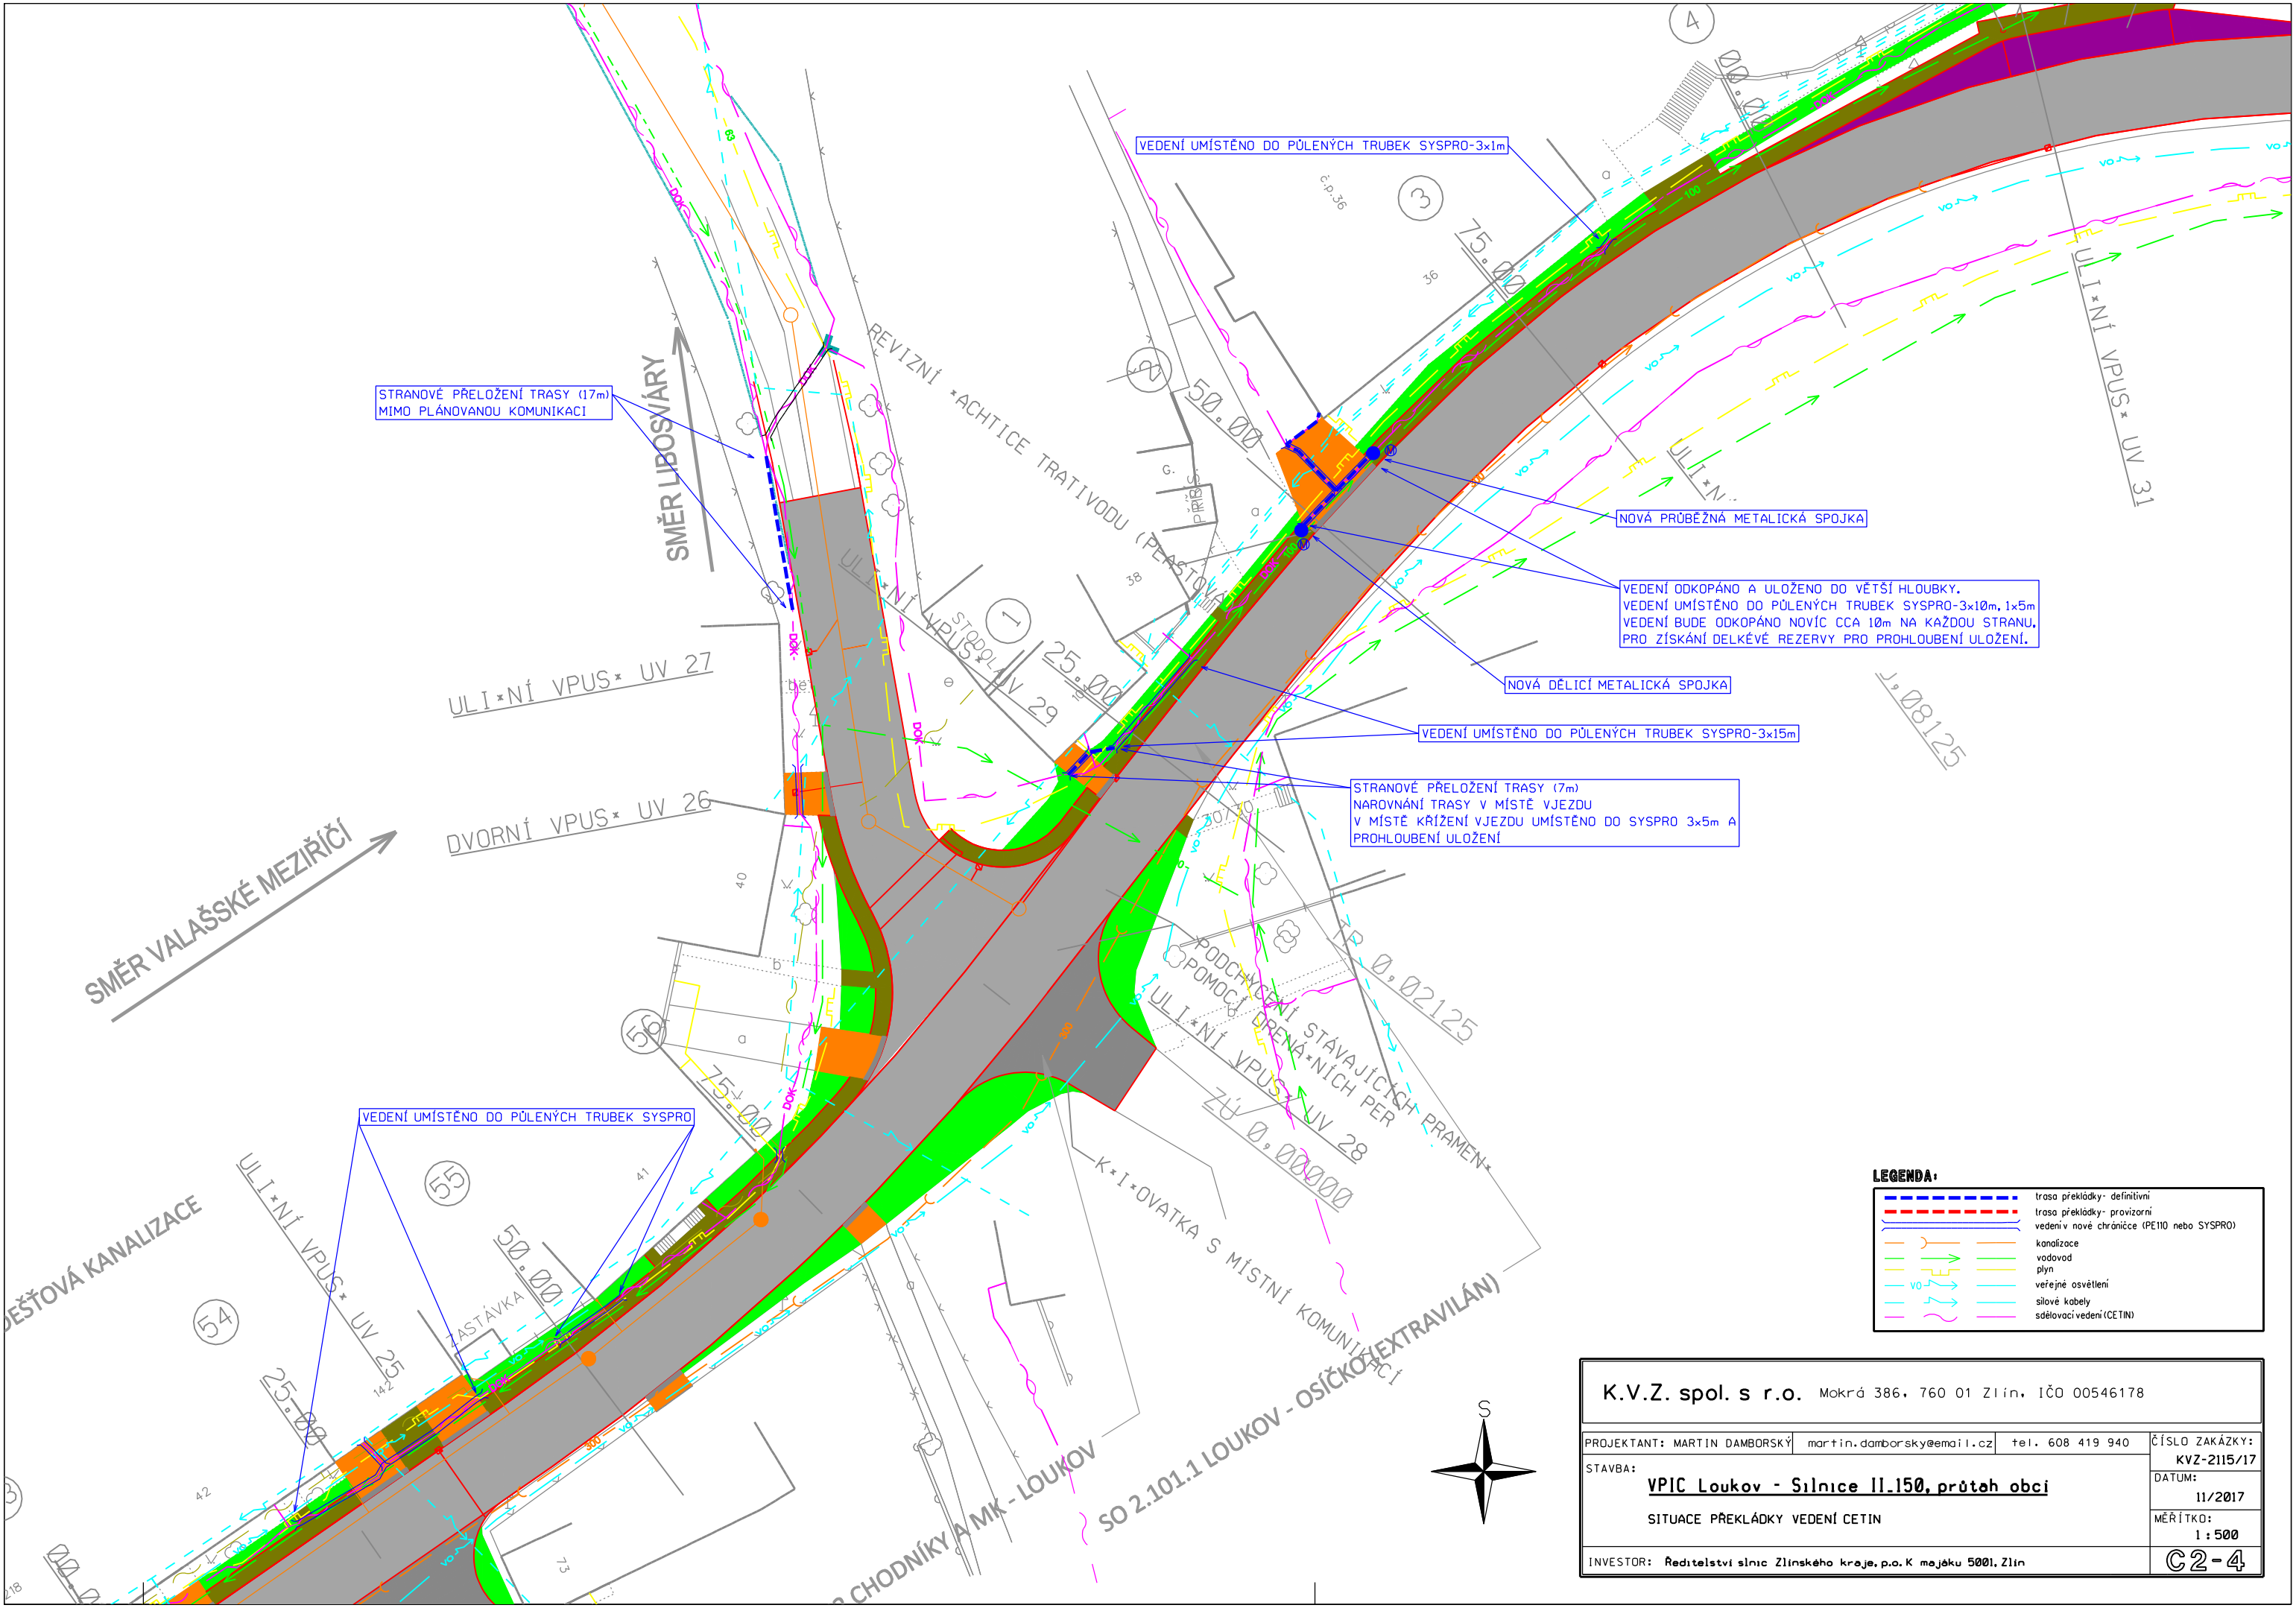

STRANOVÉ PŘELOŽENÍ TRASY (17m)
MIMO PLÁNOVANOU KOMUNIKACI

VEDENÍ UMÍSTĚNO DO PŮLENÝCH TRUBEK SYSPRO-3x1m

NOVÁ PRŮBĚŽNÁ METALICKÁ SPOJKA

VEDENÍ ODKOPÁNO A ULOŽENO DO VĚTŠÍ HLoubKY.
VEDENÍ UMÍSTĚNO DO PŮLENÝCH TRUBEK SYSPRO-3x10m, 1x5m
VEDENÍ BUDE ODKOPÁNO NOVĚ CCA 10m NA KAŽDOU STRANU,
PRO ZÍSKÁNÍ DELKÉVÉ REZERVY PRO PROHLoubENÍ ULOŽENÍ.

NOVÁ DĚLICÍ METALICKÁ SPOJKA

VEDENÍ UMÍSTĚNO DO PŮLENÝCH TRUBEK SYSPRO-3x15m

STRANOVÉ PŘELOŽENÍ TRASY (7m)
NAROVNÁNÍ TRASY V MÍSTĚ VJEZDU
V MÍSTĚ KRÍŽENÍ VJEZDU UMÍSTĚNO DO SYSPRO 3x5m A
PROHLoubENÍ ULOŽENÍ


VEDENÍ UMÍSTĚNO DO PŮLENÝCH TRUBEK SYSPRO

LEGENDA:

	trasa překládky- definitivní
	trasa překládky- provizorní
	vedení v nové chránici (PE100 nebo SYSPRO)
	kanalizace
	vodovod
	plyn
	veřejné osvětlení
	silové kabely
	síťovací vedení (CETIN)

K.V.Z. spol. s r.o. Mokrý 386, 760 01 Zlín, IČO 00546178

PROJEKTANT: MARTIN DAMBORSKÝ	martin.damborsky@email.cz	tel. 608 419 940	ČÍSLO ZAKÁZKY: KVZ-2115/17
STAVBA: VPIC Loukov - Silnice II.150, průtah obcí			DATUM: 11/2017
SITUACE PŘEKLÁDKY VEDENÍ CETIN			MĚŘÍTKO: 1 : 500
INVESTOR: Ředitelství silnic Zlínského kraje, p.o. K majáku 5001, Zlín			C2-4

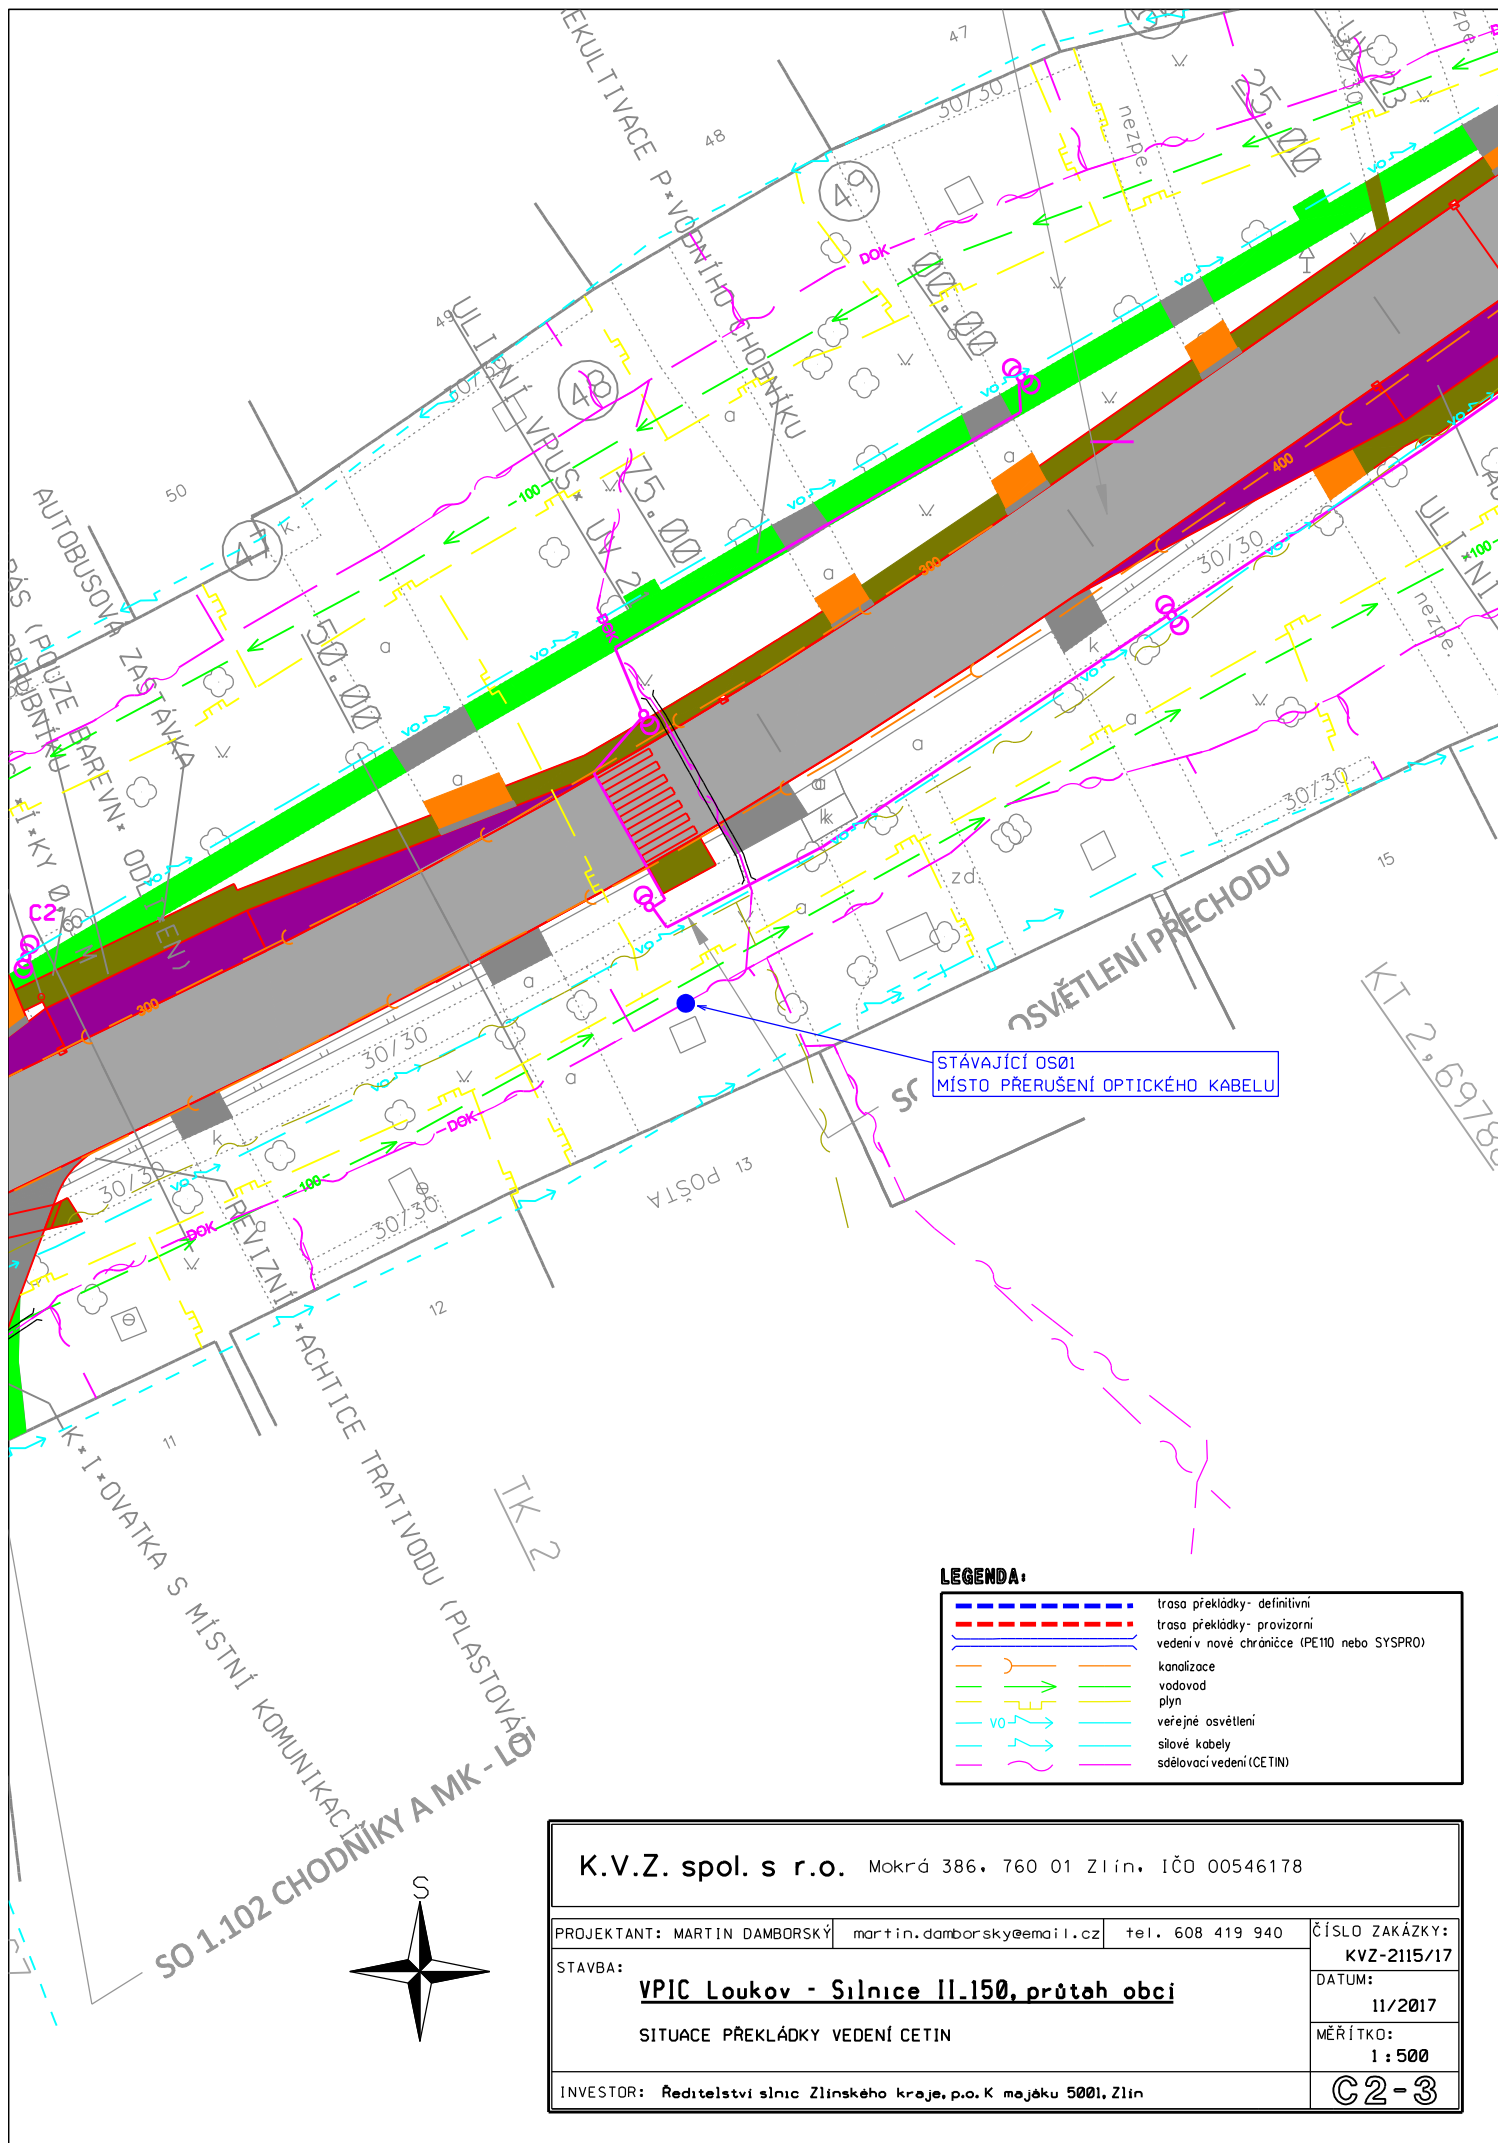



LEGENDA:

---	trasa překládky - definitivní
---	trasa překládky - provizorní
---	vedení nové chrániče (PE110 nebo SYSPRO)
---	kanalizace
---	vodovod
---	plyn
---	veřejné osvětlení
---	silové kabely
---	sčítací vedení (CETIN)

K.V.Z. spol. s r.o. Mokrý 386, 760 01 Zlín, IČD 00546178

PROJEKTANT: MARTIN DAMBORSKÝ martin.damborsky@email.cz tel. 608 419 940	ČÍSLO ZAKÁZKY: KVZ-2115/17
STAVBA: VPIC Loukov - Silnice II.150, průtah obcí	DATUM: 11/2017
SITUACE PŘEKLÁDKY VEDENÍ CETIN	MĚŘÍTKO: 1 : 500
INVESTOR: Ředitelství silnic Zlínského kraje, p.o. K majáku 5001, Zlín	C2-3

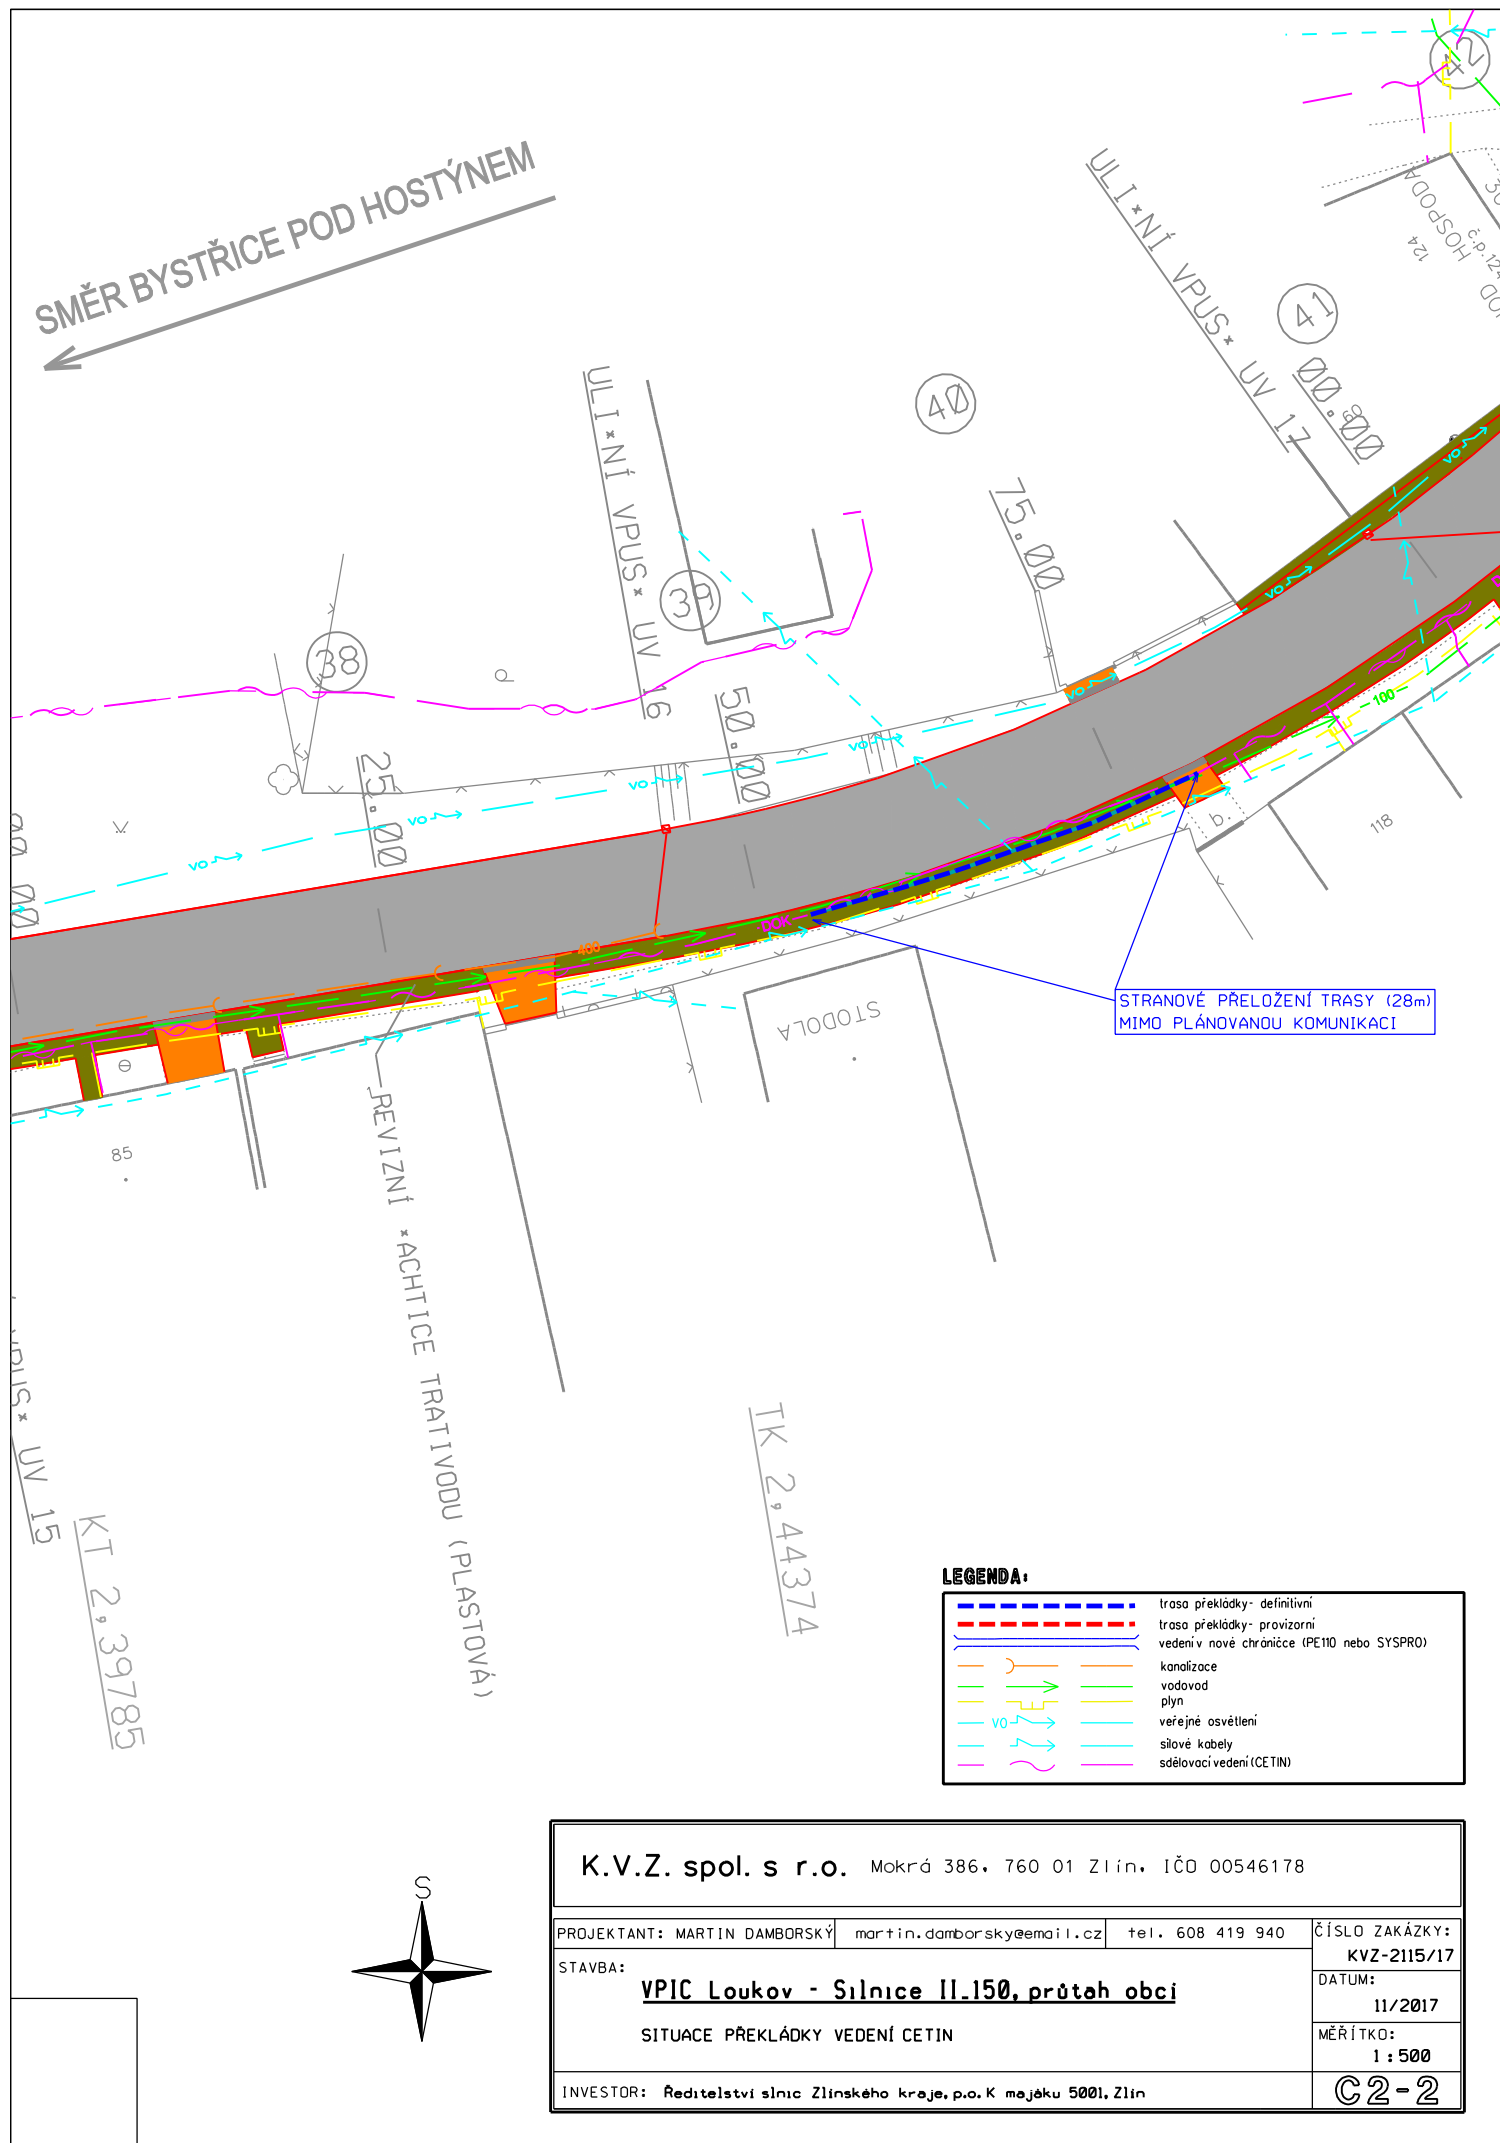

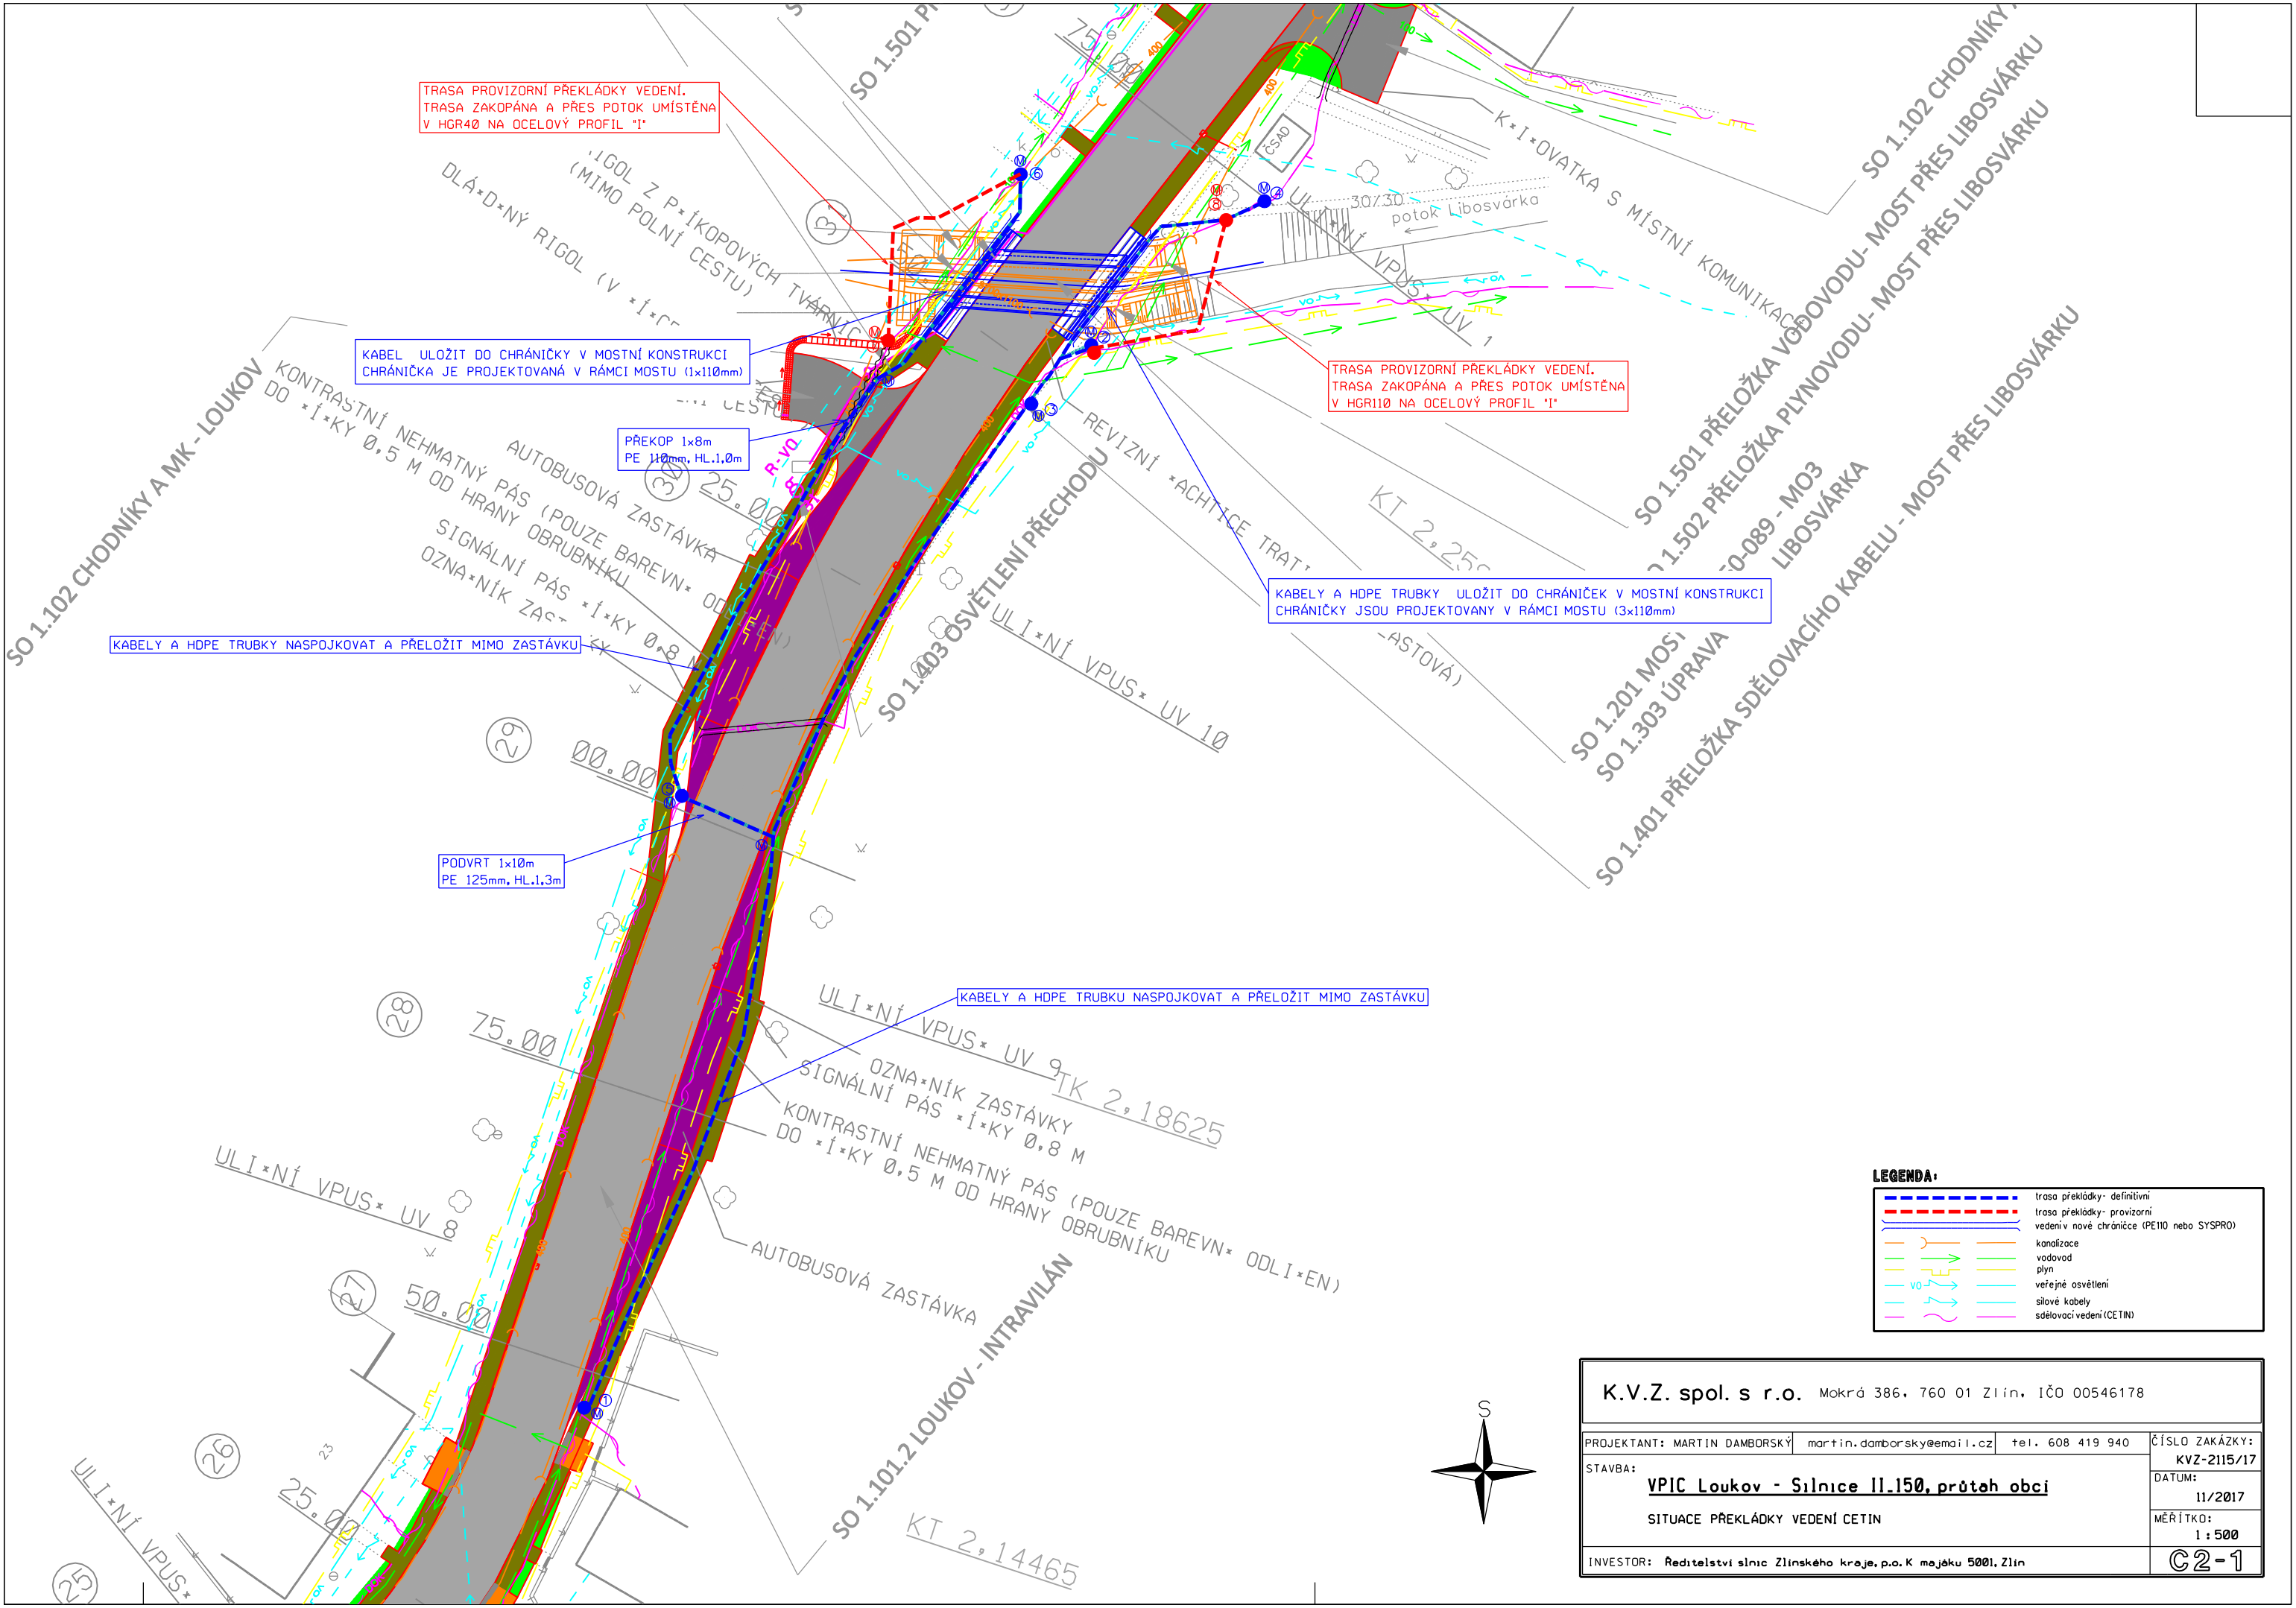

TRASA PROVIZORNÍ PŘEKLÁDKY VEDENÍ.
TRASA ZAKOPÁNA A PŘES POTOK UMÍSTĚNA
V HGR40 NA OCELOVÝ PROFIL "I"

KABEL ULOŽIT DO CHRÁNIČKY V MOSTNÍ KONSTRUKCI
CHRÁNIČKA JE PROJEKTOVÁNA V RÁMCI MOSTU (1x110mm)

PŘEKOP 1x8m
PE 110mm, HL.1,0m

TRASA PROVIZORNÍ PŘEKLÁDKY VEDENÍ.
TRASA ZAKOPÁNA A PŘES POTOK UMÍSTĚNA
V HGR110 NA OCELOVÝ PROFIL "I"

KABELY A HDPE TRUBKY ULOŽIT DO CHRÁNIČEK V MOSTNÍ KONSTRUKCI
CHRÁNIČKY JSOU PROJEKTOVANY V RÁMCI MOSTU (3x110mm)

KABELY A HDPE TRUBKY NASPOJKOVAT A PŘELOŽIT MIMO ZASTÁVKU

PODVRT 1x10m
PE 125mm, HL.1,3m

KABELY A HDPE TRUBKY NASPOJKOVAT A PŘELOŽIT MIMO ZASTÁVKU

LEGENDA:	
	trasa překládky- definitivní
	trasa překládky- provizorní
	vedení v nové chráničce (PE110 nebo SYSPRO)
	kanalizace
	vodovod
	plyn
	veřejné osvětlení
	silové kabely
	smlouvání vedení (CETIN)

K.V.Z. spol. s r.o. Mokrý 386, 760 01 Zlín, IČO 00546178

PROJEKTANT: MARTIN DAMBORSKÝ	martin.damborsky@email.cz	tel. 608 419 940	ČÍSLO ZAKÁZKY: KVZ-2115/17
STAVBA: VPIC Loukov - Silnice II.150, průtah obcí			DATUM: 11/2017
SITUACE PŘEKLÁDKY VEDENÍ CETIN			MĚŘÍTKO: 1 : 500
INVESTOR: Ředitelství silnic Zlínského kraje, p.o. K majáku 5001, Zlín			C2-1