


SITUACE, M 1:500

3/7

1/1

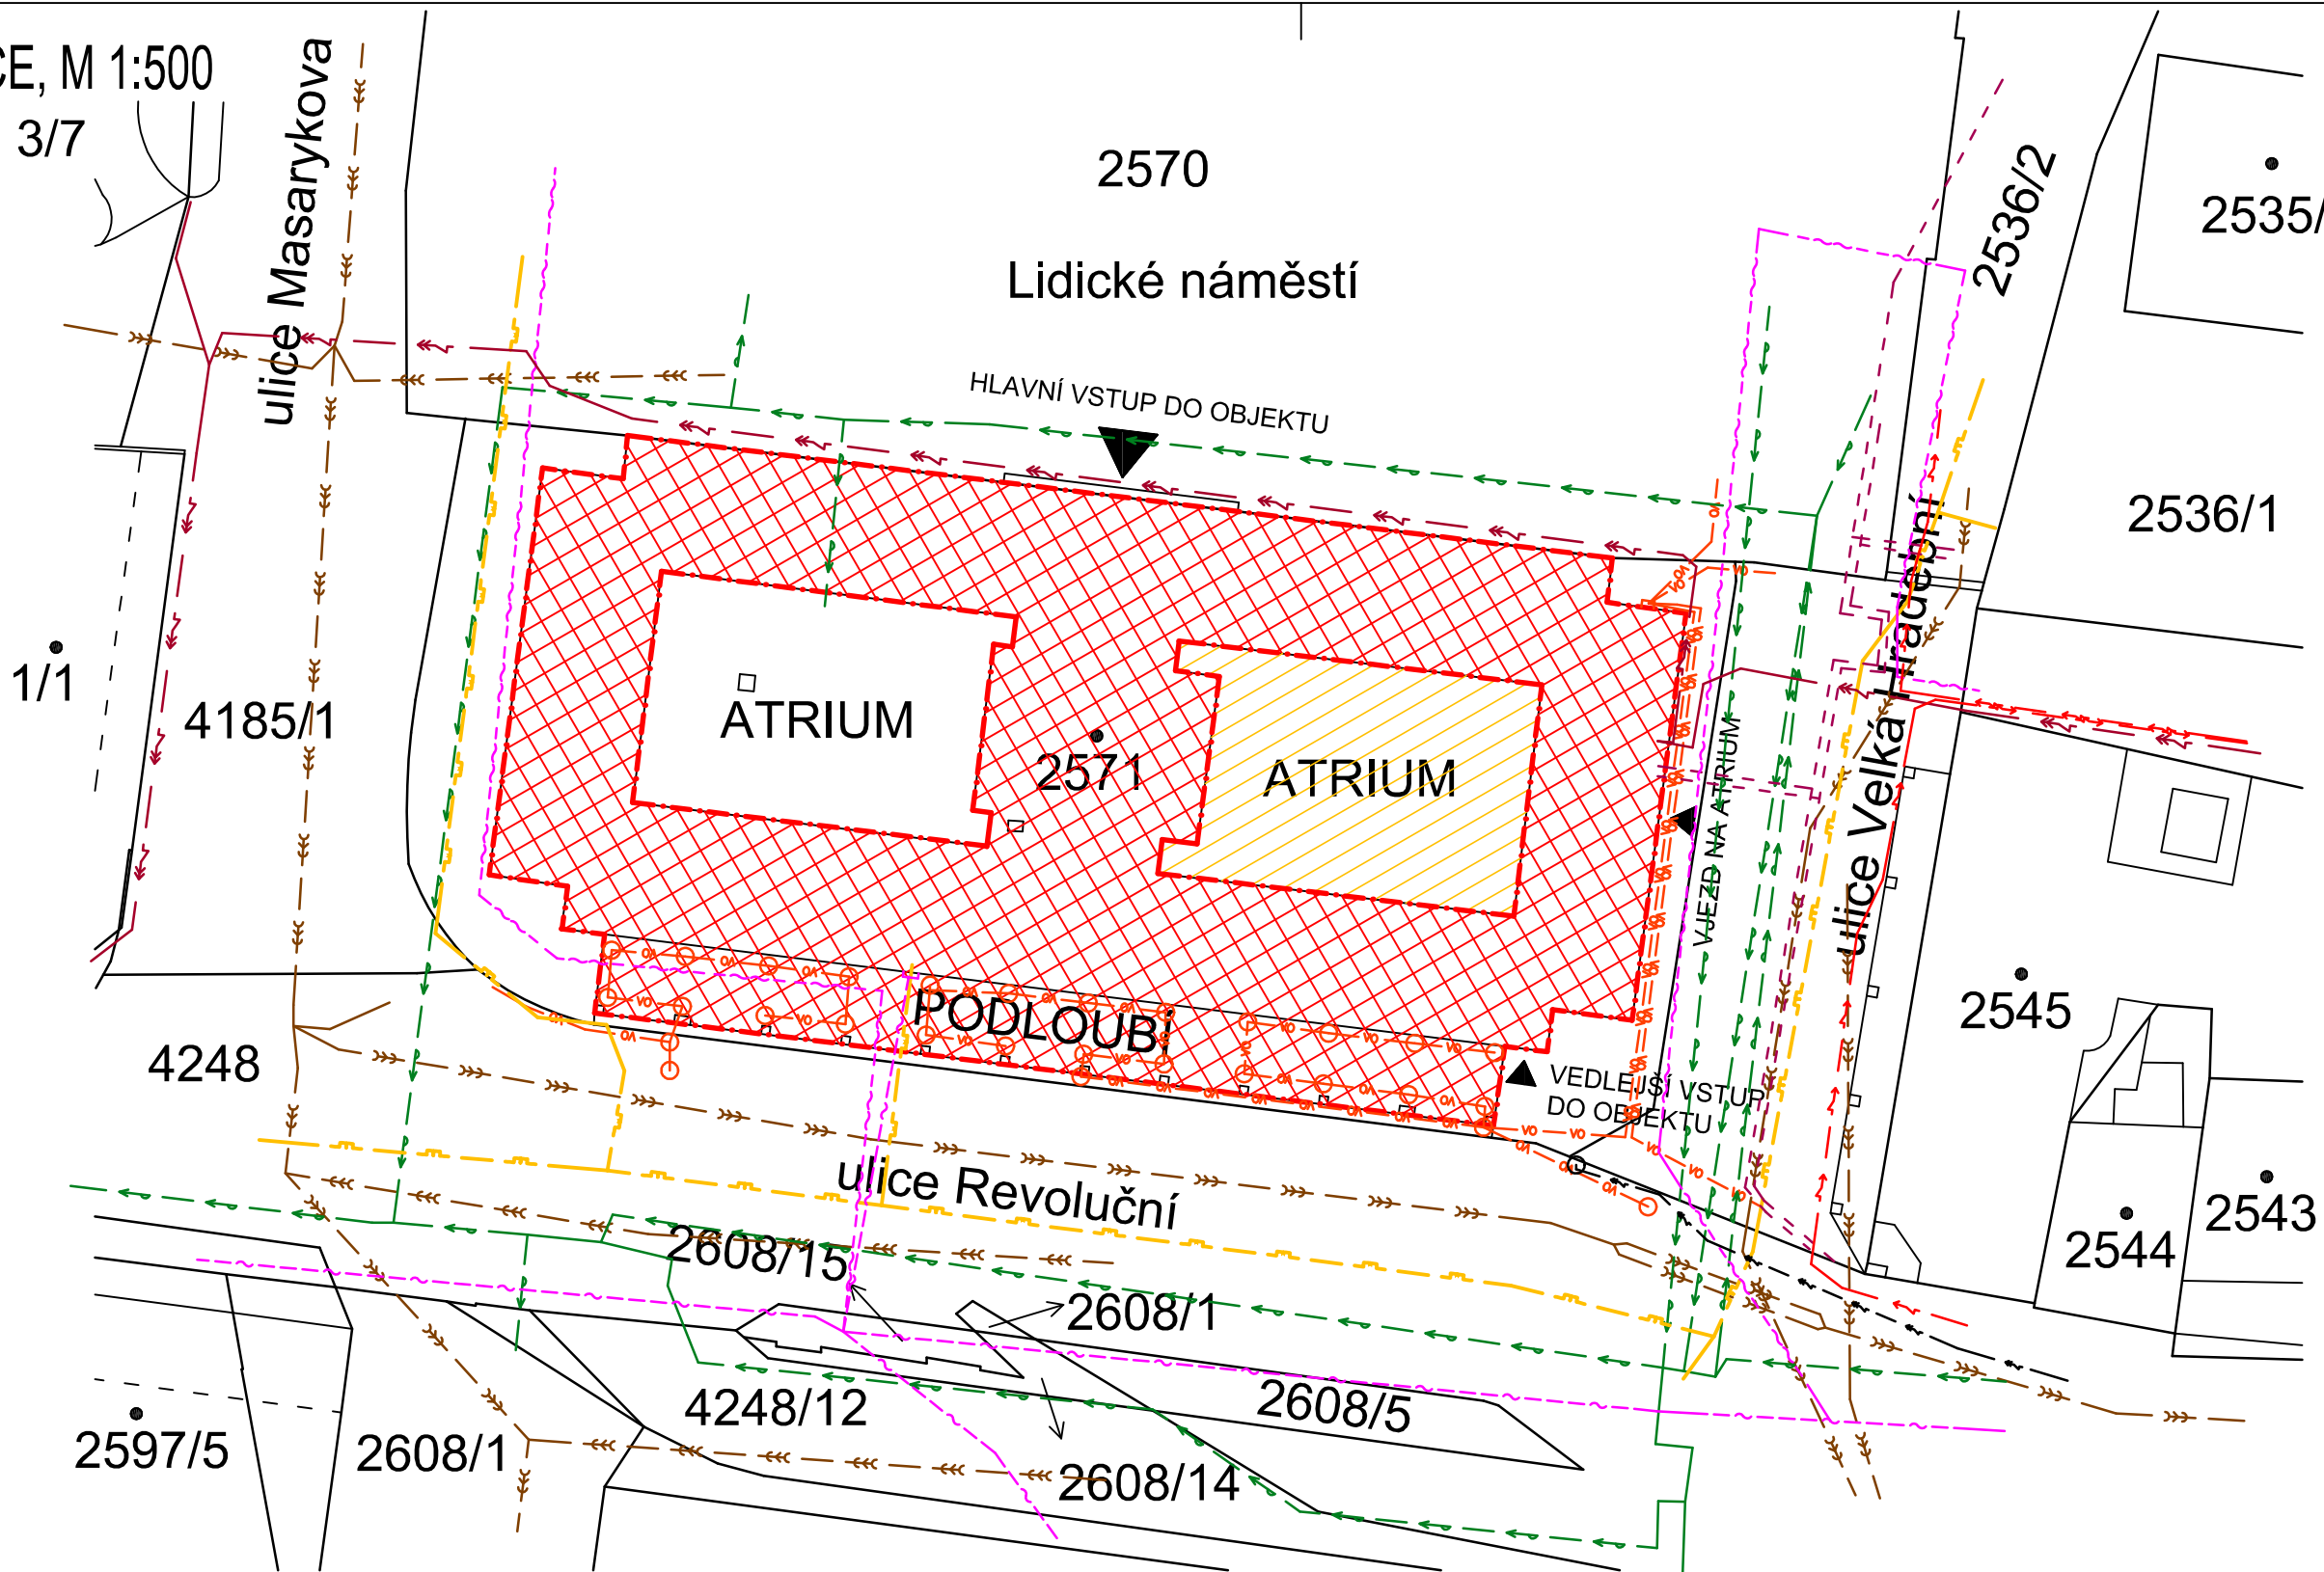

LEGENDA

ZATEPLOVANÝ OBJEKT

ZAŘÍZENÍ STAVENIŠTĚ, DOČASNÁ SKLÁDKA SUTI A SKLAD NOVÉHO MATERIÁLU

Současné inženýrské sítě

VEŘEJNÉ OSVĚTLENÍ

VODOVOD

JEDNOTNÁ KANALIZACE

NTL PLYNOVOD

PAROVOD


OPTICKÉ KABELY TELEFONICA O2

NEPROVOZOVANÉ SÍTĚ

TRAKČNÍ NAPÁJECÍ KABELY

ELEKTRO NN – podzemní vedení ČEZ

ELEKTRO VN – podzemní vedení ČEZ

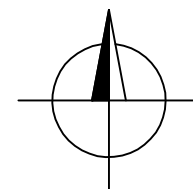

ČÁST PROJEKTOVÉ DOKUMENTACE:	VYPRACOVAL	ZODP.PROJEKTANT	AGROPROJEKT Praha s.r.o. VE SMEČKÁCH 33, 110 00 PRAHA TEL. : 224 217 148 IČO : 25096524 DIČ: CZ25096524	
VÝKRESOVÁ ČÁST	RADIM OLIVA	Ing.BLANKA PŘÍKOPOVÁ		
Měst.ÚŘAD: ÚSTÍ NAD LABEM	STAV.ÚŘAD: ÚSTÍ NAD LABEM	STUPEŇ: DOKUMENTACE PRO ZADÁNÍ STAVBY		
INVESTOR: KRAJSKÉ ŘEDITELSTVÍ POLICIE ÚSTECKÉHO KRAJE, Lidické n.899/9, Ústí n.L.			DATUM	02/2016
AKCE: PŘEPRACOVÁNÍ A DOPLNĚNÍ PŮVODNÍ PROJEKTOVÉ DOKUMENTACE NA ZATEPLENÍ OBJEKTU KŘP-Ú			FORMÁT	2A4
MÍSTO ADMINISTRATIVNÍ BUDOVA KŘ POLICIE ÚSTECKÉHO KRAJE STAVBY: Lidické náměstí 899/9, 401 79 Ústí nad Labem			ARCH.ČÍSLO	
OBSAH VÝKRESU: SITUACE			MĚŘÍTKO: 1:500	ČÍSLO VÝKRESU C.