


UH. HRADIŠTĚ, UL. J. Z PODĚBRAD REKONSTRUKCE VODOVODU, ŘAD "E-6", "E-23"  
 SITUACE ŠIRŠÍCH VZTAHŮ  
 MĚŘÍTKO 1 : 2000

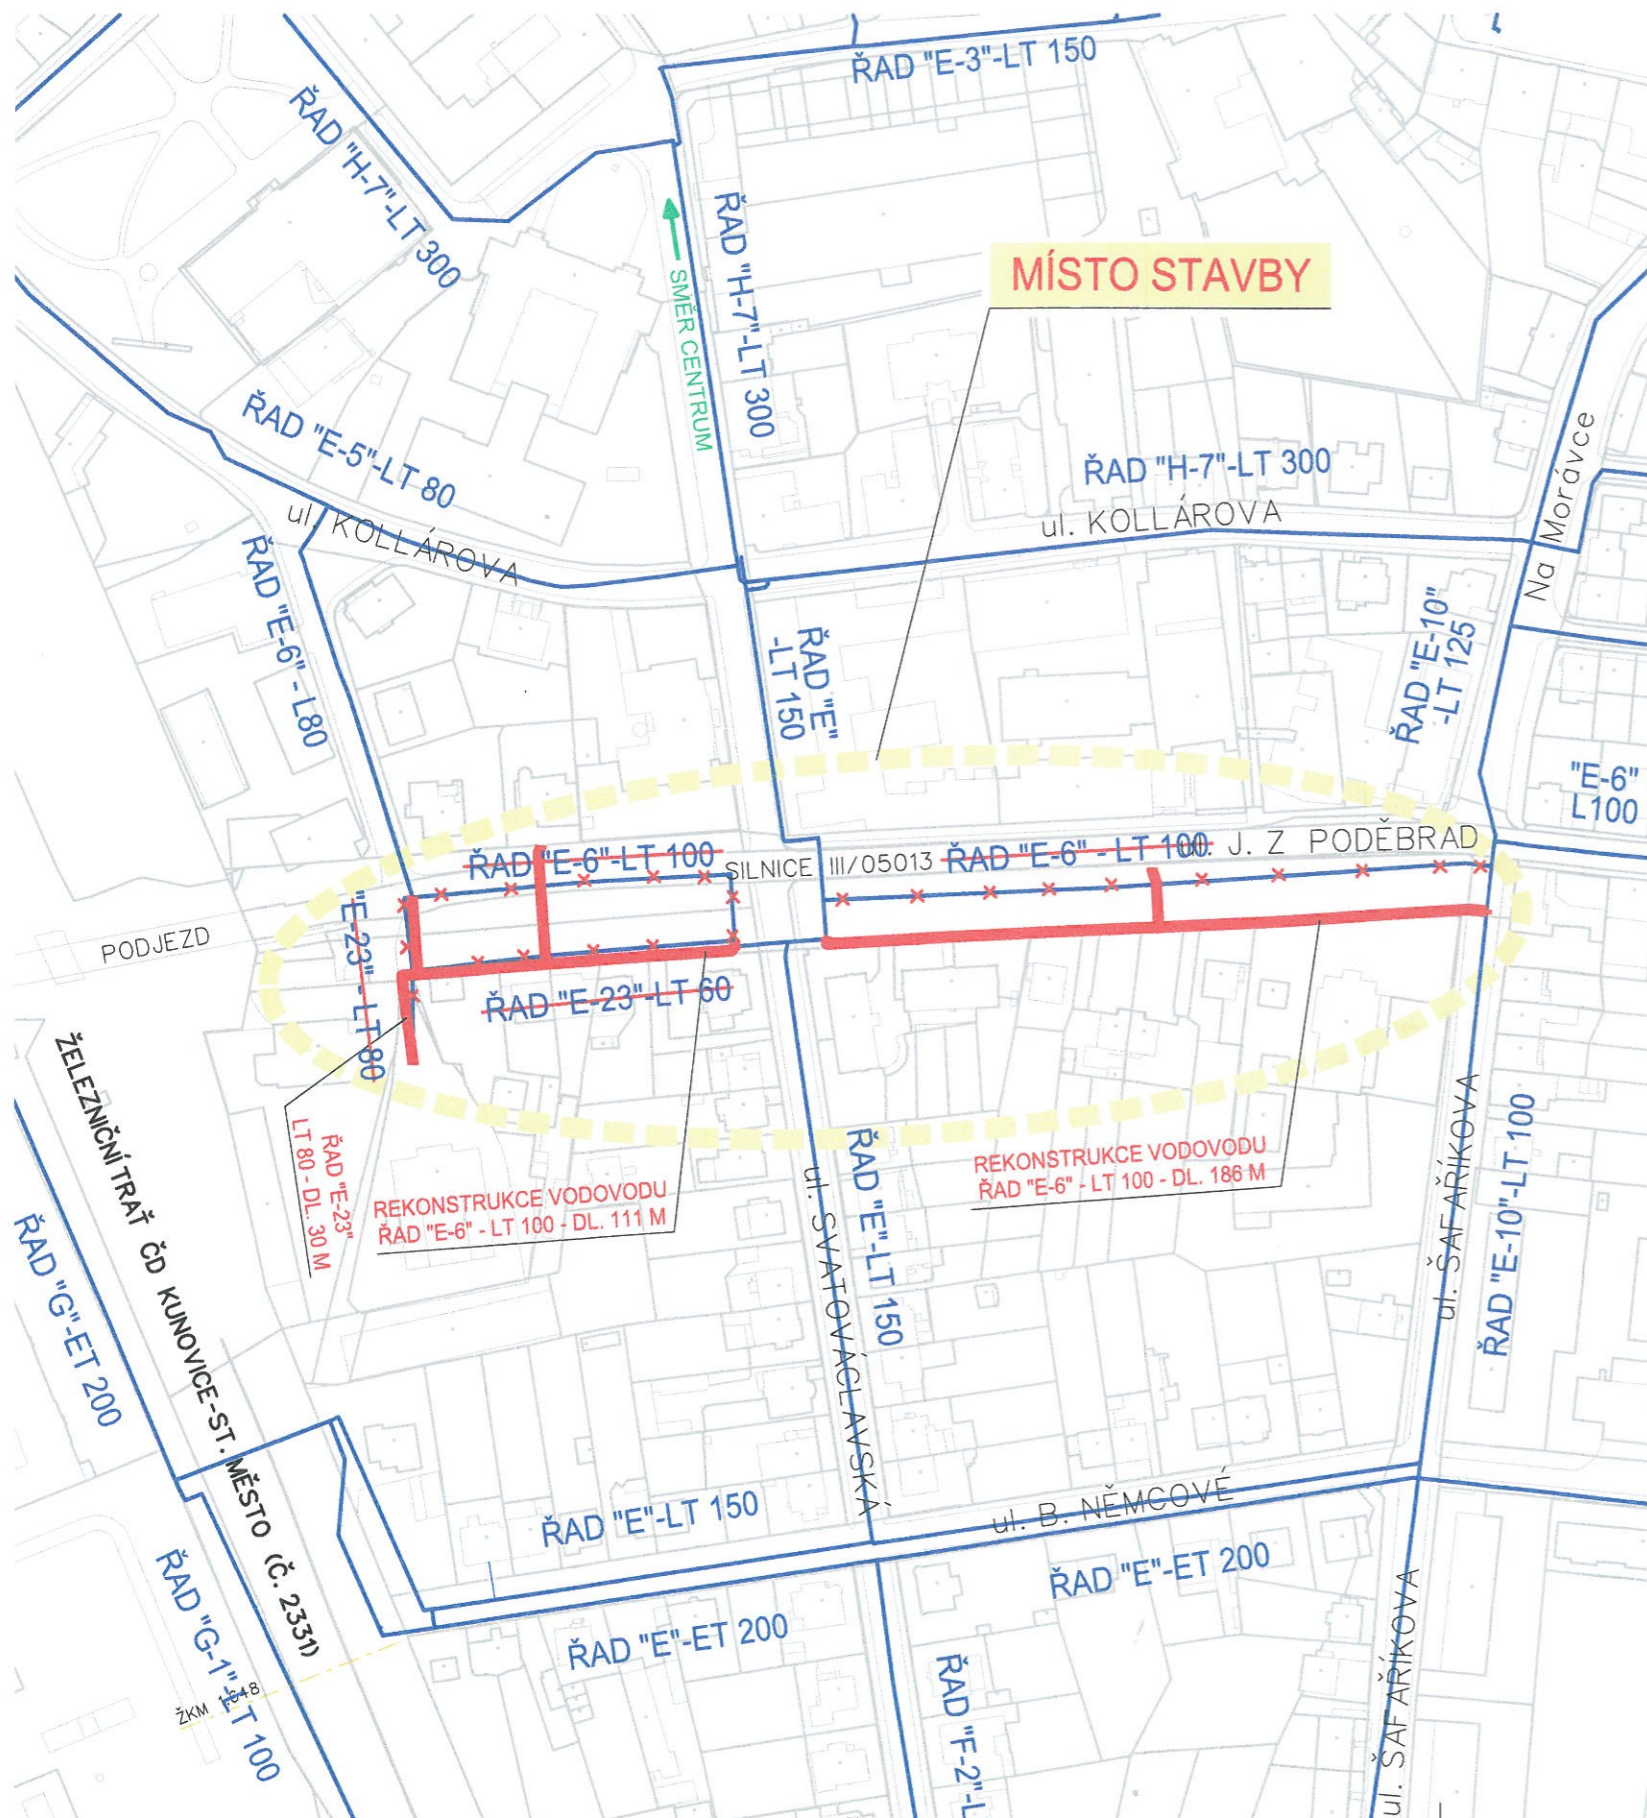

LEGENDA

- VODOVOD - NAVRŽENÁ ÚPRAVA
- VODOVOD STÁVAJÍCÍ
- x-x-x- VODOVOD STÁVAJÍCÍ - RUŠENÉ ÚSEKY
- HRANICE PARCEL DLE MAPY KN (ORIENTAČNĚ)



6

POZNÁMKA:  
 STÁVAJÍCÍ INŽENÝRSKÉ SÍTĚ JSOU ZAKRESLENY POUZE ORIENTAČNĚ DLE PODKLADŮ POSKYTNUTÝCH JDTM ZK A DOSTUPNÉ DOKUMENTACE PŘEDANÉ INVESTOREM. PŘED ZAPOČETÍM ZEMNÍCH PRACÍ ZAJISTÍ ZHOTOVITEL STAVBY PROKAZATELNÉ VYTÝČENÍ VŠECH STÁVAJÍCÍCH INŽENÝRSKÝCH SÍTÍ V ZÁJM. ÚZEMÍ. MAPOVÝ PODKLAD © ČÚZK - KM POLOHOPIS INFORMATIVNÍHO CHARAKTERU.

VÝTISK ČÍSLO:

VÝŠKOVÝ SYSTÉM: BPV

SOUŘADNÝ SYSTÉM: S-JTSK

Revize č.	Datum	Zapsal	Stručný popis změn
REVIZE			

Kooperace v profesi	ING. JOSEF ŠÍCO ING. MIROSLAV VELÍSEK	PŘECHOD. DOPRAVNÍ ZNAČENÍ PLÁN BOZP
---------------------	--	--

Hlavní inženýr projektu	ING. MARTIN MACHULKA	Ing. Martin Machulka <b>VH-MAC</b> www.vh-mac.cz	
Zodpovědný projektant	ING. MARTIN MACHULKA		
Vypracoval	ING. MARTIN MACHULKA		
Investor	SLOVÁCKÉ VODÁRNÝ A KANALIZACE A.S.		
Místo stavby	K.Ú. UH. HRADIŠTĚ	Datum	08/2017
Akce	UH. HRADIŠTĚ, UL. JIŘÍHO Z PODĚBRAD REKONSTRUKCE VODOVODU, ŘAD "E-6", "E-23"	Stupeň	DUR
Část	C. SITUACE	Zakázka č.	524
		Arch. číslo	524/DUR
Příloha	SITUACE ŠIRŠÍCH VZTAHŮ	Počet A4	2
Soubor	525_DUR_C1-Situace_sirsi_vztahy_t	Měřítko	1 : 2000
		Příloha č.	C.1