


ZODP. PROJ.:	VYPRACOVAL:	Ing. Eva Rosová
ING. ROSOVÁ	ING. ROSOVÁ	Nová 294
		270 07 Mutějovice
		IČ: 63807742
ŽADATEL	Hlavní město Praha, DOZP Leontýn	
Stavba:	VSAKY PRO DEŠŤ, VODU U OKÁLŮ	
MÍSTO:	Roztoky, DOZP Leontýn	
OBSAH:	SITUACE 1:500	
	FORMÁT:	DATUM: 02/2018
		ÚČEL:
		ZAK. Č.: 02/2018
		MĚŘÍTKO: 1:500
		C. VYKRESU:

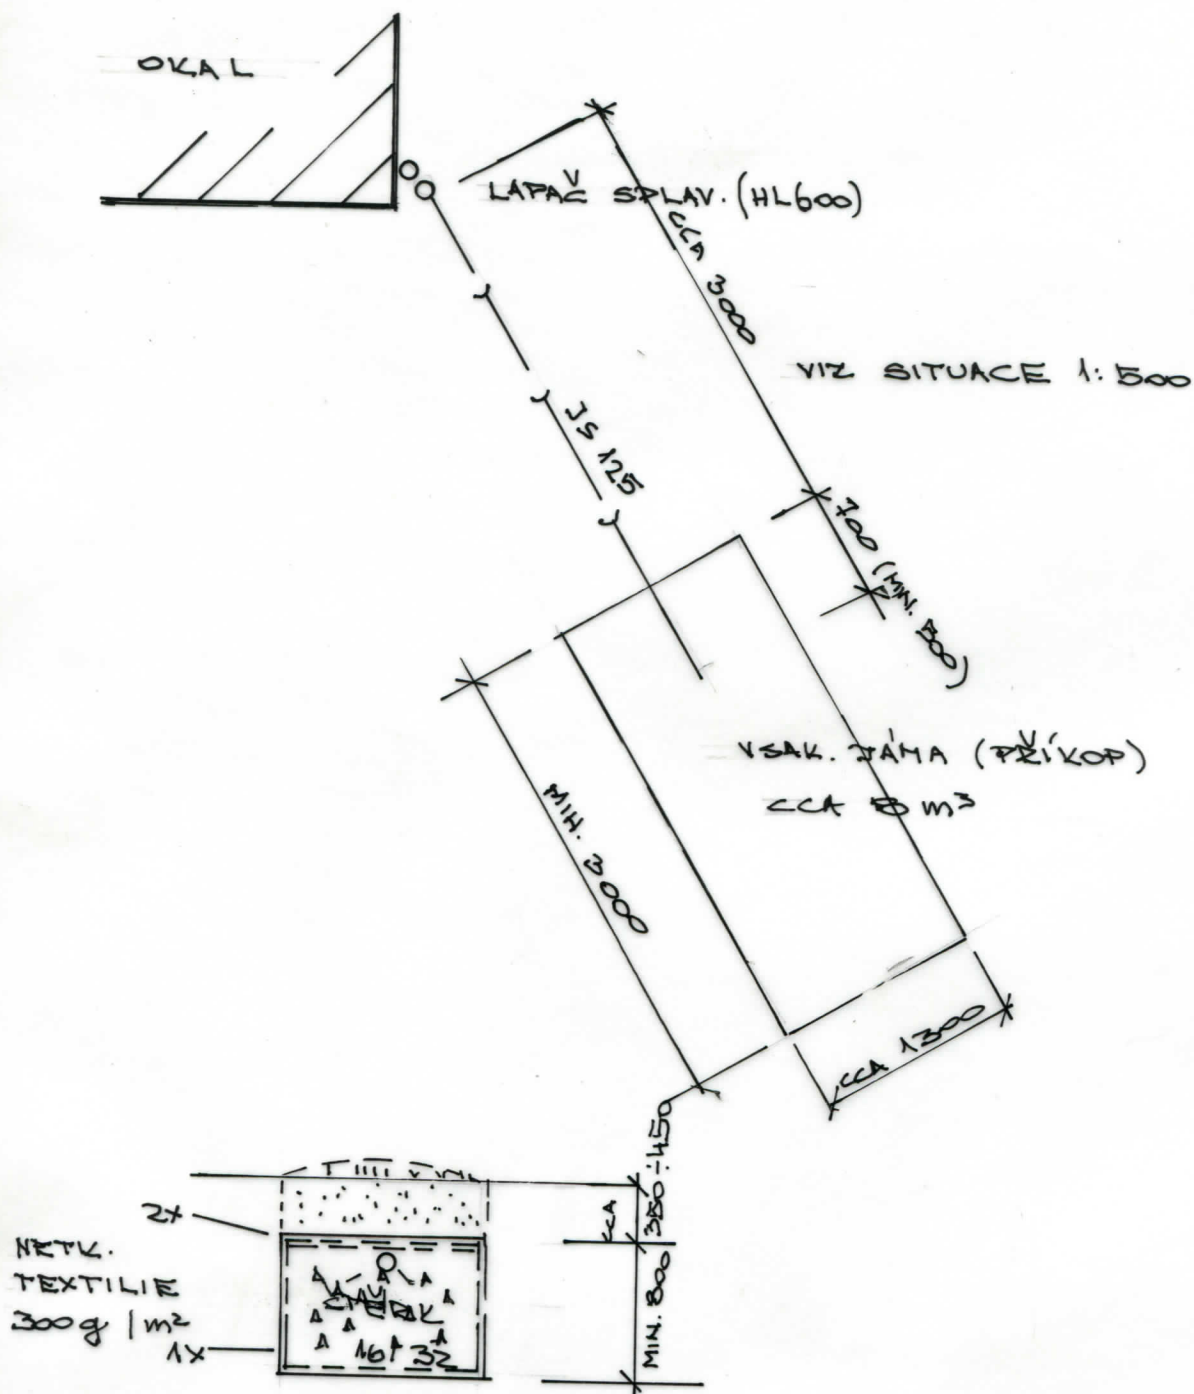

ZODP. PROJ.:	VYPRACOVAL:	Ing. Eva Rosová
ING. ROŠOVÁ	ING. ROŠOVÁ	Nová 294
		270 07 Mutějovice
		IČ: 63807742
ŽADATEL	Hlavní město Praha, DOZP Leontýn	FORMÁT:
Stavba:	VSAKY PRO DEŠŤ. VODU U OKÁLŮ	DATUM: 02/2018
MÍSTO:	Roztoky, DOZP Leontýn	ÚČEL: .
OBSAH:	VSAKOVACÍ JAMA	ZAK. Č.: 02/2018
		MĚŘITKO: 1:50
		Č. VÝKRESU: