


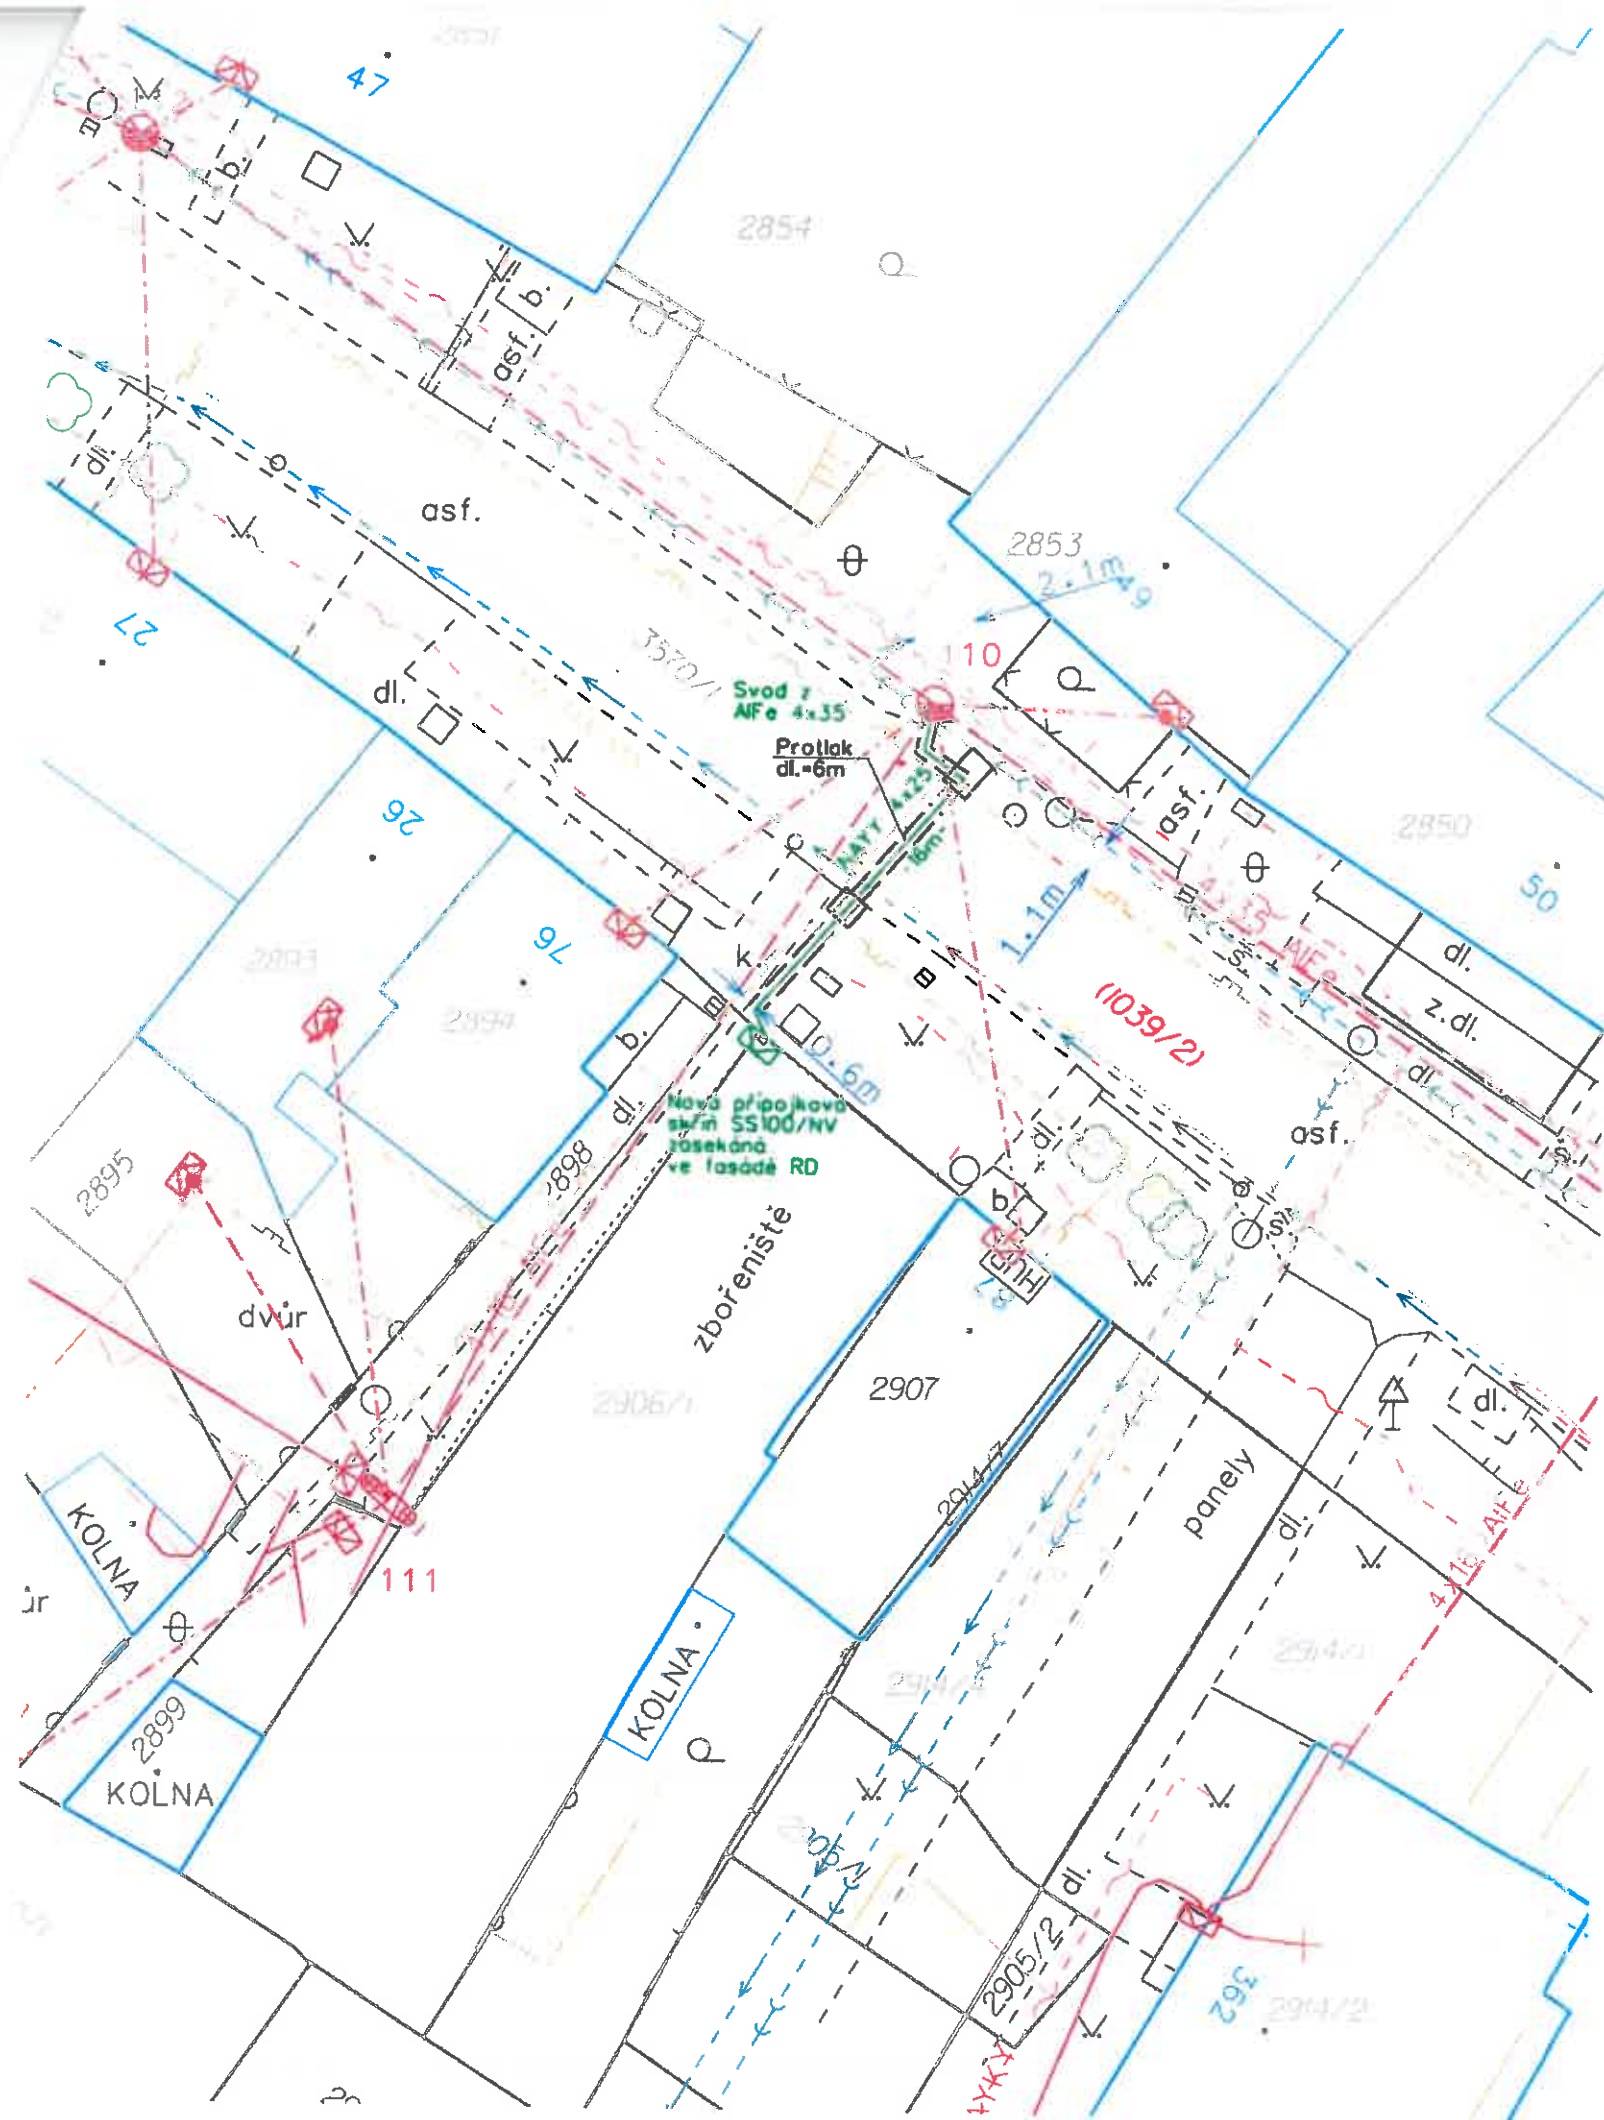

# **Legenda nového energetického zařízení:**

- kabelové vedení NN
- kabelová chránička
- kabelový žlab
- přípojková skříň

# **Legenda stávajícího energetického zařízení:**

- kabelové vedení NN
- nadzemní vedení NN (izol.vodiče)
- nadzemní vedení NN (holé vodiče)
- betonové podpěrné body
- přípojkové skříně
- uzemnění


# **Legenda KN:**

- hranice parcel KN
- vnitřní malba katastru
- obrys účelové mapy
- obrys budov

# **Legenda stávajících inženýrských sítí:**

- vodovod
- kanalizace splašková
- plyn NTL
- telefon

## **Protlak stávající komunikace**

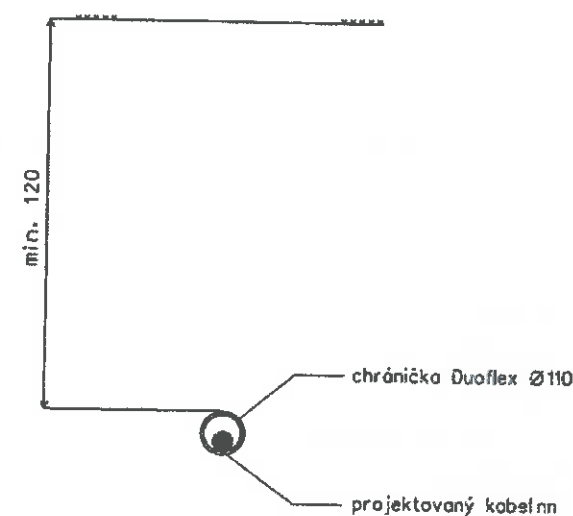

## **Výkop volný terén při křížení IS**



Prop. cena do 100kč



## **Základní údaje**

Prostory z hlediska úrazu el. proudem:  
Větrná oblast:  
Námrazová oblast:  
Rozvodná soustava nn:  
Rozvodná soustava vn:  
Ochrana před nebezpečným dotykem živých částí rozvodných el. zařízení do 1000V inad 1000V:

nebezpečné  
II., dle podkladů EGU Brno  
NI, dle podkladů EGU Brno  
3PEN 50Hz 230/400V TN-C  
3f 50Hz 22kV IT  
- polohu, dle PNE 33 0000-1, čl.3.2.2.1  
- izolaci, dle PNE 33 0000-1, čl.3.2.2.4  
- přepážkami nebo kryty dle PNE 33 0000-1, čl.3.2.2.3

Ochrana před nebezpečným dotykem neživých částí:  
VN - zemněním - IT  
NN - samočinným odpojením od zdroje TN-C

Všechny podzemní sítě jsou zakresleny orientačně. Před zahájením výkopových prací je nutné zabezpečit vytyčení. Polohu podzemních vedení nelze vytyčovat odměřováním na výkrese.

|                |                                                                      |                   |                     |                                                                                                                                                                                                                                                                                                       |
|----------------|----------------------------------------------------------------------|-------------------|---------------------|-------------------------------------------------------------------------------------------------------------------------------------------------------------------------------------------------------------------------------------------------------------------------------------------------------|
| Vypracoval:    | Petr Netik                                                           | Zodp. projektant: | Ing. Martin Kyselák | <div><br/>Sídlo<br/>Břest 79<br/>768 23 Břest<br/>tel.: 728 418 768<br/>e-mail: p.netik@mopre.cz</div> <div>RS Vyškov<br/>Žerotnova 2<br/>582 01 Vyškov<br/>tel.: 728 418 768<br/>e-mail: p.netik@mopre.cz</div> |
| Stupeň:        | DÚS                                                                  |                   |                     |                                                                                                                                                                                                                                                                                                       |
| Místo stavby:  | k.ú. Vyškov                                                          | Kraj:             | Jihomoravský        |                                                                                                                                                                                                                                                                                                       |
| Stavebník:     | E.ON Distribuce a.s., F.A. Gerstnera 2151/6, 370 49 České Budějovice |                   |                     |                                                                                                                                                                                                                                                                                                       |
| Název stavby:  | Vyškov, Drnovská, přípojka NN k RD Rychlík                           |                   |                     |                                                                                                                                                                                                                                                                                                       |
| Obsah výkresu: | KOORDINAČNÍ SITUACE STAVBY                                           |                   |                     | <div>Číslo stavby: 1030029551</div> <div>Název souboru: 2.dgn</div> <div>Datum: 04/2016</div> <div>Formát: 2xA4</div> <div>Měřítko: 1:250</div> <div>Čís. výkresu: 2</div>                                                                                                                            |