


# CENTRUM ODBORNÉHO VZDĚLÁVÁNÍ LK pro zemědělství, lesnictví a zahradnictví ve Frýdlantu

1 PŮDORYS 2.NADZEMNÍHO PODLAŽÍ M 1:75  
VYZNAČENÍ POLOHY-UMÍSTĚNÍ VYBAVENÍ

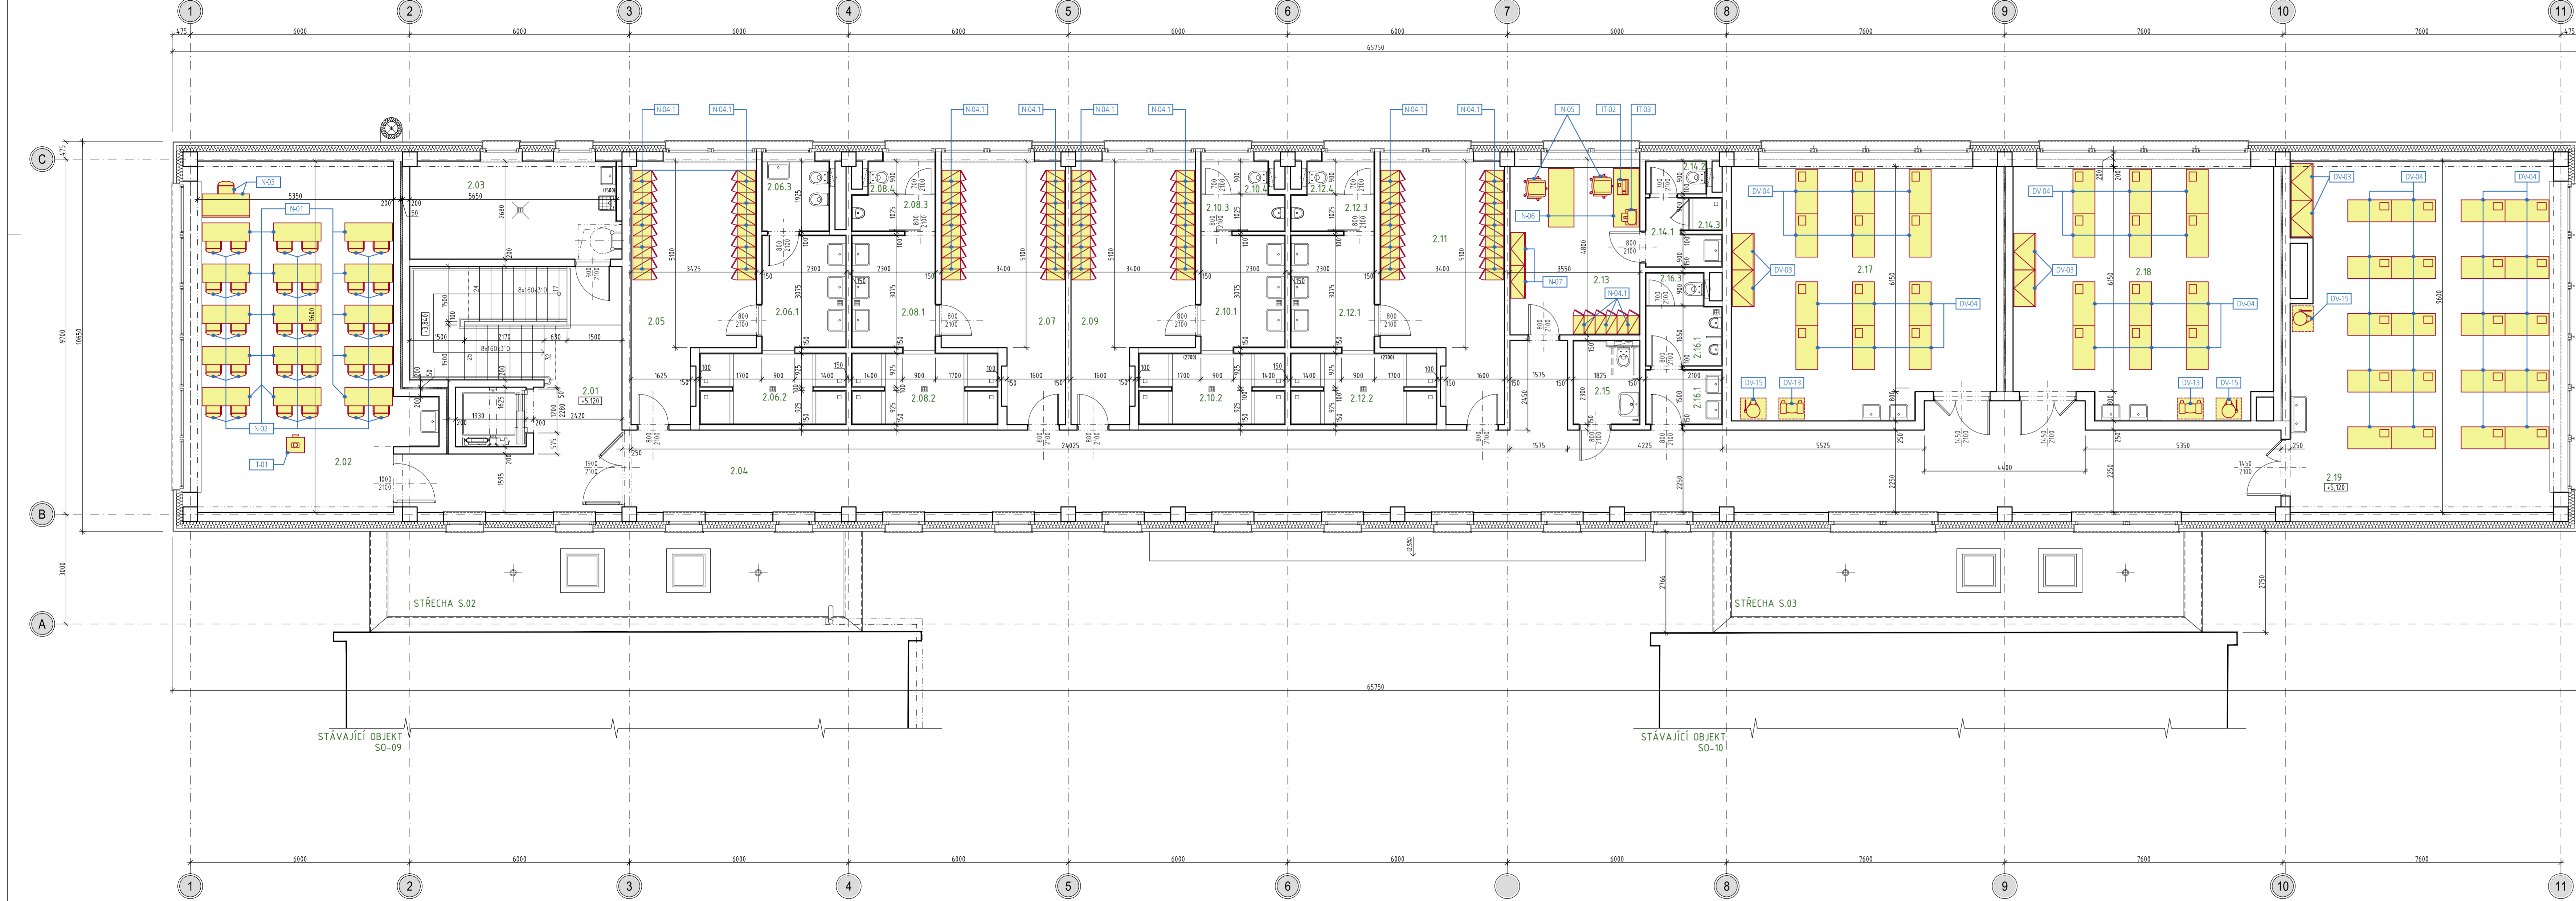

- L1 LEGENDA INTERIÉRŮ A VYBAVENÍ**
- A) DILENSKÉ VYBAVENÍ**
- DV-01 KOVADLINA
  - DV-02 DILENSKÝ PONK SE SVĚRÁKEM
  - DV-03 PLECHOVÁ SKŘÍŇ NA NÁŘADÍ
  - DV-04 DILENSKÝ PONK SE SVĚRÁKEM
  - DV-05 REGÁL NA HUTNÍ MATERIÁL
  - DV-06 POJÍZDNÍ SKŘÍŇ S NÁŘADÍM
  - DV-07 DILENSKÝ JEŘÁB SKLADACÍ
  - DV-08 HYDRAULICKÁ VZPĚRA
  - DV-09 OLEJOVÁ JIMKA S ODSÁVÁNÍM
  - DV-10 KOVÁŘSKÁ VÝHEN
  - DV-11 BUCHAR KOVÁŘSKÝ PNEUMATICKÝ
  - DV-12 STROJNÍ PILA
  - DV-13 BRUSKA DVOUKOTOUČOVÁ
  - DV-14 BRUSKA STOJANOVÁ DVOUKOTOUČOVÁ
  - DV-15 VRTAČKA SLOUPOVÁ
  - DV-16 ZVEDÁK AUTOMOBILOVÝ DVOUSLOUPOVÝ
  - DV-17 ZVEDÁK AUTOMOBILOVÝ ČTYŘSLOUPOVÝ
  - DV-18 POMOČNÝ HYDRAUL. ZVEDÁK PRO AUT.
  - DV-19 ČTYŘSLOUPOVÝ ZVEDÁK KOMPATIBILNÍ S pol. DV-17
  - DV-20 ZVEDÁK PŘEVODOVKY HYDRAULICKY
  - DV-21 SVAŘEČKA
  - DV-22 SVAŘEČKA PULZNÍ
  - DV-23 PLAZMOVÁ ŘEZAČKA
  - DV-24 VYSOKOZDVIŽNÝ VOZÍK (viz. SO-12/1)
- B) IT (INFORMAČNÍ TECHNOLOGIE)**
- IT-01 DATAPROJEKTOR
  - IT-02 POČÍTAČ (NOTEBOOK)
  - IT-03 TISKARNA
- C) NÁBYTEK**
- N-01 LAVICE ŠKOLNÍ
  - N-02 ŽIDLE ŠKOLNÍ
  - N-03 UČITELSKÝ STŮL (KATEDRA) A ŽIDLE KE KATEDŘE
  - N-04.1 ŠATNÍ DVOUSKŘÍŇ
  - N-04.2 ŠATNÍ DVOUSKŘÍŇ PRO ZTP
  - N-05 ŽIDLE KANCELÁŘSKÁ
  - N-06 STŮL KANCELÁŘSKÝ
  - N-07 SKŘÍŇ KANCELÁŘSKÁ
- D) STROJNÍ VYBAVENÍ**
- SV-01 MECHATRONICKÝ SOUSTRUH S PŘÍSLUŠENSTVÍM S MOŽNOSTÍ MANUÁLNÍ PRÁCE
  - SV-02 MECHATRONICKÝ SOUSTRUH S PŘÍSLUŠENSTVÍM S DIGITÁLNÍM ODMĚŘOVÁNÍM
  - SV-03 UNIVERZÁLNÍ FŘEŽKA
- E) LESNÍ TECHNIKA**
- LT-01 VYVÁŽECÍ SOUPRAVA (viz. SO-12/1)
  - LT-02 KOLOVÝ TRAKTOR S LESNICKOU NÁSTAVBOU (viz. SO-12/1)
  - LT-03 ŽELEZNÝ KŮŇ (viz. SO-12/1)
- F) ZEMĚDĚLSKÁ TECHNIKA**
- ZT-01 KOLOVÝ TRAKTOR PRO VÝUKU AUTOŠKOLY (viz. SO-12/1)
  - ZT-02 ZEMĚDĚLSKÝ TRAKTOR S PŘÍSLUŠENSTVÍM (viz. SO-12/1)
  - ZT-03 ČELNÍ NAKLADAČ (viz. SO-12/1)
  - ZT-04 PŘÍSLUŠENSTVÍ K NAKLADAČI (viz. SO-12/1)
  - ZT-05 NÁVĚS TRÍSTANNÝ SKLÁPĚČÍ (viz. SO-12/1)
  - ZT-06 SMYK LUČNÍ (viz. SO-12/1)
  - ZT-07 SVINOVACÍ LIS (viz. SO-12/1)
  - ZT-08 SECÍ STROJ MECHANICKÝ (viz. SO-12/1)
  - ZT-09 KOTOUČOVÉ ROZMETADLO PRŮMYSLOVÝCH HNOJIV (viz. SO-12/1)

**L2 LEGENDA MÍSTNOSTÍ**

ČM	ÚČEL MÍSTNOSTI	POZNÁMKA
2.01	CHODBA	
2.02	UČEBNA (Blažící místnost)	
2.03	TECHNICKÁ MÍSTNOST	
2.04	CHODBA	
2.05	ŠATNA ŽÁCI ŽENY (20 žáků)	
2.06	UMYVÁRNA-UMYVADLA	
2.06.2	UMYVÁRNA-SPRCHY	
2.06.3	UMYVÁRNA-HYGIENICKÁ KABINA	
2.07	ŠATNA ŽÁCI MUŽI (20 žáků)	
2.08	UMYVÁRNA-UMYVADLA	
2.08.2	UMYVÁRNA-SPRCHY	
2.08.3	UMYVÁRNA-PÍSDÁR	
2.08.4	UMYVÁRNA-WC	
2.09	ŠATNA ŽÁCI MUŽI (20 žáků)	
2.10	UMYVÁRNA-UMYVADLA	
2.10.2	UMYVÁRNA-SPRCHY	
2.10.3	UMYVÁRNA-PÍSDÁR	
2.10.4	UMYVÁRNA-WC	
2.11	ŠATNA ŽÁCI MUŽI (20 žáků)	
2.12	UMYVÁRNA-UMYVADLA	
2.12.2	UMYVÁRNA-SPRCHY	
2.12.3	UMYVÁRNA-PÍSDÁR	
2.12.4	UMYVÁRNA-WC	
2.13	ZÁZEMÍ UČITELŮ DV	
2.14	UMYVADLO	
2.14.2	SPRCHA	
2.14.3	WC	
2.15	WC ŽÁCI ZTP-ŽENY	
2.16.1	WC ŽÁCI MUŽI-UMYVADLA	
2.16.2	WC ŽÁCI MUŽI-PÍSDÁRY	
2.16.3	WC ŽÁCI MUŽI-WC	
2.17	UKODLŇNA E1 (12 žáků)	
2.18	UKODLŇNA E1 (12 žáků)	
2.19	UKODLŇNA E1 (12 žáků)	

**±0 = 340,060 Bpv**  
**CENTRUM ODBORNÉHO VZDĚLÁVÁNÍ LIBERECKÉHO KRAJE PRO ZEMĚDĚLSTVÍ**

**Liberecký kraj**  
investor  
U Jezu 642/2a, CZ 461 80 Liberec 2  
tel.: (+420) 485 226 111  
info@krajlibc.cz; www.krajlibc.cz  
IČ: 70891508; DIČ: CZ70891508

**Střední škola hospodářská a lesnická, Frýdlant, Bělikova 1387, příspěvková organizace**  
klíent  
Bělikova 1387, CZ 464 01 Frýdlant  
tel.: (+420) 482 428 861  
info@sshfrydant.cz; www.sshfrydant.cz

**SIAL**  
hlavní projektant  
architekti a inženýři spol. s r.o. Liberec  
U Besedy 8/414, CZ 46007 Liberec  
tel.: (+420) 485 104880, fax: (+420) 485 104490  
sial@sial.cz, www.sial.cz

**Technická realizační dokumentace interiéru a vybavení**  
část projektu  
výkresová dokumentace (část)

**SO 11**  
Dílňy  
stavební objekt  
název výkresu  
Umístění vybavení v rámci půdorysu 2.n.p.

vypracoval  
Ing. Martin Mašek

vedoucí projektu  
Ing. Zdeněk Dřevěný  
Ing. Josef Franc

stupeň projektu  
Technická realizační dokumentace interiéru a vybavení

měřítko  
1:75  
kátováno v mm  
unit of meas.

číslo projektu  
0734  
číslo výkresu  
VYB-3

datum  
06/2017  
číslo revize  
revision no.

paré  
drawing set no.