
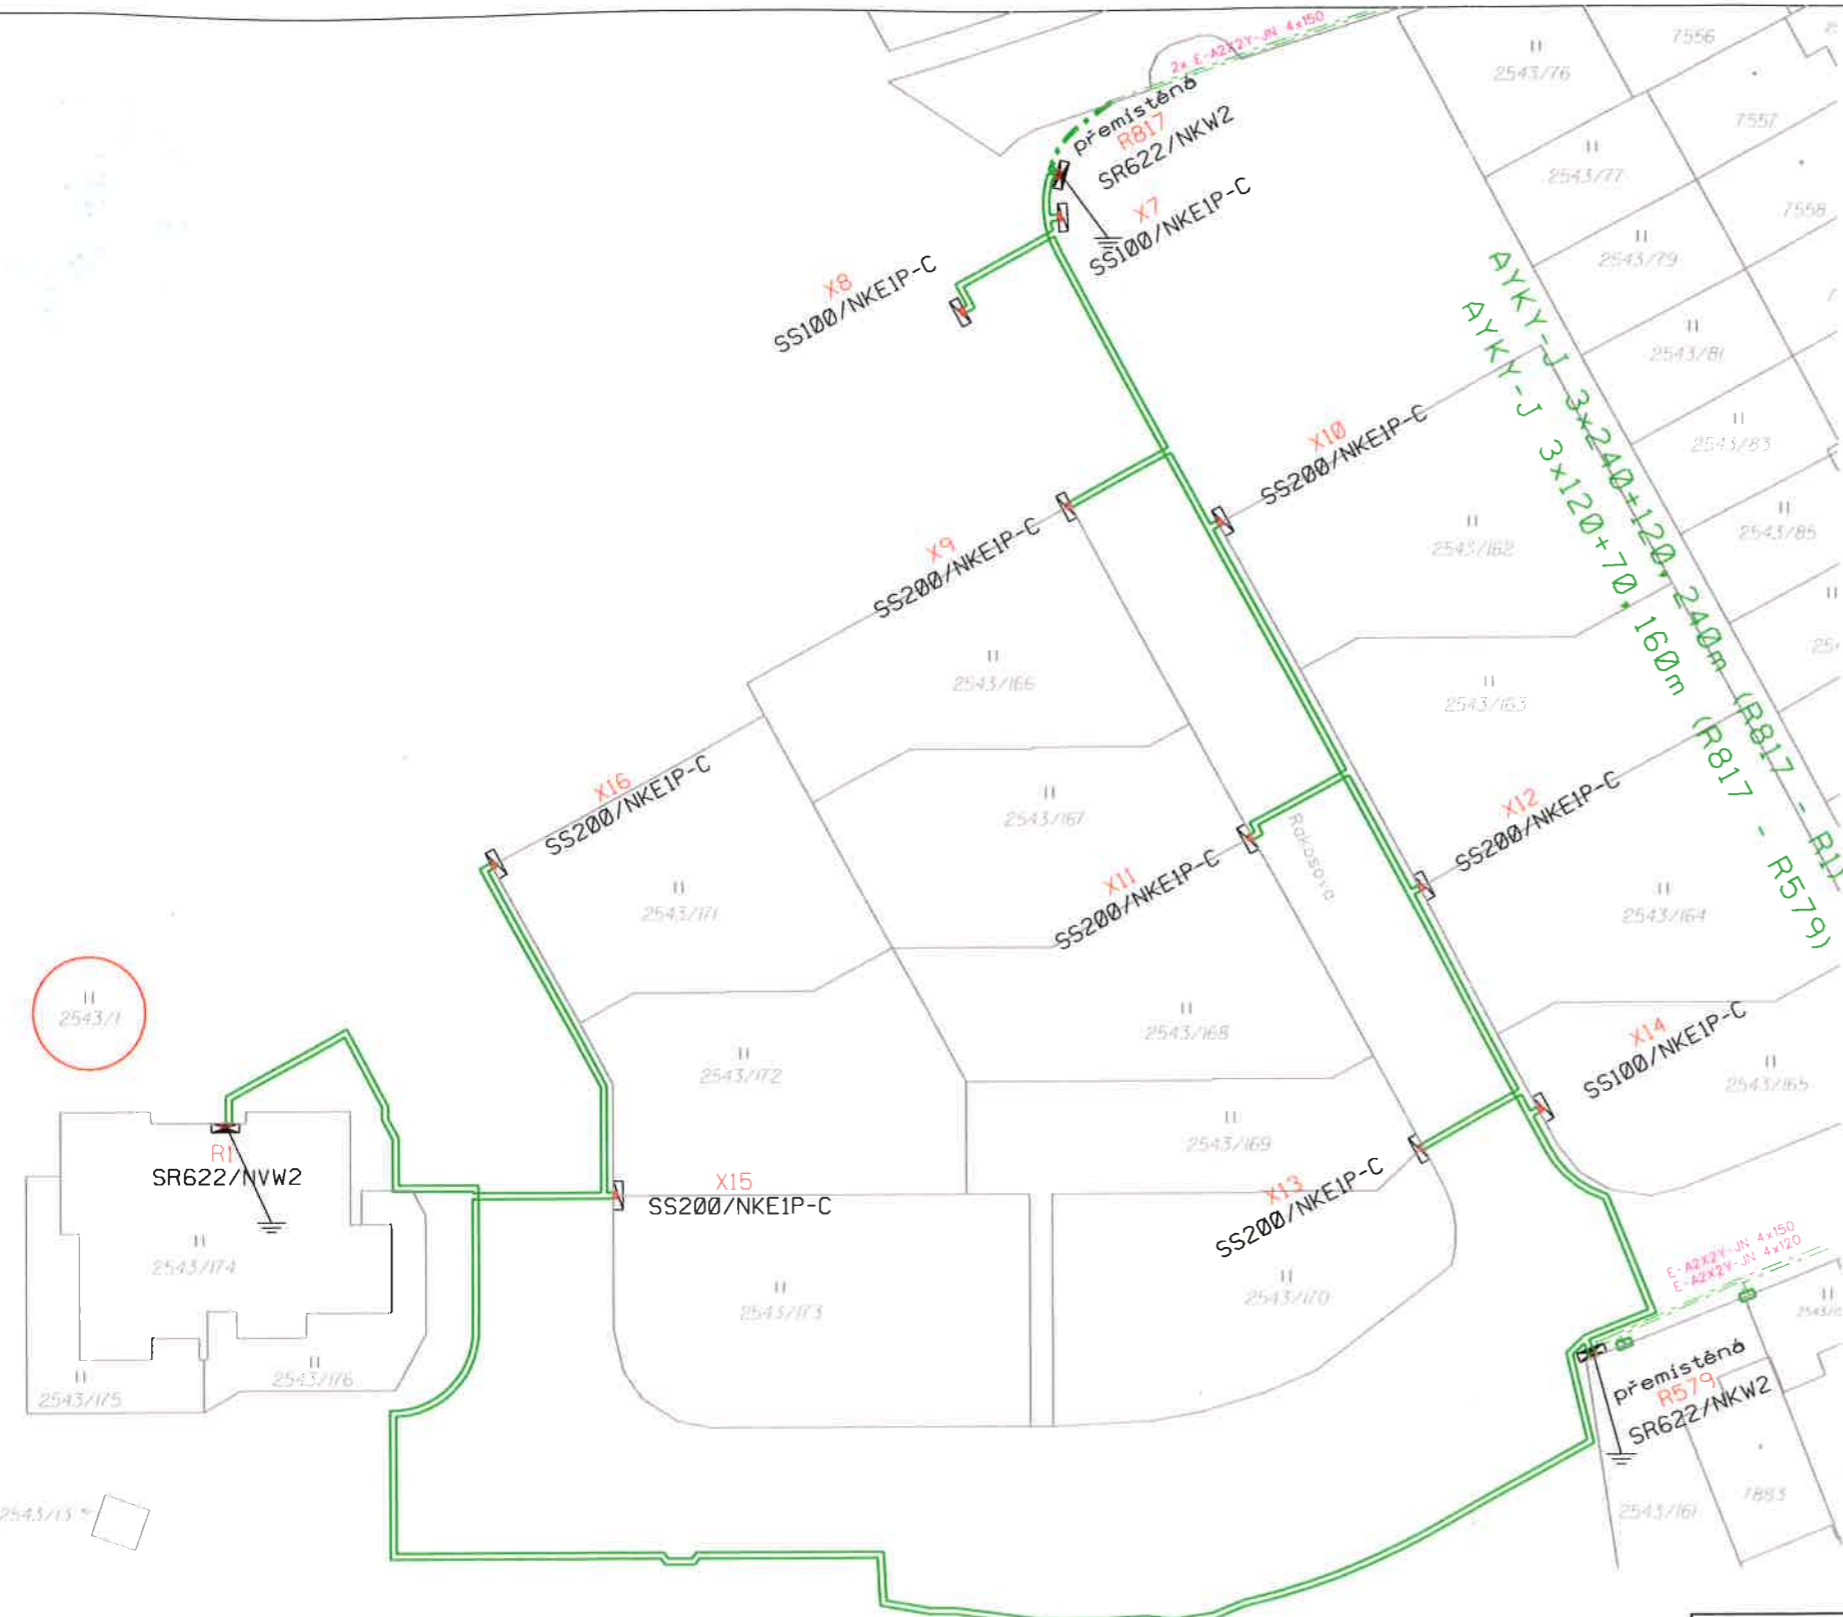


citlivé

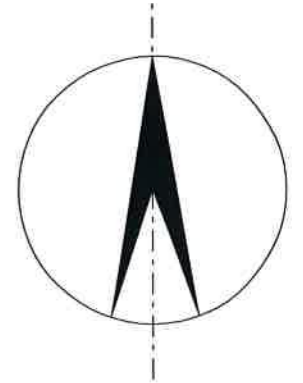

Situace k věcnému břemeni na p. p. č. 2543/1
Vlastník pozemku: Město Cheb
Kat. území: Cheb
Kabelové vedení NN

p. p. č. 2543/1

- kabelové vedení NN 3l 5m - 3l 5m²
- rozpojovací skříň v plíři 2x - 2,0m²
- přípojková skříň v plíři 4x - 2,0m²

Legenda:

- Nové kabelové vedení NN
- Přemístěné stávající kabelové vedení NN
- Stávající kabelové vedení NN
- Nová rozpojovací kabelová skříň
- Nová přípojková kabelová skříň
- Uzemění
- Stávající přípojková kabelová skříň

AYKY-J 3x120+70, 215m (R1 - R579)

Montprojekt a.s.
Arnošta z Pardubic 2082, Pardubice
www.montprojekt.cz, tel.: 462 112 820



PROJEKTOVÁ A INŽENÝRSKÁ ČINNOST VE VÝSTAVBĚ

Projekční středisko Cheb, Wolkerova 30, 350 02 Cheb		Zak. číslo: 25127086
Zodp. projektant: Ing. Petr Plaňanský	Projektant: Ing. Petr Plaňanský	Stupeň PD: PDPS
Místo stavby: Cheb	Kat. území: Cheb	Kraj: Karlovarský
Objednatel stavby: ČEZ Distribuce a.s., Teplická 874/8, 405 02 Děčín IV - Podmokly	Datum: 05/2018	
Investor stavby: ČEZ Distribuce a.s., Teplická 874/8, 405 02 Děčín IV - Podmokly	Def. proj.: IV-12-0013368	
Obsah výkresu: Situace montáže	Měřítko: 1:500	
Název stavby: Cheb, Rákosová ul. p. 2543/1, kNN	Číslo přílohy: C2	