

**LEGENDA**


- PROJEKTOVANÁ VÝMĚNA VODOVODU
- ŘÁD "V1" - PE100 SDR11, 110x10mm, DL. 318,0m
- ŘÁD "V1-1" - PE100 SDR11, 90x8,2mm, DL. 50,5m
- ŘÁD "V2" - PE100 SDR11, 90x8,2mm, DL. 74,0m
- ŘÁD "V3" - PE100 SDR11, 110x10mm, DL. 287,0m
- STÁVAJÍCÍ VODOVOD (VaK)
- PARCELA DOTČENÁ STAVBOU

**VÝMĚNA VODOVODU - řád "V1"**  
PE100 SDR11, 110x10mm, DL. 318,0m

**VÝMĚNA VODOVODU - řád "V1-1"**  
PE100 SDR11, 90x8,2mm, DL. 50,5m

**VÝMĚNA VODOVODU - řád "V2"**  
PE100 SDR11, 90x8,2mm, DL. 74,0m

**VÝMĚNA VODOVODU - řád "V3"**  
PE100 SDR11, 110x10mm, DL. 287,0m

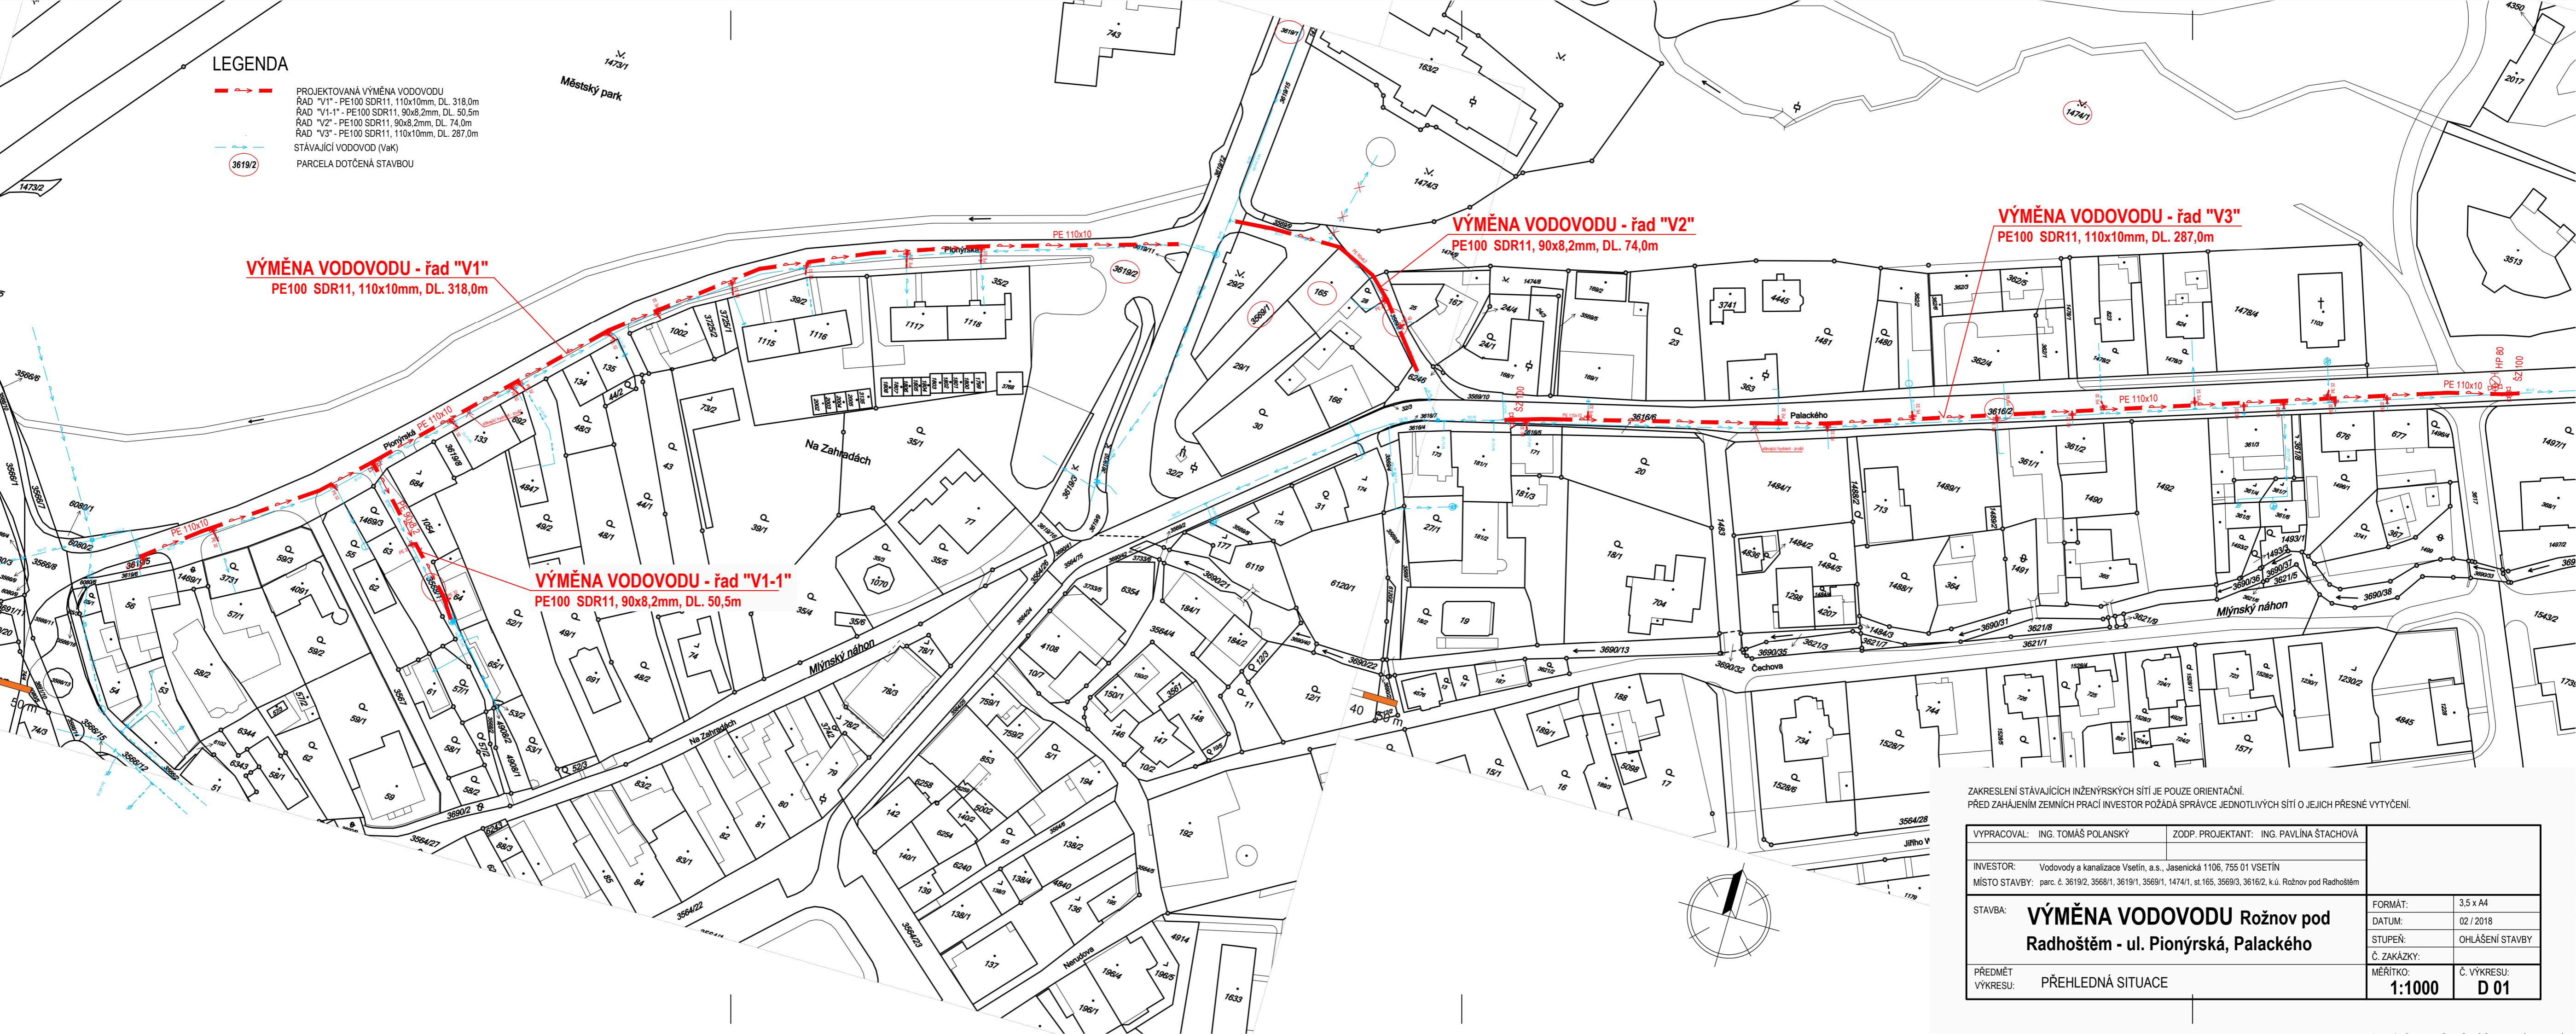

ZAKRESLENÍ STÁVAJÍCÍCH INŽENÝRSKÝCH SÍTÍ JE POUZE ORIENTAČNÍ.  
PŘED ZAHÁJENÍM ZEMNÍCH PRACÍ INVESTOR POŽÁDÁ SPRÁVCE JEDNOTLIVÝCH SÍTÍ O JEJICH PŘESNÉ VYTÝČENÍ.

VYPRACOVAL: ING. TOMÁŠ POLANSKÝ		ZODP. PROJEKTANT: ING. PAVLÍNA ŠTACHOVÁ	
INVESTOR: Vodovody a kanalizace Vsetín, a.s., Jasenická 1106, 755 01 VSETÍN			
MÍSTO STAVBY: parc. č. 3619/2, 3668/1, 3619/1, 3669/1, 1474/1, st.165, 3569/3, 3616/2, k.ú. Rožnov pod Radhoštěm			
STAVBA: <b>VÝMĚNA VODOVODU</b> Rožnov pod Radhoštěm - ul. Pionýrská, Palackého		FORMÁT:	3,5 x A4
		DATUM:	02 / 2018
		STUPEŇ:	OHláŠENÍ STAVBY
		Č. ZAKÁZKY:	
PŘEDMĚT VÝKRESU: PŘEHLEDNÁ SITUACE	MĚŘÍTKO: 1:1000	Č. VÝKRESU:	D 01