

Ceník pro zásah do tělesa komunikací II. a III. třídy na území Ústeckého kraje



č.	název	název zásahu	MJ	upřesnění	Cena Kč/MJ
1.	křížení	protlak	bm	silnice II. třídy	500
				silnice III. třídy	300
		překop vozovky	případ	silnice II. třídy	6 000
				silnice III. třídy	5 000
2.	podélné uložení	do vozovky	bm	silnice II. třídy	700
				silnice III. třídy	500
		do krajnice	bm	silnice II. třídy	150
				silnice III. třídy	100
		do příkopu	bm	silnice II. třídy	100
				silnice III. třídy	100
3.	vrchní vedení	bez zásahu do vozovky	bm	silnice II. třídy	150
				silnice III. třídy	100
4.	mostní objekty	bez zásahu do vozovky	bm	bez rozlišení	500
5.	výstavba, provozování, opravy a údržba	ukládání inženýrských sítí	m ²	ostatní plochy a pozemky	100
6.	vstup a vjezd	údržba, přístup	m ²	pozemek, stavba	100
7.	bodové stavby	umístění sloupů, skříní, piliřů, apod.	případ	objekty	1 000


Ceny uvedené v tomto ceníku jsou bez DPH, které bude přičteno ve výši dle platné právní úpravy.

LEGENDA


	VODOVOD – PITNÁ VODA
	SILOVÉ VEDENÍ NN – PODZEMNÍ
	SILOVÉ VEDENÍ NN – NADZEMNÍ
	SILOVÉ VEDENÍ VN – NADZEMNÍ
	SILOVÉ VEDENÍ ZOK SŽDC – NADZEMNÍ
	DÁLKOVÝ KABEL SŽDC – PODZEMNÍ
	DÁLKOVÝ OPTICKÝ KABEL SŽDC – NADZEMNÍ
	SDĚLOVACÍ VEDENÍ – PODZEMNÍ
	SDĚLOVACÍ VEDENÍ – NADZEMNÍ
	PLYNOVOD STL
	PLYNOVOD VTL

LEGENDA–NÁVRH


	NAVRHOVANÝ VODOVODNÍ ŘAD A DOMOVNÍ PŘÍPOJKY
	OCHRANNÉ PÁSMO VODOVODU

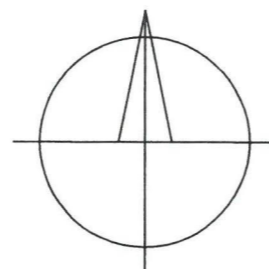


SOUŘADNICOVÝ SYSTÉM JTSK
VÝŠKOVÝ SYSTÉM BALT P.V.

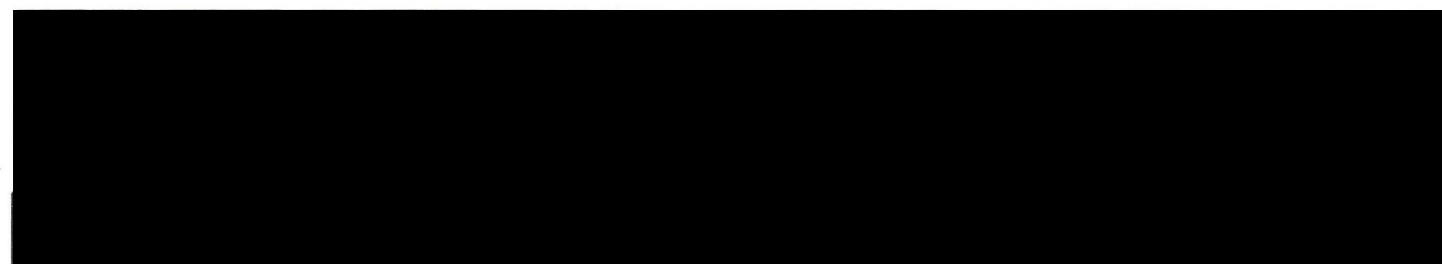

INVESTOR: INVESTOR	KRAJ: ÚSTECKÝ	FORMÁT:	20 x A4
PŘÍLOHA: 1001 – VODOVOD KOORDINAČNÍ SITUACE		DATUM:	06.2018
		STUPEŇ:	DUR
		ČÍSLO ZAKÁZKY:	
AKCE: ZÁSOBOVÁNÍ OBCE OLEŠKO PITNOU VODOU	MĚŘÍTKO: 1:2000	ČÍSLO VÝKRESU: C.2	ČÍSLO PARÉ:

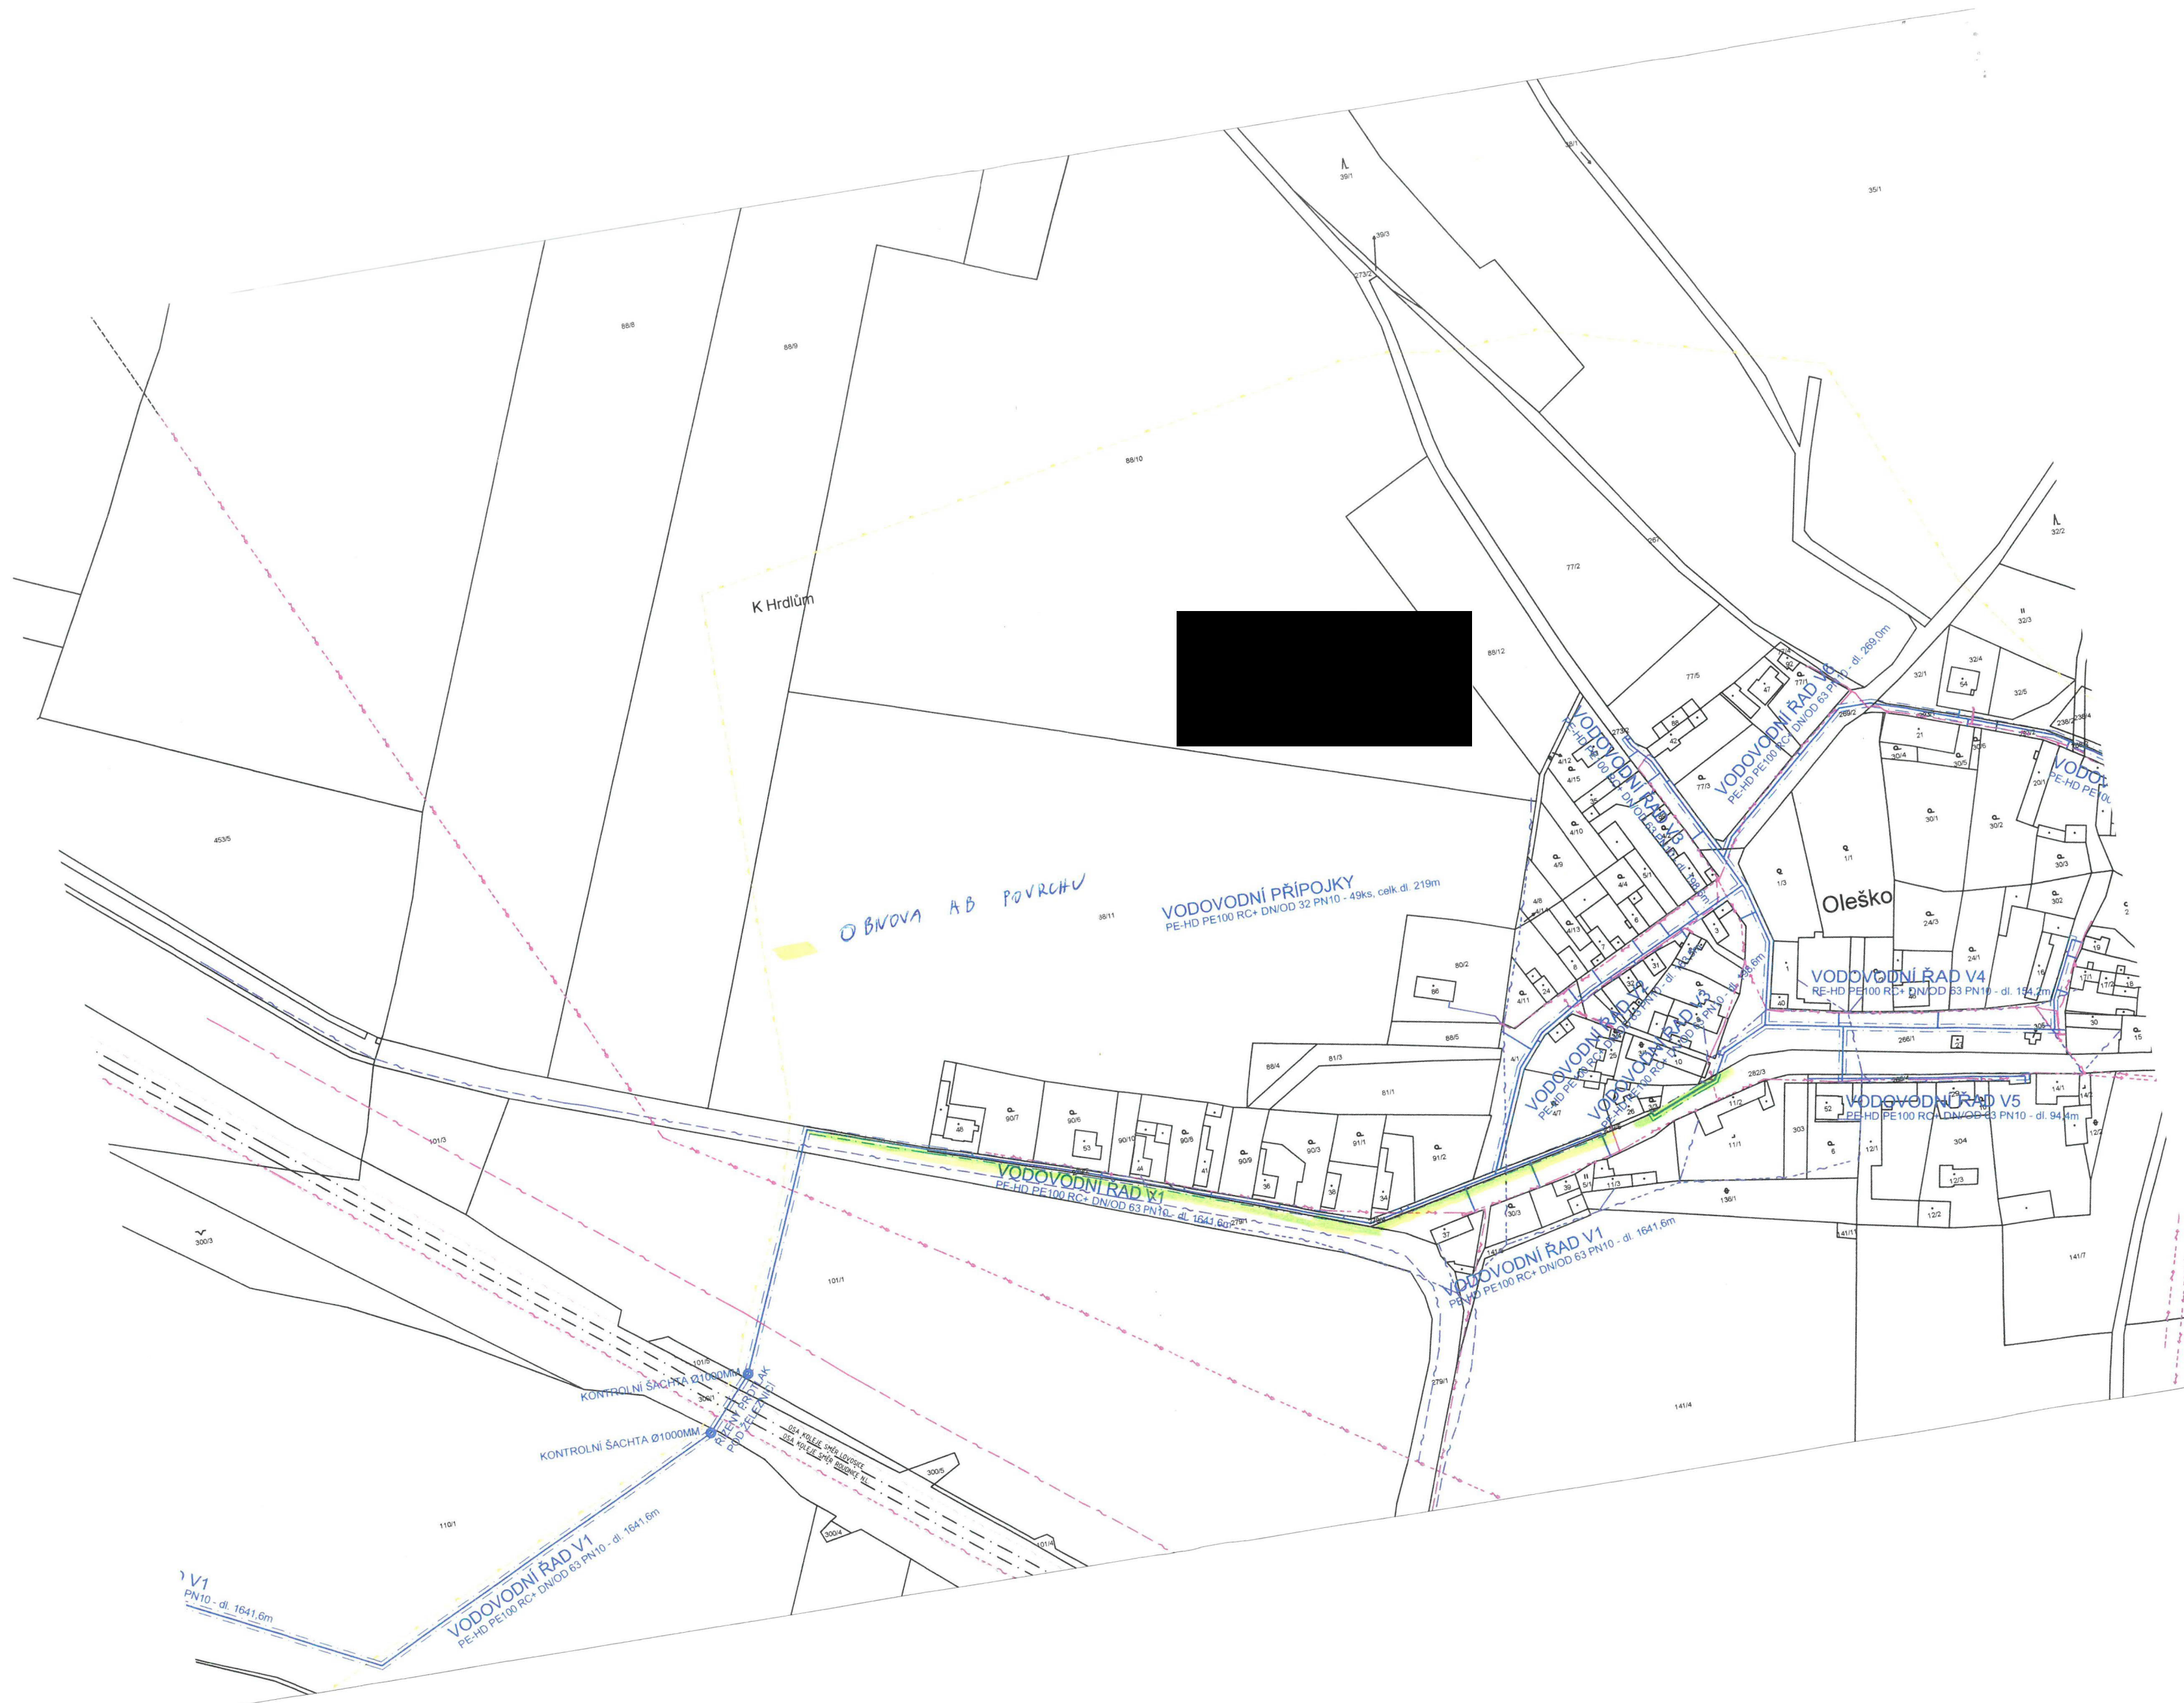

K Hrdlům

 

OBNOVA AB PŮVRCHU

VODOVODNÍ PŘÍPOJKY
PE-HD PE100 RC+ DN/OD 32 PN10 - 49ks, celk. dl. 219m

Oleško

VODOVODNÍ ŘÁD V4
RE-HD PE100 RC+ DN/OD 63 PN10 - dl. 154,2m

VODOVODNÍ ŘÁD V5
PE-HD PE100 RC+ DN/OD 63 PN10 - dl. 94,4m

VODOVODNÍ ŘÁD V1
PE-HD PE100 RC+ DN/OD 63 PN10 - dl. 1641,6m

VODOVODNÍ ŘÁD V1
PE-HD PE100 RC+ DN/OD 63 PN10 - dl. 1641,6m

KONTROLNÍ ŠACHTA Ø1000MM

KONTROLNÍ ŠACHTA Ø1000MM

V1
PN10 - dl. 1641,6m

VODOVODNÍ ŘÁD V1
PE-HD PE100 RC+ DN/OD 63 PN10 - dl. 1641,6m