


**LEGENDA:**

- 32m TRASA ZEMNÍHO KABELOVÉHO VEDENÍ VO - DÉLKA ÚSEKU TRASY
- TRASA ZEMNÍHO KABELOVÉHO VEDENÍ VO V CHRÁNICIČE DN110
- OSA STEZKY - GEOMETR. ZAMĚŘENO
- ORIENTAČNÍ ZÁKRES STÁV. ZEMNÍHO ZAŘÍZENÍ GasNet - VTL
- OCHRANNÉ PÁSMO ZAŘÍZENÍ GasNet VYSOKOTLAK - 4m
- ORIENTAČNÍ ZÁKRES STÁV. ZEMNÍHO ZAŘÍZENÍ GasNet - STL
- ORIENTAČNÍ ZÁKRES STÁV. ZEMNÍHO ZAŘÍZENÍ GasNet - NTL
- ORIENTAČNÍ ZÁKRES STÁV. ZEMNÍHO ZAŘÍZENÍ SČVK - JEDNOTNÁ STOKA
- OCHRANNÉ PÁSMO ZAŘÍZENÍ SČVK STOKA
- ORIENTAČNÍ ZÁKRES STÁV. ZEMNÍHO ZAŘÍZENÍ SČVK - VODOVOD
- ORIENTAČNÍ ZÁKRES ZEM. ZAŘÍZENÍ CETIN - SOUBĚH S VEDENÍM NN
- ORIENTAČNÍ ZÁKRES ZEM. ZAŘÍZENÍ CETIN - METALICKÉ A OPTICKÉ
- ORIENTAČNÍ ZÁKRES ZEM. VEDENÍ NN ČEZ Distribuce
- ORIENTAČNÍ ZÁKRES ZEM. VEDENÍ VN ČEZ Distribuce
- ORIENTAČNÍ ZÁKRES ZEM. SDĚLOVACÍHO VEDENÍ ČEZ ICT - METALICKÉ A OPTICKÉ
- ORIENTAČNÍ ZÁKRES ZAŘÍZENÍ PAROVOD - NADZEMNÍ
- ORIENTAČNÍ ZÁKRES ZAŘÍZENÍ VO - ZEMNÍ VEDENÍ
- ORIENTAČNÍ ZÁKRES ZAŘÍZENÍ VO - OSVĚTLOVACÍ BOD SILNIČNÍ, SADOVÝ
- ORIENTAČNÍ ZÁKRES NOVÉHO ZAŘÍZENÍ VO - OSVĚTLOVACÍ BOD SADOVÝ BEZ VÝLOŽENÍ, S VÝLOŽNÍKEM

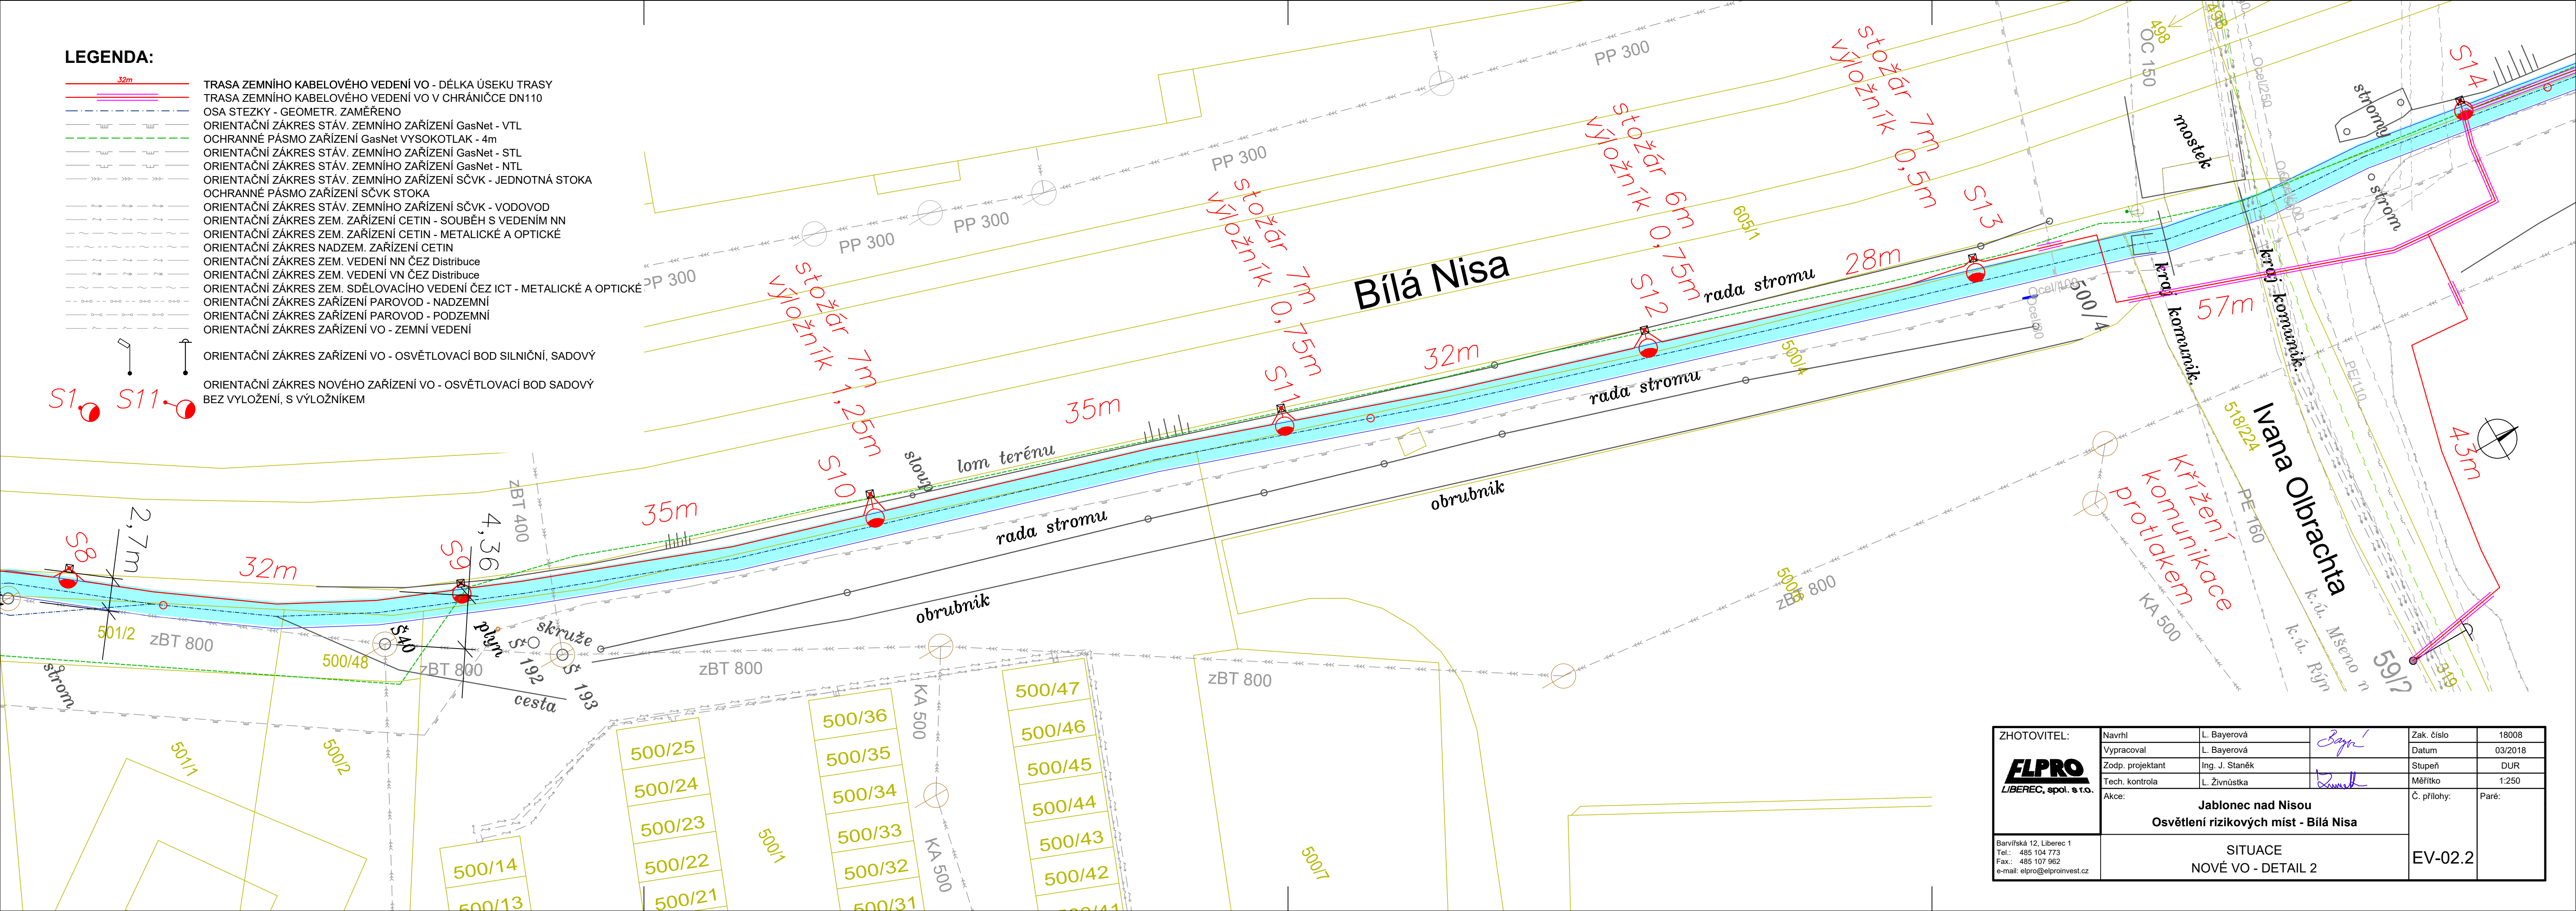

<b>ZHOTOVITEL:</b>  LIBEREC, spol. s r.o.	Navrh:	L. Bayerová	 Zak. číslo: 18008	
	Vypracoval:	L. Bayerová		Datum: 03/2018
	Zodp. projektant:	Ing. J. Staněk		Stupeň: DUR
	Tech. kontrola:	L. Živnůstka		Měřítko: 1:250
Akce:		Jablonec nad Nisou Osvětlení rizikových míst - Bílá Nisa		
Barviřská 12, Liberec 1 Tel.: 485 104 773 Fax.: 485 107 962 e-mail: elpro@elproinvest.cz		Č. přílohy: Paré: EV-02.2		
SITUACE NOVÉ VO - DETAIL 2				